


PROJETO ELÉTRICO

HOSPITAL SÃO LUIZ
GONZAGA

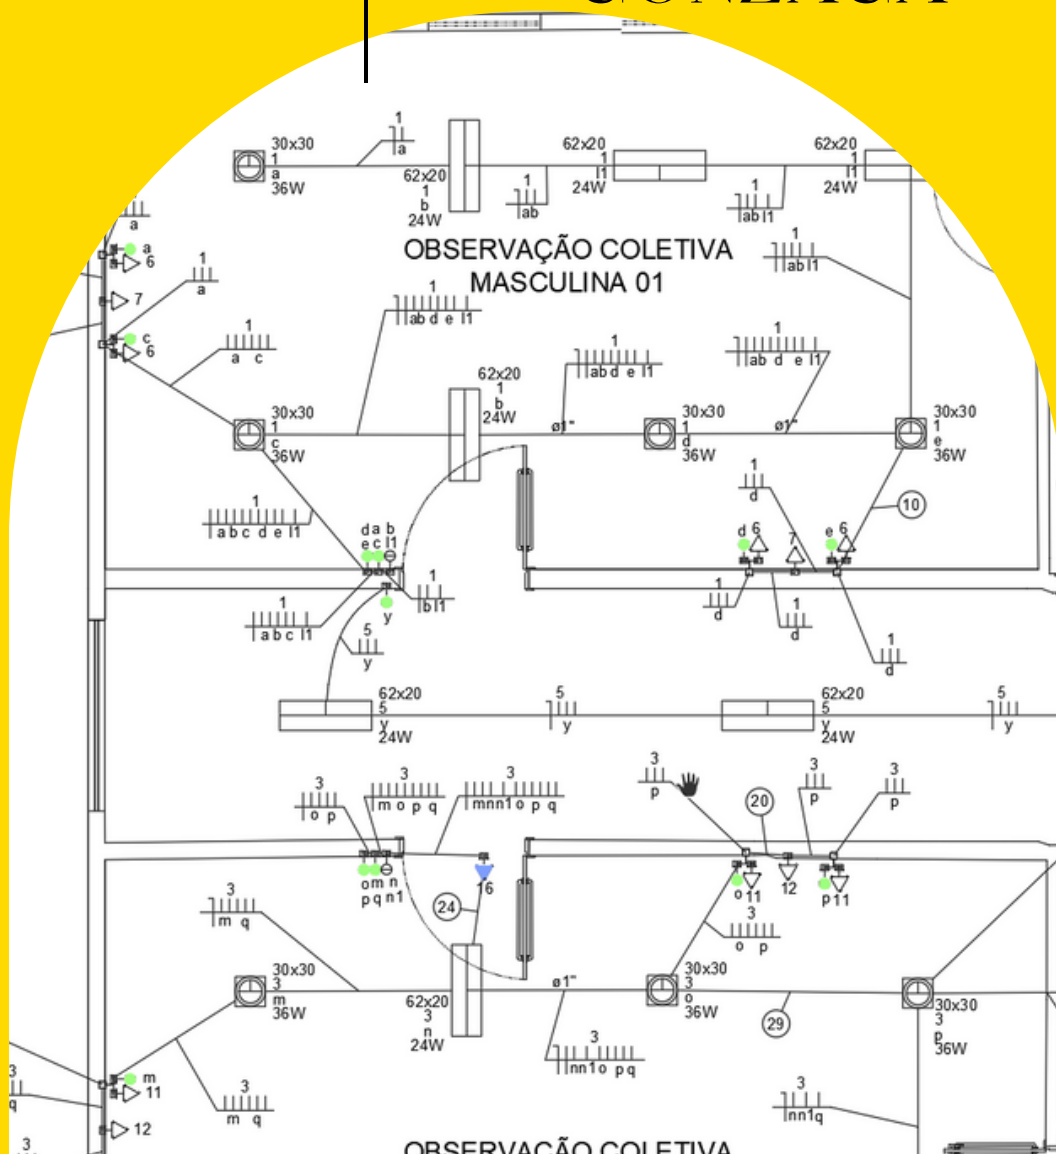

SKD
PROJETOS

Guia de acesso aos projetos




Relação de Pranchas



- PRANCHA 01X08 - REDE ELÉTRICA - PLANTA DE ALIMENTAÇÃO;
- PRANCHA 02X08 - REDE ELÉTRICA - PLANTA ELÉTRICA GERAL;
- PRANCHA 03X08 - REDE ELÉTRICA - PLANTA DE ILUMINAÇÃO;
- PRANCHA 04X08 - REDE ELÉTRICA - PLANTA DE FORÇA;
- PRANCHA 05X08 - REDE ELÉTRICA - DIAGRAMAS UNIFILAR; E QUADRO DE CARGA;
- PRANCHA 06X08 - REDE ELÉTRICA - DIAGRAMAS MULTIFILAR;
- PRANCHA 07X08 - REDE ELÉTRICA - DIAGRAMAS MULTIFILAR;
- PRANCHA 08X08 - REDE CABEAMENTO - PLANTA DE DISTRIBUIÇÃO DE INFRAESTRUTURA;

- MEMORIAL DESCRITIVO

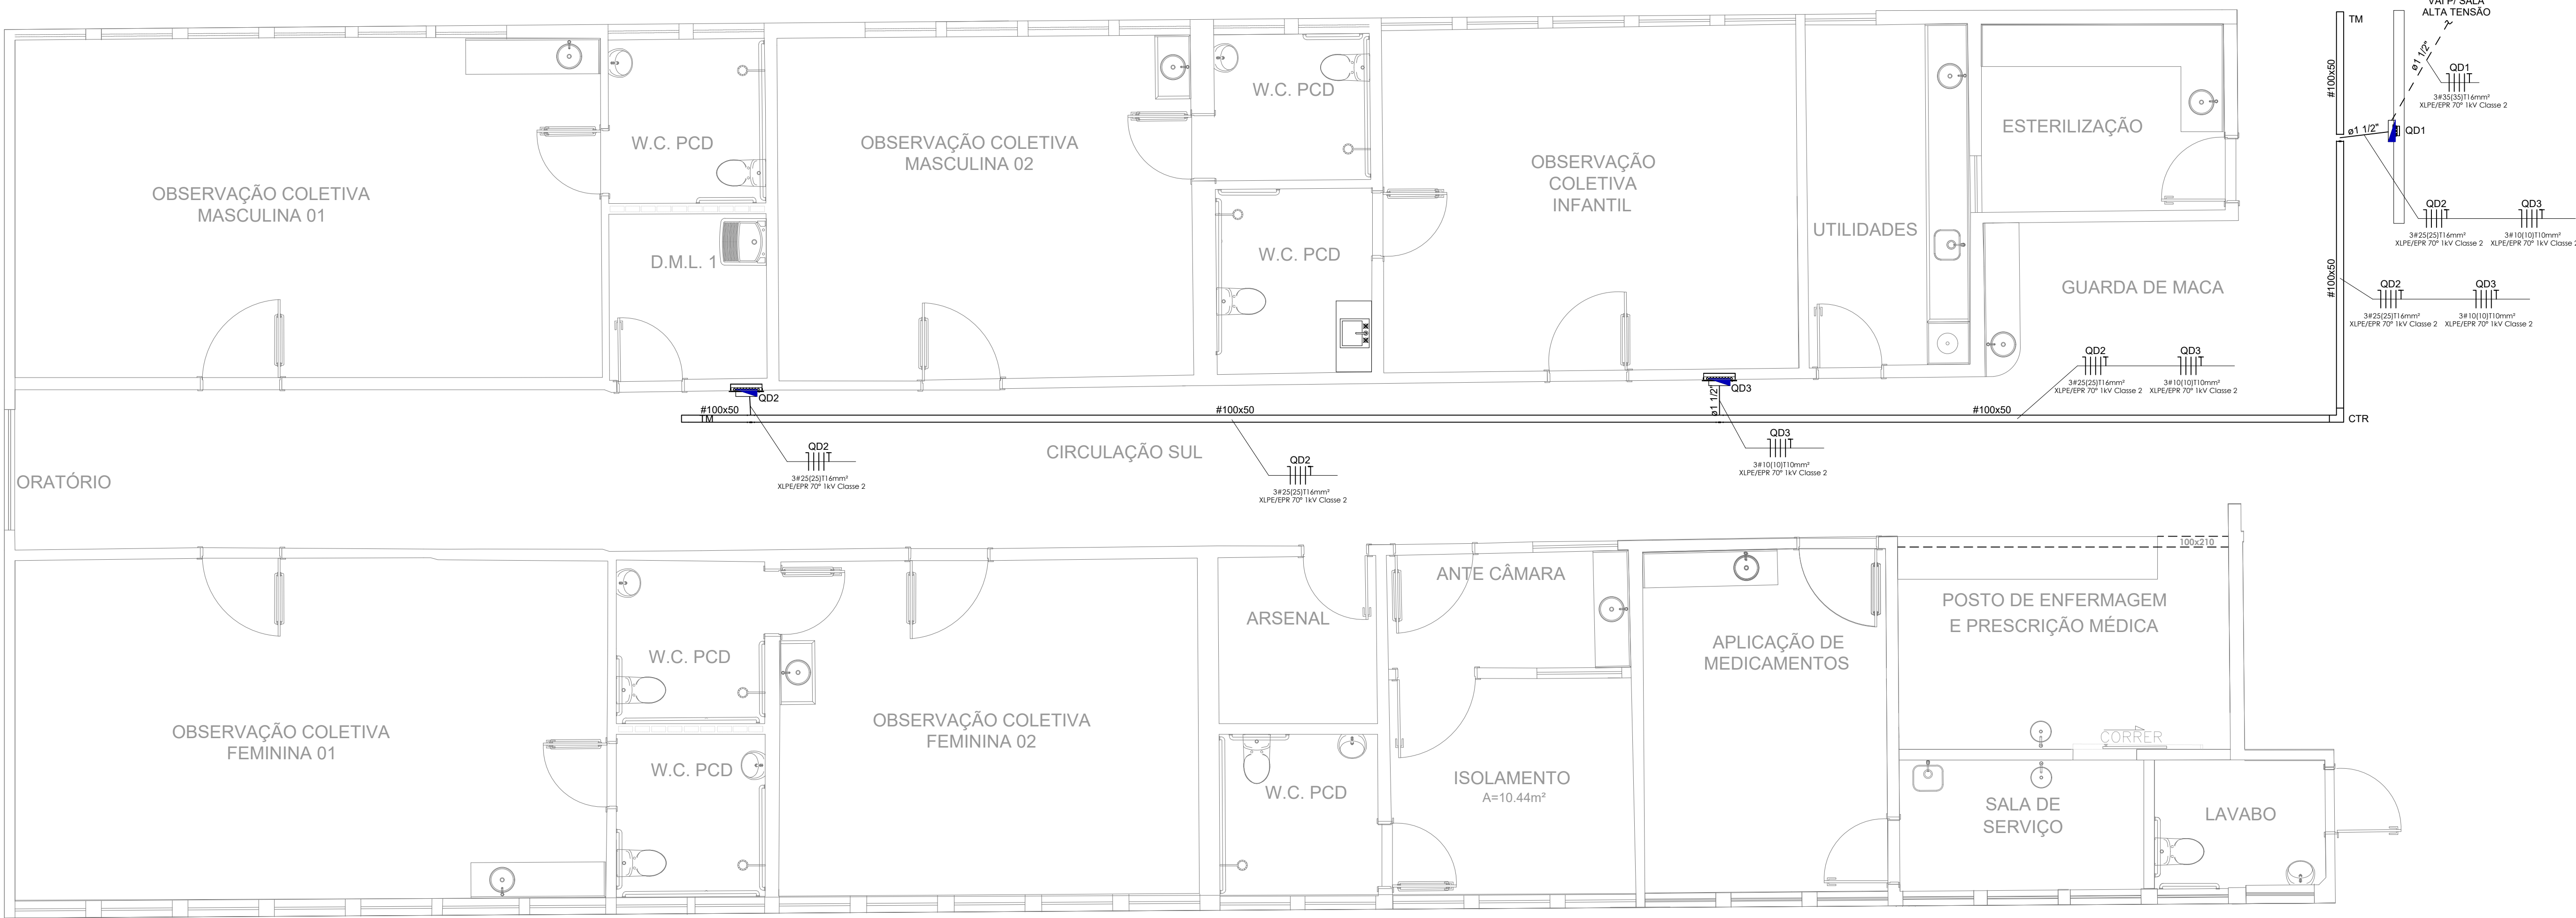

01

REDE ELÉTRICA - ALIMENTAÇÃO - PAV. TÉRREO

1 : 50

NOTA 1

Utilização da eletrocalha existente para passagem dos cabos de alimentação dos quadros QD2 e QD3

OBSERVAÇÕES:

Todos os direitos relativos a estes projetos/documentos são reservados à projetista, sendo terminantemente proibida a reprodução total ou parcial dos elementos neles contidos, assim como também proibida a sua utilização/aplicação, total ou parcial, por outra pessoa física ou jurídica diversa da contratante, bem como o seu uso para a execução de obra em lugar diverso do especificado em contrato. A violação dos direitos de Direitos Autorais, Lei nº 9.410/98 e nº 5.174/66, é crime previsto no Código Penal (Decreto Lei nº 2.848 de 07/12/1940).




AUTORES DO PROJETO:

Eng. Kelly Oliveira Dias kelly@skdprojetos.com.br
CREA: 271376171-9 79 99870-8585

contato@skdprojetos.com.br | kelly@skdprojetos.com.br
R. 9 de Julho nº 5, 194/66, 6º andar - Itabaianinha/SE | Av. Pedro Paes Assunção, 194, sala 205, Salvador - BA, 41020-450
CNPJ: 09.000.450

01	FOI ADICIONADO COMODO LAVABO	THIAGO DINIZ	23/12/2022
02	EMISSIONAL	THIAGO DINIZ	24/10/2022
REVISÃO	DISCRICÃO	RESPONSÁVEL	DATA

HOSPITAL		PROJETO ELÉTRICO	
REFORMA DE ESTABELECIMENTO ASSISTENCIAL DE SAÚDE		REDE ELÉTRICA	
PROPRIETÁRIO:		PLANTA:	PRANCHETA:
Hospital São Luiz Gonzaga		PLANTA DE ALIMENTAÇÃO	01
CPF: -			08
ENDEREÇO:		ESCALA:	DATA:
Praça Orlando Ferreira Alves, Nº 101, Bairro Conveniência, Itabaianinha/SE		1/50	26/12/2022
		DESENHO:	REVISÃO:
		Thiago Diniz	R1
		VERIFICAÇÃO:	APROVAÇÃO:
		Gean Oliveira	Kelly Dias

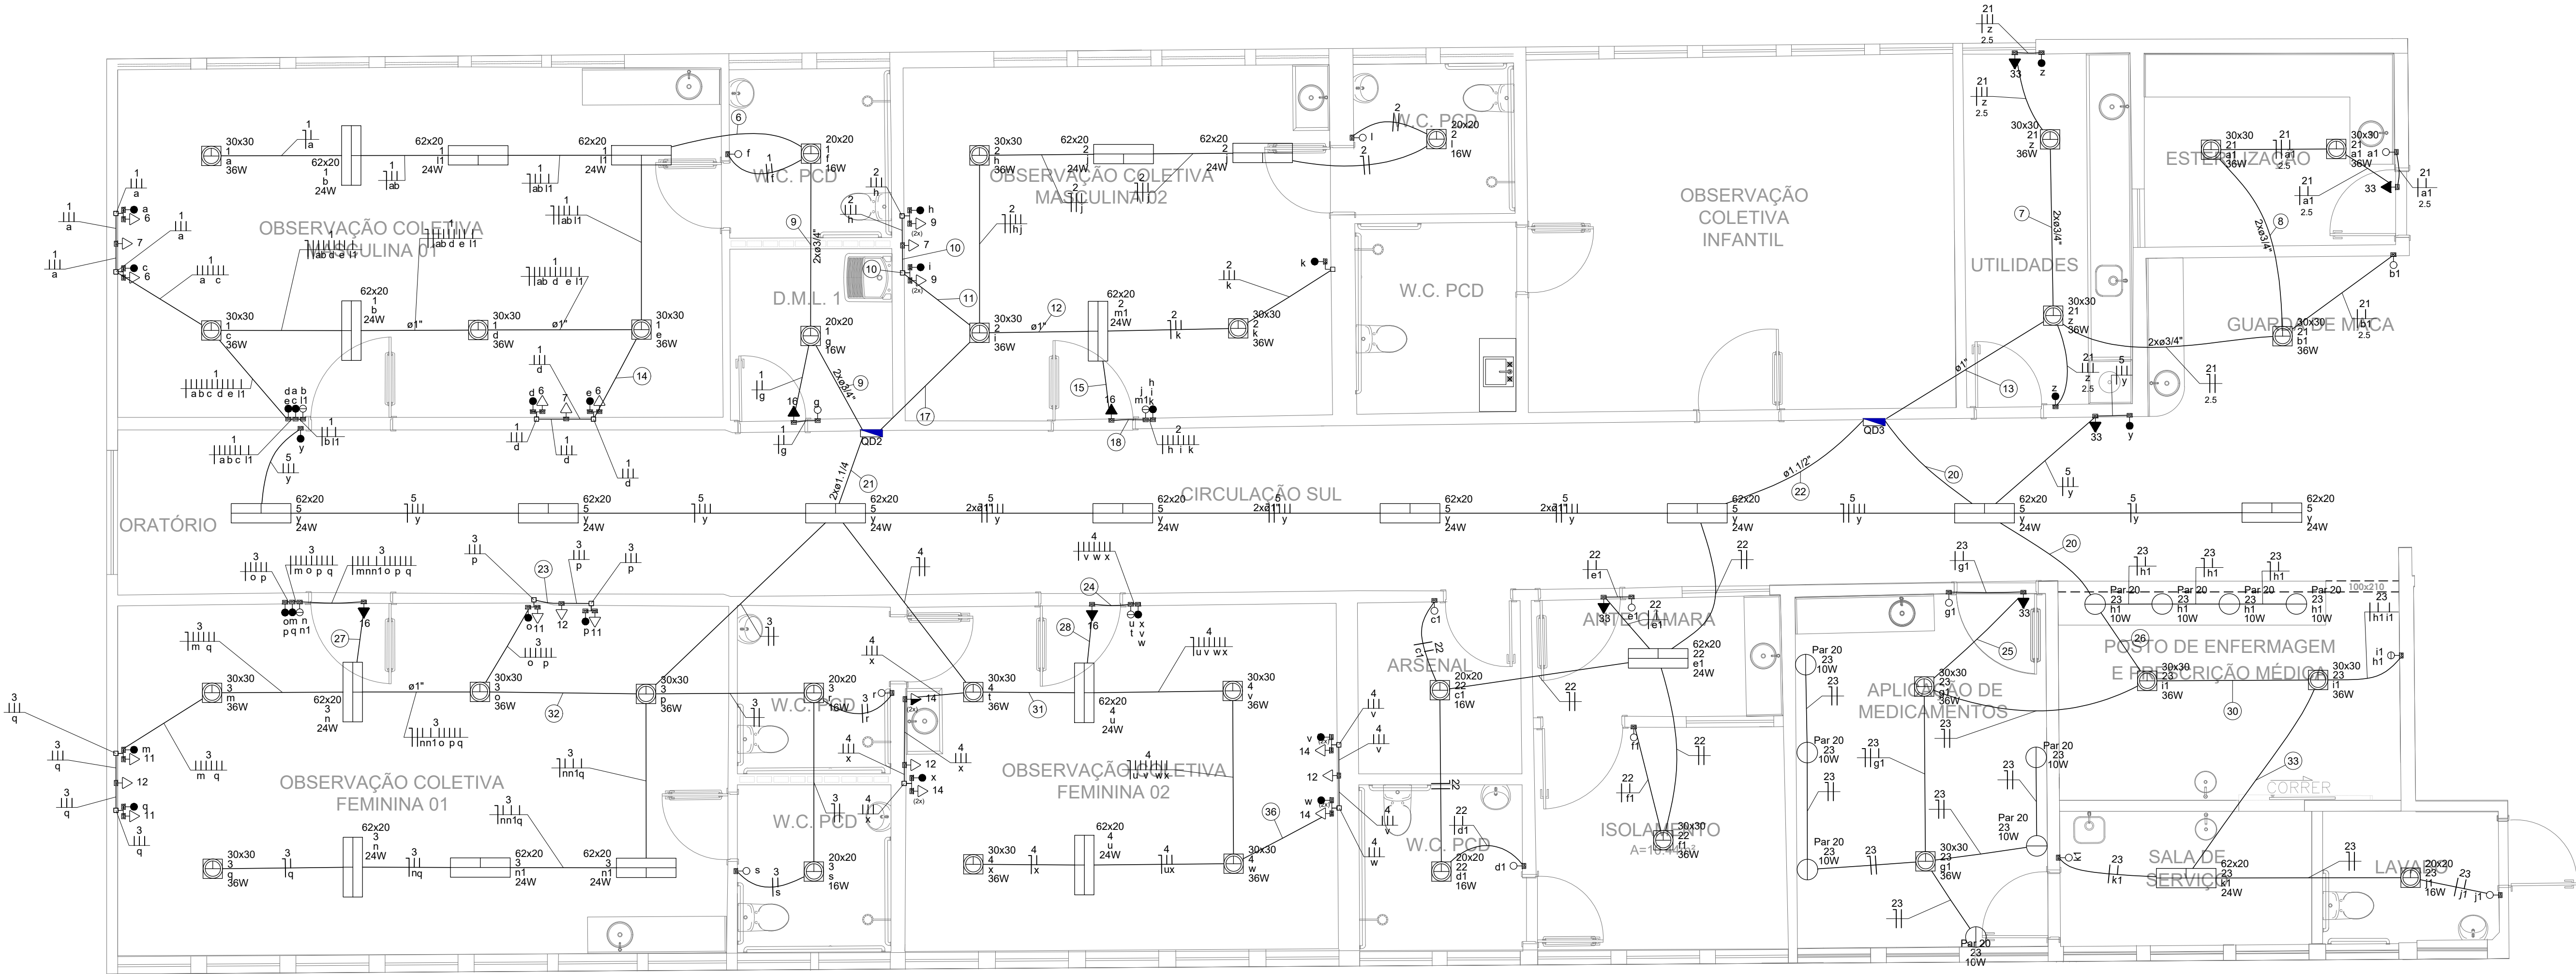

03

REDE ELÉTRICA - PONTOS DE ILUMINAÇÃO - PAV. TÉRREO

1 : 50

OBSERVAÇÕES:

Todos os direitos relativos a estes projetos/documentos são reservados à projetista, sendo terminantemente proibida a reprodução total ou parcial dos elementos neles contidos, assim como também proibida a sua utilização/aplicação, total ou parcial, por outra pessoa física ou jurídica diversa da contratante, bem como o seu uso para a execução de obra em lugar diverso do especificado em contrato. A violação dos direitos da Projetista, Lei nº 9.410/96 e nº 5.174/06, é crime previsto no Código Penal (Decreto Lei nº 2.848 de 07/12/1940).

01	FOI ADICIONADO COMODO LAVABO	THIAGO DNIIZ	23/12/2022
02	EMISSÃO INICIAL	THIAGO DNIIZ	24/10/2022
REVISÃO	ESBOÇO	RESPONSÁVEL	DATA

HOSPITAL			PROJETO ELÉTRICO		
REFORMA DE ESTABELECIMENTO ASSISTENCIAL DE SAÚDE			REDE ELÉTRICA		
PROPRIETÁRIO:			PLANTA:		
Hospital São Luiz Gonzaga			PLANTA PONTOS DE ILUMINAÇÃO		
CPF: -			ESCALA: 1/50		
ENDEREÇO:			DATA: 26/12/2022		
Praça Orlando Ferreira Alves, Nº 101, Bairro Conveniência, Itaboraí/RJ/SE			REVISÃO: R1		
			DESENHO: THIAGO DNIIZ		
			VERIFICAÇÃO: GEAN OLIVEIRA		
			APROVAÇÃO: KELLY OLIVEIRA		



AUTORES DO PROJETO:

Eng. Kelly Oliveira Dias
CREA: 271376171-9



kelly@skdprojetos.com.br
79 99870-8585

contato@skdprojetos.com.br
tel: 79 99870-8585
@skdprojetos


Av. Pedro Passos Unives, 194
sala 205, Salvador, Bahia, Brasil
CEP: 41020-450

Legenda de fiação - Térreo	
6	1
7	21
8	21
9	1
10	2
11	2
12	2
13	21
14	1
15	2
17	2
18	2
20	23
21	3 4 5
22	22
23	3
24	4
25	23
26	23
27	3
28	4
30	23
31	4
32	3
33	23
36	4

Legenda - Térreo	
	2 Tomadas baixas a 0,30m do piso
	2 Tomadas médias a 1,20m do piso
	Caixa padrão
	Cotovelo reto 90°
	Entrada de serviço
	Interruptor paralelo 1 tecla - 1,20m do piso
	Interruptor paralelo 2 teclas - 1,20m do piso
	Interruptor paralelo 3 teclas - 1,20m do piso
	Interruptor simples 1 tecla - 1,20m do piso
	Interruptor simples 2 teclas - 1,20m do piso
	Luminária LED 10W
	Luminária LED 24W
	Luminária LED 36W
	Quadro de distribuição
	Quadro de medição
	Saída horizontal para eletroduto
	Terminal
	Tomada RJ45 a 1,20m do piso
	Tomada RJ45 a 2,20m do piso
	Tomada TV a 1,60m do piso
	Tomada alta a 2,35m do piso
	Tomada baixa a 0,30m do piso
	Tomada média a 1,20m do piso

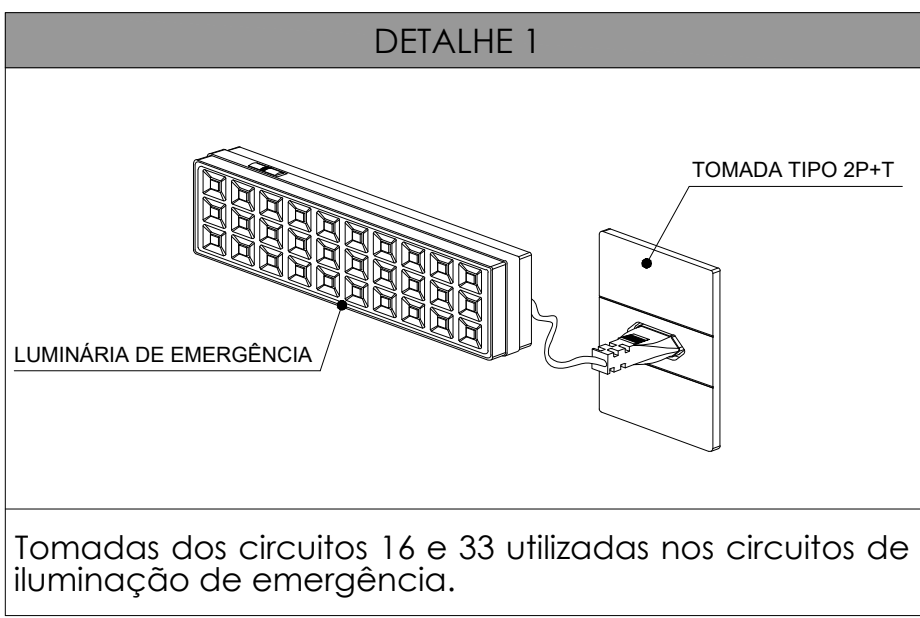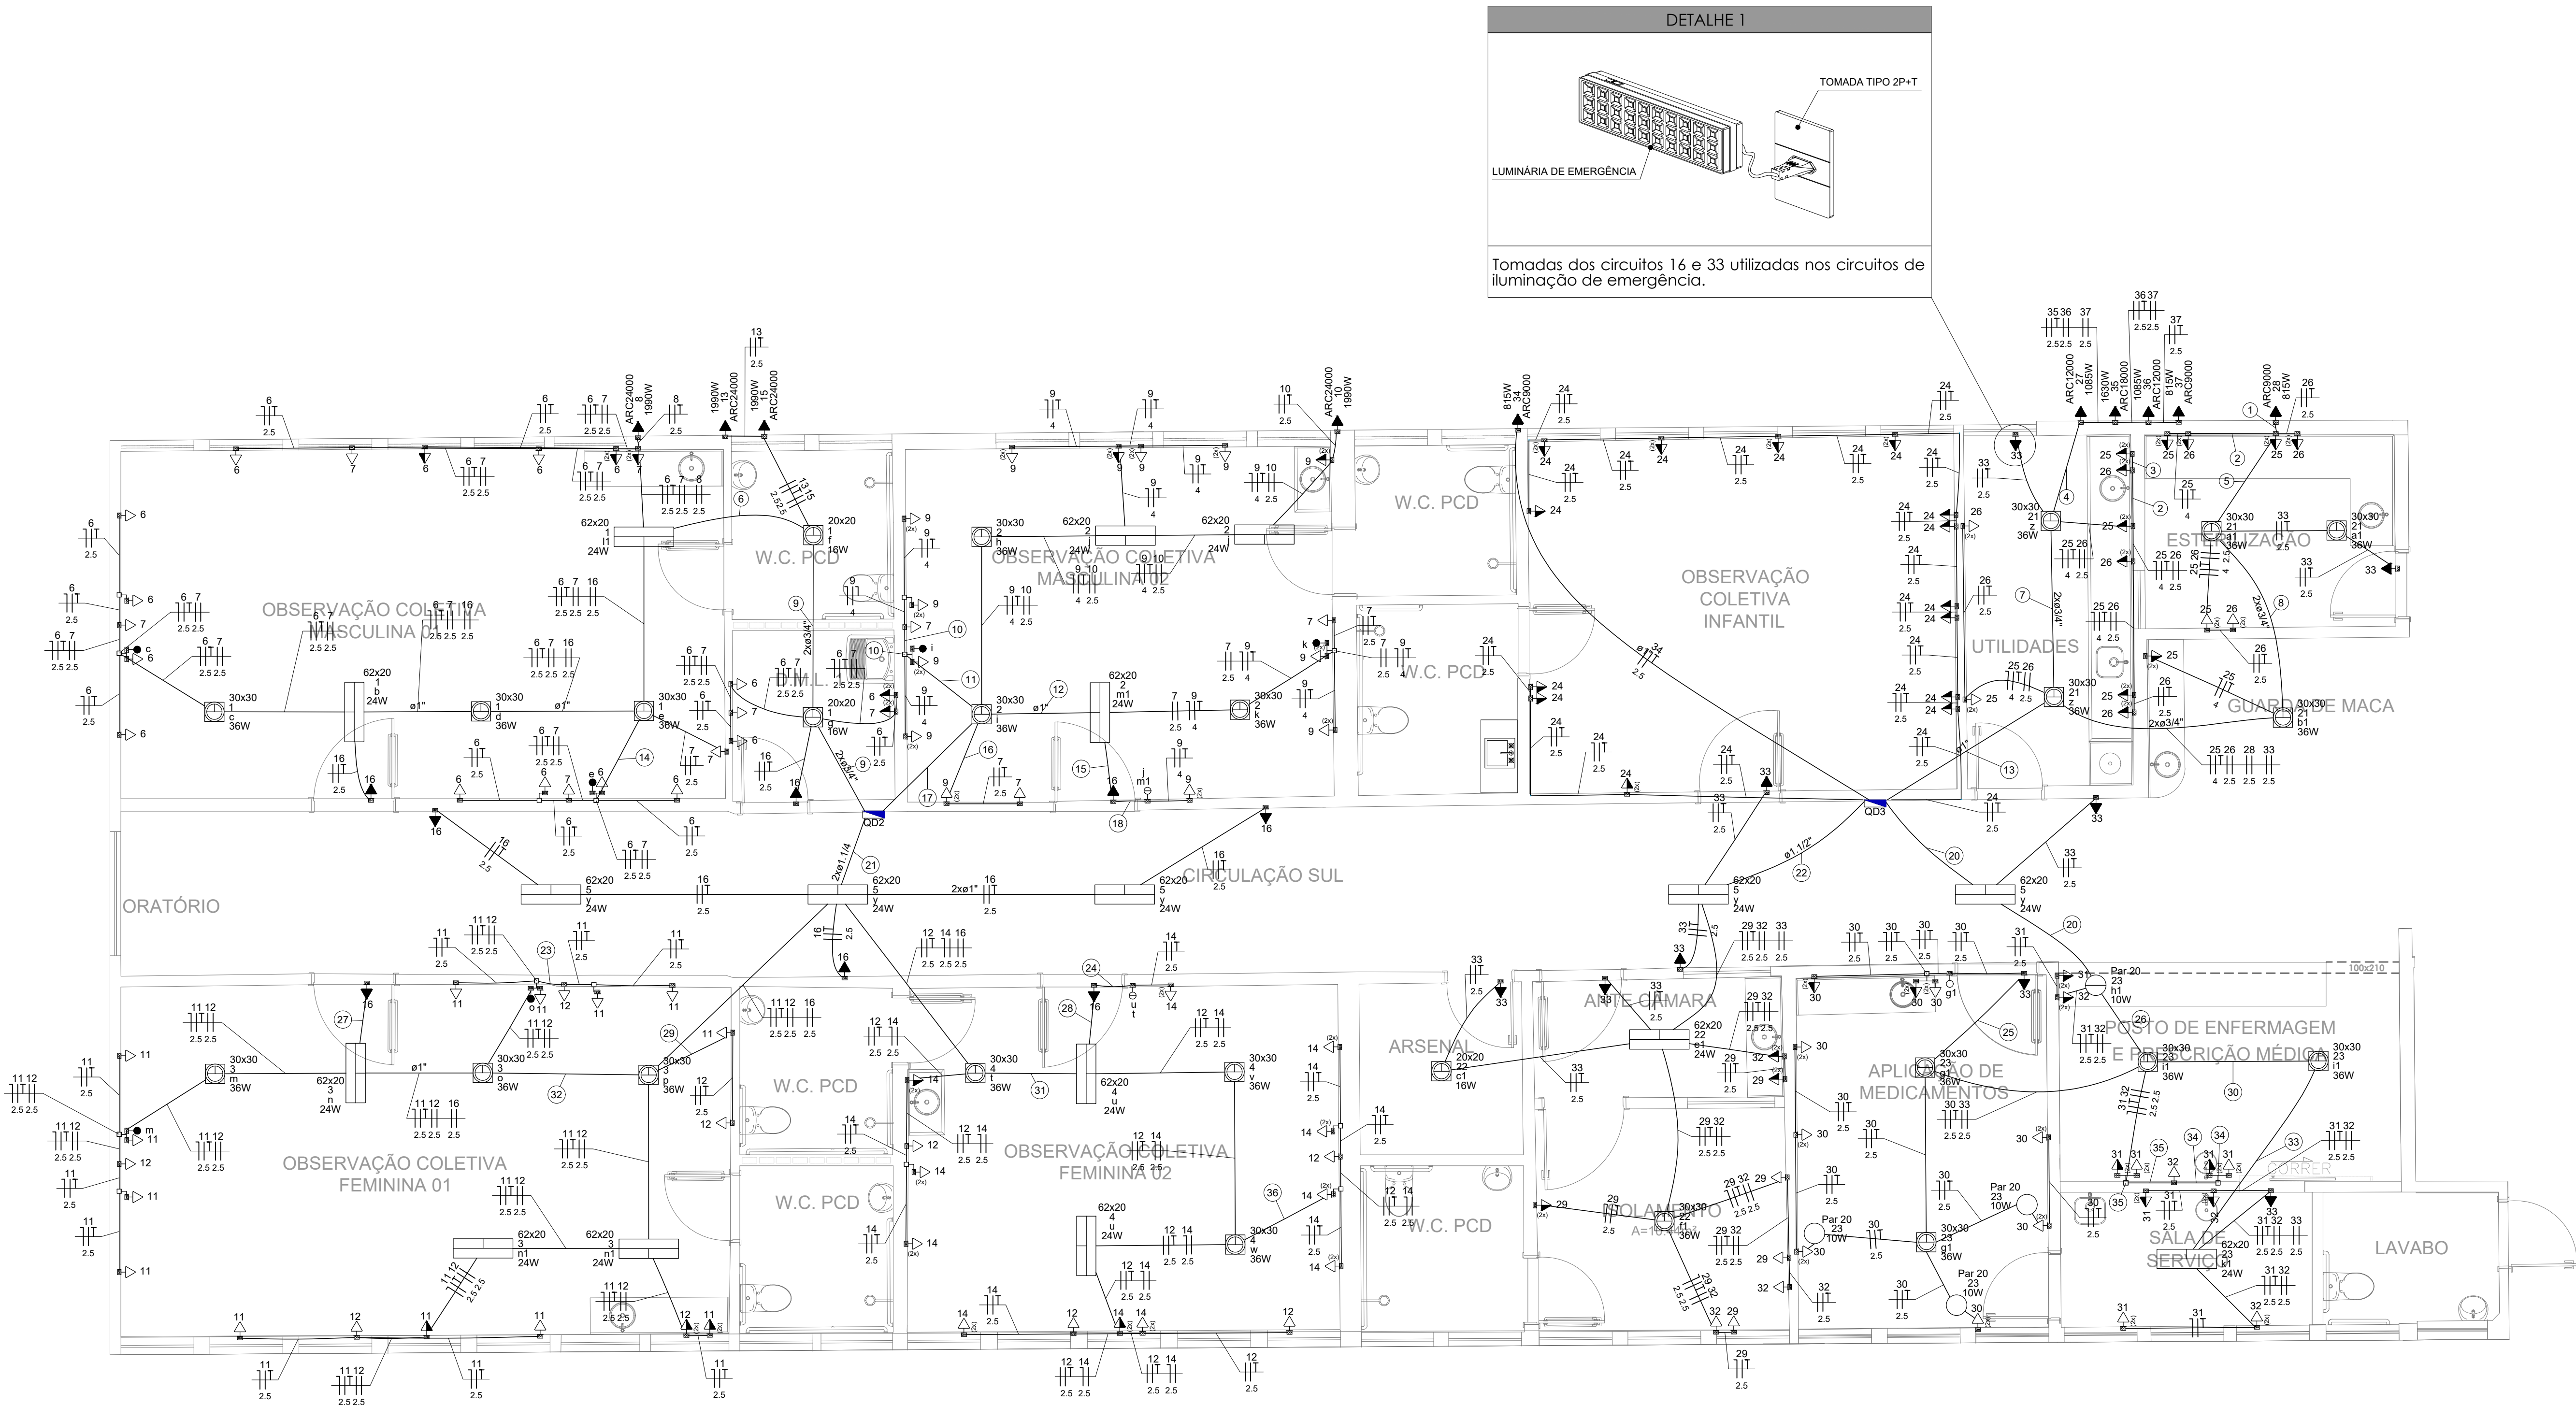

DETALHE DE LIGAÇÃO DAS TOMADAS

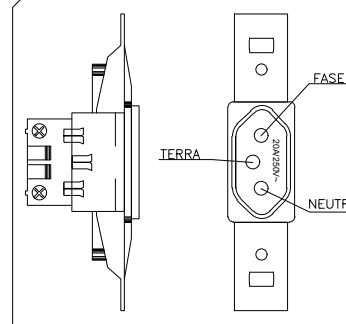

OBSERVAÇÕES:
- UTILIZAR TERMINAIS PRE-SOLDADOS PARA CONEXÃO A TOMADA.
- MARCA/ MODELO/ ACABAMENTO- CONSULTAR PROJETO DE ARQUITETURA.

OBSERVAÇÕES:

Todos os direitos relativos a estes projetos/documentos são reservados ao projetista, sendo terminantemente proibida a reprodução total ou parcial dos elementos neles contidos, assim como também proibida a sua utilização/aplicação, total ou parcial, por outro profissional ou jurídica diversa da contratante, bem como o seu uso para a execução de obra em lugar diverso do especificado em contrato. A violação dos direitos de Direitos Autorais, Lei nº 9.410/96 e nº 5.174/66, é crime previsto no Código Penal (Decreto nº 2.464 de 07/12/1940).

NOTAS:

I - TODOS OS ELETRODUTOS SÃO DE Ø3/4", EXCETO QUANDO INDICADO;

PROJETO DE REFERÊNCIA:

- PROJETO DESENVOLVIDO CONFORME DIRETRIZES DO PROJETO EXECUTIVO ELABORADO POR SIMONE ALVES PRADO MENEZES (CAU A36015-5); CAROLINA AUGUSTA RIBEIRO DE ALMEIDA (CAU A256952-3) E NATÁLYA ALVES PORTO (CAU A263411-2)

Legenda de fação - Térreo	
1	28 2.5
2	25 26 4 2.5
3	25 4
4	27 35 36 37 2.5 2.5 2.5 2.5
5	25 26 28 4 2.5 2.5
6	6 7 8 16 2.5 2.5 2.5 2.5
7	25 26 27 33 35 36 4 2.5 2.5 2.5 2.5 2.5
8	25 26 28 33 4 2.5 2.5 2.5
9	6 7 8 13 15 16 2.5 2.5 2.5 2.5 2.5 2.5
10	7 9 2.5 4
11	7 9 2.5 4
12	7 9 16 2.5 4 2.5
13	25 26 27 28 33 35 4 2.5 2.5 2.5 2.5 2.5
14	6 7 2.5 2.5
15	9 16 4 2.5
16	7 9 9 2.5 4
17	7 9 10 16 2.5 4 2.5 2.5
18	9 4
20	30 31 32 33 2.5 2.5 2.5 2.5
21	11 12 14 16 2.5 2.5 2.5 2.5
22	29 32 33 2.5 2.5 2.5

Legenda - Térreo	
	2 Tomadas baixas a 0,30m do piso
	2 Tomadas médias a 1,20m do piso
	Caixa padrão
	Cotovelo reto 90°
	Entrada de serviço
	Interruptor paralelo 1 tecla - 1,20m do piso
	Interruptor paralelo 2 teclas - 1,20m do piso
	Interruptor paralelo 3 teclas - 1,20m do piso
	Interruptor simples 1 tecla - 1,20m do piso
	Interruptor simples 2 teclas - 1,20m do piso
	Luminária LED 10W
	Luminária LED 24W
	Luminária LED 36W
	Quadro de distribuição
	Quadro de medição
	Saída horizontal para eletroduto
	Terminal
	Tomada RJ45 a 1,20m do piso
	Tomada RJ45 a 2,20m do piso
	Tomada TV a 1,60m do piso
	Tomada alta a 2,35m do piso
	Tomada baixa a 0,30m do piso
	Tomada média a 1,20m do piso

Legenda de fação - Térreo	
23	11 12 2.5 2.5
24	14 2.5
25	30 33 2.5 2.5
26	30 31 32 33 2.5 2.5 2.5 2.5
27	16 2.5
28	14 16 2.5 2.5
29	11 12 2.5 2.5
30	31 32 33 2.5 2.5 2.5
31	12 14 16 2.5 2.5 2.5
32	11 12 16 2.5 2.5 2.5
33	31 32 33 2.5 2.5 2.5
34	31 2.5
35	31 32 2.5 2.5
36	12 14 2.5 2.5



AUTORES DO PROJETO:

Eng. Kelly Oliveira Dias
CREA: 27137617-9

kelly@skdprojetos.com.br
79 99870-8585

contato@skdprojetos.com.br
tel: 071 99870-8585
@skdprojetos

Av. Pedro Passos Coelho, 194
sala 205, Salvador, BA, Brasil
CEP: 41020-450

HOSPITAL REFORMA DE ESTABELECIMENTO ASSISTENCIAL DE SAÚDE		PROJETO ELÉTRICO REDE ELÉTRICA	
PROPRIETÁRIO:	Hospital São Luiz Gonzaga CPF: -	PLANTA:	PLANTA PONTOS DE FORÇA
ENDEREÇO:	Praça Orlando Ferreira Alves, Nº 101, Bairro Conveniência, Itabaianinha/SE	ESCALA:	1/50
REVISÃO:	01 00 00	DATA:	23/12/2022 26/12/2022 24/10/2022
	FOI ADICIONADO COMANDO LAVABO	REVISÃO:	R1
	EMISSÃO INICIAL	VERIFICAÇÃO:	Geon Oliveira
	DISCORSÃO	APROVAÇÃO:	Kelly Dias
	THIAGO DINIZ		
	RESPONSÁVEL		
	DATA		

04
08

Quadro de Cargas (QD1) - Térreo																				
Circuito	Descrição	Esquema	Método de inst.	Tensão (V)	Pot. total. (VA)	Pot. total. (W)	Fases	Pot. - R (W)	Pot. - S (W)	Pot. - T (W)	FCT	FCA	In' (A)	Ip (A)	Seção (mm²)	Ic (A)	Icc (kA)	Disj (A)	dV parc (%)	dV total (%)
QD2	Quadro de distribuição 1	3F+N+T	B1	220/127 V	24204	21984	R+S+T	12252	4880	4852	1.00	0.70	62.6	43.8	25	89.0	5	50	1.54	2.40
QD3	Quadro de distribuição 2	3F+N+T	B1	220/127 V	21779	19801	R+S+T	7137	5480	7184	1.00	0.80	47.1	37.7	10	50.0	5	40	1.75	2.61
TOTAL					45983	41785	R+S+T	19389	10360	12036										


Quadro de Cargas (QD2) - Térreo																							
Circuito	Descrição	Esquema	Método de inst.	Tensão (V)	Iluminação (W)	Tomadas (W)	Pot. total. (VA)	Pot. total. (W)	Fases	Pot. - R (W)	Pot. - S (W)	Pot. - T (W)	FCT	FCA	In' (A)	Ip (A)	Seção (mm²)	Ic (A)	Icc (kA)	Dtj (A)	dV parc (%)	dV total (%)	
1	Iluminação - Observação coletiva masculina 01, W.C PCD e D.M.L 1	F+N	B1	127 V	2	4	392	272	T			272	1.00	0.80	3.0	2.4	1.5	17.5	5	10	0.93	3.33	
2	Iluminação - Observação coletiva masculina 02, W.C PCD	F+N	B1	127 V	1	3	3	218	196	R	196		1.00	0.80	2.1	1.7	1.5	17.5	5	10	0.39	2.79	
3	Iluminação - Observação coletiva feminina 01, W.C PCD e W.C PCD	F+N	B1	127 V	2	4	4	302	272	R	272		1.00	0.70	3.4	2.4	1.5	17.5	5	10	0.77	3.17	
4	Iluminação - Observação coletiva feminina 02	F+N	B1	127 V		2	2	213	192	R	192		1.00	0.70	2.4	1.7	1.5	17.5	5	10	0.50	2.90	
5	Iluminação - Circulação sul	F+N	B1	127 V		8		213	192	R	192		1.00	0.70	2.4	1.7	1.5	17.5	5	10	1.97	4.37	
6	Tomadas 127V - Observação coletiva masculina 01 e D.M.L 1	F+N+T	B1	127 V			17	1700	1689	R	1700		1.00	0.80	18.6	14.9	2.5	24.0	5	16	1.67	4.07	
7	Tomadas 220V - Observação coletiva masculina 01 e 02, e D.M.L 1	F+F+T	B1	220 V			12	1333	1200	R+T		600	1.00	0.80	5.7	6.1	2.5	24.0	5	10	0.23	2.63	
8	Ar condicionado - Observação coletiva masculina 01	F+F+T	B1	220 V			1	2211	1990	S+T			995	1.00	0.80	12.6	10.1	2.5	24.0	5	16	0.63	3.03
9	Tomadas 127V - Observação coletiva masculina 02	F+N+T	B1	127 V		26	1	2889	2600	R	2600		1.00	0.80	28.4	22.7	4	32.0	5	25	1.05	3.45	
10	Ar condicionado - Observação coletiva masculina 02	F+F+T	B1	220 V				2211	1990	S+T			995	1.00	0.80	12.6	10.1	2.5	24.0	5	16	0.70	3.10
11	Tomadas 127V - Observação coletiva feminina 01	F+N+T	B1	127 V			14	1556	1400	R	1400		1.00	0.70	17.5	12.2	2.5	24.0	5	13	1.36	3.76	
12	Tomadas 220V - Observação coletiva feminina 01 e 02	F+F+T	B1	220 V			10	1000	1111	R+S		500	1.00	0.70	7.2	5.1	2.5	24.0	5	10	0.23	2.63	
13	Ar condicionado - Observação coletiva feminina 01	F+F+T	B1	220 V			1	2211	1990	S+T			995	1.00	0.70	14.4	10.1	2.5	24.0	5	16	0.70	3.10
14	Tomadas 127V - Observação coletiva feminina 02	F+N+T	B1	127 V		22		2444	2200	R	2200		1.00	0.70	27.5	19.2	4	32.0	5	20	1.51	3.91	
15	Ar condicionado - Observação coletiva feminina 02	F+F+T	B1	220 V			1	2211	1990	S+T			995	1.00	0.70	14.4	10.1	2.5	24.0	5	16	0.51	2.91
16	Tomadas 220V - Iluminação de emergência	F+F+T	B1	220 V		8		889	800	R+S	400	400	1.00	0.70	3.6	4.0	2.5	24.0	5	10	0.08	2.48	
17	Reserva 1	F+N+T	B1	127 V				500	500	R	500		1.00	1.00	3.9	3.9	1.5	17.5	5	10	0.00	0.00	
18	Reserva 2	F+N+T	B1	127 V				500	500	R	500		1.00	1.00	3.9	3.9	1.5	17.5	5	10	0.00	0.00	
19	Reserva 3	F+N+T	B1	127 V				500	500	R	500		1.00	1.00	3.9	3.9	1.5	17.5	5	10	0.00	0.00	
20	Reserva 4	F+N+T	B1	127 V				500	500	R	500		1.00	1.00	3.9	3.9	1.5	17.5	5	10	0.00	0.00	
TOTAL					5	21	15	109	4	24204	21984	R+S+T	12252										

Quadro de Demanda (QD1) - Térreo			
Tipo de carga	Potência instalada (kVA)	Fator de demanda (%)	Demanda (kVA)
Iluminação e TUG's (Clínicas e hospitais)	30.20	40.00	12.08
Uso Específico	15.78	100.00	15.78
	TOTAL		27.86

Quadro de Demanda (QD2) - Térreo			
Tipo de carga	Potência instalada (kVA)	Fator de demanda (%)	Demanda (kVA)
Iluminação e TUG's (Clínicas e hospitais)	15.36	40.00	6.14
Uso Específico	8.84	100.00	8.84
	TOTAL		14.99

Quadro de Demanda (QD3) - Térreo			
Tipo de carga	Potência instalada (kVA)	Fator de demanda (%)	Demanda (kVA)
Iluminação e TUG's (Clínicas e hospitais)	14.84	40.00	5.94
Uso Específico	6.94	100.00	6.94
	TOTAL		12.87

Quadro de Cargas (QD3) - Térreo																												
Circuito	Descrição	Esquema	Método de inst.	Tensão (V)	Iluminação (W)				Tomadas (W)				Pot. total. (VA)	Pot. total. (W)	Fases	Pot. - R (W)	Pot. - S (W)	Pot. - T (W)	FCT	FCA	In' (A)	Ip (A)	Seção (mm²)	Ic (A)	Icc (kA)	Dtj (A)	dV parc (%)	dV total (%)
21	Iluminação - Utilidades, Esterilização e guarda de macas	F+N	B1	127 V	10	16	24	36	100	815	1085	1630	200	180	R	180			1.00	0.70	2.2	1.6	1.5	17.5	5	10	0.37	2.97
22	Iluminação - Arsenal, W.C PCD, hall e quarto individual	F+N	B1	127 V	2	1	1						102	92	R	92			1.00	0.80	1.0	0.8	1.5	17.5	5	10	0.16	2.76
23	Iluminação - Aplic. de medicamentos, presc. médica e sala de serviço	F+N	B1	127 V	10	1	1	4					316	284	T			284	1.00	0.65	3.8	2.5	1.5	17.5	5	10	0.40	3.01
24	Tomadas 127V	F+N+T	B1	127 V					19				2111	1900	R	1900			1.00	1.00	13.1	16.6	2.5	24.0	5	20	1.06	3.66
25	Tomadas 127V - Utilidades, Esterilização e guarda macas	F+N+T	B1	127 V					16				1778	1600	T			1600	1.00	0.70	20.0	14.0	2.5	24.0	5	16	1.30	3.90
26	Tomadas 220V - Utilidades, Esterilização e guarda macas	F+F+T	B1	220 V					14				1556	1400	R+S	700	700		1.00	0.70	10.1	7.1	2.5	24.0	5	10	0.38	2.99
27	Ar condicionado - Utilidades	F+F+T	B1	220 V						1			1206	1085	S+T		543	543	1.00	0.70	7.8	5.5	2.5	24.0	5	10	0.32	2.93
28	Ar condicionado - Esterilização	F+F+T	B1	220 V							1		906	815	R+S	408	408		1.00	0.70	5.9	4.1	2.5	24.0	5	10	0.34	2.95
29	Tomadas 127V - Hall e quarto individual	F+N+T	B1	127 V							7		778	700	S		700		1.00	0.80	7.7	6.1	2.5	24.0	5	10	0.67	3.28
30	Tomadas 127V - Aplicação de medicamentos	F+N+T	B1	127 V						18			2000	1800	T			1800	1.00	0.65	24.2	15.7	4	32.0	5	16	1.39	4.00
31	Tomadas 127V - Presc. Médica e sala de serviço	F+N+T	B1	127 V									1778	1600	T			1600	1.00	0.65	21.5	14.0	4	32.0	5	16	0.86	3.47
32	Tomadas 220V - Hall, quarto individual, presc. médica e sala de serviço	F+F+T	B1	220 V						11			1222	1100	R+S	550	550		1.00	0.65	5.4	5.6	2.5	24.0	5	10	0.23	2.84
33	Tomadas 220V - Iluminação de emergência	F+F+T	B1	220 V						9			1000	900	R+S	450	450		1.00	0.65	3.1	4.5	2.5	24.0	5	10	0.09	2.70
34	Ar condicionado - Quarto individual	F+F+T	B1	220 V									906	815	R+S	408	408		1.00	0.80	5.1	4.1	2.5	24.0	5	10	0.31	2.92
35	Ar condicionado - Aplicação de medicamentos	F+F+T	B1	220 V							1		1811	1630	S+T		815	815	1.00	0.65	12.7	8.2	2.5	24.0	5	10	0.74	3.34
36	Ar condicionado - Prescrição médica	F+F+T	B1	220 V							1		1206	1085	R+T	543		543	1.00	0.65	8.4	5.5	2.5	24.0	5	10	0.30	2.91
37	Ar condicionado - Sala de serviço	F+F+T	B1	220 V							1		906	815	R+S	408	408		1.00	0.65	6.3	4.1	2.5	24.0	5	10	0.35	2.96
38	Reserva 1	F+N+T	B1	127 V									500	500	S		500		1.00	1.00	3.9	3.9	1.5	17.5	5	10	0.00	0.00
39	Reserva 2	F+N+T	B1	127 V									500	500	R	500			1.00	1.00	3.9	3.9	1.5	17.5	5	10	0.00	0.00
40	Reserva 3	F+N+T	B1	127 V									500	500	R	500			1.00	1.00	3.9	3.9	1.5	17.5	5	10	0.00	0.00
41	Reserva 4	F+N+T	B1	127 V									500	500	R	500			1.00	1.00	3.9	3.9	1.5	17.5	5	10	0.00	0.00
TOTAL					10	3	2	10	110	3	2	1	21779	19801	R+S+T	7137		7184										

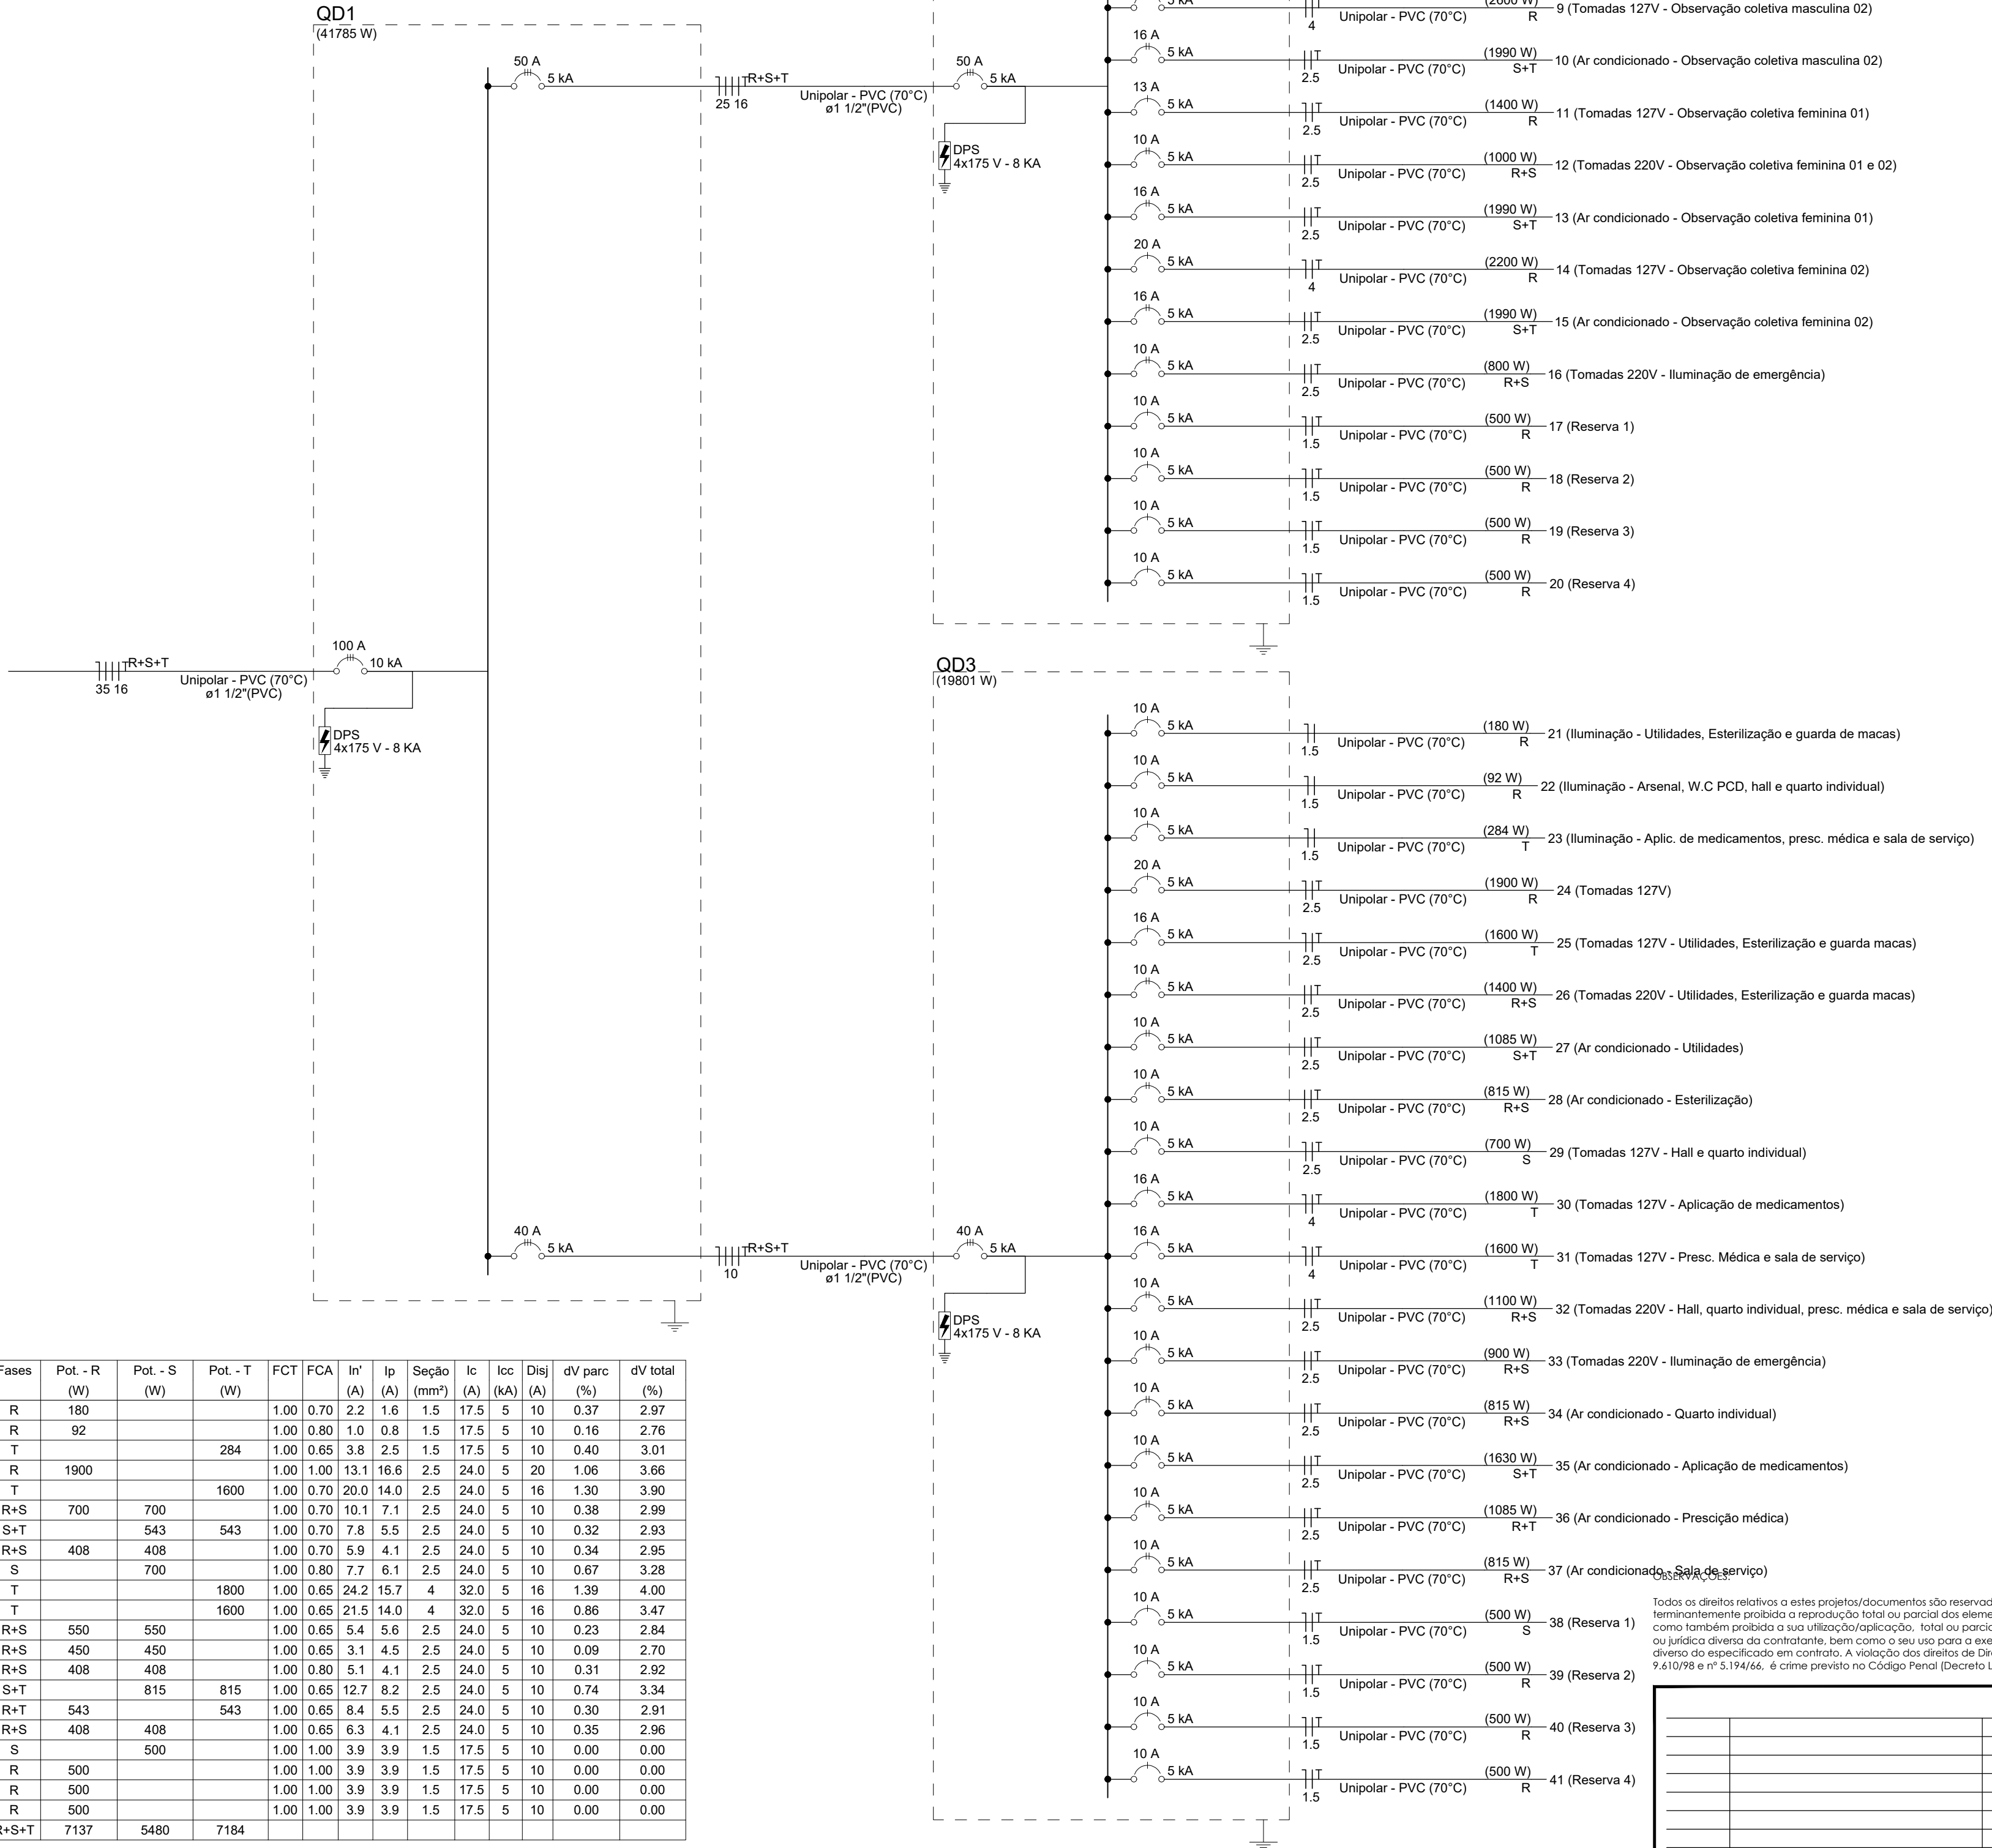

NOTAS:

PROJETO DE REFERÊNCIA:

- PROJETO DESENVOLVIDO CONFORME DIRETRIZES DO PROJETO EXECUTIVO ELABORADO POR SIMONE ALVES PRADO MENEZES (CAU A36015-5), CAROLINA AUGUSTA RIBEIRO DE ALMEIDA (CAU A256952-3) E NATALYA ALVES PORTO (CAU A263411-2)



AUTORES DO PROJETO:

Eng. Kelly Oliveira Dias
CPF: 271376171-9

kelly@skdprojetos.com.br
79 99870-6565


contato@skdprojetos.com.br
tel. (79) 99870-6565
@skdprojetos

Av. Pedro Passos Coelho, 184
sala 205, São Paulo, SP
CEP: 04020-450


HOSPITAL REFORMA DE ESTABELECIMENTO ASSISTENCIAL DE SAÚDE				PROJETO ELÉTRICO REDE ELÉTRICA			
PRÓPRIETÁRIO:				PLANTA:			
Hospital São Luiz Gonzaga				DIAGRAMA UNIFILAR E QUADROS DE CARGA			
CPF: -				REVISÃO:			
ENDEREÇO:				APROVAÇÃO:			
Praça Orlando Ferreira Alves, Nº 101, Bairro Conveniência, Itabaianinha/SE				Eng. Kelly Oliveira Dias			

05
08

QD1

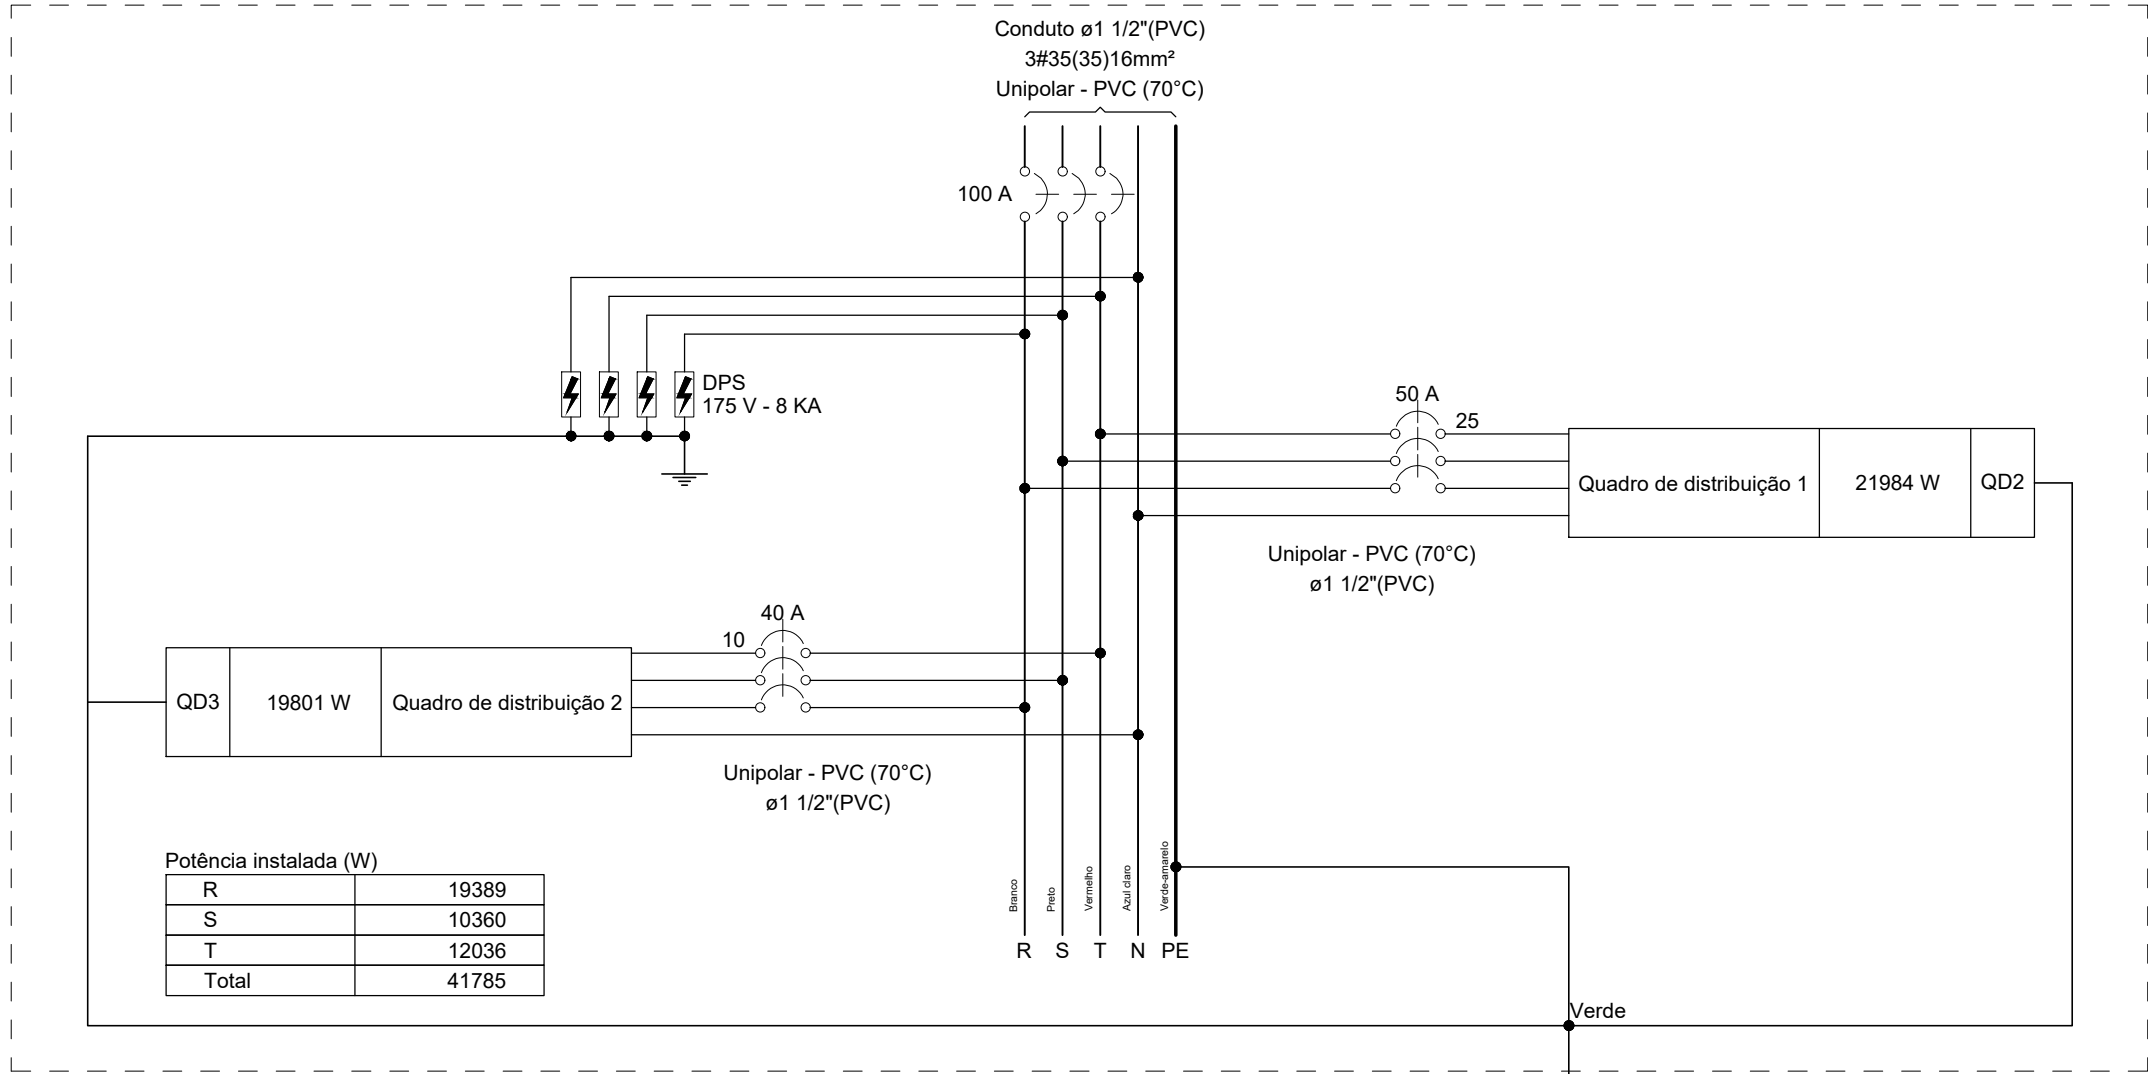

QD2 (Quadro de distribuição 1)

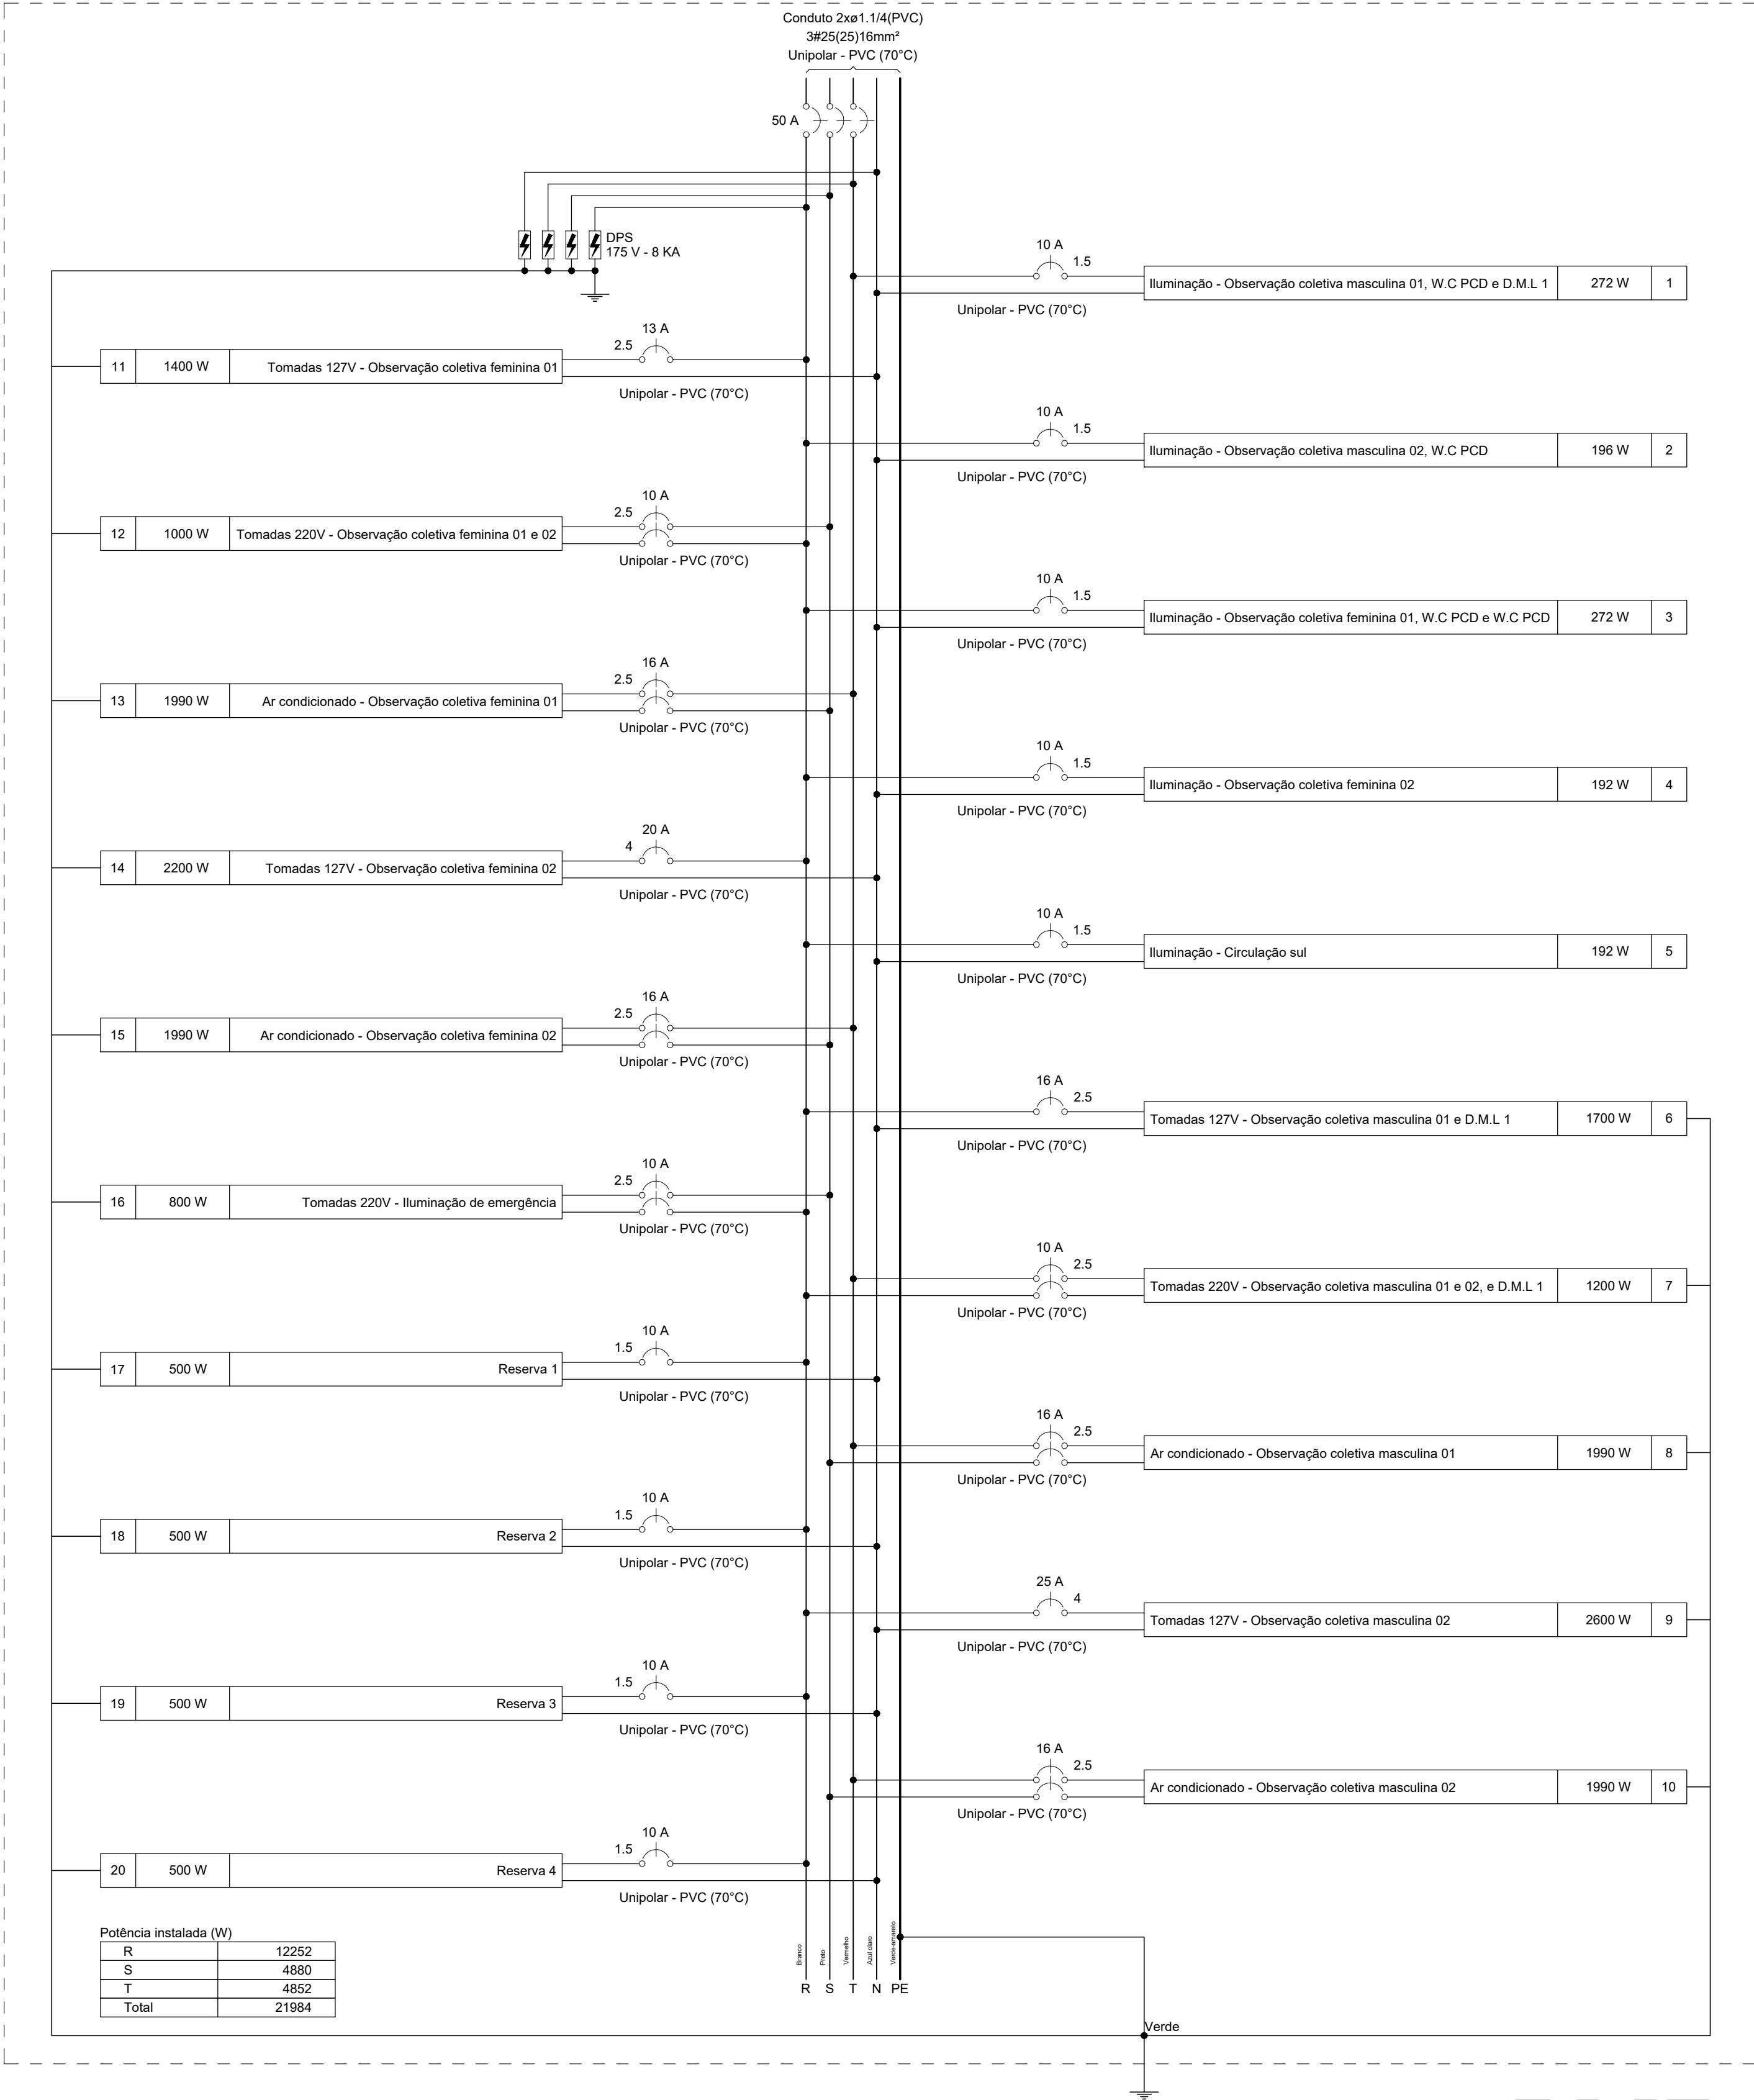

AUTORES DO PROJETO:

Eng. Kelly Oliveira Dias
CREA: 271376171-9

kelly@skdprojetos.com.br
79 99870-8565

contato@skdprojetos.com.br
tel. (79) 99870-8565
@skdprojetos

Av. Pedro Passos Coelho, 194
sala 205, Salvador - BA
CEP: 41920-450


OBSERVAÇÕES:

Todos os direitos relativos a estes projetos/documentos são reservados à projetista, sendo terminantemente proibido a reprodução total ou parcial dos elementos neles contidos, assim como também proibido a sua utilização/aplicação, total ou parcial, por outro pessoal físico ou jurídico diverso da contratante, bem como o seu uso para a execução de obra em lugar diverso do especificado em contrato. A violação dos direitos da Direção Autógrafa, Lei nº 9.410/96 e nº 5.194/06, é crime previsto no Código Penal (Decreto Lei nº 2.848 de 07/12/1940).

01	FOI ADICIONADO COMODO LAVABO	THIAGO DINIZ	23/12/2022
02	EMISSÃO INICIAL	THIAGO DINIZ	24/10/2022
REVISÃO	REVISÃO	RESPONSÁVEL	DATA

HOSPITAL REFORMA DE ESTABELECIMENTO ASSISTENCIAL DE SAÚDE		PROJETO ELÉTRICO REDE ELÉTRICA	
PROPRIETÁRIO: Hospital São Luiz Gonzaga CPF: -		PLANTA: DIAGRAMA MULTIFILAR	
ENDEREÇO: Praça Orlando Ferreira Alves, Nº 101, Bairro Conveniência, Itabaianinha/SE		ESCALA: 1/50 DATA: 26/12/2022 REVISÃO: R1 VERIFICAÇÃO: Thiago Diniz APROVAÇÃO: Gean Oliveira Kelly Dias	
		PRANCHAS: 06 08	

QD3 (Quadro de distribuição 2)

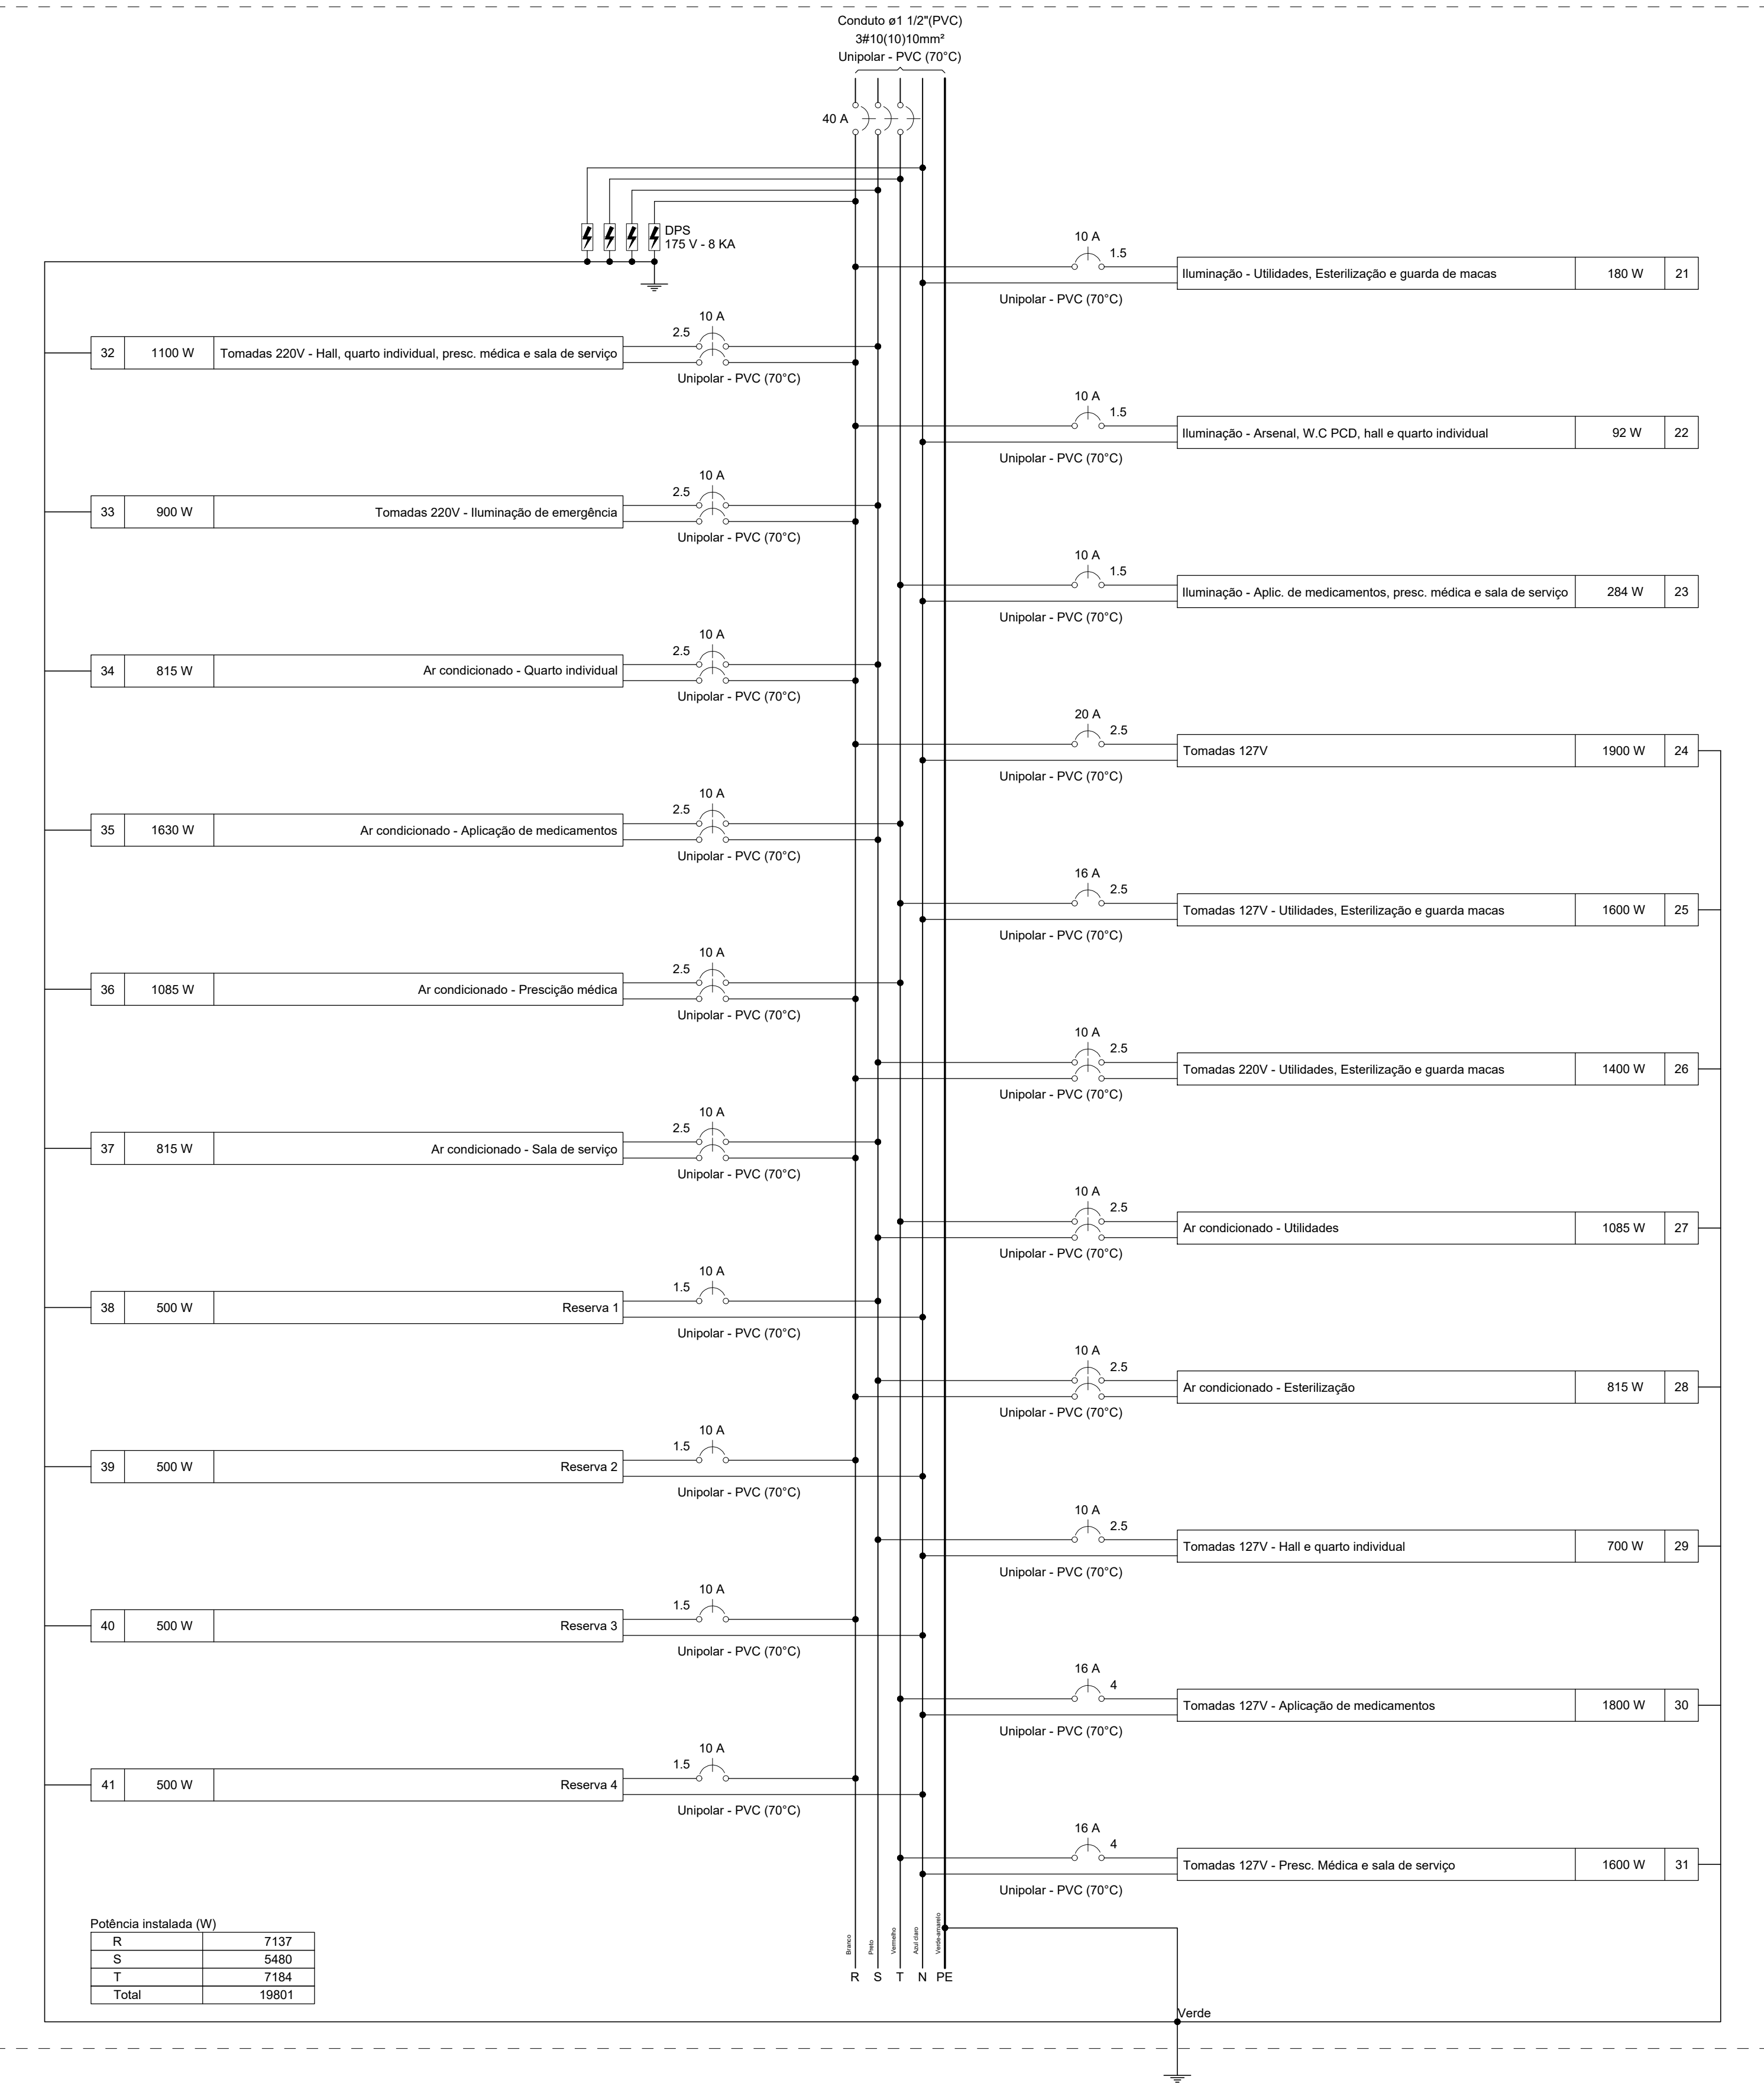

OBSERVAÇÕES:

Todos os direitos relativos a estes projetos/documentos são reservados à projetista, sendo terminantemente proibida a reprodução total ou parcial dos elementos neles contidos, assim como também proibida a sua utilização/aplicação, total ou parcial, por outra pessoa física ou jurídica diversa da contratante, bem como o seu uso para a execução de obra em lugar diverso do especificado em contrato. A violação dos direitos de Direitos Autorais, (Lei nº 9.410/98 e nº 5.174/66, e crime previsto no Código Penal (Decreto Lei nº 2.848 de 07/12/1940),



AUTORES DO PROJETO:

Eng. Kelly Oliveira Dias
CREA: 271376171-9

kelly@skdaprojetos.com.br
79 99870-8585

contato@skdaprojetos.com.br
tel: (79) 99870-8585
Belo Horizonte

Av. Pedro Passos Azevedo, 194,
sala 205, Salgado Filho, Aracaju-SE
CEP: 49020-400

01	FOR ADICIONADO COMODO LAVABO	THIAGO DINIZ	23/12/2022
02	EMISSÃO INICIAL	THIAGO DINIZ	24/10/2022
REVISÃO	DESCRIÇÃO	RESPONSÁVEL	DATA

HOSPITAL
REFORMA DE ESTABELECIMENTO ASSISTENCIAL DE SAÚDE

PROPRIETÁRIO:

Hospital São Luiz Gonzaga

CNPJ: -

ENDEREÇO:

Praça Orlando Ferreira Alves, Nº 101,
Bairro Conveniência, Itabaianinha/SE

PROJETO ELÉTRICO
REDE ELÉTRICA

PLANTA:

DIAGRAMA MULTIFILAR

FRANCHA:

07

ESCALA:

1/50

DATA:

26/12/2022

REVISÃO:

R1

DESENHO:

Thiago Diniz


VERIFICAÇÃO:

Geon Oliveira

APROVAÇÃO:


Kelly Dias

08

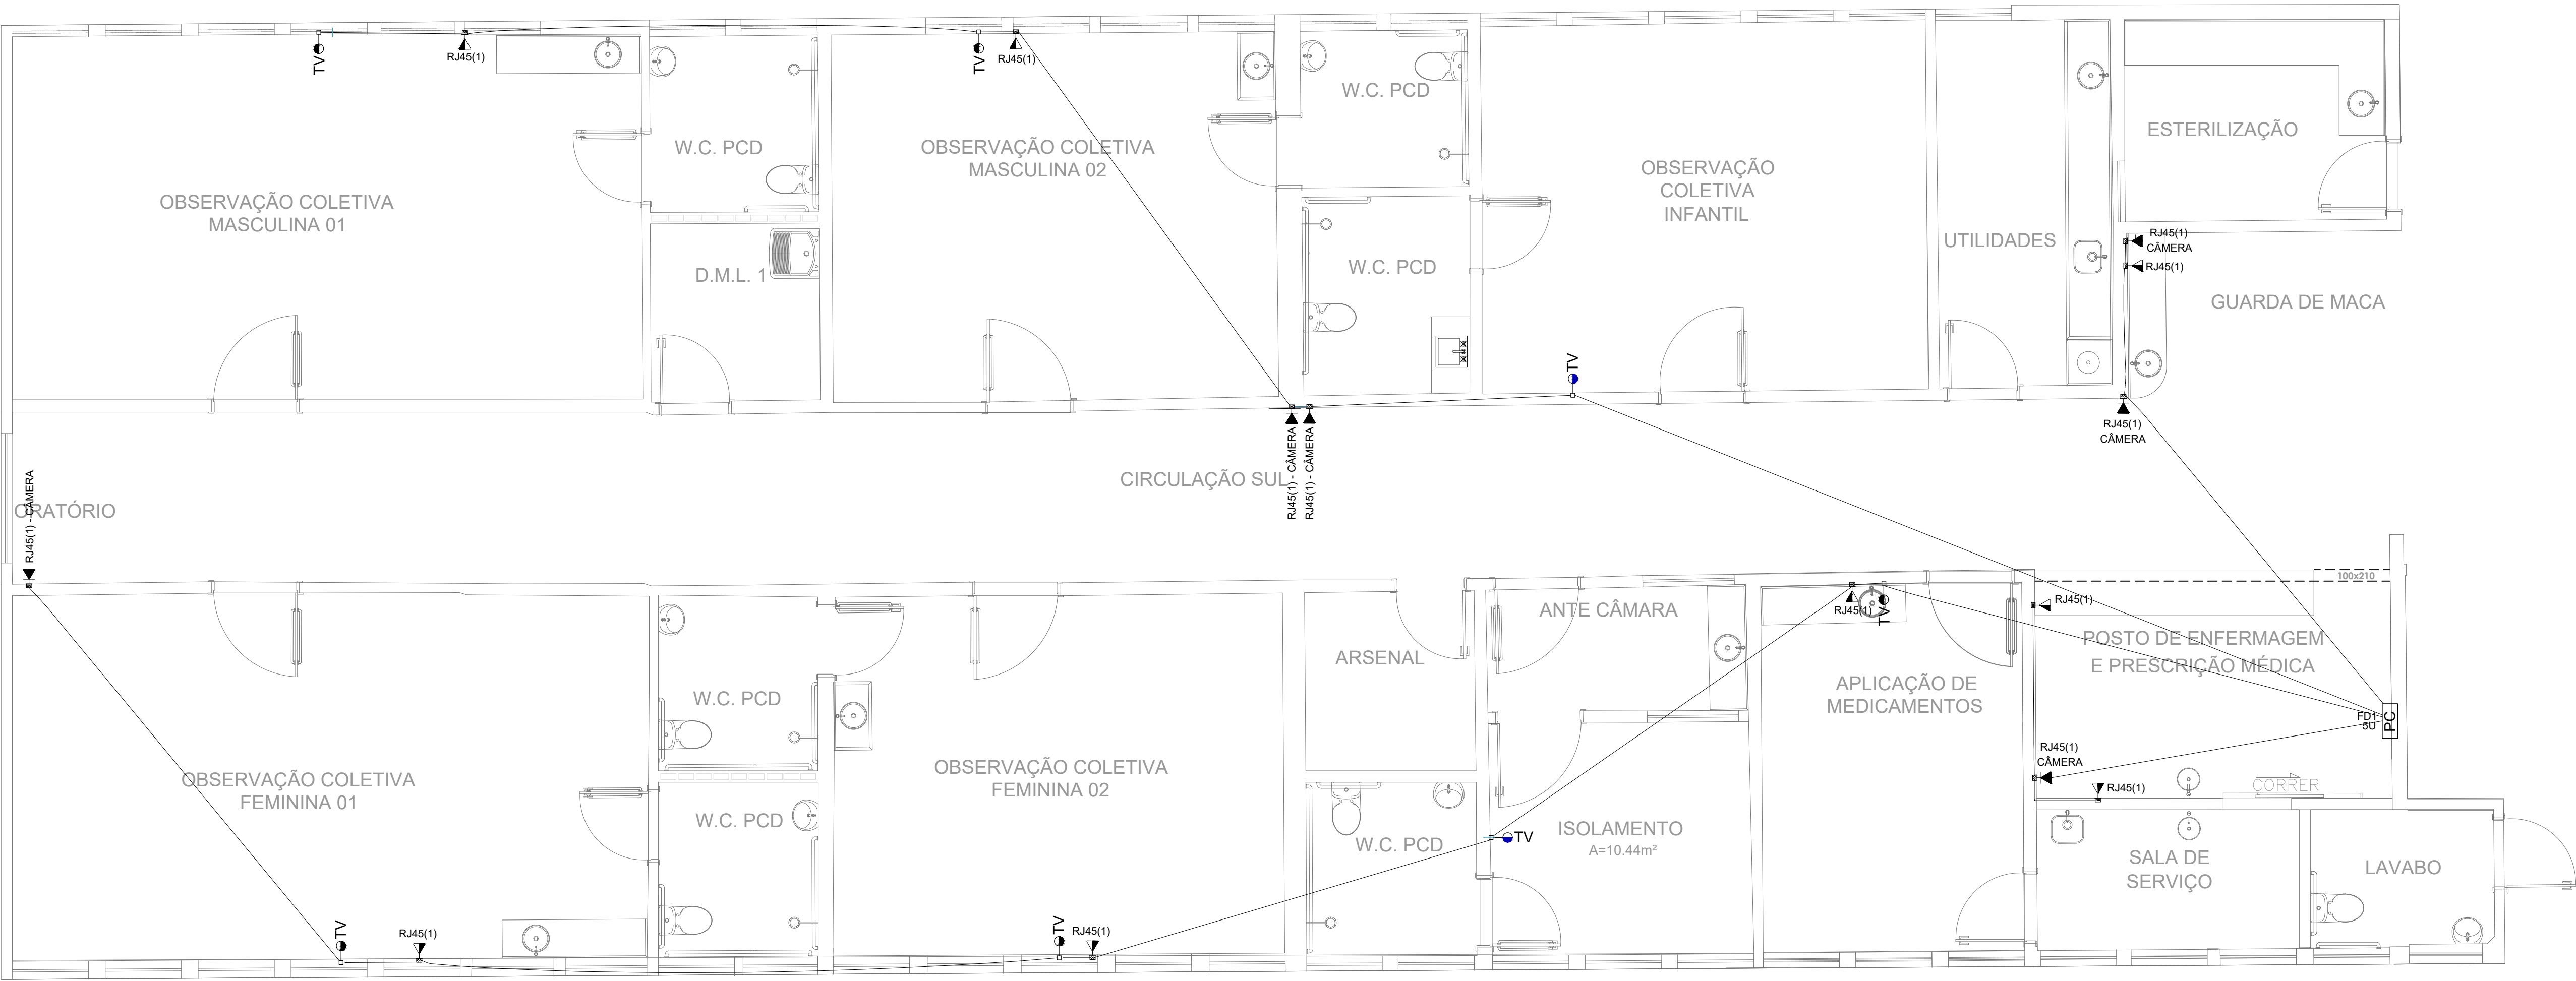

01 CABEAMENTO ESTRUTURADO - DISTRIBUIÇÃO - PAV. TÉRREO

1 : 50

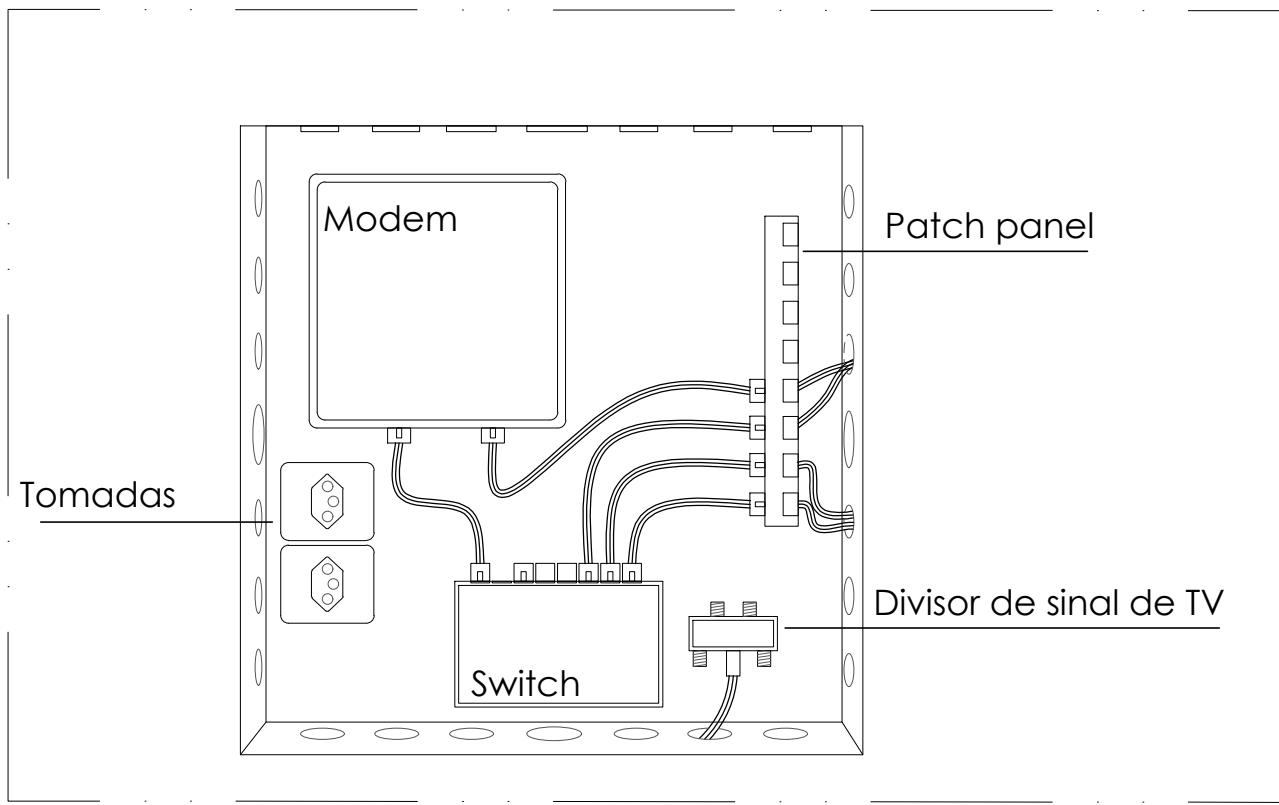

03 CABEAMENTO - DESENHO TÍPICO QUADRO VDI

1 : 50

NOTAS:

- 1 - TODOS OS ELETRODUTOS SÃO DE Ø1", EXCETO QUANDO INDICADO;
- 2 - UTILIZAR ELETRODUTOS RÍGIDOS OU CORRUGADOS REFORÇADOS NO PISO;
- 3 - DEIXAR GUIA PARA PASSAGEM DE FIAÇÃO NAS TUBULAÇÕES SECAS.

PROJETO DE REFERÊNCIA:

- PROJETO DESENVOLVIDO CONFORME DIRETRIZES DO PROJETO EXECUTIVO ELABORADO POR SIMONE ALVES PRADO MENEZES (CAU A36015-5), CAROLINA AUGUSTA RIBEIRO DE ALMEIDA (CAU A256952-3) E NATÁLYA ALVES PORTO (CAU A263411-2)

Legenda - Térreo	
	2 Tomadas baixas a 0,30m do piso
	2 Tomadas médias a 1,20m do piso
	Caixa padrão
	Colovelo reto 90°
	Entrada de serviço
	Interruptor paralelo 1 tecla - 1,20m do piso
	Interruptor paralelo 2 teclas - 1,20m do piso
	Interruptor paralelo 3 teclas - 1,20m do piso
	Interruptor simples 1 tecla - 1,20m do piso
	Interruptor simples 2 teclas - 1,20m do piso
	Luminária LED 10W
	Luminária LED 24W
	Luminária LED 36W
	Quadro de distribuição
	Quadro de medição
	Saída horizontal para eletroduto
	Terminal
	Tomada RJ45 a 1,20m do piso
	Tomada RJ45 a 2,20m do piso
	Tomada TV a 1,60m do piso
	Tomada alta a 2,35m do piso
	Tomada baixa a 0,30m do piso
	Tomada média a 1,20m do piso

NOTA 1

Os pontos de cabeamento estão distribuídos de acordo com as definições de altura e distância adotadas nas pranchas do Projeto Executivo fornecida pela arquitetura.



AUTORES DO PROJETO:

Eng. Kelly Oliveira Dias

CREA: 271376171-9

kelly@skdprojetos.com.br

79 99870-8585

contato@skdprojetos.com.br

tel: 379 99870-8585

skdprojetos

Av. Pedro Passos Coelho, 194

sala 205, Salvador, BA, Brasil

CNPJ: 49020-450

OBSERVAÇÕES:

Todos os direitos relativos a estes projetos/documentos são reservados à projetista, sendo terminantemente proibida a reprodução total ou parcial dos elementos neles contidos, assim como também proibida a sua utilização/aplicação, total ou parcial, por outra pessoa física ou jurídica diversa da contratante, bem como o seu uso para a execução de obra em lugar diverso do especificado em contrato. A violação dos direitos da projetista, Lei nº 9.410/96 e nº 5.194/06, é crime previsto no Código Penal (Decreto Lei nº 2.848 de 07/12/1940).

01	FOI ADICIONADO COMODO LAVABO	THIAGO DINIZ	23/12/2022	
02	EMISSÃO FINAL	THIAGO DINIZ	24/10/2022	
REVISÃO	REVISÃO	RESPONSÁVEL	DATA	

HOSPITAL		PROJETO ELÉTRICO	
REFORMA DE ESTABELECIMENTO ASSISTENCIAL DE SAÚDE		REDE CABEAMENTO ESTRUTURADO	
PROPRIETÁRIO:	Hospital São Luiz Gonzaga	PLANTA:	PLANTA DE DISTRIBUIÇÃO DE INFRAESTRUTURA
CPF:	-	ESCALA:	1/50
ENDEREÇO:	Praça Orlando Ferreira Alves, Nº 101, Bairro Conveniência, Itabaianinha/SE	DATA:	26/12/2022
		REVISÃO:	R1
		DESENHO:	Thiago Diniz
		VERIFICAÇÃO:	Gean Oliveira
		APROVAÇÃO:	Kelly Dias

08
08