
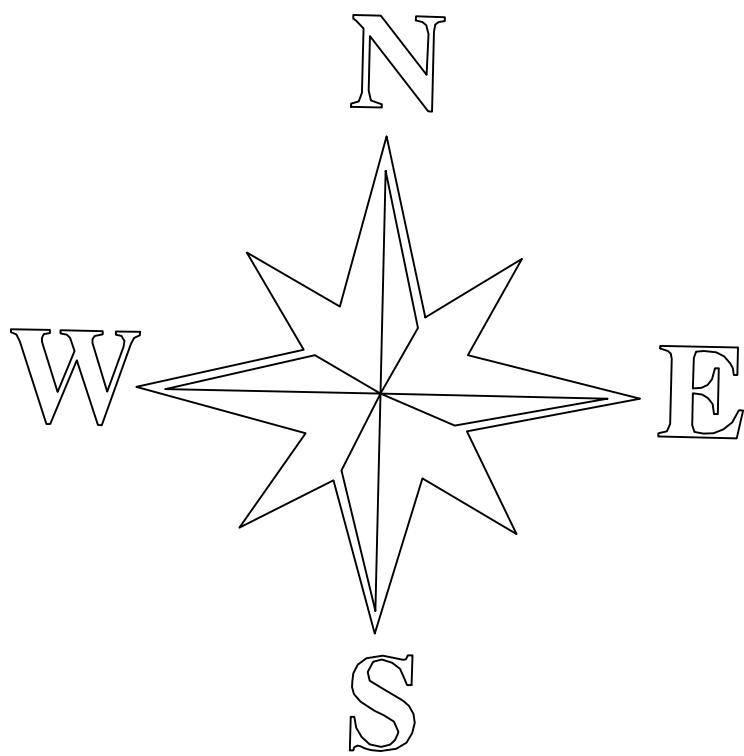


PLANTA BAIXA – PSCIP
ESCALA: 1/200

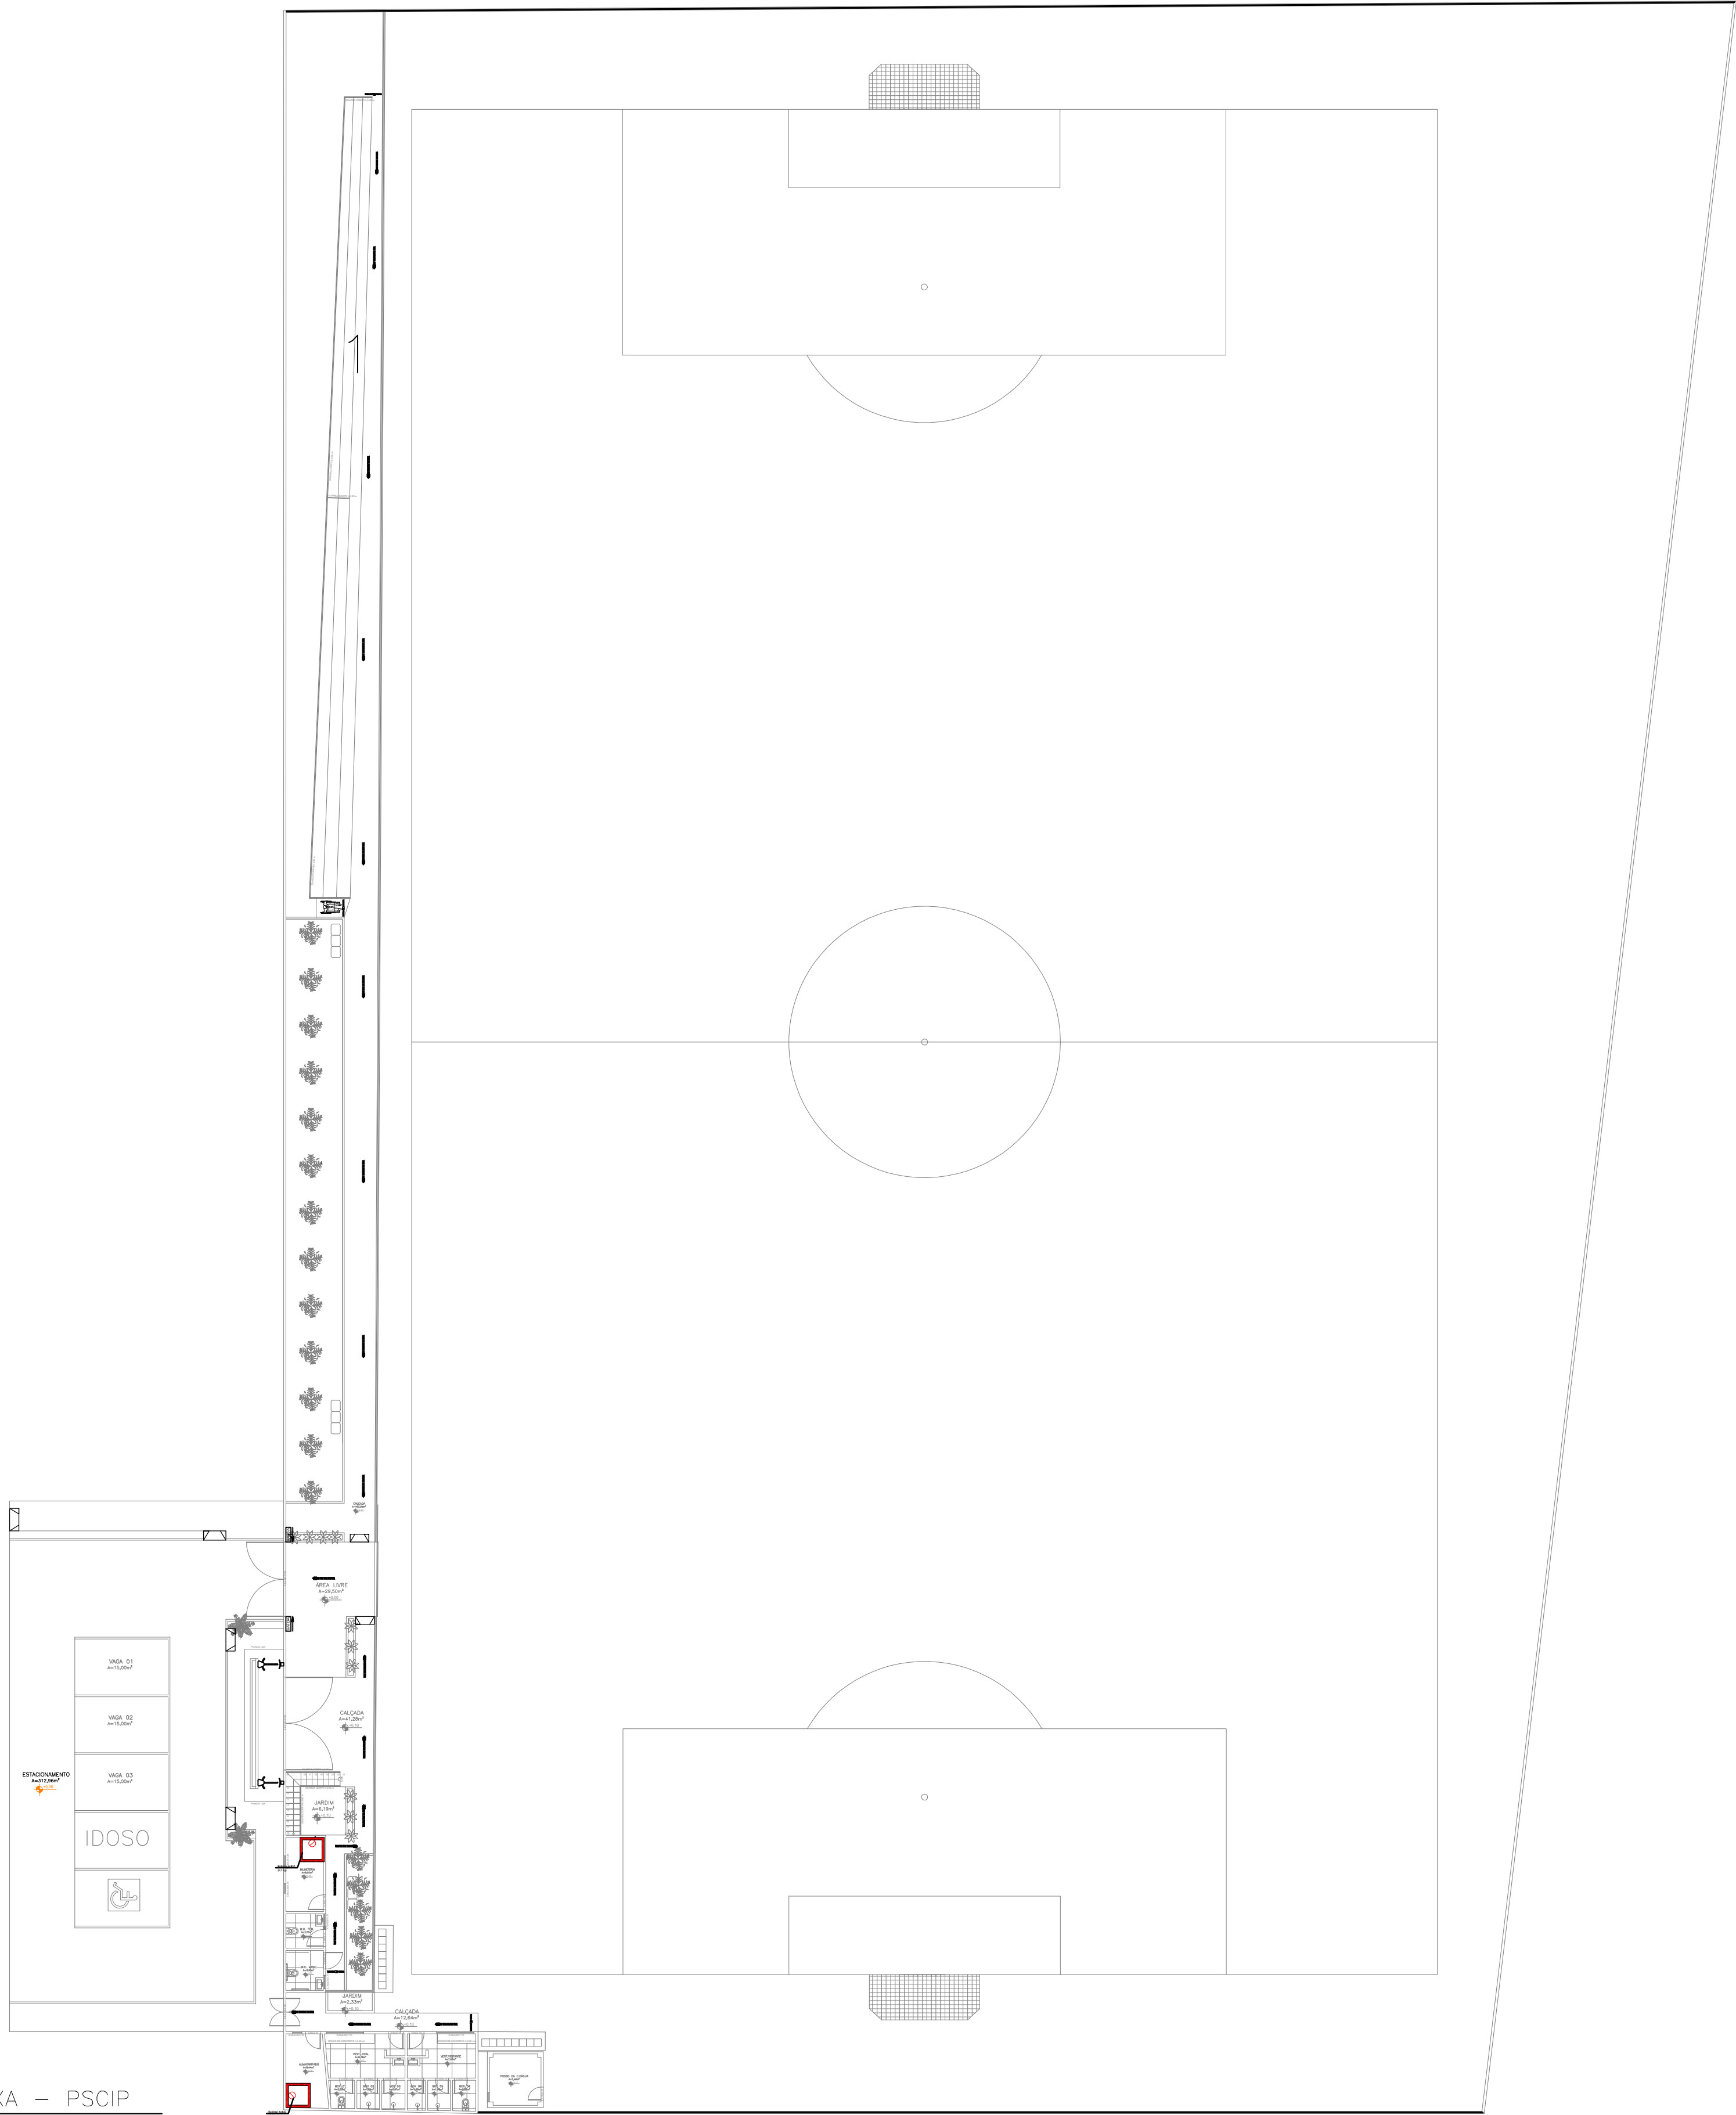

LEGENDA	
	HIDRANTE SIMPLES DE PAREDE COM MANGUEIRA DE 1 LANCE DE 30 m E ESGUICHO DE 16 mm. DIMENSÕES DA CAIXA DE GUARNIÇÃO : (90x60x17) mm.
	HIDRANTE DE RECALQUE COM VÁLVULA DE RETENÇÃO, NA CALÇADA.
	BOTOEIRA TIPO "LIGA/DESLIGA" , AO LADO DOS HIDRANTES PARA ACIONAMENTO DA BOMBA DE INCÊNDIO.
	TUBULAÇÃO DE FERRO GALVANIZADO – Ø63mm
	TUBULAÇÃO QUE SOBE
	TUBULAÇÃO QUE DESCE
	BLOCO AUTÔNOMO PARA ILUMINAÇÃO DE EMERGÊNCIA COM 2 LÂMPADAS FLUORESCENTES DE 8 W, COM BATERIA DE 12V, DE SOBREPOR.
	BLOCO AUTÔNOMO PARA ILUMINAÇÃO DE EMERGÊNCIA COM 2 LÂMPADAS HALÓGENAS DE 55 W ,COM BATERIA DE 12V, DE SOBREPOR.
	CENTRAL DE ALARME CONTRA INCÊNDIO, ENDEREÇÁVEL, DIGITAL
	AVISADOR SONORO DO SISTEMA DE ALARME, ENDEREÇÁVEL, DIGITAL.
	ACIONADOR MANUAL DO SISTEMA DE ALARME, ENDEREÇÁVEL, DIGITAL.
	EXTINTOR DE INCÊNDIO PORTÁTIL DE DIÓXIDO DE CARBONO – 6 Kg
	EXTINTOR MANUAL DE ÁGUA PRESSURIZADA – 10 LITROS.
	EXTINTOR MANUAL DE PÓ QUÍMICO ABC – 6 Kg.
	ROTA DE FUGA – DIREÇÃO A SEGUIR.
	ROTA DE FUGA – SAÍDA FINAL.
	PLACA INDICATIVA DE SAÍDA DE EMERGÊNCIA: FUNDO NA COR VERDE E LETRAS NA COR BRANCA FOTOLUMINESCENTE. SOBRE PORTA: H = 10 cm DA VERGA – NA PAREDE: H=180 cm DO PISO ACABADO.

PREFEITURA MUNICIPAL DE MACAMBIRA

ENGENHEIRO:
LUCAS FONSECA DE JESUS ANDRADE

CREA:
2719603457

OBRA:
REFORMA DO EST. JOSÉ FRANS. DE OLIVEIRA


ENDEREÇO DA OBRA:
RUA ENONILDES ALVES DE MENEZES
CENTRO – MACAMBIRA–SE

PLANTA:PSCIP

ESCALA: 1/200

DATA: JULHO / 2022

ARQUIVO: Mod. E Rec. Do Cam. De Fut. Do Mun.deMa@_Se.dwg

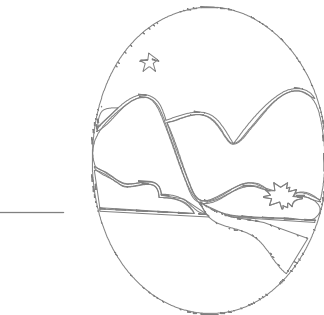

RANCHA
13 / 14