



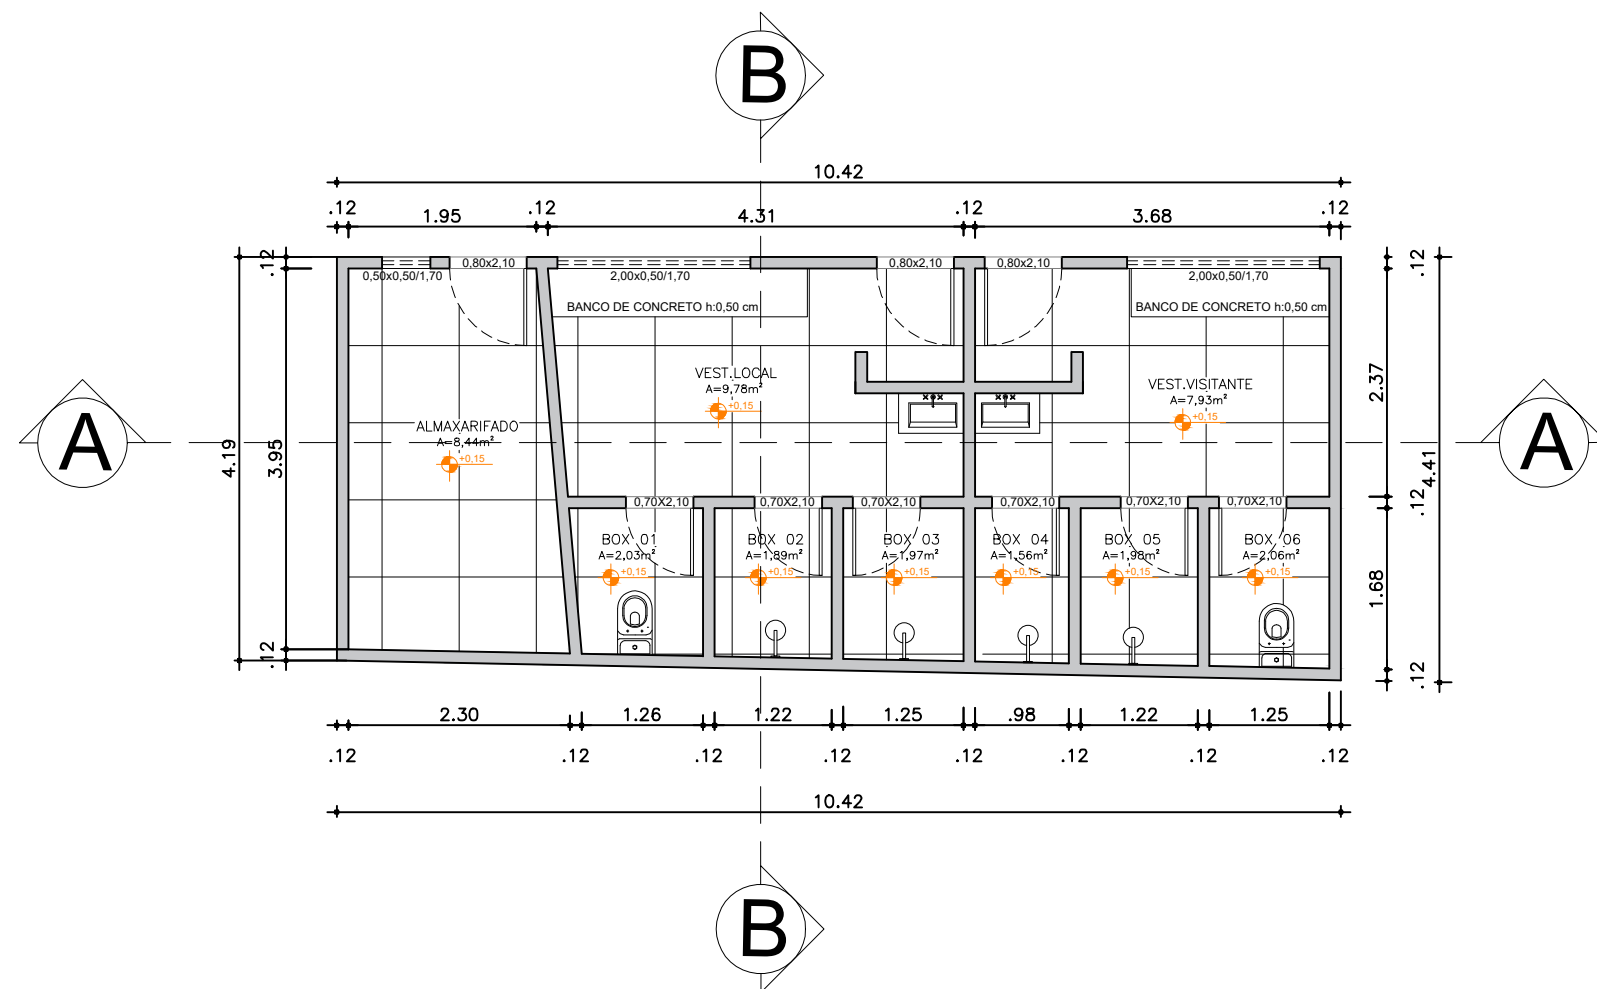


PLANTA BAIXA –TÉRREO TÉCNICA
ESCALA: 1/75




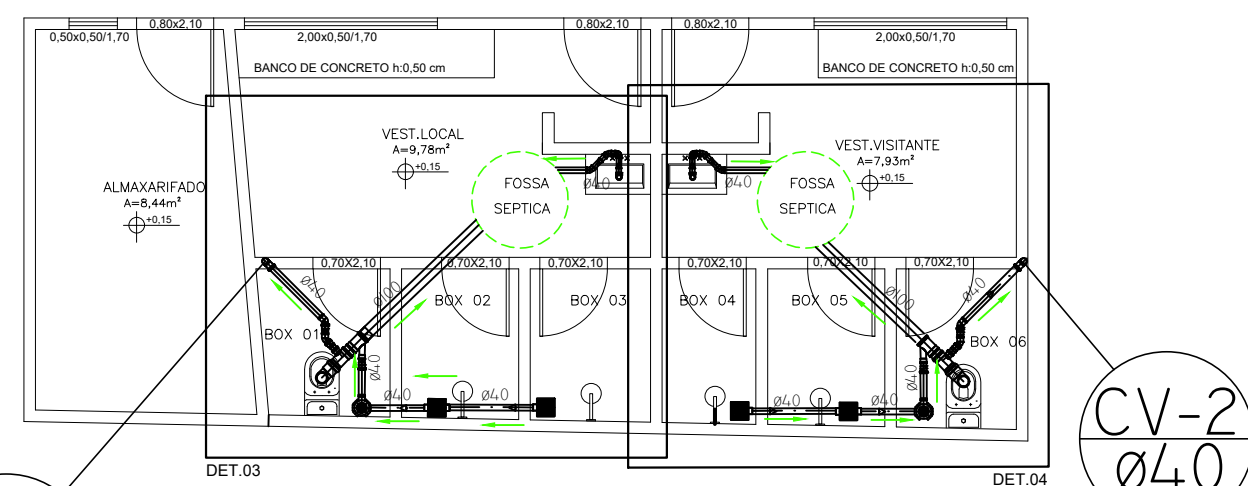


PLANTA BAIXA – SANITÁRIO
ESCALA: 1/75


- 2.1-ALVENARIA:
2.1.1-As caixas de inspeção e gordura deverão ser confeccionadas conforme detalhe em projeto e serão em alvenaria de tijolos maciços.
- 2.2-PLÁSTICAS:
2.2.1-Serão de fabricação da tigre ou similar de acordo com as especificadas em projeto e terão grelha cromada Ref. CX-62 e porta grelha cromado Ref. CX-61.
- 2.3-RALOS:
2.3.1-Plásticas serão de fabricação da tigre ou similar, contará com fecho hidráulico de 31mm e terão tampa ou grelha e porta grelha cromado Ref. CX-62 com saída de Ø40mm.
- 3.0-As setas indicam o sentido do fluxo nas tubulações.
- 4.0 -Todos os diâmetros estão em milímetros exceto onde indicado.
- 5.0 -Todas as medidas de distância e **alturas** estão em centímetros
- 6.0 -Todos os vasos sanitários estão locados a 30cm da parede pronta para o eixo dos mesmos, conforme detalhe.
- 7.0 -Todas as tubulações deverão ser montadas com junta elástica nas bitolas iguais ou superior a 50mm. Já as tubulações inferiores deverão ser soldadas com adesivo plástico, com exceção da ligação do ponto do lavatório com o sifão. Neste ser instalado joleio com anel de Ø40mm.
- 8.0 -Não é permitido em hipótese alguma, o uso de aquecimento para a fabricação de bolsas ou curvas devendo ser utilizadas as conexões apropriadas como: luva simples, luva de correr e curvas, etc. conforme necessário.
- 9.0-Todas os materiais deverão ser de fabricação tigre ou similar.
- 10.0-Na ventilação das colunas, deverão ser colocadas na extremidade de cada tubo tela plástica de mosquito, para evitar a entrada de resíduos sólidos.
- 11.0-Todas as vezes que a tubulação de PVC-ESGOTO for colocada em paredes ou revestimentos com alvenaria deverá ser envolvida com tela de arame.
- 12.0-A vedação da bacia sanitária deverá ser feita com anel deca ou similar, conforme indicado no detalhe.
- 13.0-INSTRUÇÕES DE MONTAGEM:
13.1-JUNTAS SOLDADAS:
A-Limpar com estopa branca a ponta e bolsa a serem unidas.
B-Lixar a ponta e a bolsa com lixa N°100 até eliminar o brilho superficial.
C-Limpar a ponta e a bolsa com uma estopa
D-Aplicar adesivo tigre na bolsa e na ponta a serem unidas procedendo a montagem imediata.
- 13.2-JUNTA ELÁSTICA COM ANEL DE BORRACHA:
A-Limpar com estopa branca a ponta e bolsa a serem unidas.
B-Introduzir anel de borracha (virola) apropriado existente na bolsa.
C-Marcas profundidade da bolsa na ponta do tubo. Essa marcação servirá como referência para se constatar a penetração da ponta no interior da bolsa.
D-Aplicar pasta lubrificante na parte visível do anel (já colocado na bolsa). Repetir essa mesma operação na ponta do tubo. Não utilizar graxas ou óleos como lubrificantes.
E-Proceder a montagem introduzindo a ponta no tubo até o fundo da bolsa tendo como referência a marca previamente feita no tubo. Recuar a ponta para fora da bolsa aproximadamente 5mm. Isso possibilitará que a junta observe os movimentos da tubulação devido a expansão térmica.

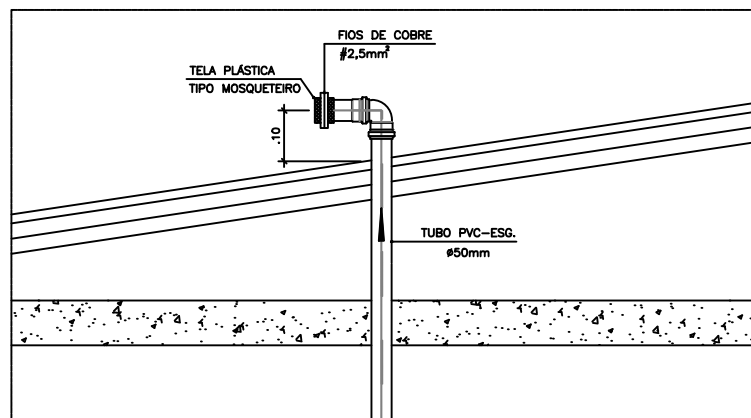


DETA. DA EXTREMIDADE DA VENT.
ESCALA LIVRE

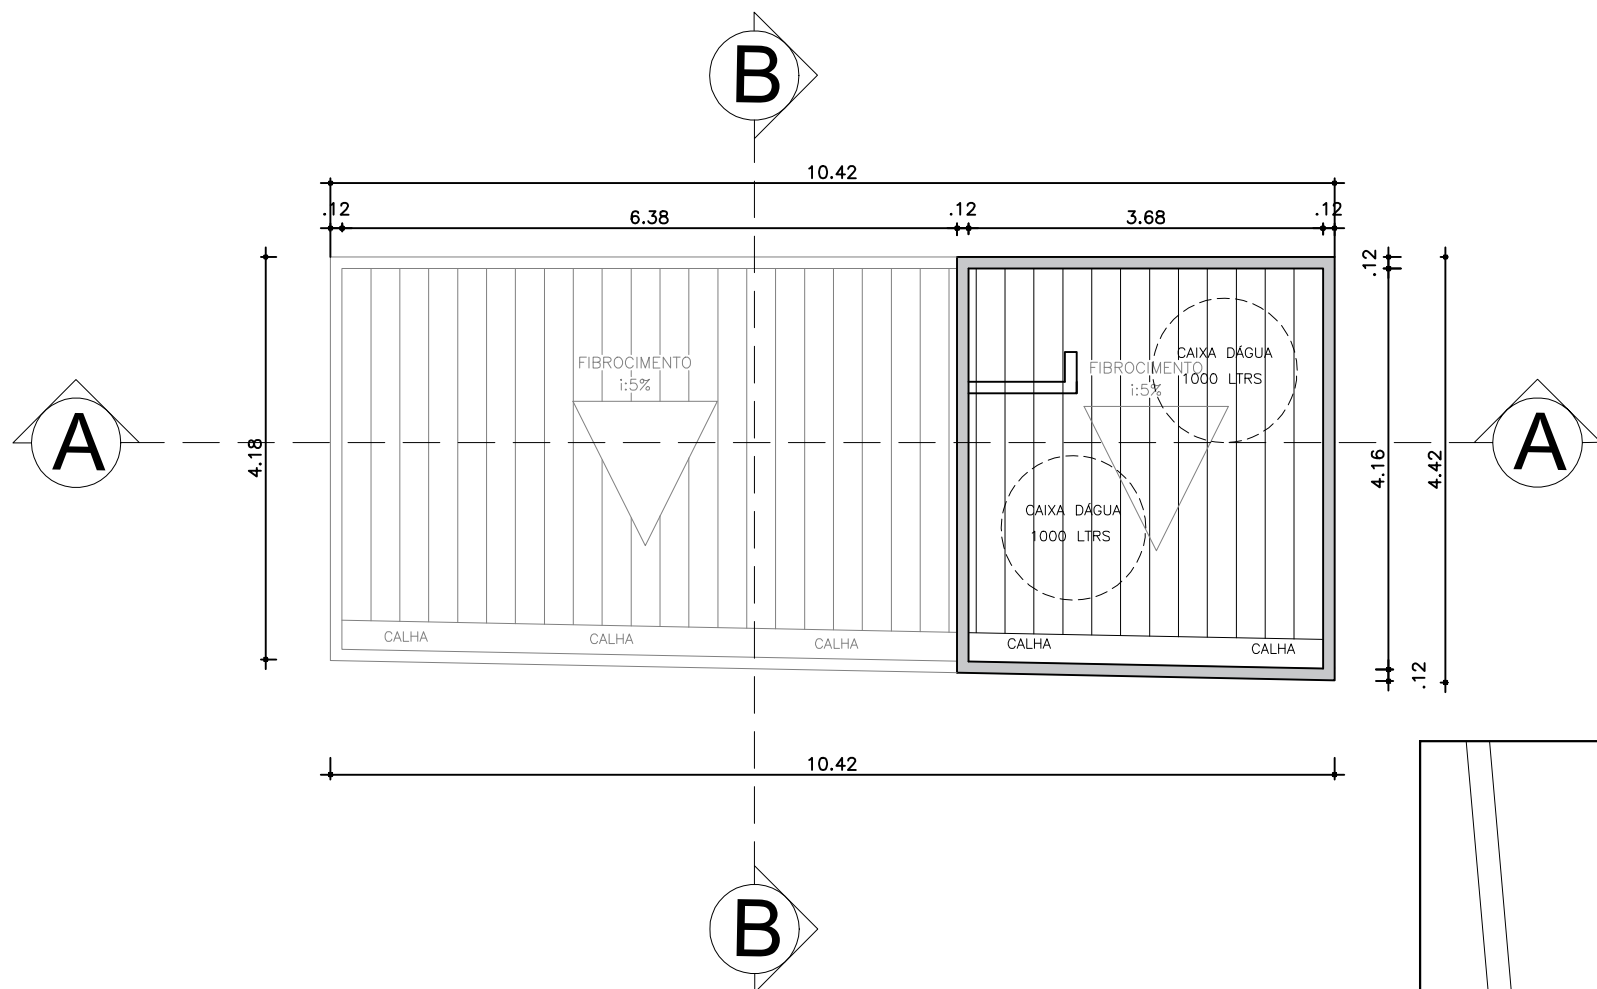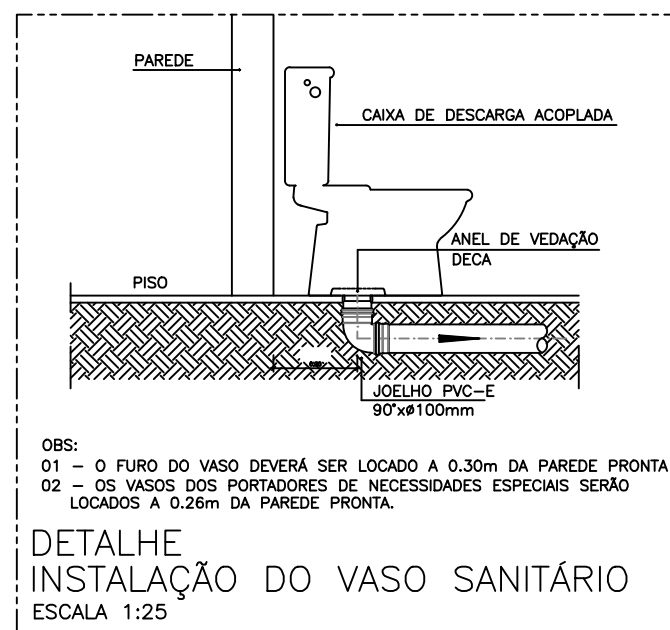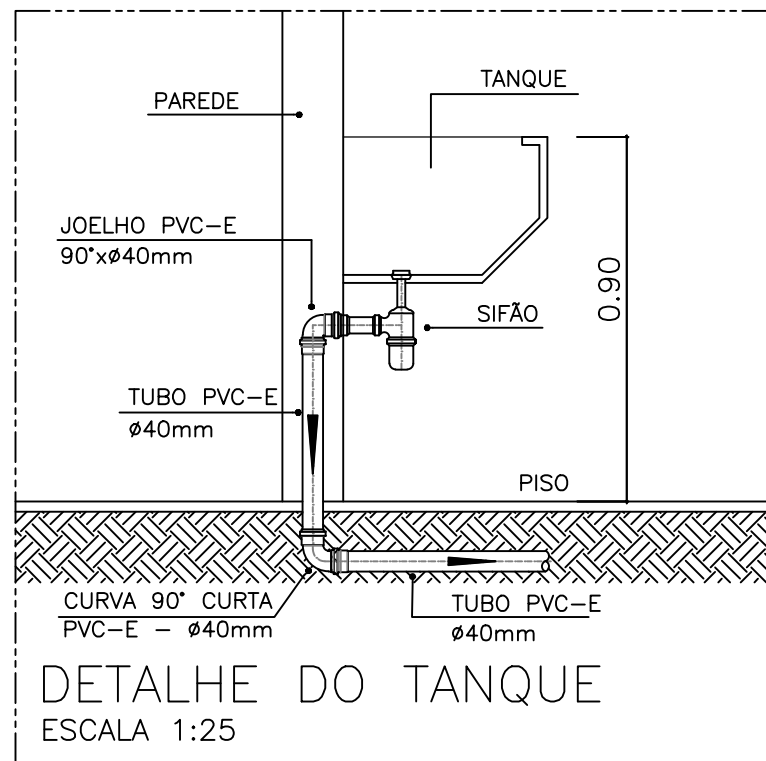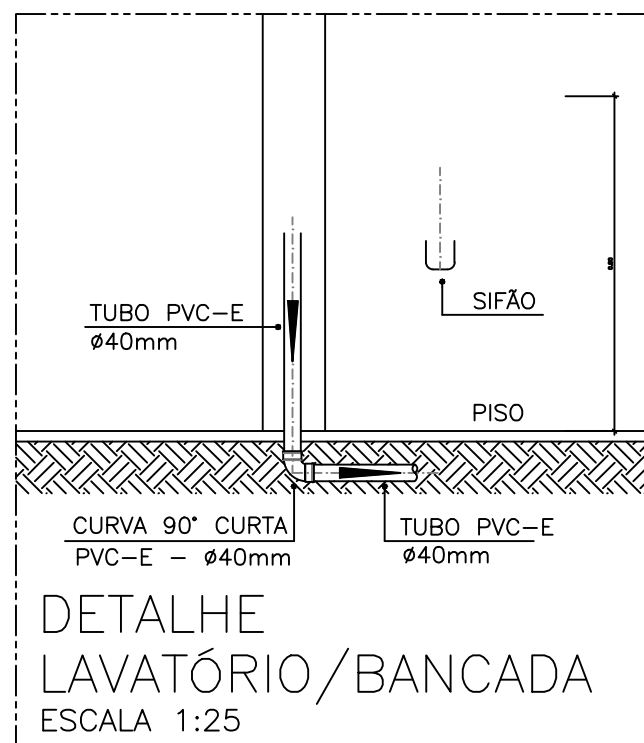


COBERTURA
ESCALA: 1/75

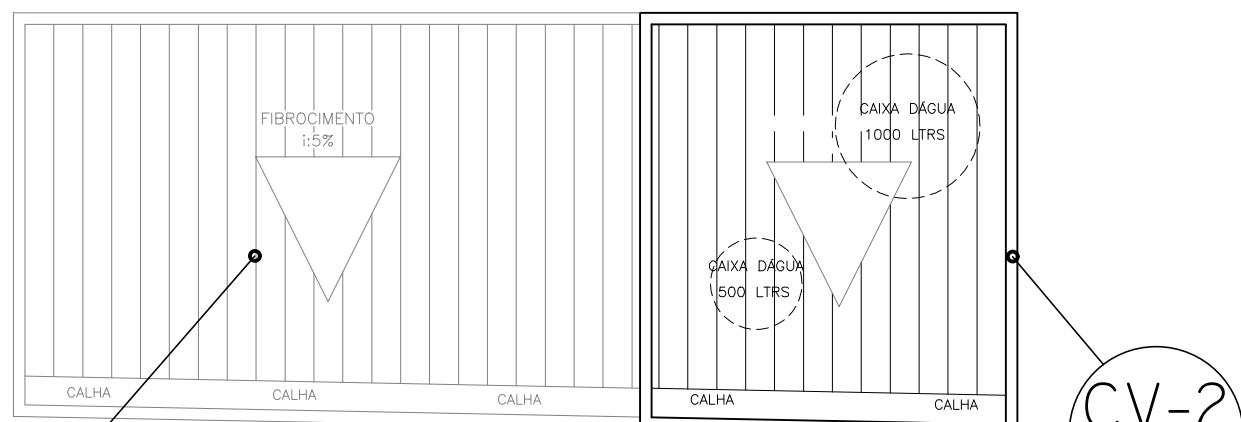


COBERTURA – SANITÁRIO
ESCALA: 1/75

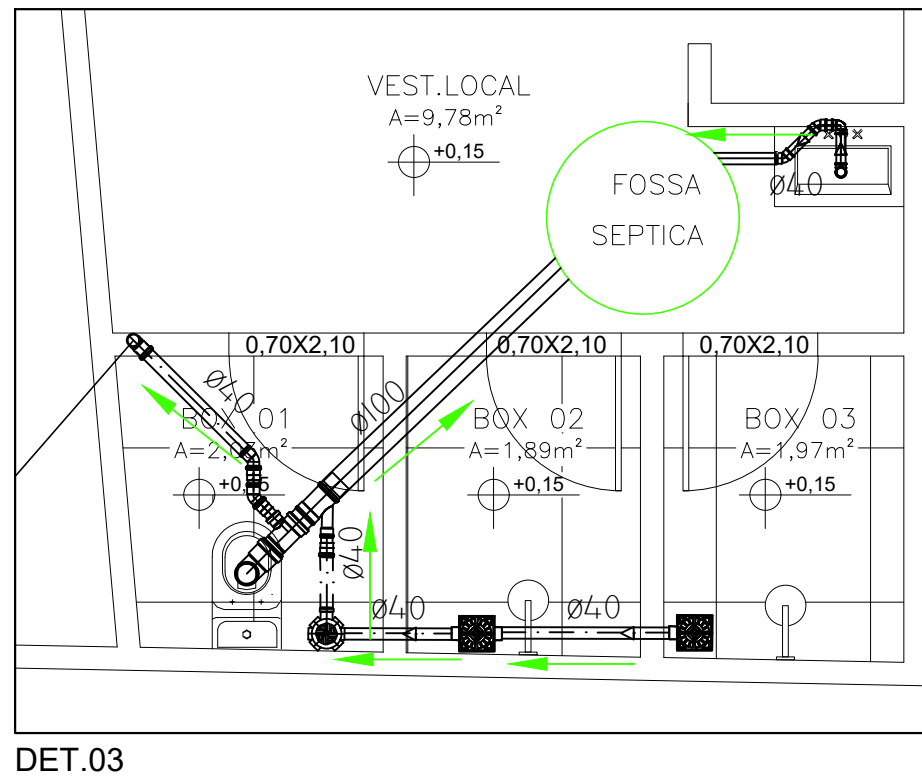

DETALHE 03
ESCALA: 1/150

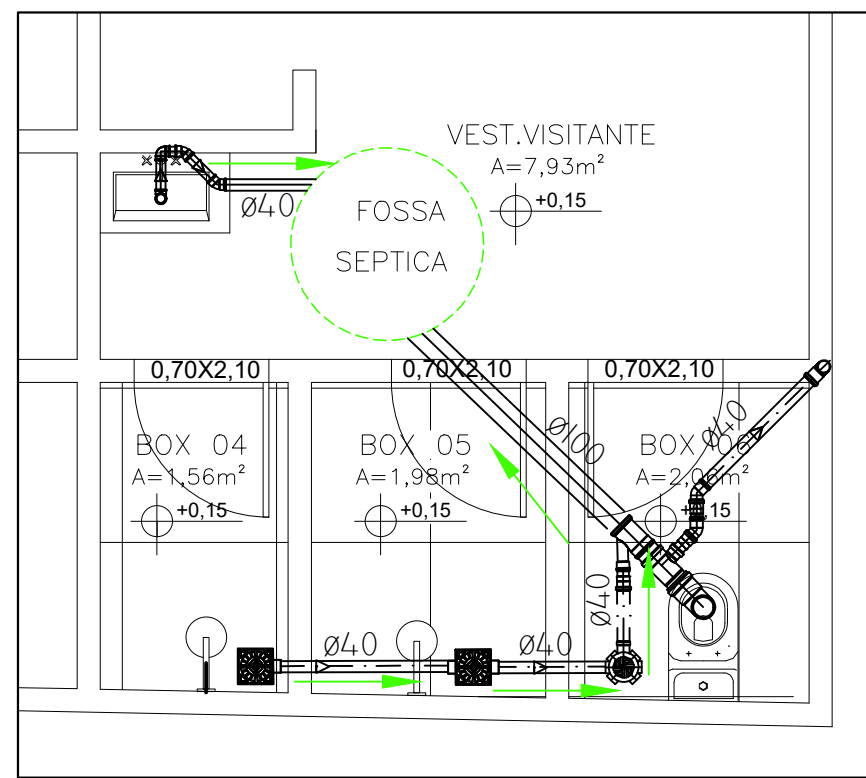

DETALHE 04
ESCALA: 1/150

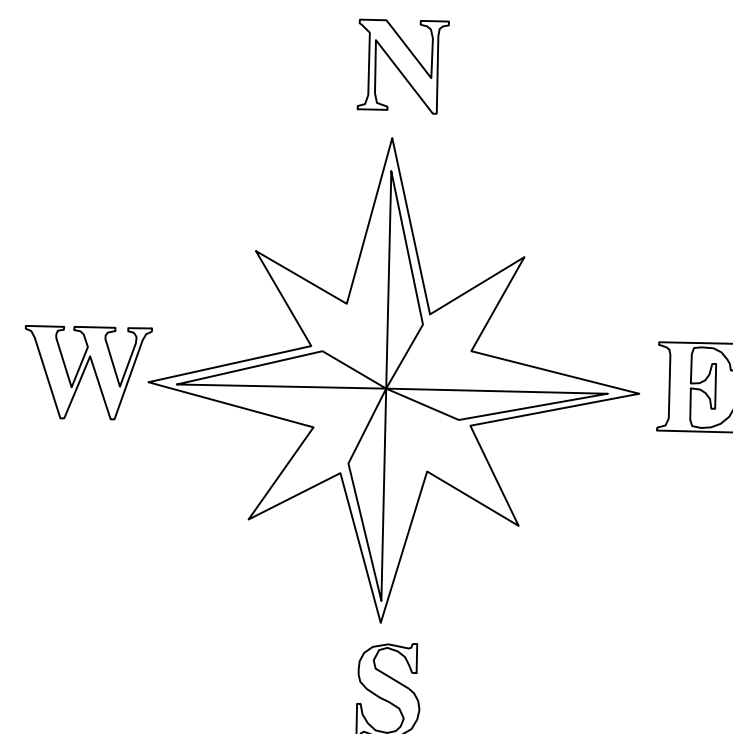

LEGENDA	
CES	Caixa de inspeção de esgoto sifonada, 60x60cm
CE	Caixa de inspeção esgoto simples, 60x60cm
	Tubulação de PVC branco para esgoto com inclinação i= 2% (o diâmetro (Ø) varia de acordo com a demanda das louças),
	Direção do sentido do fluxo
TQ Ø	Tubo de queda com indicação da bitola do diâmetro (Ø) em mm
CV Ø	Coluna de ventilação com indicação do diâmetro (Ø) em mm

PREFEITURA MUNICIPAL DE MACAMBIRA

ENGENHEIRO:
LUCAS FONSECA DE JESUS ANDRADE

CREA:
2719603457

OBRA:
REFORMA DO EST. JOSÉ FRANS. DE OLIVEIRA


ENDEREÇO DA OBRA:
RUA ERONILDES ALVES DE MENEZES
CENTRO – MACAMBIRA-SE

PLANTA:BLOCO VESTIÁRIO – SANITÁRIO

ESCALA: 1/75

DATA: Outubro / 2022

ARQUIVO: Mod. E Rec. Do Cam. De Fut. Do Mun.de Mac Se.dwg

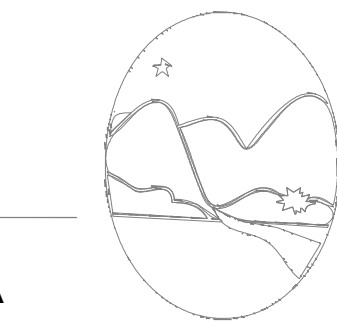

RANCHA
02/03