


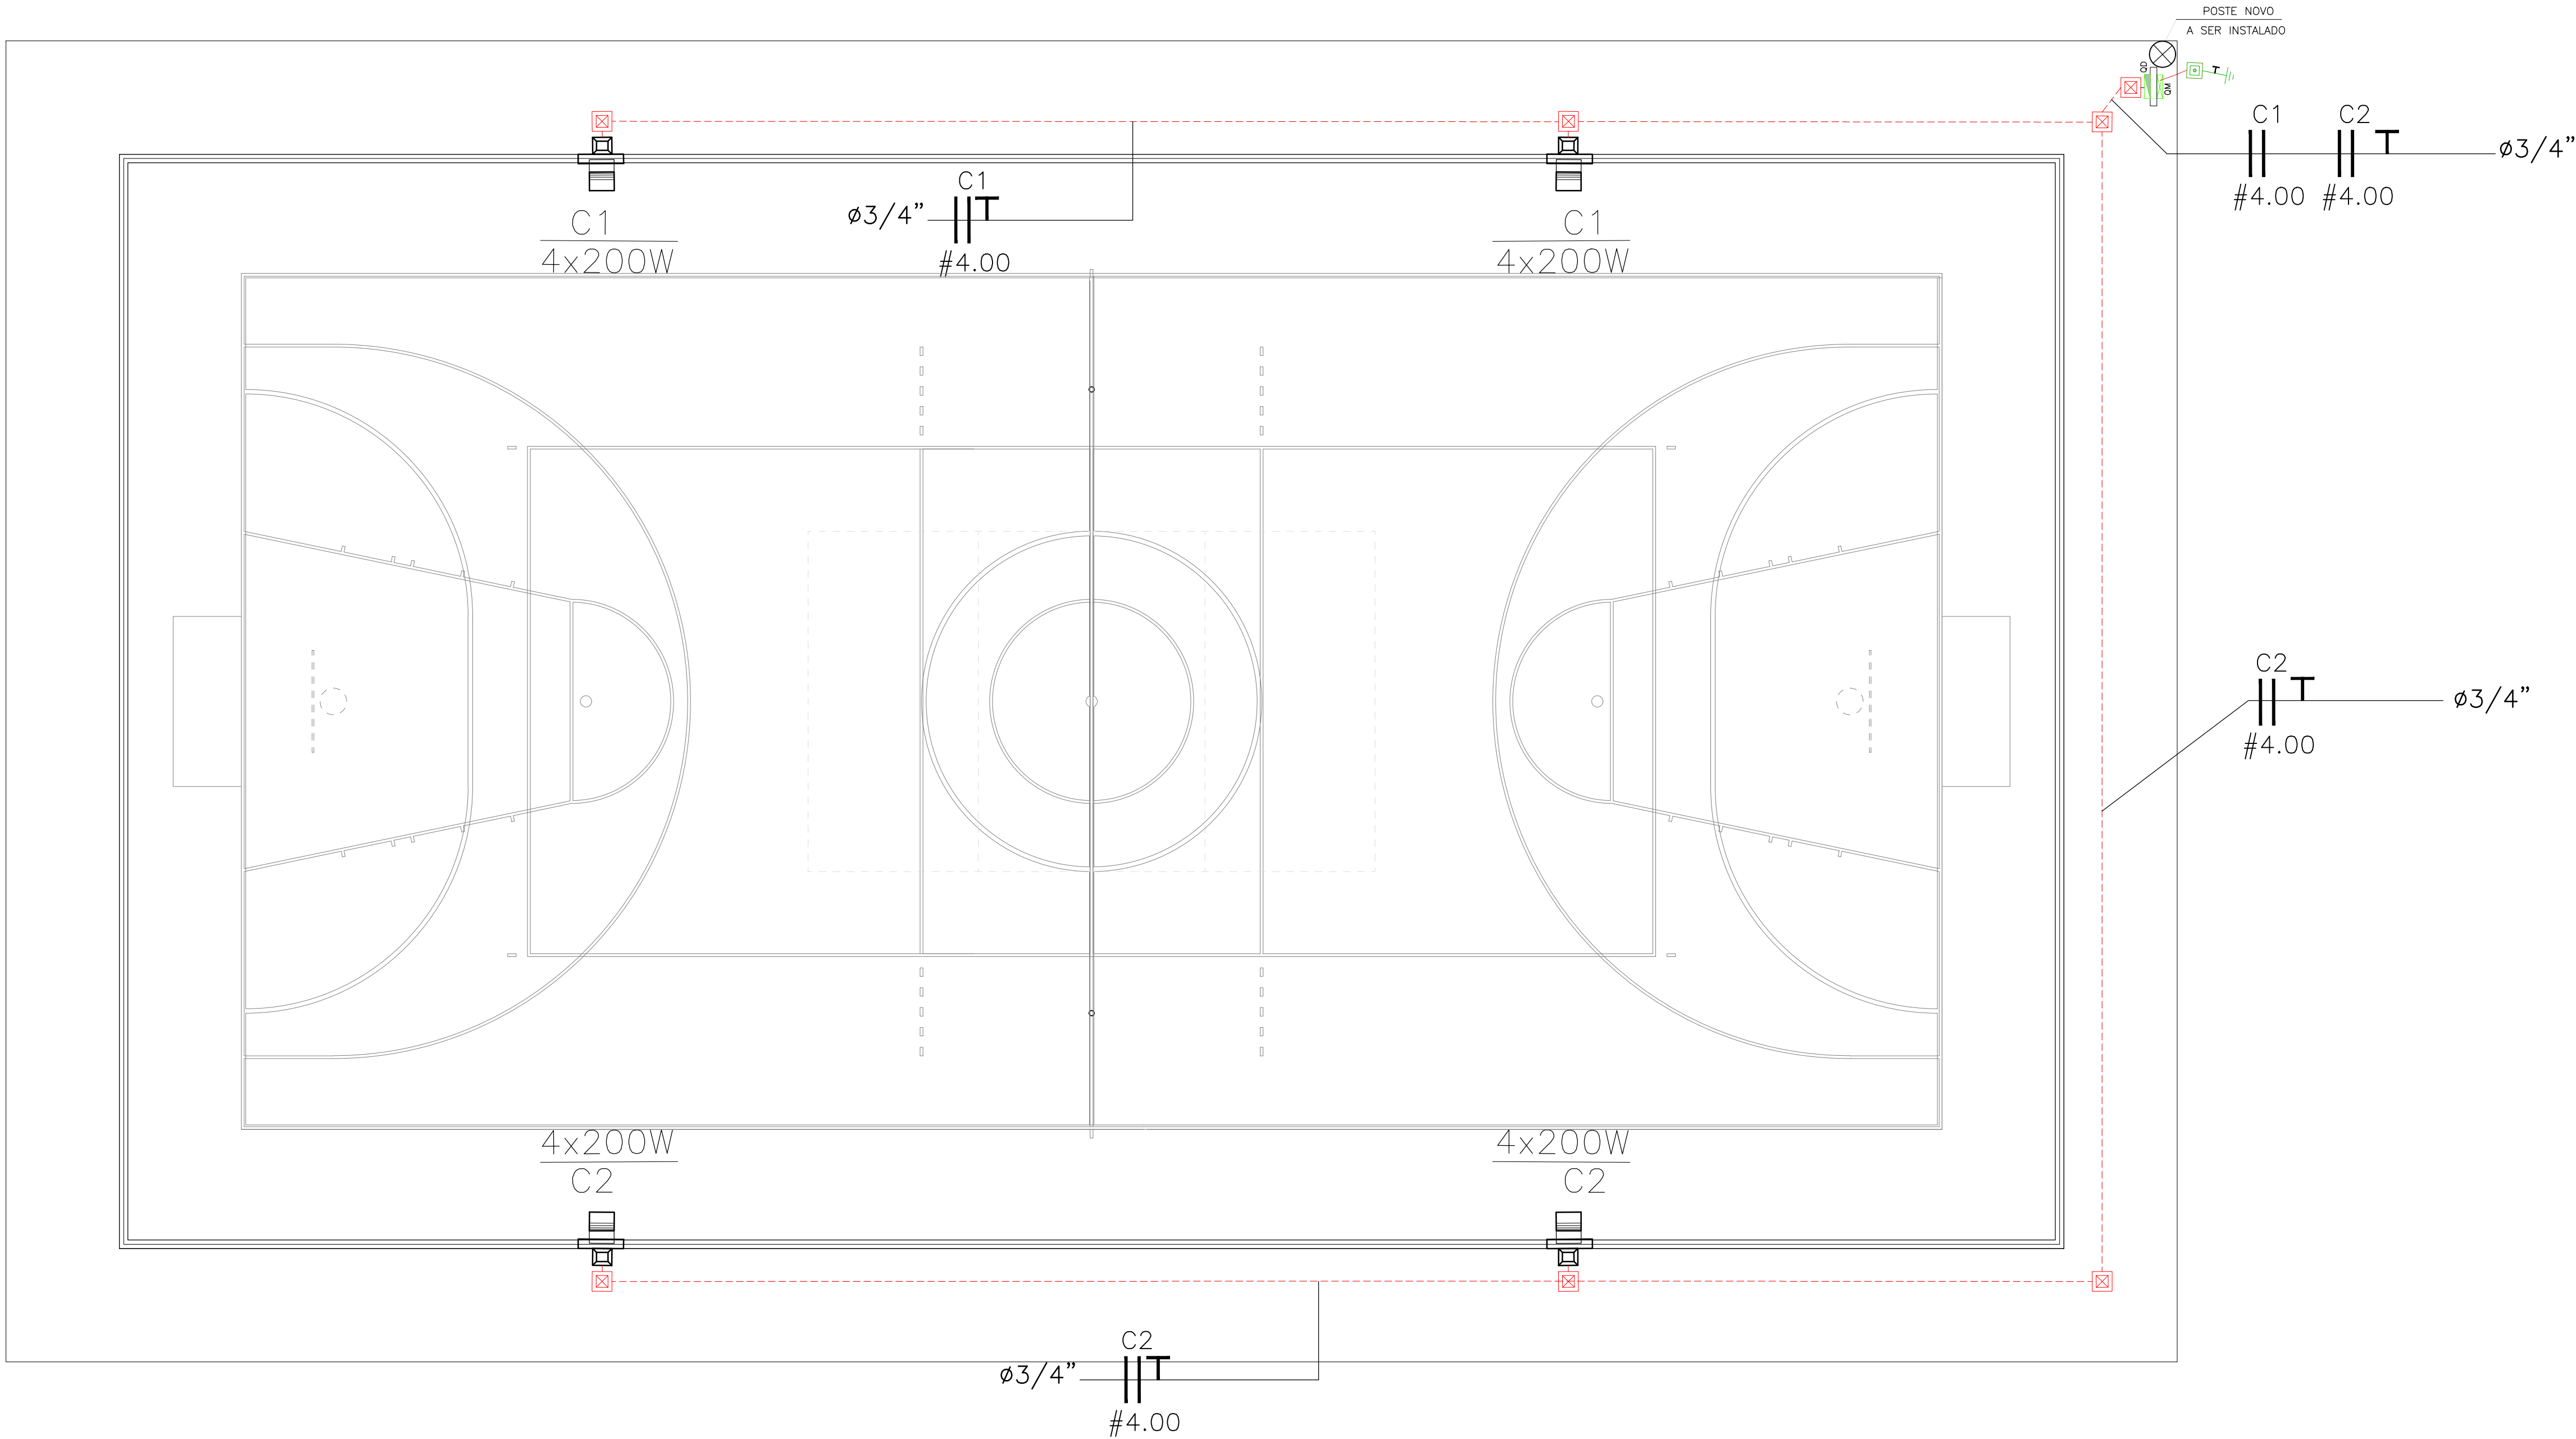

LEGENDA

POSTE NOVO (particular) EM AÇO GALVANIZADO 80X 5/7metros
- ENTRADA DE ENERGIA

QUADRO DE DISTRIBUIÇÃO EM CHAPA

POSTE DT COM ALTURA DE 10 METROS, DOTADA DE 3
REFLETORES, COM LÂMPADAS EM LED DE 200W .

CAIXA DE PASSAGEM EM ALVENARIA, 30x30x30cm;

CAIXA DE INSPEÇÃO EM ALVENARIA, 30x30x30cm;

Condutores neutro, fase, terra e retorno;

Fiação aérea;

Tubulação enterrada;

Aterramento.

Nº REVISÃO	DESCRIÇÃO	REVISADO POR	DATA

PROJETO:

RESPONSÁVEL TÉCNICO:

PREFEITURA MUNICIPAL DE POÇO REDONDO/SE

CLIENTE:

PREFEITURA MUNICIPAL DE
POÇO REDONDO/SE

SECRETARIA MUNICIPAL DE OBRAS E SERVIÇOS MUNICIPAIS

LOCAL:
POVOADO AREIAS, S/N, POÇO REDONDO/SE

TÍTULO:
CONSTRUÇÃO DE UMA QUADRA POLIESPORTIVA

PLANTAS:
PROJETO ELÉTRICO, PLANTA BAIXA

DATA:
AGOSTO 2025

ESCALA:
1/75

PRANCHA:
03/04