


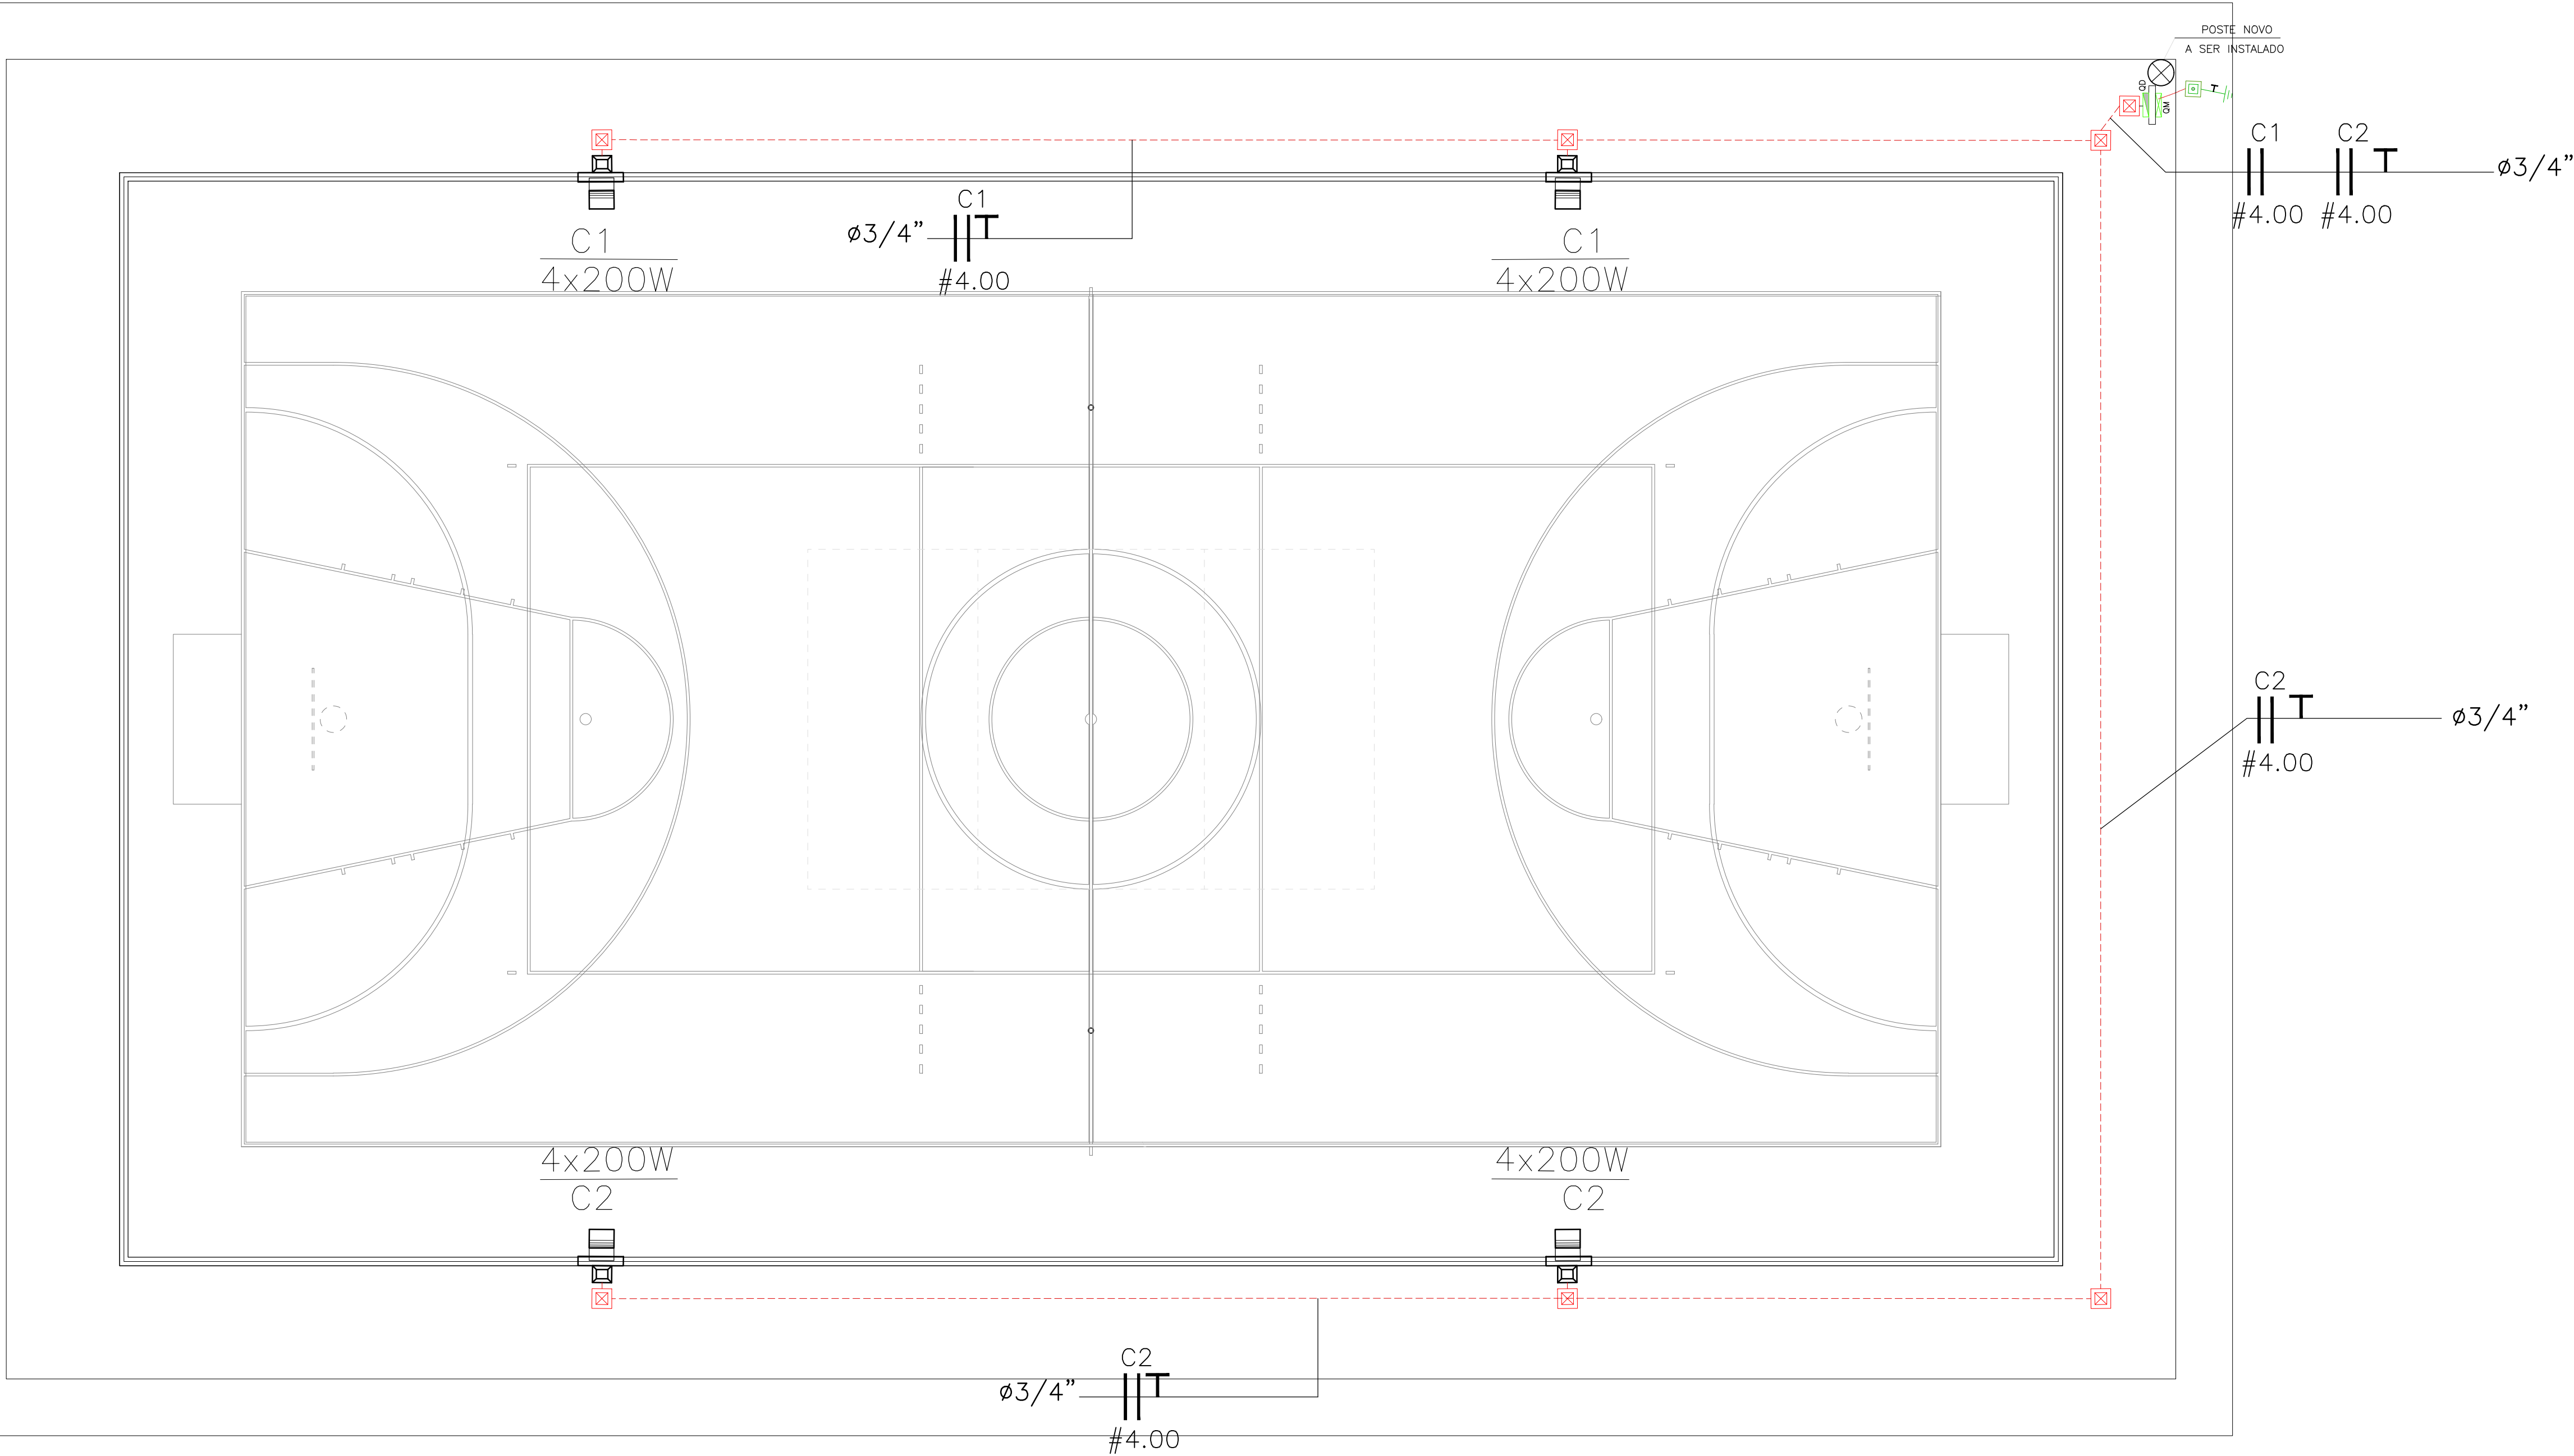

LEGENDA

POSTE NOVO (particular) EM AÇO GALVANIZADO 80X 5/7metros
- ENTRADA DE ENERGIA

QUADRO DE DISTRIBUIÇÃO EM CHAPA

POSTE DT COM ALTURA DE 10 METROS, DOTADA DE 3
REFLETORES, COM LÂMPADAS EM LED DE 200W .

CAIXA DE PASSAGEM EM ALVENARIA, 30x30x30cm;

CAIXA DE INSPEÇÃO EM ALVENARIA, 30x30x30cm;

Condutores neutro, fase, terra e retorno;

Fiação aérea;

Tubulação enterrada;

Aterramento.

Nº REVISÃO	DESCRIÇÃO	REVISADO POR	DATA
PROJETO:			
RESPONSÁVEL TÉCNICO:			
PREFEITURA MUNICIPAL DE POÇO REDONDO/SE			
CLIENTE:			
PREFEITURA MUNICIPAL DE POÇO REDONDO/SE			
SECRETARIA MUNICIPAL DE OBRAS E SERVIÇOS MUNICIPAIS			
LOCAL: POVOADO AREIAS, S/N, POÇO REDONDO/SE			
TÍTULO: CONSTRUÇÃO DE UMA QUADRA POLIESPORTIVA			
PLANTAS: PROJETO ELÉTRICO, PLANTA BAIXA			
DATA: OUTUBRO 2025	ESCALA: 1/75	PRANCHA: 06/08	

OBS: CONFERIR MEDIDAS "IN LOCO"