




Detalhe S1
escala 1:25

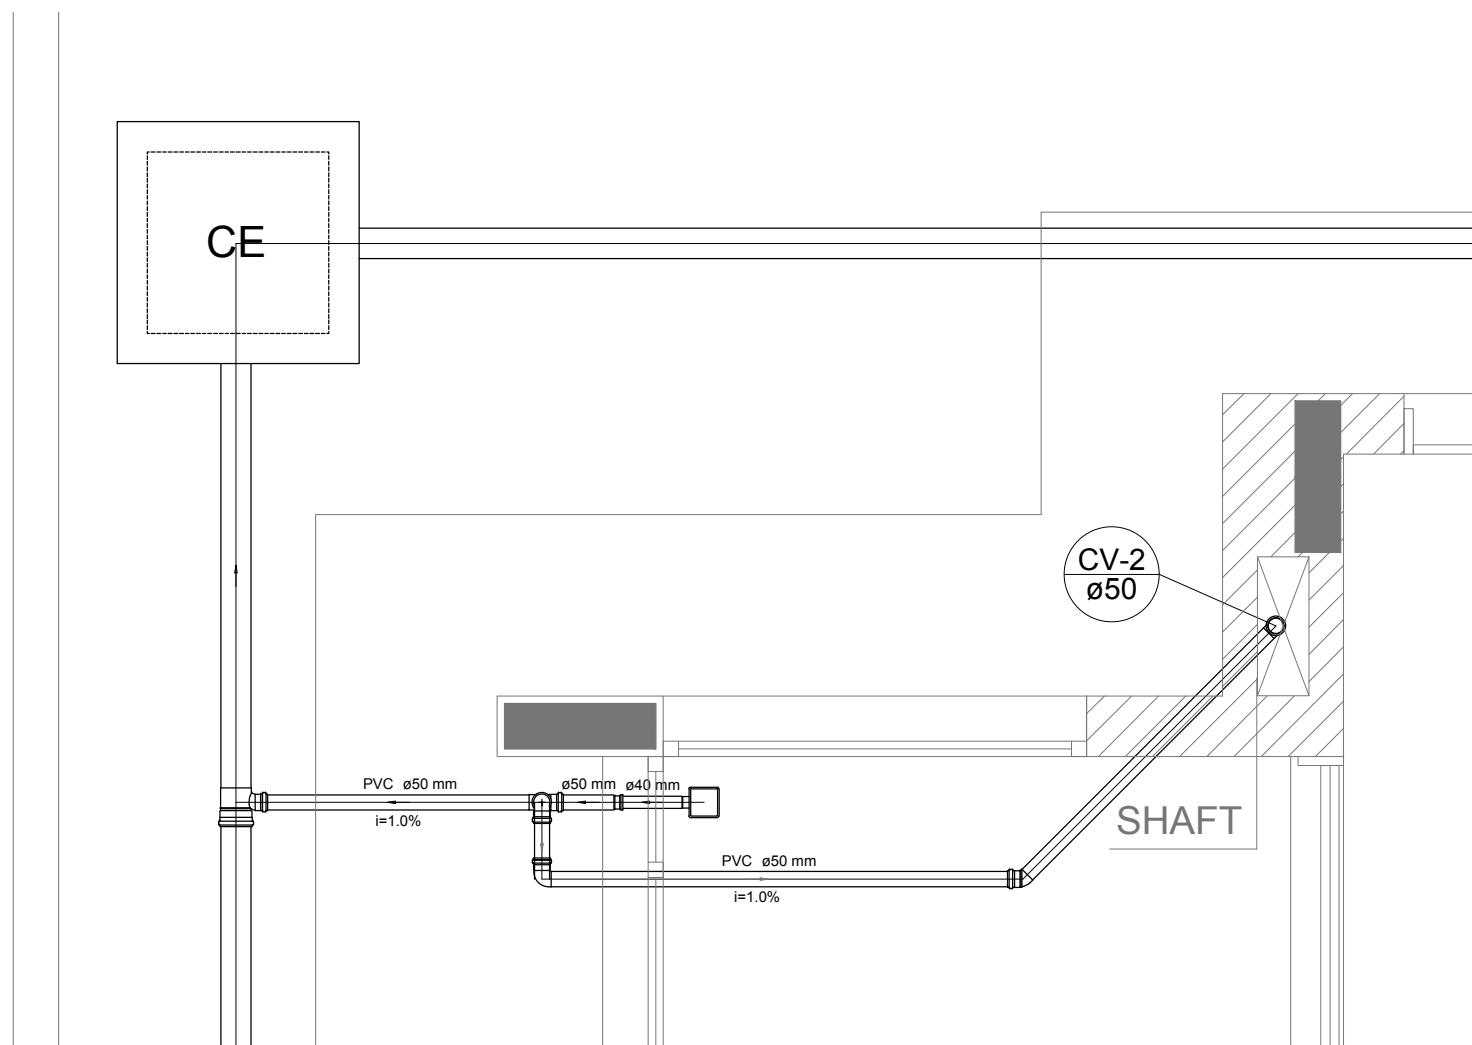


Detalhe S2
escala 1:25

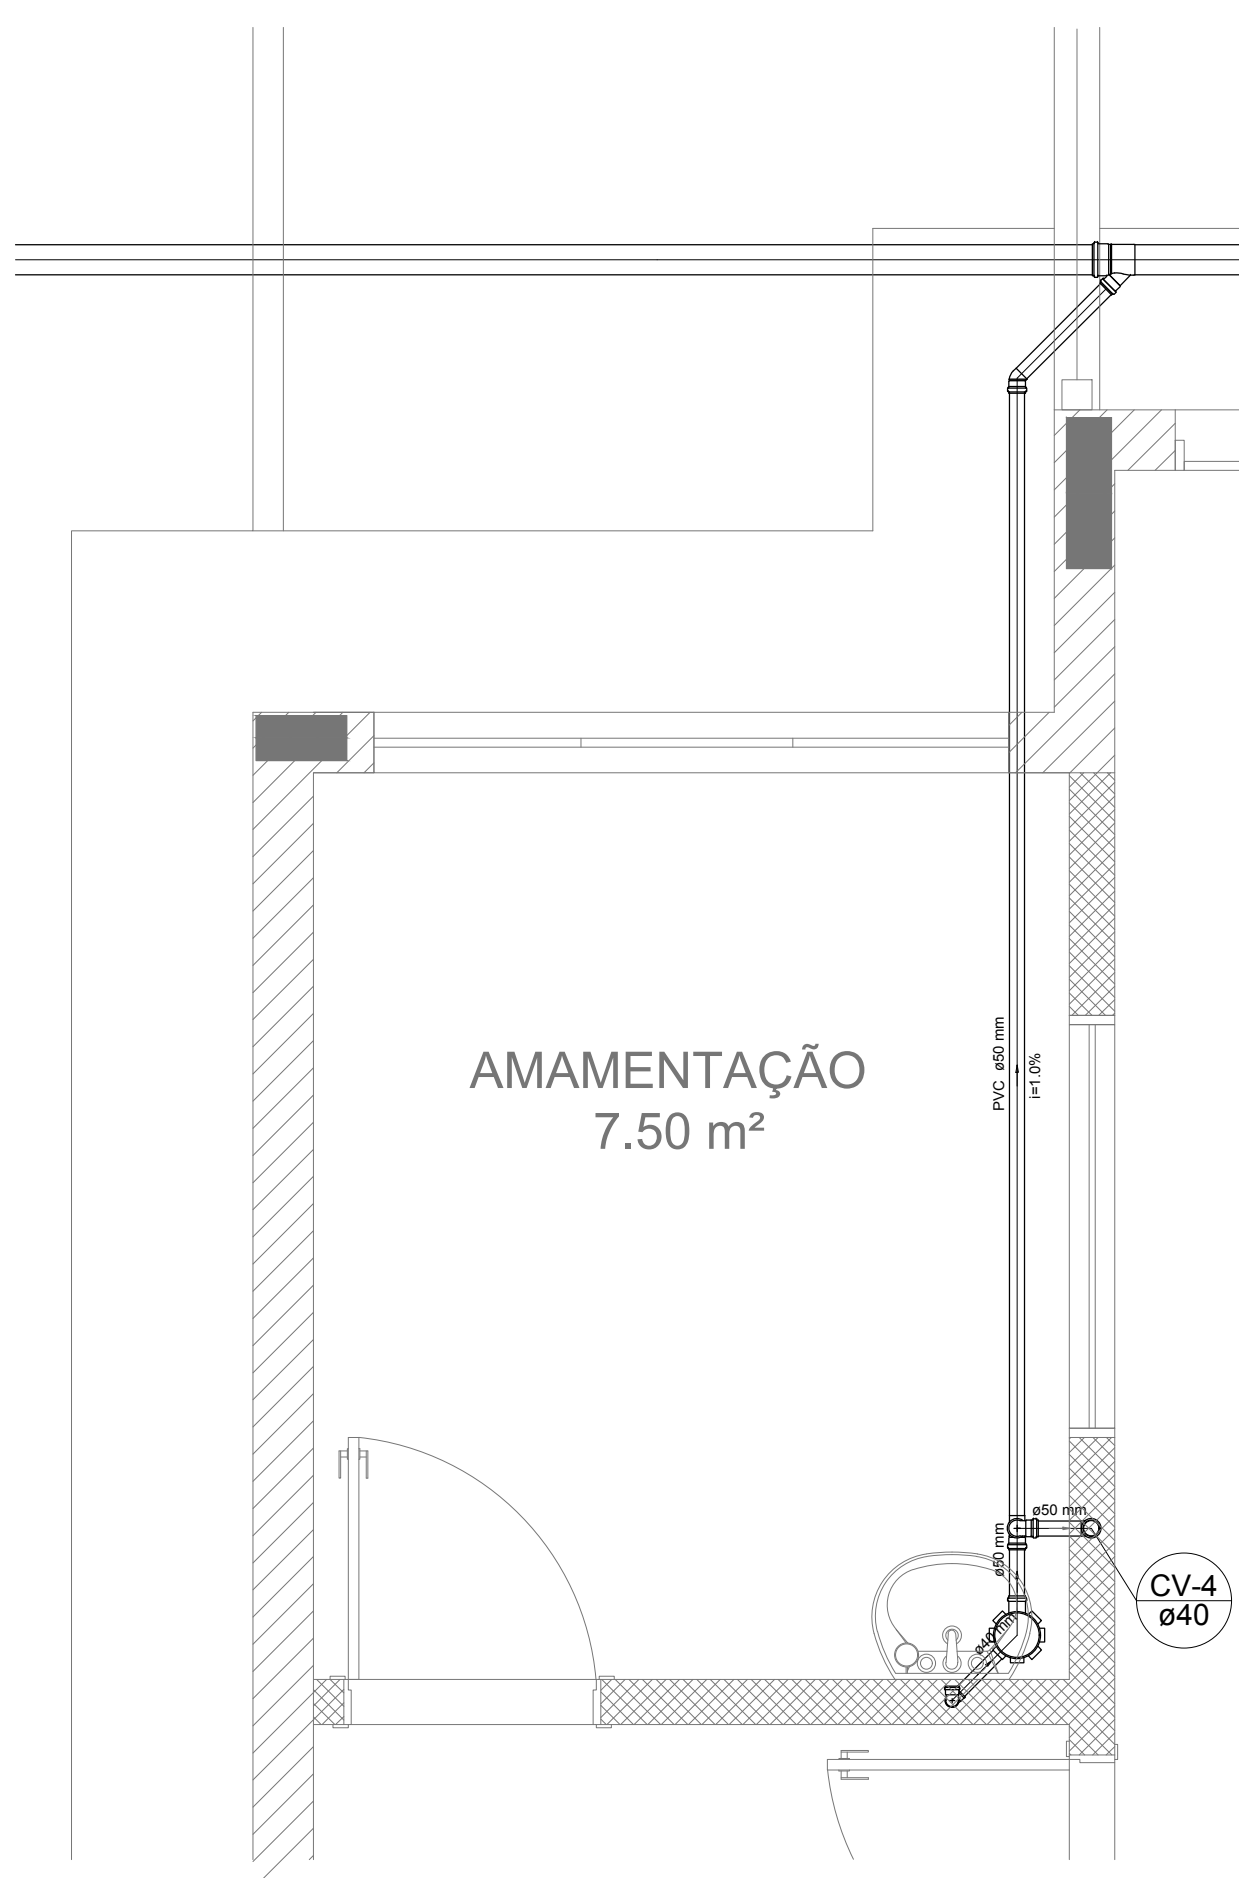


Detalhe S3
escala 1:25

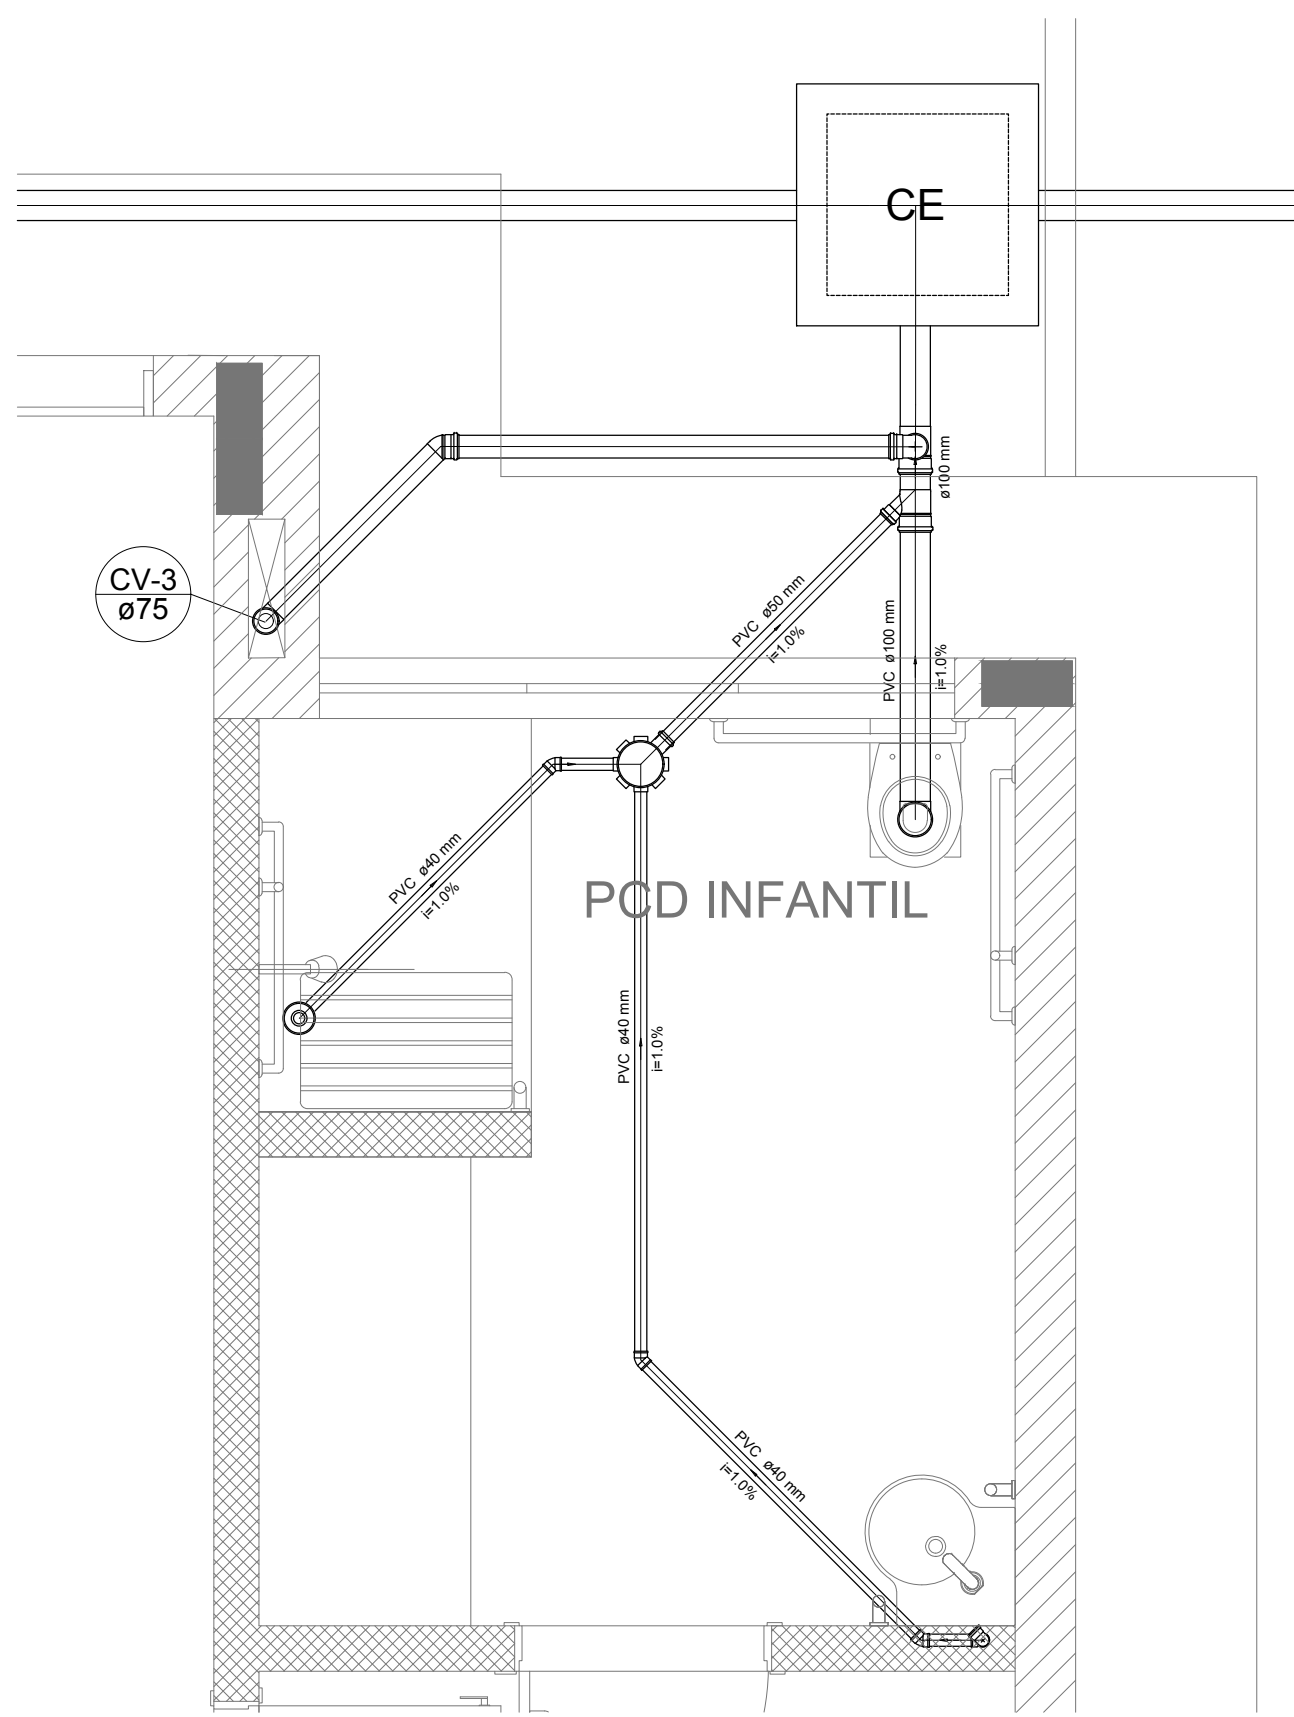


Detalhe S4
escala 1:25

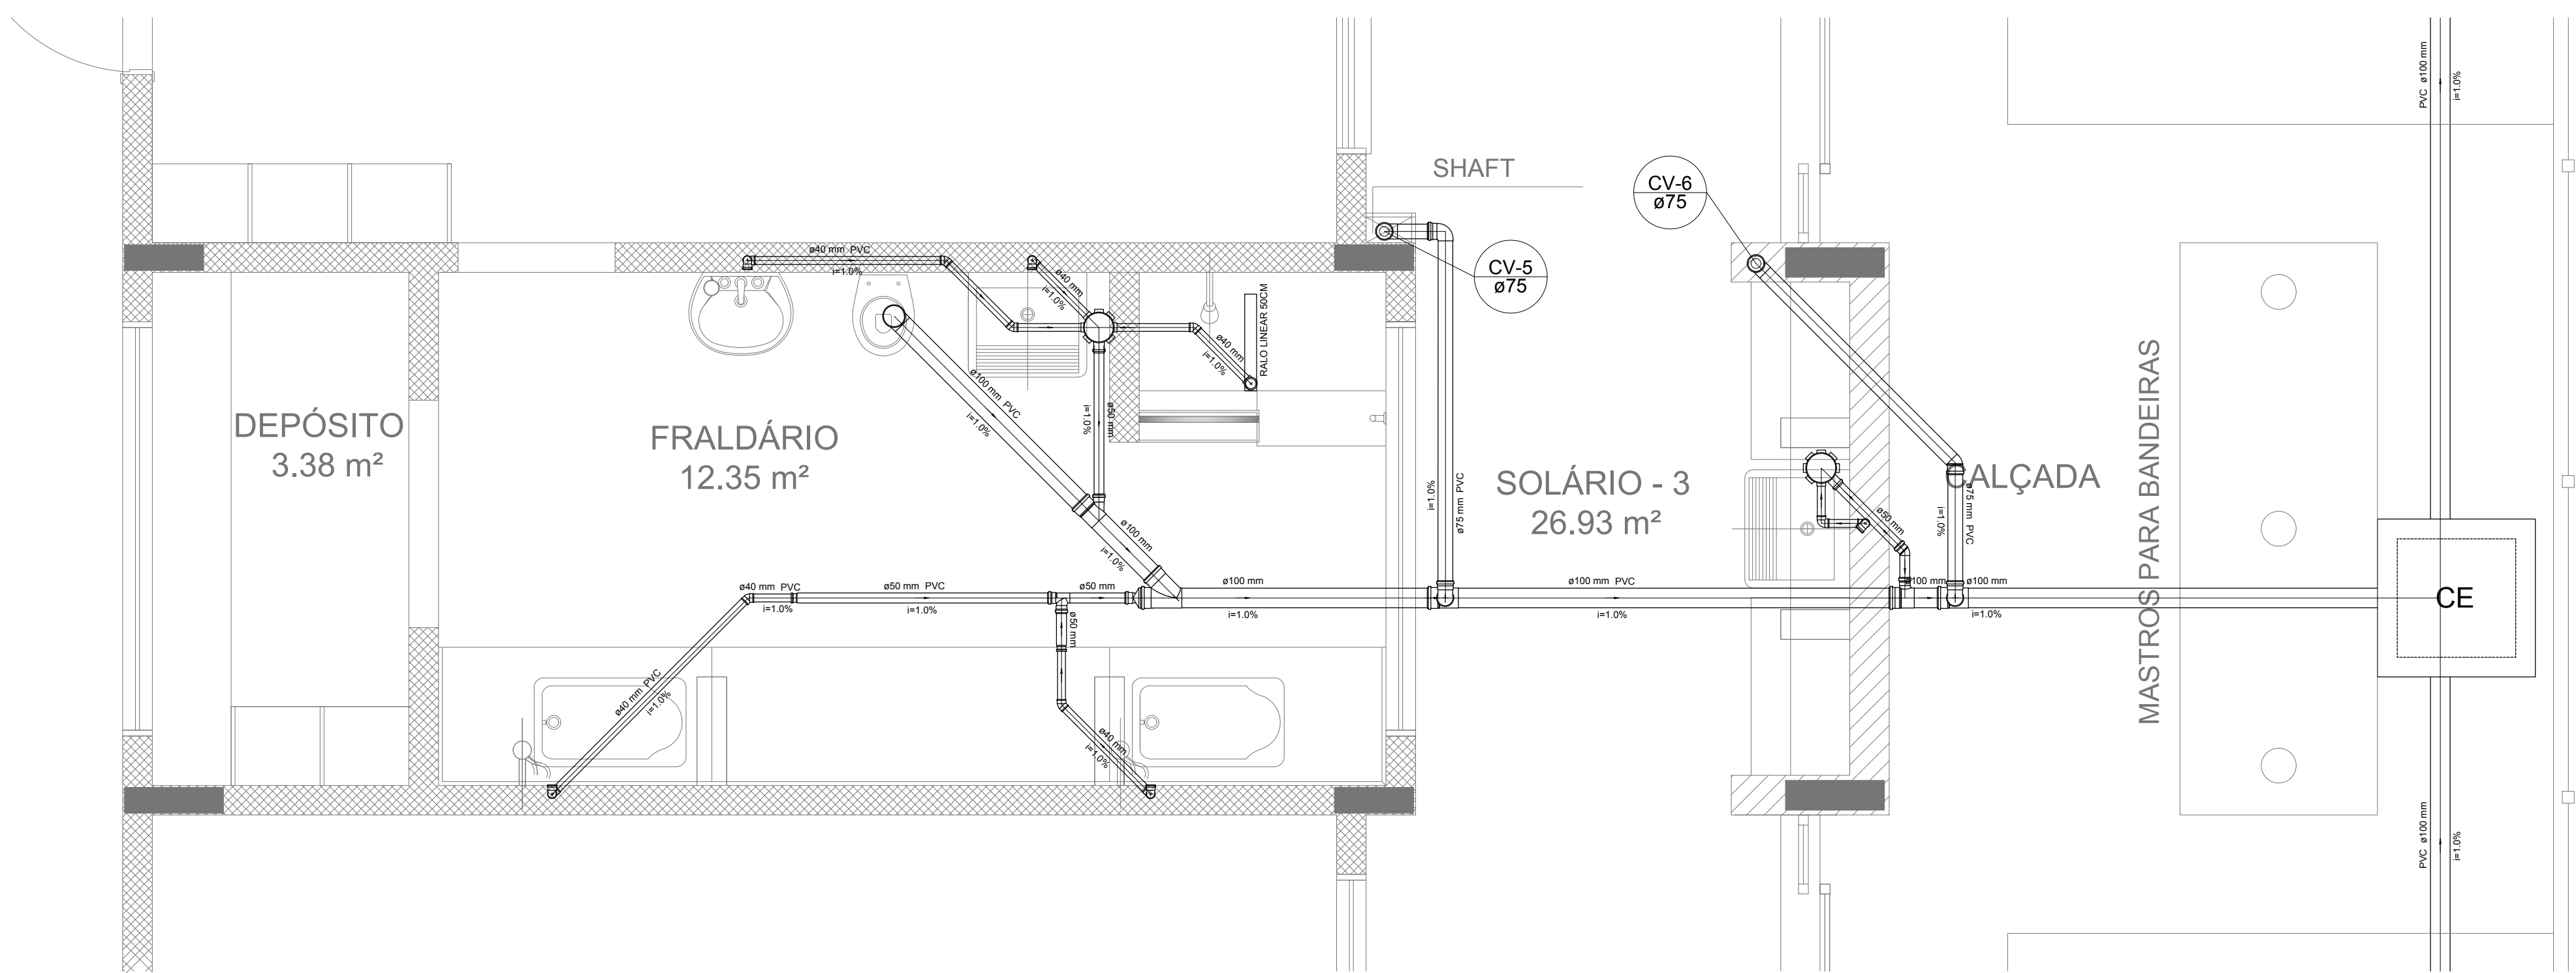

Detalhe S5
escala 1:25

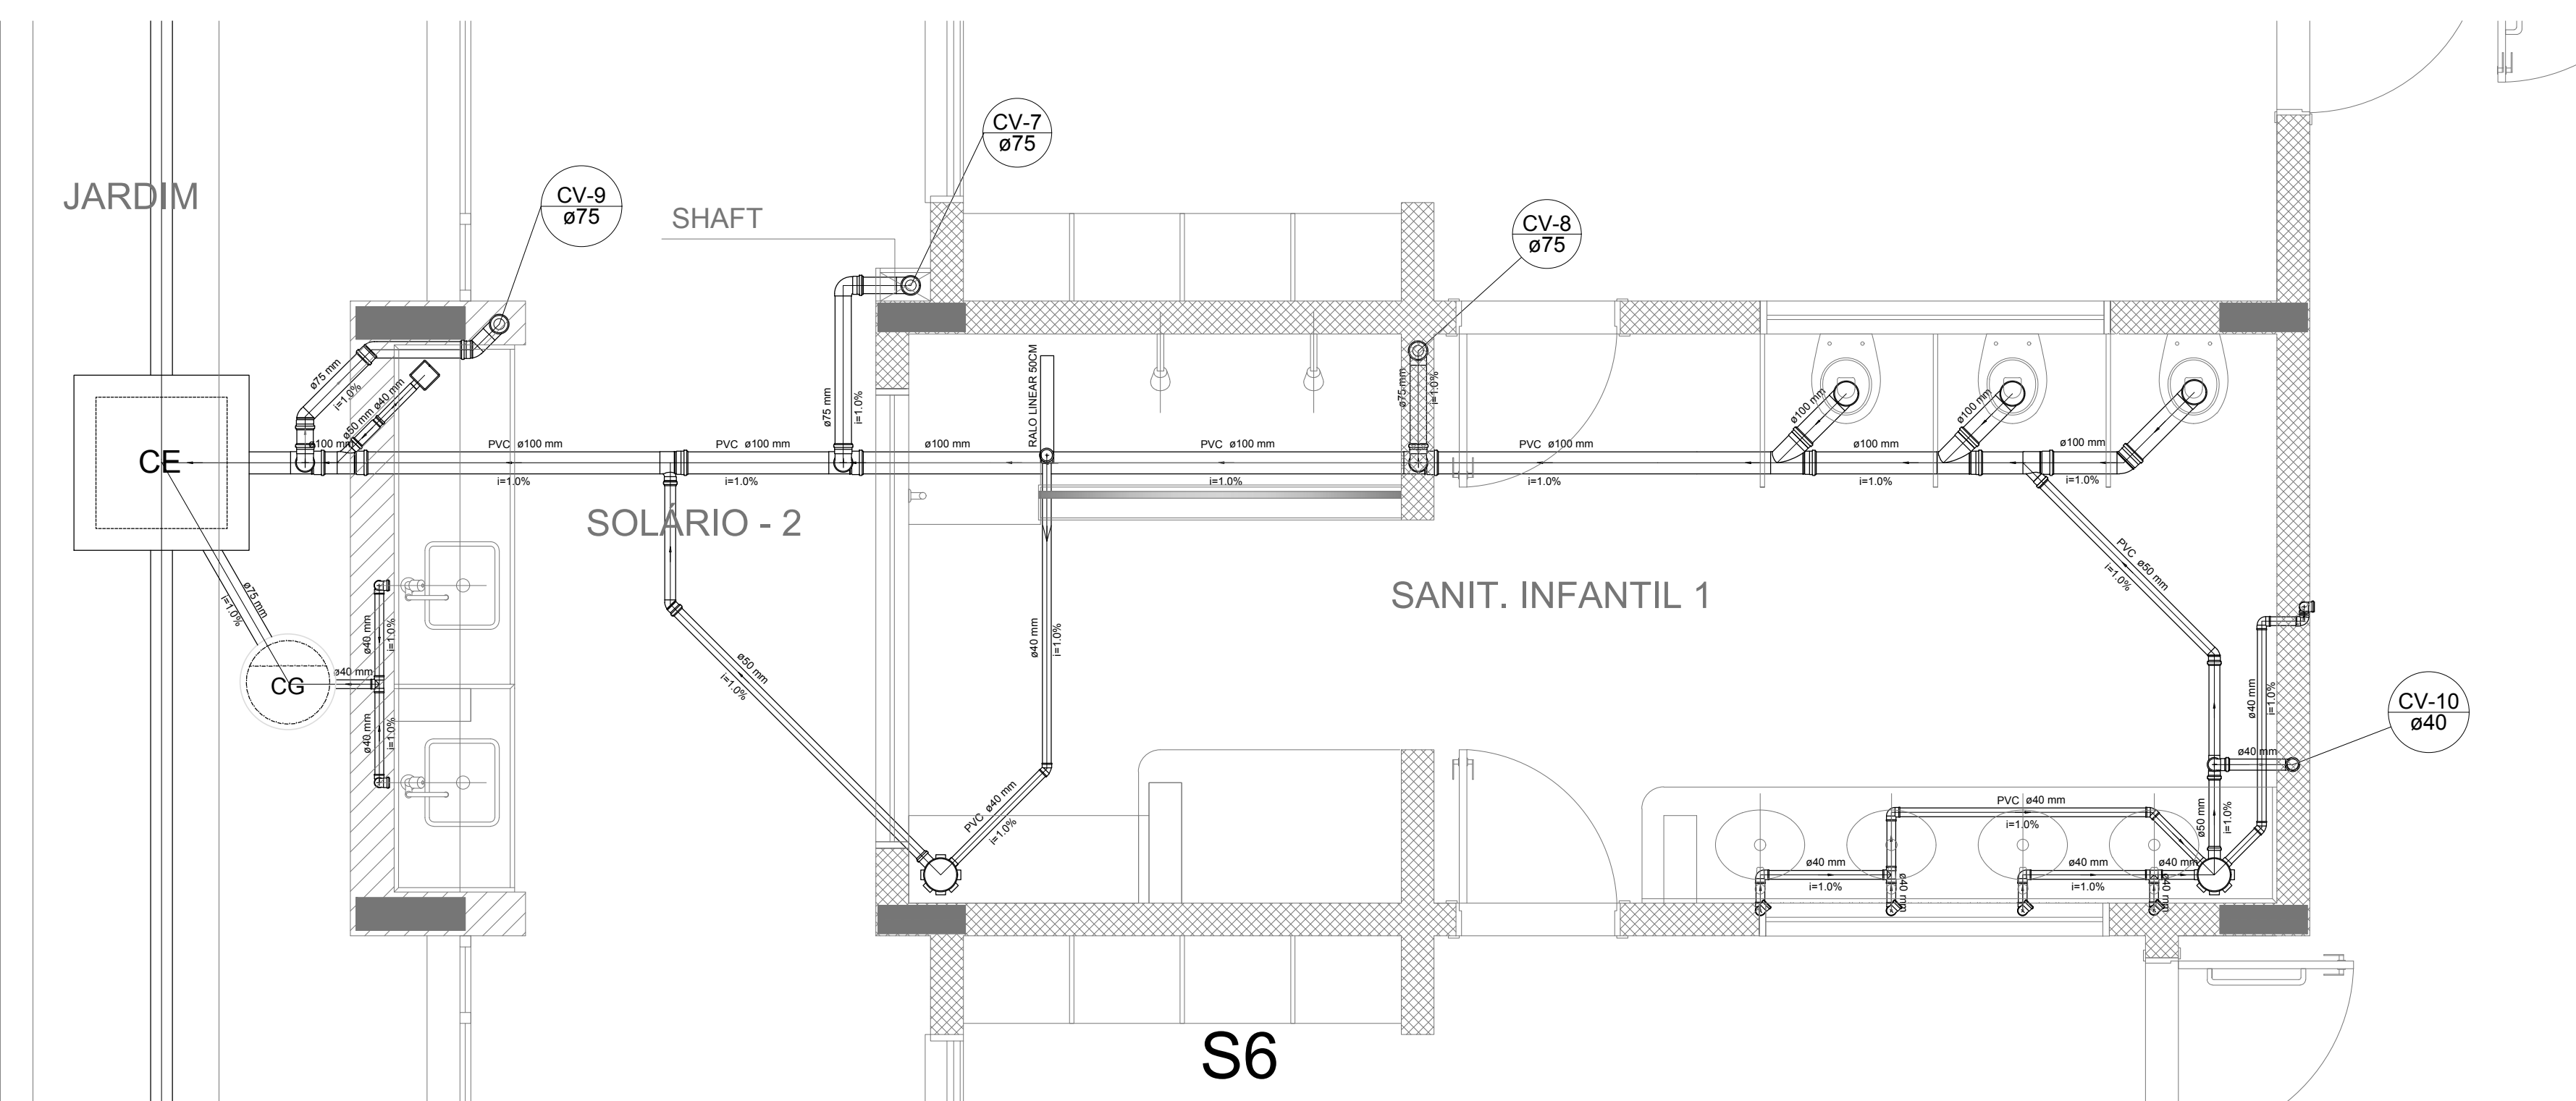

Detalhe S6
escala 1:25

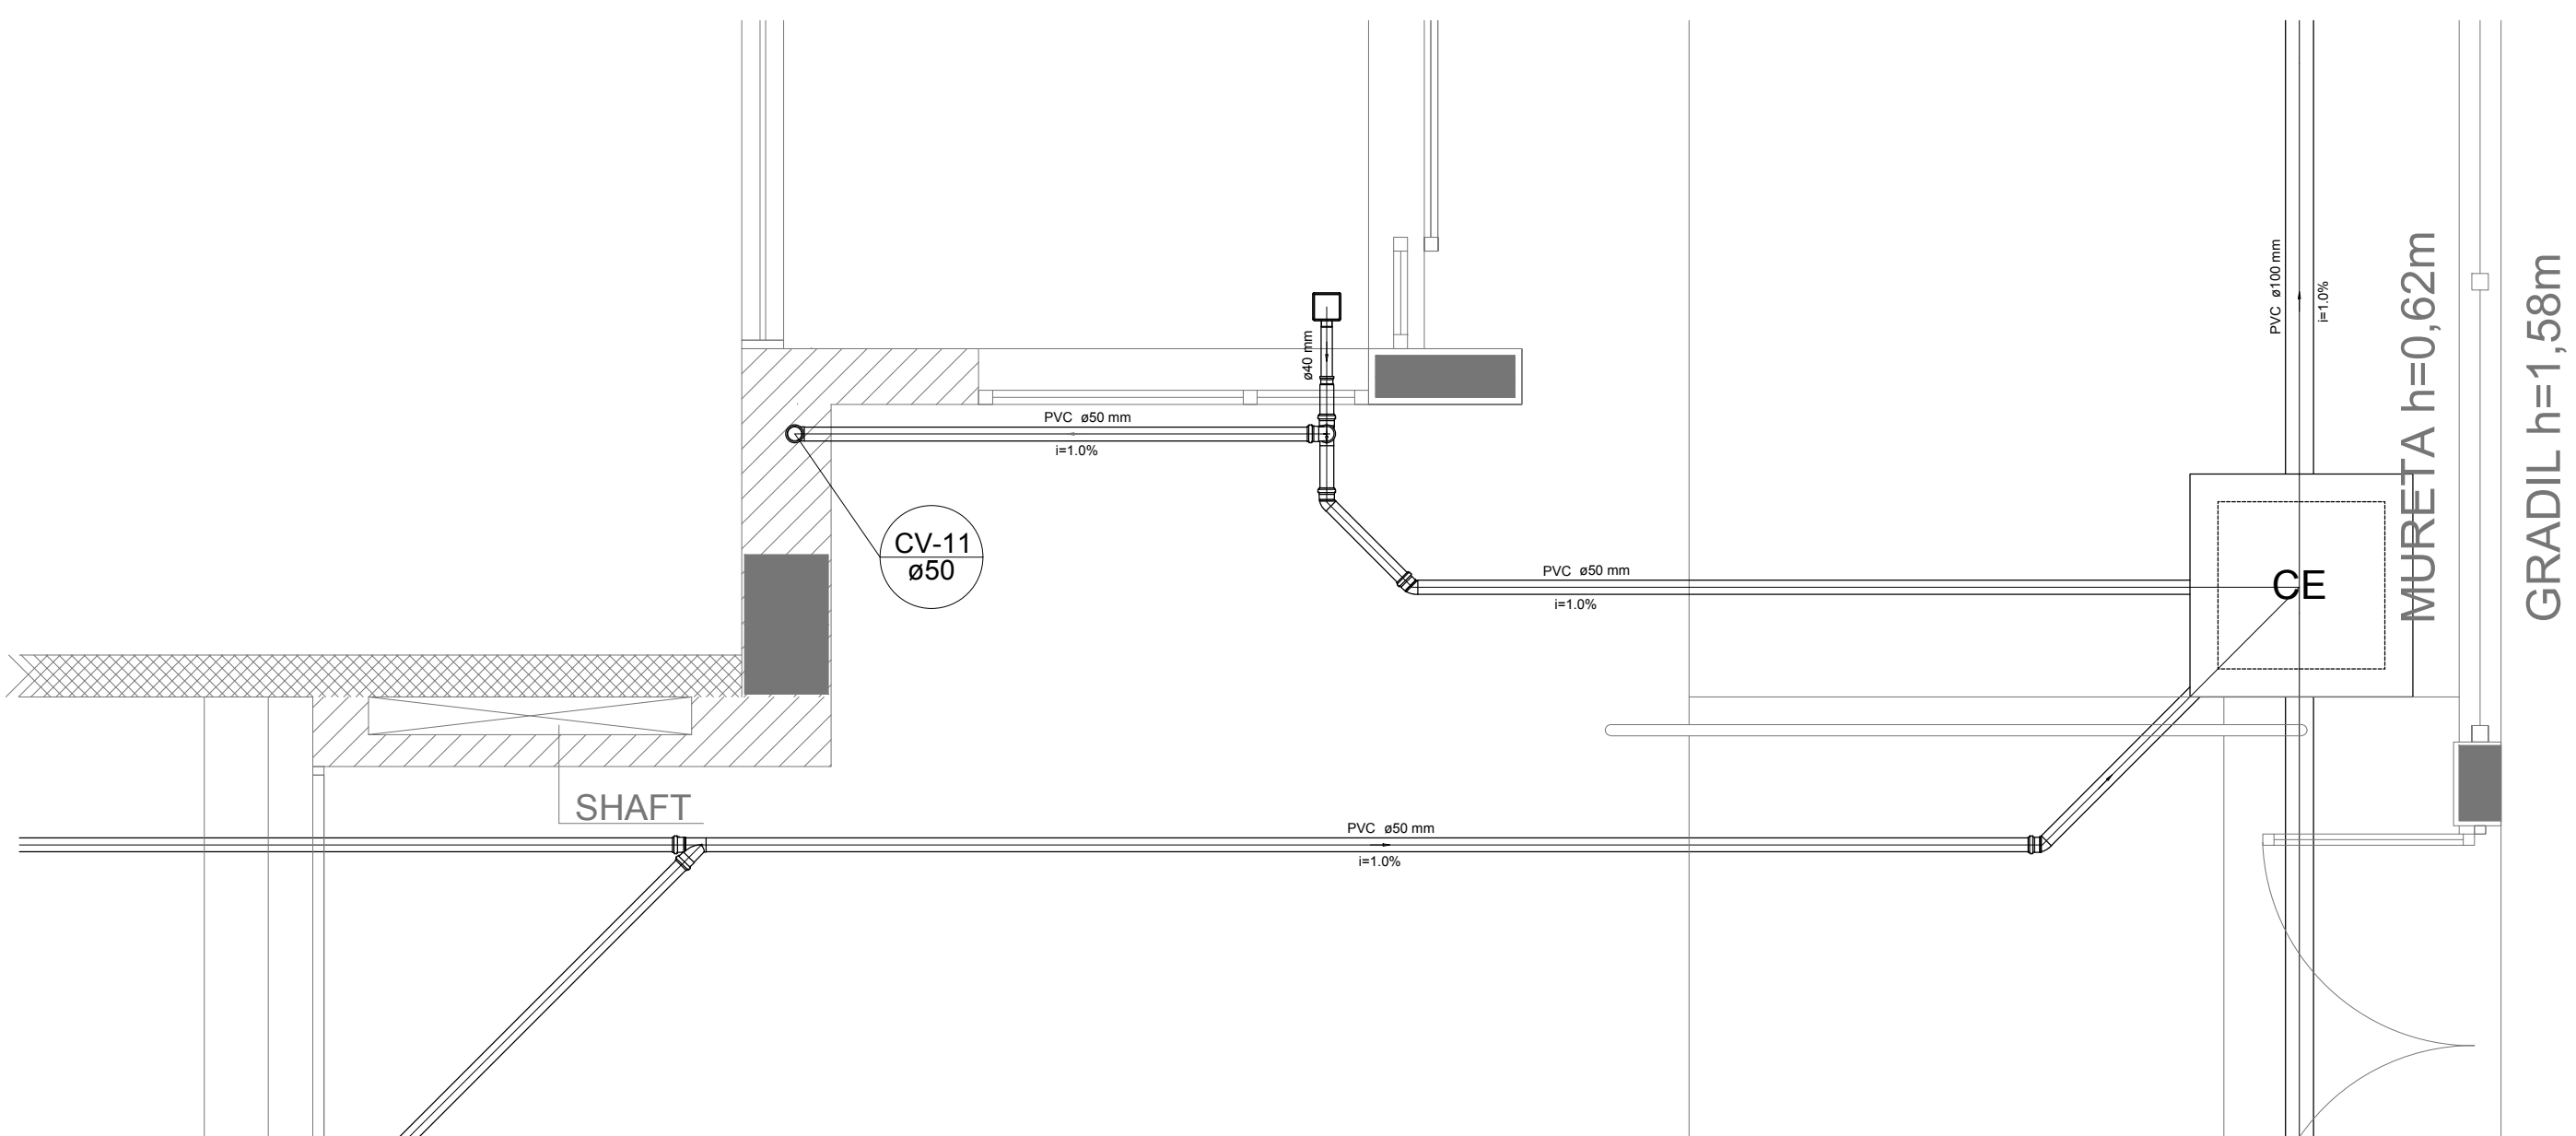

Detalhe S7
escala 1:25

LEGENDA	
CE	CAIXA DE INSPEÇÃO ESGOTO SIMPLES 60 x 60 cm
CG	CAIXA DE ESGOTO
II	BUCHA DE REDUÇÃO LONGA
III	RAIO SIFONADO
IV	RAIO REDO
V	RAIO LINEAR 90CM
VI	JOELHO 45
VII	JOELHO 90
VIII	JOELHO 90 - COLUNA
IX	CAIXA DE GORDURA
X	CAIXA SIFONADA
XI	RAMAIS DE VENTILAÇÃO
XII	REDUÇÃO EXCÊNTRICA
XIII	REDUÇÃO EXCÊNTRICA - SUPERIOR
XIV	TE 45
XV	TE 90
XVI	TE 90 COM REDUÇÃO
XVII	JUNÇÃO SIMPLES

NOTAS

- OS PROJETOS DEVEM SER ADAPTADOS TÉCNICAMENTE CONFORME AS NECESSIDADES MUNICIPAIS;
- PARA COLETA DOS DEJETOS OBSERVAR POSTURAS MUNICIPAIS;
- CASO SEJA NECESSÁRIA A ELABORAÇÃO DE PROJETO DE FOSSE E SUMIDOURO, ESTE FICARÁ A CARGO DO ENTE FEDERADO;
- O ENTE FEDERADO DEVERÁ REALIZAR AS ALTERAÇÕES NECESSÁRIAS ATÉ A APROVAÇÃO E, APÓS ESTA, INCLUIR NO SISTEMA - SINIEC - NOVO PROJETO E NOVA ART DO ENGENHEIRO RESPONSÁVEL PELAS ADEQUAÇÕES;
- EXECUTAR ESTE PROJETO JUNTAMENTE COM O PROJETO ESTRUTURAL;
- ANTES DA CONCRETAGEM PREVER PASSAGEM PARA TUBULAÇÕES DENTRO DOS LIMITES ESTABELECIDOS PELA NBR 6118:2014;

REFERÊNCIAS:




- MEMORIAL DESCRITIVO E ESPECIFICAÇÕES TÉCNICAS;
- PLANILHA DE QUANTITATIVOS;

02	JANEIRO/ 2017	Alteração: quadro de áreas, sanitários ínteris 1 e 2, altura da platibanda, mobiliário e equipamento, altura da cerâmica nos sanitários, cor dos portões dos solários e altura da porta PAA; Ajustes nos dutos hidráulicos e esgotos pré-escola; Retirada da chuve de água aboto da platibanda;
01	AGOSTO/ 2016	Alteração paredes - shaft para tubulação hidráulica e detalhamento; alteração da altura da platibanda;
Nº	DATA	DESCRIÇÃO


CONTROLE DE REVISÕES

FNDE <small>Funda Nacional de Desenvolvimento Educacional</small>		Ministério da Educação
PROJETO PADRÃO - FNDE		
PROPRIETÁRIO: :		
ENDEREÇO:		
MUNICÍPIO - UF:		
PROPRIETÁRIO		
RESP. TÉCNICO CREA		
AUTOR DO PROJETO CAU		
DUFO	CREA	RA
OBSERVAÇÕES:		
PROGRAMA PROINFÂNCIA - PROJETO TIPO 2		
PROJETO DE INSTALAÇÕES		
COORDENAÇÃO CGEST - Coordenação Geral de Infraestrutura Educacional	DETALHES PLANTA DE ESGOTO SANITÁRIO S1 AO S7	HEG
FORMATO A0 (1189x841)	REVISÃO R.00 R.01 R.02	PRANCHAS ESCALA 1:25 DATA EMISSÃO JANEIRO/2017
		03/05

LEGENDA	
CE	CAIXA DE INSPEÇÃO ESGOTO SIMPLES Ø15 x 450 cm
CG	CAIXA DE GORDURA
CB	CAIXA DE ESGOTO
BU	BUCHA DE REDUÇÃO LONGA
R	RAIO SFONADO
RE	REDUÇÃO EXCÊNTRICA
RS	REDUÇÃO EXCÊNTRICA - SUPERIOR
RL	RAIO LINEAR 50CM
J45	TÉ 45
J90	TÉ 90
J90R	TÉ 90 COM REDUÇÃO
JC	JUNÇÃO SIMPLES

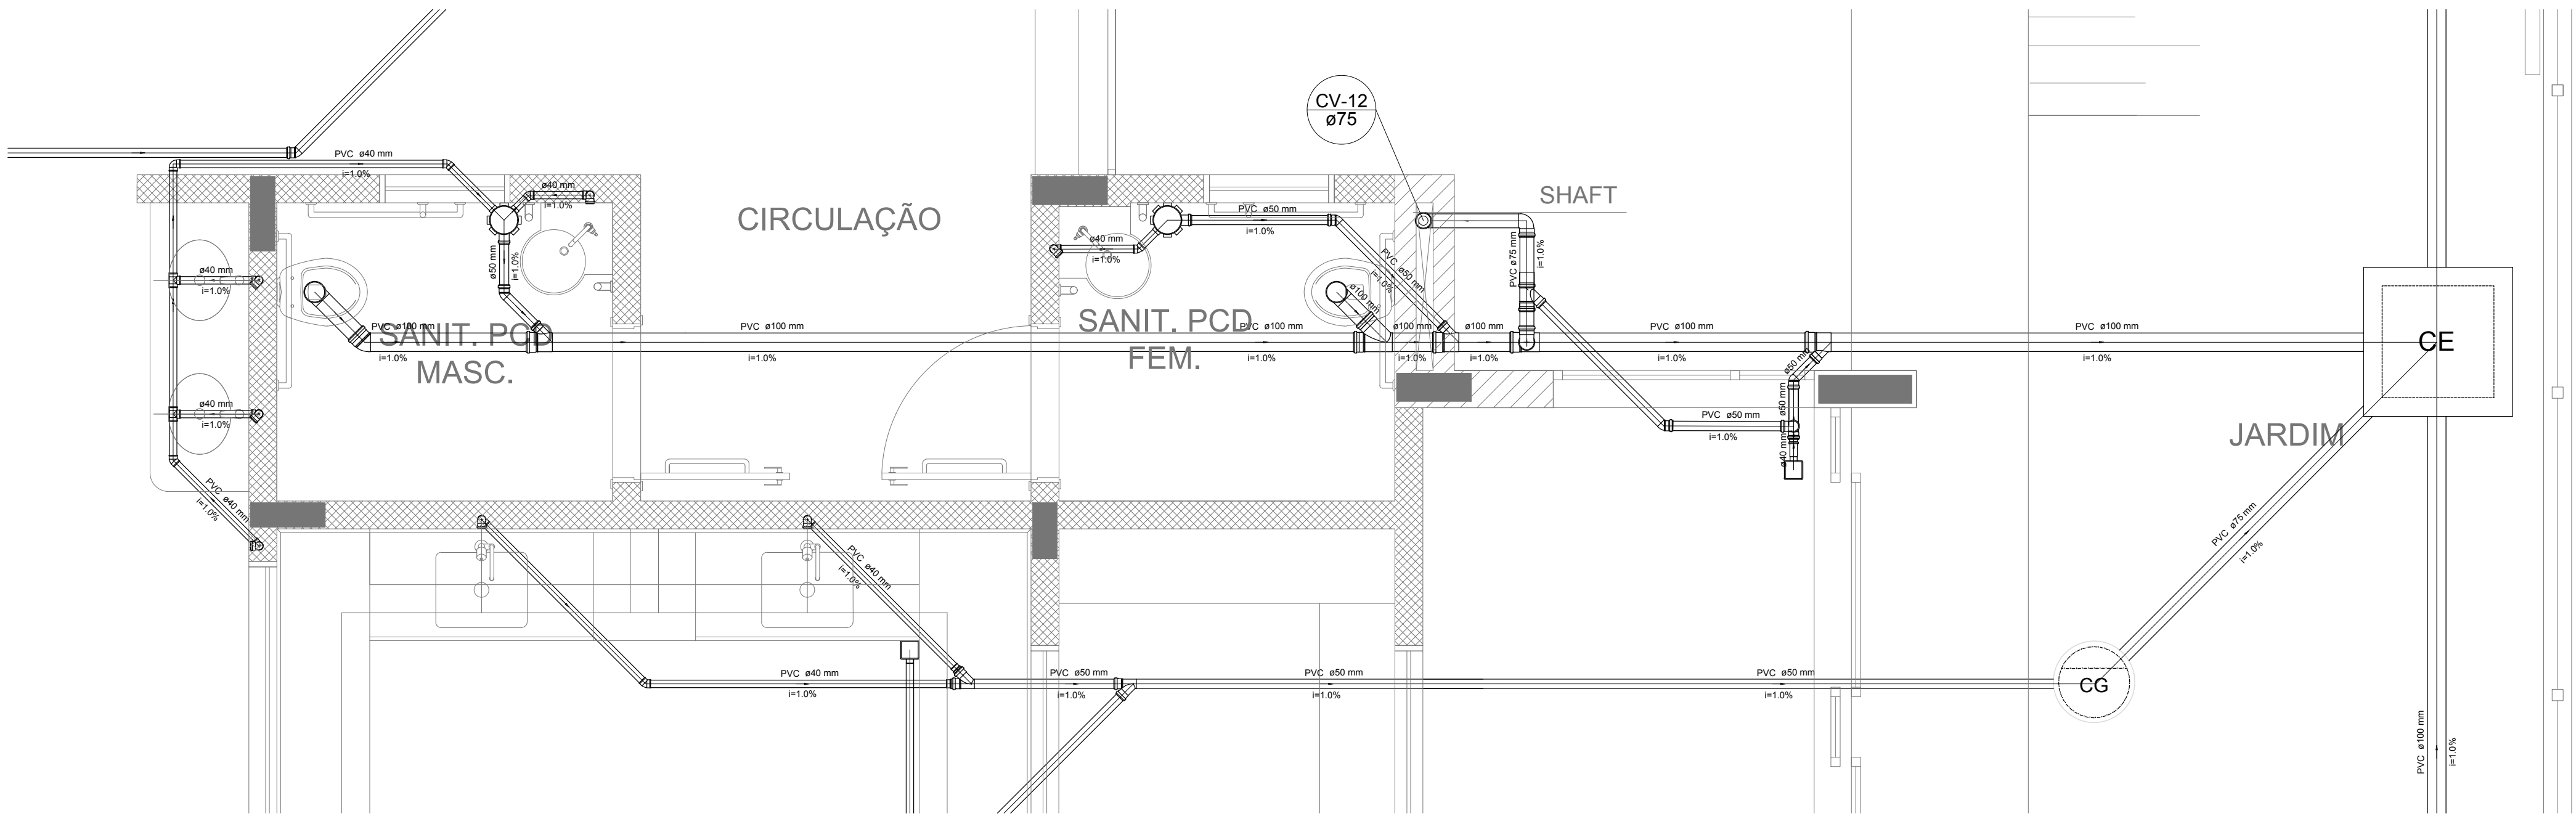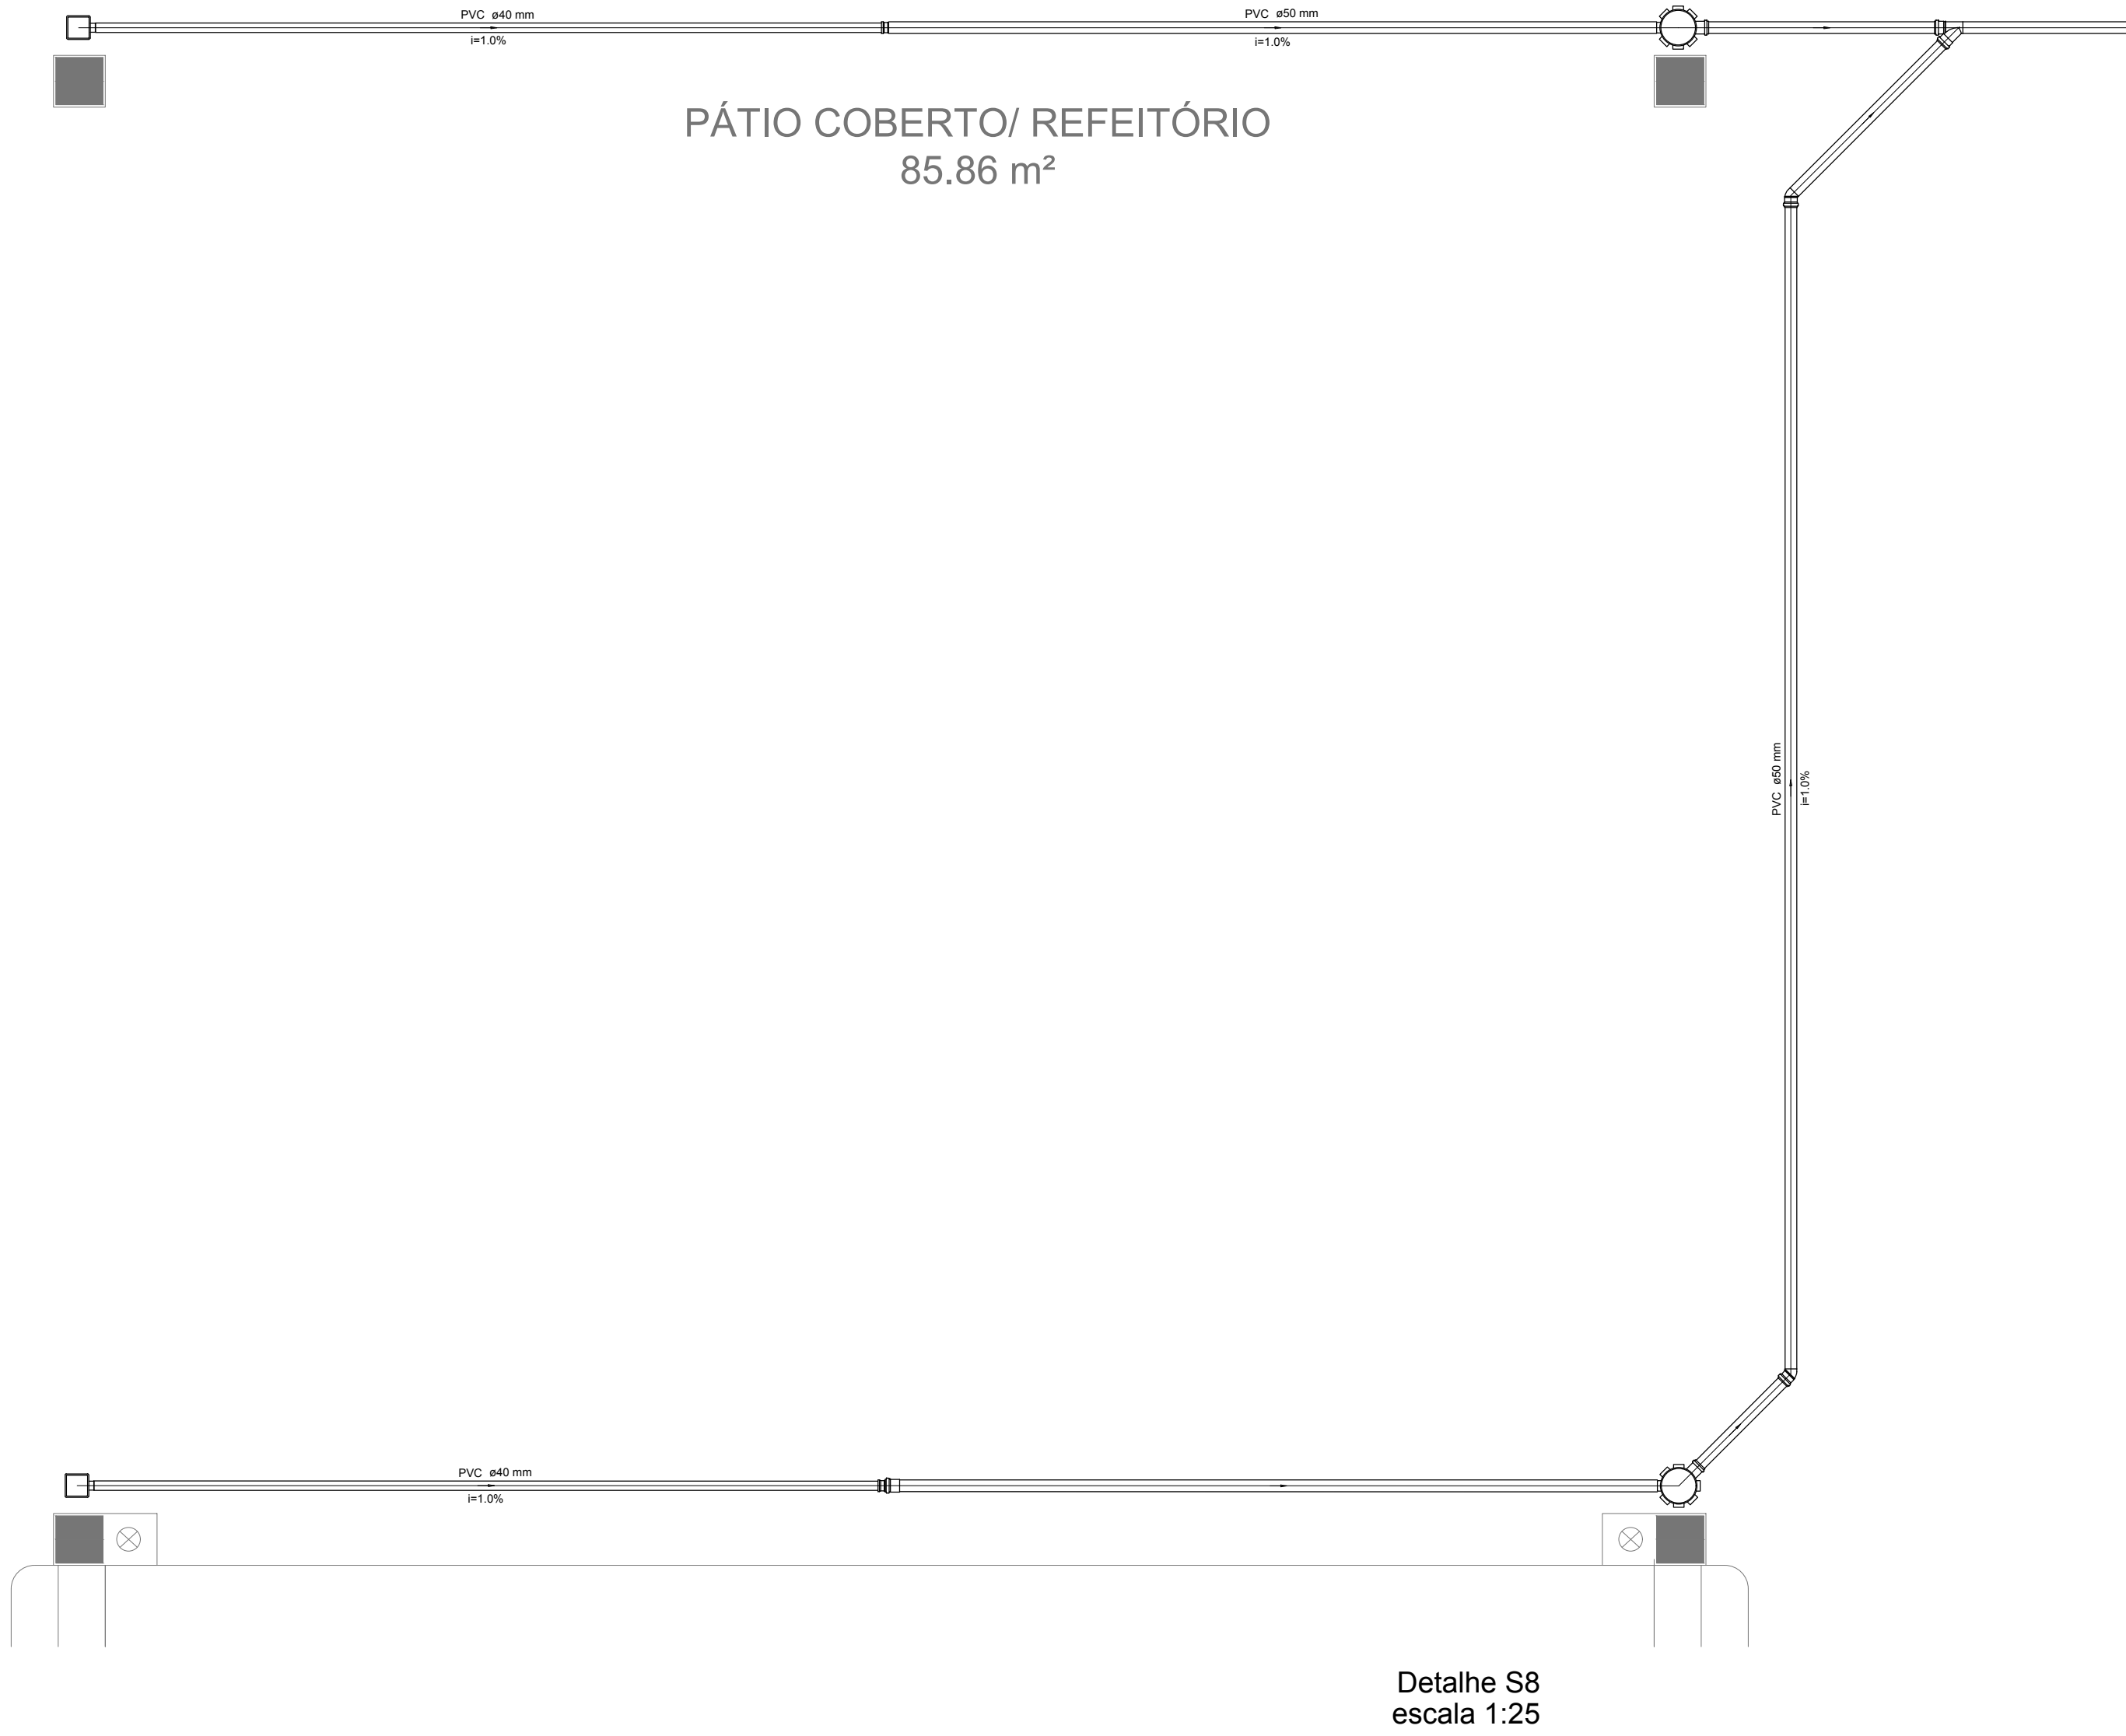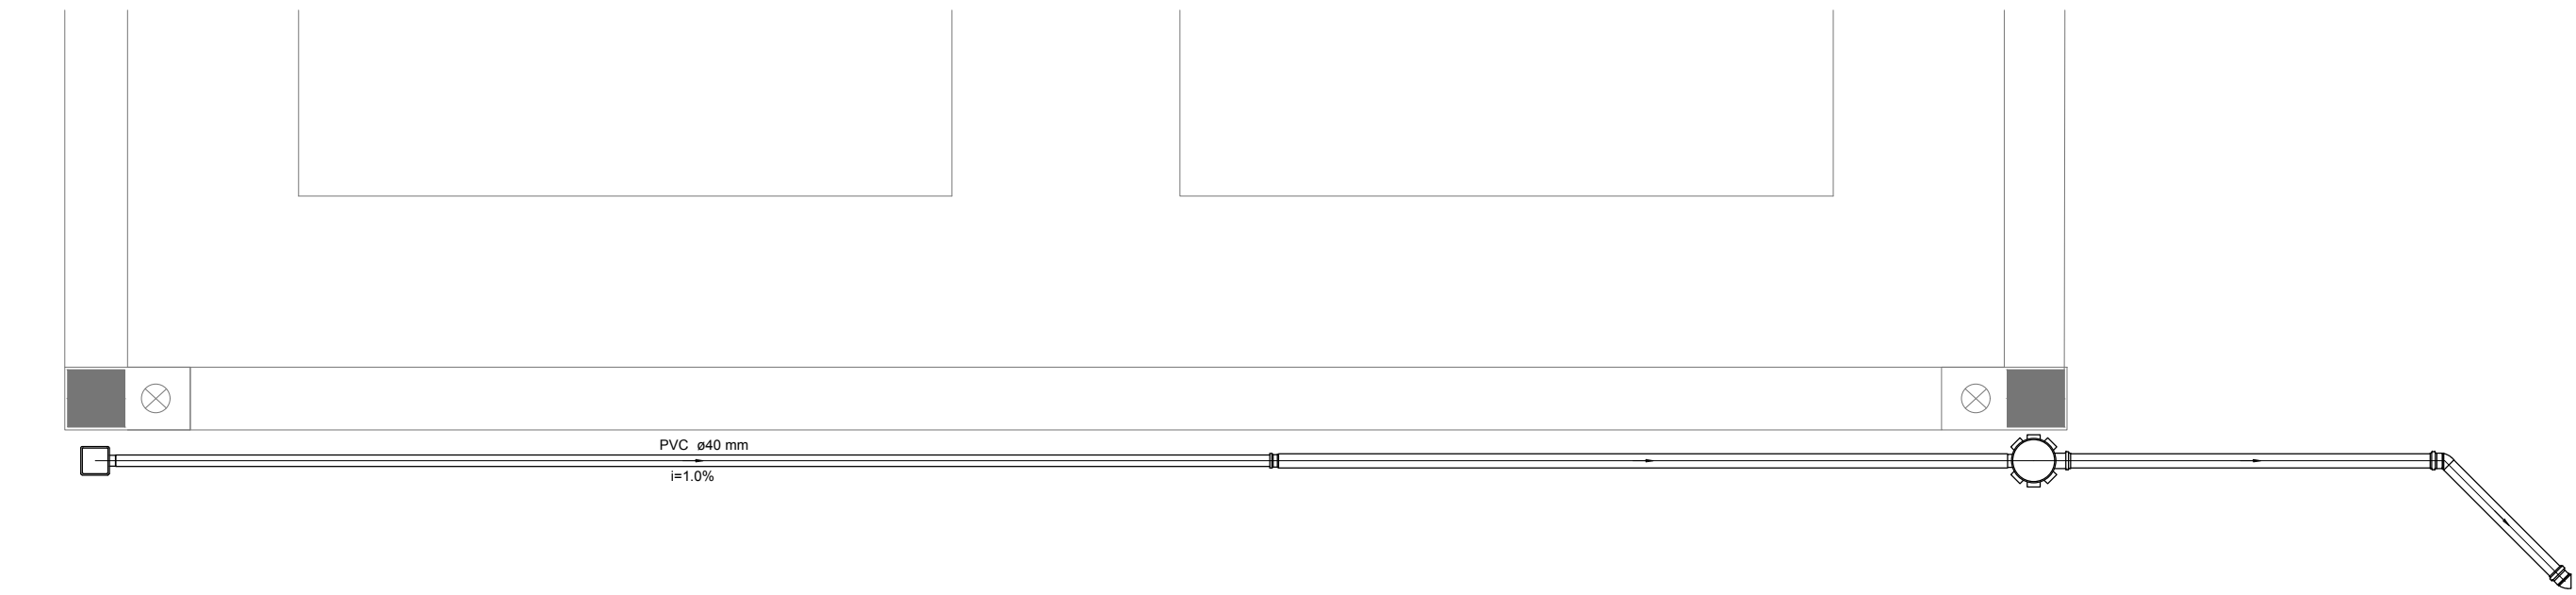

Detalhe S9
escala 1:25

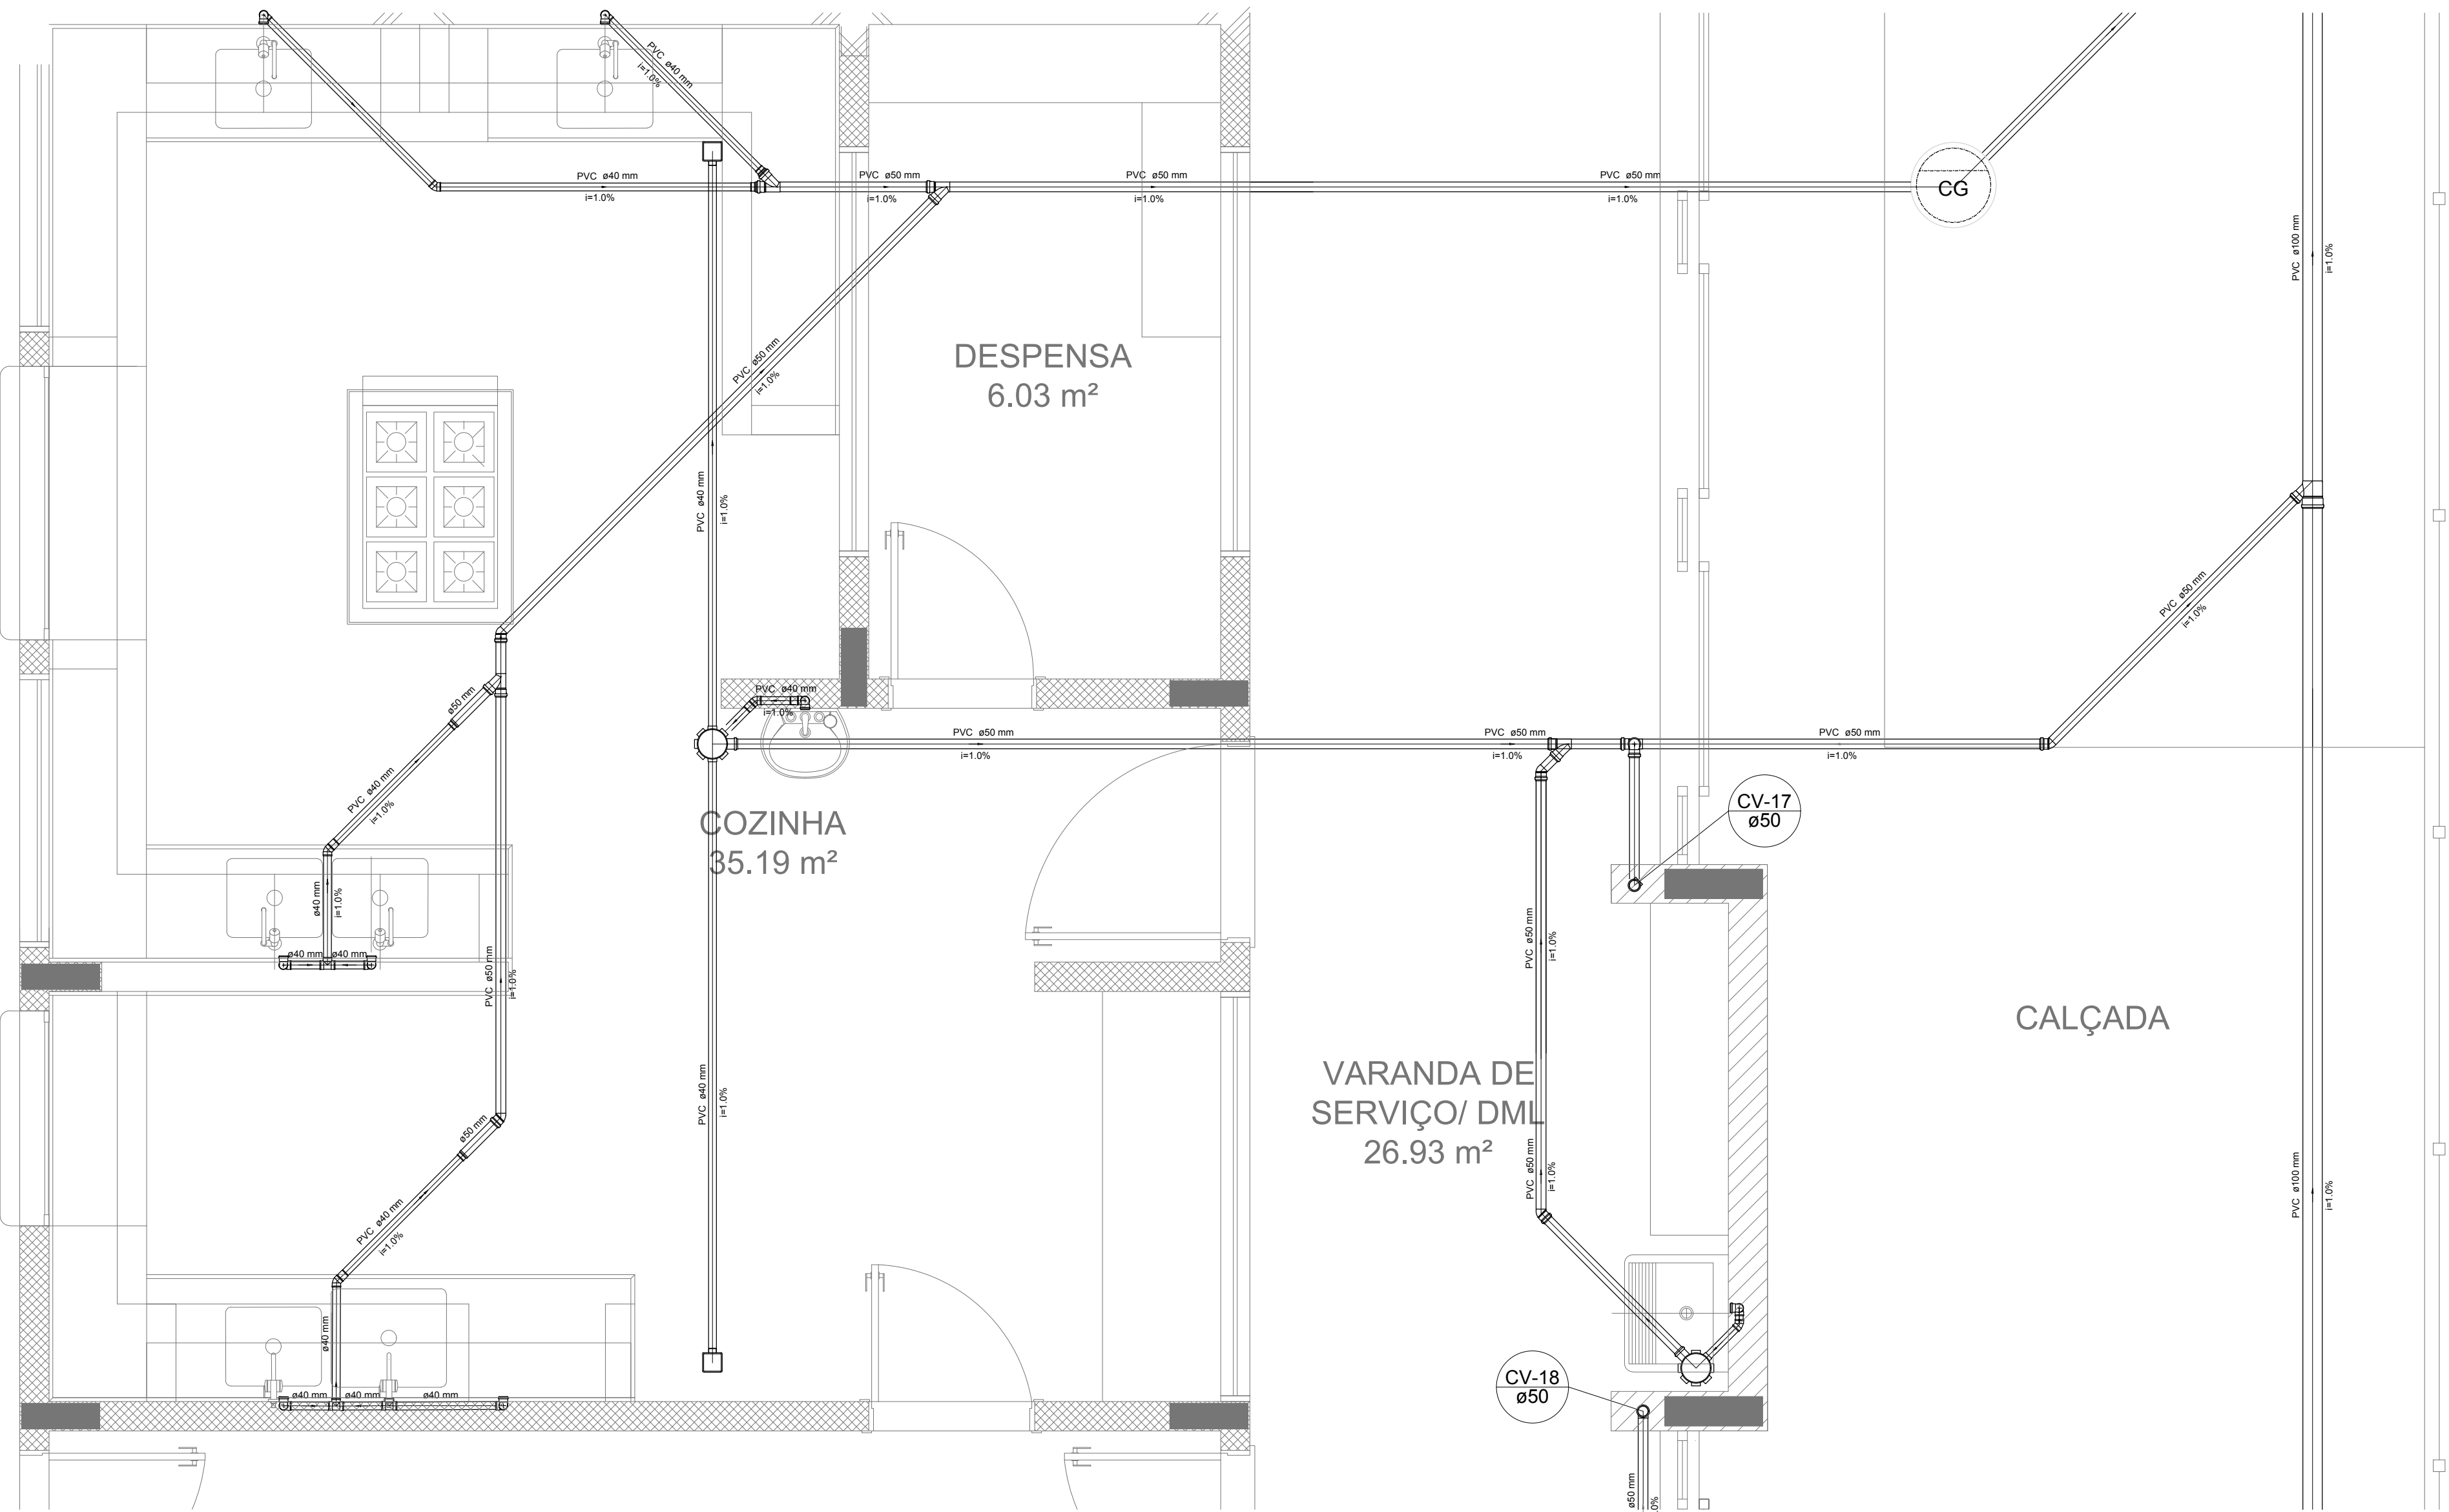

Detalhe S10
escala 1:25

NOTAS

- OS PROJETOS DEVEM SER ADAPTADOS TÉCNICAMENTE CONFORME AS NECESSIDADES MUNICIPAIS;
- PARA COLTA DOS DEJETOS OBSERVAR POSTURAS MUNICIPAIS;
- CASO SEJA NECESSÁRIA A ELABORAÇÃO DE PROJETO DE FOSSE E SUMIDOURO, ESTE FICARÁ A CARGO DO ENTE FEDERADO;
- O ENTE FEDERADO DEVERÁ REALIZAR AS ALTERAÇÕES NECESSÁRIAS ATÉ A APROVAÇÃO E, APÓS ESTA, INCLUIR NO SISTEMA - SIMEC - NOVO PROJETO E NOVA ART DO ENGENHEIRO RESPONSÁVEL, PELAS ADEQUAÇÕES;
- EXECUTAR ESTE PROJETO JUNTAMENTE COM O PROJETO ESTRUTURAL;
- ANTES DA CONCRETAGEM PREVER PASSAGEM PARA TUBULAÇÕES DENTRO DOS LIMITES ESTABELECIDOS PELA NBR 6158:2014;

REFERÊNCIAS:

- MEMORIAL DESCRITIVO E ESPECIFICAÇÕES TÉCNICAS;
- PLANILHA DE QUANTITATIVOS;

02	JANEIRO/ 2017	Alteração: quadro de áreas, sanitários ínteris 1 e 2, altura da plataforma, mobiliário e equipamento, altura da cerâmica nos sanitários, cor dos portões dos solários e altura da porta PAA;
01	AGOSTO/ 2016	Alteração paredes - shaft para tubulação hidráulica e detalhamento; alteração da altura da plataforma;
Nº	DATA	DESCRIÇÃO

CONTROLE DE REVISÕES

	Fundo Nacional de Desenvolvimento da Educação	Ministério da Educação
--	---	---------------------------

PROPRIETÁRIO:	:
ENDEREÇO:	:
MUNICÍPIO - UF:	:

PROPRIETÁRIO	:
RESP. TÉCNICO	CREA
AUTOR DO PROJETO	CAU

DLFO	CREA
RA	:


OBSERVAÇÕES:	:
--------------	---

PROGRAMA PROINFÂNCIA - PROJETO TIPO 2	:
PROJETO DE INSTALAÇÕES	:

COORDENAÇÃO	PLANTA DE ESGOTO SANITÁRIO	HEG
CGEST - Coordenação Geral de Infraestrutura Educatonal	DETALHES S8 AO S10	

REVISÃO	ESCALA	PRANCHIA
R.00	1:25	
R.01		
R.02		

FORMATO	DATA EMISSÃO	04/05
A0 (1189 x841)	JANEIRO/2017	

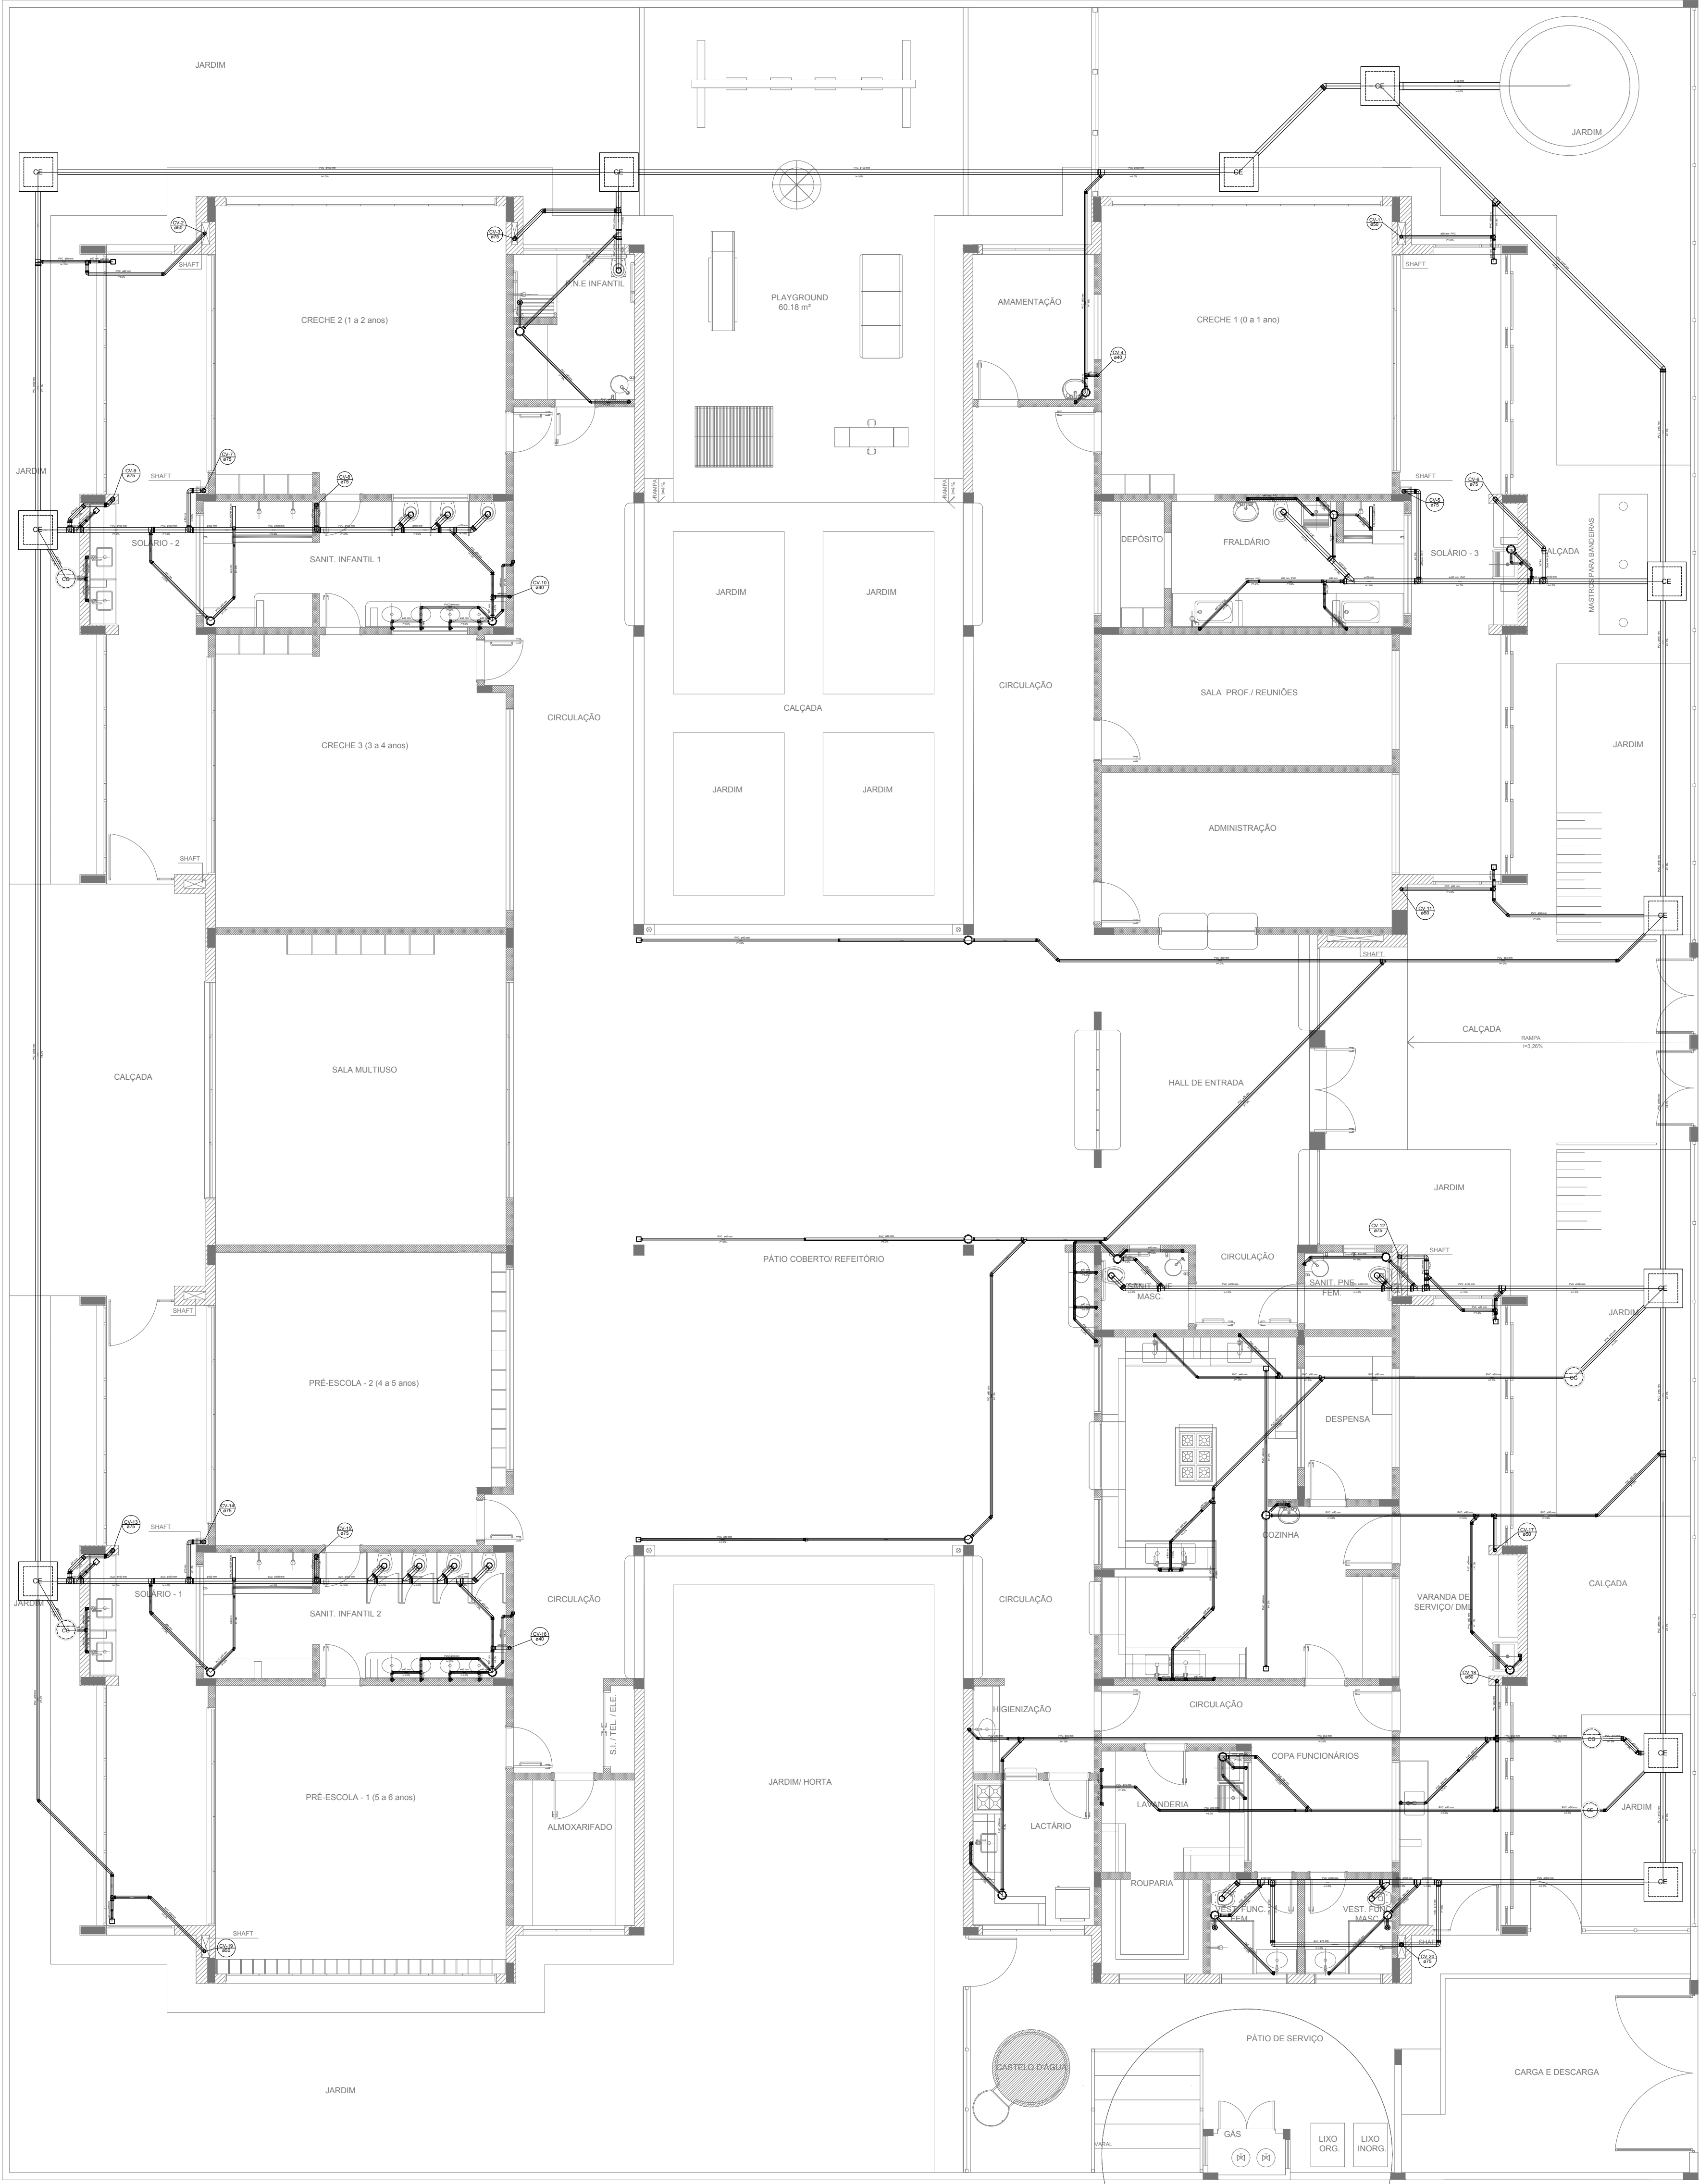

LEGENDA	
CAIXA DE INSPEÇÃO ESGOTO SIMPLES 60 x 60 cm	CAIXA DE GORDURA
CAIXA DE ESGOTO	CAIXA SIFONADA
BUCHA DE REDUÇÃO LONGA	RAMAIS DE VENTILAÇÃO
RALO SIFONADO	REDUÇÃO EXCÊNTRICA
RALO SECO	REDUÇÃO EXCÊNTRICA - SUPERIOR
RALO LINEAR 50CM	TÊ 45
JOELHO 45	TÊ 90
JOELHO 90	TÊ 90 COM REDUÇÃO
JOELHO 90 - COLUNA	JUNÇÃO SIMPLES

NOTAS


- OS PROJETOS DEVEM SER ADAPTADOS TÉCNICAMENTE CONFORME AS NECESSIDADES MUNICIPAIS;
- PARA COLETA DOS DEJETOS OBSERVAR POSTURAS MUNICIPAIS;
- CASO SEJA NECESSÁRIA A ELABORAÇÃO DE PROJETO DE FOSSA E SUMIDOURO, ESTE FICARÁ A CARGO DO ENTE FEDERADO;
- O ENTE FEDERADO DEVERÁ REALIZAR AS ALTERAÇÕES NECESSÁRIAS ATÉ A APROVAÇÃO E, APÓS ESTA, INCLUIR NO SISTEMA - SIMEC - NOVO PROJETO E NOVA ART DO ENGENHEIRO RESPONSÁVEL PELAS ADEQUAÇÕES;
- EXECUTAR ESTE PROJETO JUNTAMENTE COM O PROJETO ESTRUTURAL;
- ANTES DA CONCRETAGEM PREVER PASSAGEM PARA TUBULAÇÕES DENTRO DOS LIMITES ESTABELECIDOS PELA NBR 6118:2014;

REFERÊNCIAS:

- MEMORIAL DESCRITIVO E ESPECIFICAÇÕES TÉCNICAS;
- PLANILHA DE QUANTITATIVOS;

02	JANEIRO/ 2017	Atendimento à NBR 9050/ 2015; Alteração: quadro de áreas, sanitários infantis 1 e 2, altura da platibanda, mobiliário e equipamento, altura da cerâmica nos sanitários, cor dos portões dos solários e altura da porta PA4; <u>Acréscimo das duchas higiênicas e escaninhos pré-escola. Retirada da chapa de aço abaixo da platibanda.</u>
01	AGOSTO/ 2016	Alteração paredes - shaft para tubulação hidráulica e detalhamento; alteração da altura da platibanda.
Nº	DATA	DESCRIÇÃO

CONTROLE DE REVISÕES		
<div><div> FNE <small>Fundo Nacional de Desenvolvimento da Educação</small></div><div>Ministério da Educação</div></div>		
PROJETO PADRÃO - FNE		
PROPRIETÁRIO: :		
ENDEREÇO:		
MUNICÍPIO – UF:		
PROPRIETÁRIO		
RESP. TÉCNICO	CREA	
AUTOR DO PROJETO	CAU	
DLFO	CREA	
RA		
OBSERVAÇÕES:		
PROGRAMA PROINFÂNCIA - PROJETO TIPO 2		
PROJETO DE INSTALAÇÕES		
COORDENAÇÃO CGEST - Coordenação Geral de Infraestrutura Educacional	PLANTA DE ESGOTO SANITÁRIO LANÇAMENTO DA REDE PLANTA BAIXA	HEG
FORMATO (841x630)	REVISÃO R.00 R.01 R.02	ESCALA 1/75 DATA EMISSÃO JANEIRO/2017
		PRANCHA 01/05

 


NOTAS






- OS PROJETOS DEVERÃO SER ADAPTADOS TÉCNICAMENTE CONFORME AS NECESSIDADES MUNICIPAIS; PARA COLETA DOS DADOS OBSERVAR AS POSTURAS MUNICIPAIS;
- CASO SEJA NECESSÁRIA A ELABORAÇÃO DE PROJETO DE FOSSE E SUMIDOURO, ESTE FICARÁ A CARGO DO ENTE FEDERADO;
- O ENTE FEDERADO DEVERÁ REALIZAR AS ALTERAÇÕES NECESSÁRIAS À APROVAÇÃO E, APÓS ESTA, INCLUIR NO SISTEMA - SIMEC - NOVO PROJETO E NOVA ART DO ENGENHEIRO RESPONSÁVEL PELAS ADEQUAÇÕES;
- EXECUTAR ESTE PROJETO JUNTAMENTE COM O PROJETO ESTRUTURAL;
- ANTES DA CONCRETIZAÇÃO PREVER PASSAGEM PARA TUBULAÇÕES DENTRO DOS LIMITES ESTABELECIDOS PELA NBR 6118/2014.

REFERÊNCIAS:

- MEMORIAL DESCRITIVO E ESPECIFICAÇÕES TÉCNICAS;
- PLANILHA DE QUANTITATIVOS.

 FNEDE <i>Fundo Nacional de Desenvolvimento da Educação</i>		Ministério da Educação	
PROJETO PADRÃO - FNEDE			
PROPRIETÁRIO: :			
ENDEREÇO:			
MUNICÍPIO – UF:			
_____ PROPRIETÁRIO			
_____ RESP. TÉCNICO		_____ CREA	
_____ AUTOR DO PROJETO		_____ CAU	
DILFO		CREA	
		RA	

OBSERVAÇÕES:			
<div>PROGRAMA PROINFÂNCIA - PROJETO TIPO 2</div> <div>PROJETO DE INSTALAÇÕES</div>			
COORDENAÇÃO CGEST - Coordenação Geral de Infraestrutura Educatonal	<div>PLANTA DE ESGOTO SANITÁRIO</div> <div>INDICAÇÃO DOS DETALHES</div> <div>PLANTA BAIXA</div>		<div>HEG</div>
	<div>REVISÃO</div> <div>R.00</div> <div>R.01</div> <div>R.02</div>	<div>ESCALA</div> <div>1/75</div> <div>DATA EMISSÃO</div> <div>JANEIRO/2017</div>	<div>PRANCHA</div> <div>02/05</div>
<div>FORMATO</div> <div>(841x630)</div>			

 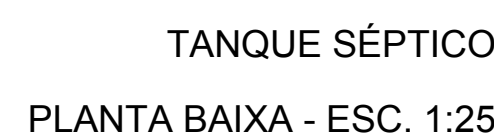   

PROGRAMA PROINFÂNCIA - PROJETO TIPO 2				
PROJETO DE INSTALAÇÕES				
COORDENAÇÃO CGEST - Coordenação Geral de Infraestrutura Educativa	PLANTA DE ESGOTO SANITÁRIO DETALHES E PONTOS DE VENTILAÇÃO S11 AO S13 E TANQUE SÉPTICO		HEG	
	REVISÃO	ESCALA		PRINCIPAL
	R.00 R.01 R.02	INDICADA DATA EMISSÃO JANEIRO/2017		
FORMATO	A0 (1189 x84)		05/05	