


Legenda	
[Symbol]	Caixas Inspeção Esgoto Sifonada
[Symbol]	Caixas Inspeção Esgoto Simples
[Symbol]	Joelho 45
[Symbol]	Joelho 45 + Joelho 45°
[Symbol]	Junção simples
[Symbol]	Vaso Sanitário c/ curva 90°

Lista de materiais	
Esgoto	
Caixas de Passagem	
Caixa de inspeção de esgoto sifonada CES- 60x60 cm	50 pç
Caixa de inspeção esgoto simples CE- 80 x 80 cm	1 pç
PVC Esgoto	
Anel de borracha 150mm - 6"	74 pç
Joelho 45 150 mm	12 pç
Junção simples 150 mm	2 pç
Luva simples 150 mm	54 pç
Tube rígido c/ ponta lisa 100 mm - 4"	72.54 m
150 mm - 6"	436.38 m
200 mm - 8"	33.5 m
Unidades de tratamento	
Alça	2 pç
Ferro	2 pç
Argamassa	4.55 m³
Argamassa	4.55 m³
Brita n°3	31.73 m³
n°4	20.81 m³
Concreto	11.34 m³
Tampa	2 pç
Hermética	2 pç
Tijolo Furado	2274 pç

Legenda de condutos	
[Symbol]	Esgoto

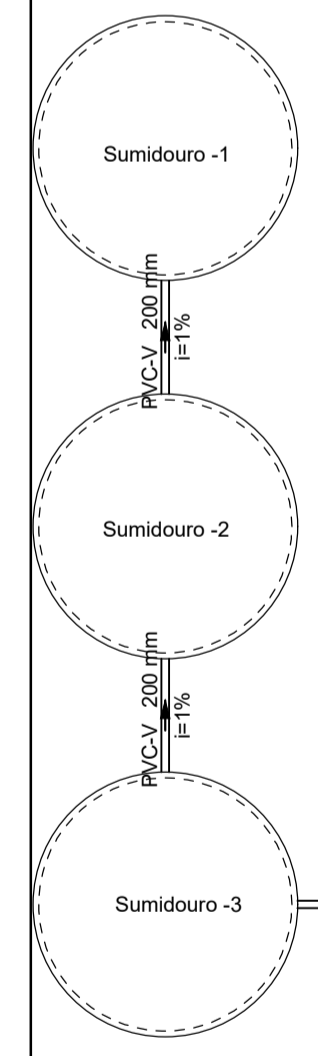

REV.	DESCRIÇÃO	DATA	POR	APROV.
R02				
R01				
R00	EMISSÃO INICIAL	13/05/2025		

PROPRIETÁRIO: Prefeitura Municipal de Propriá

CONTEÚDO: PLANTA BAIXA DE DISTRIBUIÇÃO

ENDEREÇO DO PROJETO: RUA DO AREAL S/N, BAIRRO FERNANDES, CEP.: 49900-000 | PROPRIÁ/SE

PROJETO: PROJETO DE ESTAÇÃO DE TRATAMENTO

AUTOR/DESENHISTA: ENG. NININBERG NASCIMENTO SALES DE SOUSA REGISTRO: 271502714-1

RESPONSÁVEL TÉCNICO: ENG. NININBERG NASCIMENTO SALES DE SOUSA REGISTRO: 271502714-1

DATA: JUL/2025 ESCALA: 1/200 PRANCHA: 3 / 3