



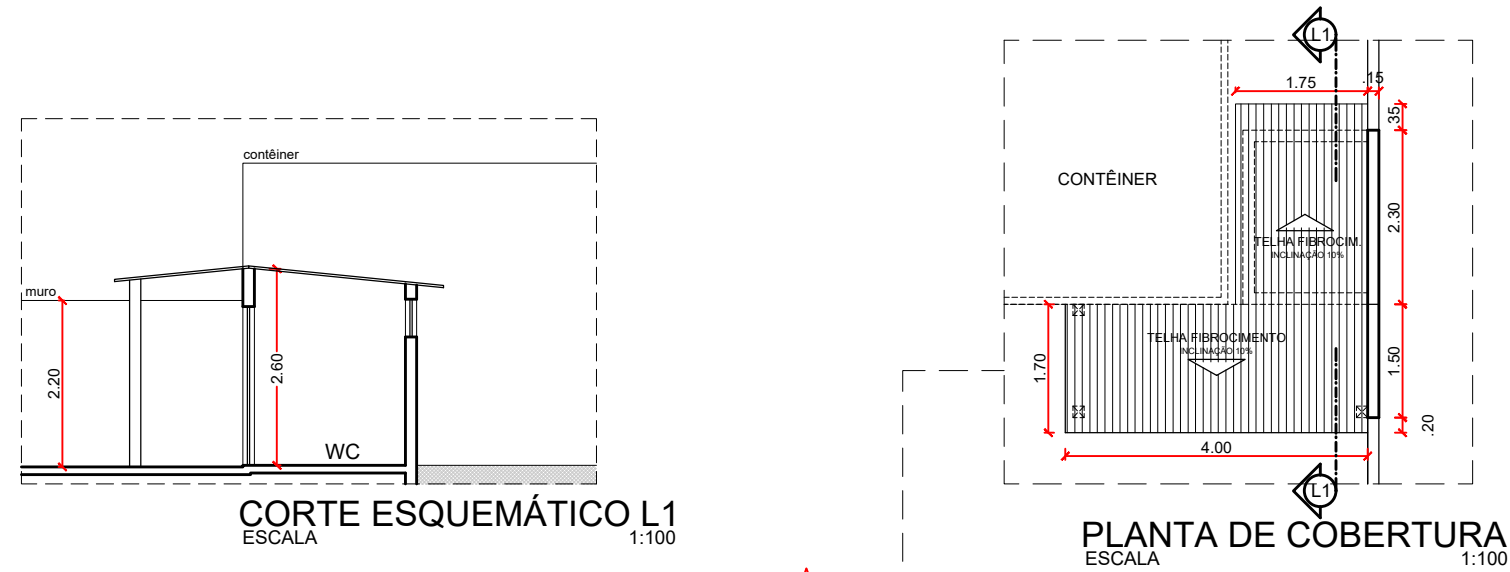

CORTE ESQUEMÁTICO L1
ESCALA 1:100

PLANTA DE COBERTURA
ESCALA 1:100

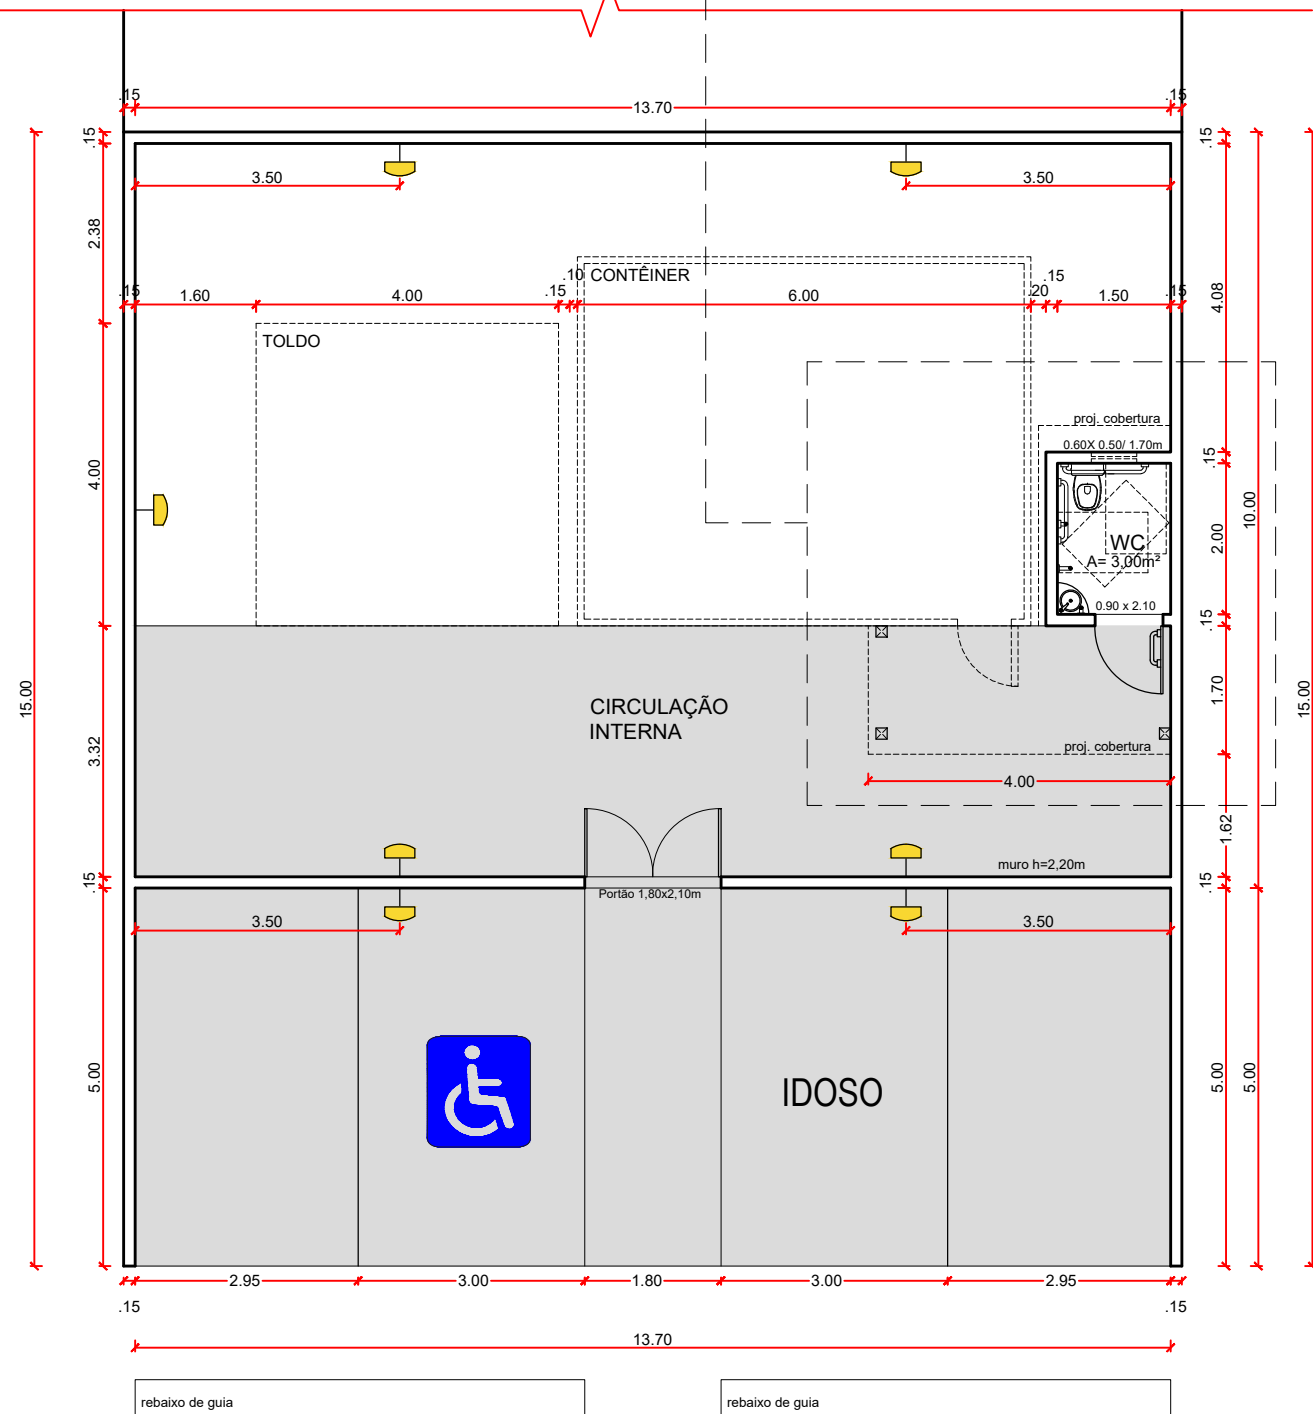


PLANTA BAIXA
ESCALA 1:100

LEGENDA

ARANDELA

* PREVER PONTO DE ILUMINAÇÃO E TOMADA PARA ÁREA DO TOLDO

PLANTA DE LAYOUT- CONTÊNER (Escala 1:50)

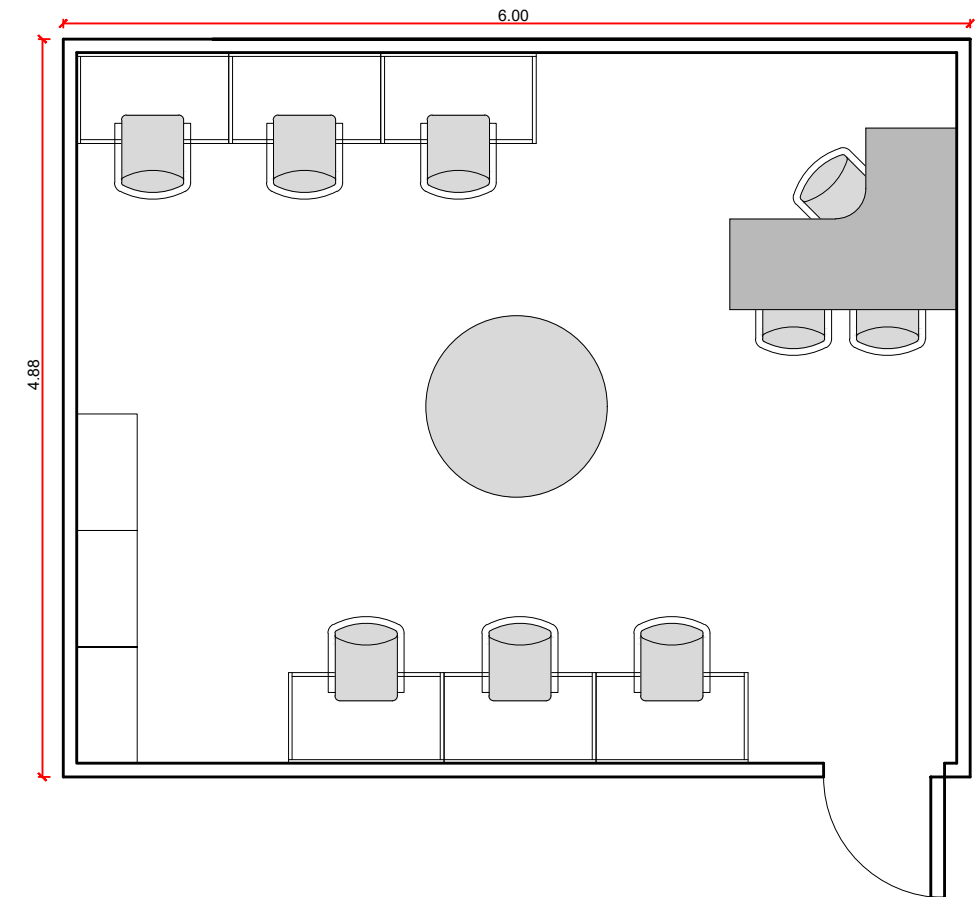

TÍTULO:

POSTO TERRITORIAL- OCUPAÇÕES PRAINHA E FIBRA

PRANCHA:

PLANTA BAIXA- IMPLANTAÇÃO GERAL

LOCALIZAÇÃO:

RUA RECANTO DOS PÁSSAROS

BAIRRO:

INDUSTRIAL

CIDADE:

ARACAJU-SE

RESPONSÁVEL:

DIRETORA DE HABITAÇÃO: ARQUITETA - SHEILA TROPE - CAU A11508-8

ARQUITETA - PRISCILA MAGALHÃES - CAU A71838-6


ARQUITETA - PATRÍCIA REIS - CAU A263408-2

DATA:

AGOSTO - 2025

ESCALA:

1:100

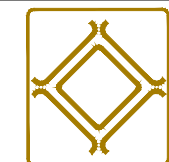

EMURB
EMPRESA MUNICIPAL DE OBRAS E URBANIZAÇÃO

03/03