


PLANTA BAIXA AMPLIAÇÃO
ESCALA 1/50

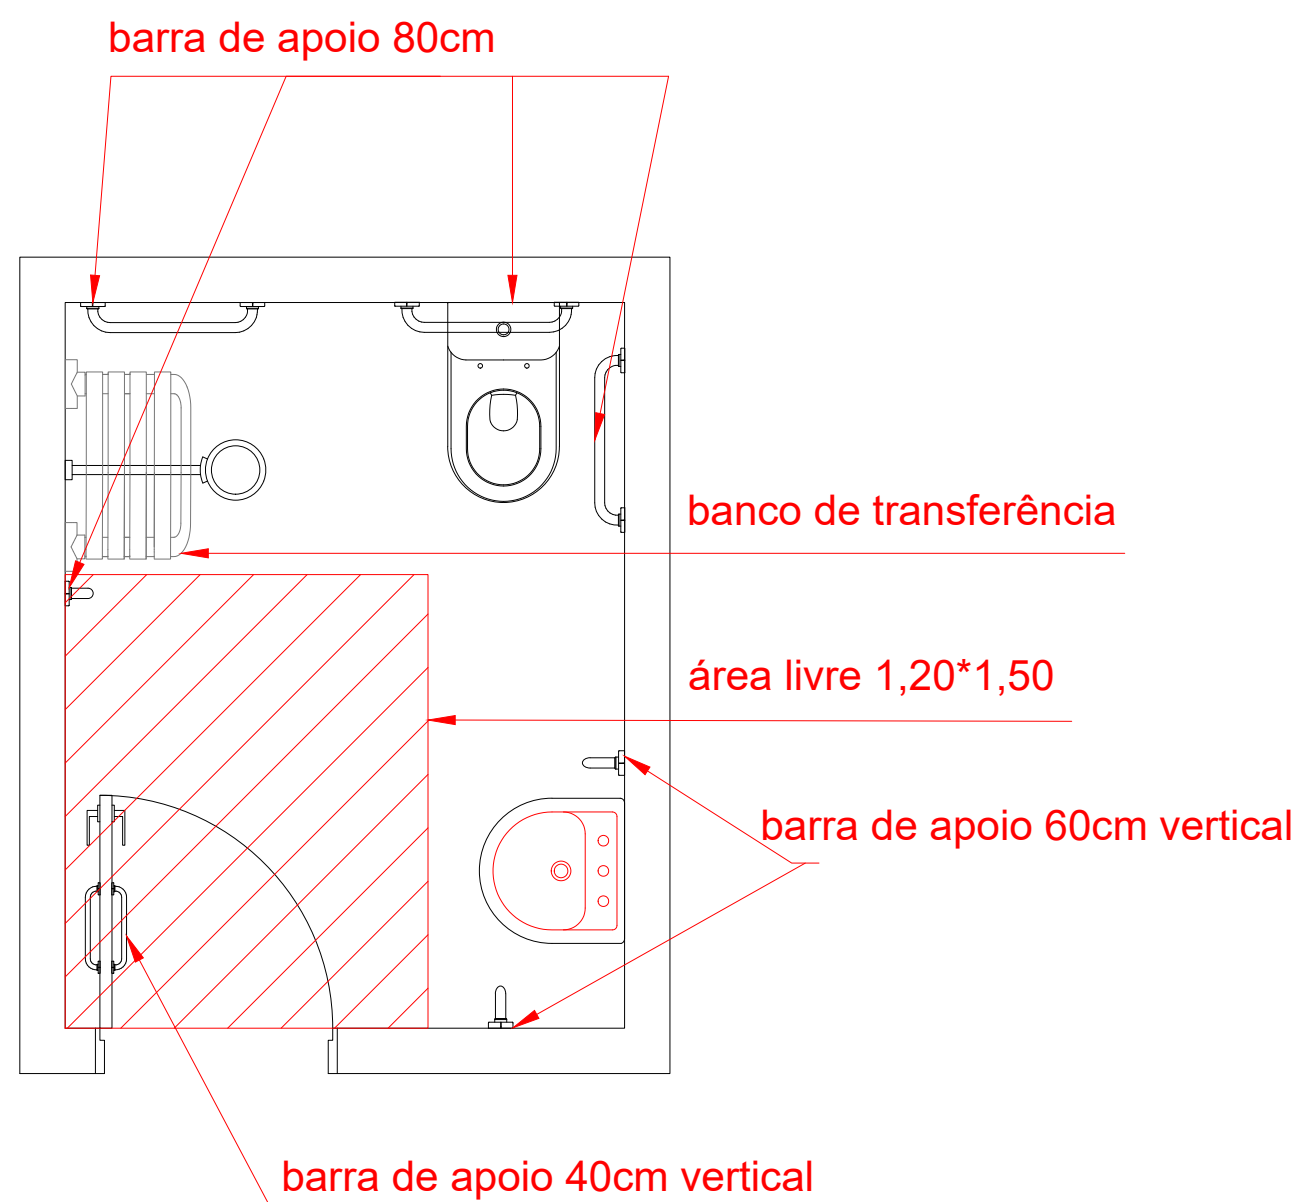

DETALHE DA ADPATAÇÃO DO BANHEIRO
ESCALA 1/25

PREFEITURA DE
LARANJEIRAS
NAS MÃOS DO POVO

RESPONSÁVEL TÉCNICO :

PROPRIETÁRIO:

PREFEITURA MUNICIPAL DE LARANJEIRAS-SE
RUA SAGRADO CORAÇÃO DE JESUS, 90, CENTRO, LARANJEIRAS-SE CEP:49170-000 FONE: (79)3281-1054

EQUIPE TÉCNICA/DESENHO:

SECRETARIA DE PLANEJAMENTO
Rua Carisvaldo de Santana, S/N Povoado Machado - Laranjeiras/SE - CEP:49.170-000

CONSTRUÇÃO DE 20 UNIDADES HABITACIONAIS NO MUNICÍPIO DE LARANJEIRAS/SE

PROJETO ARQUITETÔNICO

DESENHO:
PLANTA BAIXA DE AMPLIAÇÃO

ENDEREÇO:
RUA DO GAMELEIRO, CONJ. SALINAS, S/N, 49170-000, LARANJEIRAS/SE

NOME DO ARQUIVO:
SEPLAN_ARQ_25 HAB_R00

REVISÃO:
R_00

ETAPA DE PROJETO:
PROJETO BÁSICO

P. 01/01
JUNHO 2025
ESCALA INDICADA