


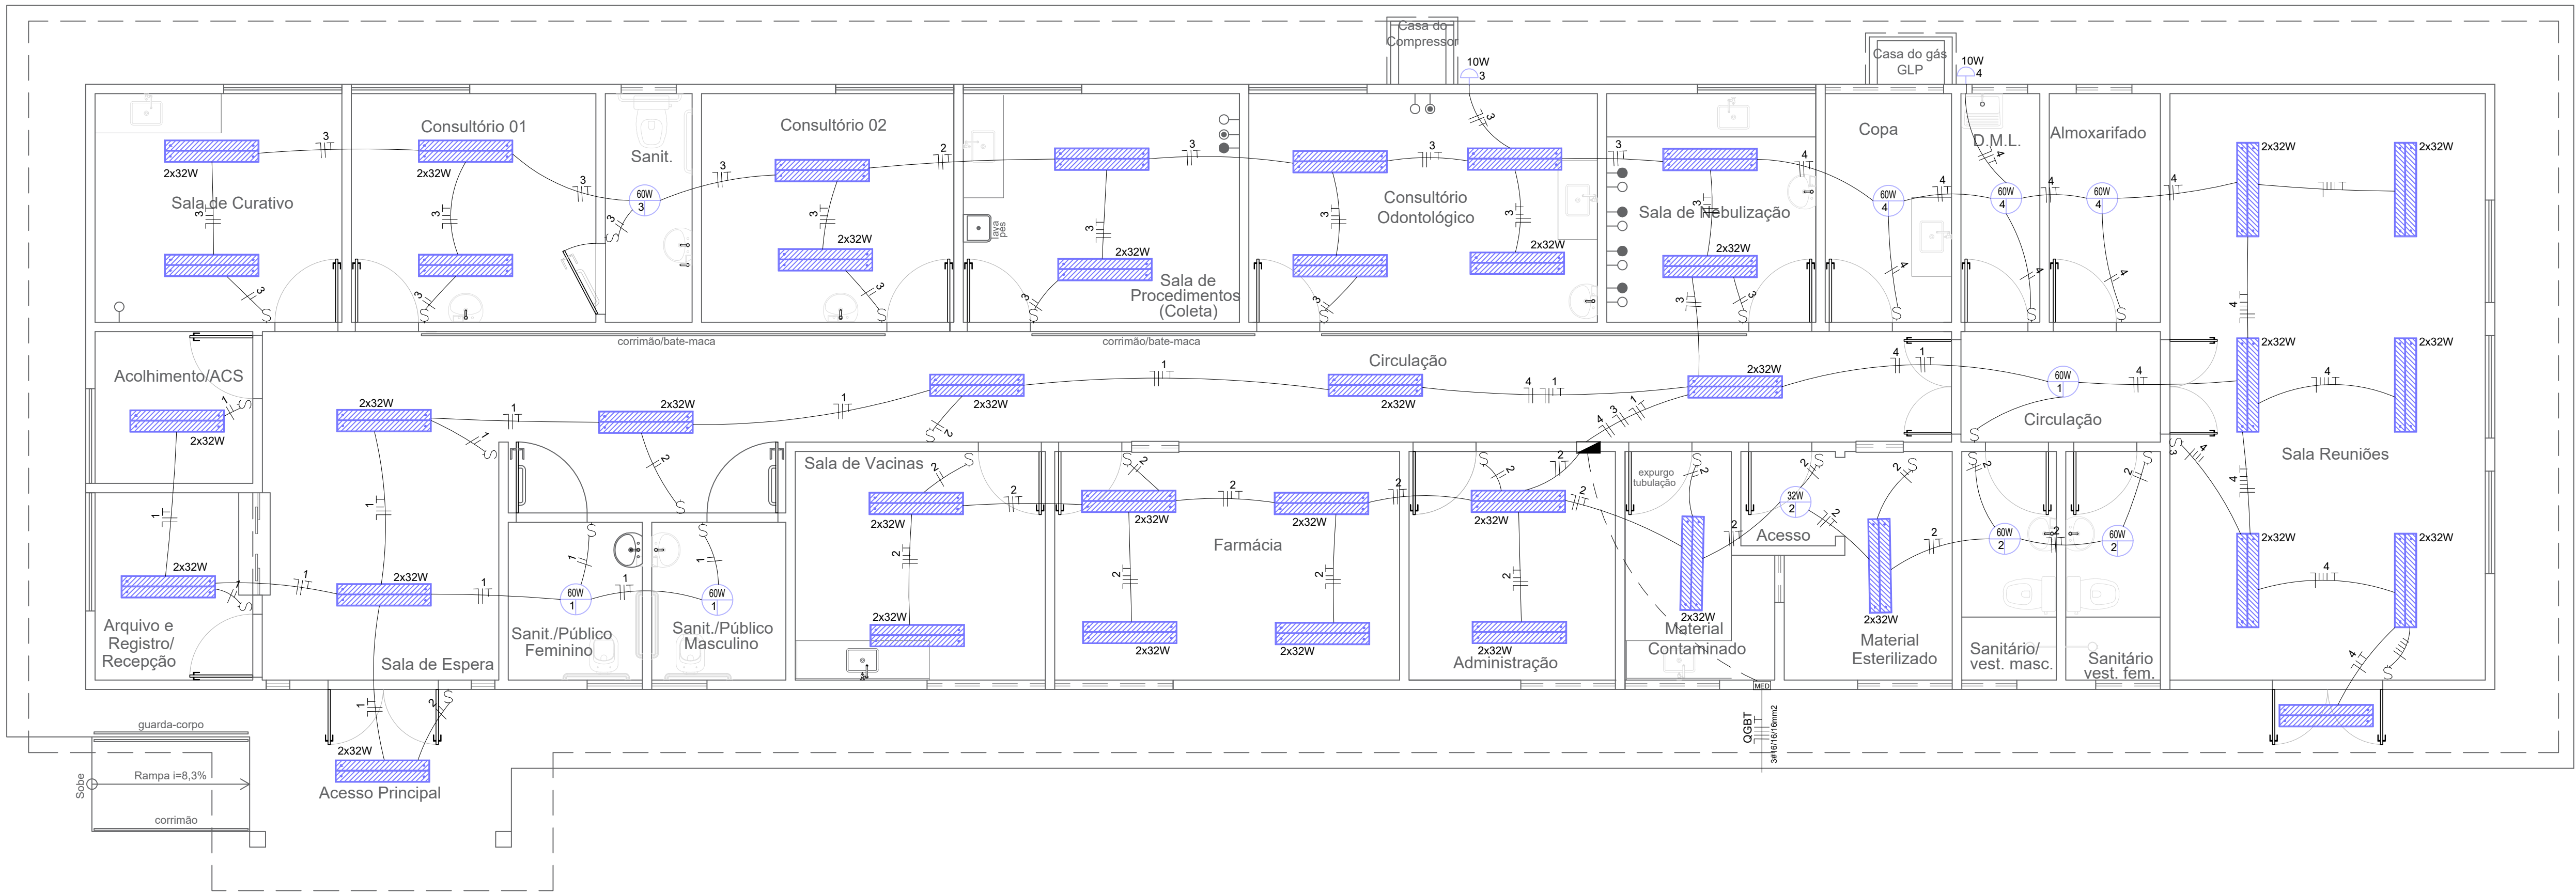


NBR-5444					
Num.	Quant.	Und.	Dimensão	Código	Descrição
1	104	pc		PECCX2X4	Caixa 2x4
2	36	pc			Fluorescente embutida no teto - 2x32W
3	32,15	m	3/4"		Mangueira Flexível - Parede
4	38,4	m	1/2"		Mangueira Flexível - Parede
5	41	m	3/4"		Mangueira Flexível - Piso
6	224,26	m	1/2"		Mangueira Flexível - Teto
7	377,65	m	3/4"		Mangueira Flexível - Teto
7	396,49	m	3/4"		Mangueira Flexível - Teto
8	1	pc			Quadro Geral de luz e força
9	24	pc			Tomada 130cm
10	35	pc			Tomada baixa 30cm
11	1	pc			Tomada no piso
12	15	pc			Tomada h=2,10
13	1	pc			Quadro de distribuição trifásico 26 módulos


Interruptor com letra S					
Num.	Quant.	Und.	Dimensão	Código	Descrição
1	26	pc		PECCX2X4	lâmpada led 32w
2	47	pc		PECCX6S	Caixa Sextavada
3	8	pc			Incandescente 60W
4	1	pc			Interruptor duplo
5	1	pc			Interruptor paralelo
6	27	pc			Interruptor simples
7	2	pc			Lâmpada led 10w

Interruptor com círculo e linha					
Num.	Quant.	Und.	Dimensão	Código	Descrição
1	2	pc			Arandela
2	2	pc		PECCX2X4	Caixa 2x4


Fiação e Dispositivos de Proteção					
Num.	Quant.	Und.	Dimensão	Código	Descrição
1	210,6	m	2,5 mm2	3000	cabo 750 V - Fase
2	210,6	m	2,5 mm2	3000	cabo 750 V - Neutro
3	210,6	m	2,5 mm2	3000	cabo 750 V - Terra
4	134,3	m	4,0 mm2	3000	cabo 750 V - Terra
5	134,3	m	4,0 mm2	3048	cabo 750 V Fase
6	134,3	m	4,0mm2	3048	Cabo 750V - Neutro
7	10,55	m	6,0 mm2	3048	Cabo 750V - Terra
8	10,55	m	6,0mm2	3000	cabo 750 V - Neutro
9	10,55	m	6,0 mm2	3000	cabo 750 V - Fase
10	13,75	m	16,0 mm2	3048	Fcabo 750 V Fase
11	13,75	m	16,0mm2	3048	Cabo 750V - Neutro
12	13,75	m	16,0 mm2	3048	Cabo 750V - Terra
13	1	pc		P63A	Disjuntor a seco
14	2	pc		1P32A	Disjuntor a seco
15	24	pc		1P10A	Disjuntor a seco

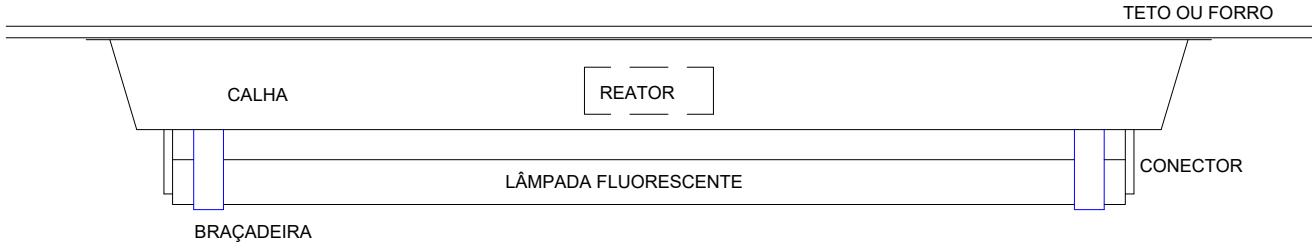

DETALHE DE FIXAÇÃO DE CALHA
PARA LÂMPADAS FLUORESCENTE
SEM ESCALA

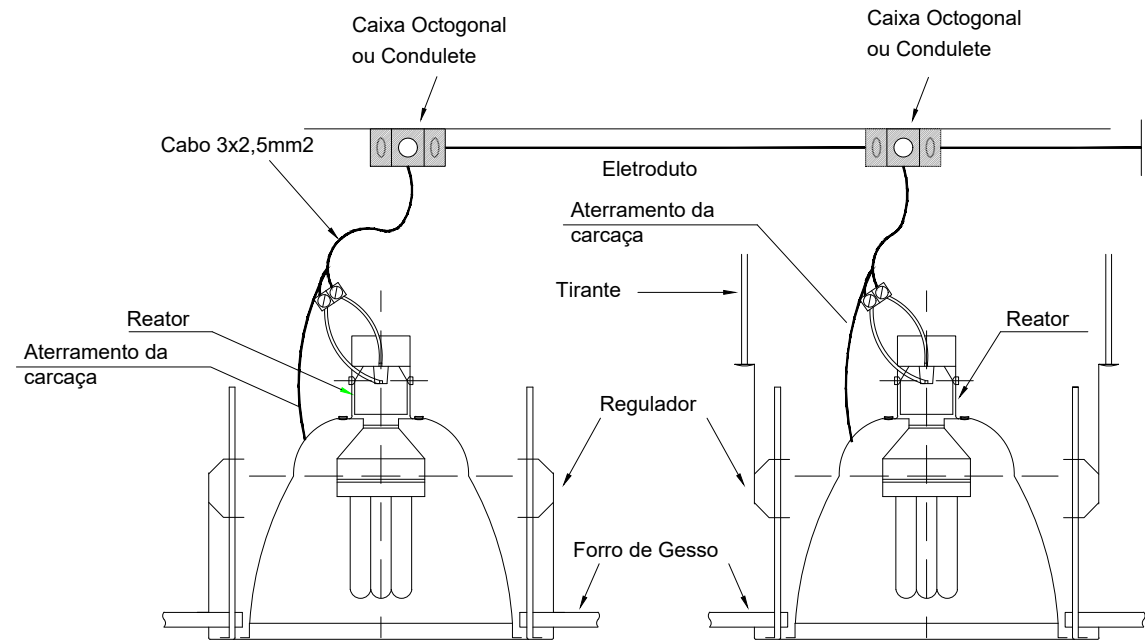

DETALHE DE LIGAÇÃO E FIXAÇÃO DE LUMINÁRIAS
SEM ESCALA

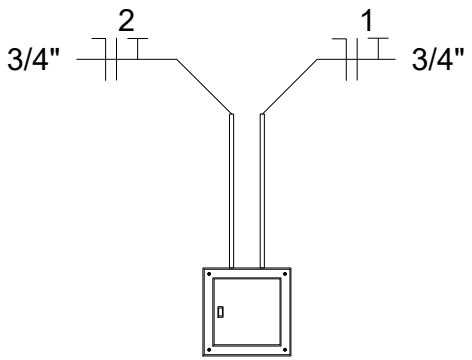

VISTA FRONTAL DO QGBT
SEM ESCALA

NOTAS:

- 1- ELETRODUTOS NÃO COTADAS Ø3/4"
- 2- CONDUTORES NÃO ESPECIFICADOS #2,50mm2
- 3- TOMADAS COM POTÊNCIA NÃO INDICADA CONSIDERAR 100W
- 4- PARA INSTALAÇÕES VER MEMORIAL TÉCNICO

CORES DE IDENTIFICAÇÃO DOS CONDUTORES INTERNOS

- FASE A - PRETO
- FASE B - VERMELHO
- FASE C - BRANCO
- NEUTRO - AZUL CLARO
- RETORNO - AMARELO
- PE - VERDE

OBS.:

- O NEUTRO DEVE SER INDIVIDUAL A PARTIR DO BARRAMENTO, COM CONEXÕES ADEQUADAS.
- PAR DE BUCHAS COM NIPLE OU ADAPTADOR PLÁSTICO.
- OS CONDUTORES DA ENTRADA DE ENERGIA ATÉ A MEDIÇÃO DA CONCESSIONÁRIA DEVEM SER IDENTIFICADOS COM AS SEGUINTE CORES:
- FASE A - VERMELHO
- FASE B - BRANCO
- FASE C - MARROM

02					
01	EMIÇÃO INICIAL	MAIO 2021	JORGE	JORGE	JORGE
00	DESCRIÇÃO	DATA	DESENHO	VERIF.	APROV.

OBSERVAÇÕES:

1. MEDIDAS EM METRO.
2. TODAS AS MEDIDAS E QUANTIDADES SEVERÃO SER CONFERIDAS NA OBRA ANTES DE QUALQUER PROCEDIMENTO DE FABRICAÇÃO.
3. DIREITOS AUTORAIS RESERVADOS: ESTE PROJETO NÃO PODERÁ SER REPRODUZIDO OU MODIFICADO (TOTAL OU EM PARTES) SEM A EXPRESSA AUTORIZAÇÃO DOS AUTORES.



UNião dos Municípios da Bahia
COORDENAÇÃO DE ENGENHARIA E ARQUITETURA

PROJETO				
INSTALAÇÕES ELÉTRICAS				
UBS I / SESAB				
PRANCHA				
Planta Baixa Iluminação				
ENGENHEIRO: JORGE BRANDÃO	CREA: 24721-D	DESENHO: JORGE	FOLHA	
DATA OUT 2021	NÚMERO DE PROJETO	PROJETO REFERÊNCIA		
ESCALA 1:50	ELE-251/21		01/03	