


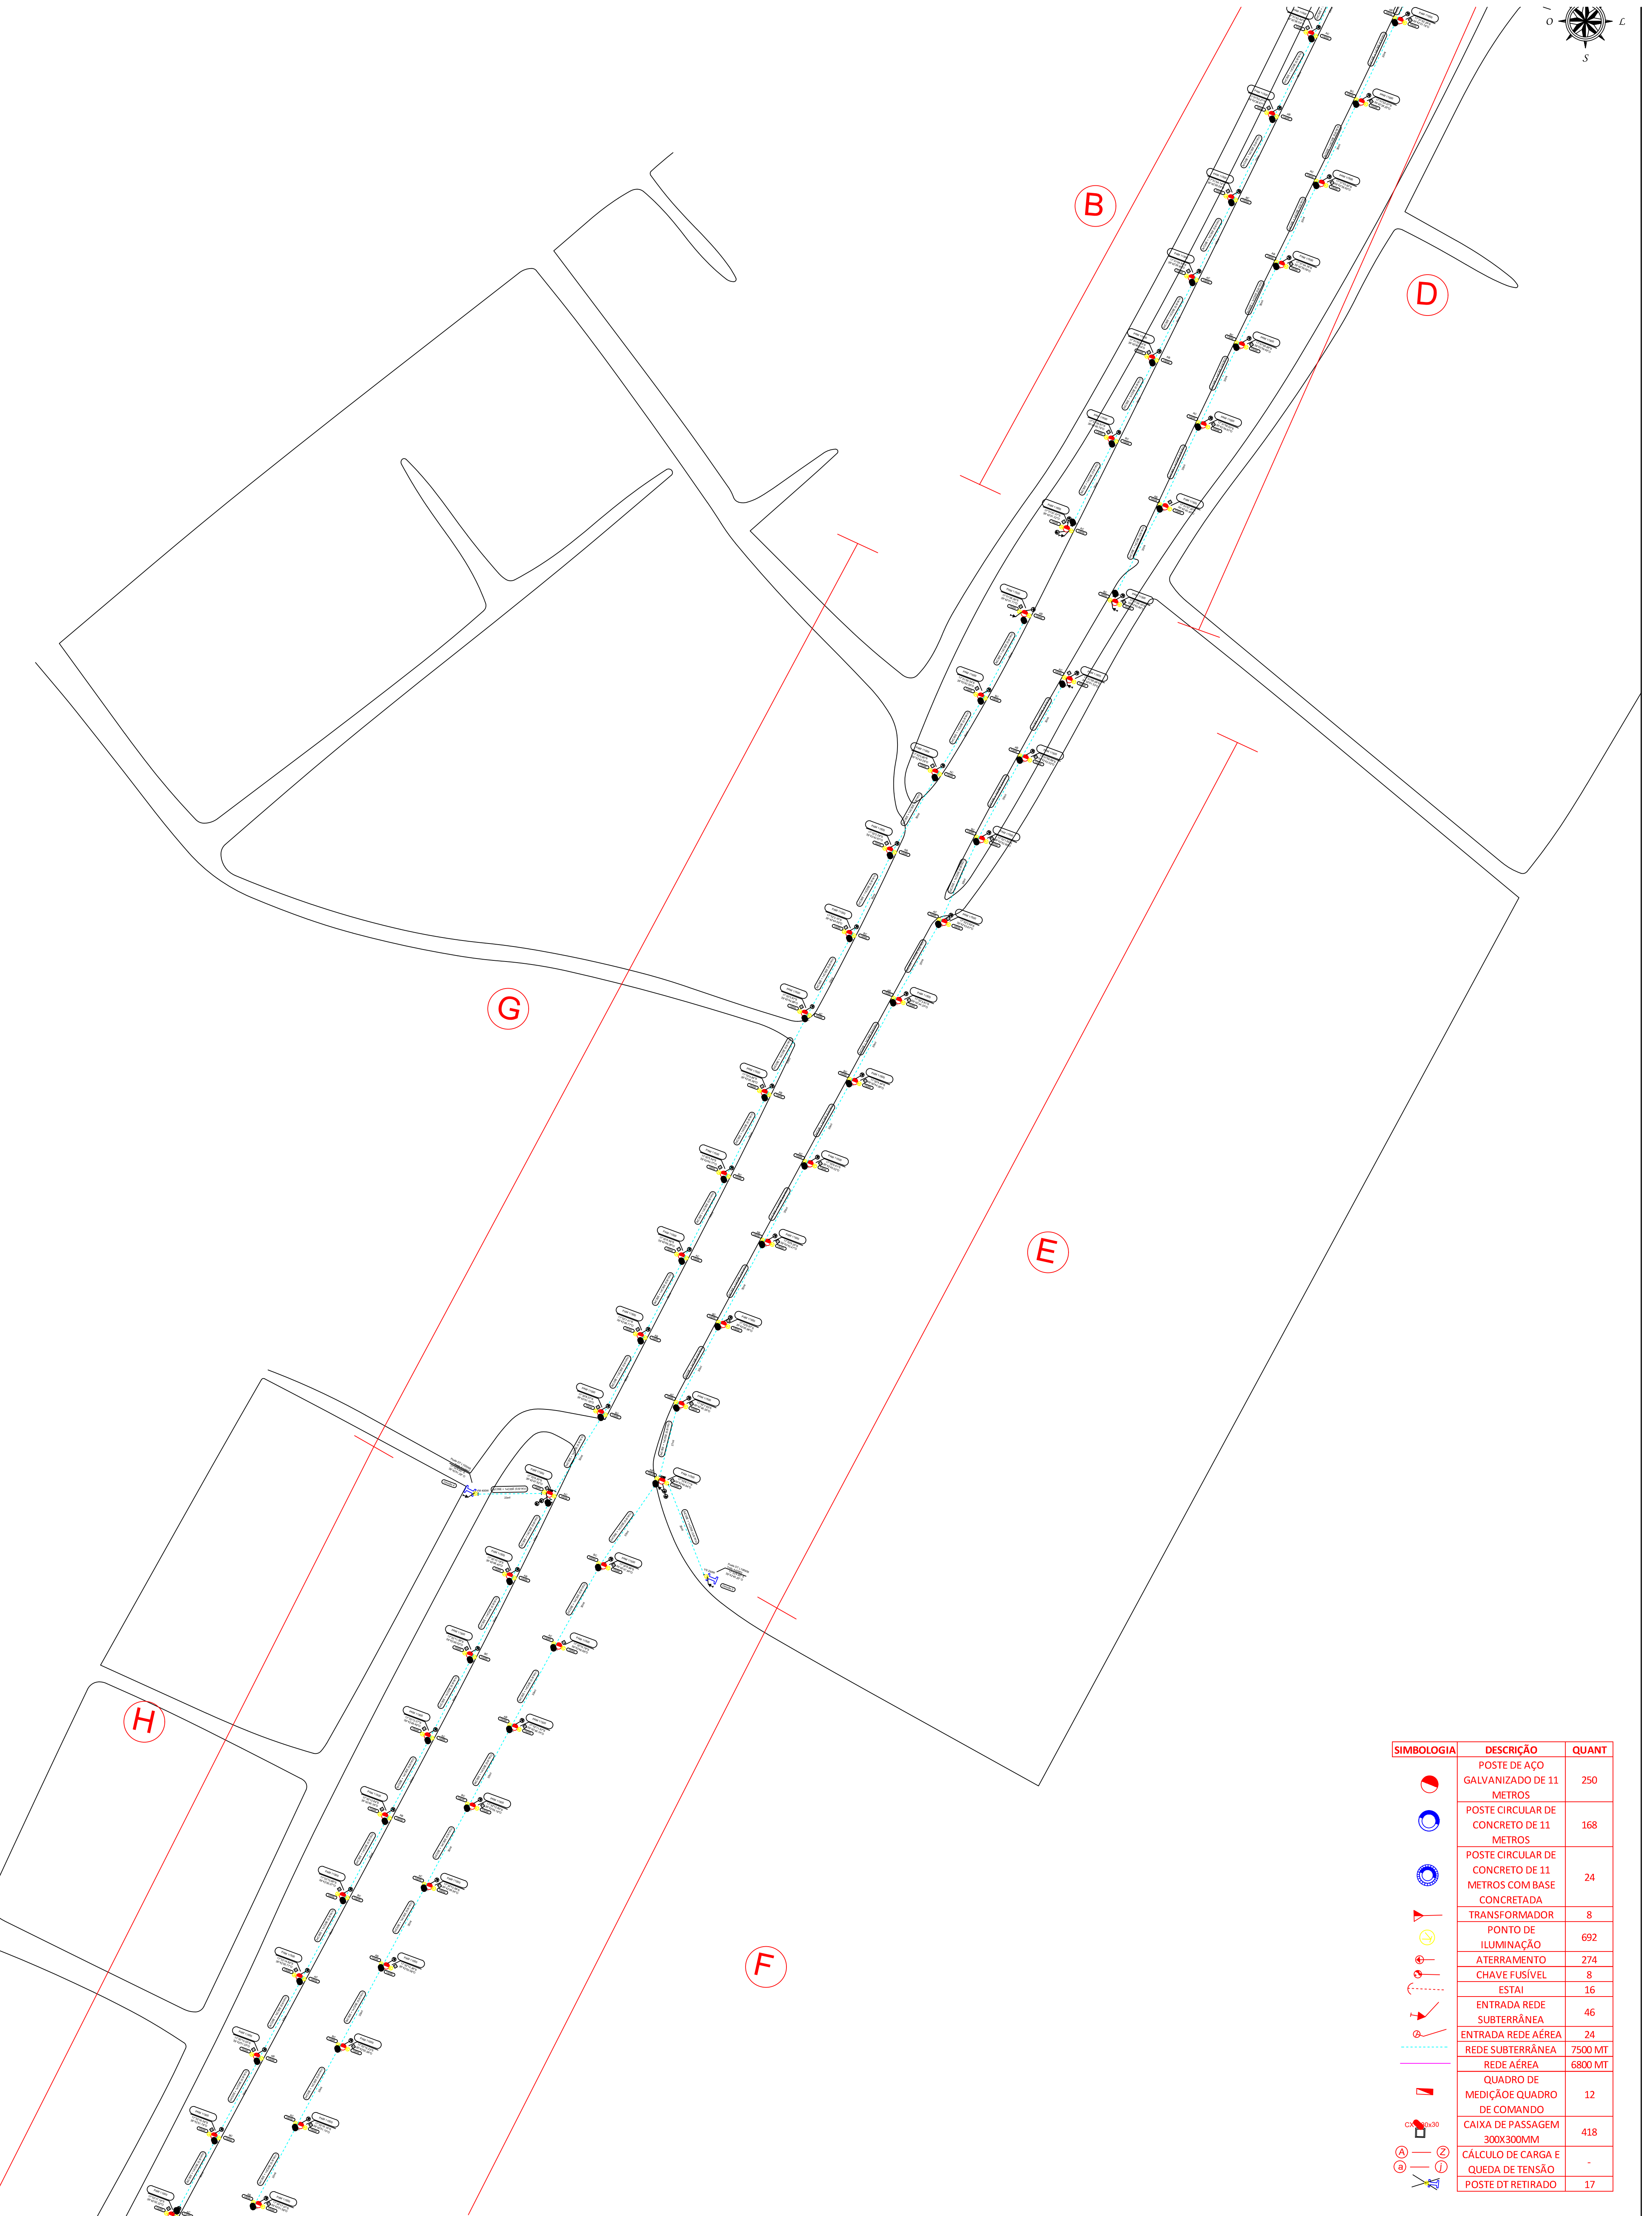

Notas

1. O presente projeto foi elaborado com base nas normas técnicas vigentes da Neesenergia Gotha e da ABNT, em especial NBR 7678, NBR 14039, NBR 5410 e NBR 7208.

2. A execução da obra está condicionada à aprovação prévia deste projeto pelo concessionário de energia.

3. Os serviços de montagem e construção devem atender integralmente à legislação de segurança do trabalho, incluindo as normas NR-10 e NR-35.

4. O responsável pela obra deverá obter todas as autorizações legais e ambientais necessárias para a execução do trecho aéreo e/ou subterrâneo da rede.

5. As estruturas deverão respeitar os afastamentos mínimos em relação a edificações, vias públicas, áreas arborizadas e outras redes conforme previsto nas normas técnicas e regulamentos da ANEEL.

6. Todos os materiais a serem utilizados deverão ser homologados pela Neesenergia Gotha.

7. Após a conclusão da obra, o solicitante deverá comunicar à Neesenergia para inspeção e energização da rede, além de providenciar a atualização cadastral conforme exigido.

8. As conexões da rede deverão ser realizadas com conectores apropriados e conforme orientação técnica da concessionária.

9. A execução do projeto deve ser acompanhada por responsável técnico devidamente habilitado (CREA), o qual deverá fornecer a respectiva ART.

Cidade: Município Teixeira de Freitas/BA

Endereço: Rodovia Mário Covas

Ciente: Município Teixeira de Freitas/BA

Serviço: Extensão de Rede para Iluminação Pública

Levantamen.: Realizado in loco no dia 06/05/2025

Projeto: Extensão de Rede para Iluminação Pública

Conferência:

Liberação:

Aprovação:

Escala: 1:100

Folha: 02/11

Circuito: Trifásico

Dispositivo(s) p/ Interrupção: Chaves Fusíveis

Dispositivo(s) NA: Conectores, Relés e Disjuntores

Impacto Ambiental: NÃO

Responsável Técnico: _____

CREA / Registro: _____

Formato: A1

DESENHO: Planta Baixa da localização dos postes e equipamentos do Circuito 1 (Postes 17 ao 23), do Circuito 2 (Postes 39 ao 46), do Circuito 3 (Postes 47 ao 68) e do Circuito 4 (Postes 69 ao 89)