


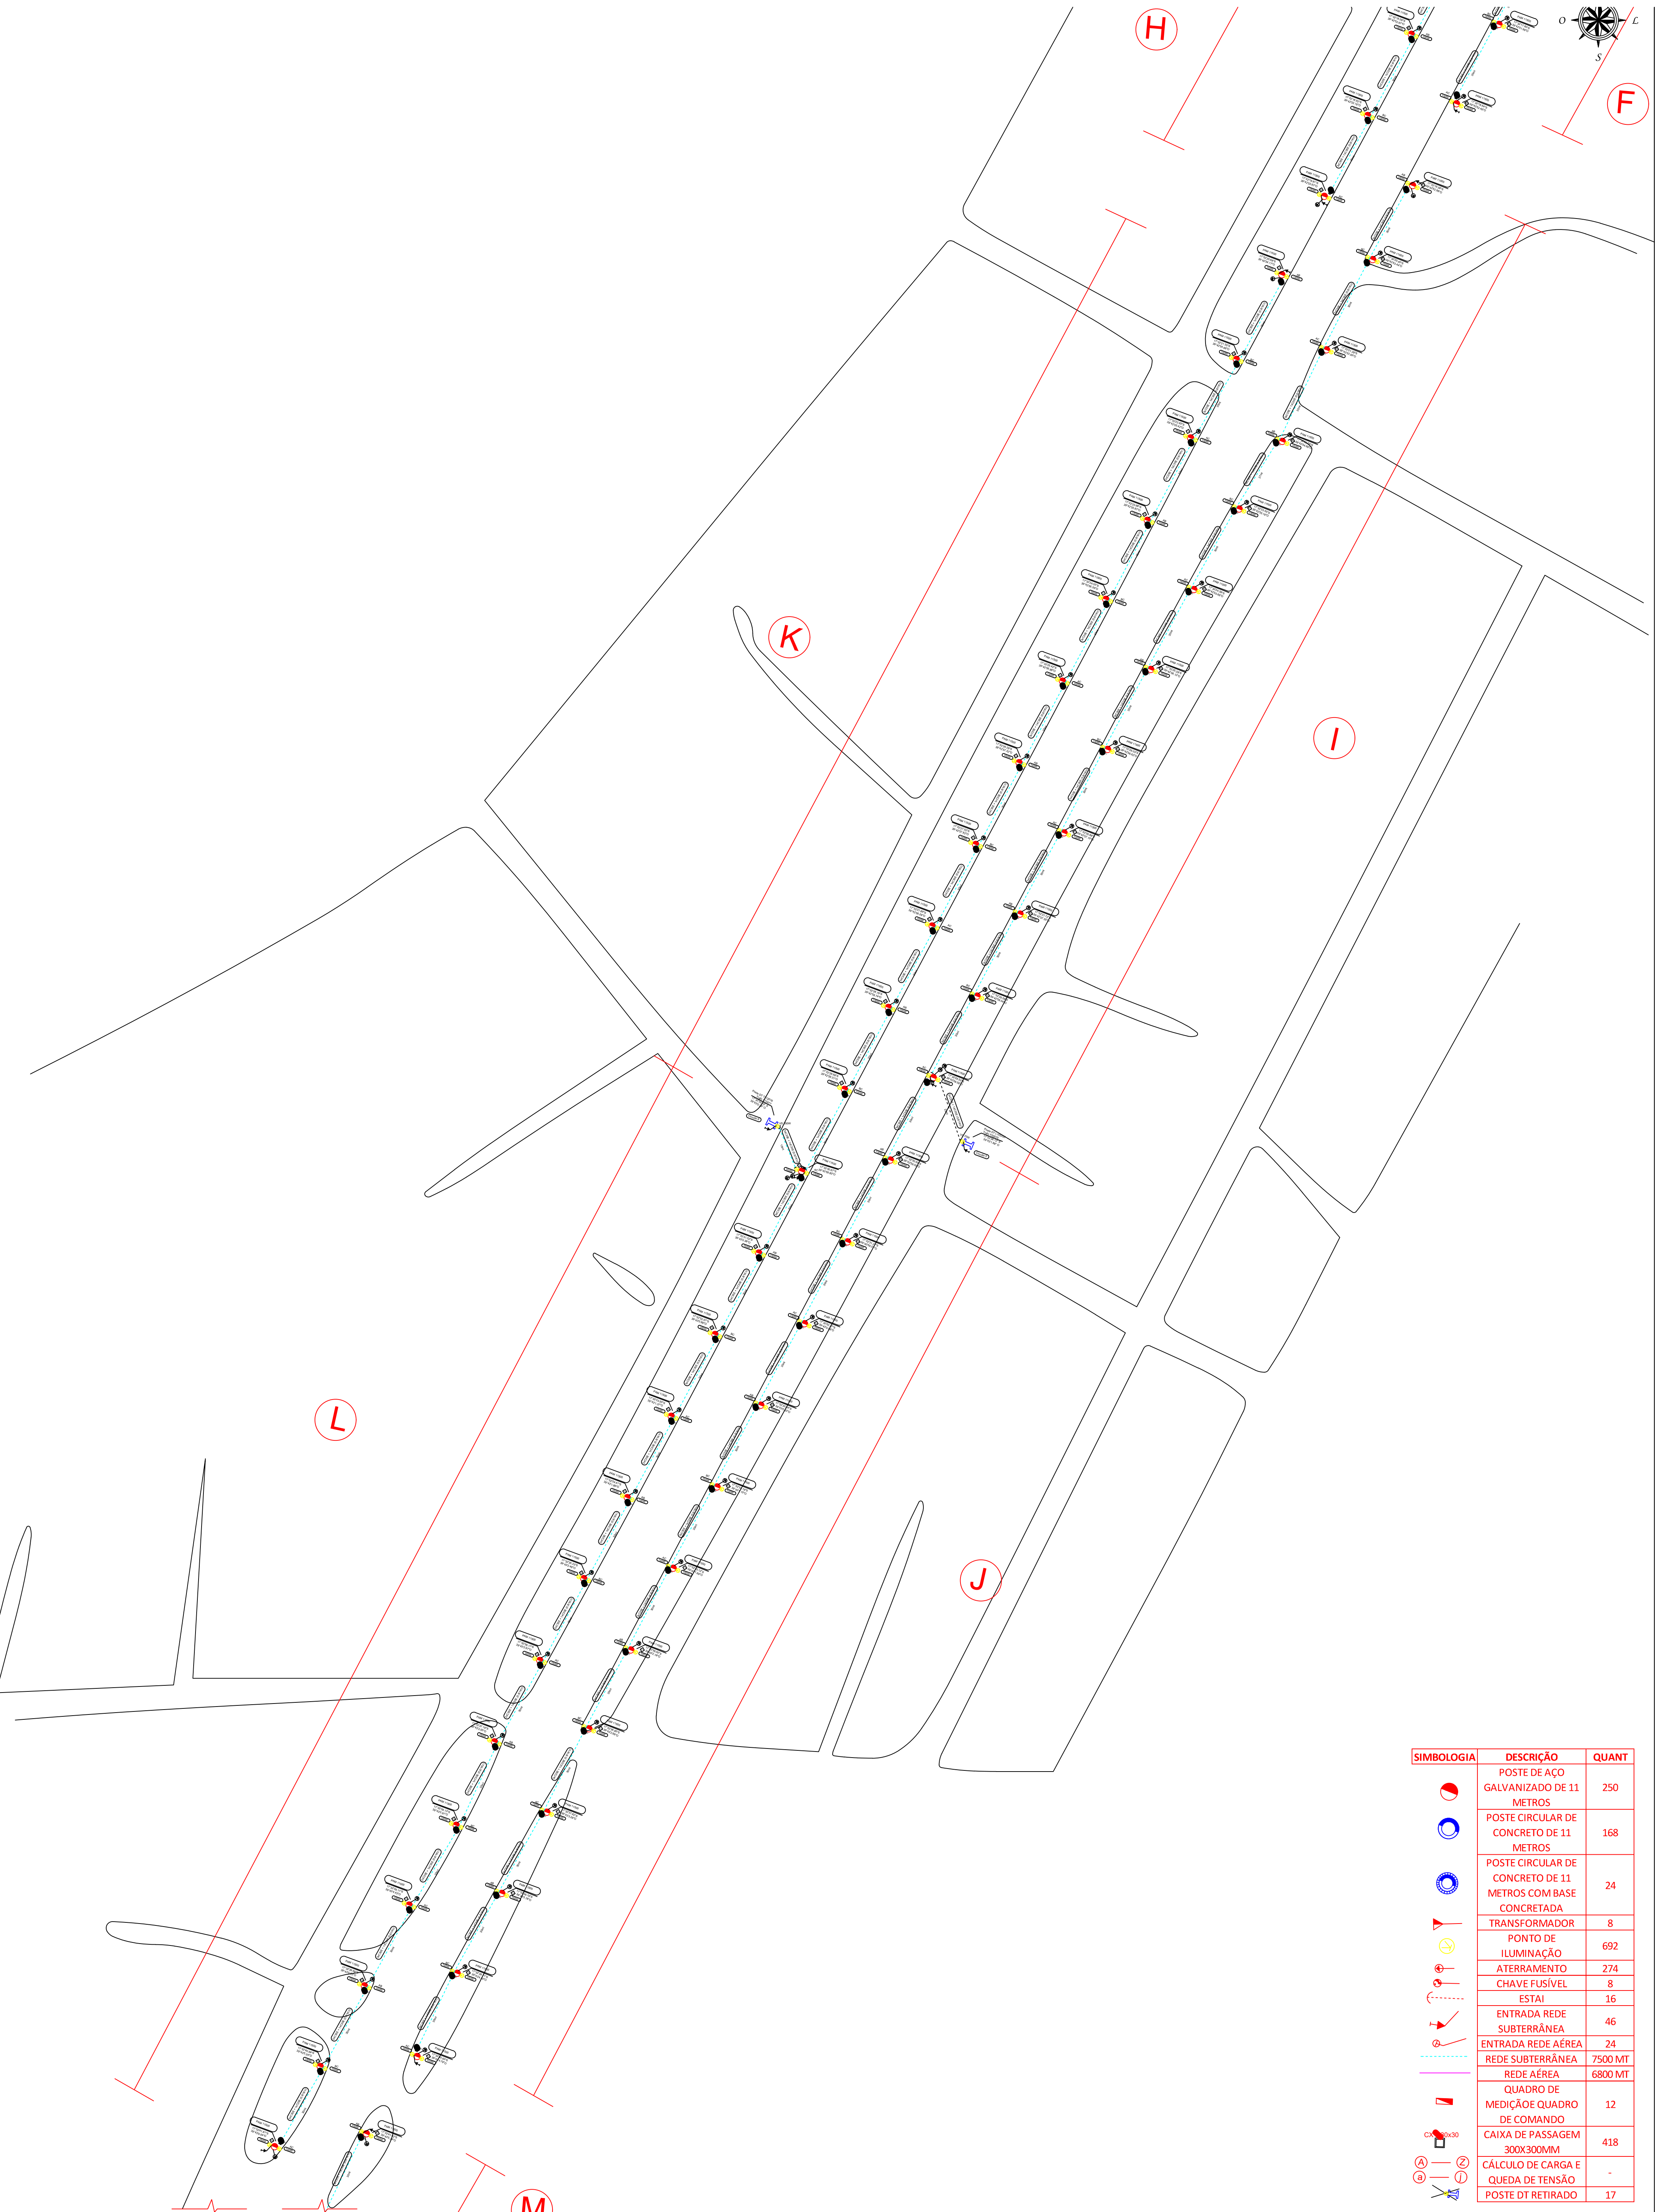

SIMBOLOGIA	DESCRIÇÃO	QUANT
	POSTE DE AÇO GALVANIZADO DE 11 METROS	250
	POSTE CIRCULAR DE CONCRETO DE 11 METROS	168
	POSTE CIRCULAR DE CONCRETO DE 11 METROS COM BASE CONCRETADA	24
	TRANSFORMADOR	8
	PONTO DE ILUMINAÇÃO	692
	ATERRAMENTO	274
	CHAVE FUSÍVEL	8
	ESTAI	16
	ENTRADA REDE SUBTERRÂNEA	46
	ENTRADA REDE AÉREA	24
	REDE SUBTERRÂNEA	7500 MT
	REDE AÉREA	6800 MT
	QUADRO DE MEDIÇÃO E QUADRO DE COMANDO	12
	CAIXA DE PASSAGEM 300X300MM	418
	CÁLCULO DE CARGA E QUEDA DE TENSÃO	-
	POSTE DT RETIRADO	17

Notas

- O presente projeto foi elaborado com base nas normas técnicas vigentes da Norenergia Cofisa e da ABNT, em especial NBR 7676, NBR 14039, NBR 5410 e NBR 7208.
- A execução da obra está condicionada à aprovação prévia deste projeto pelo concessionário de energia.
- Os serviços de montagem e construção devem atender integralmente à legislação de segurança do trabalho, incluindo as normas NR-10 e NR-35.
- O responsável pela obra deverá obter todas as autorizações legais e ambientais necessárias para a execução do trecho aéreo e/ou subterrâneo da rede.
- As estruturas deverão respeitar os afastamentos mínimos em relação a edificações, vias públicas, áreas arborizadas e outras redes conforme previsto nas normas técnicas e regulamentos da ANEEL.
- Todos os materiais e serviços utilizados deverão ser homologados pela Norenergia Cofisa.
- Após a conclusão da obra, o solicitante deverá comunicar à Norenergia para inspeção e energização da rede, além de providenciar a atualização cadastral conforme exigido.
- As conexões de rede deverão ser realizadas com conectores apropriados e conforme orientação técnica da concessionária.
- A execução do projeto deve ser acompanhada por responsável técnico devidamente habilitado (CREA), o qual deverá fornecer a respectiva ART.

Cidade: Município Teixeira de Freitas/BA
Endereço: Rodovia Mário Covas
Cliente: Município Teixeira de Freitas/BA
Serviço: Extensão de Rede para Iluminação Pública
Levantamen.: Realizado in loco no dia 06/05/2025
Projeto: Extensão de Rede para Iluminação Pública
Conferência:
Liberação:
Aprovação:

Classificação: Reservado

Escala: 1:100

Folha: 03/11

Circuito: Trifásico
Dispositivo(s) p/ Interrupção: Chaves Fusíveis
Dispositivo(s) NA: Conectores, Relés e Disjuntores
Impacto Ambiental: NÃO

Responsável Técnico:

CREA / Região:

Formato: A1

DESENHO: Planta Baixa da locação dos postes e equipamentos do Circuito 3 (Postes 87 ao 98), do Circuito 4 (Postes 99 ao 92), do Circuito 5 (Postes 93 ao 116), do Circuito 6 (Postes 117 ao 140) e do Circuito 7 (Poste 141)