

1 2 3 4

A

PROJETO DE CLIMATIZAÇÃO E RENOVAÇÃO DE AR

REFORMA E AMPLIAÇÃO DA CHECHE SÃO FRANCISCO DE ASSIS

B

PEÇA GRÁFICA

C

D

00	30/06/2025	EMIÇÃO INICIAL	PEDRO	CAIC	WDS
REV	DATA	NATUREZA DA REVISÃO	ELAB.	VERIF.	APROV.

D

CONTRATANTE:	CONTRATADA:
	 CNPJ: 19.891.447/0001-26

EMPREENHIMENTO:

REFORMA E AMPLIAÇÃO DA CHECHE SÃO FRANCISCO DE ASSIS

ETAPA:

PROJETO EXECUTIVO


TÍTULO:

PROJETO DE CLIMATIZAÇÃO E RENOVAÇÃO DE AR


ELAB.:	VERIF.:	APROV.:	R. TEC.:	CREA/CAU Nº
PEDRO A	CAIC	WECSLEI	WECSLEI DUARTE	3000098904
			Data 30/06/2025	Folha: 0 de 02
Arquivo: PG_CLI_EX_PMB-CSF_R00				REVISÃO: 00

F



- Os desenhos são de nossa propriedade, sendo proibidos cópias, ampliações, ou reproduções totais ou parciais, nem podendo ser cedidos a terceiros, salvo com nossa autorização expressa, de acordo com a legislação brasileira em vigor.

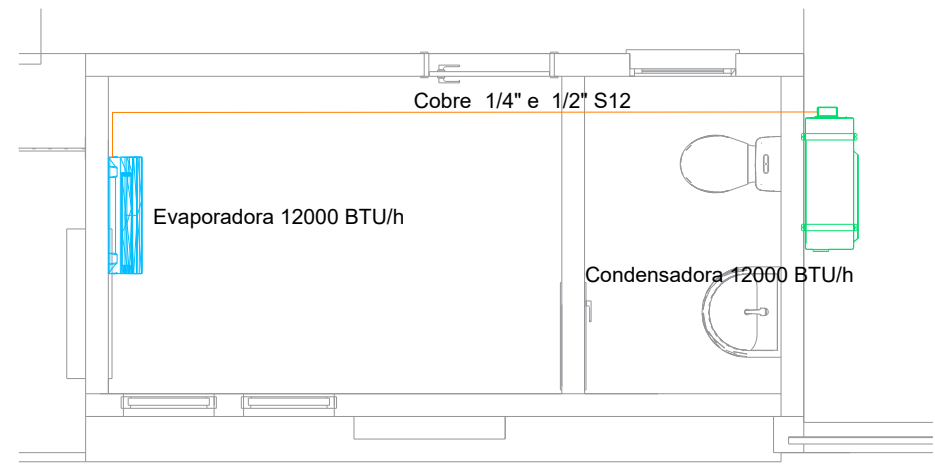

GUARITA - CLIMATIZAÇÃO
ESCALA 1/50

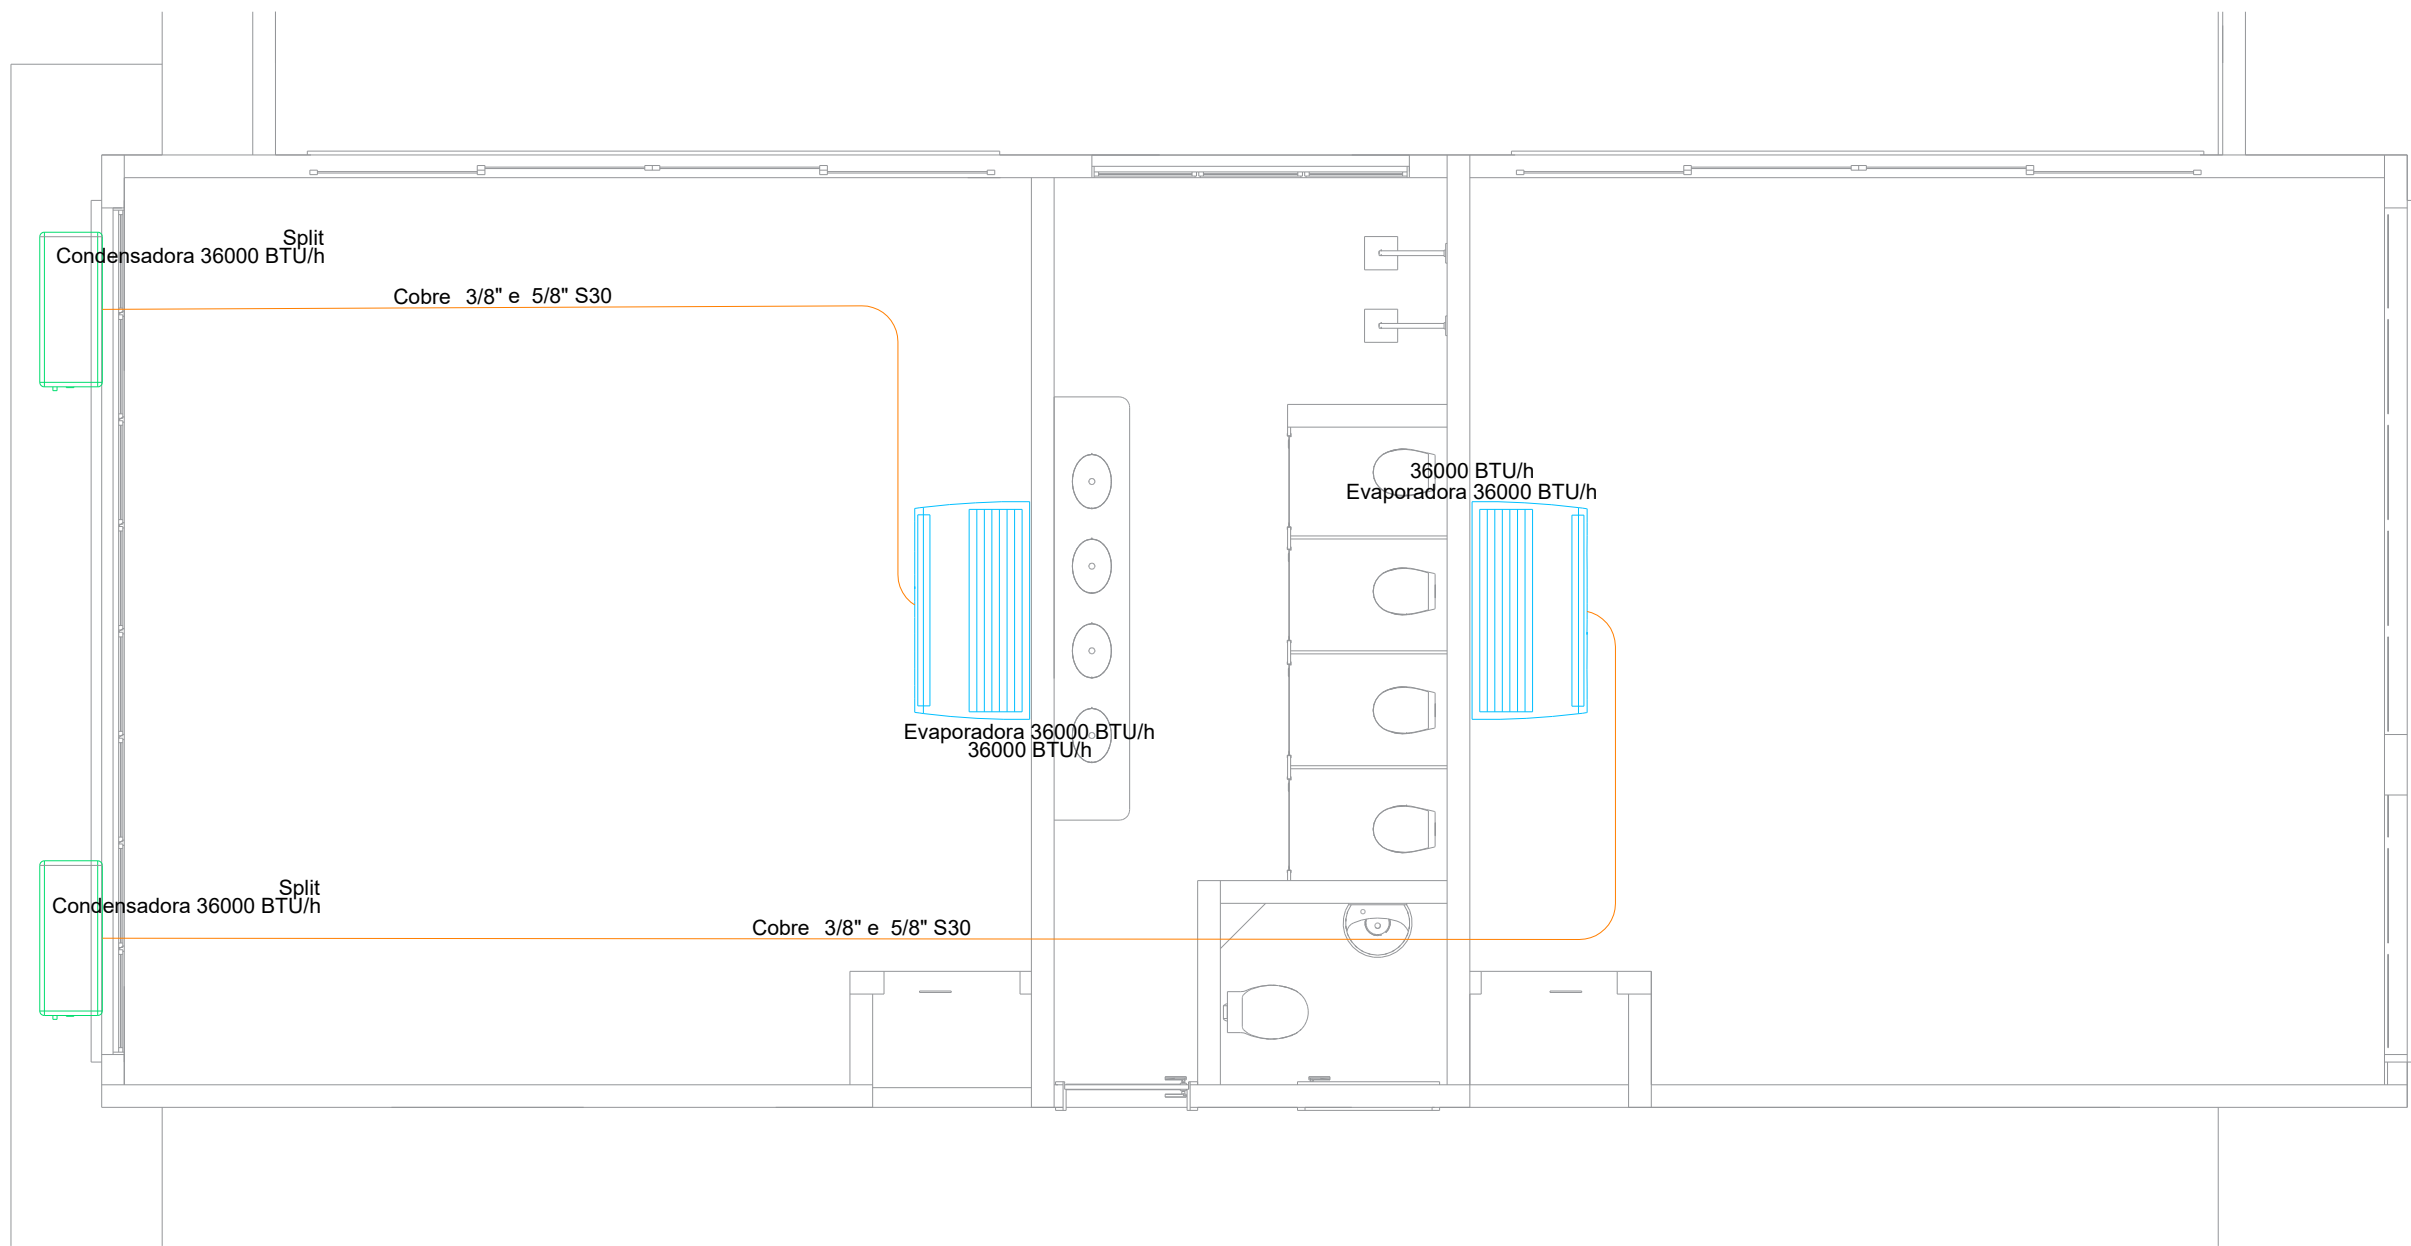

SALA INFANTIL 6 A 8 - CLIMATIZAÇÃO
ESCALA 1/50

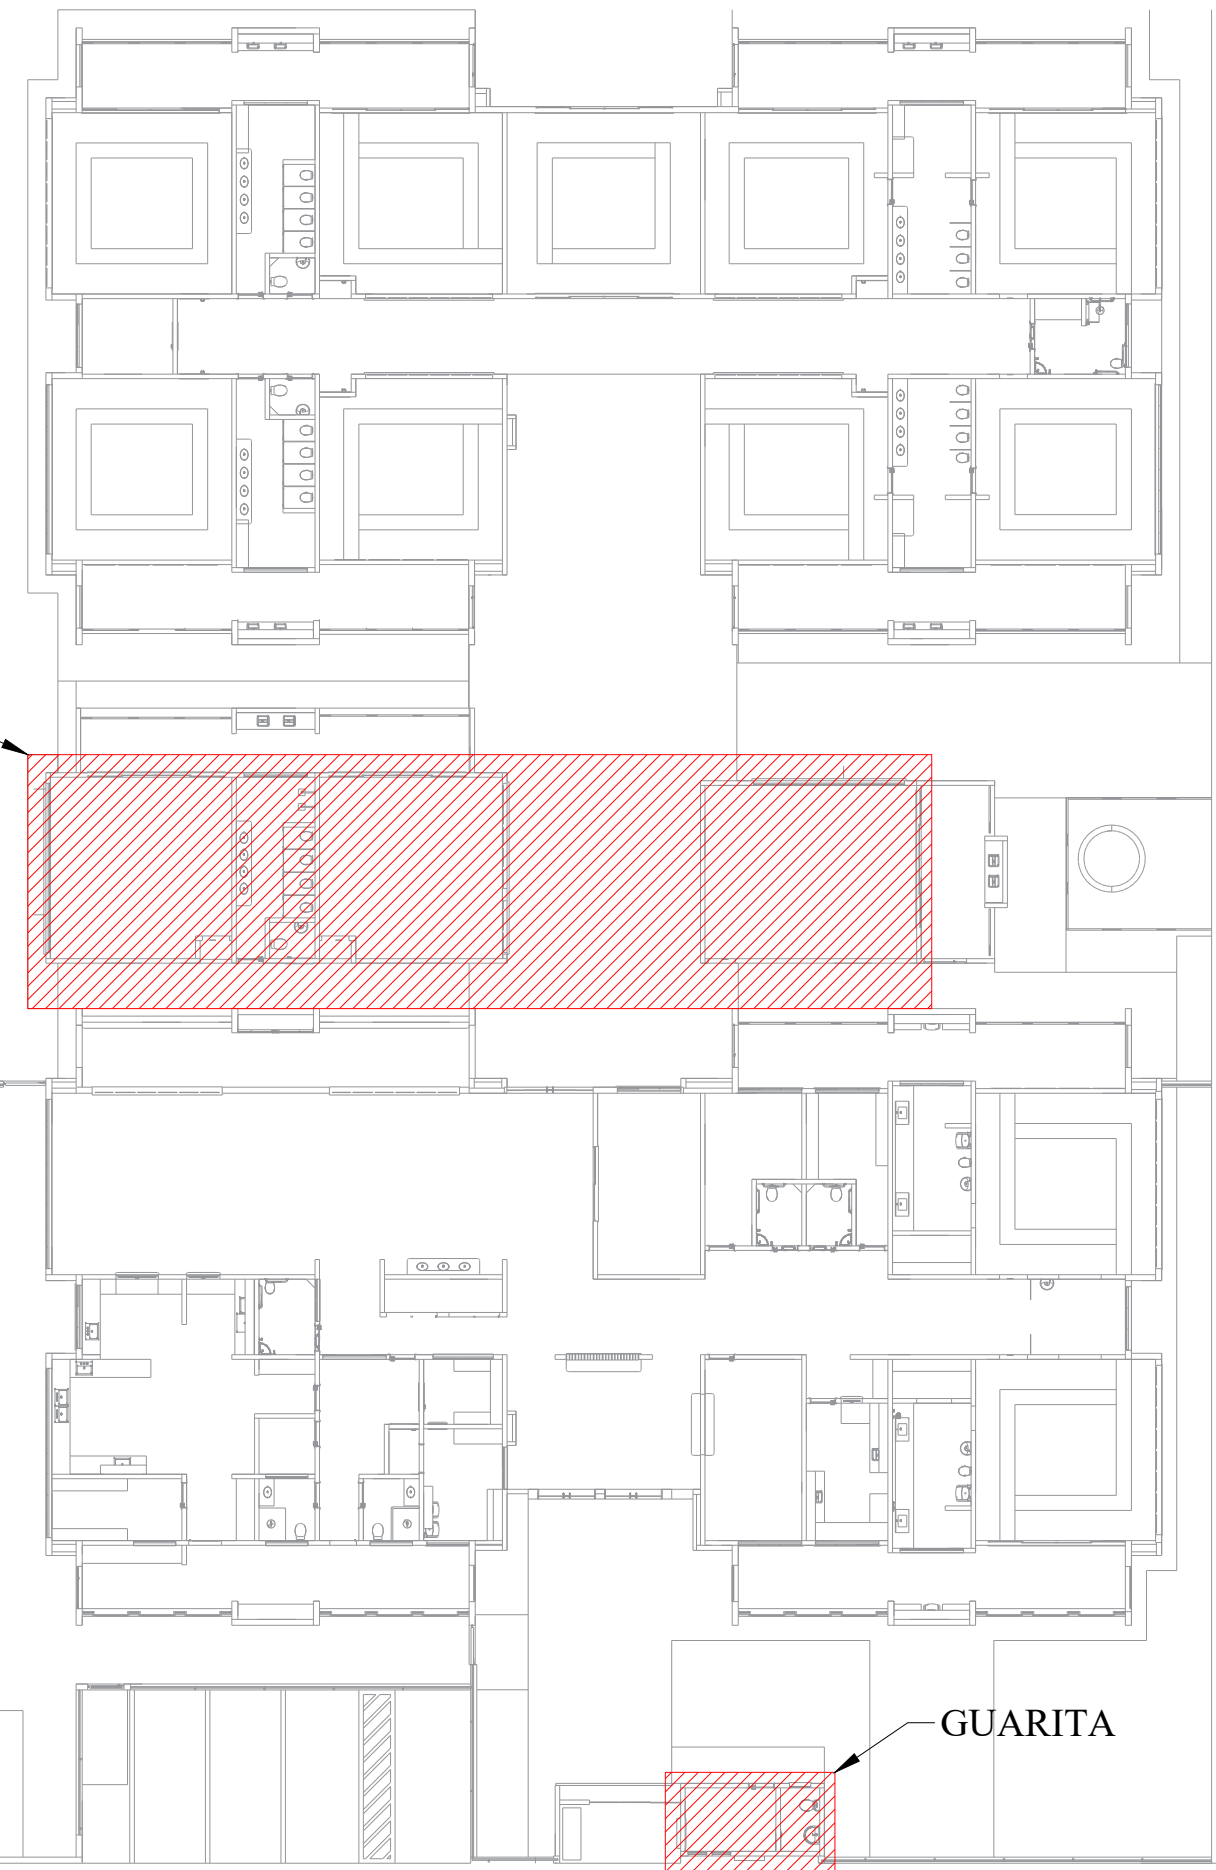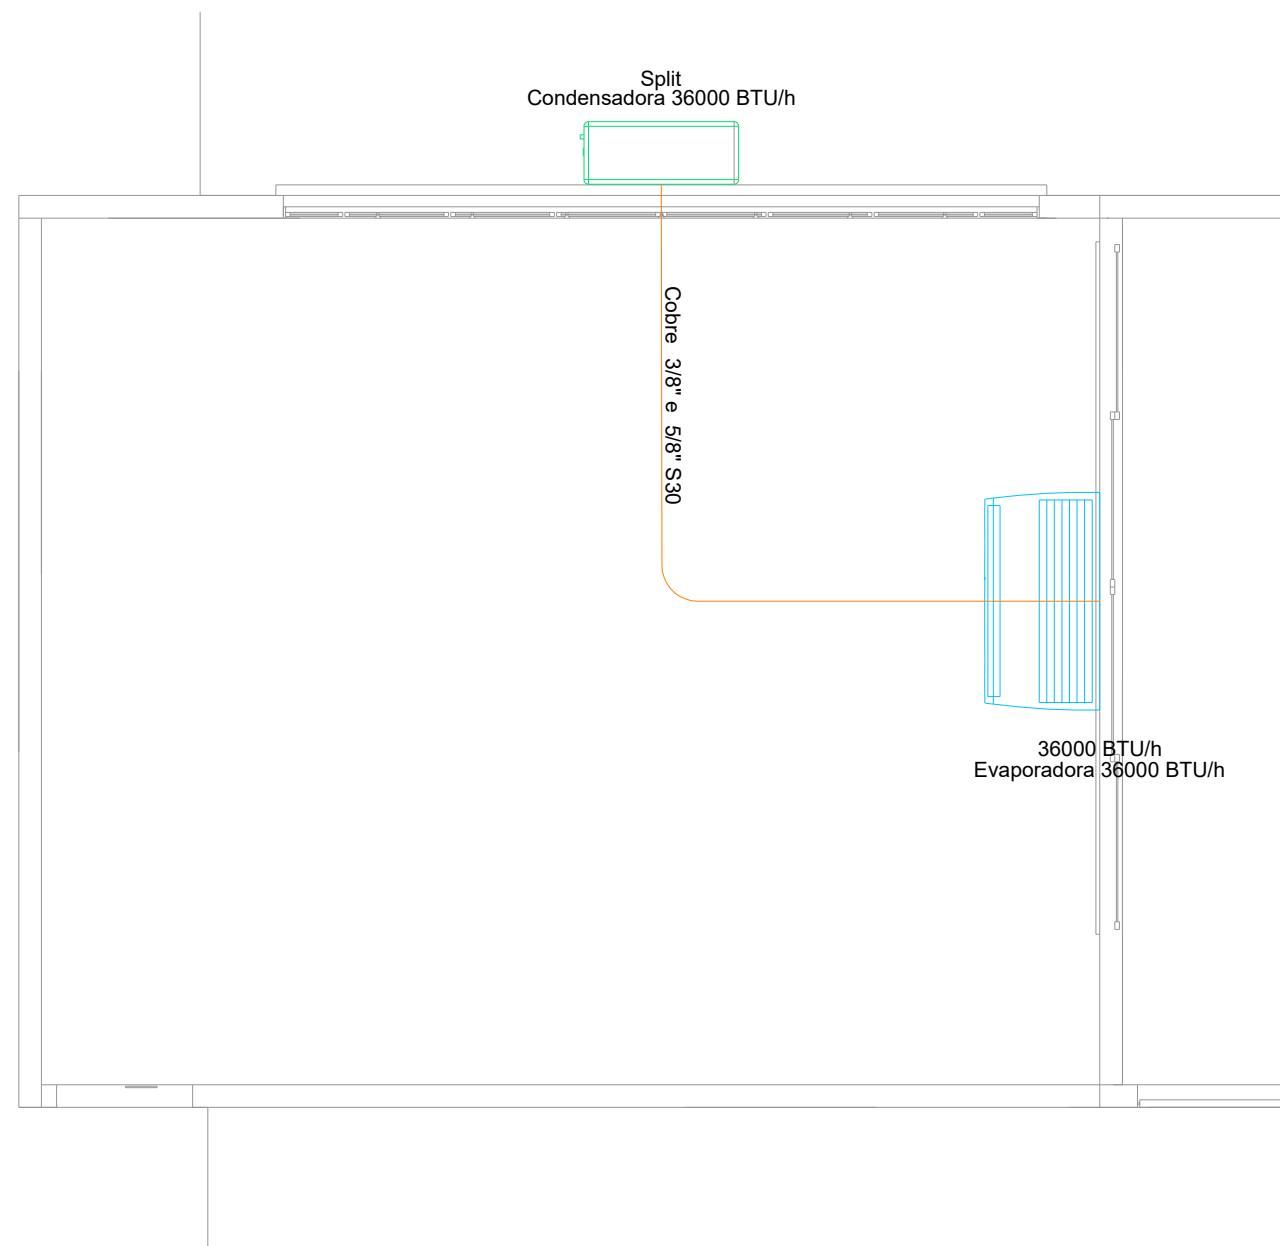

MAPA DE LOCALIZAÇÃO
ESCALA 1/250

Lista de materiais - Térreo	
Climatização	
Equipamentos Ar condicionado	
Condensadora Split	1 pc
12000 BTU/h	3 pc
Evaporadora Split	1 pc
12000 BTU/h	3 pc
Evaporadora Teto/Piso	3 pc
36000 BTU/h	
Segmento de duto	
Cabo PP Tetrapolar Isol.PVC - 0,6/1KV	5.26 m
#2.5 mm²	28.56 m
#4.0 mm²	28.56 m
Tubo Isolante Esponjoso	
1/2"	5.26 m
1/4"	5.26 m
3/8"	28.56 m
5/8"	28.56 m
Tubo de cobre flexível	
1/2"	5.26 m
1/4"	5.26 m
3/8"	28.56 m
5/8"	28.56 m



07	-				
06	-				
05	-				
04	-				
03	-				
02	-				
01	-				
00	WDS	EMIÇÃO INICIAL	30/06/2025	WECSLEI	
Nº	REQUERENTE	MODIFICAÇÃO	DATA	RESPONSÁVEL	VISTO

APROVAÇÃO INTERNA	RESP. PEDRO	VISTO.	RESP. CAIC	VISTO.	RESP. WECSLEI	VISTO.
-------------------	-------------	--------	------------	--------	---------------	--------


CONTRATANTE	CONTRATADA
	

FINALIDADE DO PROJETO:	PROJETO DE CLIMATIZAÇÃO	DATA:	30/06/2025
FINALIDADE DA OBRA:	REFORMA E AMPLIAÇÃO DA CHECHE SÃO FRANCISCO DE ASSIS	REVISÃO:	00
CONTEÚDO DA PRANCHA:	PLANTA BAIXA - TÉRREO - MÁQUINAS DE CLIMATIZAÇÃO	ESCALA:	INDICADO
PRANCHA:	01	DESENHO:	WDS ENGENHARIA (77) 3613-2534
ARQUIVO:	02	ARQUIVO:	PS_CLI_EX_PMB-CSF_R00
PROPRIETÁRIO (A):	PREFEITURA MUNICIPAL DE BARREIRAS	CPF / CNPJ:	13.654.405/0001-95


ENDEREÇO DA OBRA:
R. Montes Claros, 30 - CONDOMINIO NOSSA CASA, Barreiras - BA, 47814-540

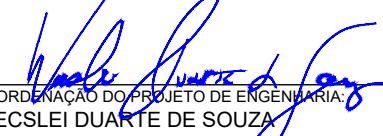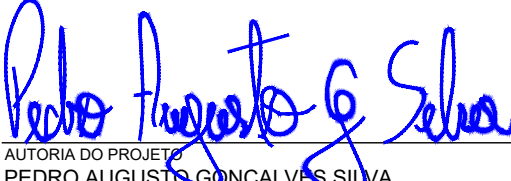PLANTA DE SITUAÇÃO:	QUADRO DE ASSINATURAS:
	RESPONSÁVEL TÉCNICO PELO EMPREENDIMENTO: PREFEITURA MUNICIPAL DE BARREIRAS CNPJ: 13.654.405/0001-95
QUADRO DE ÁREAS:	
	COORDENADOR DO PROJETO DE ENGENHARIA: WECSLEI DUARTE DE SOUZA CREA BA 050853702-0 ENGENHEIRO CIVIL/ENGENHEIRO DE SEGURANÇA DO TRABALHO TÉCNICO EM EDIFICAÇÕES
	
	AUTORIA DO PROJETO: PEDRO AUGUSTO GONÇALVES SILVA CREA BA 300008904 ENGENHEIRO MECÂNICO


APROVAÇÃO:

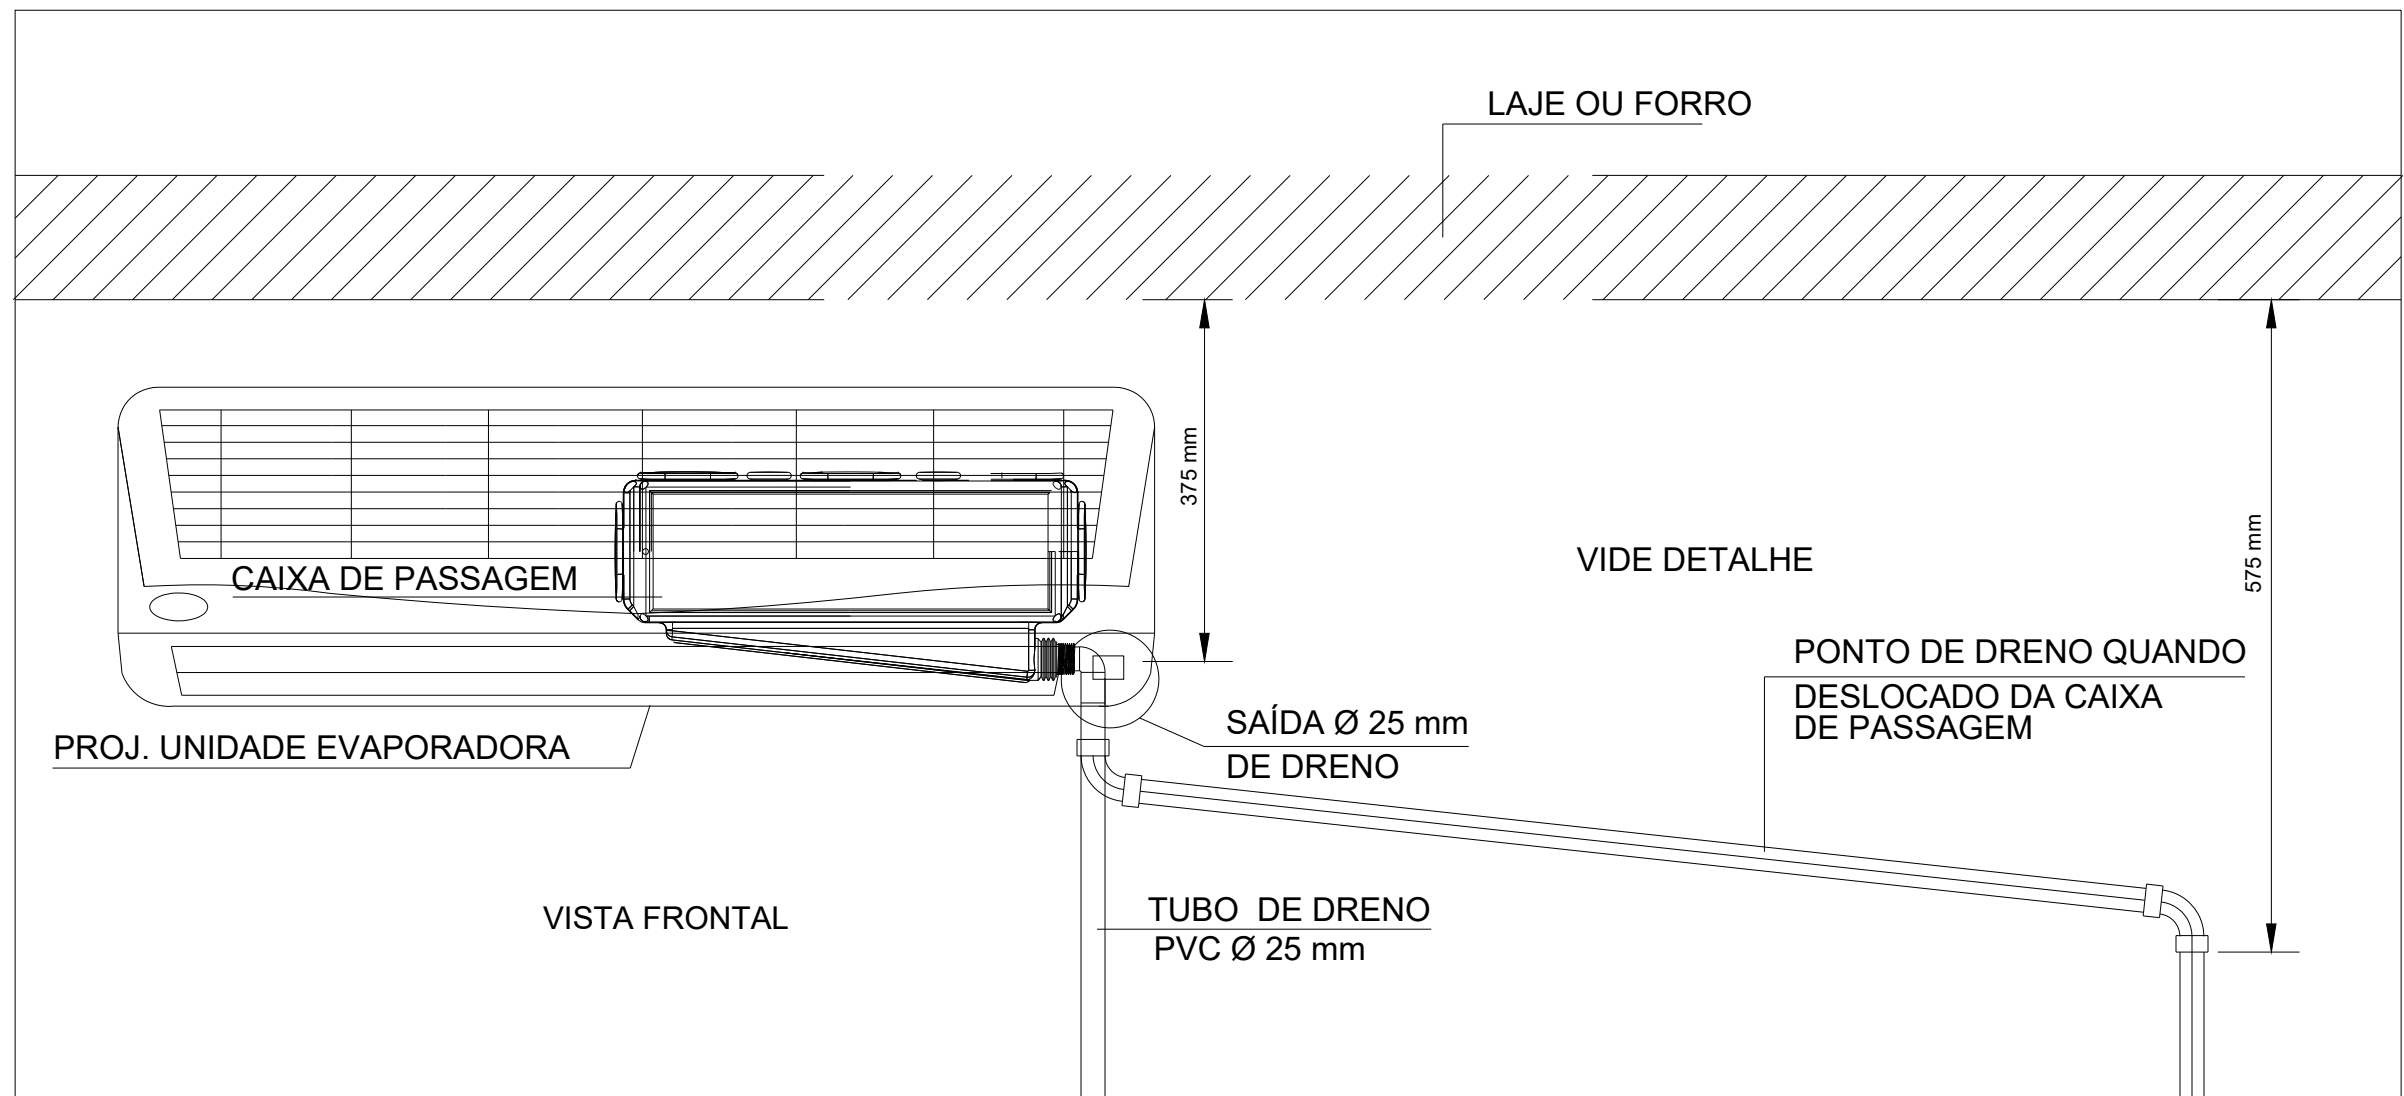


DETALHE DE DRENAGEM PARA SPLIT PAREDE
S/ ESCALA

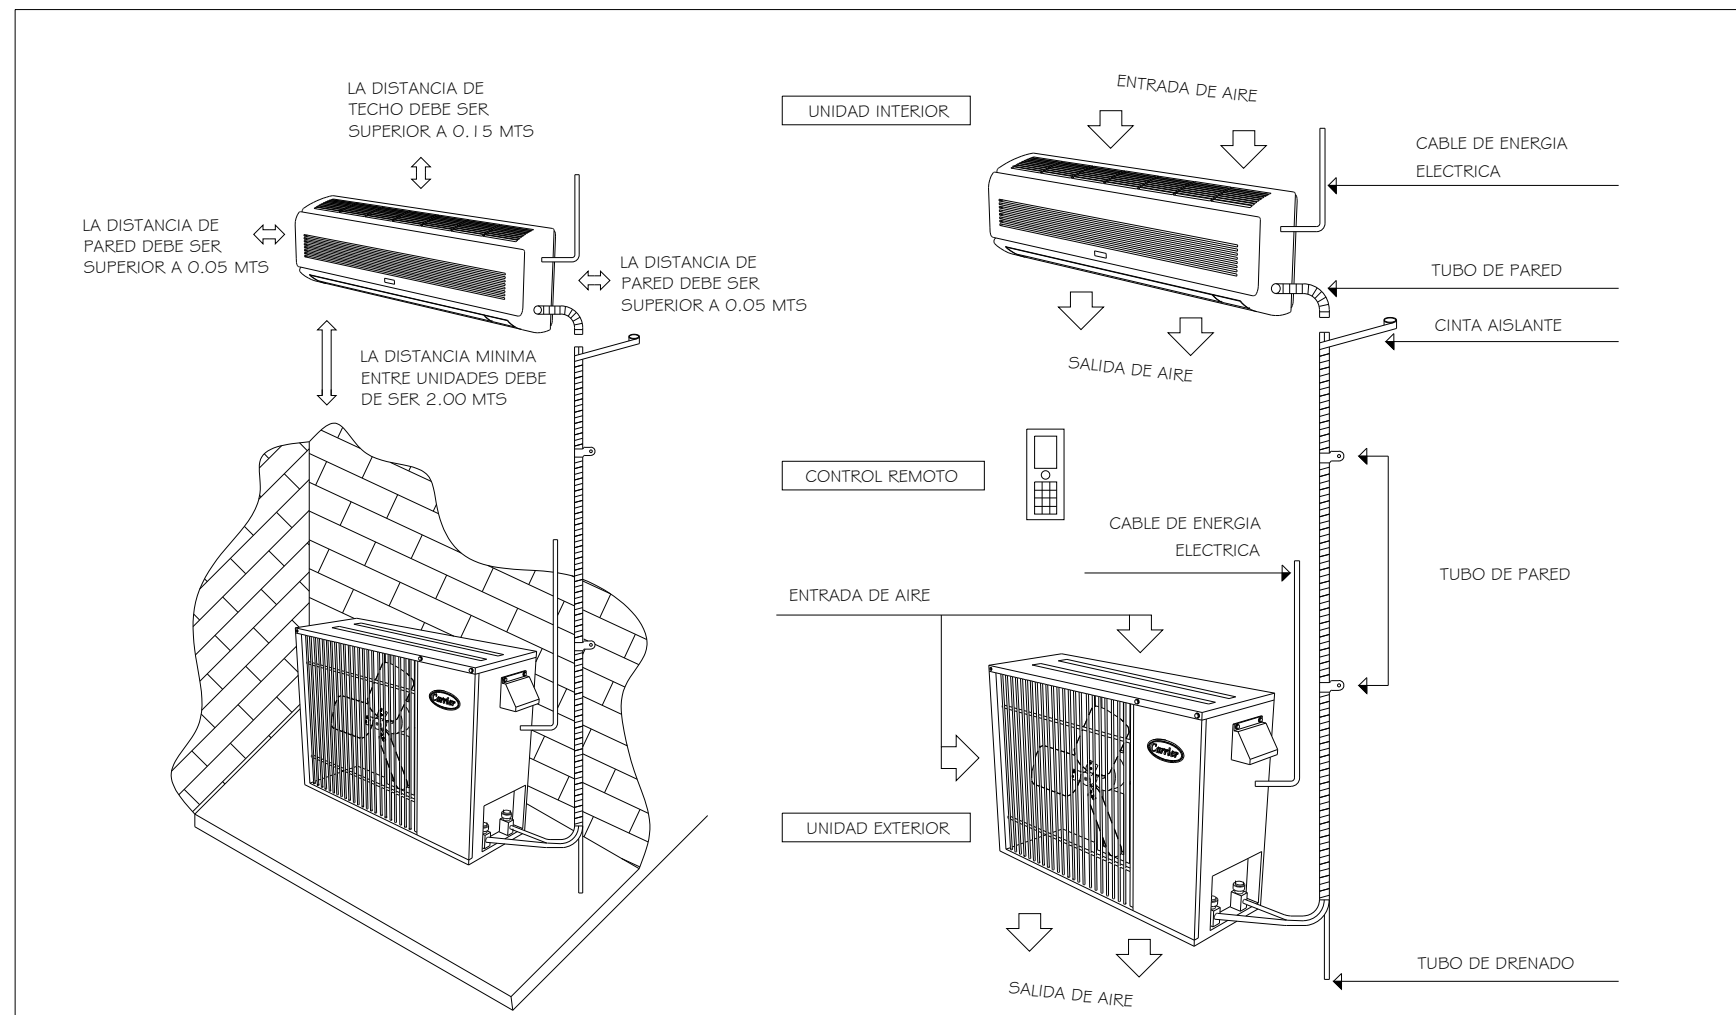


DETALHE INSTALAÇÃO SPLIT
S/ ESCALA

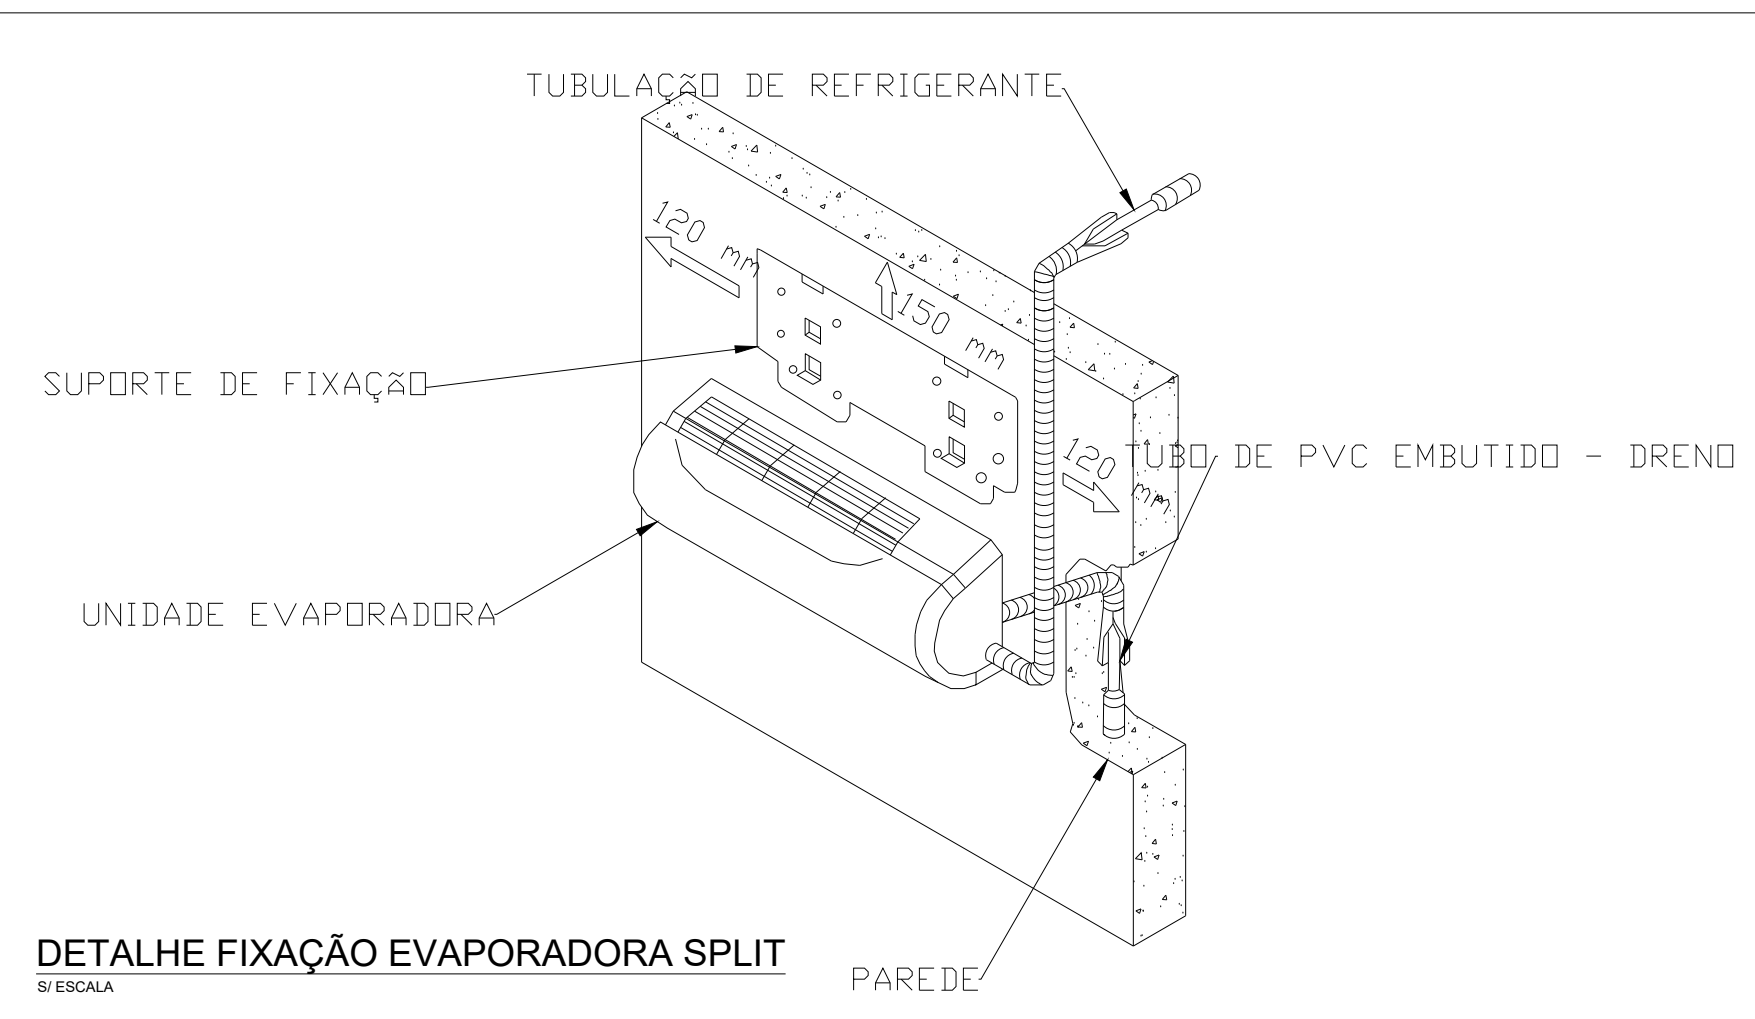

DETALHE FIXAÇÃO EVAPORADORA SPLIT
S/ ESCALA

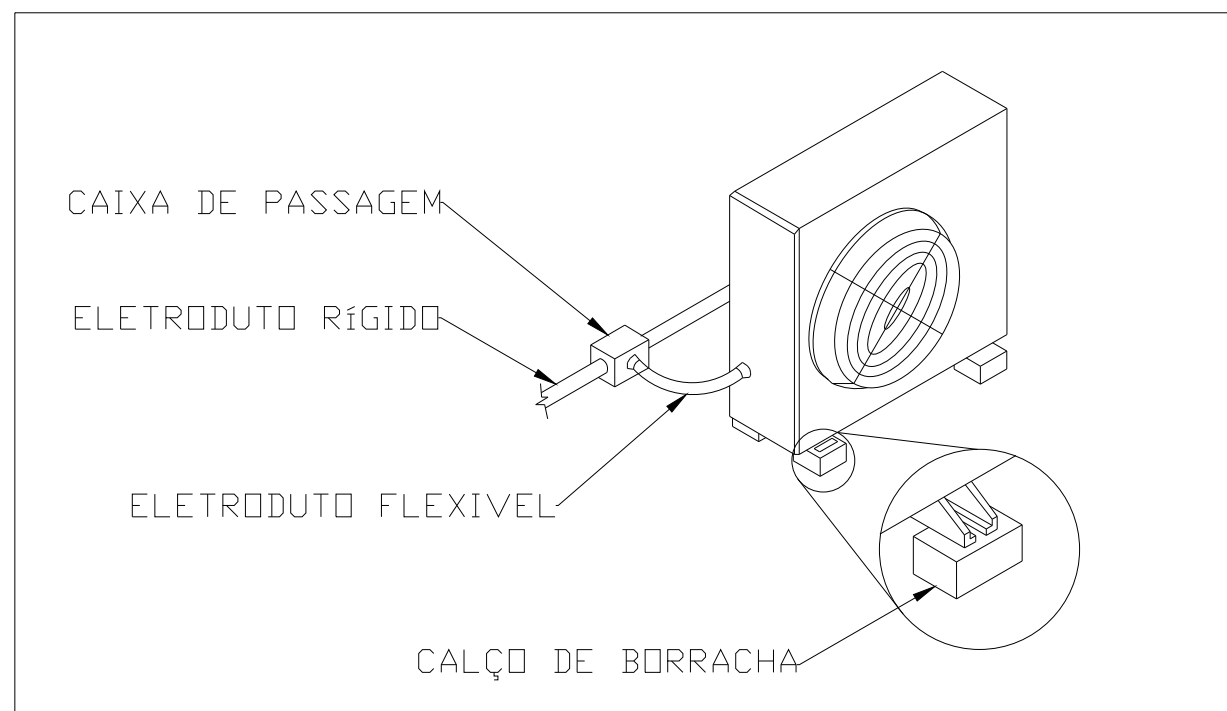


DETALHE INSTALAÇÃO CONDENSADORA
S/ ESCALA

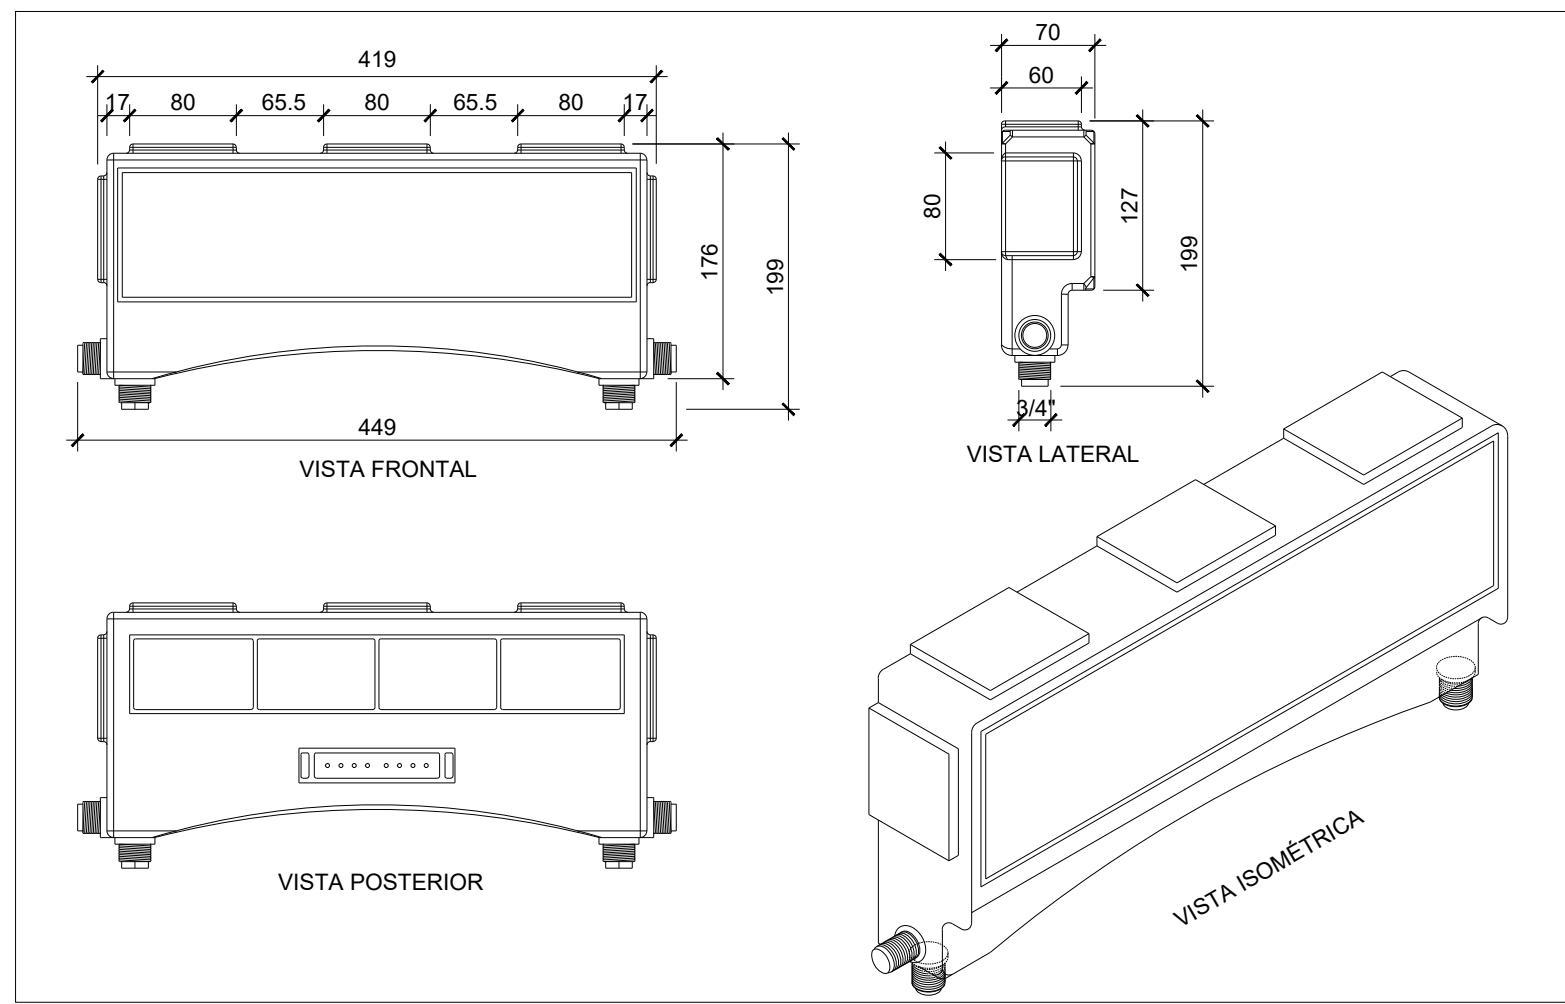


DETALHE DA CAIXA DE PASSAGEM PARA SPLIT

SEM _____ ESCALA

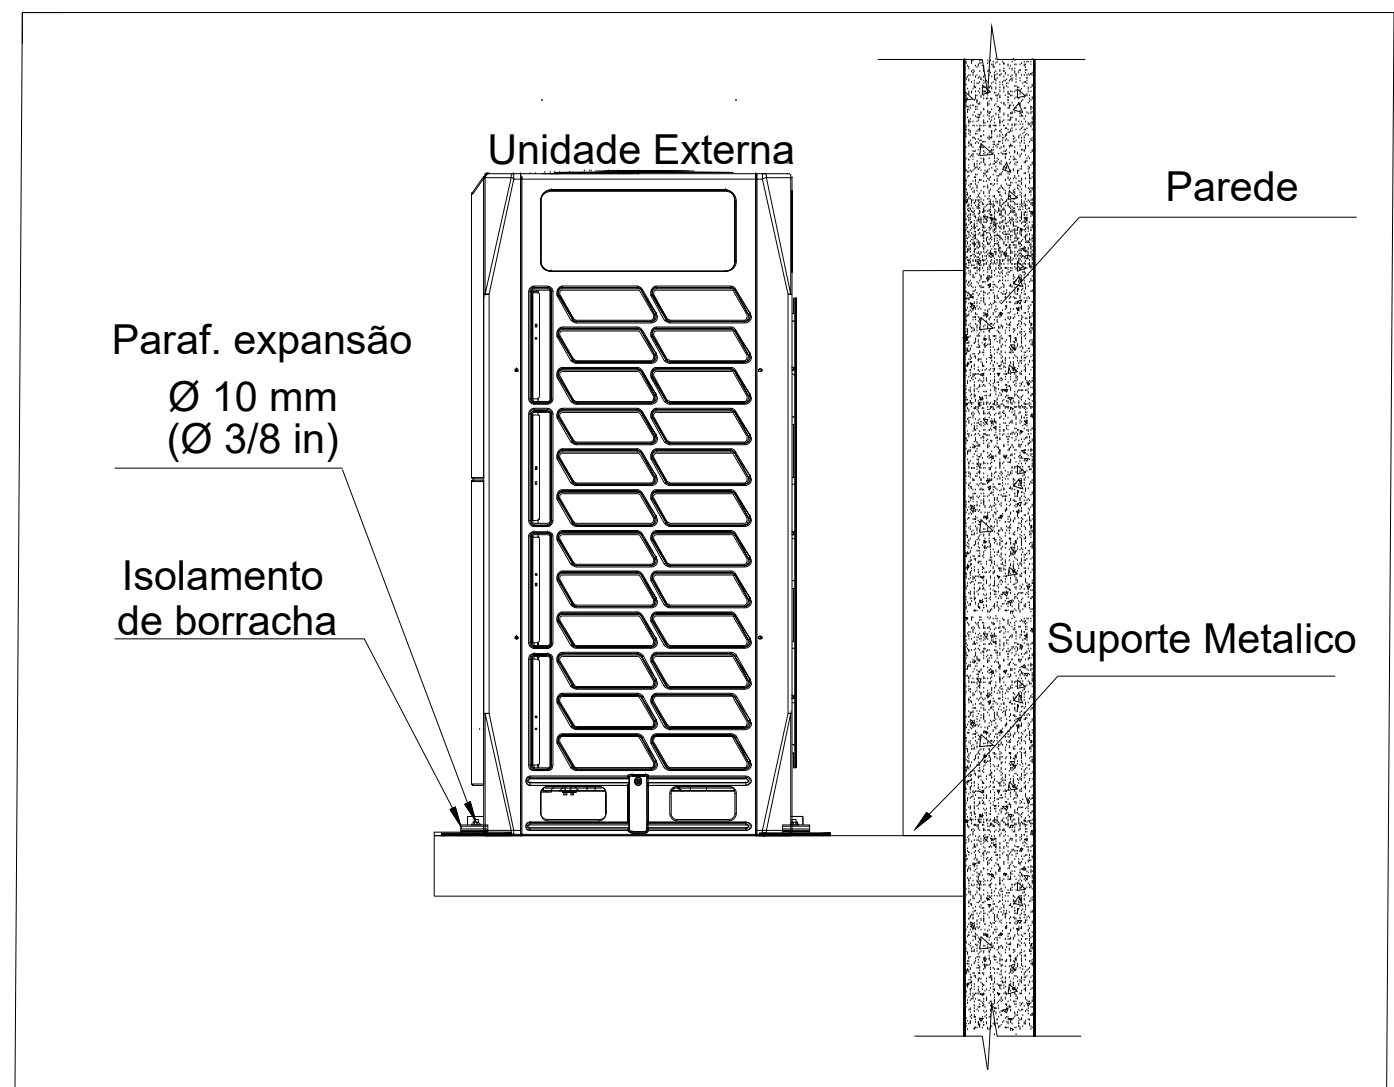

DETALHE - INSTALAÇÃO DA UNIDADE EXTERNA

SEM _____ ESCALA

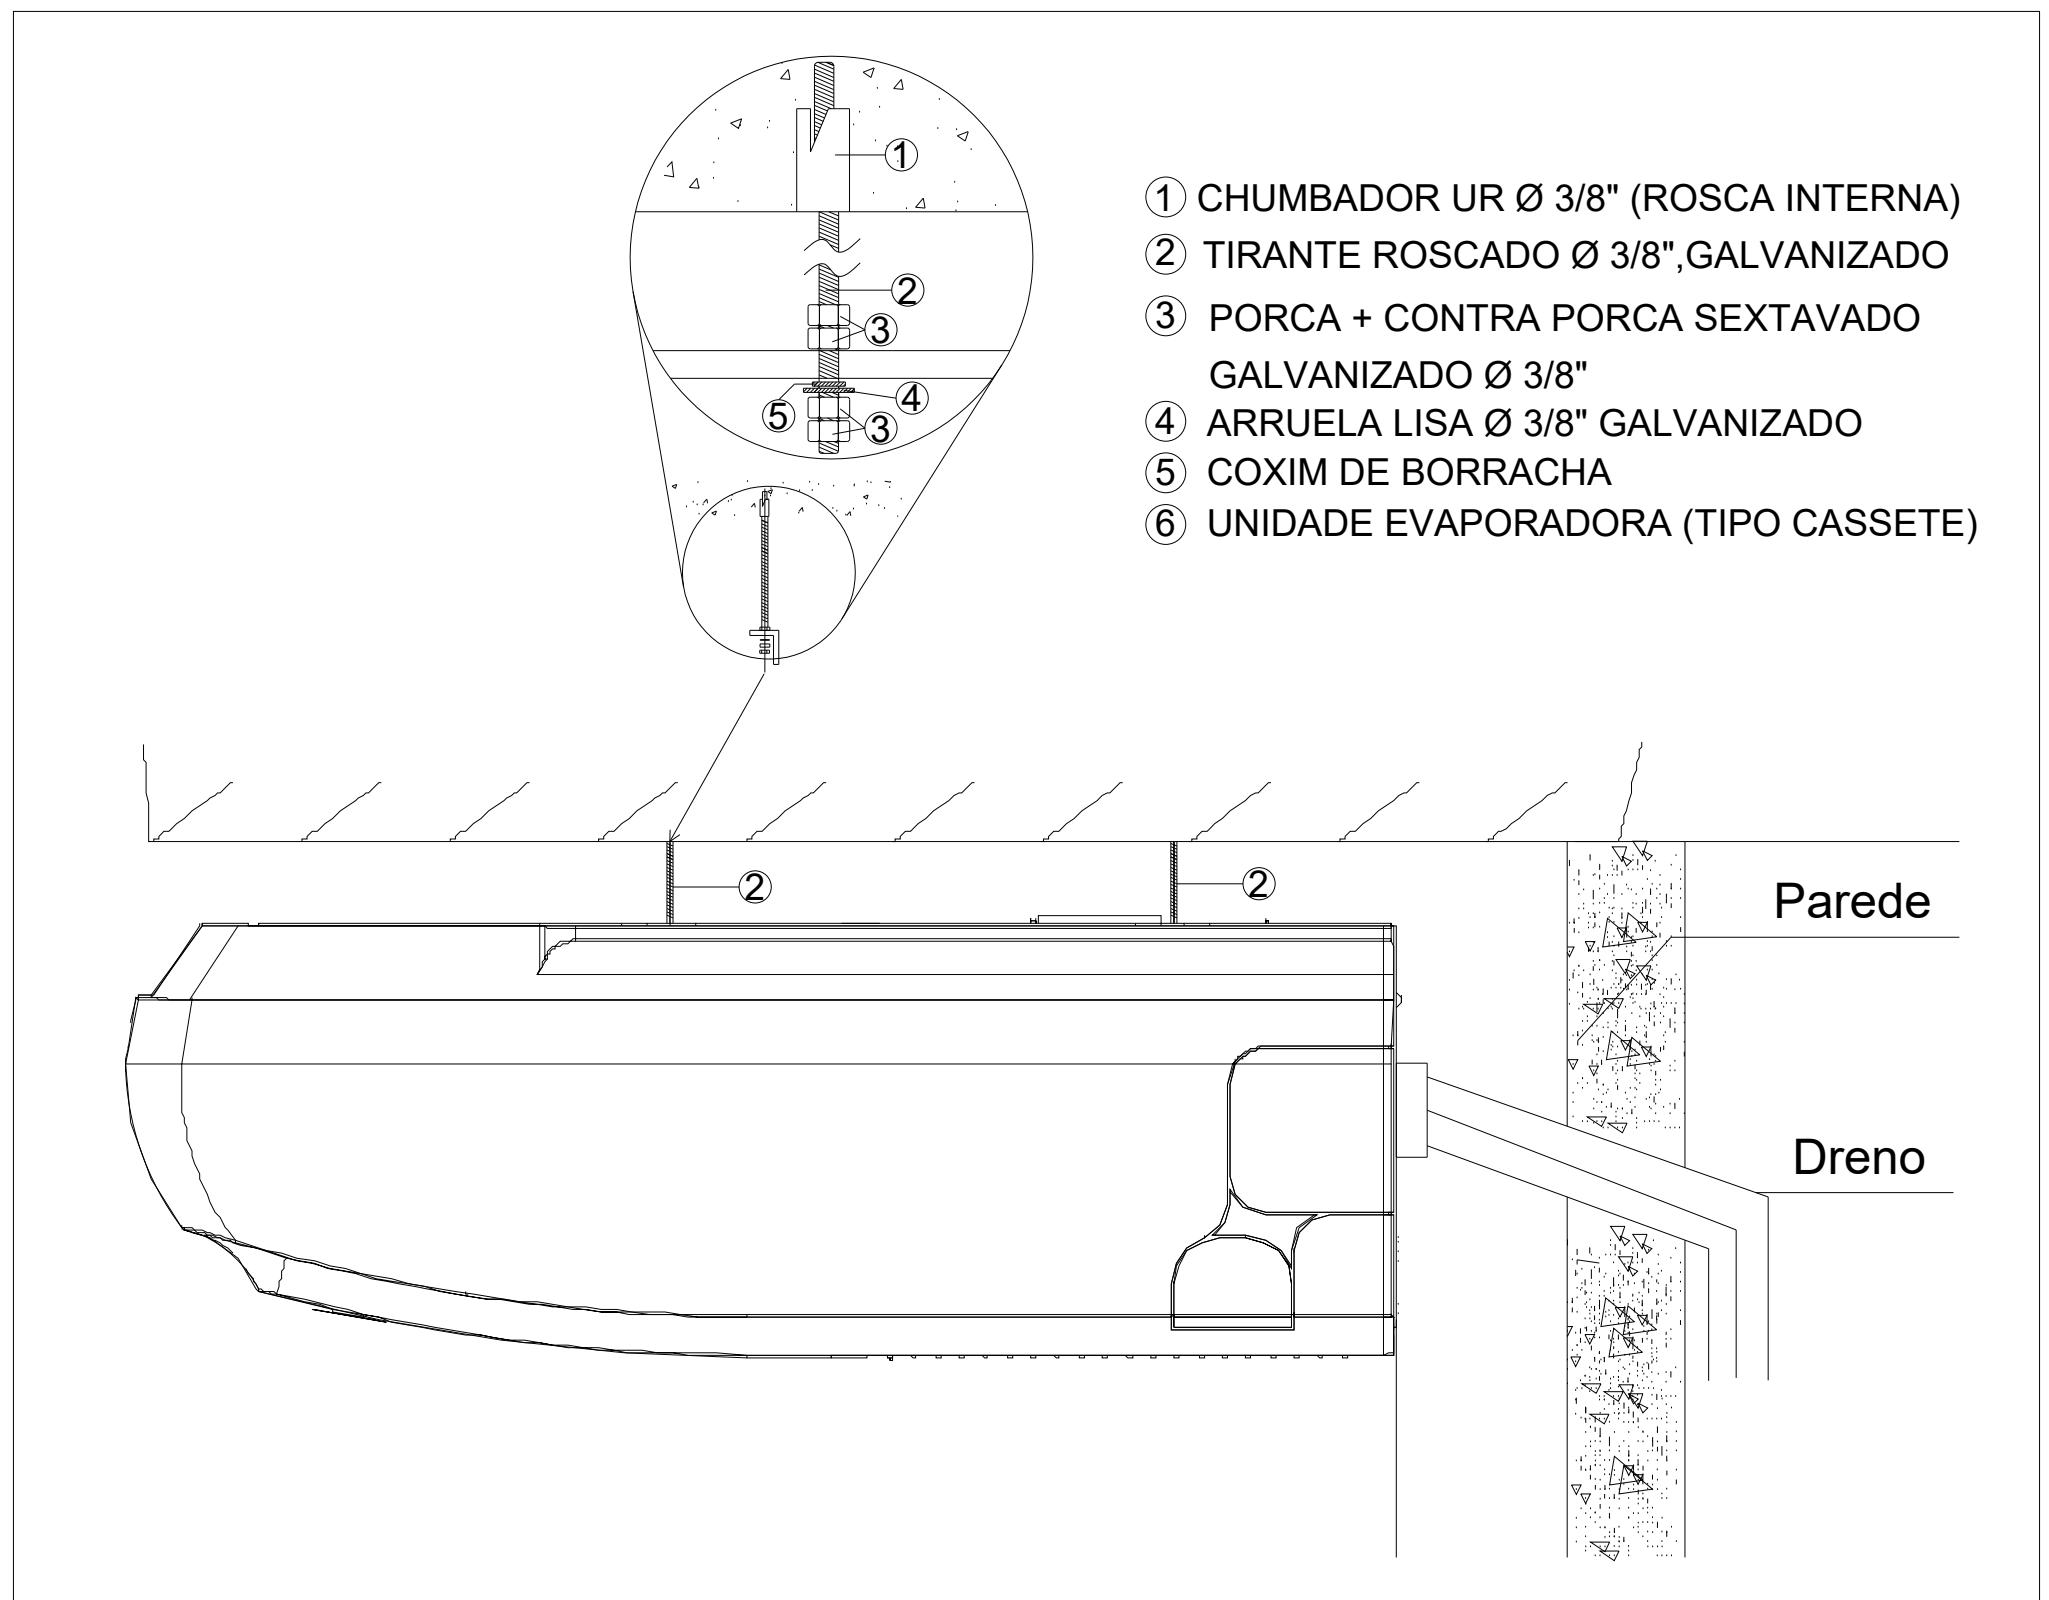

DETALHE DE DRENAGEM - PISO TETO

SEM _____ ESCALA

07	-				
06	-				
05	-				
04	-				
03	-				
02	-				
01					
00	WDS	EMIÇÃO INICIAL	30/06/2025	WECSLEI	

Nº	REQUERENTE	MODIFICAÇÃO	DATA	RESPONSÁVEL	VISTO
APROVAÇÃO INTERNA	RESP. PEDRO	ELABORAÇÃO	VERIFICAÇÃO	APROVAÇÃO	

CONTRATANTE	CONTRATADA
 PREFEITURA MUNICIPAL DE BARREIRAS	 WDS ENGENHARIA

FINALIDADE DO PROJETO:	PROJETO DE CLIMATIZAÇÃO	DATA:	30/06/2025
FINALIDADE DA OBRA:	REFORMA E AMPLIAÇÃO DA CHECHE SÃO FRANCISCO DE ASSIS	REVISÃO:	00
CONTEÚDO DA PRANCHA:	DETALHES	ESCALA:	INDICADO
PROPRIETÁRIO (A):	PREFEITURA MUNICIPAL DE BARREIRAS	DESENHO:	WDS ENGENHARIA (77) 3613-2534
ENDEREÇO DA OBRA:	R. Montes Claros, 30 - CONDOMÍNIO NOSSA CASA, Barreiras - BA, 47814-540	ARQUIVO:	PS_CLI_EX_PMB-CISF_R00_02

QUADRO DE ASSINATURAS:
RESPONSÁVEL TÉCNICO PELO EMPREENDIMENTO: PREFEITURA MUNICIPAL DE BARREIRAS CNPJ: 13.654.405/0001-95

PLANTA DE SITUAÇÃO:	QUADRO DE ÁREAS:
	

AUTORIA DO PROJETO: PEDRO AUGUSTO GONÇALVES SILVA CREA BA 300028904 ENGENHEIRO MECÂNICO
--

APROVAÇÃO:
