

PROJETO DE CLIMATIZAÇÃO E RENOVAÇÃO DE AR
REFORMA E AMPLIAÇÃO DA ESCOLA ALBERTO AMORIM

PEÇA GRÁFICA

00	30/06/2025	EMISSÃO INICIAL	PEDRO	CAIC	WDS
REV	DATA	NATUREZA DA REVISÃO	ELAB.	VERIF.	APROV.

CONTRATANTE:			CONTRATADA:		
CONTRATO Nº 163/2021  PREFEITURA DE BARREIRAS CAPITAL DO PRESENTE E DO FUTURO PREFEITURA MUNICIPAL DE BARREIRAS-BA			 WDS ENGENHARIA CNPJ: 19.891.447/0001-26		


EMPREENDIMENTO: REFORMA E AMPLIAÇÃO DA ESCOLA ALBERTO AMORIM					
---	--	--	--	--	--

ETAPA: PROJETO EXECUTIVO					
-----------------------------	--	--	--	--	--


TÍTULO: PROJETO DE CLIMATIZAÇÃO E RENOVAÇÃO DE AR					
--	--	--	--	--	--

ELAB.:	VERIF.:	APROV.:	R. TEC.:	CREA/CAU Nº	
PEDRO A	CAIC	WECSLEI	WECSLEI DUARTE	3000098904	
			Data 30/06/2025	Folha: 0 de 02	
Arquivo: PG_CLI_EX_PMB-EAA_R00				REVISÃO: 00	


- Os desenhos são de nossa propriedade, sendo proibidos cópias, ampliações, ou reproduções totais ou parciais, nem podendo ser cedidos a terceiros, salvo com nossa autorização expressa, de acordo com a legislação brasileira em vigor.

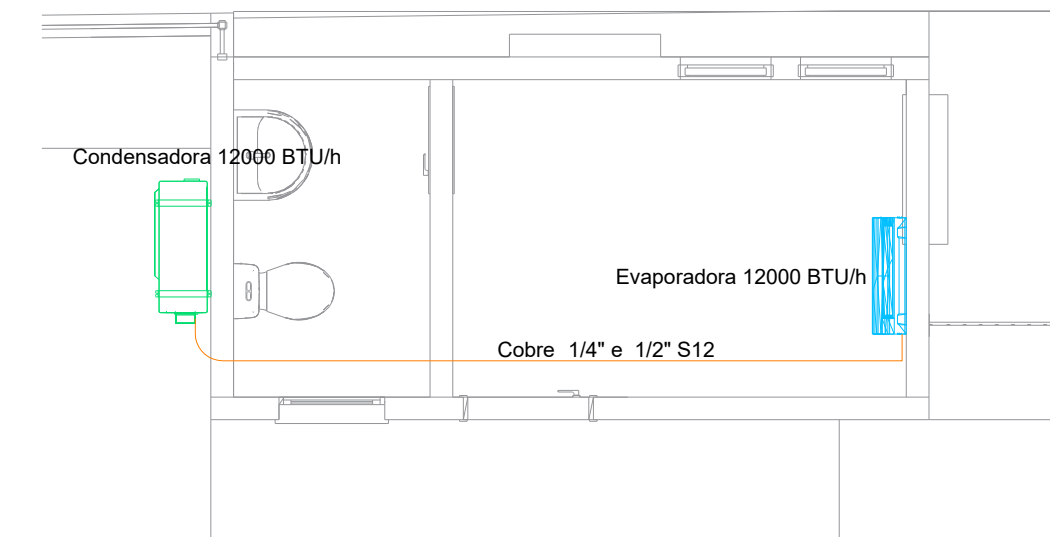

GUARITA - CLIMATIZAÇÃO
ESCALA 1/50

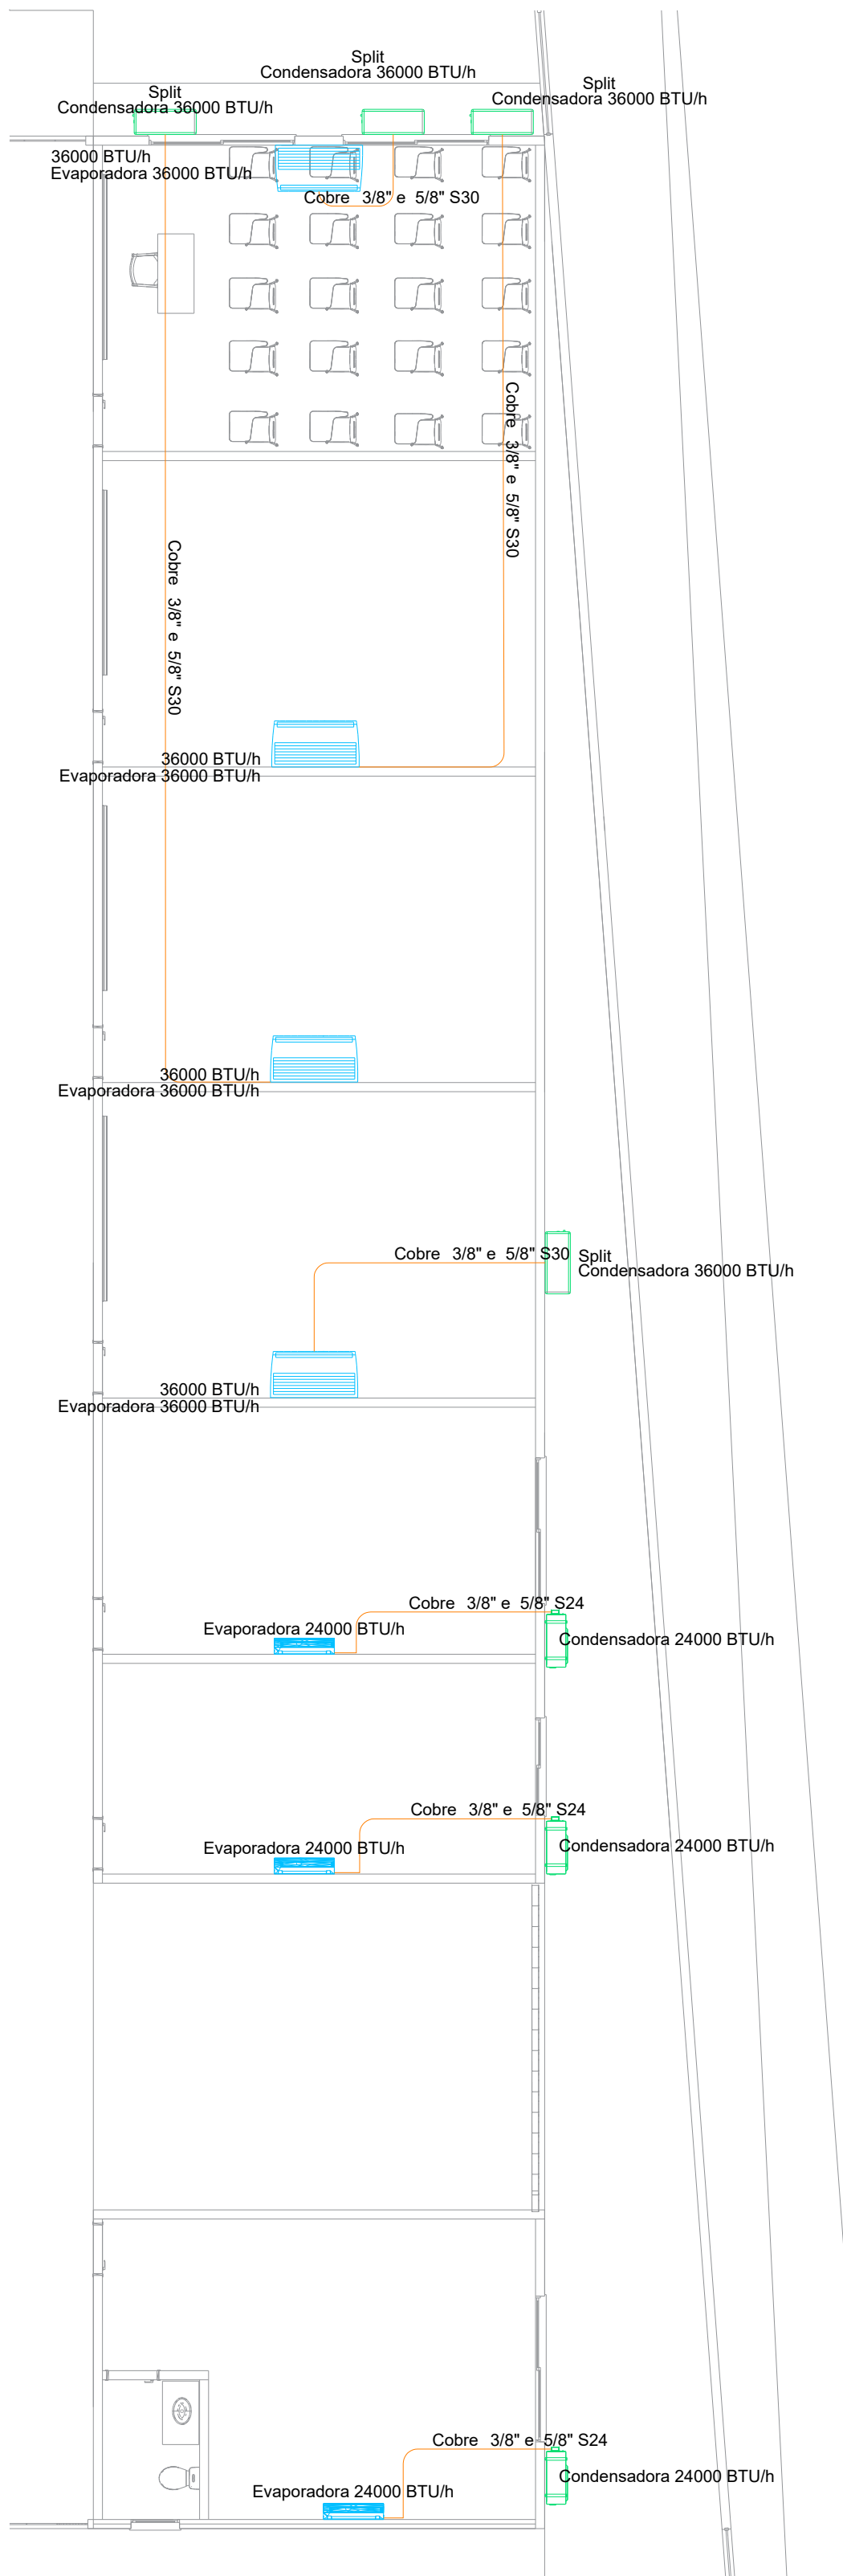

SALAS A CONTRUIR - CLIMATIZAÇÃO
ESCALA 1/50

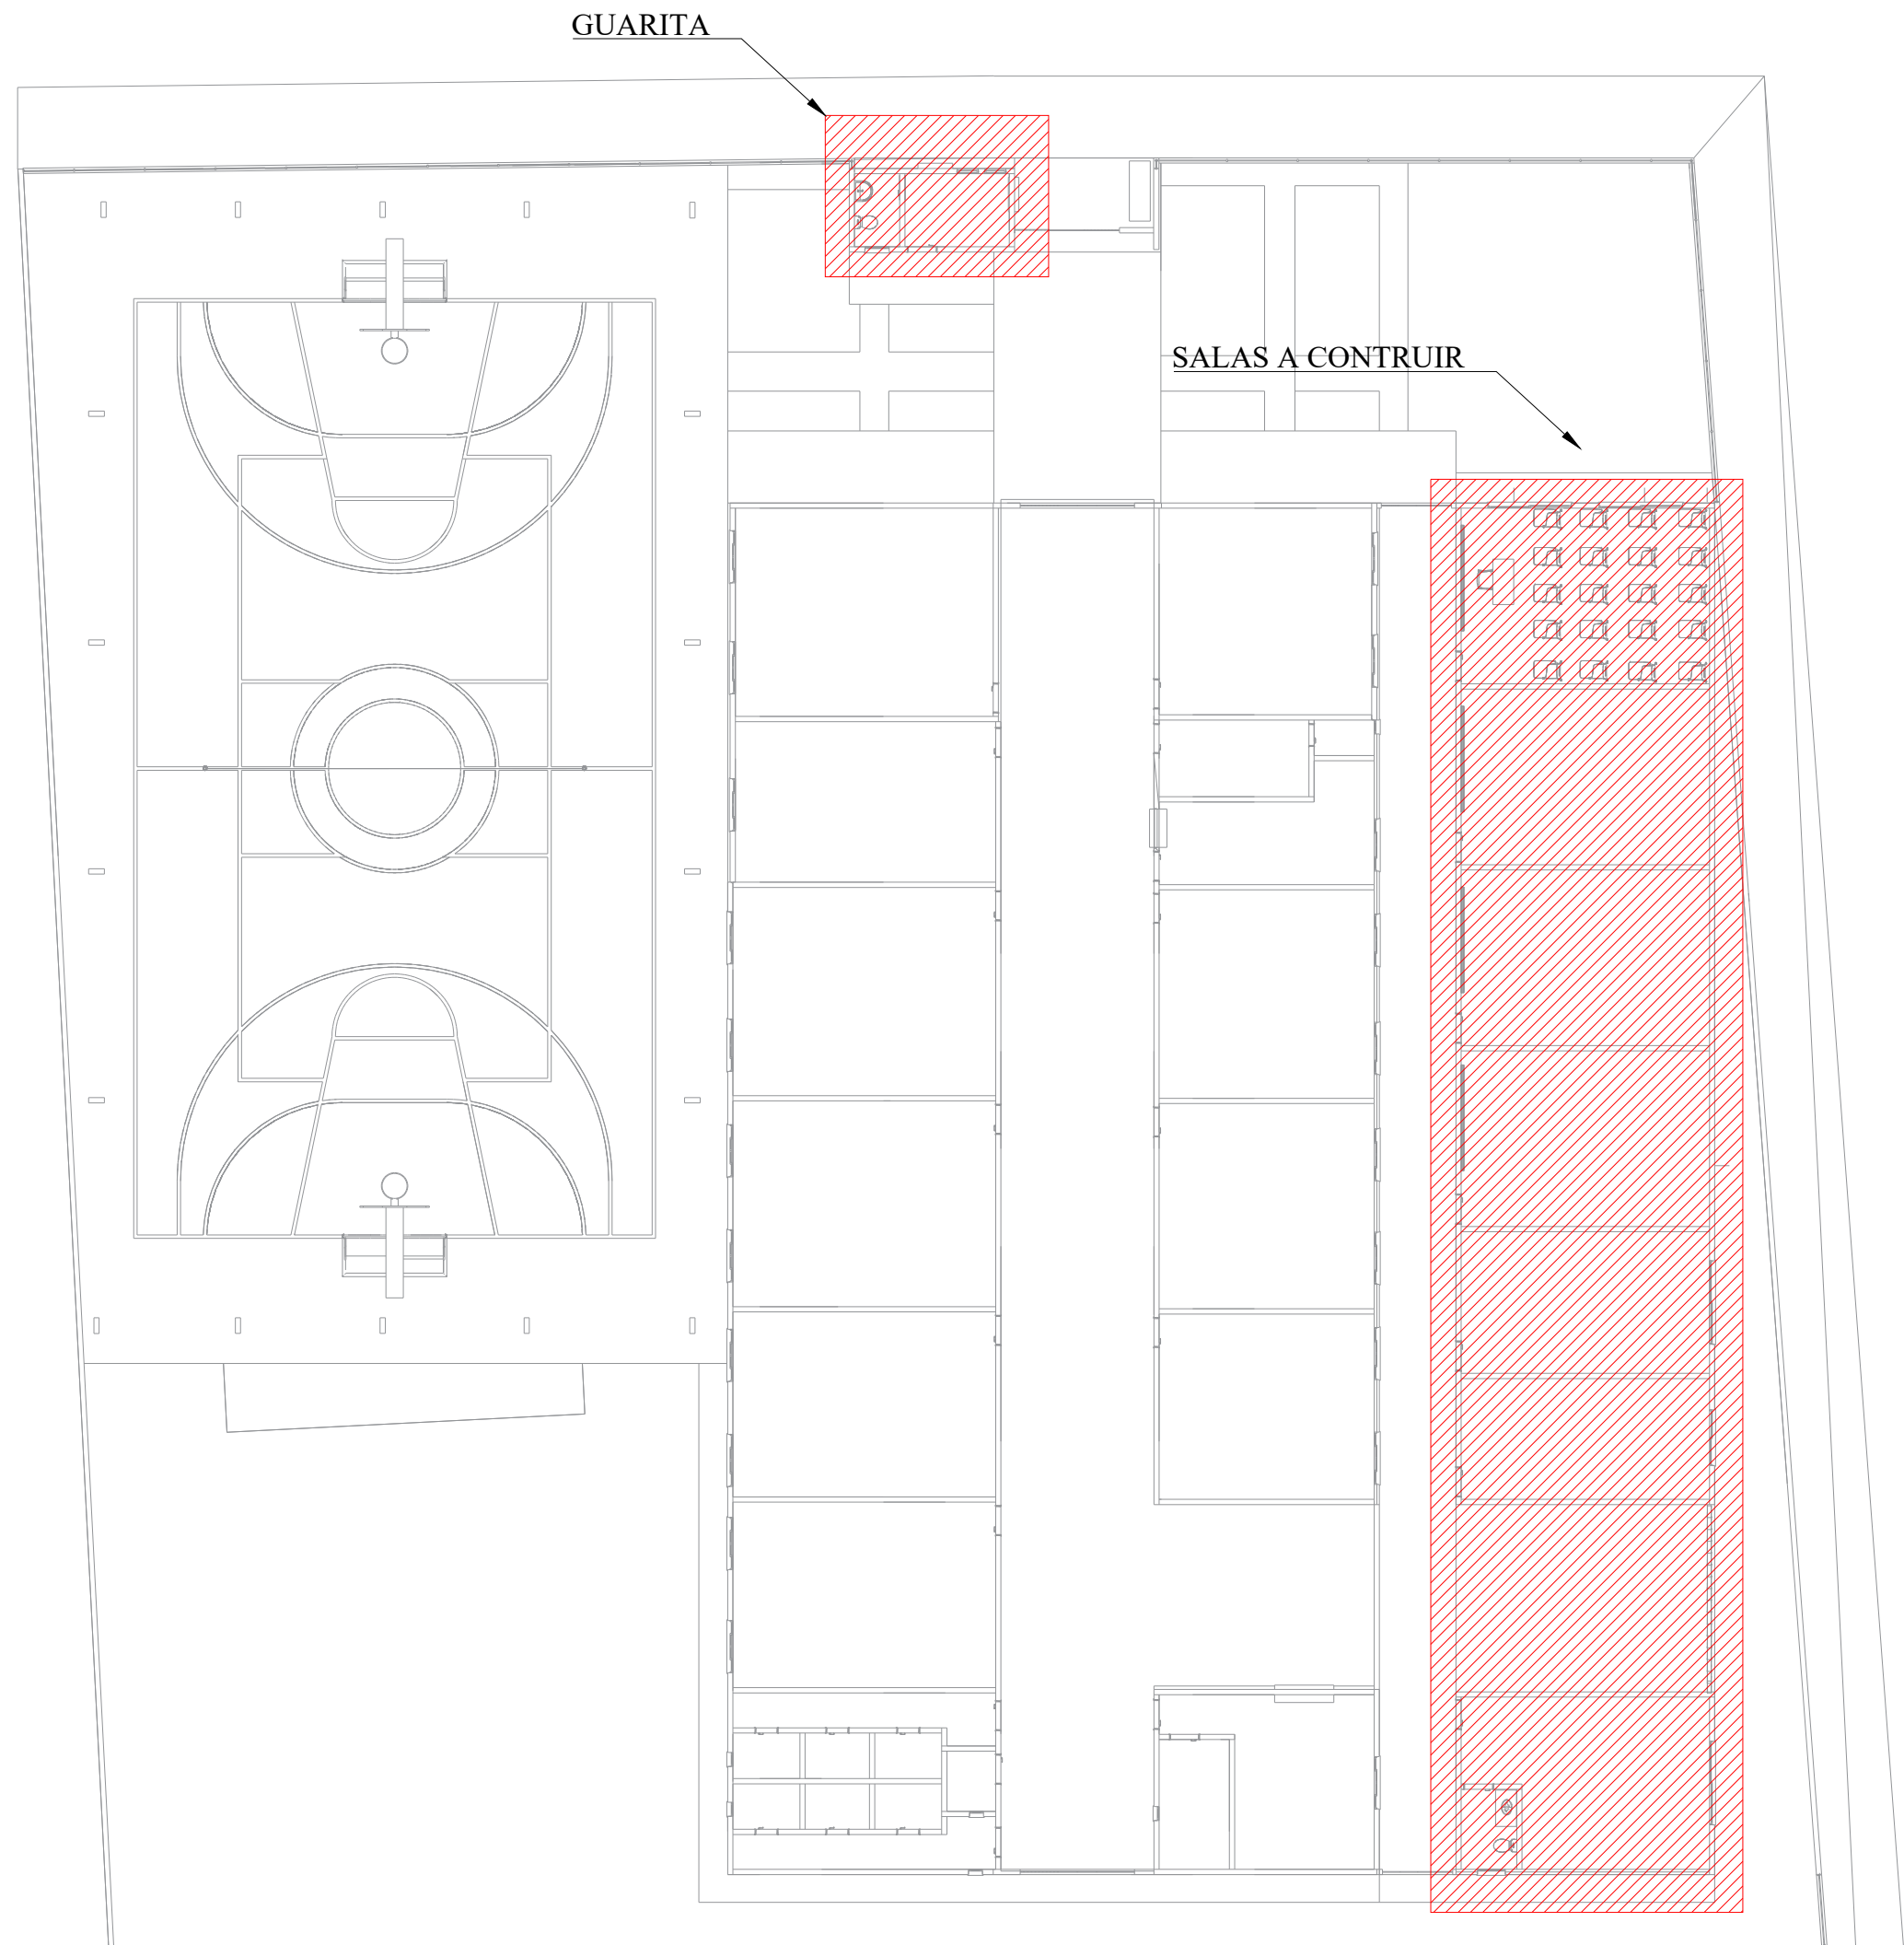

MAPA DE LOCALIZAÇÃO
ESCALA 1/200

Lista de materiais - Térreo	
Climatização	
Equipamentos Ar condicionado	
Condensadora Split	1 pç
12000 BTU/h	3 pç
24000 BTU/h	4 pç
Evaporadora Split	1 pç
12000 BTU/h	3 pç
24000 BTU/h	4 pç
Segmento de duto	
Cabo PP Tetrapolar Isol PVC - 0,6/1KV	
#2.5 mm²	18.16 m
#4.0 mm²	42.56 m
Tubo Isolante Esponjoso	
1/2"	5.25 m
1/4"	5.25 m
3/8"	55.47 m
5/8"	55.47 m
Tubo de cobre flexível	
1/2"	5.25 m
1/4"	5.25 m
3/8"	55.47 m
5/8"	55.47 m



07	-				
06	-				
05	-				
04	-				
03	-				
02	-				
01	-				


00	WDS	EMIÇÃO INICIAL	30/06/2025	WECSLEI	
Nº	REQUERENTE	MODIFICAÇÃO	DATA	RESPONSÁVEL	VISTO

APROVAÇÃO INTERNA	ELABORAÇÃO		VERIFICAÇÃO		APROVAÇÃO	
	RESP. PEDRO	VISTO.	RESP. CAIC	VISTO.	RESP. WECSLEI	VISTO.


CONTRATANTE:	CONTRATADA:
 PREFEITURA MUNICIPAL DE BARREIRAS CAPITAL DO PRESENTE E DO FUTURO	 WDS ENGENHARIA CNPJ: 19.891.447/0001-26

FINALIDADE DO PROJETO:	PROJETO DE CLIMATIZAÇÃO	DATA:	30/06/2025
FINALIDADE DA OBRA:	PROJETO DE REFORMA E AMPLIAÇÃO DA ESCOLA ALBERTO AMORIM	REVISÃO:	00
CONTEÚDO DA PRANCHA:	PLANTA BAIXA - TÉRREO - MÁQUINAS DE CLIMATIZAÇÃO	ESCALA:	INDICADO
PRANCHA:	01	DESENHO:	WDS ENGENHARIA (77) 3613-2534
PROPRIETÁRIO (A):	PREFEITURA MUNICIPAL DE BARREIRAS	ARQUIVO:	PS_CLI_EX_PMB-EAA_R00
ENDEREÇO DA OBRA:	R. Eduardo Medrado, 227 - Vila Amorim, Barreiras - BA, 47813-460	CPF / CNPJ:	13.654.405/0001-95

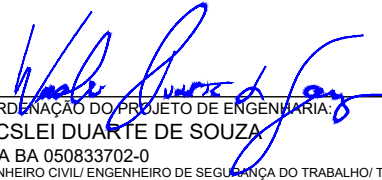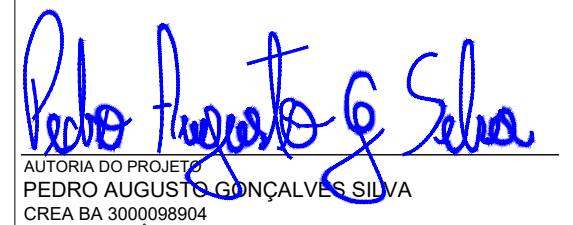
PLANTA DE SITUAÇÃO:	QUADRO DE ASSINATURAS:
	RESPONSÁVEL TÉCNICO PELO EMPREENDIMENTO: PREFEITURA MUNICIPAL DE BARREIRAS CNPJ: 13.654.405/0001-95
QUADRO DE ÁREAS:	 COORDENADOR DO PROJETO DE ENGENHARIA WECSLEI DUARTE DE SOUZA CREA BA 05083702-0 ENGENHEIRO CIVIL/ENGENHEIRO DE SEGURANÇA DO TRABALHO TÉCNICO EM EDIFICAÇÕES
APROVAÇÃO:	 AUTORIA DO PROJETO PEDRO AUGUSTO GONÇALVES SILVA CREA BA 300028904 ENGENHEIRO MECÂNICO

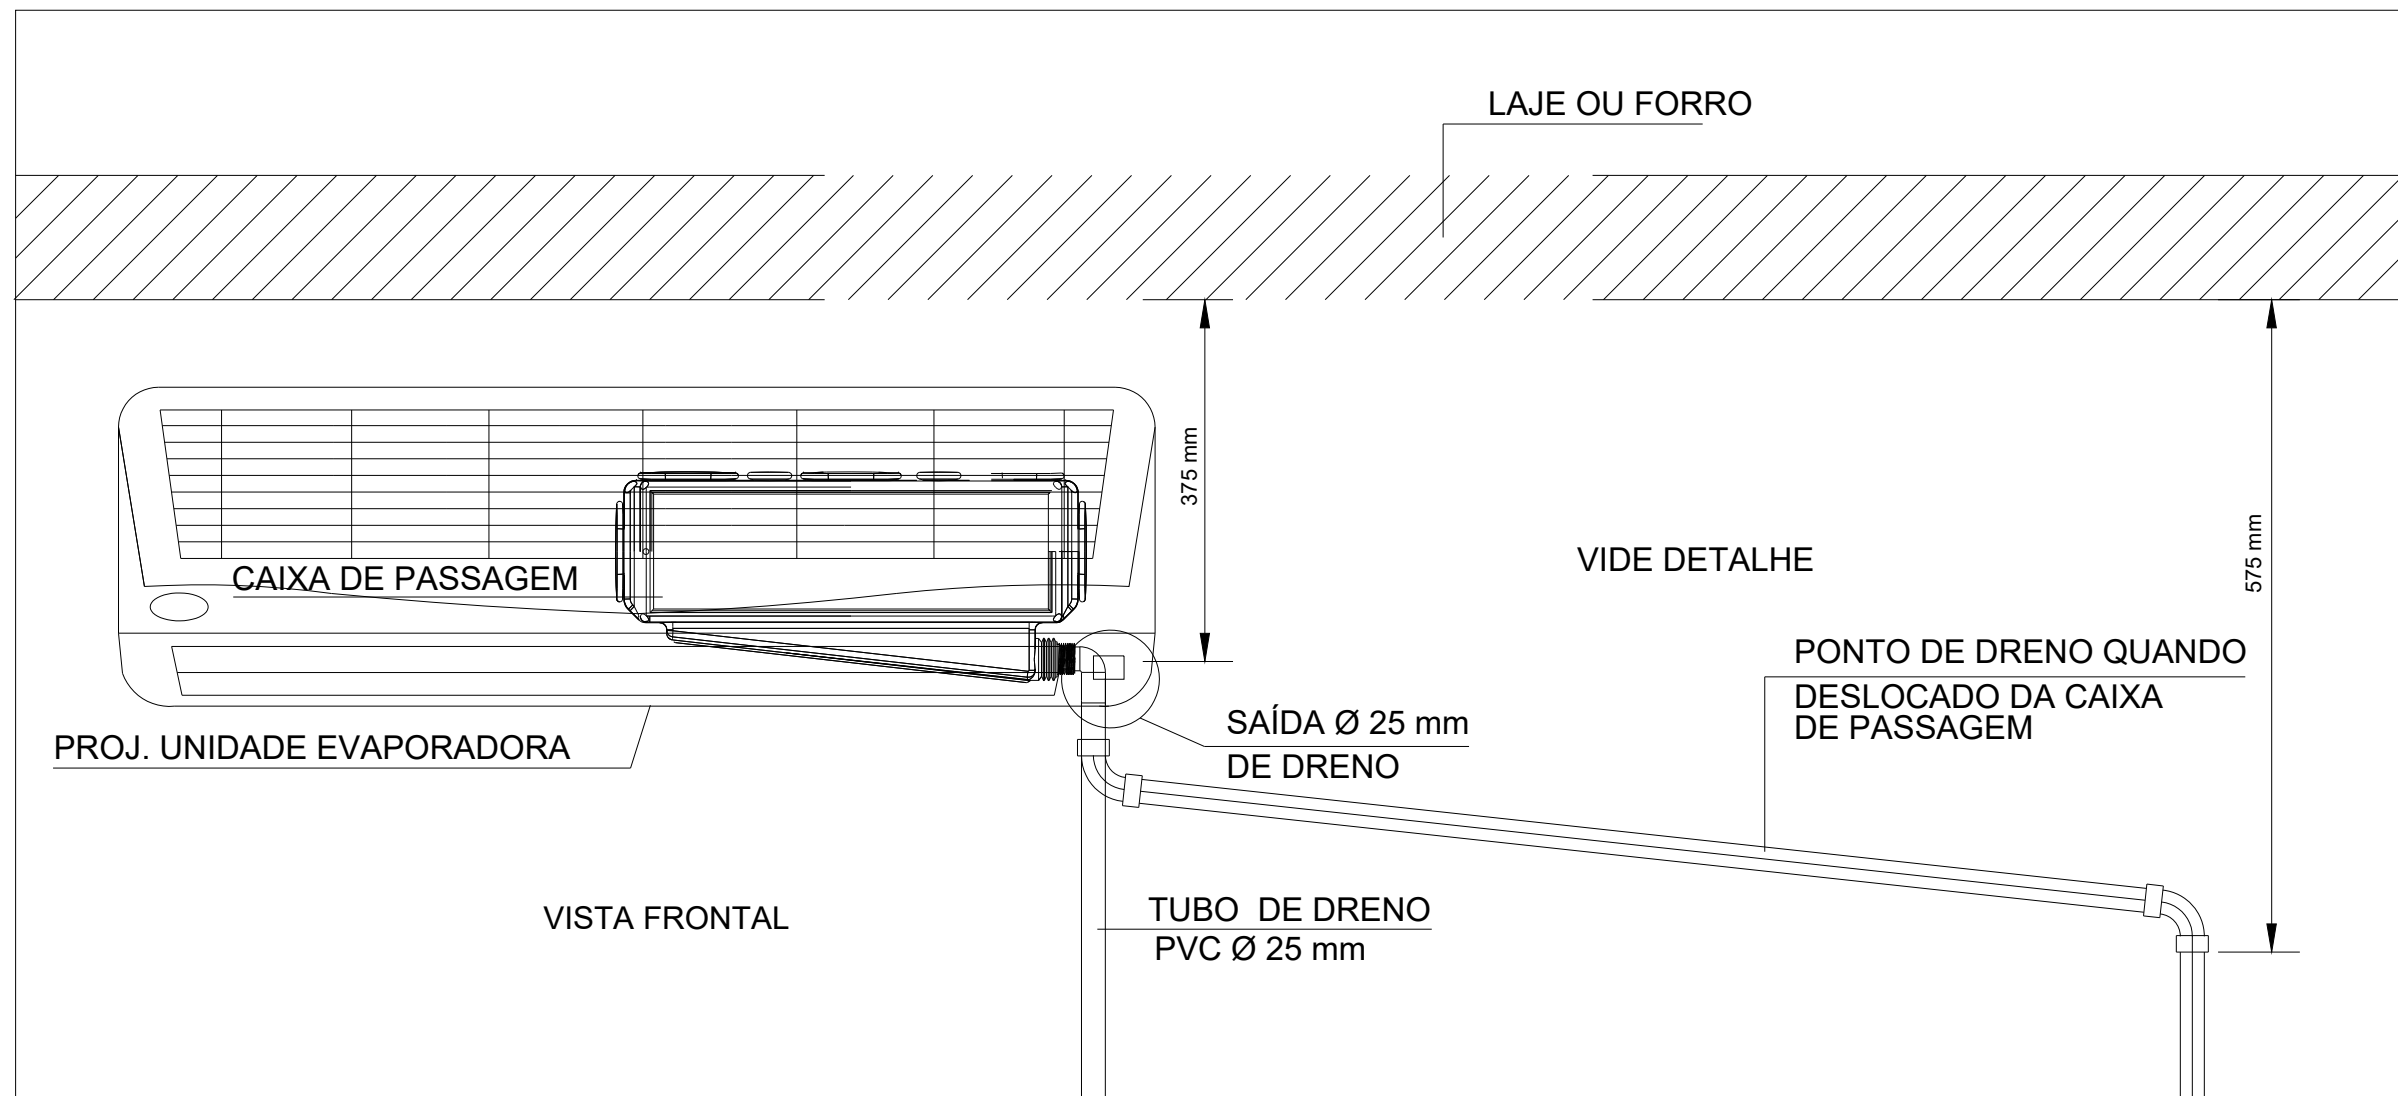


DETALHE DE DRENAGEM PARA SPLIT PAREDE
S/ ESCALA

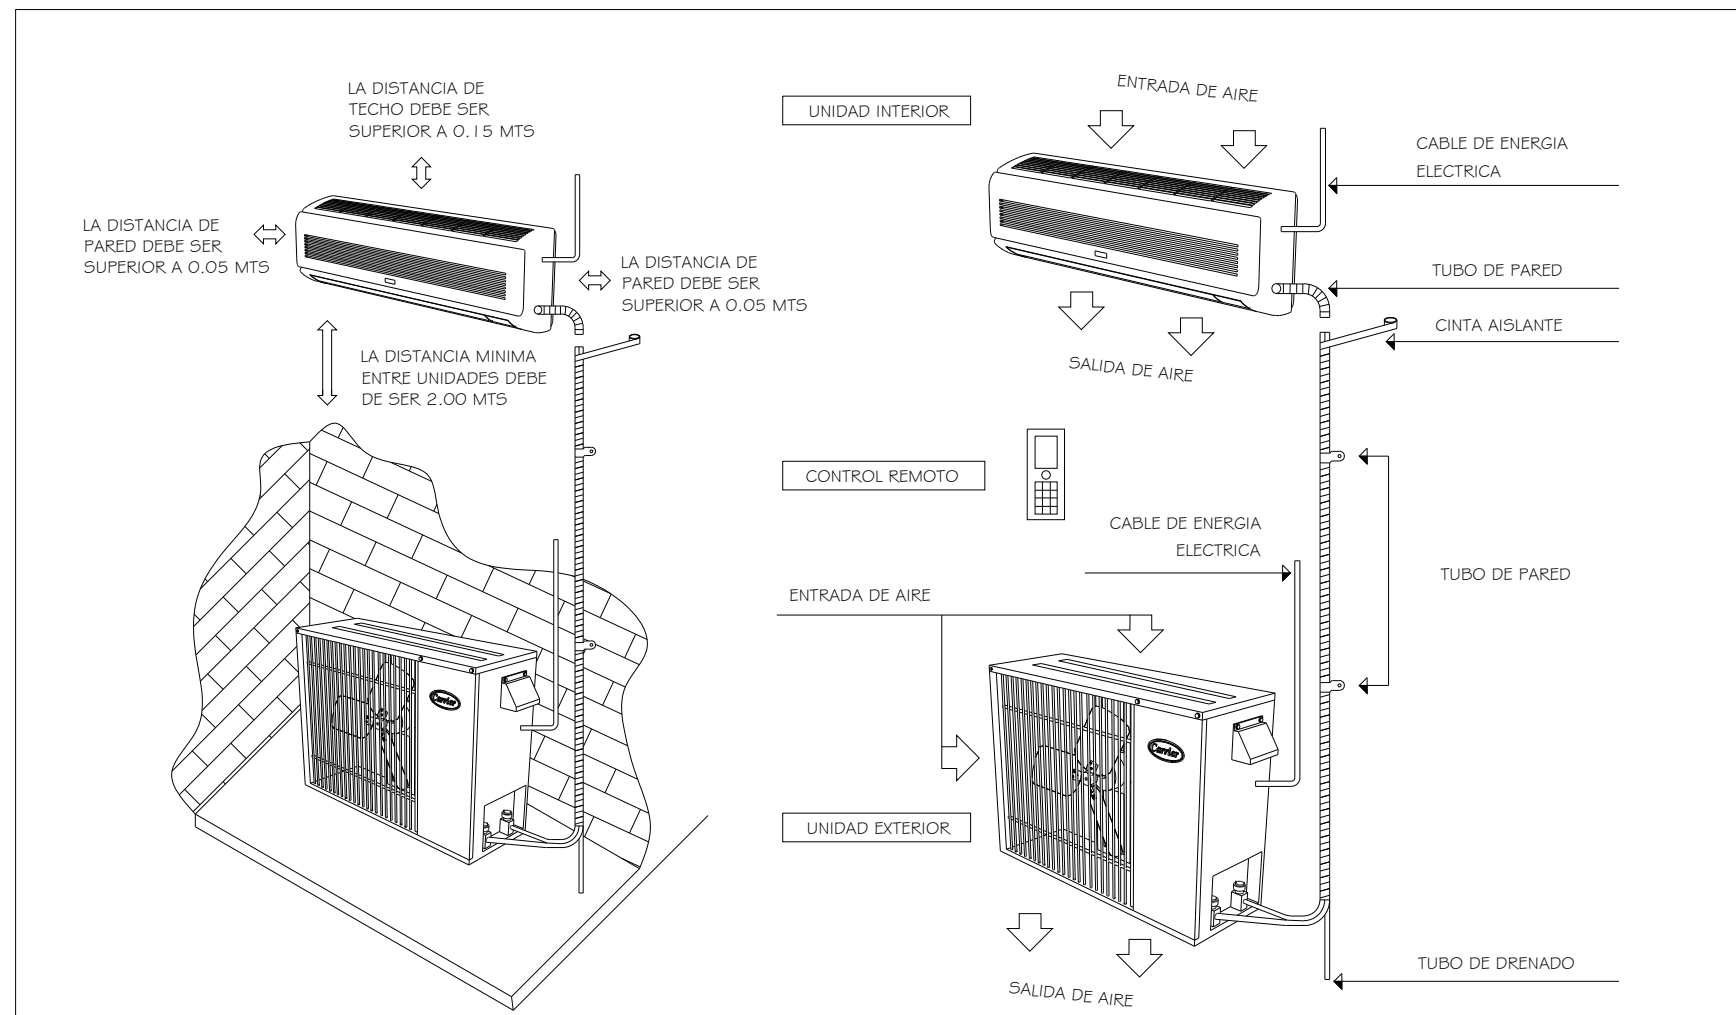


DETALHE INSTALAÇÃO SPLIT
S/ ESCALA

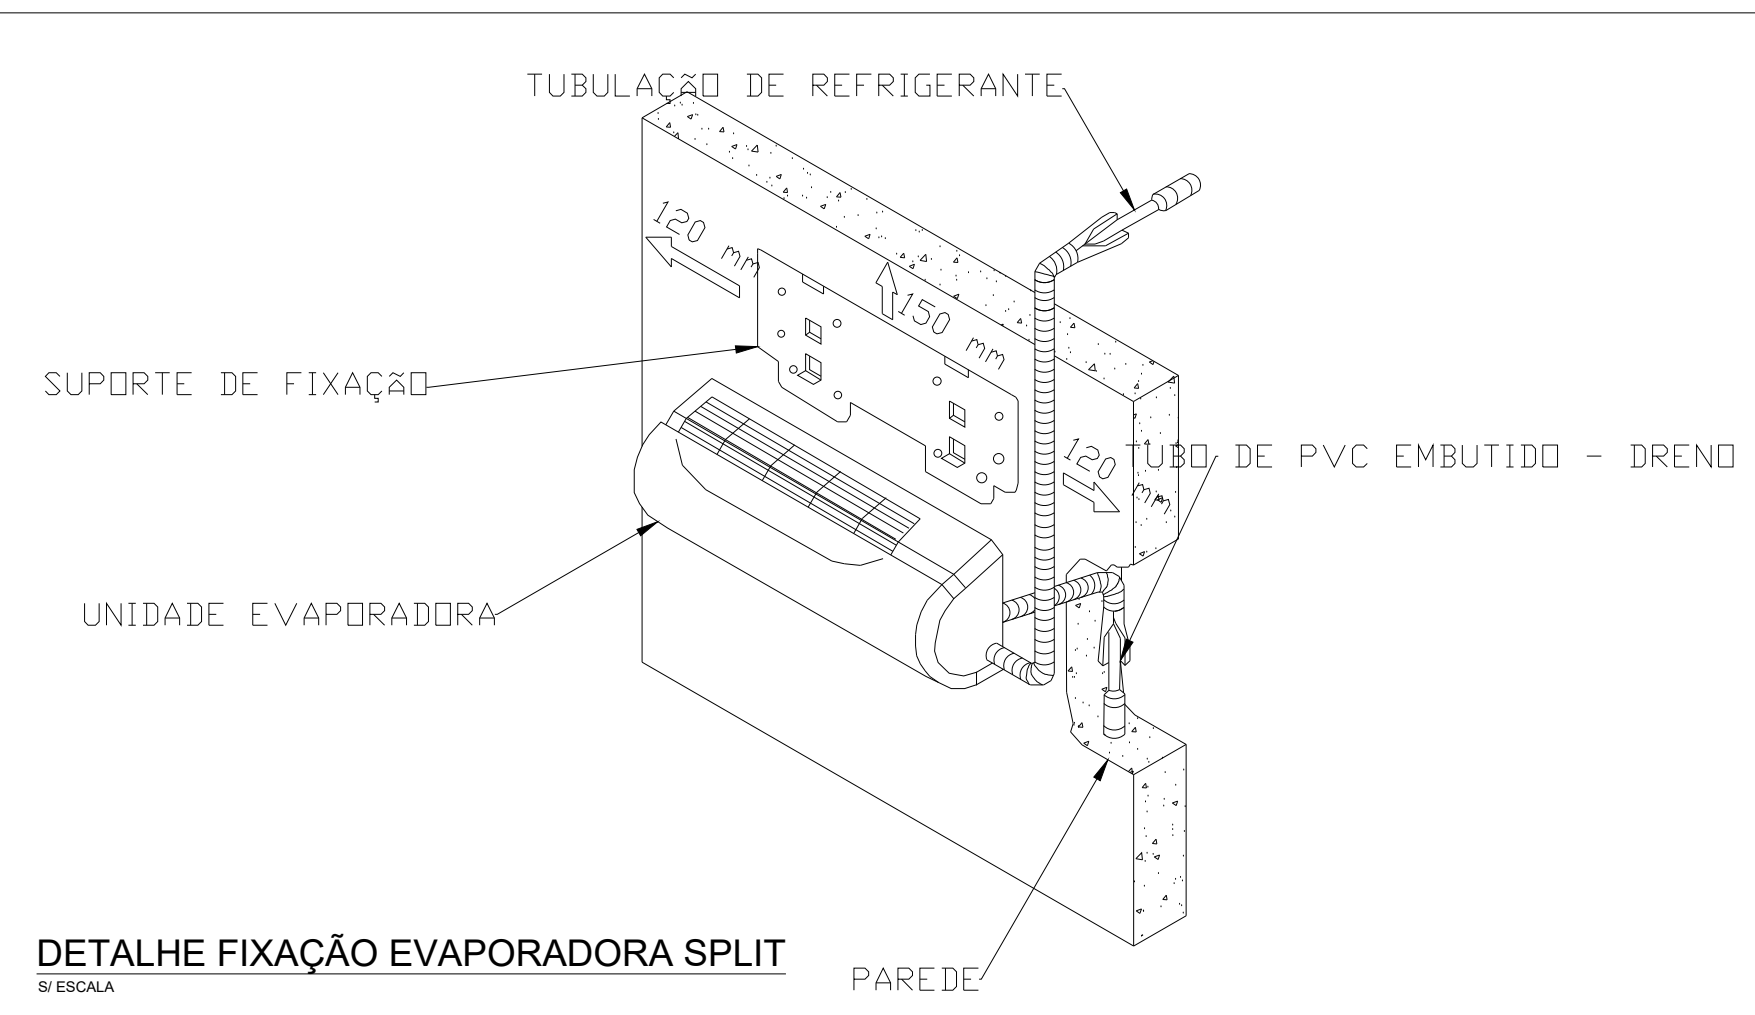


DETALHE FIXAÇÃO EVAPORADORA SPLIT
S/ ESCALA

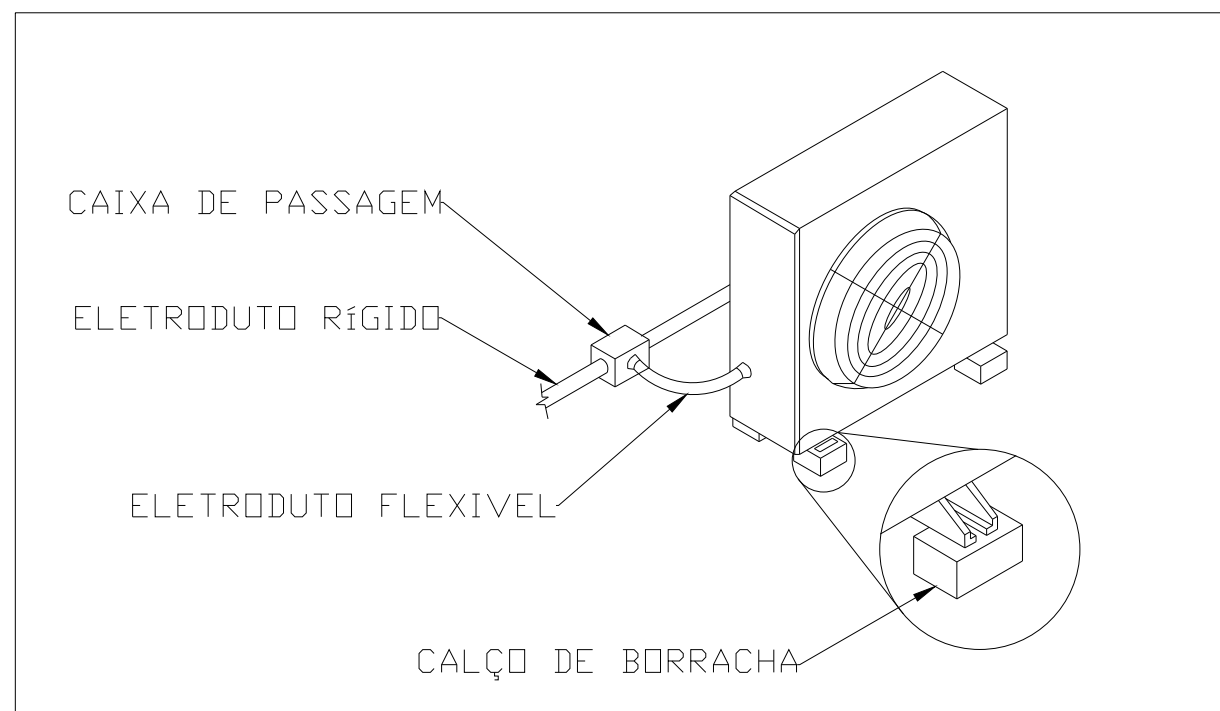


DETALHE INSTALAÇÃO CONDENSADORA
S/ ESCALA

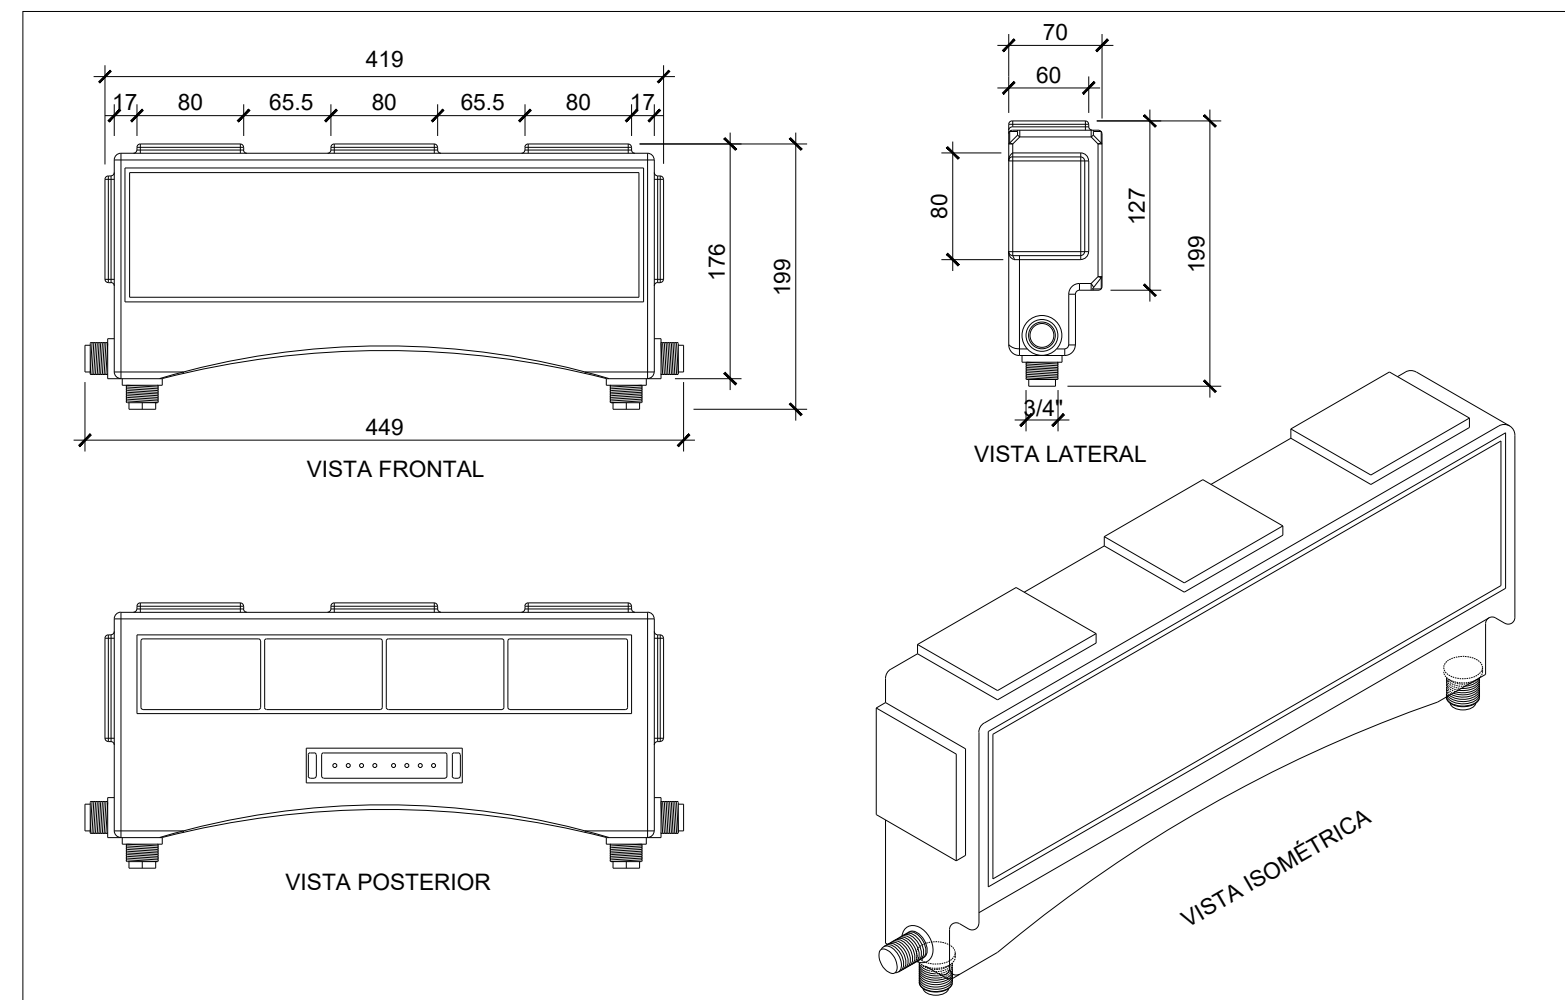

DETALHE DA CAIXA DE PASSAGEM PARA SPLIT
SEM ESCALA

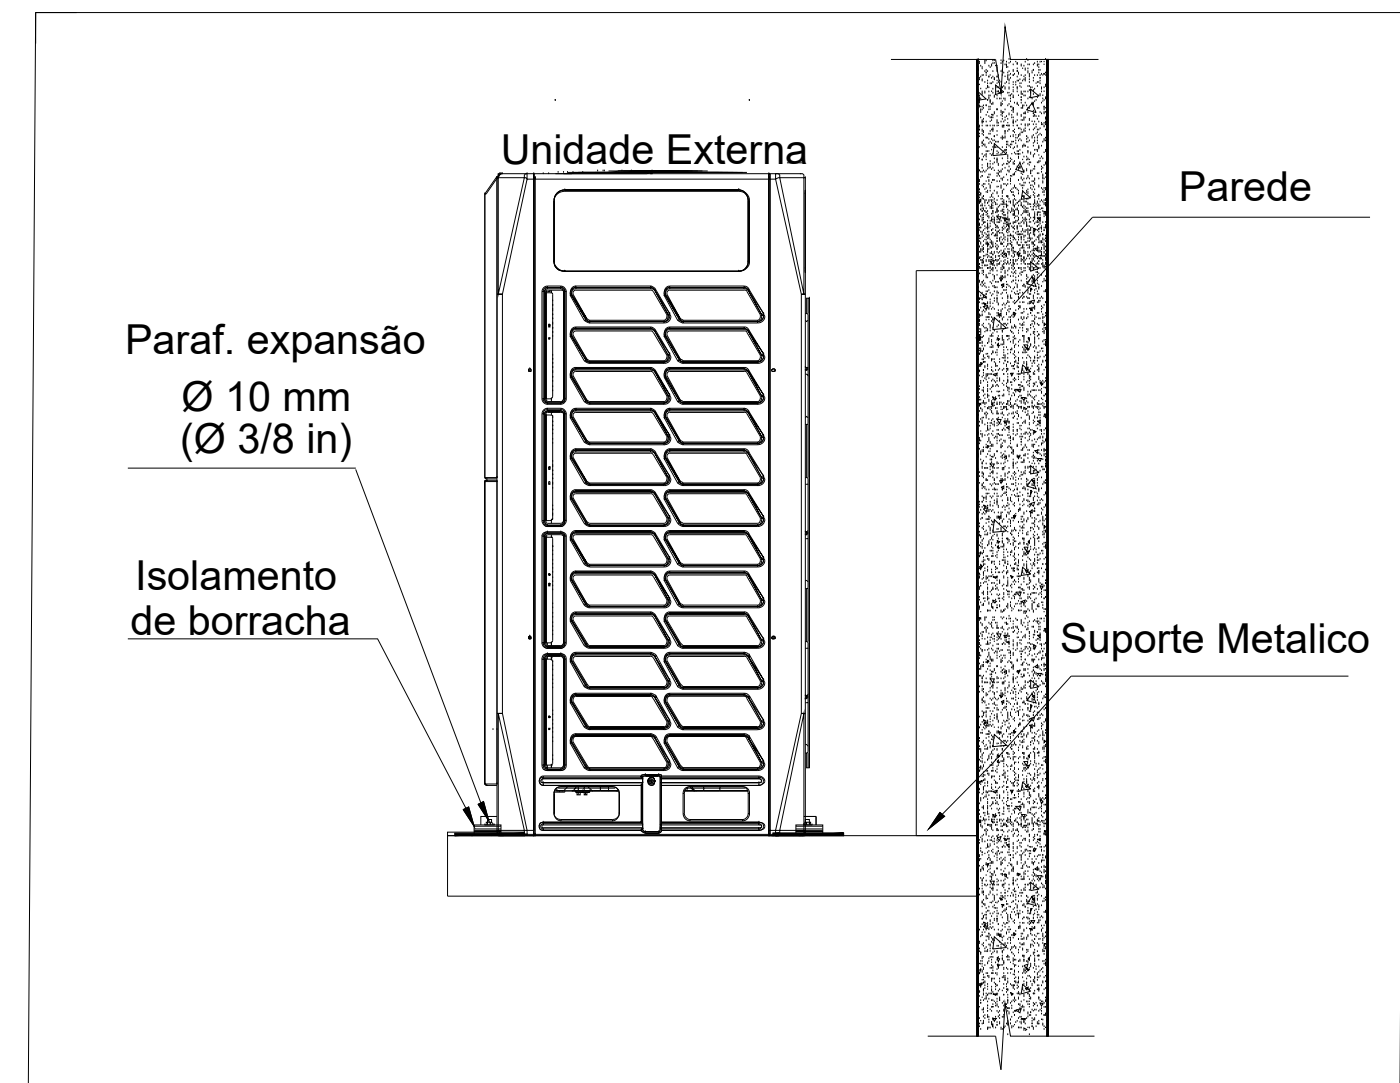

DETALHE - INSTALAÇÃO DA UNIDADE EXTERNA
SEM ESCALA

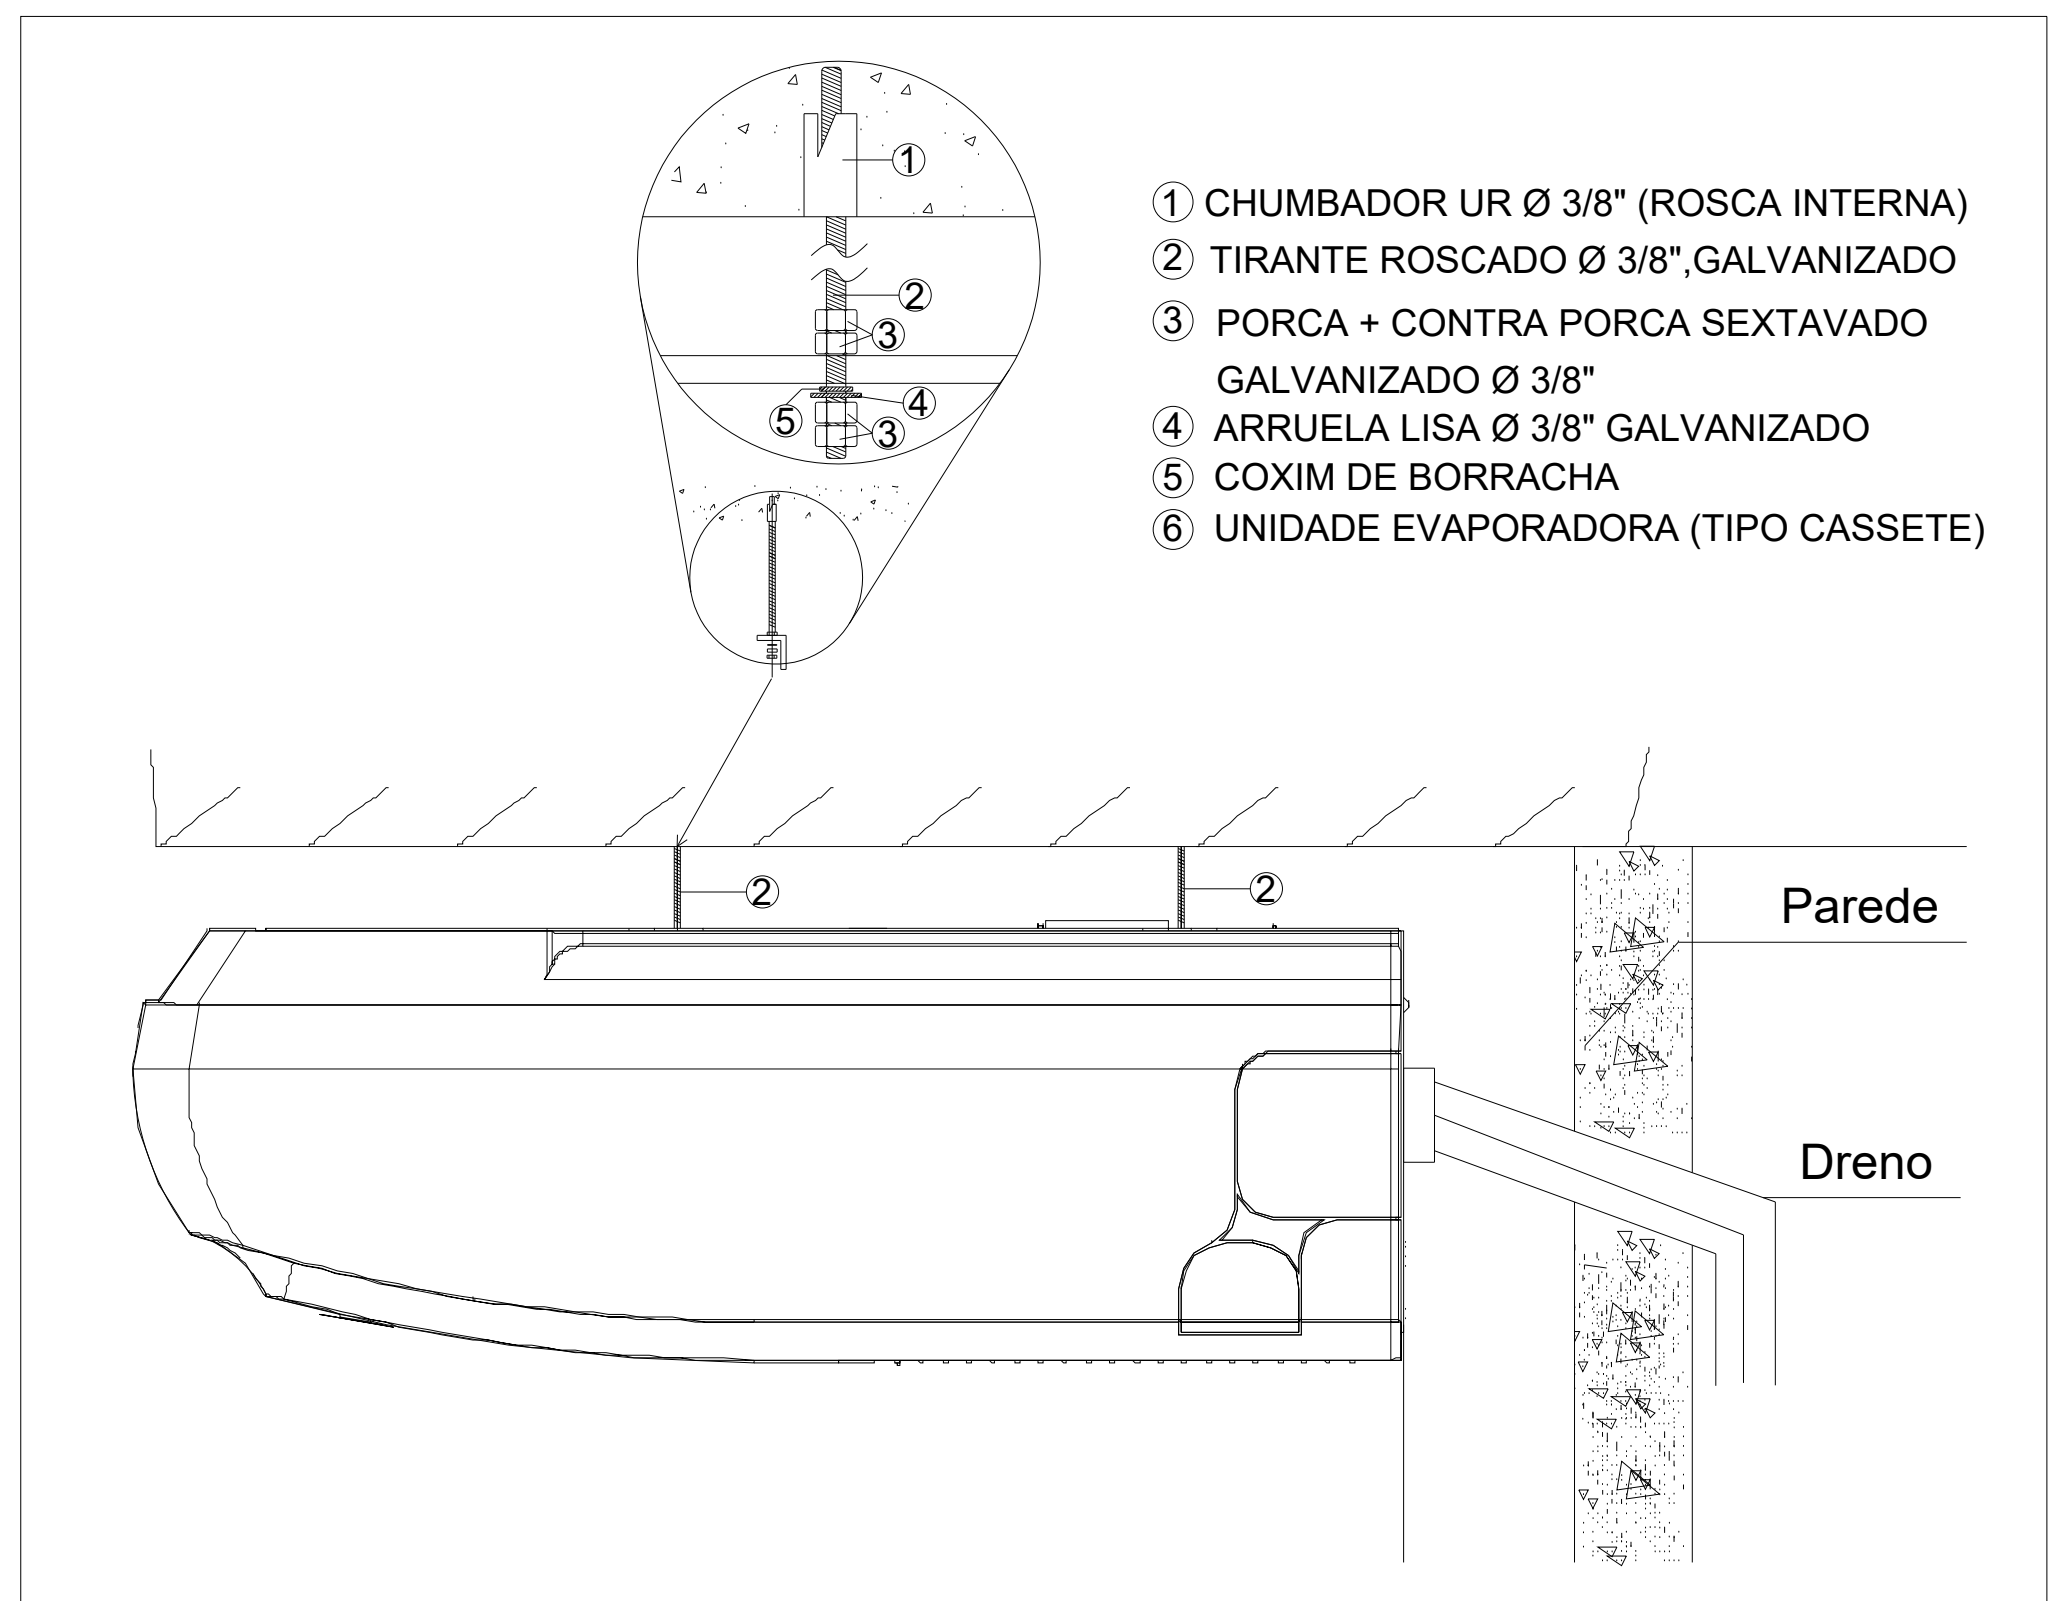

DETALHE DE DRENAGEM - PISO TETO
SEM ESCALA

07	-				
06	-				
05	-				
04	-				
03	-				
02	-				
01	-				
00	WDS	EMIÇÃO INICIAL	30/06/2025	WECSLEI	

Nº	REQUERENTE	MODIFICAÇÃO	DATA	RESPONSÁVEL	VISTO
07	WDS	EMIÇÃO INICIAL	30/06/2025	WECSLEI	
06	WDS	EMIÇÃO INICIAL	30/06/2025	WECSLEI	
05	WDS	EMIÇÃO INICIAL	30/06/2025	WECSLEI	
04	WDS	EMIÇÃO INICIAL	30/06/2025	WECSLEI	
03	WDS	EMIÇÃO INICIAL	30/06/2025	WECSLEI	
02	WDS	EMIÇÃO INICIAL	30/06/2025	WECSLEI	
01	WDS	EMIÇÃO INICIAL	30/06/2025	WECSLEI	
00	WDS	EMIÇÃO INICIAL	30/06/2025	WECSLEI	

CONTRATANTE:	CONTRATADA:
 PREFEITURA DE BARREIRAS CAPITAL DO PRESENTE E DO FUTURO PREFEITURA MUNICIPAL DE BARREIRAS-BA	 WDS ENGENHARIA CNPJ: 19.891.447/0001-26

FINALIDADE DO PROJETO:	PROJETO DE CLIMATIZAÇÃO	DATA:	30/06/2025
FINALIDADE DA OBRA:	PROJETO DE REFORMA E AMPLIAÇÃO DA ESCOLA ALBERTO AMORIM	REVISÃO:	00
CONTEÚDO DA PRANCHA:	DETALHES	ESCALA:	INDICADO
PROPRIETÁRIO (A):	PREFEITURA MUNICIPAL DE BARREIRAS	DESENHO:	WDS ENGENHARIA (77) 3613-2534
ENDEREÇO DA OBRA:	R. Eduardo Medrado, 227 - Vila Amorim, Barreiras - BA, 47813-460	ARQUIVO:	PS_CLI_EX_PMB-EAA_R00_02

PLANTA DE SITUAÇÃO:	QUADRO DE ASSINATURAS:
	RESPONSÁVEL TÉCNICO PELO EMPREENDIMENTO: PREFEITURA MUNICIPAL DE BARREIRAS CNPJ: 13.654.405/0001-95

QUADRO DE ÁREAS:	COORDENADOR DO PROJETO DE ENGENHARIA: WECSLEI DUARTE DE SOUZA CREA BA 05083702-0 ENGENHEIRO CIVIL/ENGENHEIRO DE SEGURANÇA DO TRABALHO/ TÉCNICO EM EDIFICAÇÕES
	AUTORIA DO PROJETO: PEDRO AUGUSTO GONÇALVES SILVA CREA BA 300028904 ENGENHEIRO MECÂNICO

APROVAÇÃO:	
------------	--