



DETALHES SEÇÃO PARALELEPÍPEDO

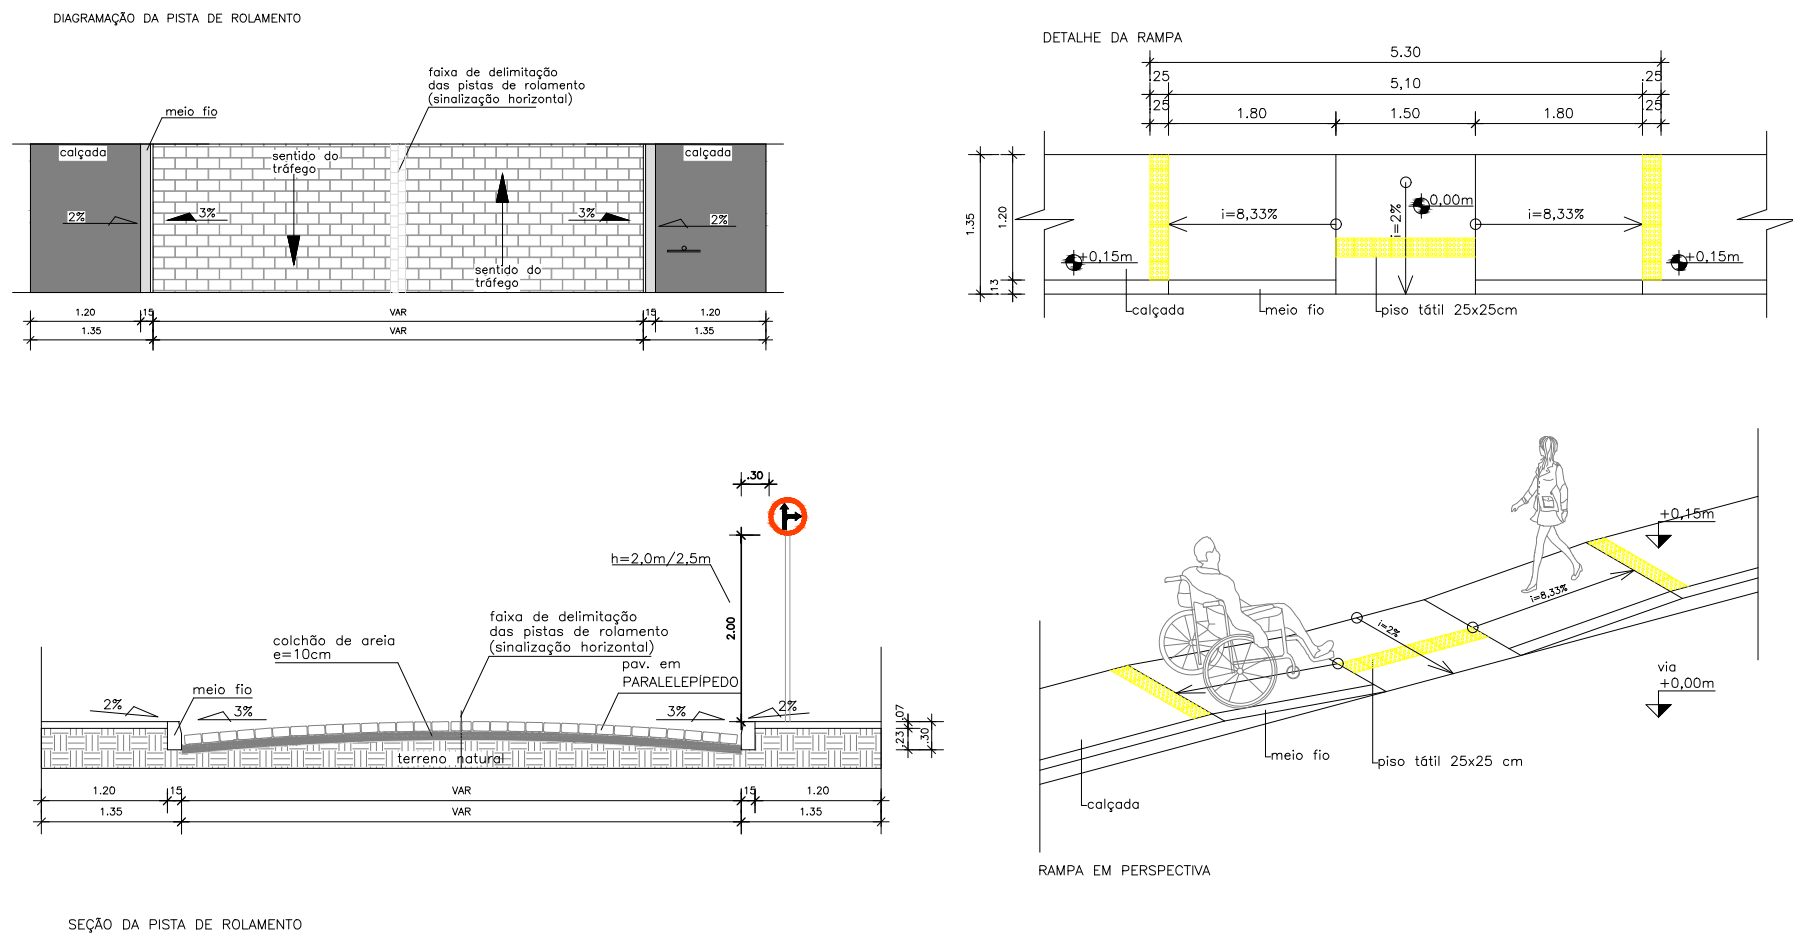


MEIO-FIO ECONÔMICO

PLANTA BAIXA

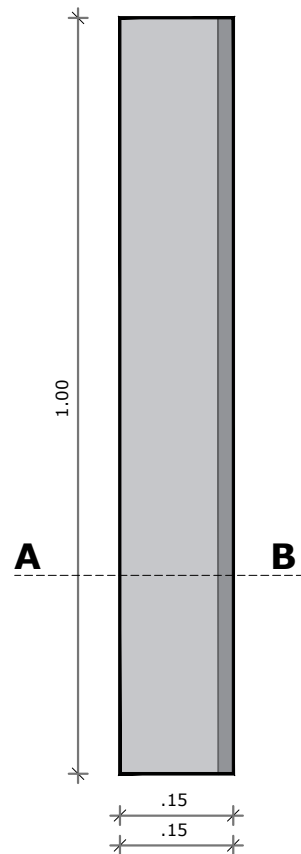


PLANTA BAIXA
ESCALA 1/10

SEÇÃO A-B

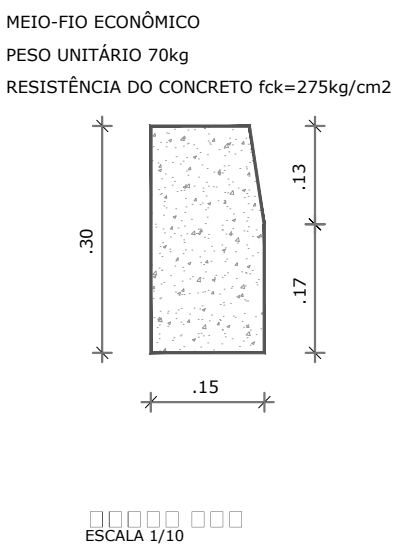


ESCALA 1/10

PERSPECTIVA DO MEIO-FIO

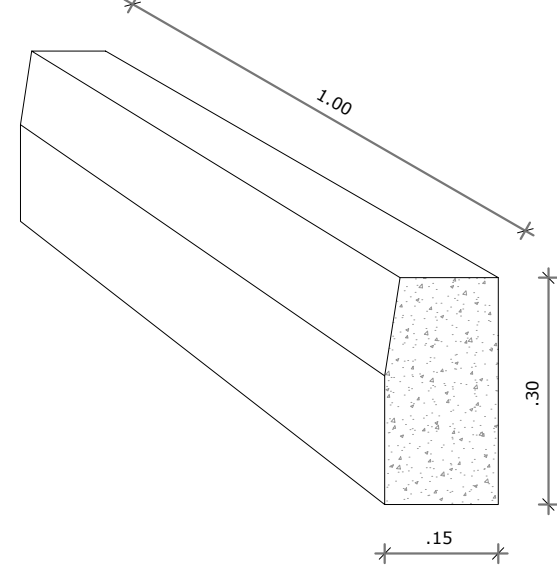


PERSPECTIVA
SEM ESCALA

DETALHE DE ASSENTAMENTO MEIO-FIO ECONÔMICO

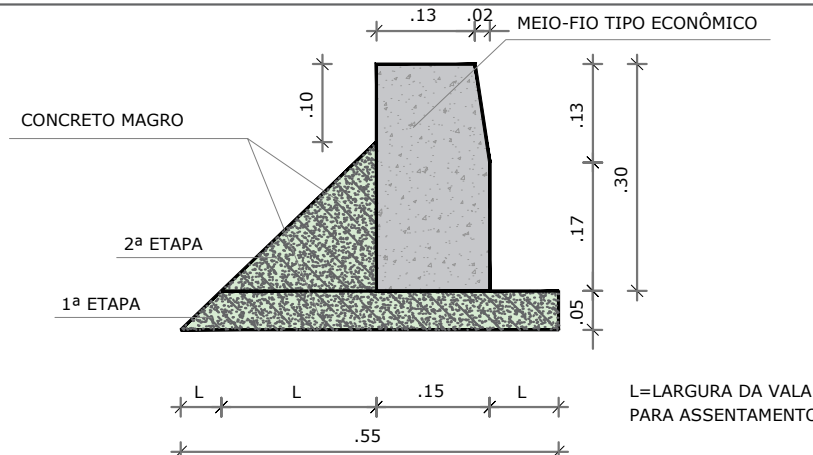

DETALHE A
SEM ESCALA

ASSENTAMENTO DE CINTA DE CONFINAMENTO NOS ENTROCAMENTOS (DIM=80X08X08X25 CM)

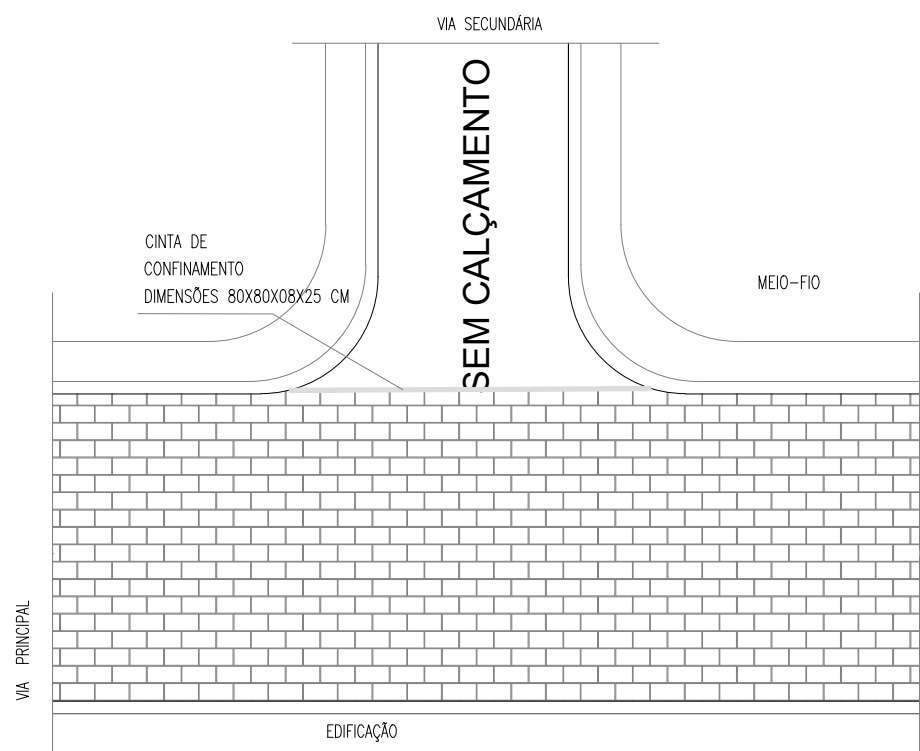

PROPRIETÁRIO :

RESPONSÁVEL TÉCNICO PROJETO: JORGE BRANDÃO - CREA: 24721-D

02					
01	EMIÇÃO INICIAL	JUNHO2026	JORGE	JORGE	JORGE
REVISÃO	DESCRIÇÃO	DATA	DESENHO	VERIF.	APROV.

OBSERVAÇÕES:

- MEDIDAS EM METRO.
- TODAS AS MEDIDAS E QUANTIDADES SEVERÃO SER CONFERIDAS NA OBRA ANTES DE QUALQUER PROCEDIMENTO DE FABRICAÇÃO.
- DIREITOS AUTORAIS RESERVADOS: ESTE PROJETO NÃO PODERÁ SER REPRODUZIDO OU MODIFICADO (TOTAL OU EM PARTES) SEM A EXPRESSA AUTORIZAÇÃO DOS AUTORES.

UB **UNIÃO DOS MUNICIPIOS DA BAHIA**
COORDENAÇÃO DE ENGENHARIA E ARQUITETURA

PREFEITURA

PREFEITURA MUNICIPAL DE BAIXA GRANDE

GESTÃO

ADROALDO DOS SANTOS RIBEIRO

PROJETO

PAVIMENTAÇÃO URBANA
BAIRRO PRODECOOL

PRANCHA

GEOMÉTRICO,PAVIMENTAÇÃO E SINALIZAÇÃO VIÁRIA

DATA

MARÇO/ 2026

NÚMERO DE PROJETO:


PAV-440/26

PROJETO REFERÊNCIA

FOLHA

02/02

DETALHES PLACAS DE SINALIZAÇÃO

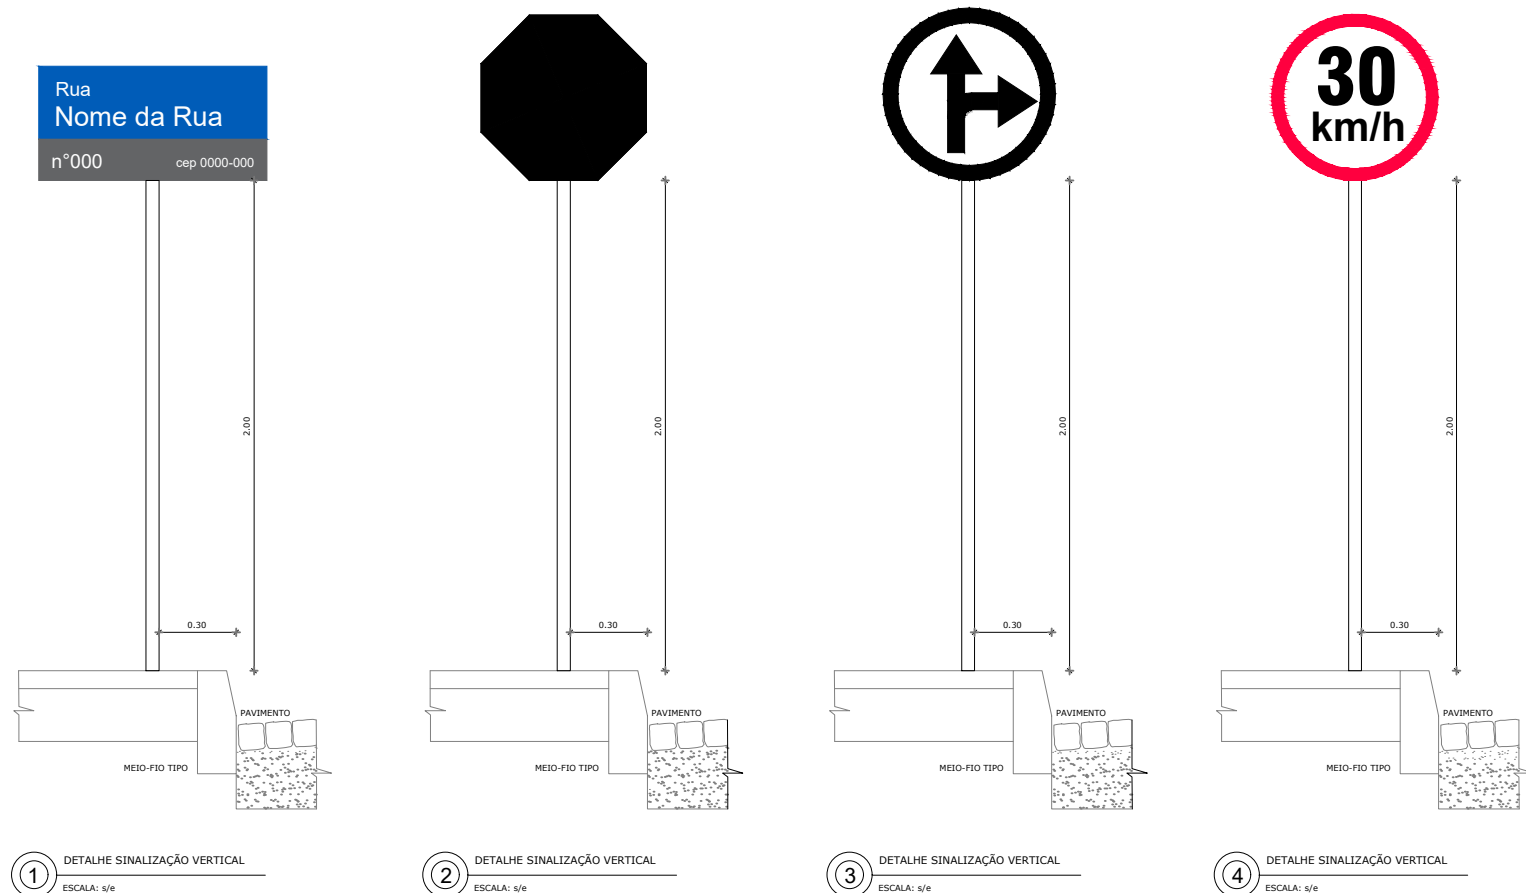

DETALHE FIXAÇÃO DE PLACA

