



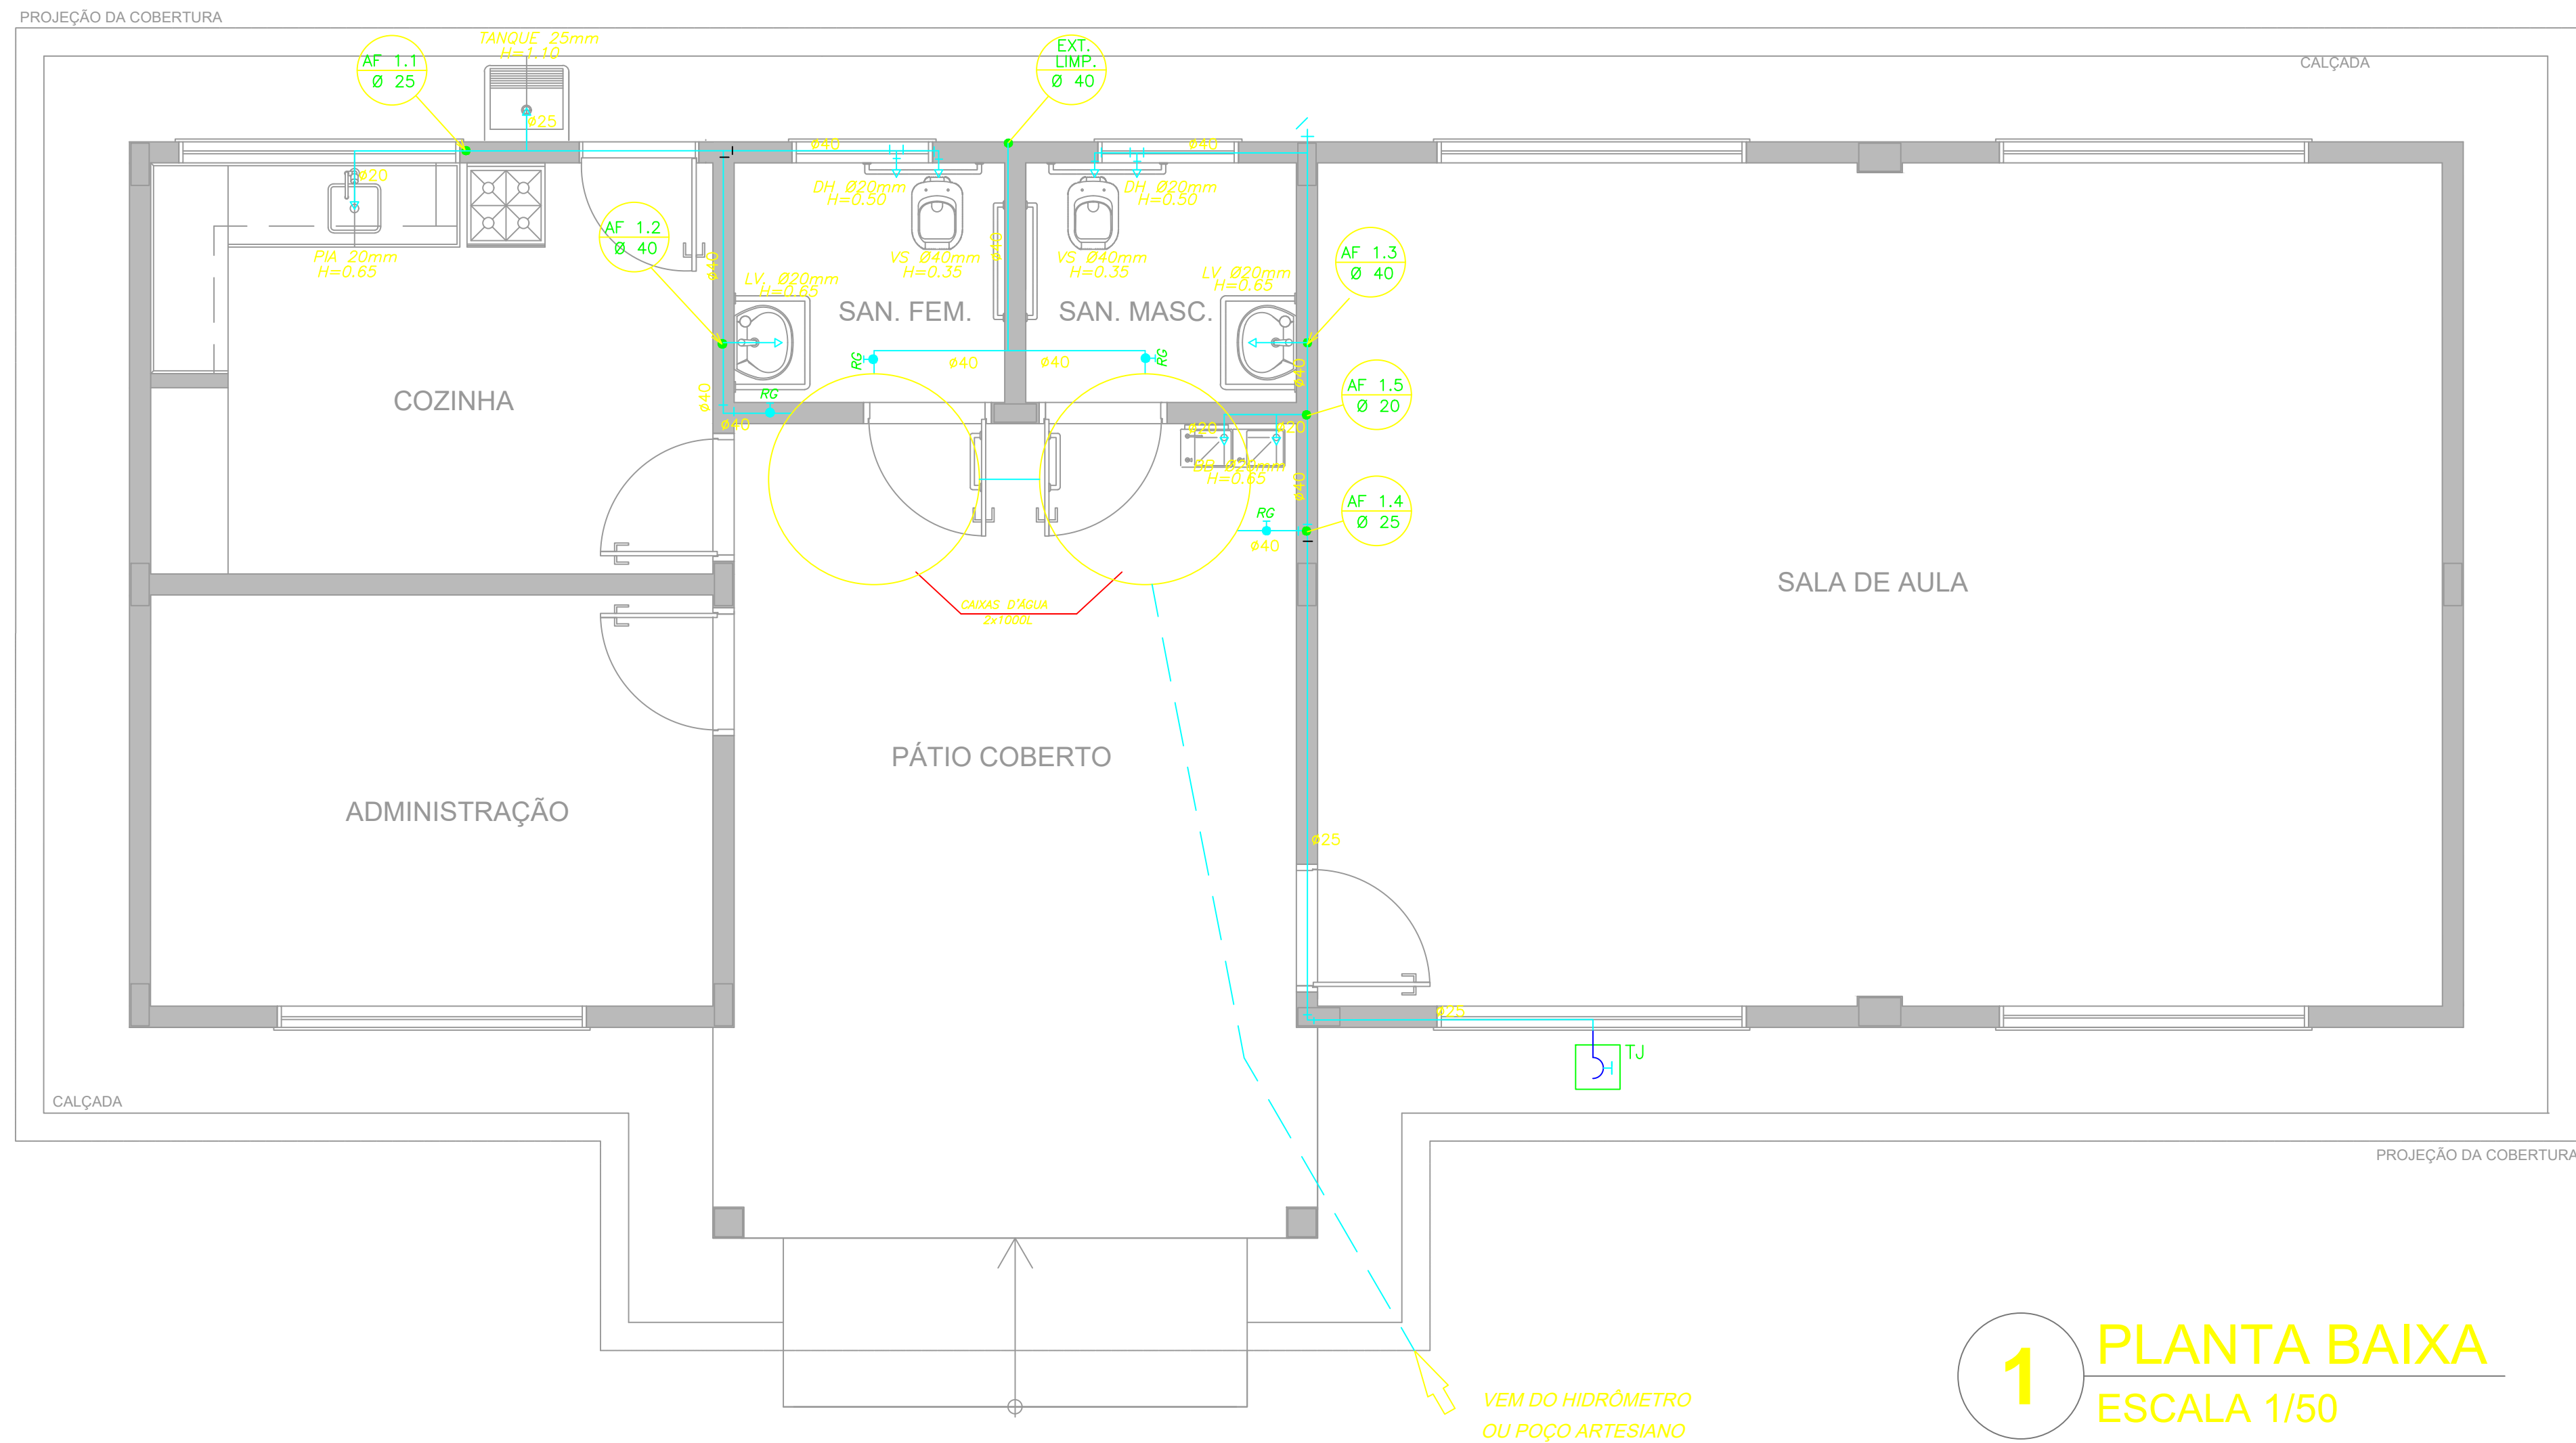

1 PLANTA BAIXA
ESCALA 1/50

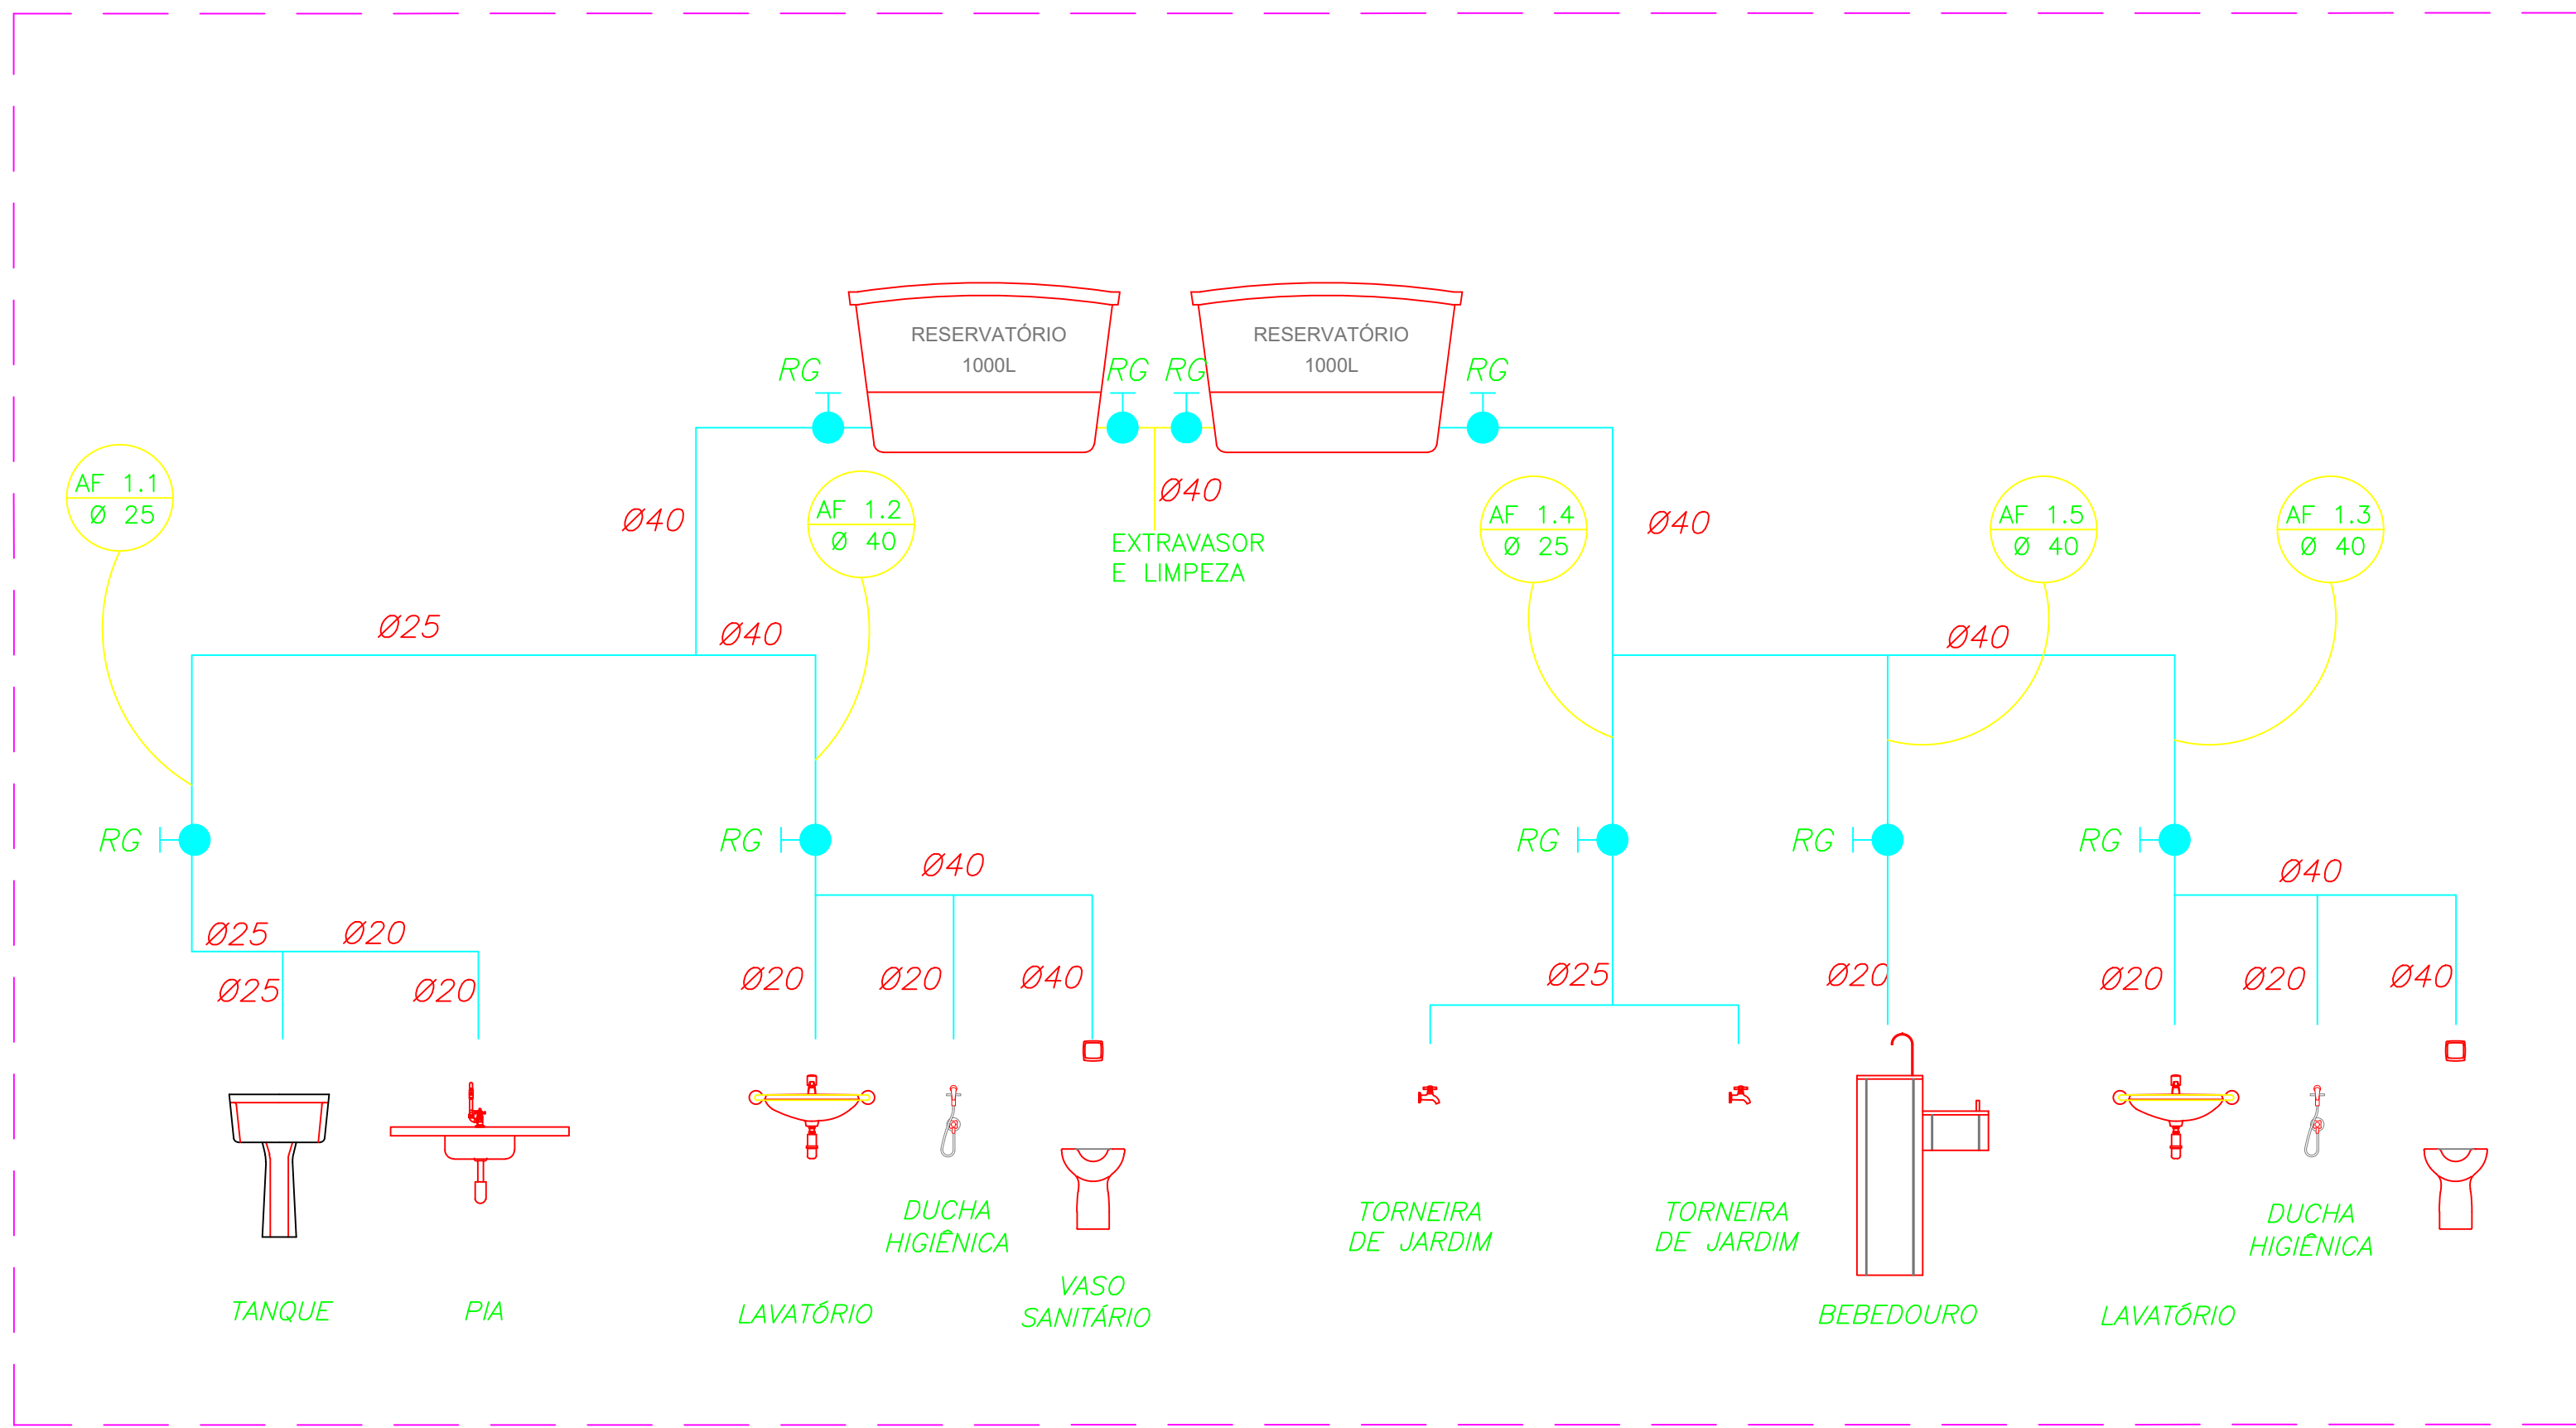

2 ESQUEMA VERTICAL
SEM ESCALA

LISTA DE MATERIAIS HIDRÁULICOS

TUBOS ÁGUA FRIA

TUBO DE PVC RÍGIDO SOLDÁVEL MARROM PARA ÁGUA FRIA Ø20mm (1/2"), MARCA TIGRE

TUBO DE PVC RÍGIDO SOLDÁVEL MARROM PARA ÁGUA FRIA Ø25mm (3/4"), MARCA TIGRE

TUBO DE PVC RÍGIDO SOLDÁVEL MARROM PARA ÁGUA FRIA Ø40mm (1"), MARCA TIGRE

TUBO DE PVC RÍGIDO SOLDÁVEL MARROM PARA ÁGUA FRIA Ø50mm (1 1/2"), MARCA TIGRE

CAIXA D'ÁGUA E CONEXÕES

CAIXA D'ÁGUA EM FIBRA DE VIDRO, CAPACIDADE 1.000 LITROS

METAIS

TORNEIRA PARA LAVATÓRIO DE MESA BICA BAIXA IZY, CÔD. 1193.C37, DECA OU EQUIVALENTE

TORNEIRA PARA PIA DE COZINHA DE MESA BICA MÓVEL IZY, CÔD. 1167.C37, DECA OU EQUIVALENTE

TORNEIRA DE PAREDE DE USO GERAL COM AREJADOR IZY, CÔD. 1155.C37, DECA OU EQUIVALENTE

TORNEIRA DE PAREDE DE USO GERAL COM BICO PARA MANGUEIRA IZY, CÔD. 1153.C37, DECA OU EQUIVALENTE

DUCHA HIGIÊNICA COM REGISTRO E DERIVAÇÃO IZY, CÔD. 1984.C37.AOT.CR, DECA OU EQUIVALENTE

VALVULA DE DESCARGA BASE HYDRA MAX, CÔD. 4350.404 E ACABAMENTO HYDRA MAX, CÔD. 4900.G.MAX 1 1/2", ACABAMENTO CROMADO, DECA OU EQUIVALENTE

REGISTRO DE PRESSÃO COM MANOPLA CROMADA DECA REF. 1416 LINHA C40 OU SIMILAR

CUBA INOX EMBUTIR 40x34x17CM, CUBA 3, BÁSICA, AÇO INOXIDÁVEL, COM VALVULA, FRANKE OU EQUIVALENTE

LOUÇAS

BACIA SANITÁRIA VOGUE PLUS, LINHA CONFORTO COM ABERTURA, COR BRANCO GELCO, CÔD. P.51, DECA OU EQUIVALENTE

TANQUE GRANDE (40L) COR BRANCO GELCO, CÔD. TQ.03, DECA OU EQUIVALENTE

LAVATÓRIO PEQUENO RAVENA/ IZY COR BRANCO GELCO, CÔD. L.915, DECA OU EQUIVALENTE

ACESSÓRIOS

PAPELEIRA METÁLICA LINHA IZY, CÔD. 2020.C37, DECA OU EQUIVALENTE

DISPENSER TOALHA LINHA EXCELLENCE, CÔD. 7007, MELHORAMENTOS OU EQUIVALENTE

SABONETEIRA LINHA EXCELLENCE, CÔD. 7009, MELHORAMENTOS OU EQUIVALENTE

BARRA DE APOIO, LINHA CONFORTO, CÔD. 2305.C, ACABAMENTO CROMADO, DECA OU EQUIVALENTE

ASSENTO POLIÉSTER COM ABERTURA FRONTAL VOGUE PLUS, LINHA CONFORTO, COR BRANCO GELCO, CÔD. AP.52, DECA OU EQUIVALENTE

LEGENDA

RG REGISTRO DE GAVETA

PONTO DE ÁGUA

TJ TORNEIRA DE JARDIM

TUBULAÇÃO EM PVC AF

SUBIDA DE TUBULAÇÃO

DESCIDA DE TUBULAÇÃO

VS: VASO SANITÁRIO

TQ: TANQUE

PIA: PIA DE COZINHA

LV: LAVATÓRIO

DH: DUCHA HIGIÊNICA

BB: BEBEDOURO

OBSERVAÇÕES :

1. TODA TUBULAÇÃO SERÁ EM PVC RÍGIDO SOLDÁVEL CLASSE 15, COM OS DIÂMETROS (mm) INDICADOS.
2. AS TORNEIRAS DE JARDIM FICARÃO A 50 cm DO NÍVEL DO TERRENO.
3. AS TUBULAÇÕES QUE PASSAM PELO SOLO SERÃO ENTERRADAS COMO INDICADO PELAS RESPECTIVAS PROFUNDIDADES. VER DETALHE TUBULAÇÃO ENTERRADA.
4. A TUBULAÇÃO DE ABASTECIMENTO D'ÁGUA PODE SER ALTERADA EM FUNÇÃO DA SITUAÇÃO LOCAL OU DA REDE DE ÁGUA, QUANDO FORNECIDA PELA CONCESSIONÁRIA.

FNDE

Fundo Nacional
de Desenvolvimento
da Educação

GOVERNO FEDERAL
BRASIL
PAÍS RICO E PAÍS SEM POBREZA

Ministério
da Educação

PROJETO PADRÃO - FNDE

MUNICÍPIO — UF:

PROPRIETÁRIO:

ENDEREÇO:

PROPRIETÁRIO

RESP. TÉCNICO

CAU/ CREA

DLFO

CAU/ CREA

RA

OBSERVAÇÕES:

ESCOLA 1 SALA DE AULA PROJETO HIDROSSANITÁRIO

COORDENAÇÃO
CGEST - Coordenação
Geral de Infraestrutura
Educativa

INSTALAÇÕES DE ÁGUA FRIA
IMPLANTAÇÃO E PLANTA BAIXA
ESQUEMA VERTICAL

HAG

FORMATO
A1 (841X594)

REVISÃO
R.01

ESCALA
INDICADA
DATA EMISSÃO
JANEIRO/2014

PRANCHAS
01/02