


Legenda de condutos - Pavimento Térreo	
Esgoto	—
Esgoto (Gordura)	—
Ventilação	—

Lista de materiais - Pavimento Térreo	
Esgoto	
Caixas de Passagem	
Caixa de gordura PVC	1 pç
CG 30 cm	1 pç
Caixa de inspeção esgoto simples CE- 60x60 cm	2 pç
PVC Acessórios	
Caixa sifonada 100x100x50	2 pç
Sifão de copo p/ pia e lavatório 1" - 1.1/2"	2 pç
1" - 2"	1 pç
Válvula p/ lavatório e tanque 1"	2 pç
Válvula p/ pia 1"	1 pç
PVC Esgoto	
Anel de borracha 100mm - 4"	6 pç
50mm - 2"	9 pç
Curva 90 curta 40 mm	2 pç
Joelho 45 100 mm	1 pç
Joelho 90 100 mm	2 pç
50 mm	3 pç
Joelho 90 c/anel p/ esgoto secundário 40 mm - 1.1/2"	2 pç
Junção simples 100 mm- 100 mm	1 pç
Tubo rígido c/ ponta lisa 100 mm - 4"	9.49 m
40 mm	1.79 m
50 mm - 2"	3.17 m
Tê sanitário 100 mm - 50 mm	2 pç
50 mm - 50 mm	1 pç
Vedação p/ saída de vaso sanitário 100 mm	2 pç
Unidades de tratamento	
Alça Ferro	1 pç
Argamassa	0.46 m³
Brita n°3	0.24 m³
Tampa Hermética	1 pç
Tijolo Furado	114 pç
Macipo	432 pç
Esgoto (Gordura)	
PVC Esgoto	
Tubo rígido c/ ponta lisa 50 mm - 2"	2.05 m
Ventilação	
PVC Esgoto	
Anel de borracha 50mm - 2"	5 pç
Joelho 90 50 mm	1 pç
Tubo rígido c/ ponta lisa 50 mm - 2"	0.22 m
Tê sanitário 50 mm - 50 mm	2 pç

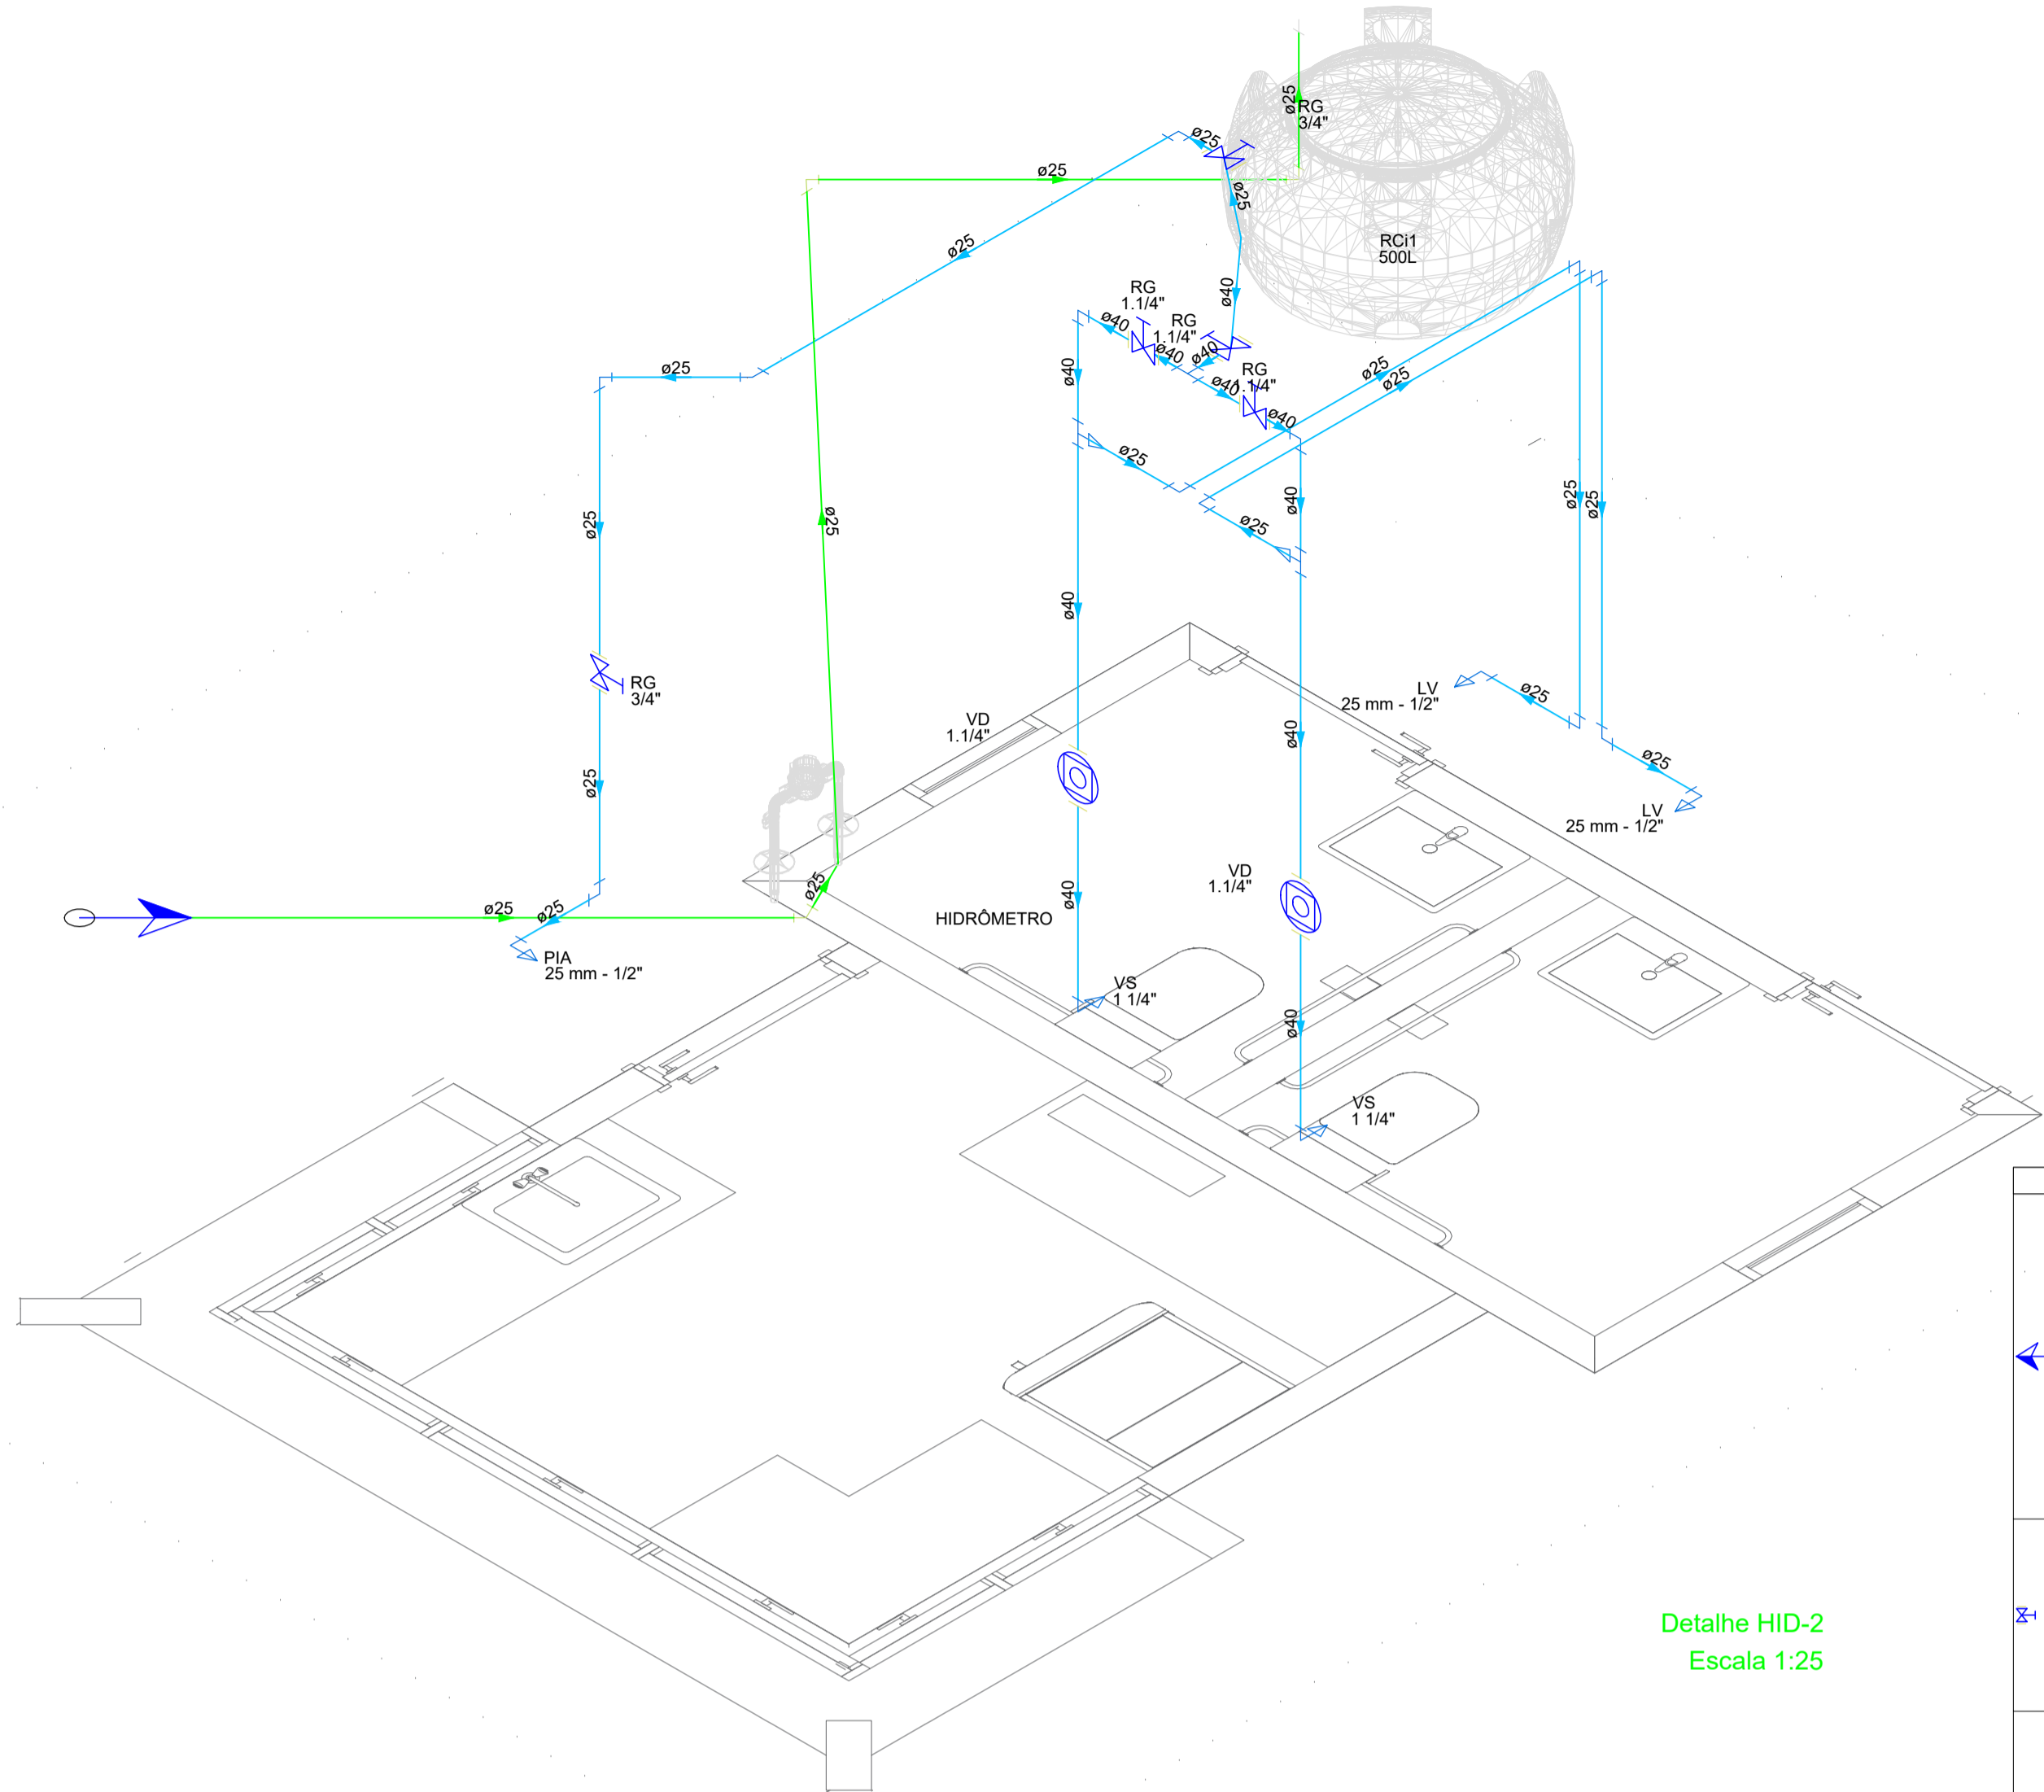


Legenda detalhada - Pavimento Térreo	
Alimentador Predial	
Metals	
Registro de esfera 3/4"	1 pç
PVC misto soldável	
Colar de tomada em PVC 3/4"	1 pç
Joelho 90 soldável c/ rosca 25 mm - 3/4"	1 pç
PVC rígido soldável	
Adapt sold.curto c/bolsa-rosca p registro 25 mm - 3/4"	1 pç
Registro bruto gaveta ABNT c/PVC soldável	
Metals	
Registro de gaveta bruto ABNT 1.1/4"	1 pç
PVC rígido soldável	
Adapt sold.curto c/bolsa-rosca p registro 40 mm - 1.1/4"	2 pç
Válvula de descarga c/PVC soldável	
Metals	
Válvula de descarga alta pressão 1.1/4"	1 pç
PVC Acessórios	
Bolsa de ligação p/ vaso sanitário 1.1/2"	1 pç
Tubo de descarga VDE. 38 mm	1 pç
Tubo de ligação latão cromado c/ canopia p/ vaso Sa. 38 mm	1 pç
PVC rígido soldável	
Adapt sold.curto c/bolsa-rosca p registro 40 mm - 1.1/4"	1 pç


Lista de materiais - Pavimento Térreo	
Alimentação	
Hidrômetro	
Kit de hidrômetro cavalete 3/4"	1 pç
Metals	
Registro de esfera 3/4"	1 pç
Registro de gaveta bruto ABNT 3/4"	1 pç
PVC misto soldável	
Colar de tomada em PVC 3/4"	1 pç
Joelho 90 soldável c/ rosca 25 mm - 3/4"	1 pç
PVC rígido soldável	
Adapt sold. c/ flange livre p/ cx. d'água 25 mm - 3/4"	1 pç
Adapt sold.curto c/bolsa-rosca p registro 25 mm - 3/4"	3 pç
Curva 90 soldável 25 mm	3 pç
Torneira de bóia 3/4"	1 pç
Tubos 25 mm	7.07 m
Água fria	
Aparelho	
Torneira de Pia de Cozinha 25 mm - 1/2"	1 pç
Torneira de lavatório 25 mm - 1/2"	2 pç
Vaso Sanitário p/ Válvula de Descarga de 1 1/4" 40mm - 1 1/2"	2 pç
Metals	
Registro de gaveta bruto ABNT 1.1/4"	3 pç
3/4"	1 pç
Válvula de descarga alta pressão 1.1/4"	2 pç
PVC Acessórios	
Bolsa de ligação p/ vaso sanitário 1.1/2"	2 pç
Engate flexível plástico 1/2 - 30cm	2 pç
Tubo de descarga VDE. 38 mm	2 pç
Tubo de ligação latão cromado c/ canopia p/ vaso Sa. 38 mm	2 pç
PVC rígido soldável	
Adapt sold.curto c/bolsa-rosca p registro 25 mm - 3/4"	2 pç
40 mm - 1.1/4"	8 pç
Curva 45 soldável 25 mm	1 pç
Curva 90 soldável 25 mm	9 pç
40 mm	2 pç
Tubos 40 mm	14.33 m
Tê 90 soldável 40 mm	5.48 m
Tê de redução 90 soldável 40 mm - 25 mm	1 pç
PVC soldável azul c/ bucha latão	
Joelho de redução 90" soldável com bucha de latão 25 mm - 1/2"	3 pç
Reservatório cilíndrico	
Tanque 500 L	1 pç

Legenda - Pavimento Térreo	
Alimentador Predial	—
Registro bruto gaveta ABNT c/PVC soldável	—
Válvula de descarga c/PVC soldável	—


Legenda de condutos - Pavimento Térreo	
Água fria	—
Alimentação	—

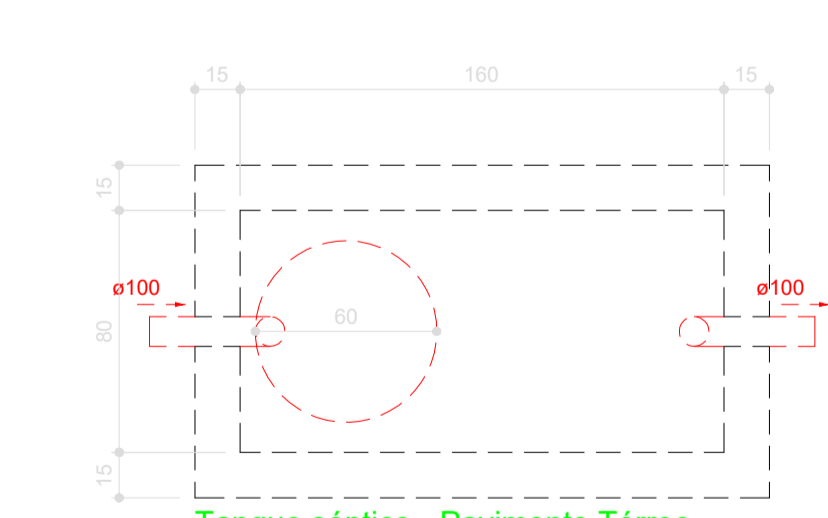


Tanque séptico - Pavimento Térreo Planta baixa - ESC. 1:25

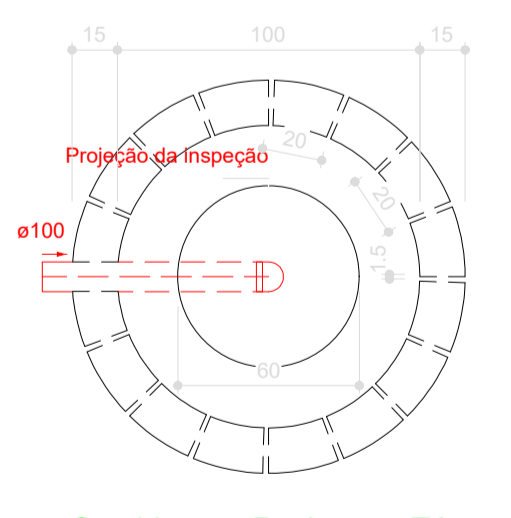


Sumidouro - Pavimento Térreo Planta baixa - ESC. 1:25

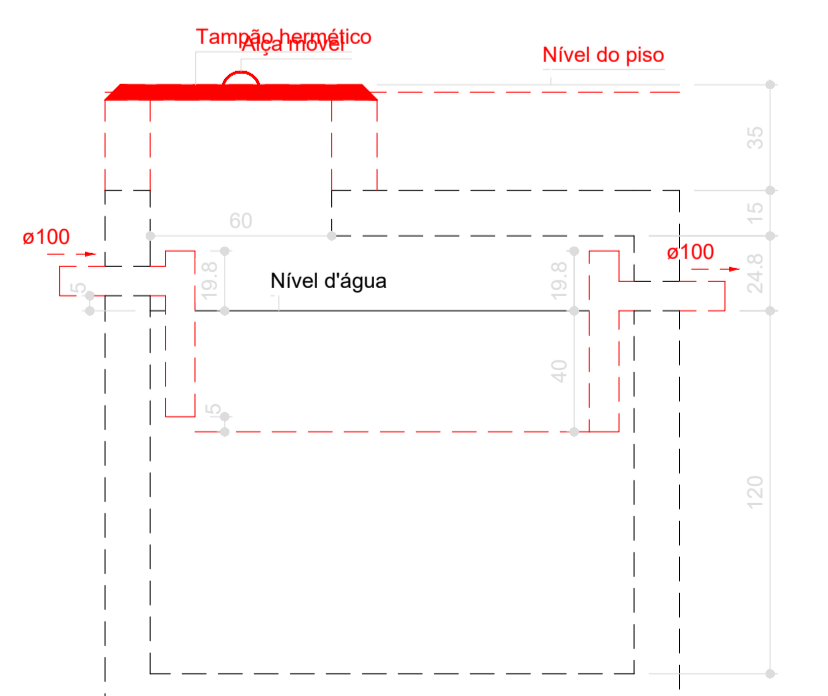


Tanque séptico - Pavimento Térreo Corte 1 - ESC. 1:25

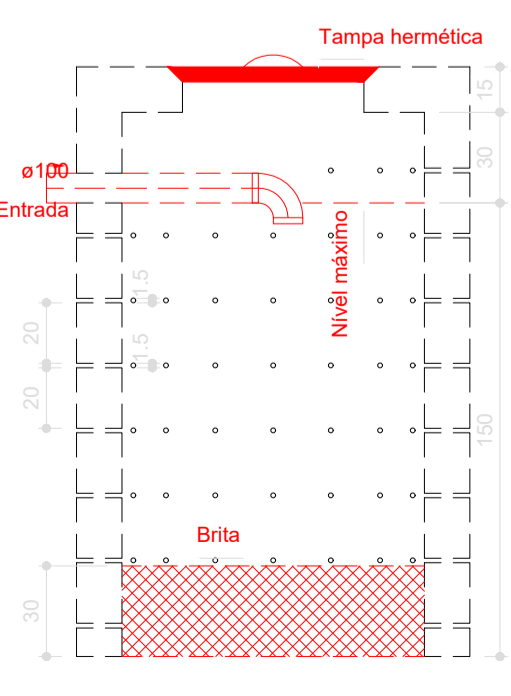

Sumidouro - Pavimento Térreo Corte 1 - ESC. 1:25

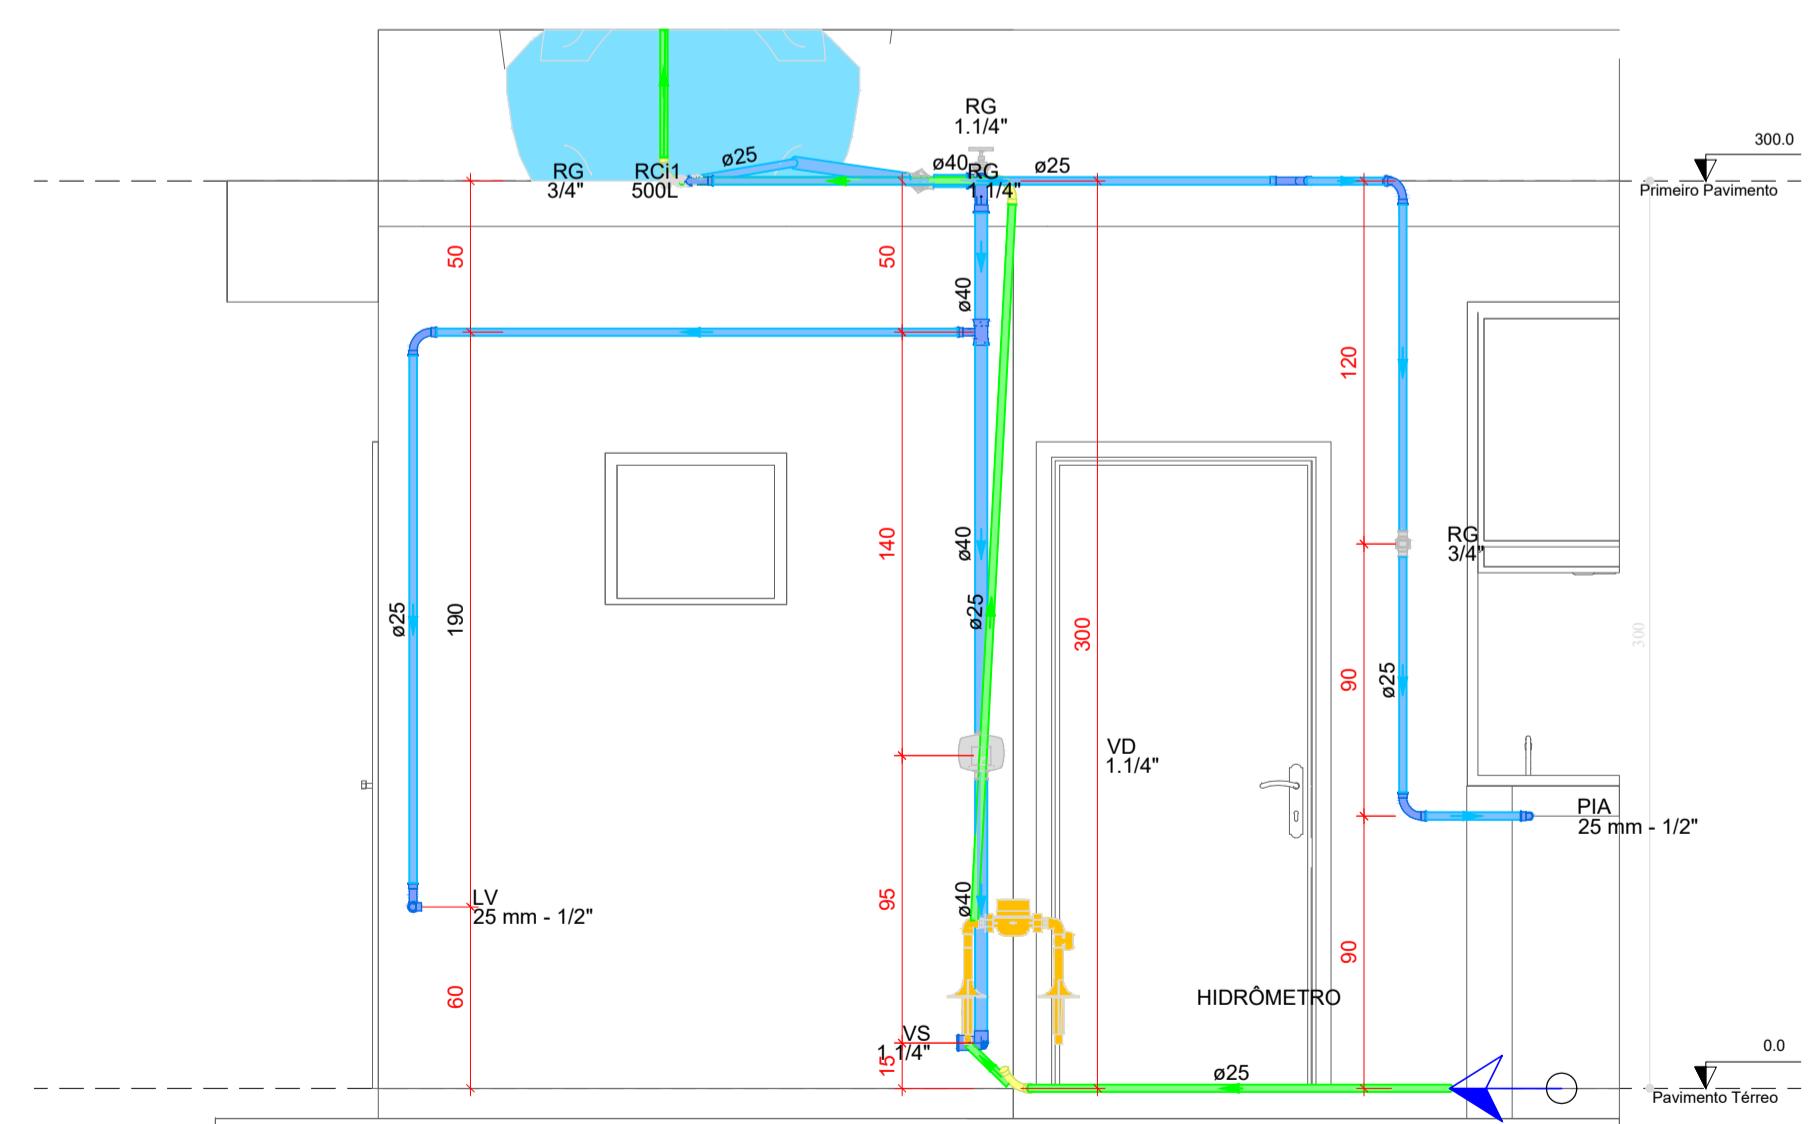

Detalhe HID-3 Escala 1:25

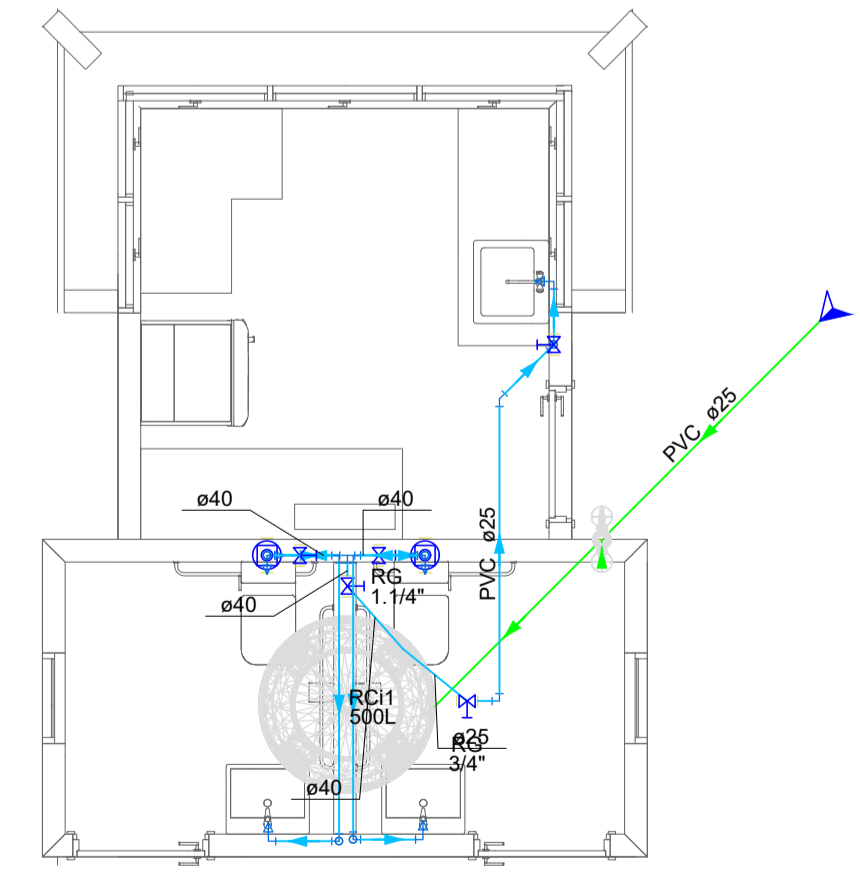

CIDADE:	CANÁPOLIS BA		
ENDEREÇO DA OBRA :	PRAÇA DO ESTÁDIO DE FUTEBOL		
PROPRIETÁRIO:	PREFEITURA MUNICIPAL DE CANÁPOLIS		
CNPJ:	13.812.144/0001-94		
RESPONSÁVEL TÉCNICO :	Proprietário: PREFEITURA MUNICIPAL DE CANÁPOLIS Responsável Técnico:		
USO:	PRAÇA		
TÍTULO:	HIDROSSANITARIO		
CONTEUDO:	PLANTA DE AGUA FRIA E ESGOTO	FOLHA:	01/01
DETALHES			
TELEFONE:	ESCALA:	TIPO DE REQUERIMENTO:	DESENHO:
(77) 99860-1519	1:50	OBRA INICIAL	Alexandro
		DATA:	Fevereiro / 2026

