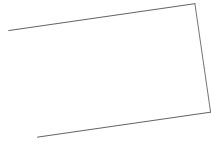








 

 
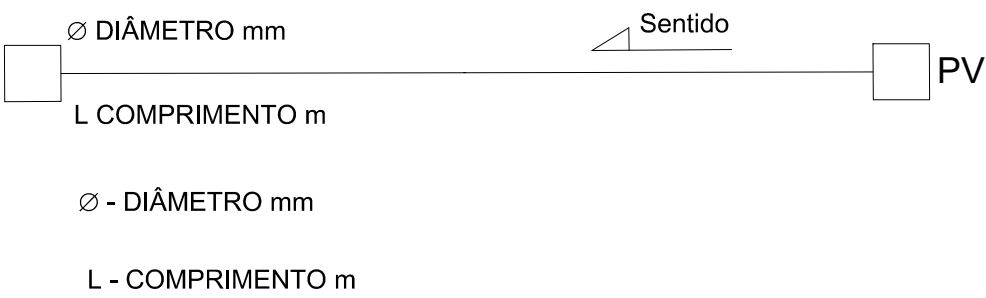


LEGENDA - DRENAGEM

-  EDIFICAÇÕES
-  EIXO
-  ESTAQUEAMENTO
-  SENTIDO DO FLUXO
-  REDE DE DRENAGEM EM TUBO DE CONCRETO - 300 mm
-  REDE DE DRENAGEM EM TUBO DE CONCRETO - 400 mm
-  REDE DE DRENAGEM EM MANILHA PEAD - 400 mm
-  POÇO DE VISITA
-  BOCA DE LOBO SIMPLES
-  DISSIPADOR DE ENERGIA
-  BOCA DE BUEIRO
-  ÁRVORE EXISTENTE



NOTAS

1. ESTE PROJETO É PROPRIEDADE DO PROJETISTA REGISTRADO NO SELO. CONFORME LEI N°: 5194/66 NÃO DEVE SER UTILIZADO PARA QUALQUER OUTRA FINALIDADE QUE NÃO SE RELACIONE COM A EXECUÇÃO DA PRESENTE EDIFICAÇÃO, SENDO TERMINANTEMENTE VEDADA SUA COLOCAÇÃO A DISPOSIÇÃO DE TERCEIROS.
2. O PROJETISTA NÃO SE RESPONSABILIZARÁ POR EVENTUAIS ALTERAÇÕES DESTES PROJETO DURANTE SUA EXECUÇÃO. QUALQUER MODIFICAÇÃO, O MESMO DEVE SER CONTACTADO.
3. ESTE PROJETO FOI BASEADO NO LAY-OUT E INFORMAÇÕES FORNECIDAS PELO ARQUITETO OU PROPRIETÁRIO.
4. QUALQUER MODIFICAÇÃO OU DÚVIDA DEVERÁ SER IMEDIATAMENTE COMUNICADA POR ESCRITO AO PROJETISTA.

**PREFEITURA MUNICIPAL DE SÃO FELIPE**  
Praça Coronel José Lourenço, S/N, Centro, São Felipe/BA  
TEL.: (75) 36262120

PROPOSTANTE: PREFEITURA MUNICIPAL DE SÃO FELIPE/BA  
ENDEREÇO: SEDE, MUNICÍPIO DE SÃO FELIPE/BA

**PAVIMENTAÇÃO DE VIAS URBANAS NO MUNICÍPIO DE SÃO FELIPE, CONTEMPLANDO: CALÇAMENTO, ACESSIBILIDADE E SINALIZAÇÃO**

ASSUNTO:  
PLANTA BAIXA DE DRENAGEM

RESPONSÁVEL TÉCNICO:  
Eliane Vieira Souza  
CREA-BA 05487735-9

ESCALA:  
1/500

REVISÃO:  
R00

DATA:  
JANEIRO  
2025

Nº  
DRE

01/02

**DRENAGEM**