 
 
 
 





SÍMBOLOGIA NO PROJETO		
Normativa utilizada	Resolução Técnica Nº 08 do Corpo de Bombeiros	
Quantidade	Símbolo	Descrição
2		Acionador manual do sistema de detecção e alarme
1		Central de alarme
1		Extintor portátil - Carga de dióxido de carbono
4		Extintor portátil - Carga de pó ABC
1		Extintor portátil - Carga de pó BC
28		Ponto de iluminação de emergência de 3 lux
2		Sistema de alarme - Avisador sonoro tipo sirene
2		Sistema de hidrantes - Mangotinho

SÍMBOLOGIA - SINALIZAÇÃO DE ALERTA				
Normativa utilizada		Resolução Técnica nº 12 do Corpo de Bombeiros do Rio Grande do Sul		
Quantidade	Código	Dimensões	Forma e Cor	Descrição
2	A03	340		Cuidado, risco de explosão: Próximo a locais onde houver presença de materiais ou gases que ofereçam risco de explosão.

03	JANEIRO/2025	Revisão geral por disciplina conforme a atualização da arquitetura. Retificação a posição do hidrante externa localizado junto ao acesso principal.
02	JANEIRO / 2017	Atendimento à NBR 9050/ 2015; Alteração: quadro de áreas, sanitários infantis 1 e 2, altura da platibanda, mobiliário e equipamento altura da cerâmica nos sanitários, cor dos portões dos solários e altura da porta PA4; Acrescimo das duchas higiênicas e escaninhos pré-escola. Retirada da chapa de aço abaixo da platibanda.
01	AGOSTO/ 2016	Alteração paredes - shaft para tubulação hidráulica e detalhamento; alteração da altura da platibanda
N°	DATA	DESCRIÇÃO
CONTROLE DE REVISÕES		

 fn de MINISTÉRIO DA EDUCAÇÃO					
PROJETO PADRÃO - FNDE					
PROPRIETÁRIO:					
ENDEREÇO:					
MUNICÍPIO - UF:					
PROPRIETÁRIO:					
RESP. TÉCNICO: CAU / CREA					
AUTOR DO PROJETO: CAU / CREA					
APROVAÇÕES				CAU / CREA	
				PREFEITURA / RA	
OBSERVAÇÕES:					
CRECHE PRÉ-ESCOLA TIPO 2					
PROJETO DE PREVENÇÃO E COMBATE A INCÊNDIO					
COORDENAÇÃO CGEST - Coordenação Geral de Infraestrutura Educativa		PLANTA BAIXA COM PREVENÇÃO - EXTINTORES, SINALIZAÇÃO E ILUMINAÇÃO DE EMERGÊNCIA		HIN	
FORMATO (A1 841x594)		REVISÃO R.00 R.03 R.01 R.02	ESCALA 1:75 DATA EMISSÃO JAN/2025	PRANCHAS: 02/05	

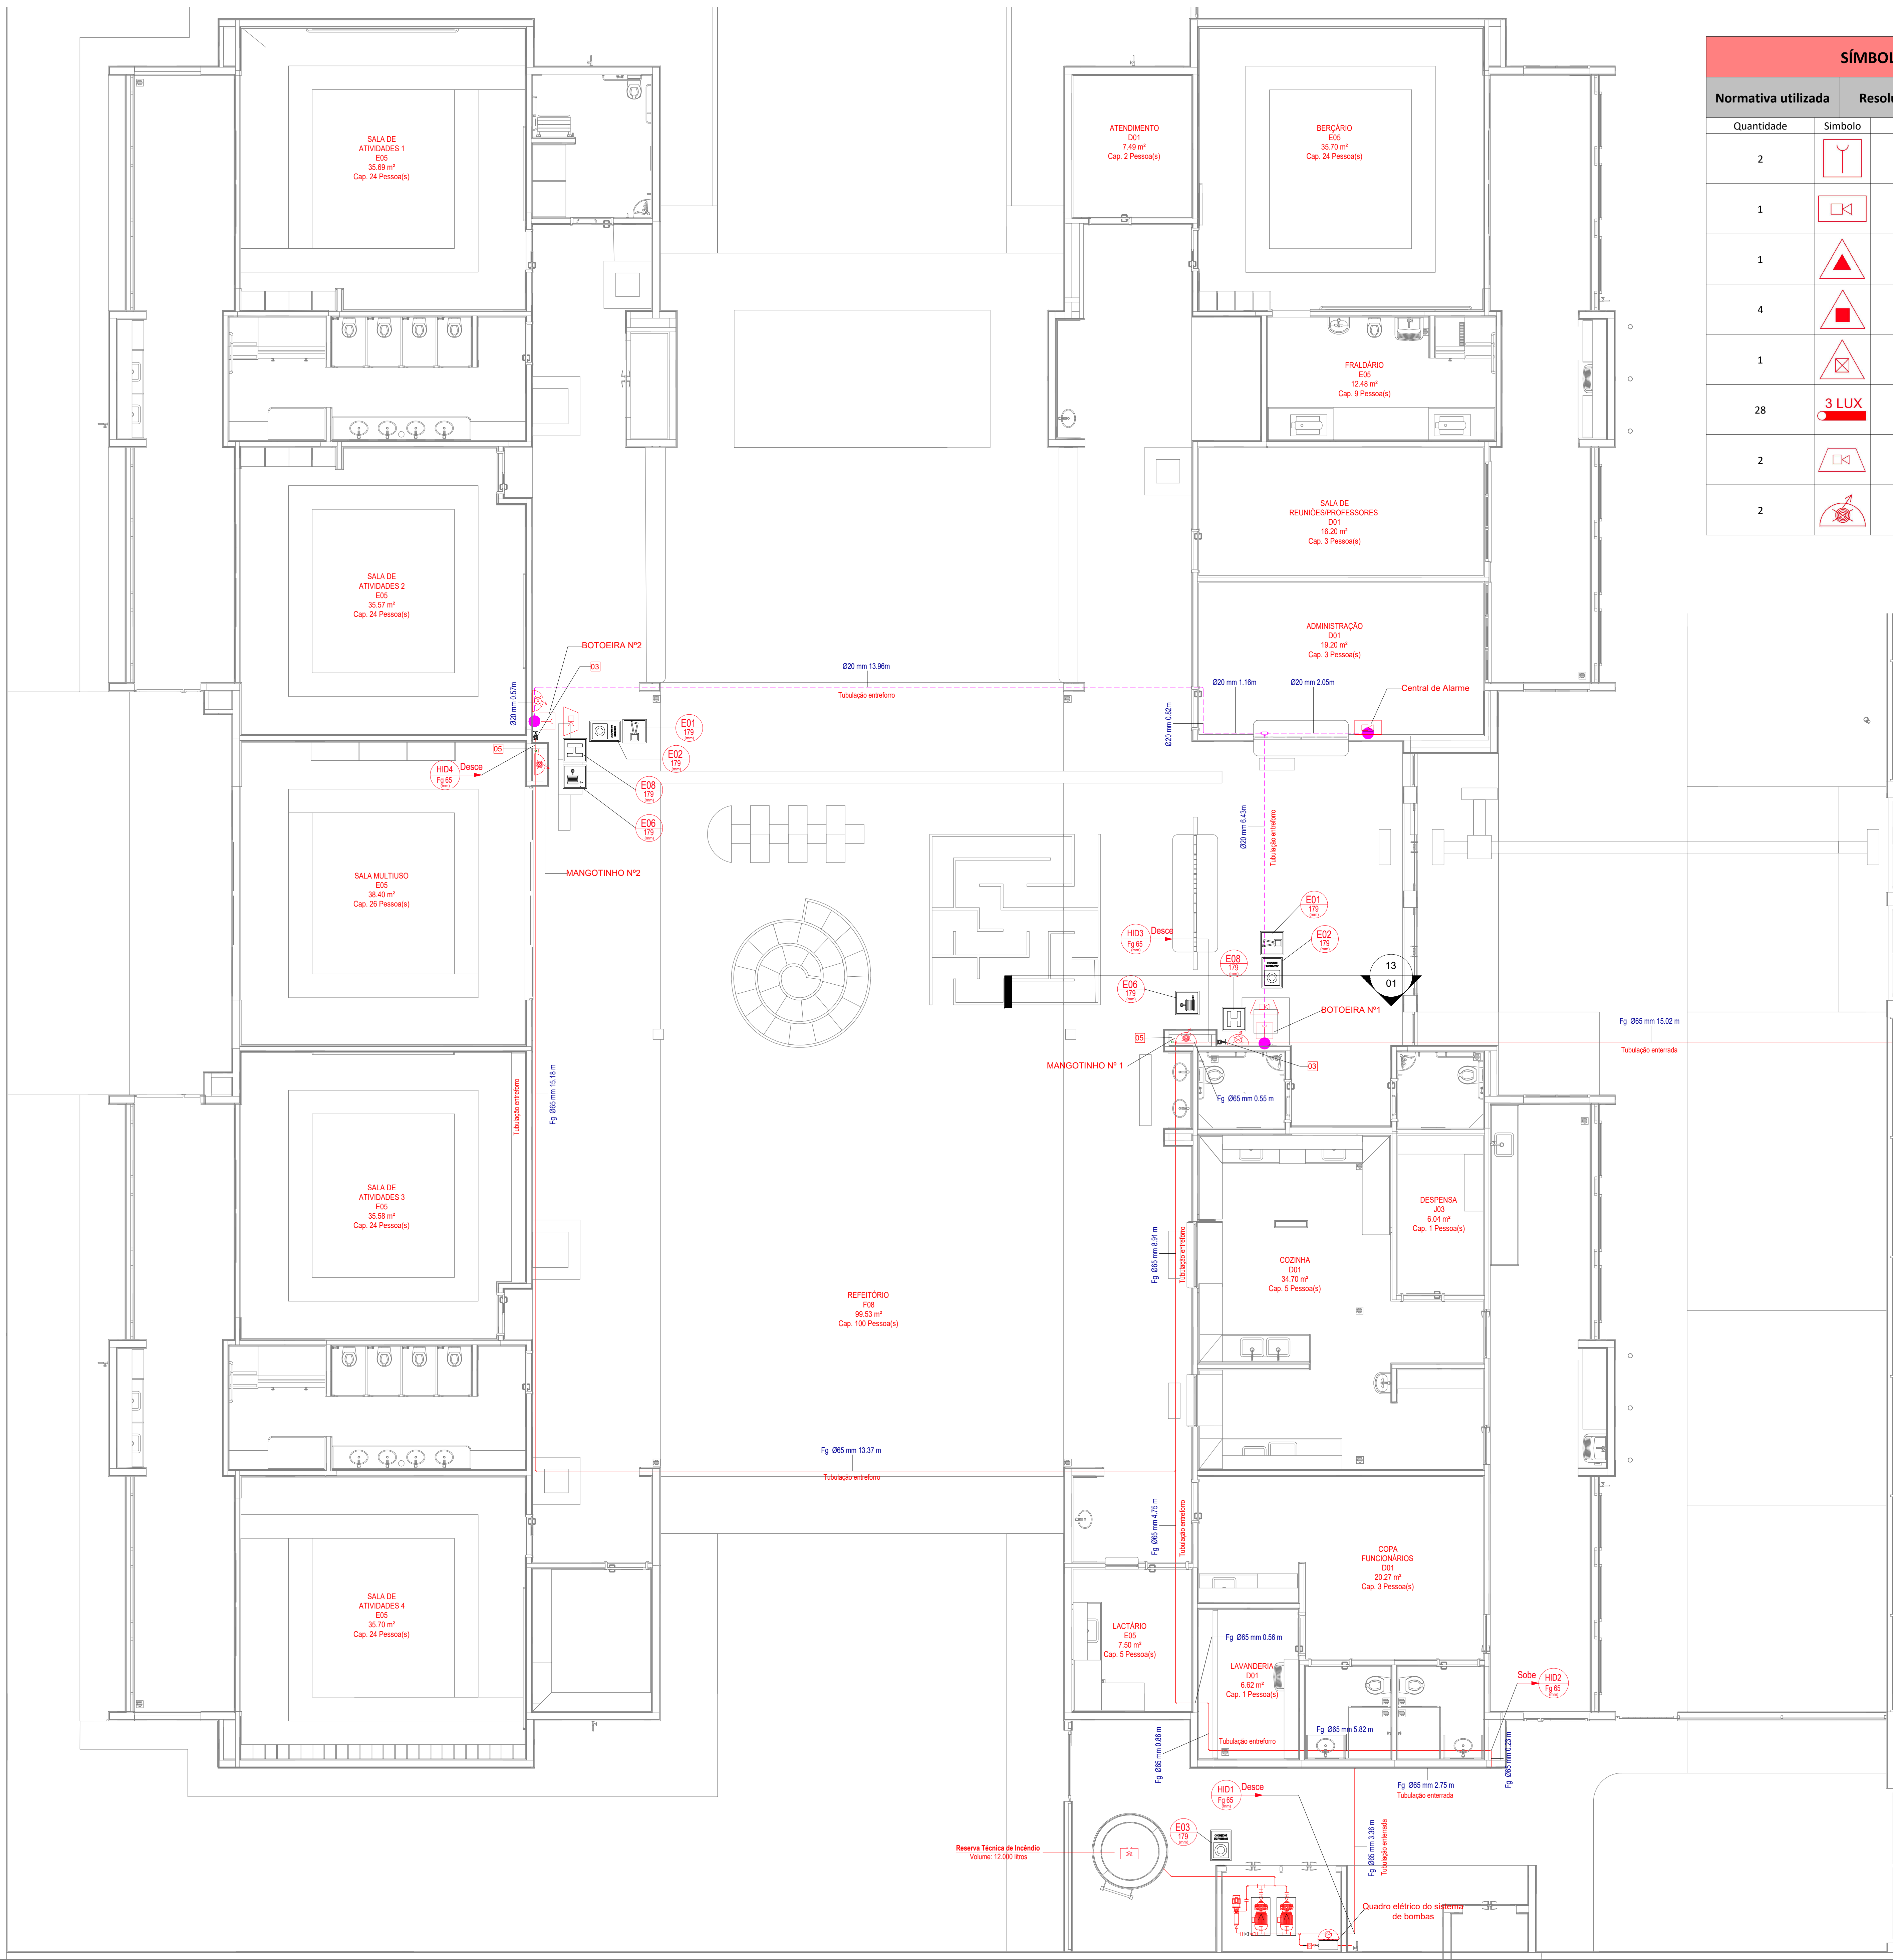

Planta Baixa - Hidrantes e Alarme

SÍMBOLOGIA NO PROJETO		
Normativa utilizada	Resolução Técnica nº 08 do Corpo de Bombeiros	
Quantidade	Símbolo	Descrição
2		Acionador manual do sistema de detecção e alarme
1		Central de alarme
1		Extintor portátil - Carga de dióxido de carbono
4		Extintor portátil - Carga de pó ABC
1		Extintor portátil - Carga de pó BC
28		Ponto de iluminação de emergência de 3 lux
2		Sistema de alarme - Avisador sonoro tipo sirene
2		Sistema de hidrantes - Mangotinho

SÍMBOLOGIA - SINALIZAÇÃO DE EQUIPAMENTOS				
Normativa utilizada	Resolução Técnica nº 12 do Corpo de Bombeiros do Rio Grande do Sul			
Quantidade	Código	Dimensões	Forma e Cor	Descrição
2	E01	179		Alarme sonoro: Indicação do local de acionamento do alarme de incêndio
2	E02	179		Comando manual de alarme: Ponto de acionamento de alarme de incêndio
1	E03	179		Comando manual da bomba de incêndio: Ponto de acionamento da bomba de incêndio
6	E05	179		Extintor de incêndio: Indicação de localização dos extintores de incêndio
2	E06	179		Mangotinho: Indicação de localização dos mangotinhos
2	E08	179		Hidrante de incêndio: Indicação da localização do hidrante quando instalado fora do abrigo de mangueiras

03	JANEIRO/2025	Revisão geral por disciplina conforme a atualização da arquitetura. Retificado a posição do hidrante externa localizado junto ao acesso principal.
02	JANEIRO/ 2017	Atendimento à NBR 9050/ 2015; Alteração: quadro de áreas, sanitários infantil 1 e 2, altura da platibanda, mobiliário e equipamento, altura da cerâmica nos sanitários, cor dos portões dos solários e altura da porta PA4; Acréscimo das duchas higiênicas e escaninhos pré-escola. Retirada da chapa de aço abaixo da platibanda.
01	AGOSTO/ 2016	Alteração paredes - shaft para tubulação hidráulica e detalhamento; alteração da altura da platibanda.
Nº	DATA	DESCRIÇÃO
CONTROLE DE REVISÕES		



PROJETO PADRÃO - FNDE

PROPRIETÁRIO:	
ENDEREÇO:	
MUNICÍPIO - UF:	
PROPRIETÁRIO:	
RESP. TÉCNICO:	CAU / CREA
AUTOR DO PROJETO:	CAU / CREA

APROVAÇÕES	CAU / CREA

PREFEITURA / RA

OBSERVAÇÕES:

CRECHE PRÉ-ESCOLA TIPO 2			
PROJETO DE PREVENÇÃO E COMBATE A INCÊNDIO			
COORDENAÇÃO CGEST - Coordenação Geral de Infraestrutura Educatonal	PLANTA BAIXA COM PREVENÇÃO - SISTEMA HIDRÁULICO SOB COMANDO E ALARME DE INCÊNDIO		HIN
REVISÃO R.00 R.03 R.01 R.02	ESCALA 1:75 DATA EMISSÃO JAN/2025	PRANCHAS	03/05
FORMATO (A1 841x594)			

	Ponto de iluminação de emergência de 3 lux		Ponto de iluminação de emergência de 5 lux
	Extintor portátil - Carga d' água		Extintor portátil - Carga de pó BC
	Extintor portátil - Carga de dióxido de carbono		Extintor portátil - Carga de pó ABC
	Avisoro sonoro tipo sirene		Acionador manual do sistema de detecção e alarme
	Barra antipânico		Bloco de iluminação (Farolete)
	Central predial de gip ou gás natural		Central de detecção e alarme
	Hidrantes simples		Hidrantes simples
	Hidrantes duplo		Registro de recalque sem válvula de retenção
	Bomba de incêndio		Reserva de incêndio
	Detector de fumaça linear		Acionador de bomba de incêndio (botoeira tipo liga)
	Detector de fumaça linear entre forro		Detector de fumaça pontual
	Ponto (bico de sprinkler)		Detector de fumaça pontual entre forro

3D - Isométrico Alarma

Quantidade	Identificação	Quantidade	Identificação	Descrição
2	E06	179		Mangotinho: Indicação de localização dos mangotinhos
2	E08	179		Hidrante de incêndio: Indicação da localização do hidrante quando instalado fora do abrigo de mangueiras

LEVANTAMENTO - CONEXÕES DE CONDUÍTE			
Norma...	ABNT NBR 17240 e NBR ISO 7240		
Contagem	Imagem	Descrição	Tamanho
9		Adaptador Condulete	
5		Condulete Tê	
5		Condulete Tê	20 mmø-20 mmø-20 mmø-20 mmø
6		Curva 90º Condulete	20 mmø-20 mmø
5		Tampa Cega para Condulete	


Normativa utilizada		Resolução Técnica nº 12 do Corpo de Bombeiros do Rio Grande do Sul		
Quantidade	Código	Dimensões	Forma e Cor	Descrição
2	E01	179		Alarme sonoro: Indicação do local de acionamento do alarme de incêndio
2	E02	179		Comando manual de alarme: Ponto de acionamento de alarme de incêndio
1	E03	179		Comando manual da bomba de incêndio: Ponto de acionamento da bomba de incêndio
6	E05	179		Extintor de incêndio: Indicação de localização dos extintores de incêndio
2	E06	179		Mangotinho: Indicação de localização dos mangotinhos
2	E08	179		Hidrante de incêndio: Indicação da localização do hidrante quando instalado fora do abrigo de mangueiras

Normativa utilizada		Resolução Técnica nº 08 do Corpo de Bombeiros
Quantidade	Símbolo	Descrição
2		Acionador manual do sistema de detecção e alarme
1		Central de alarme
1		Extintor portátil - Carga de dióxido de carbono
4		Extintor portátil - Carga de pó ABC
1		Extintor portátil - Carga de pó BC
28		Ponto de iluminação de emergência de 3 lux
2		Sistema de alarme - Avisador sonoro tipo sirene
2		Sistema de hidrantes - Mangotinho


Norma Utilizada		ABNT NBR 17240 e NBR ISO 7240	
Contagem	Imagem	Descrição	Comprimento (m)
11		Eletroduto de PVC Rígido Rosçável, anti chama, na cor vermelho, conforme NBR	29,96

 fnde MINISTÉRIO DA EDUCAÇÃO	
PROJETO PADRÃO - FNDE	
PROPRIETÁRIO:	
ENDEREÇO:	
MUNICÍPIO - UF:	
PROPRIETÁRIO:	
RESP. TÉCNICO:	CAU / CREA
AUTOR DO PROJETO:	CAU / CREA
APROVAÇÕES	CAU / CREA
	PREFEITURA / RA


COORDENAÇÃO CGEST - Coordenação Geral de Infraestrutura Educacional	ISOMÉTRICO - SISTEMA DE ALARME DE INCÊNDIO		HIN
	REVISÃO R.00 R.03 R.01 R.02	ESCALA 1:75 DATA EMISSÃO JAN/2025	
FORMATO (A1 841x594)			

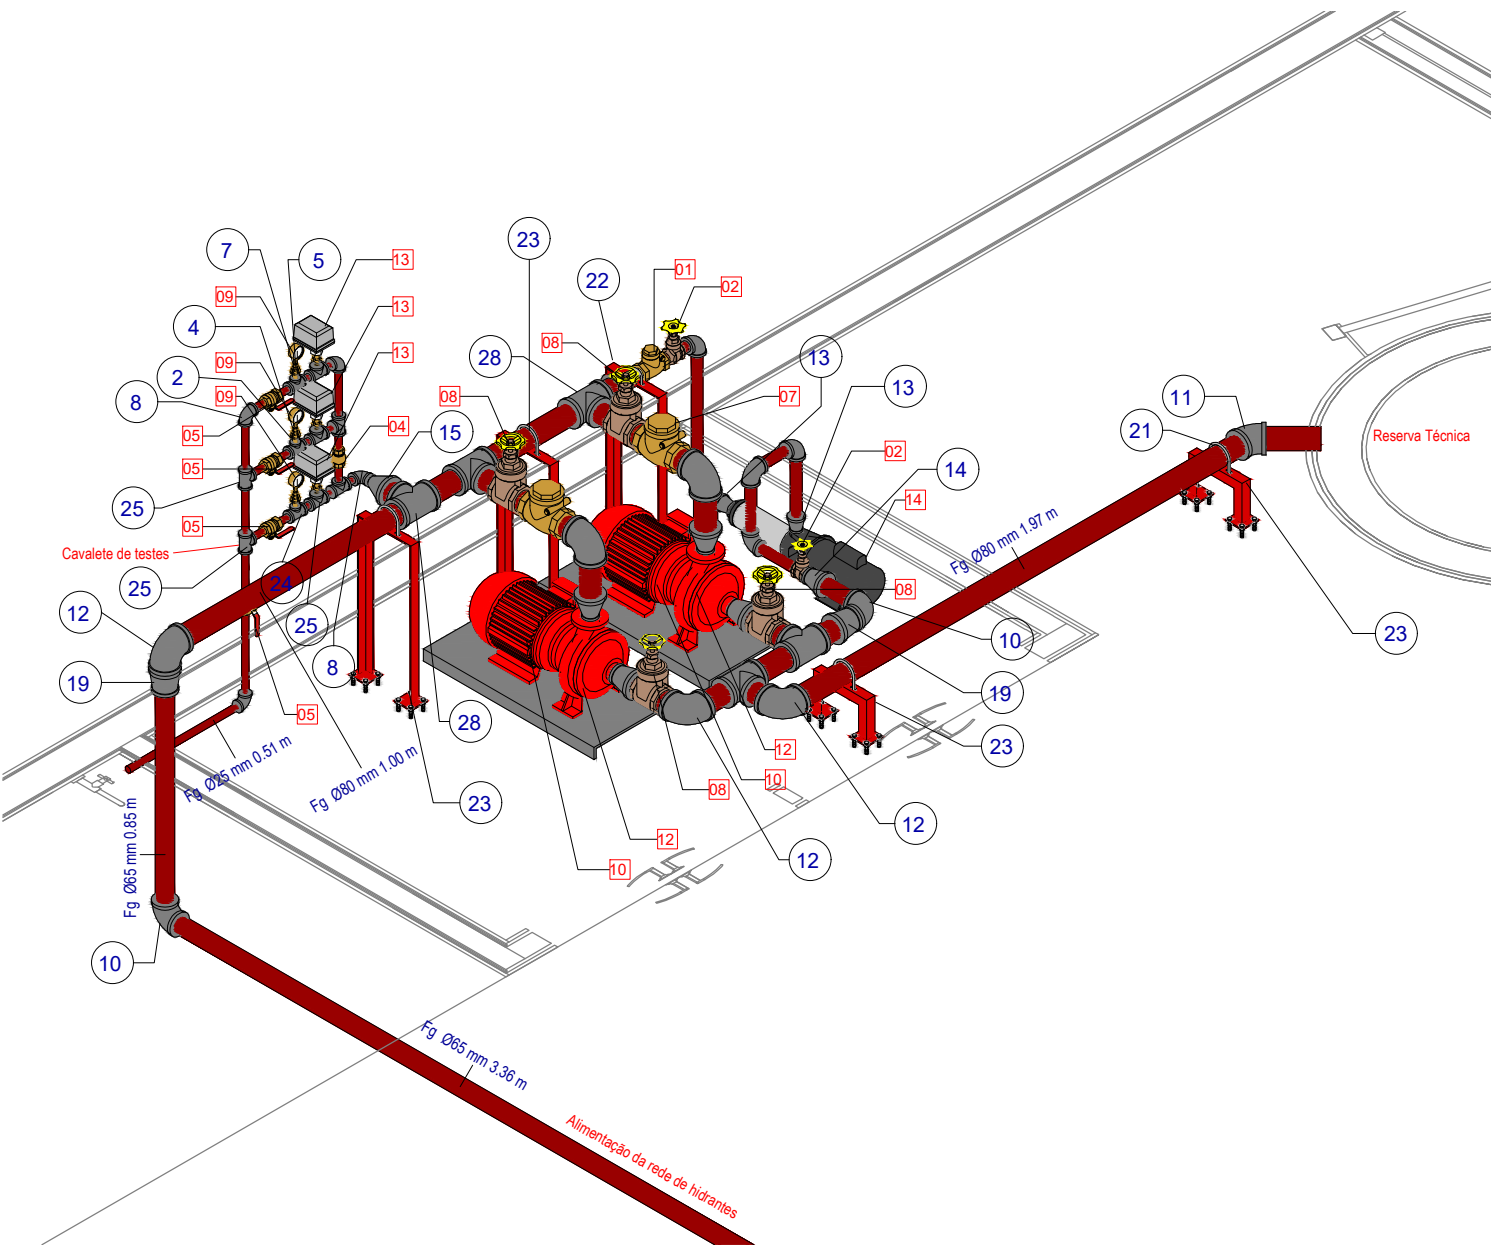


3D - Isométrico Instalações Hidráulicas

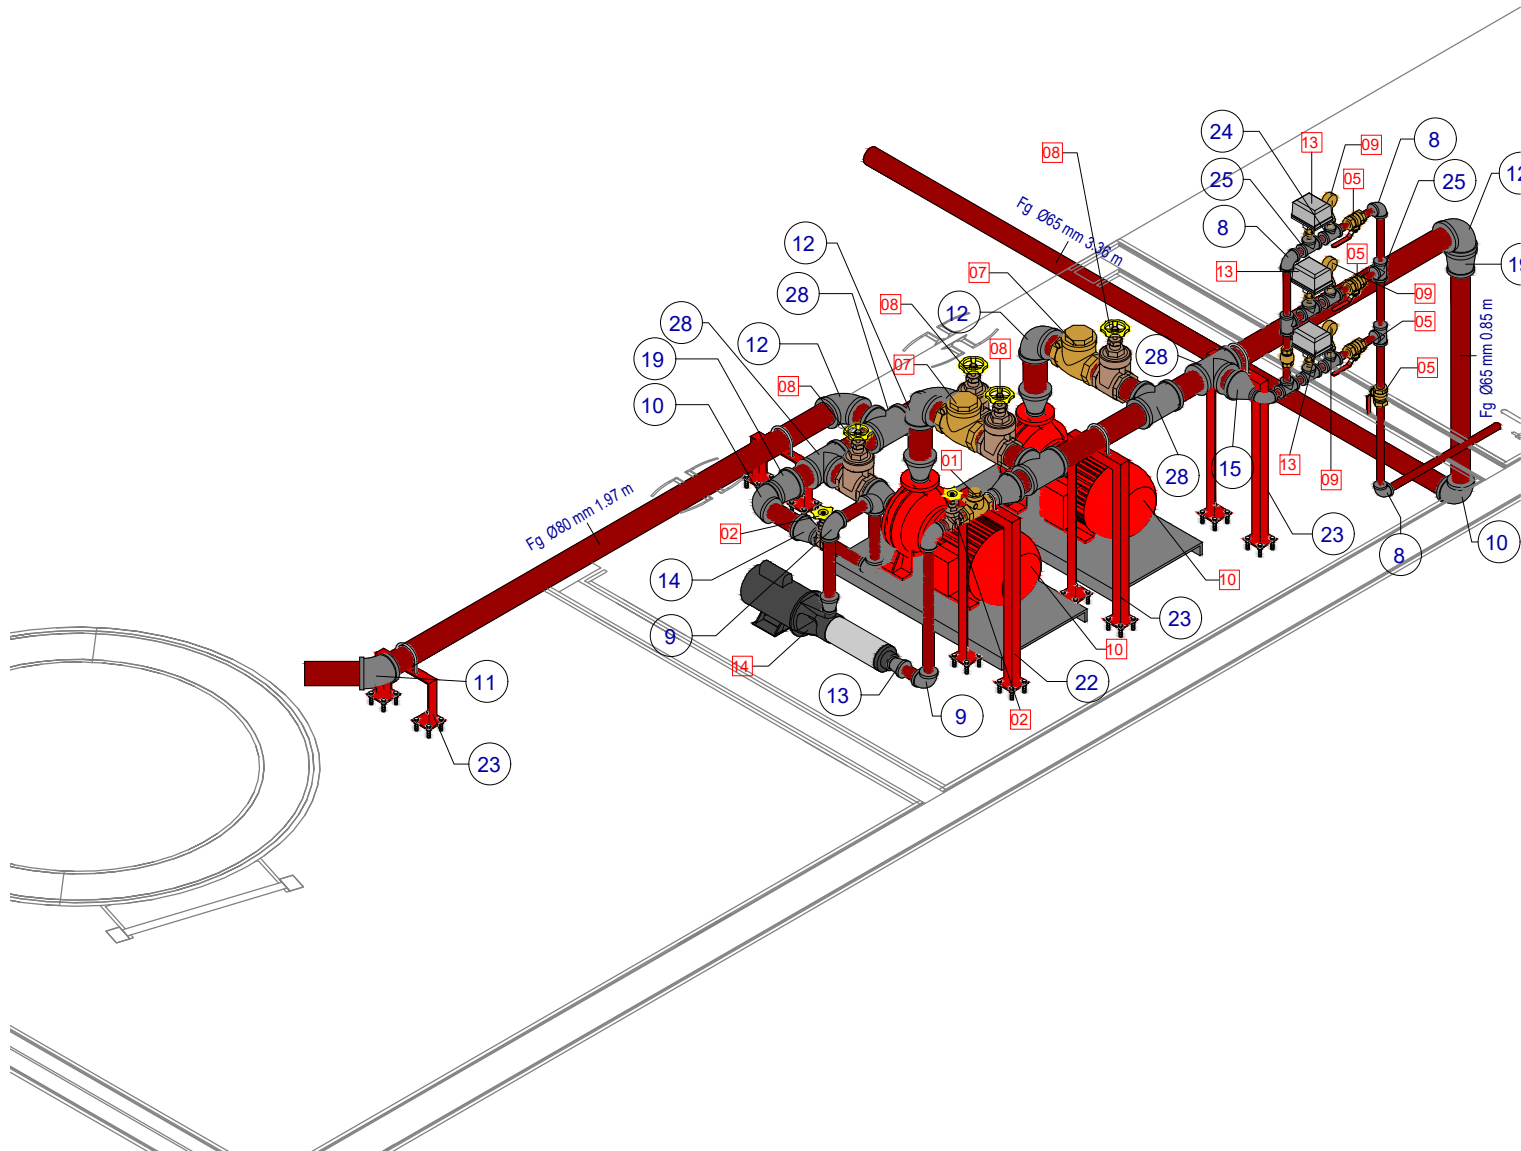


3D - Isométrico Instalações Hidráulicas 2

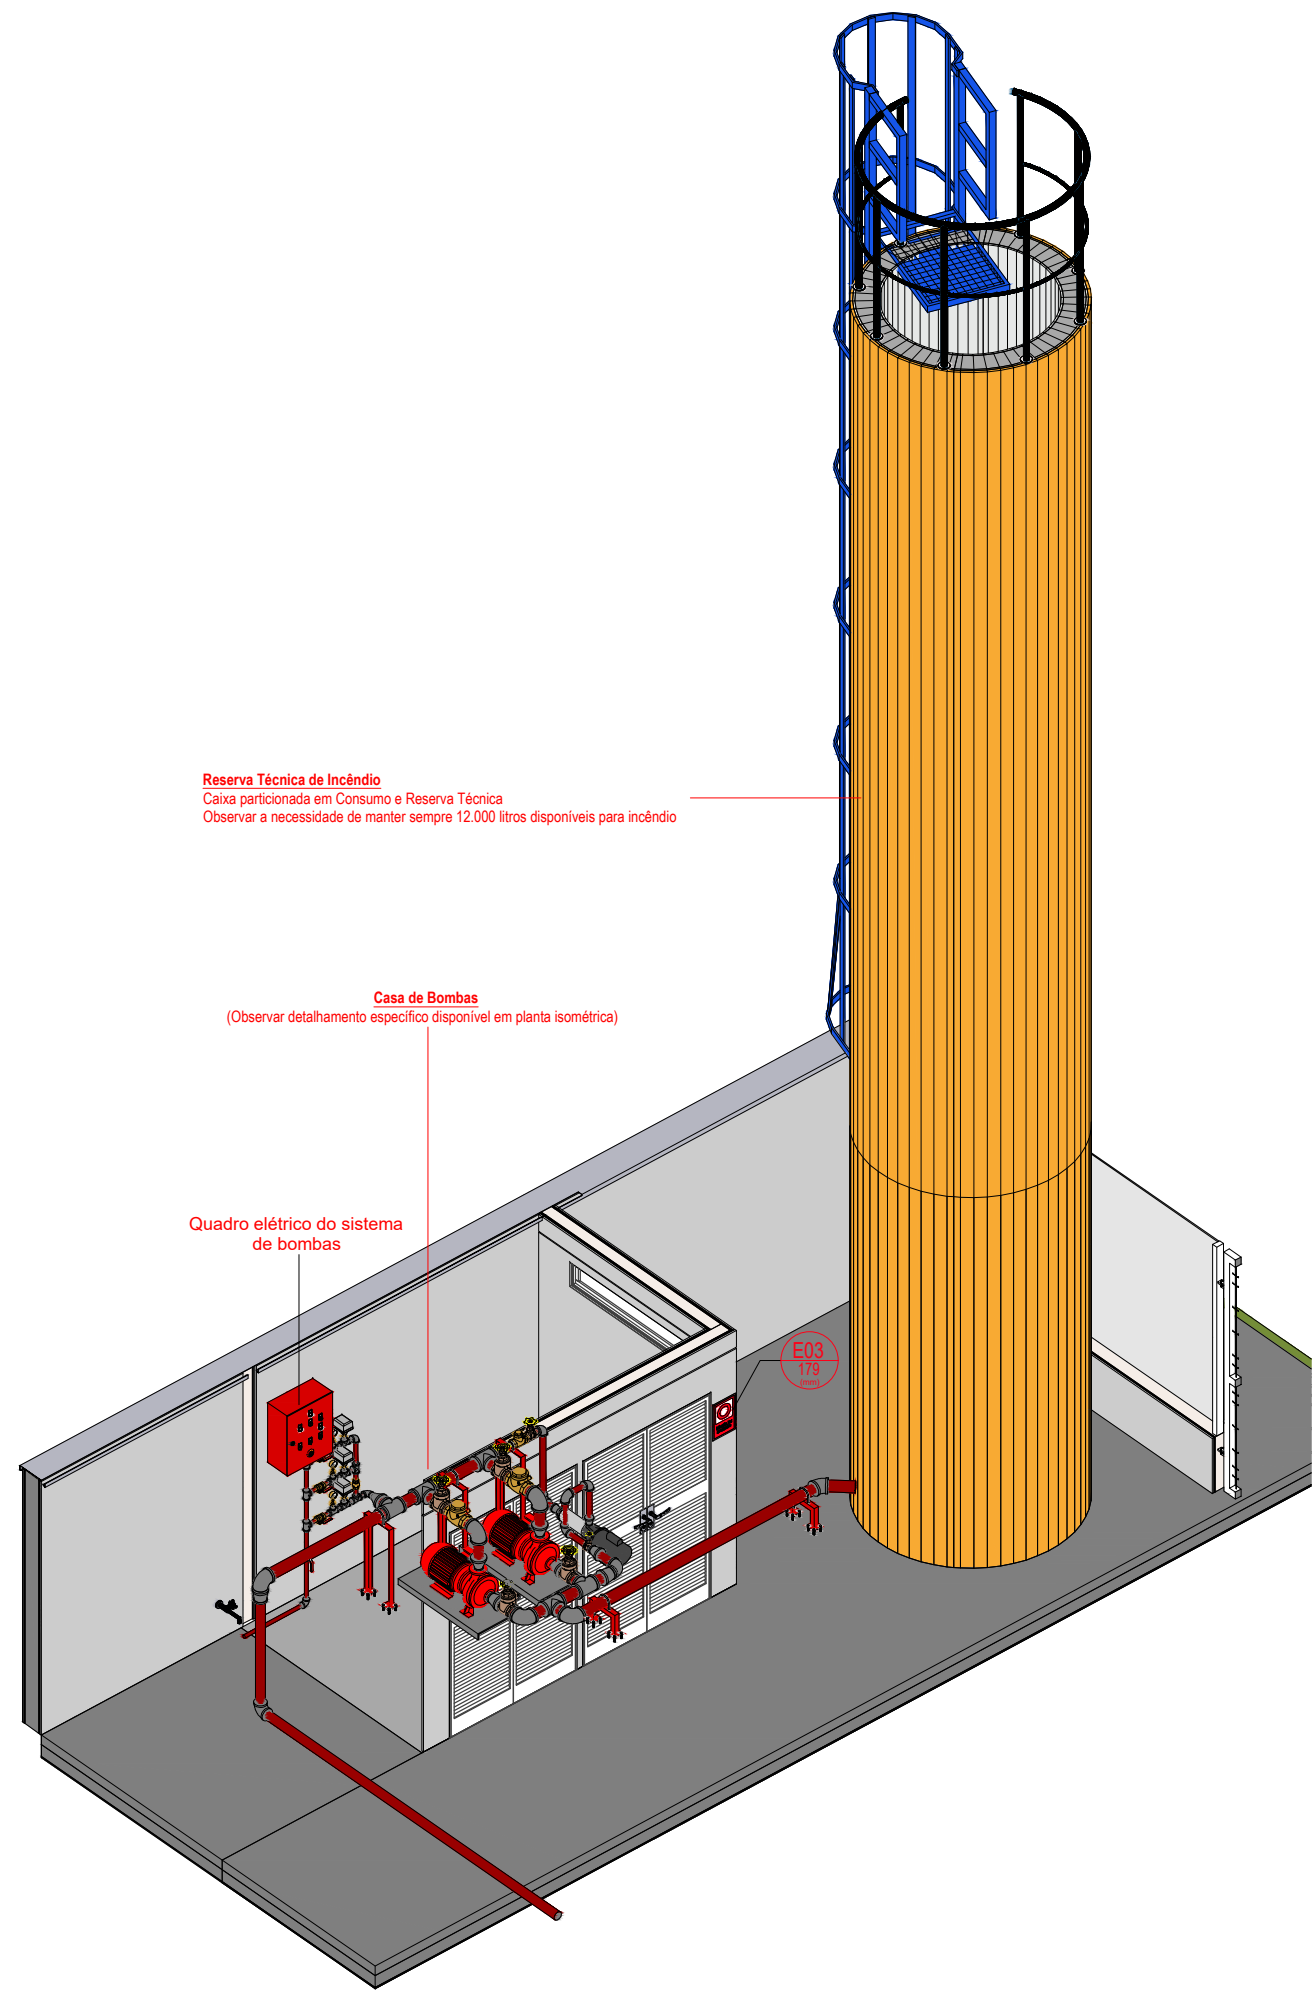





3D - Instalações Reservatório

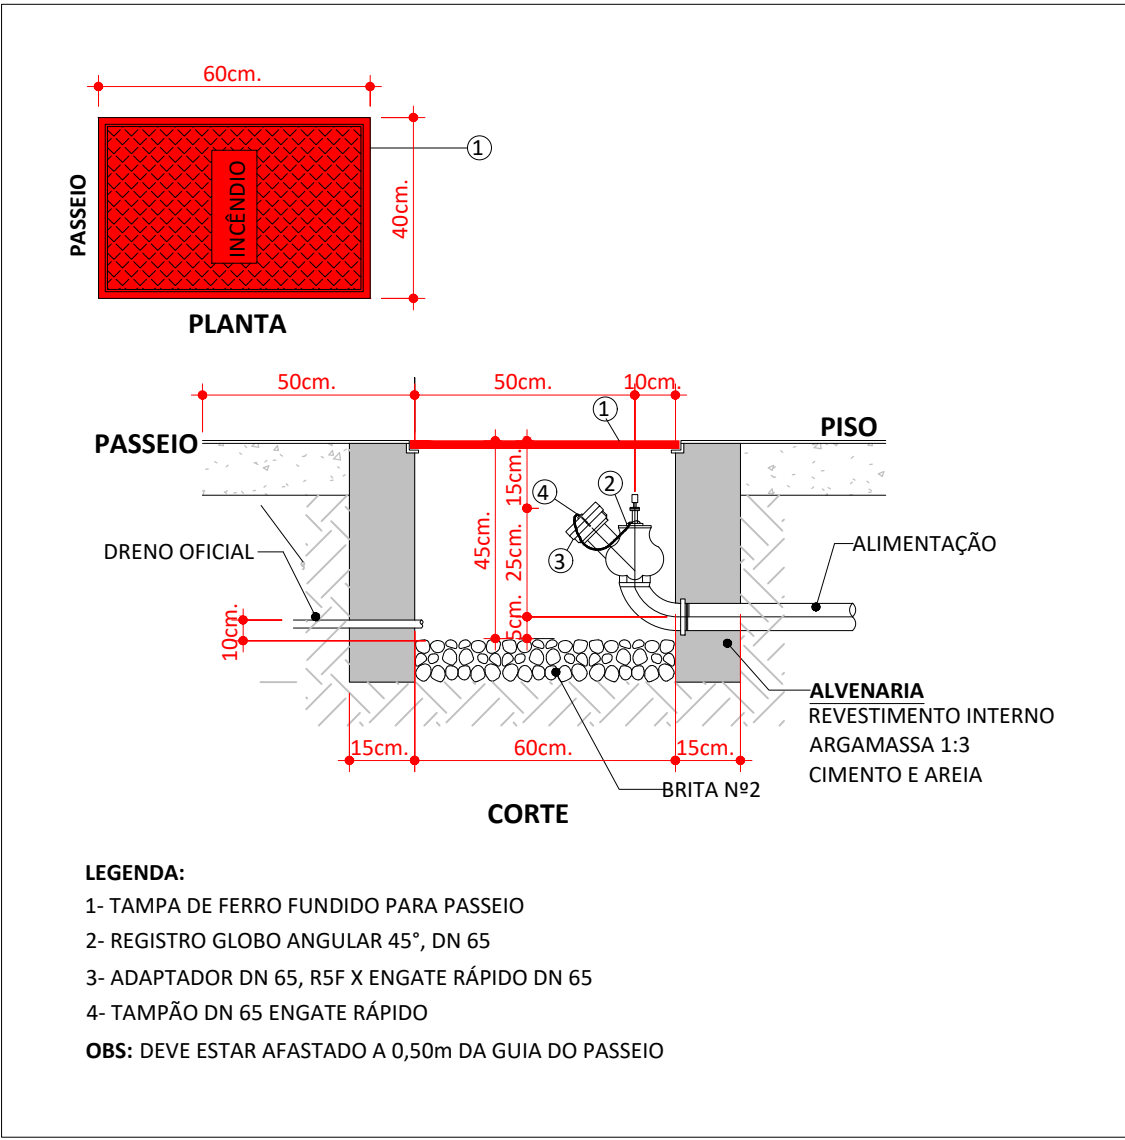

DETALHE DO HIDRANTE DE RECALQUE (HR)

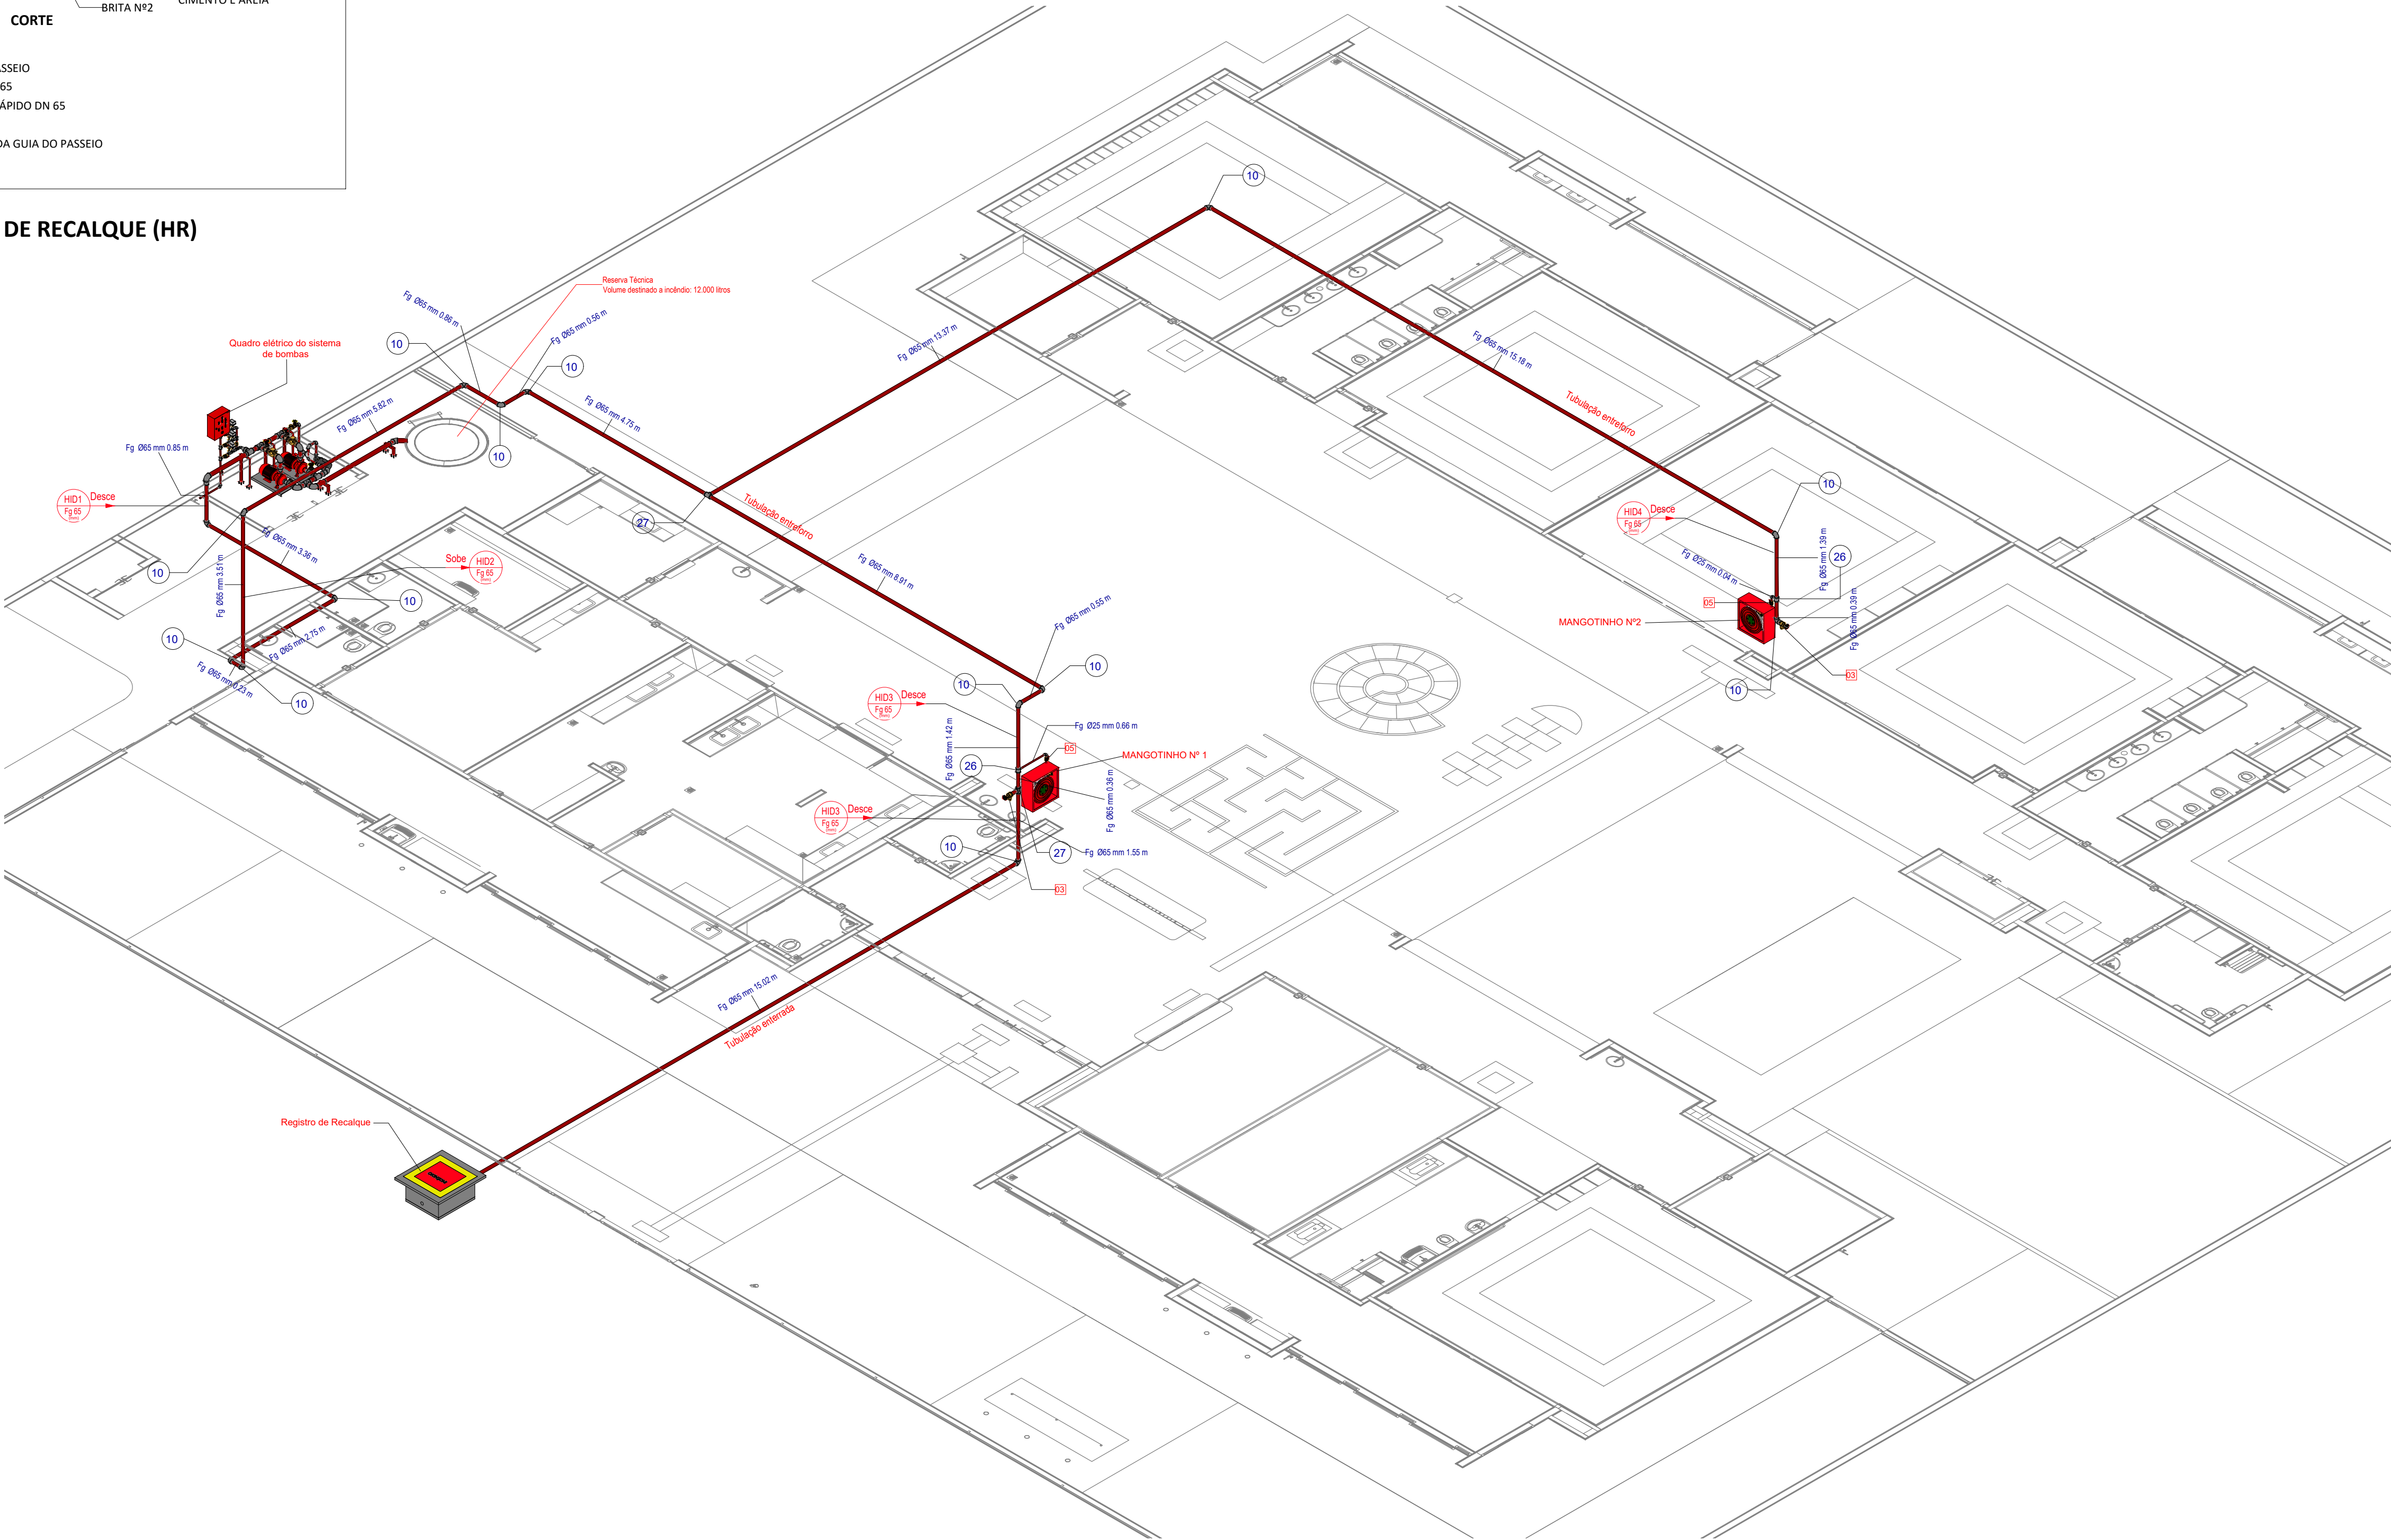

3D - Isométrico Hidrantes

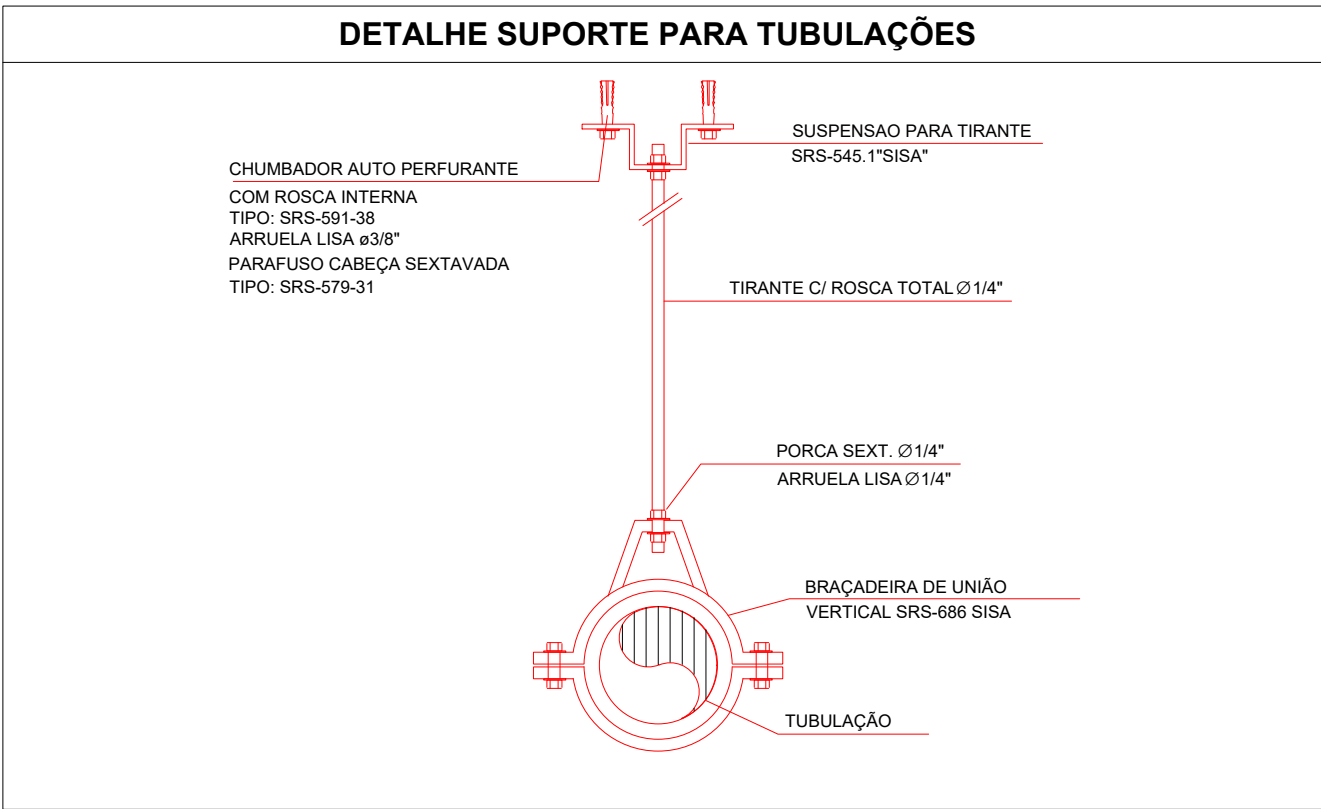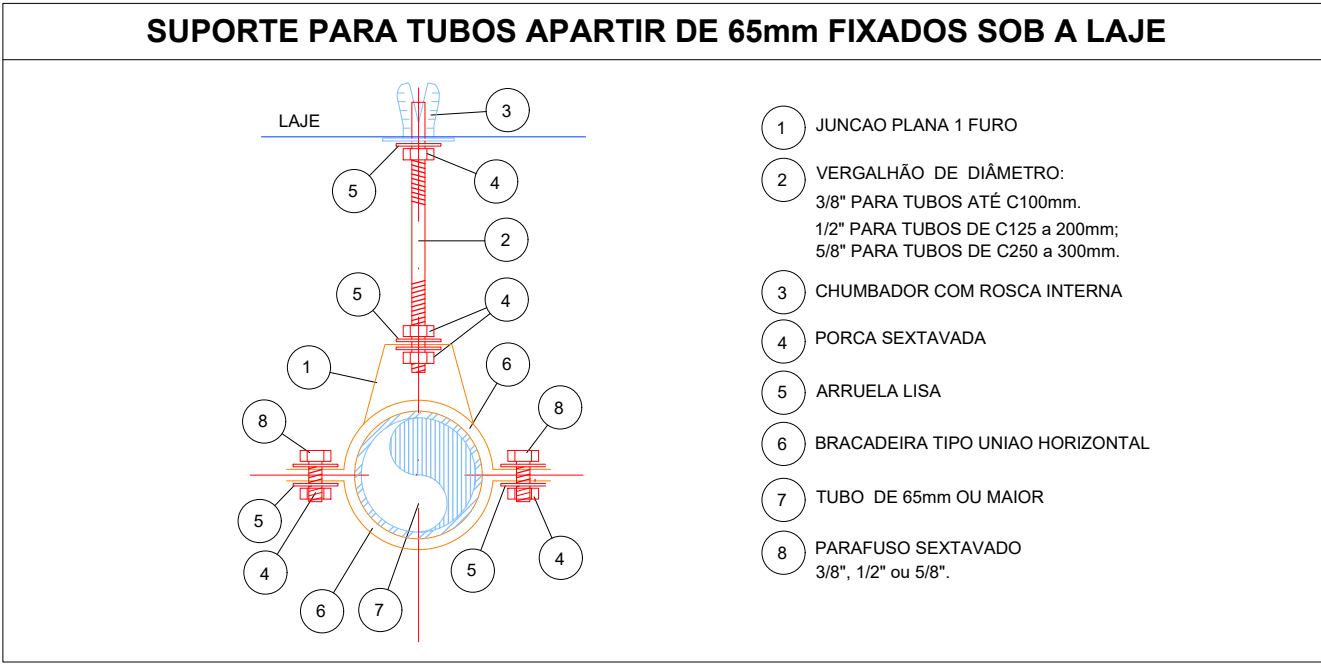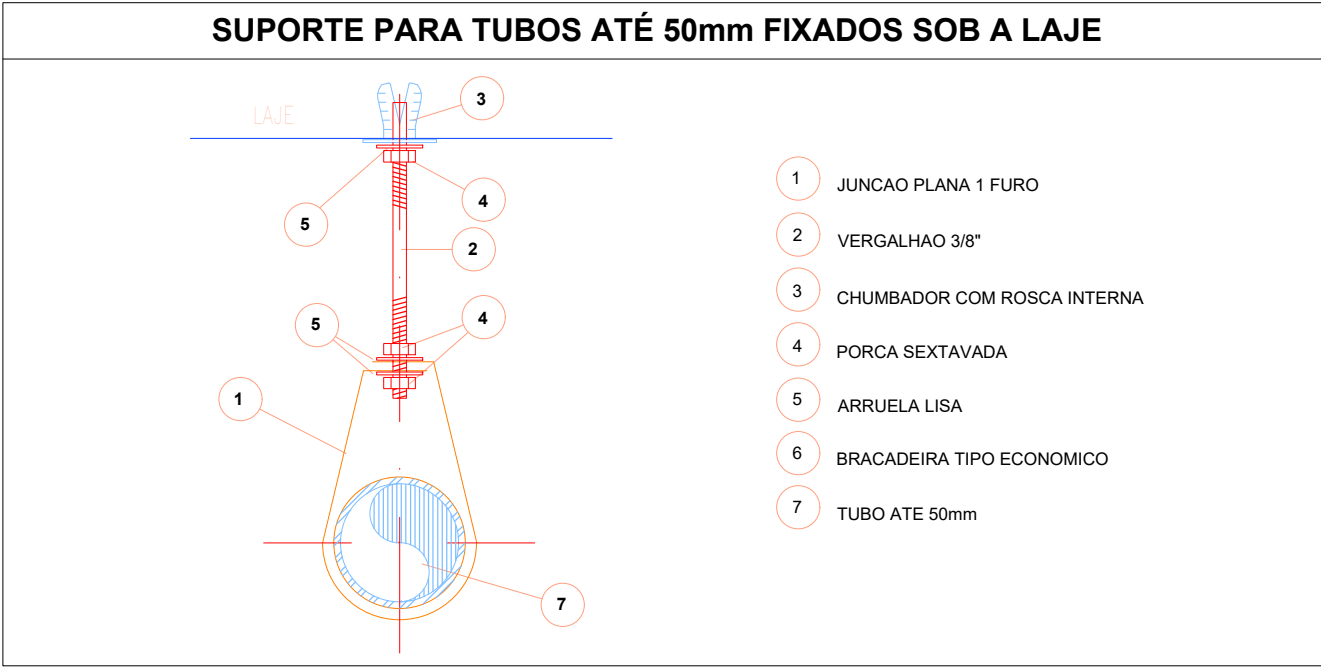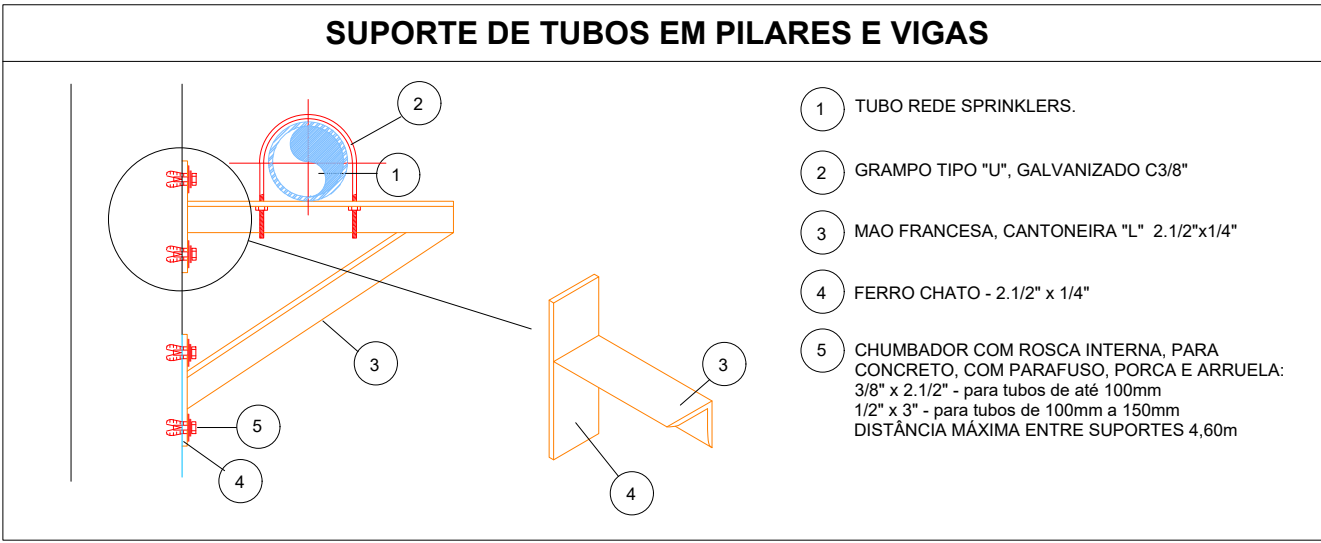

LEVANTAMENTO HIDRÁULICO - ACESSÓRIOS				
Normativa utilizada		NBR 13714		
Marca	Quantidade	Imagem	Descrição	Tamanho
01	1		Válvula de retenção horizontal 1 1/2\" - Docobásicos	1 1/2"
02	2		Registro de gaveta ABNT 1 1/2\" - Docobásicos	1 1/2"
03	2		Registro 45° - Ø1 1/2\" pol (40mm)	1 1/2"
04	1		Válvula de Retenção Vertical	1"
05	6		Válvula de esfera com alavanca vermelha 1\" - Docobásicos	1"
06	2		Esquicho regulável, Mangotinho, Rosca 1"	1"
07	2		Válvula de retenção horizontal 3\" - Docobásicos	3"
08	4		Registro de gaveta industrial 3\" - Docobásicos	3"
09	3		Manometro	3"
10	2		Motor Principal	5,00 cv - Vazão 12,0 m³/h - Pressão 15 m.c.a
11	2		Carretil Basculante	30 metros
12	2		Centrífuga	1507 - 2.5x1.5
13	3		Pressostato	Donfoss
14	1		Bomba Jockey	Pressão 15 m.c.a - Vazão 1,23 m³/h
Total geral		33		

LEVANTAMENTO HIDRÁULICO - TUBULAÇÕES			
Normativa Utilizada		NBR 13714	
Comprimento	Tipo de imagem	Descrição	Tamanho
3.52		Tubulação em Ferro Galvanizado	ø25 mm
1.44		Tubulação em Ferro Galvanizado	ø40 mm
81.20		Tubulação em Ferro Galvanizado	ø65 mm
5.12		Tubulação em Ferro Galvanizado	ø80 mm
91.28			

LEVANTAMENTO HIDRÁULICO - CONEXÕES				
Normativa Utilizada		NBR 13714		
Marca	Quantidade	Imagem	Descrição	Tamanho
1	3		Bucha de Redução	8 mm x 8 mm
2	3		Bucha de Redução	25 mm x 20 mm
3	3		Bucha de Redução	ø25 mm x 20 mm
4	3		Bucha de Redução	15 mm x 10 mm
5	3		Bucha de Redução	20 mm x 15 mm
6	3		Bucha de Redução	ø20 mm x 15 mm
7	3		Bucha de Redução	10 mm x 8 mm
8	6		Cotovelo 90° FG	ø25 mm x 25 mm
9	5		Cotovelo 90° FG	ø40 mm x 40 mm
10	15		Cotovelo 90° FG	ø65 mm x 65 mm
11	1		Cotovelo 90° FG	ø80 mm x 80 mm
12	5		Cotovelo 90° FG	ø80 mm x 80 mm
13	2		Redução Cônica	ø40 mm x 25 mm
14	1		Redução Cônica	ø65 mm x 40 mm
15	1		Redução Cônica	ø80 mm x 25 mm
16	2		Redução Cônica	ø80 mm x 38 mm
17	1		Redução Cônica	ø80 mm x 40 mm
18	2		Redução Cônica	ø80 mm x 51 mm
19	2		Redução Cônica	ø80 mm x 65 mm
20	1		Abraçadeira de Aço	ø40 mm x 40 mm
21	4		Abraçadeira de Aço	ø80 mm x 80 mm
22	1		Suporte para Tubo de Piso/Parede	ø40 mm x 40 mm
23	4		Suporte para Tubo de Piso/Parede	ø80 mm x 80 mm
24	3		T6 FG	ø25 mm x 25 mm x 20 mm
25	7		T6 FG	ø25 mm x 25 mm x 25 mm
26	2		T6 FG	ø65 mm x 65 mm x 25 mm
27	2		T6 FG	ø65 mm x 65 mm x 65 mm
28	5		T6 FG	ø80 mm x 80 mm x 80 mm
Total geral: 93		93		

03	JANEIRO/2025	Revisão geral por disciplina conforme a atualização da arquitetura. Realização a posição do hidrante externo localizado junto ao acesso principal.
02	JANEIRO/2017	Atendimento à NBR 9050/2015. Alteração: quadro de áreas, sanitários inferiores 1 e 2, altura da platibanda, mobiliário e equipamento, altura da cerâmica nos sanitários, cor dos portões dos solários e altura da porta PA4. Acústico: das duchas higiênicas e escaninhos pré-escala. Redução da chapa de aço abaixo da platibanda.
01	AGOSTO/2016	Alteração paredes - shaft para tubulação hidráulica e detalhamento; alteração da altura da platibanda.
Nº DATA		DESCRIÇÃO
CONTROLE DE REVISÕES		

MINISTÉRIO DA EDUCAÇÃO

PROJETO PADRÃO - FNDE

PROPRIETÁRIO:

ENDEREÇO:

MUNICÍPIO - UF:

PROPRIETÁRIO:

RESP. TÉCNICO: CAU / CREA

AUTOR DO PROJETO: CAU / CREA

APROVAÇÕES

CAU / CREA

OBSERVAÇÕES:

COORDENAÇÃO: CGEST - Coordenação Geral de Infraestrutura Educacional

ISOMÉTRICO - SISTEMA HIDRÁULICO SOB COMANDO

HIN

REVISÃO: R.01 R.02

ESCALA: 1:75

PRANCHAS: DATA EMISSÃO: JAN/2025

05/05