





TANQUE SÉPTICO
PLANTA BAIXA (Esc.: 1/25)

FILTRO ANAERÓBIO
PLANTA BAIXA (Esc.: 1/25)

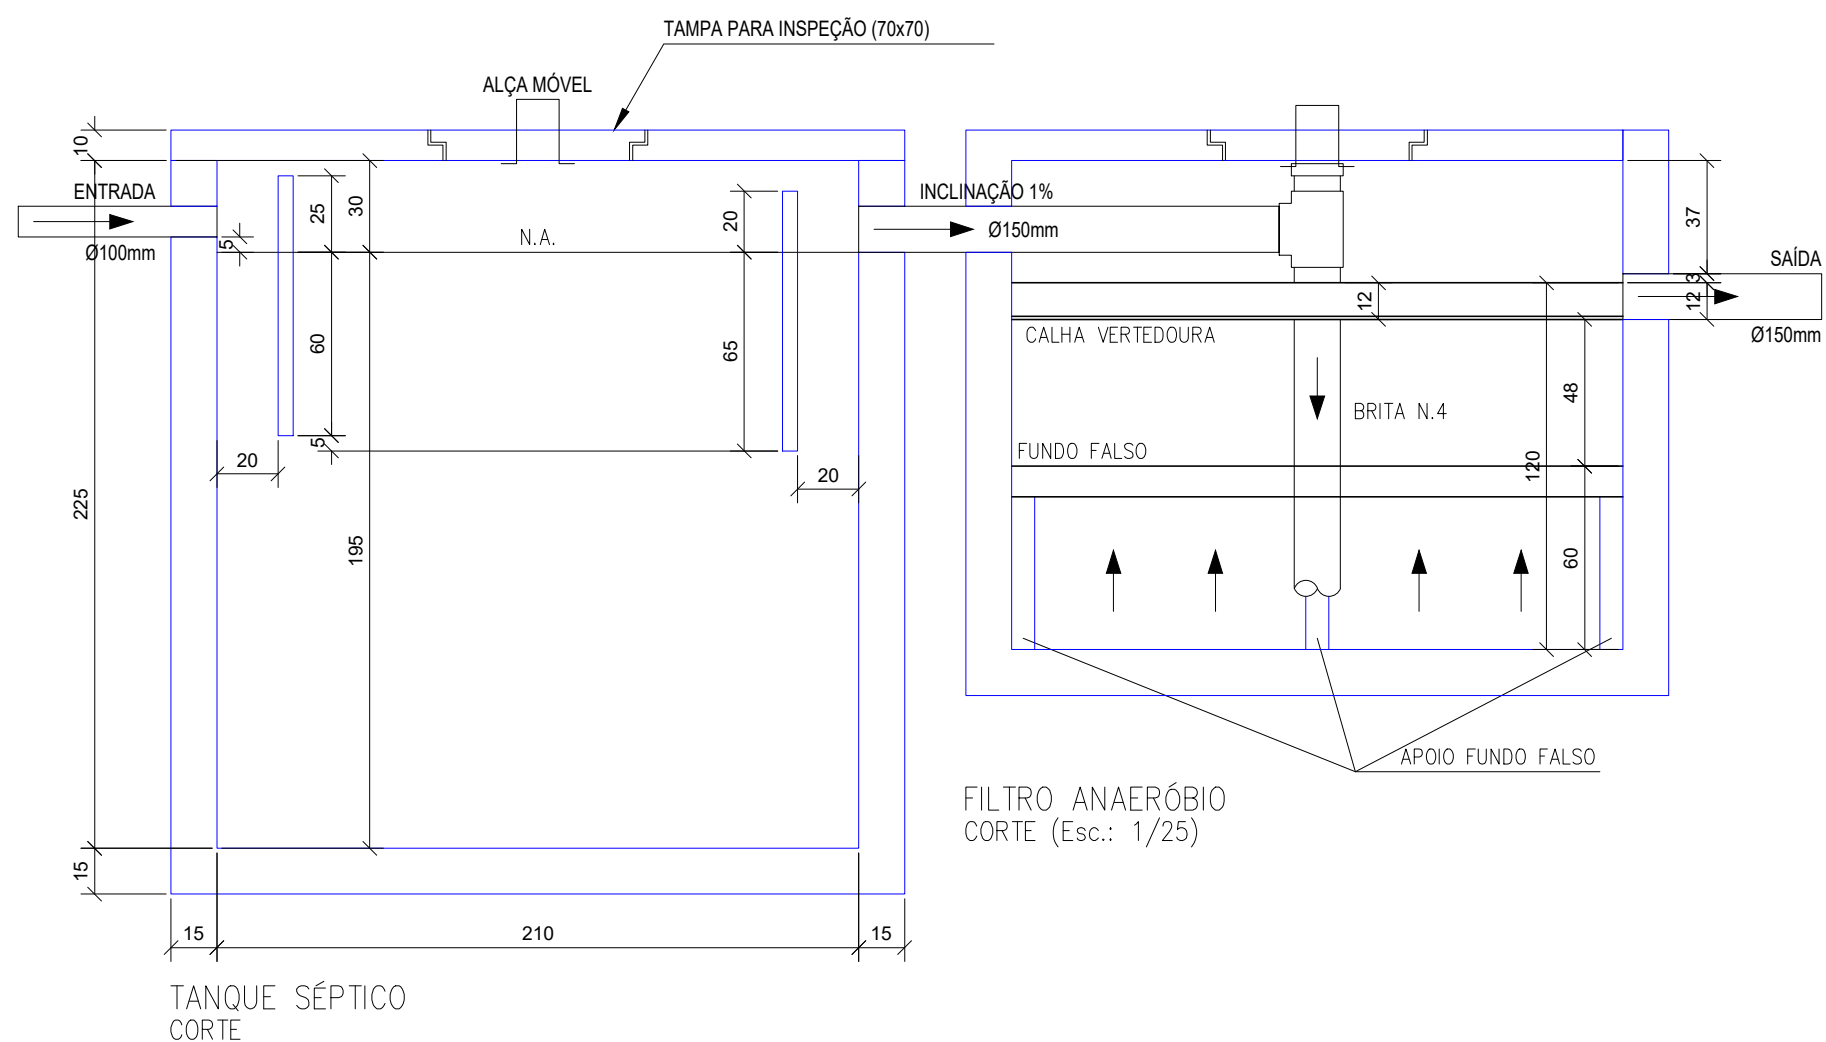


TANQUE SÉPTICO
CORTE

FILTRO ANAERÓBIO
CORTE (Esc.: 1/25)

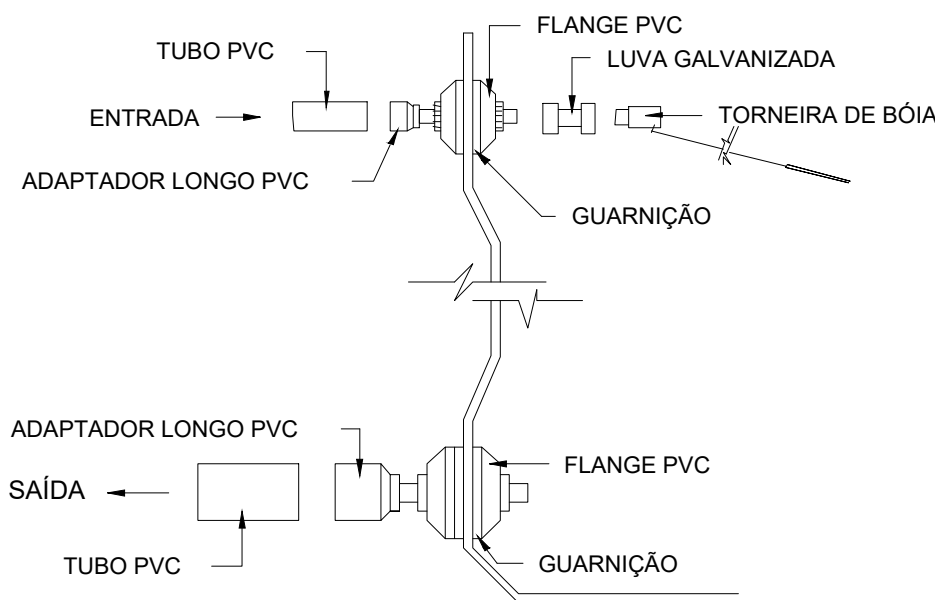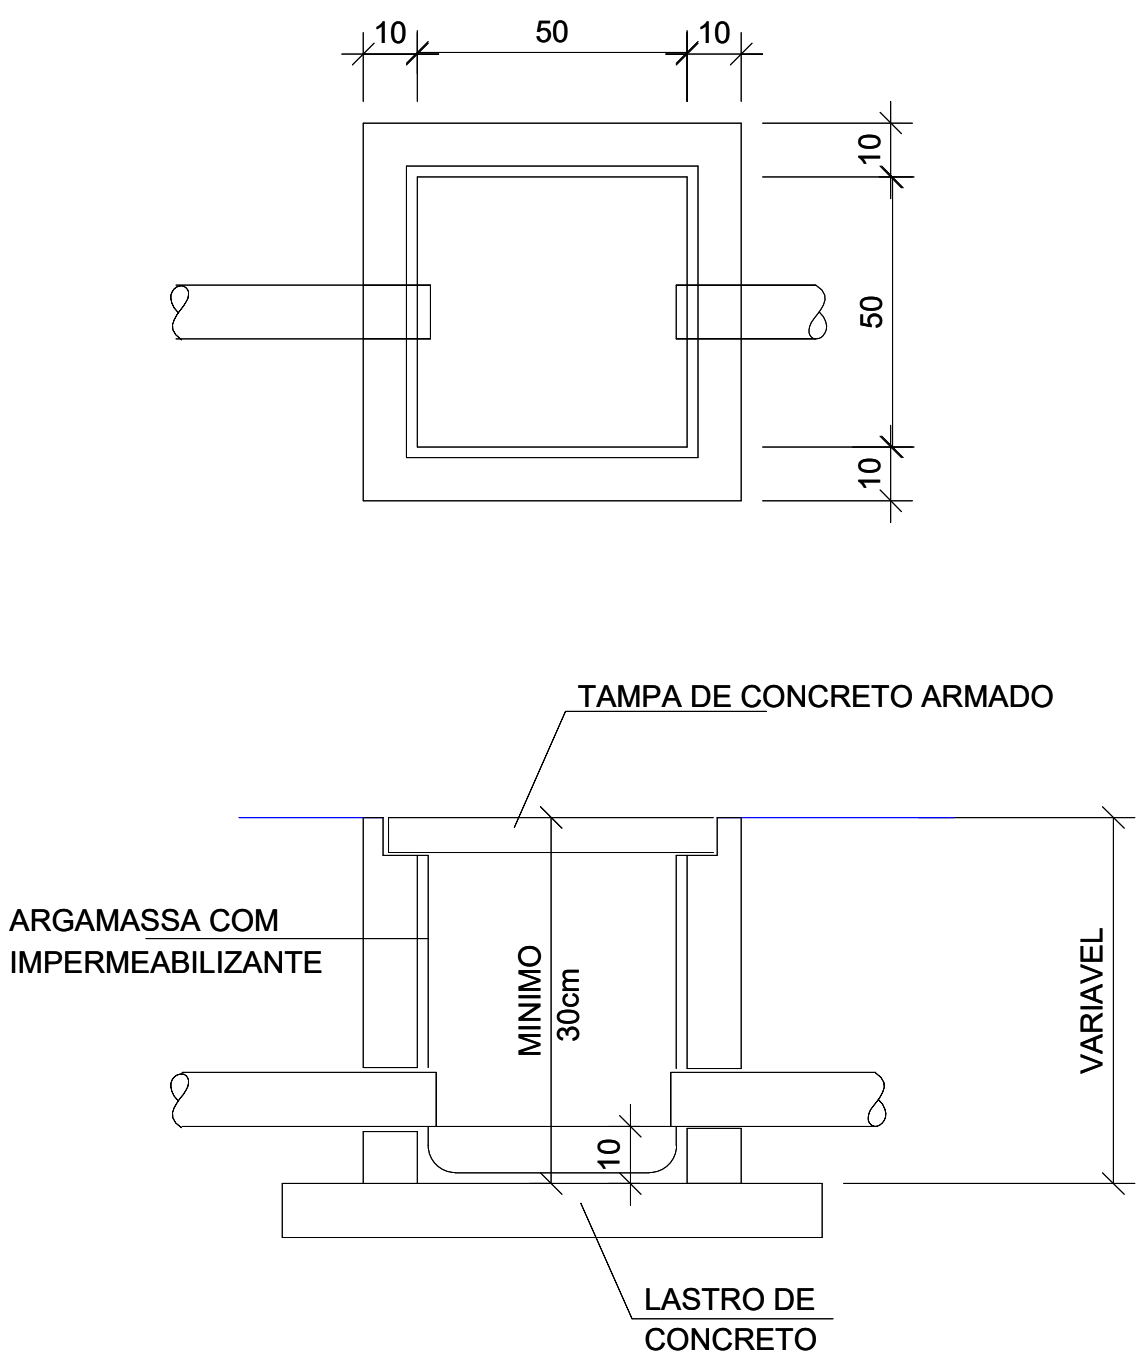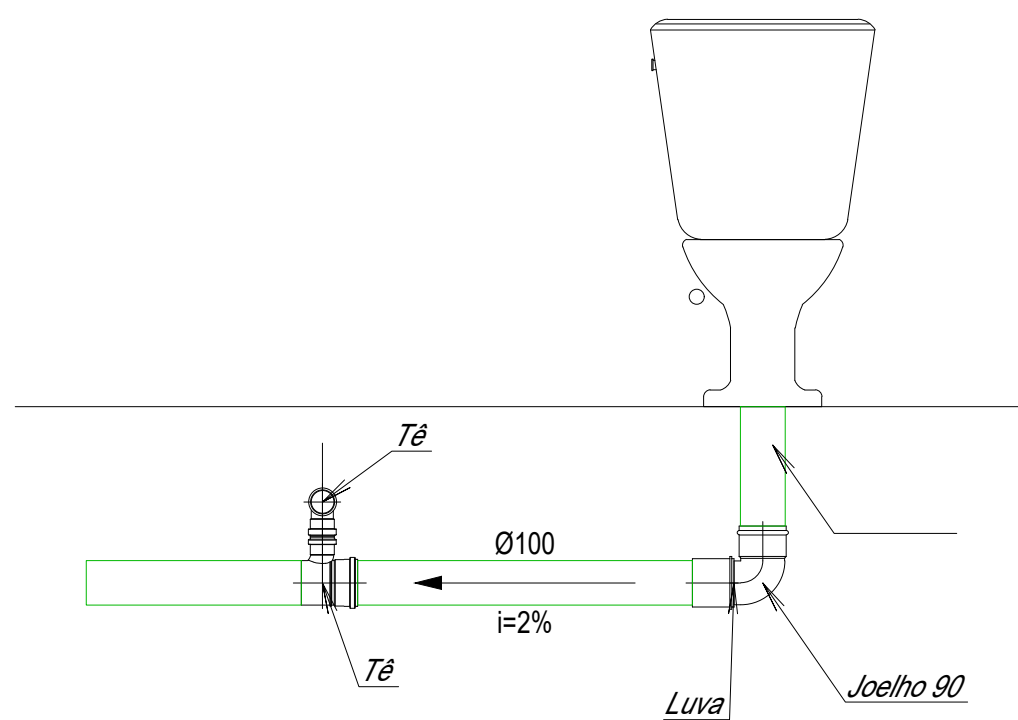

MONTAGEM DAS TUBULAÇÕES DE ENTRADA E
SAÍDA COM TUBOS E CONEXÕES DE PVC
EM CAIXAS DE ÁGUA COMUNS

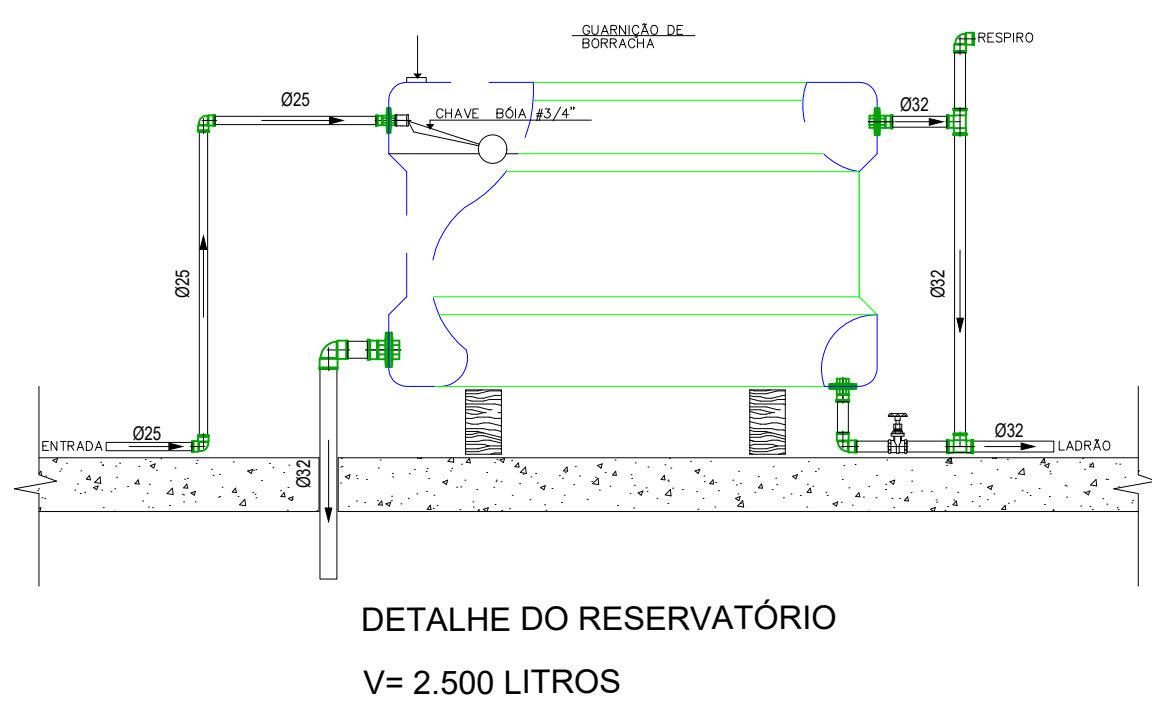

DETALHE DO RESERVATÓRIO
V= 2.500 LITROS

02					
01	EMIÇÃO INICIAL	MAIO 2021	JORGE	JORGE	JORGE
00	DESCRIÇÃO	DATA	DESENHO	VERIF.	APROV.

- OBSERVAÇÕES:
- MEDIDAS EM METRO.
 - TODAS AS MEDIDAS E QUANTIDADES SEVERÃO SER CONFERIDAS NA OBRA ANTES DE QUALQUER PROCEDIMENTO DE FABRICAÇÃO.
 - DIREITOS AUTORAIS RESERVADOS: ESTE PROJETO NÃO PODERÁ SER REPRODUZIDO OU MODIFICADO (TOTAL OU EM PARTES) SEM A EXPRESSA AUTORIZAÇÃO DOS AUTORES.

UPB **UNIÃO DOS MUNICÍPIOS DA BAHIA**
COORDENAÇÃO DE ENGENHARIA E ARQUITETURA

PROJETO
INSTALAÇÕES HIDROSSANITÁRIAS
UBS I / SEŠAB

PRANCHAS
Detalhes Esgoto

ENGENHEIRO JORGE BRANDÃO	CREA 24.721-D	ESTAGIÁRIO	FOLHA
DATA MAIO 2021	NÚMERO DE PROJETO HS-255/21	PROJETO REFERÊNCIA	02/02
ESCALA 1/25			