


1 PLANTA BAIXA
ESC.: 1/100

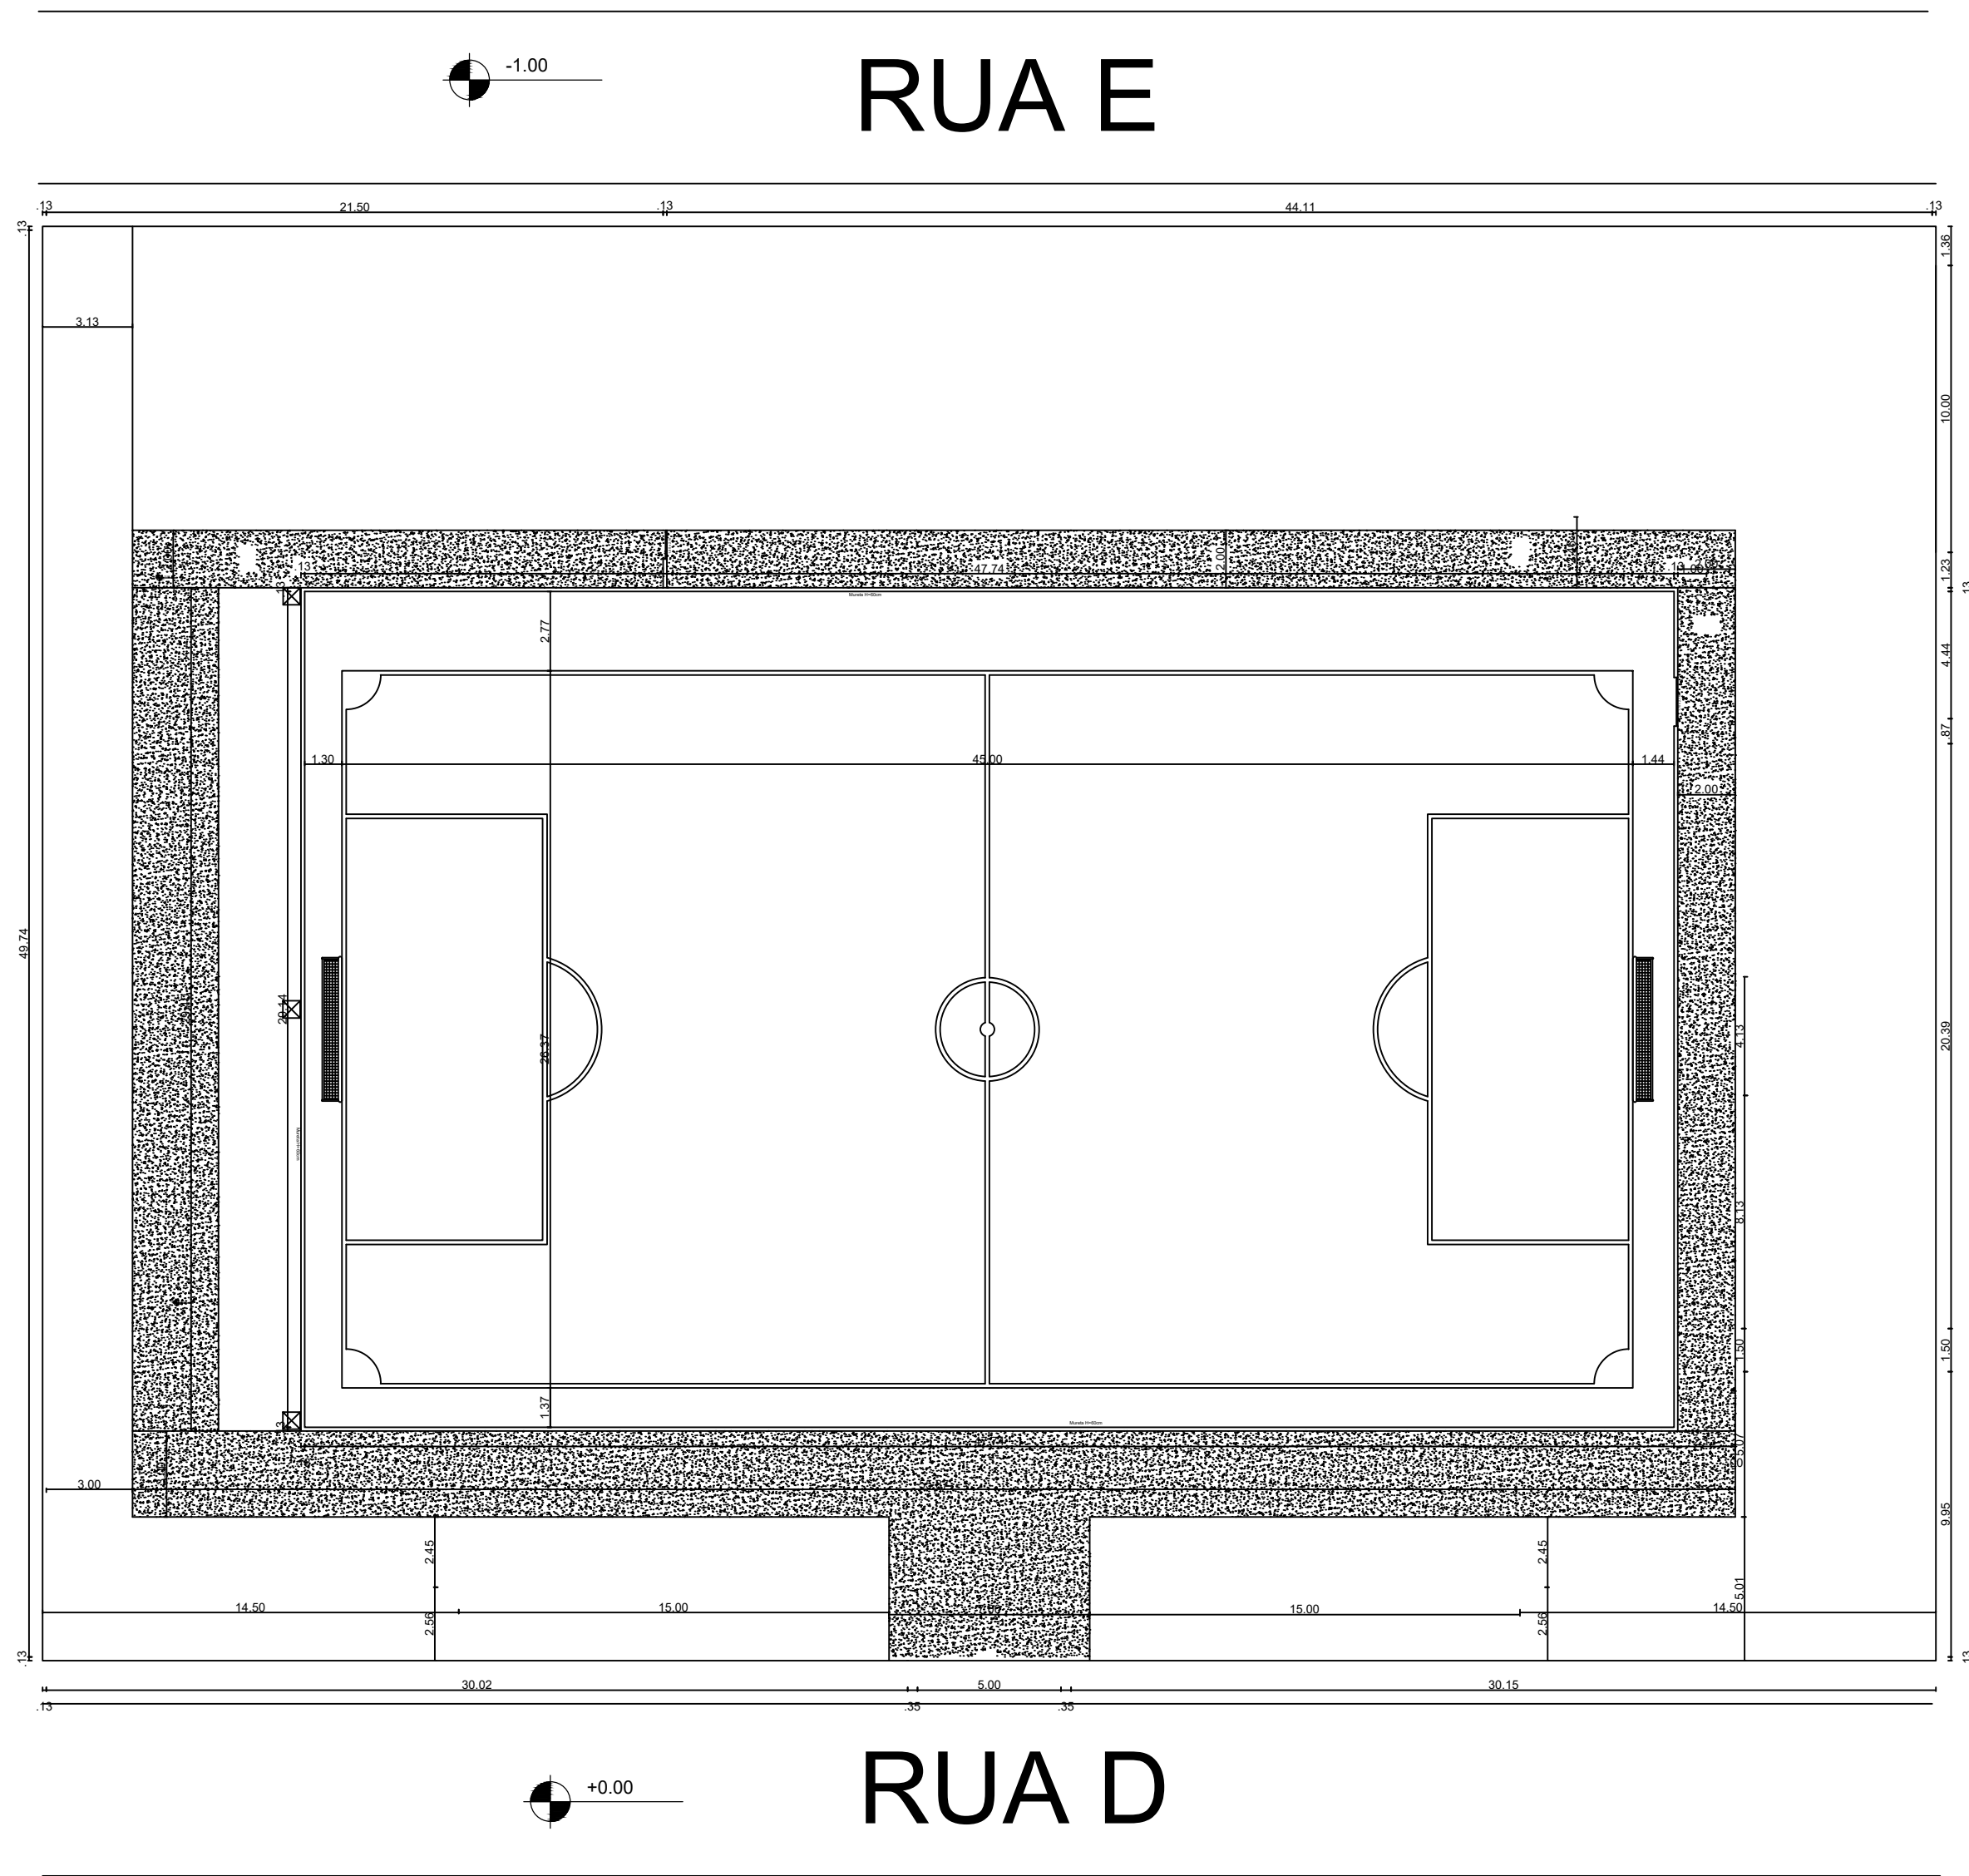

PREFEITURA MUNICIPAL DE ESPLANADA		
RESP. TÉCNICO		
ENG. ALLAN ALEFF OLIVEIRA DE SOUZA MEIRELES CREA-BA: 3000110820-BA		
CONSTRUÇÃO:		
PROJETO		
CAMPO DO MILENIO – 1ª ETAPA		
LOCAL: LOTEAMENTO 4D, CAMPO DO MILENIO, CENTRO, ESPLANADA-BA		
PLANTA:		
PLANTA BAIXA		01/03
ESCALA: 1/100	CONTOLE:	
DATA: 14/07/2026		