



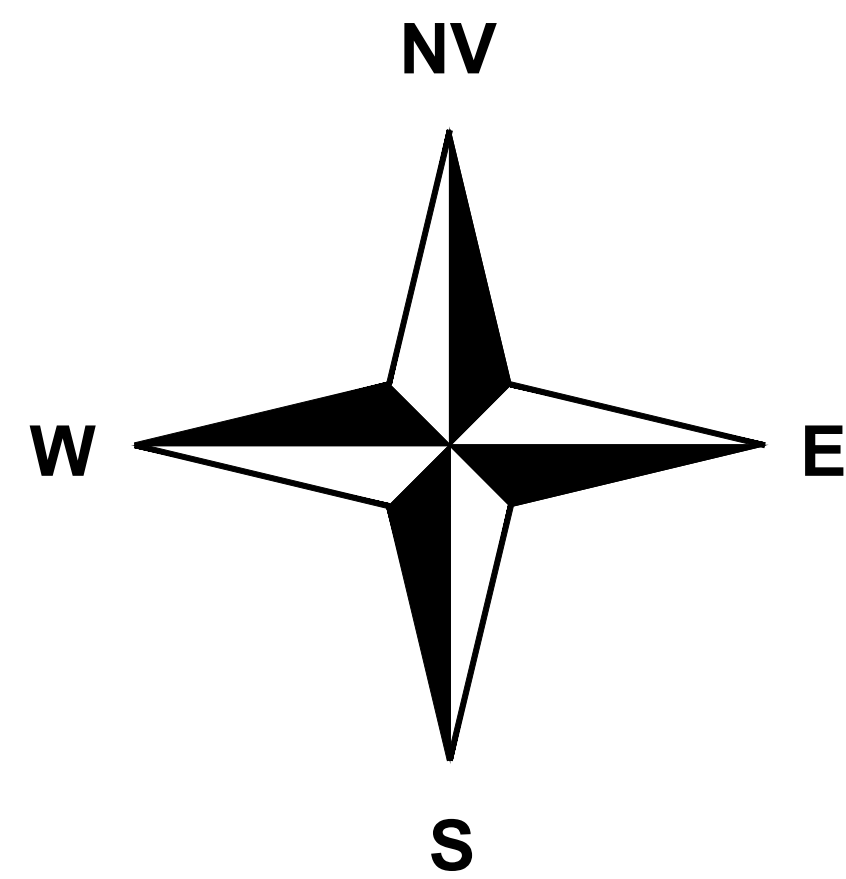


LEGENDA	
	ÁRVORE A RETIRAR
	A DEMOLIR

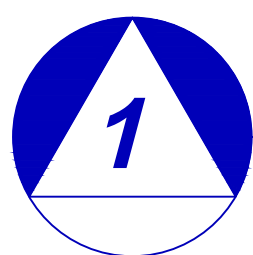

PLANTA BAIXA
DEMOLIÇÃO
Escala 1/150

Assinatura do Responsável Técnico (Liane Monique Aspera Soares)	
Liane Monique Aspera Soares ENGENHEIRA CIVIL CREA Nº 022952/D	
Cliente PREFEITURA MUNICIPAL DE VAREZA DA ROÇA/BA	
Local da Obra LÍNGUA SANTO ANTÔNIO - POÇO DO DE CRUZ DE ALMA - VAREZA DA ROÇA/BA	
Projeto de Pavimentação	Especificação
REQUALIFICAÇÃO URBANÍSTICA	PLANTA DE DEMOLIÇÃO
Projeto - Criação e Responsabilidade Técnica	Desenho
Liane Monique Aspera Soares - CREA Nº 022952/D	Liane Monique Aspera Soares
Escala	Revisão
1:1	REV01
Data REV02/24	

Arq. 1/5

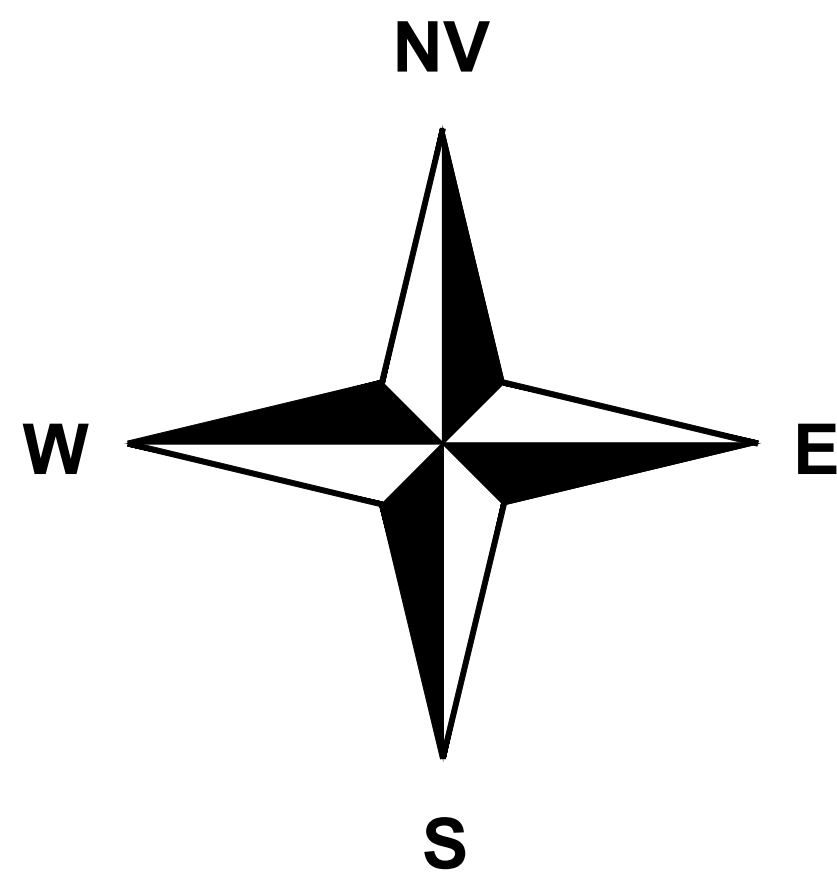

SAIDA P/ VÁRZEA DA ROÇA

452,50

452,50

Cemitério

452,50

453,00

452,00

Igreja

452,00

SAIDA P/MAIRI

452,50

453,00


453,50

453,50

Escola Municipal

Sebastião Felipe de Almeida

RUA NOVA

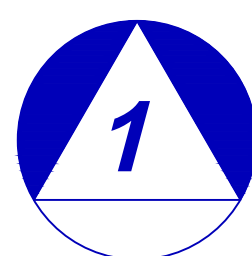


PLANTA BAIXA

Escala 1/150


LEGENDA




ASSENTO EM GRANITO
CINZA ANDORINHA

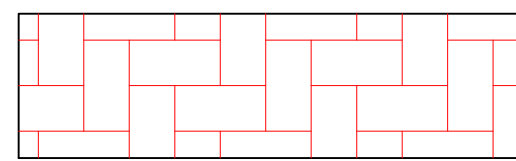

PISO INTERTRAVADO
RETANGULAR, COR TERRA COTA

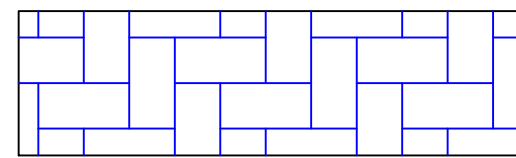

PISO INTERTRAVADO
RETANGULAR, COR AZUL ROYAL

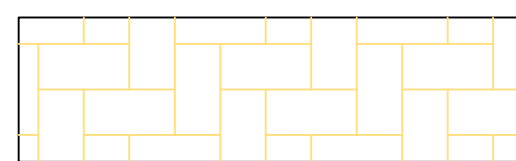

PISO INTERTRAVADO
RETANGULAR, COR MARFIM



COLCHÃO DE AREIA
ESP. = 20CM



PISO EM CONCRETO
POLIDO, COR MARFIM



PERFIL LONGITUDINAL

Escala 1/150

Assinatura do Responsável Técnico (Liane Monique Aspera Soares)

Liane Monique Aspera Soares
ENGENHEIRA CIVIL CREA Nº 022022/0

Cliente
PREFEITURA MUNICIPAL DE VÁRZEA DA ROÇA/BA

Local da Obra
PRAÇA SANTO ANTONIO - POLOMPO DE CRUZ DE ALMA - VÁRZEA DA ROÇA/BA

Projeto de Pavimentação

REQUALIFICAÇÃO URBANÍSTICA

Projeto - Criação e Responsabilidade Técnica

Liane Monique Aspera Soares - CREA Nº 022022/0

Escala
1:1

Especificação

PLANTA BAIXA / PERFIL

Desenho

Liane Monique Aspera Soares


Revisão

REV01



VÁRZEA DA R. BA

ARQ 2-5

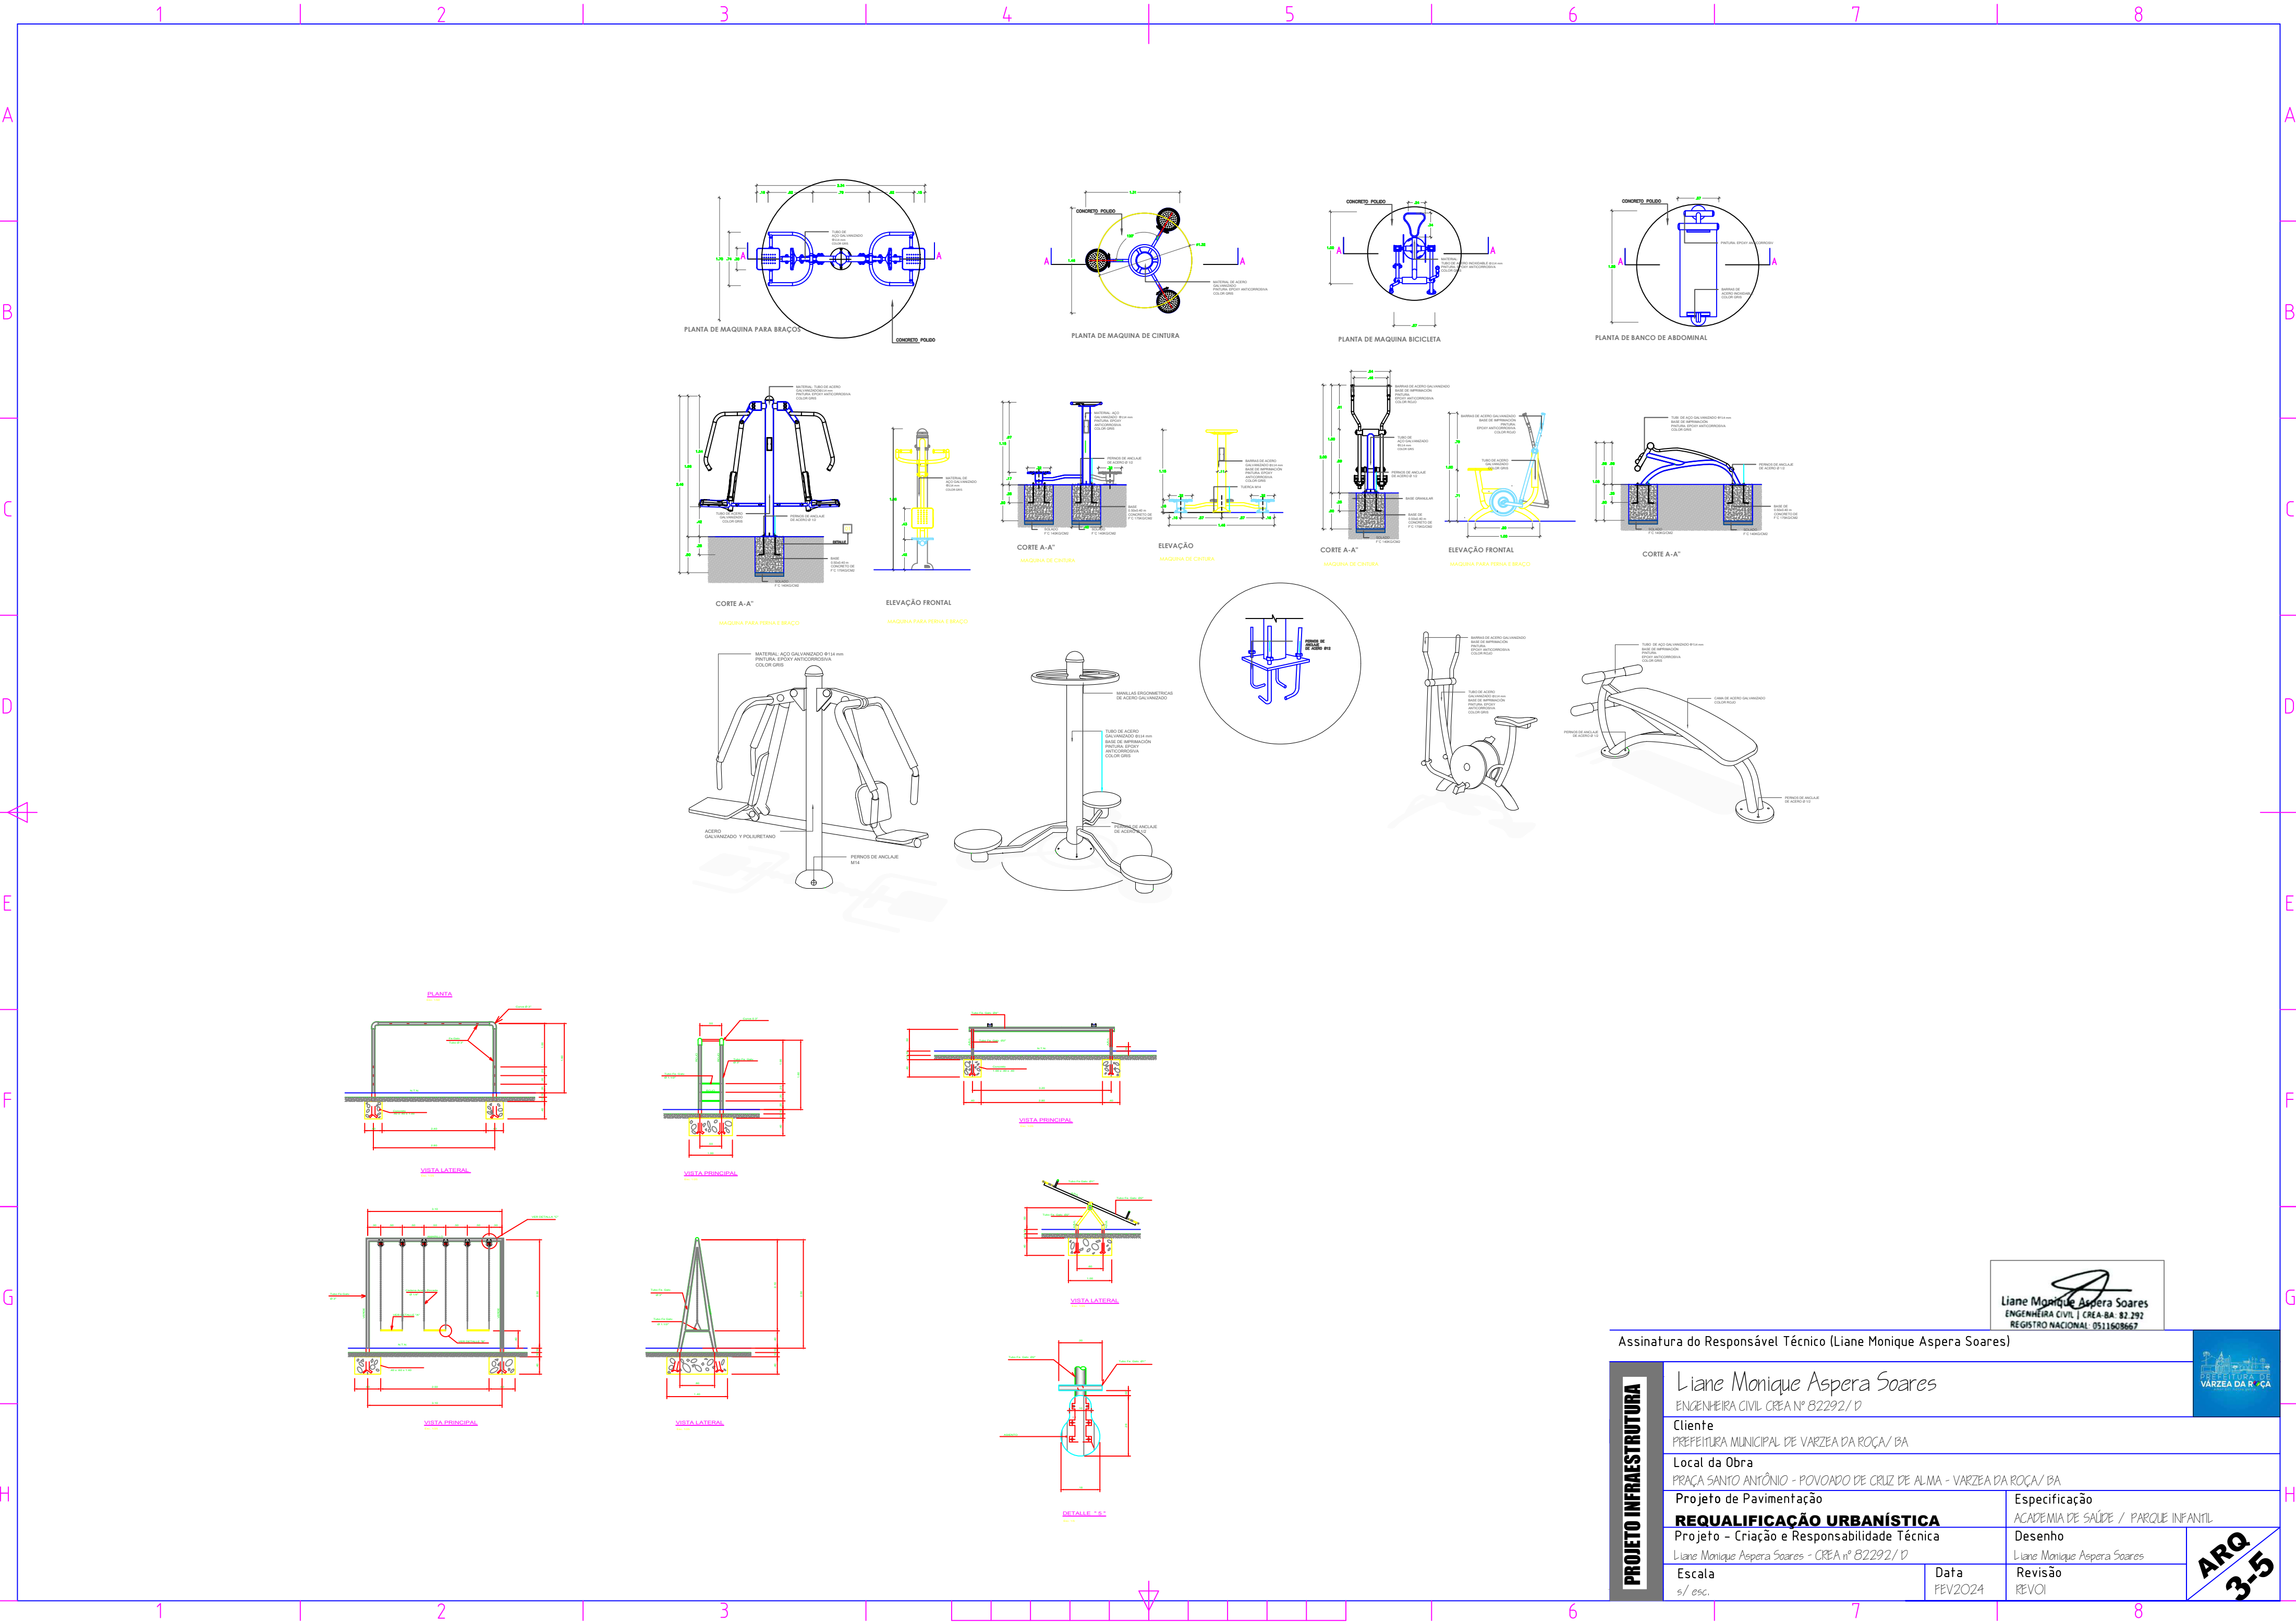

Liane Monique Aspera Soares
ENGENHEIRA CIVIL | CREA-BA: 82.292
REGISTRO NACIONAL: 0511608667

Assinatura do Responsável Técnico (Liane Monique Aspera Soares)

PROJETO INFRAESTRUTURA

Liane Monique Aspera Soares
ENGENHEIRA CIVIL CREA Nº 82292/D

Ciente
PREFEITURA MUNICIPAL DE VARZEA DA ROÇA/BA

Local da Obra
PRAÇA SANTO ANTÔNIO - POVOADO DE CRUZ DE ALMA - VARZEA DA ROÇA/BA

Projeto de Pavimentação

REQUALIFICAÇÃO URBANÍSTICA

Projeto - Criação e Responsabilidade Técnica

Liane Monique Aspera Soares - CREA nº 82292/D

Escala

1/50

Data
FEV/2024

Especificação

ACADEMIA DE SAÚDE / PARQUE INFANTIL

Desenho



Liane Monique Aspera Soares

Revisão


REV01



 
ARQ
3-5

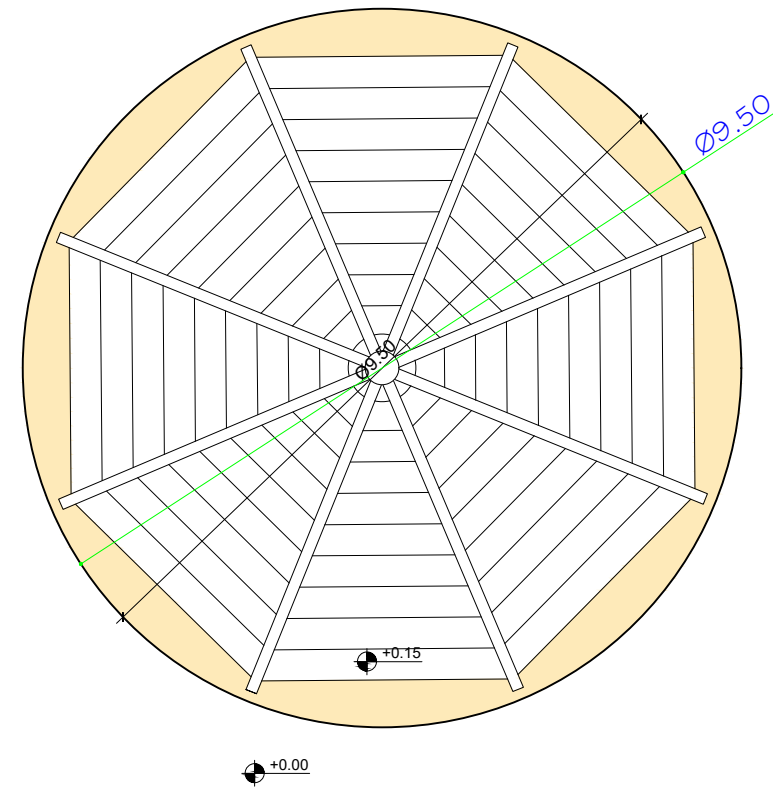


2 PLANTA BAIXA
ESC.:1/100

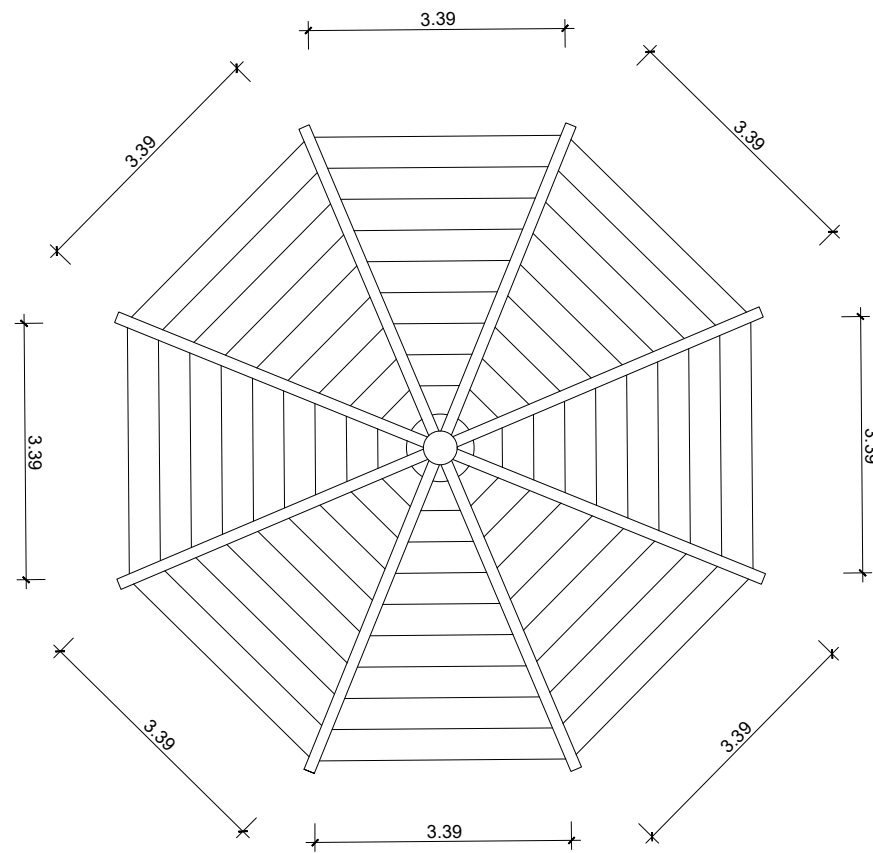

3 PLANTA DA COBERTURA
ESC.:1/100

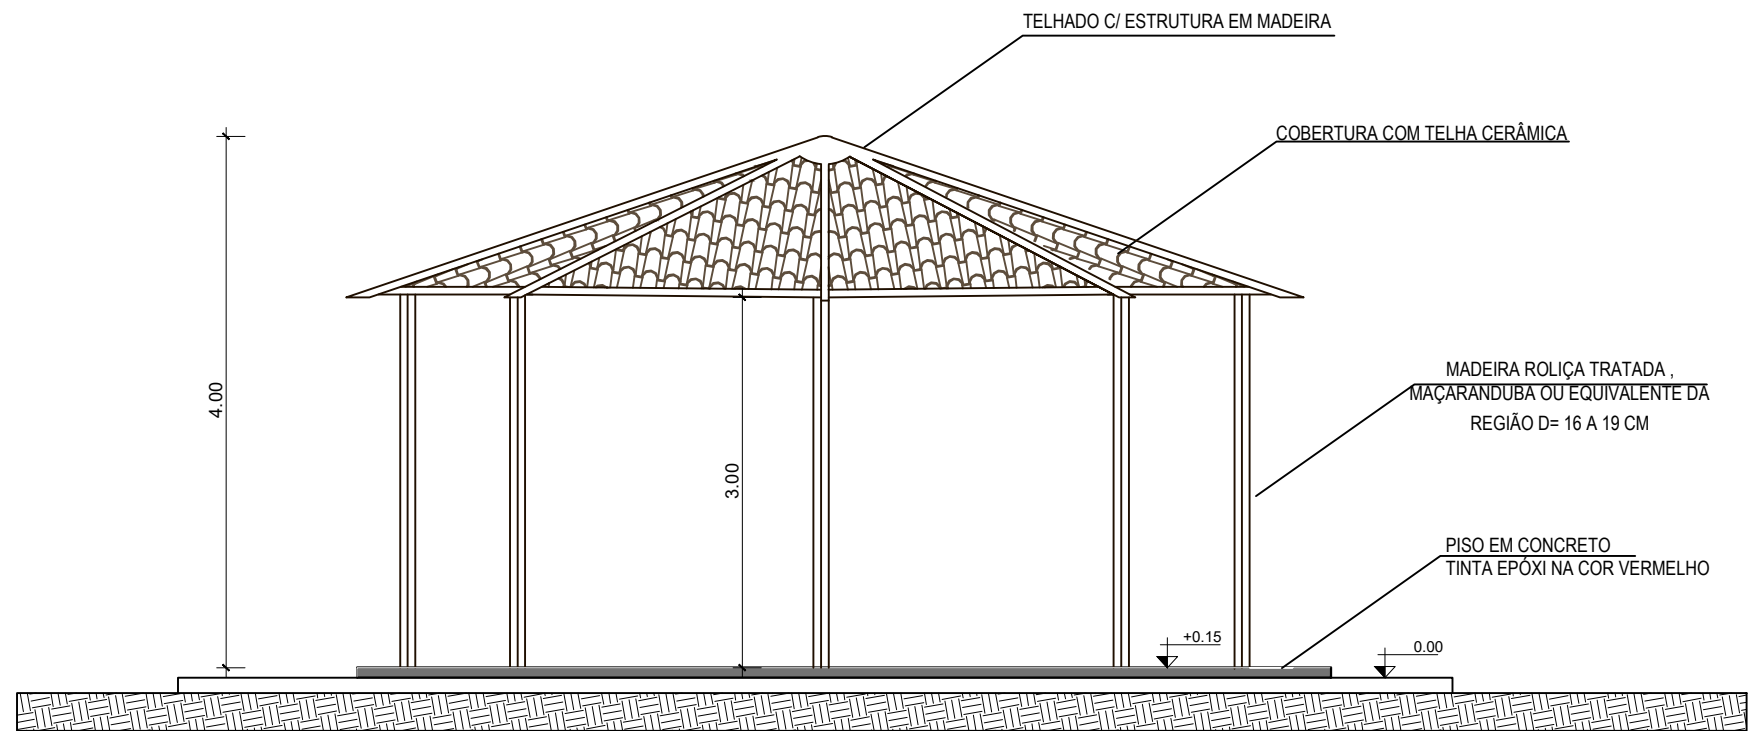

4 CORTE E VISTA
ESC.:1/100

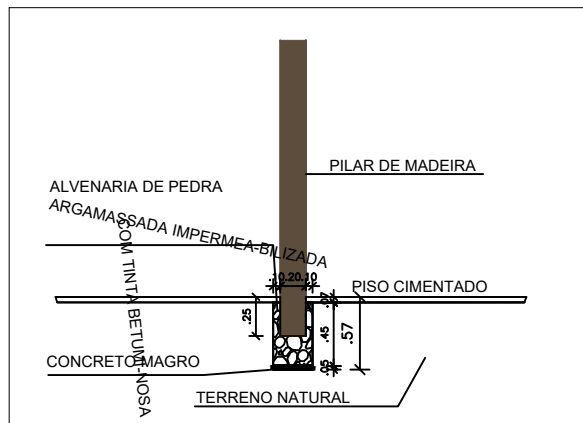



5 DETALHE- PILAR
ESC.:S/E

Liane Monique Aspera Soares
ENGENHEIRA CIVIL | CREA-BA: 82.292
REGISTRO NACIONAL: 951160867

Assinatura do Responsável Técnico (Liane Monique Aspera Soares)

PROJETO INFRAESTRUTURA	Liane Monique Aspera Soares ENGENHEIRA CIVIL CREA Nº 82292/D		
	Cliente PREFEITURA MUNICIPAL DE VARZEA DA ROÇA/BA		
	Local da Obra PRAÇA SANTO ANTÔNIO - POVOADO DE CRUZ DE ALMA - VARZEA DA ROÇA/BA		
	Projeto de Pavimentação	Especificação QUIOSQUE	
	Projeto - Criação e Responsabilidade Técnica	Desenho Liane Monique Aspera Soares	
	Escala ind.	Data FEV2024	Revisão REV01

ARQ
4-5

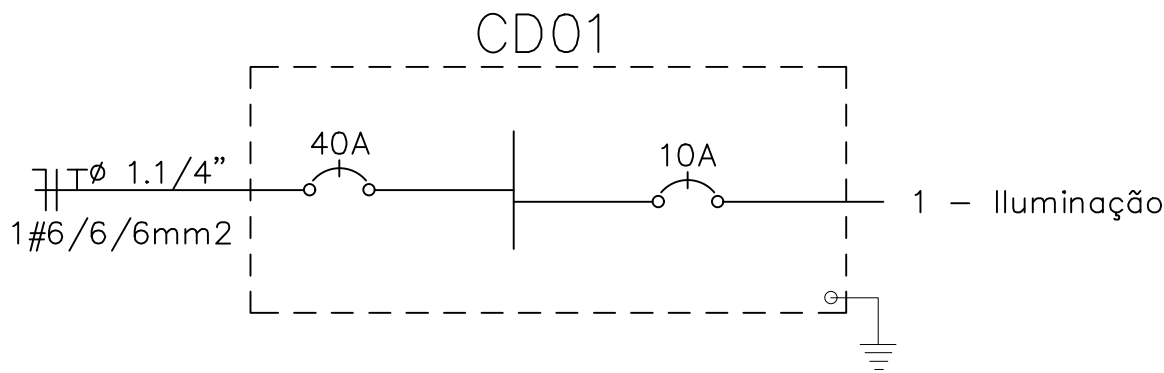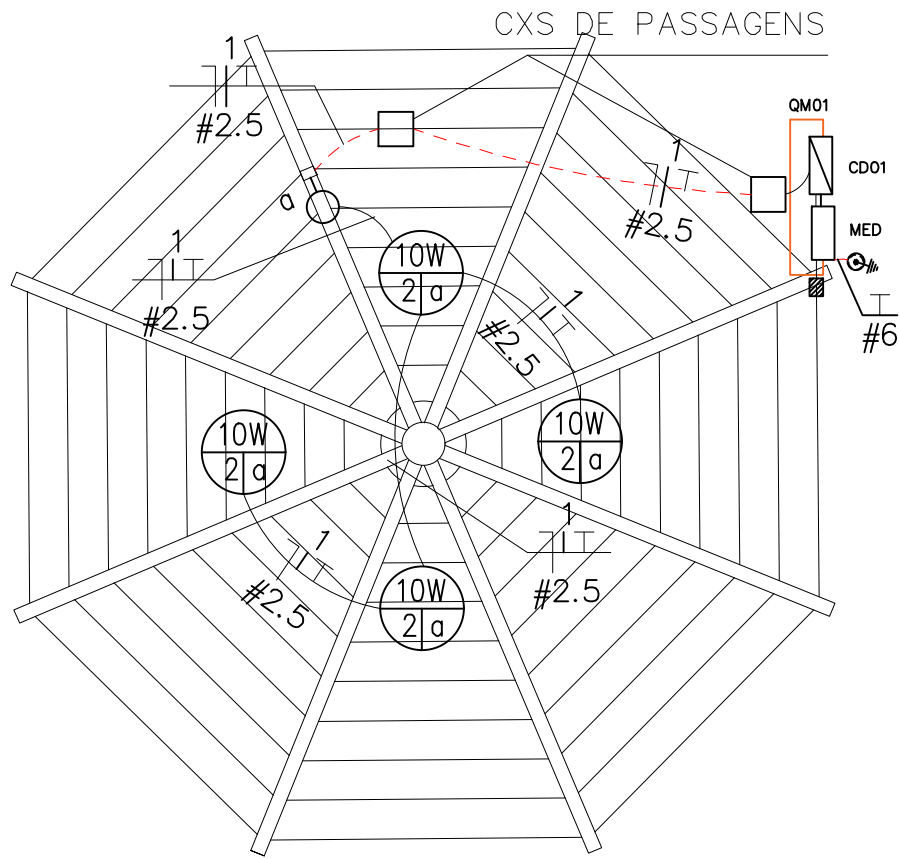

LEGENDA:

	REFLETOR EM LED 100W
	CAIXA COM ATERRAMENTO 1 HASTE C/ TAMPA
	QUADRO GERAL DE LUZ E FORÇA
	MEDIDOR
	DISJUNTOR A SECO - DIN CURVA B 10A 1P
	DISJUNTOR A SECO - DIN CURVA B 40A 1P
	ELETRODUTO NO PISO
	ELETRODUTO NO TETO
	ELETRODUTO RÍGIDO
	NEUTRO, FASE, TERRA
	MURO PARA INSTALAÇÃO DE QUADROS

Quant.	Und.	Dimensão	Descrição
4	pc	3/4"	Curva roscável macho - Rígido
0.49	m	1.1/4"	Eletroduto Rígido - Parede
20.80	m	3/4"	Eletroduto Rígido - Parede
0.21	m	3/4"	Eletroduto Rígido - Piso
129.53	m	3/4"	Eletroduto Rígido - Teto
8	pc	3/4"	Luva roscável - Rígido
1	pc		Medidor
1	pc		Quadro Geral de luz e força
1.80	m2		Alvenaria para fixação de quadros

Quant.	Und.	Dimensão	Descrição
4	pc		Caixa Sextavada
20	pc		Plafon com lâmpada LED de 10W

Quant.	Und.	Dimensão	Descrição
1	pc		Caixa com Aterramento 1 Haste c/ Tampa

Quant.	Und.	Dimensão	Descrição
3.24	m	6 mm ²	Cabo 1 KV - PVC
2	pc	1P16A	Disjuntor a seco - DIN Curva B
2	pc	1P40A	Disjuntor a seco - DIN Curva B
19,67	m	2,5 mm2	Fio cabo 750 V - PVC

Quadro de Cargas													
CD01													
Circ.	Descrição	Iluminação		Pot. W	Pot. V.A	Demanda (%)	Fat. Pot.	Corr. A	Fases	Prot. A	Cond. mm2	Fases ABC	Obs.
		10W											
1	Iluminação	4		40.0	40.0		1.00	0.18	1	10A	4	A	Obs.:
RES.	Circuito Reserva	-											Obs.: Reserva
Total		4		40.0	40.0								
Aliment.	C=0.47m QT=2%			40.0	40.0	100%	1.00	0.18	1	40A	6	A	-
Potência Demandada: 100% (40.0 W) (40.0 V.A)													
Corrente nas Fases: A=0.18A													

Assinatura do Responsável Técnico (Liane Monique Aspera Soares)

PROJETO INFRAESTRUTURA	Liane Monique Aspera Soares ENGENHEIRA CIVIL CREA Nº 82292/D			ARQ 5-5
	Cliente PREFEITURA MUNICIPAL DE VARZEA DA ROÇA/BA			
	Local da Obra PRAÇA SANTO ANTÔNIO - POVOADO DE CRUZ DE ALMA - VARZEA DA ROÇA/BA			
	Projeto de Pavimentação REQUALIFICAÇÃO URBANÍSTICA		Especificação QUIOSQUE - ELÉTRICO	
	Projeto - Criação e Responsabilidade Técnica Liane Monique Aspera Soares - CREA nº 82292/D		Desenho Liane Monique Aspera Soares	
	Escala s/ esc.	Data FEV2024	Revisão REV01	