



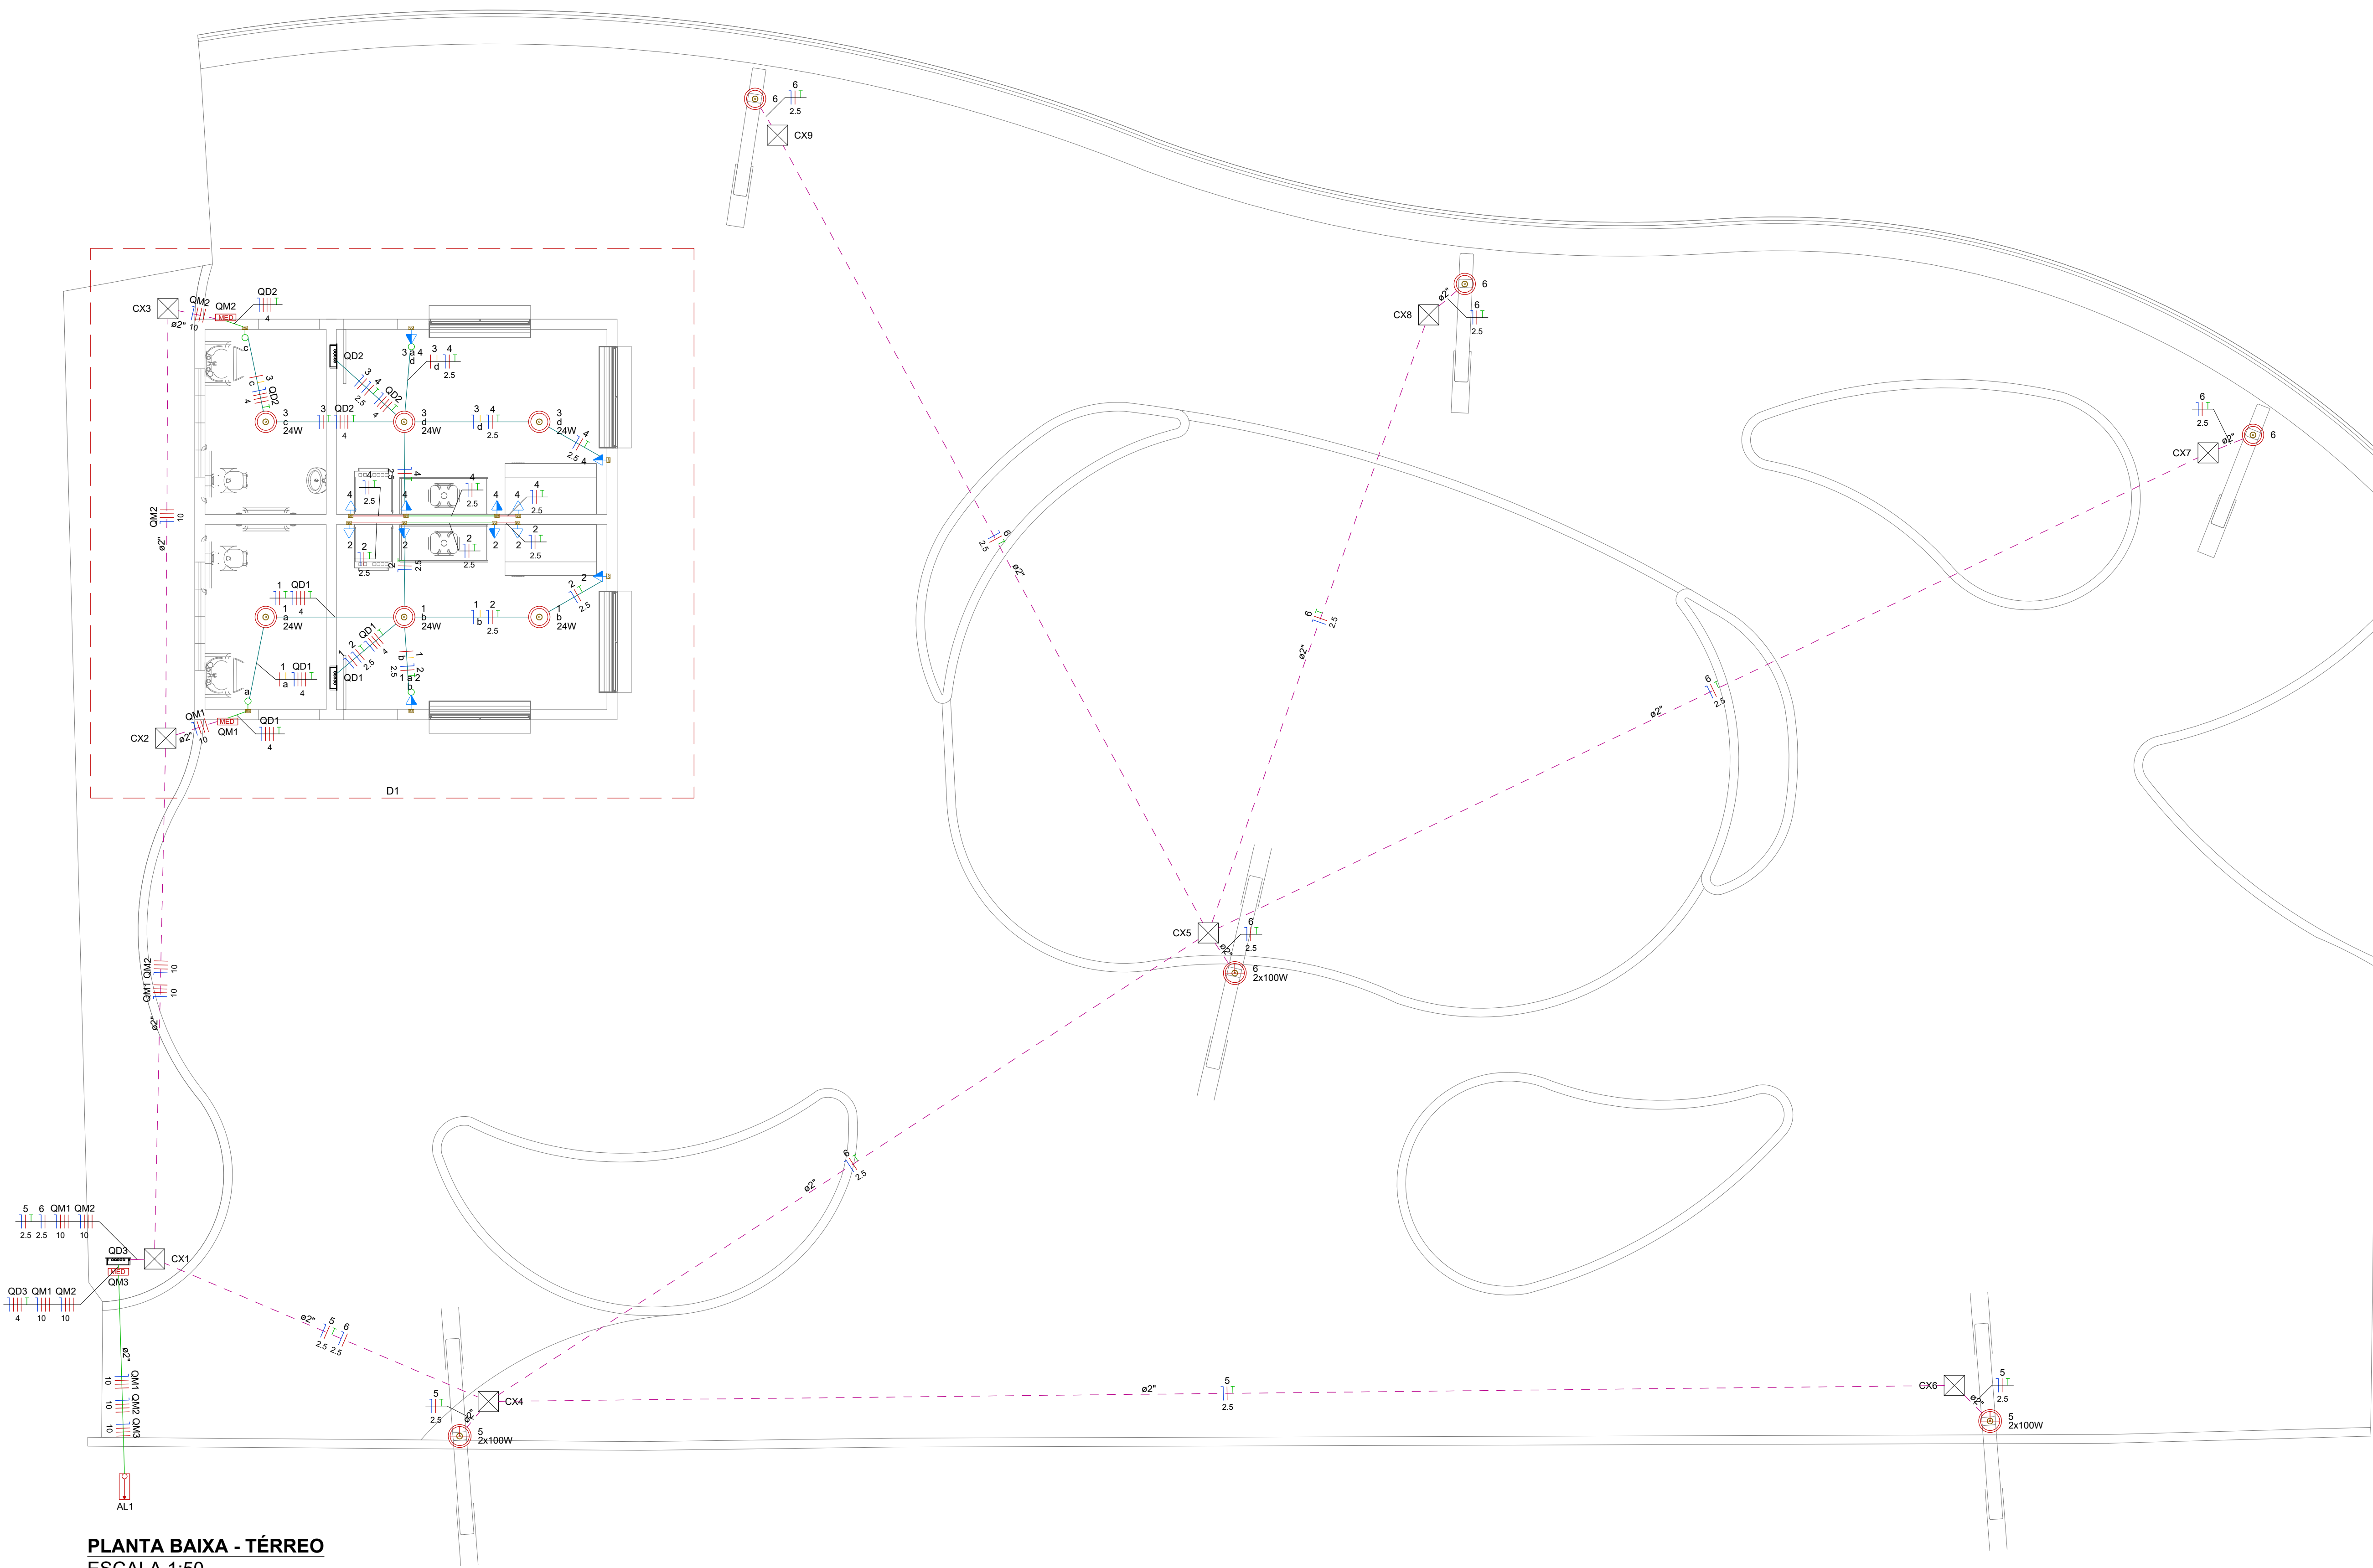


PLANTA BAIXA - TÉRREO
ESCALA 1:50


Quadro de Cargas (QD3) - Térreo															
Circuito	Descrição	Esquema	Tensão (V)	Pot. total (VA)	Pot. total (W)	Fase	Pot. - R (W)	Pot. - S (W)	Pot. - T (W)	FCT	FCA (A)	It' (A)	Seção (mm²)	Itc (A)	dV' perc (%)
5	F+N+T		127 V	400	400	S				1.00	1.00	3.1	2.5	26.0	0.06
6	F+N+T		127 V	500	500	R				1.00	1.00	3.9	2.5	29.0	0.06
TOTAL				900	900	R+S+T				0					1.06

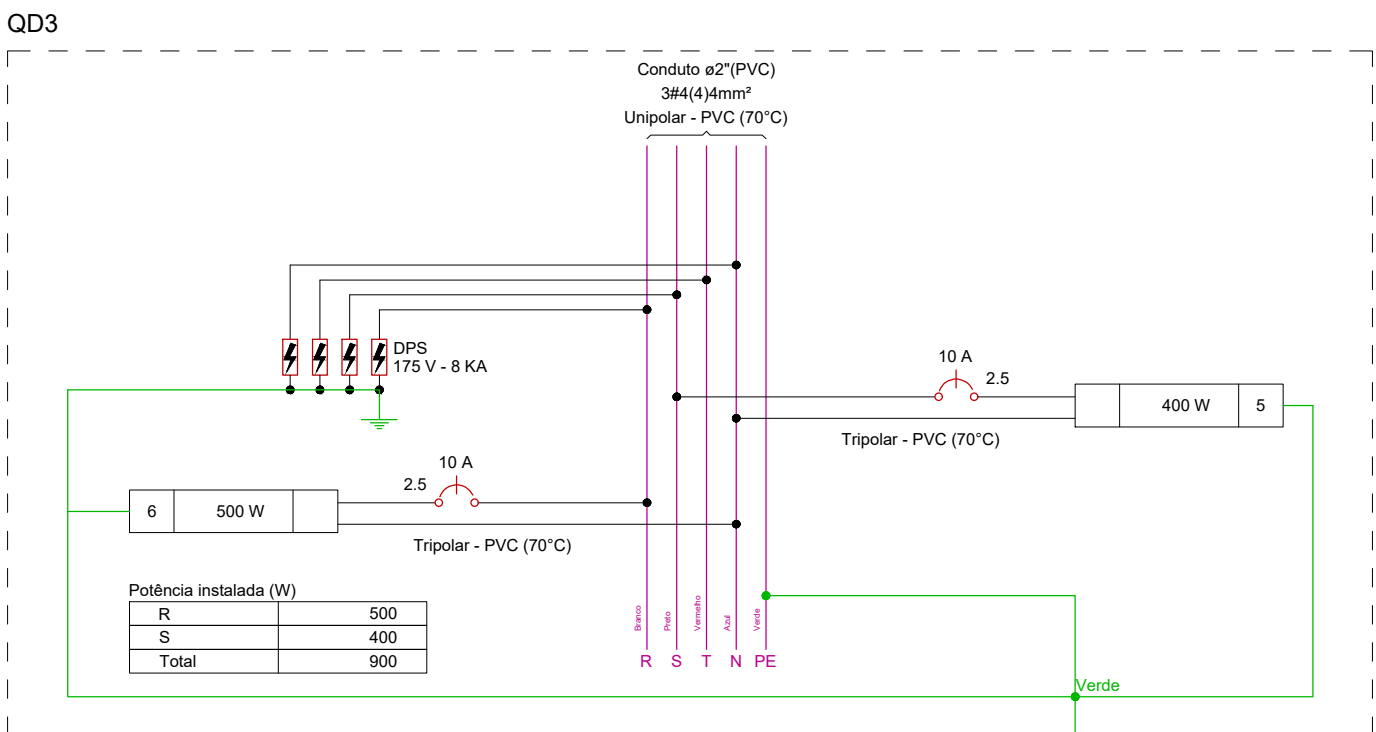


Potência instalada (W)	
R	500
S	400
Total	900

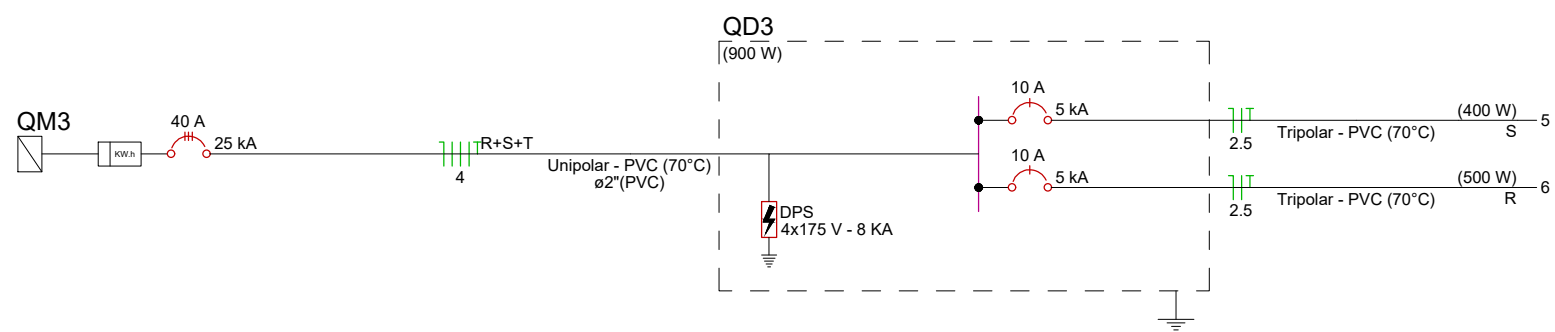

Potência instalada (W)	
R	500
S	400
Total	900

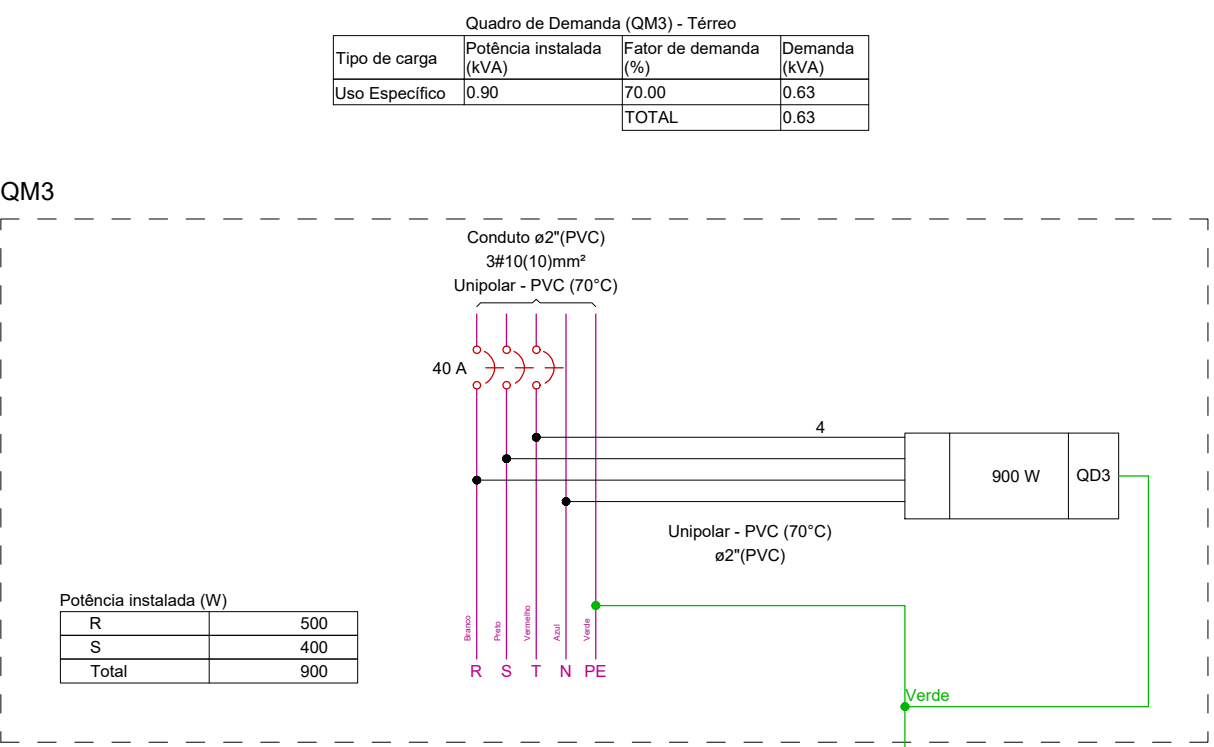

Potência instalada (W)	
R	500
S	400
Total	900

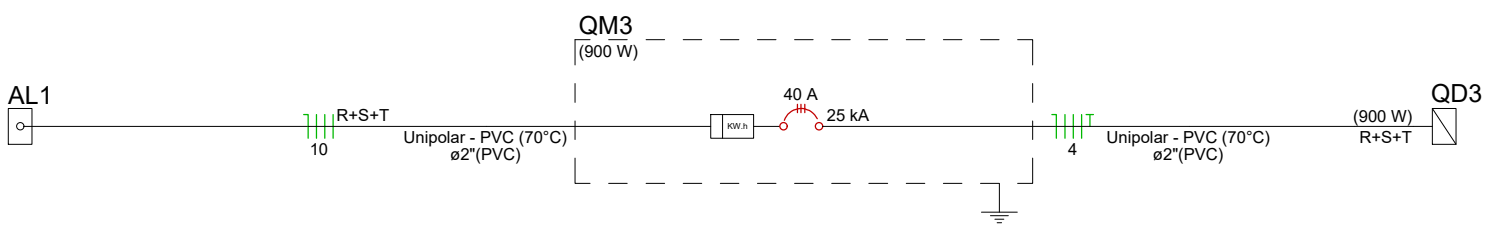

Potência instalada (W)	
R	500
S	400
Total	900

Legenda de condutos - Térreo	
Elétrica	
—	Direta
—	Teto
—	Média
- - -	Piso

Legenda - Térreo	
100 W	
↔	Caixa de passagem 300x300x300 no piso
→	Entrada de serviço
○	Interruptor simples 1 tecla - 1,20m do piso
⊕	Interruptor simples a Tomada hexagonal a 1,20m do piso
⊙	Ponto genérico de luz 24W
⊕	Poste 2 Petalas 100W
⊕	Quadro de distribuição
⊕	Quadro de medição
⊕	Tomada baixa a 0,30m do piso
⊕	Tomada média a 1,20m do piso



PREFEITURA MUNICIPAL DE UBAÍRA
PRAÇA DOS TRÊS PODERES, S/N - CENTRO
UBAÍRA - BAHIA - CNPJ Nº. 13.910.690/0001-68

PROPRIETÁRIO: PREFEITURA MUNICIPAL DE UBAÍRA

ENDEREÇO: PRAÇA DOS TRÊS PODERES, S/N - CENTRO

MUNICÍPIO - UF: UBAÍRA - BA

Keilla Oliveira dos Santos
Engenheira Civil

RESP. TÉCNICA Nº 151449-2/2013 DOS SANTOS CREA-BA 051949523-3

**CONSTRUÇÃO DE PRAÇA NO POVOADO DE VOLTA DO RIO,
NO MUNICÍPIO DE UBAÍRA/BA**

PRAÇA VOLTA DO RIO

PROJETO ELÉTRICO

ELE

REVISÃO

R-00

ESCALA

1/50

PRANCHA

DATA EMISSÃO

FEV/2024

01/02