




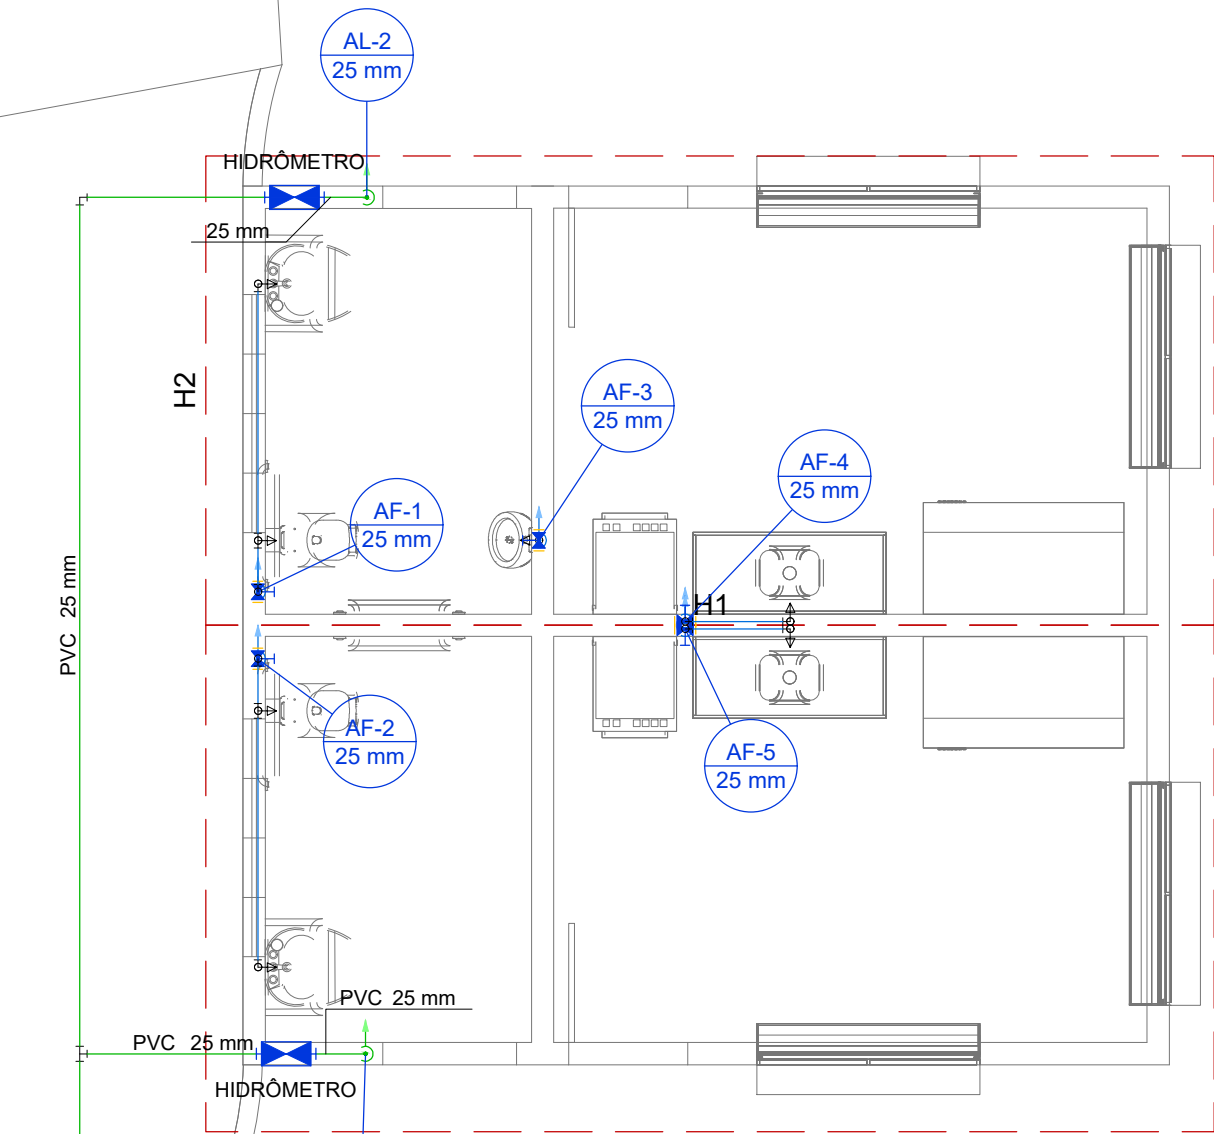

PLANTA BAIXA - TÉRREO
ESCALA 1:50

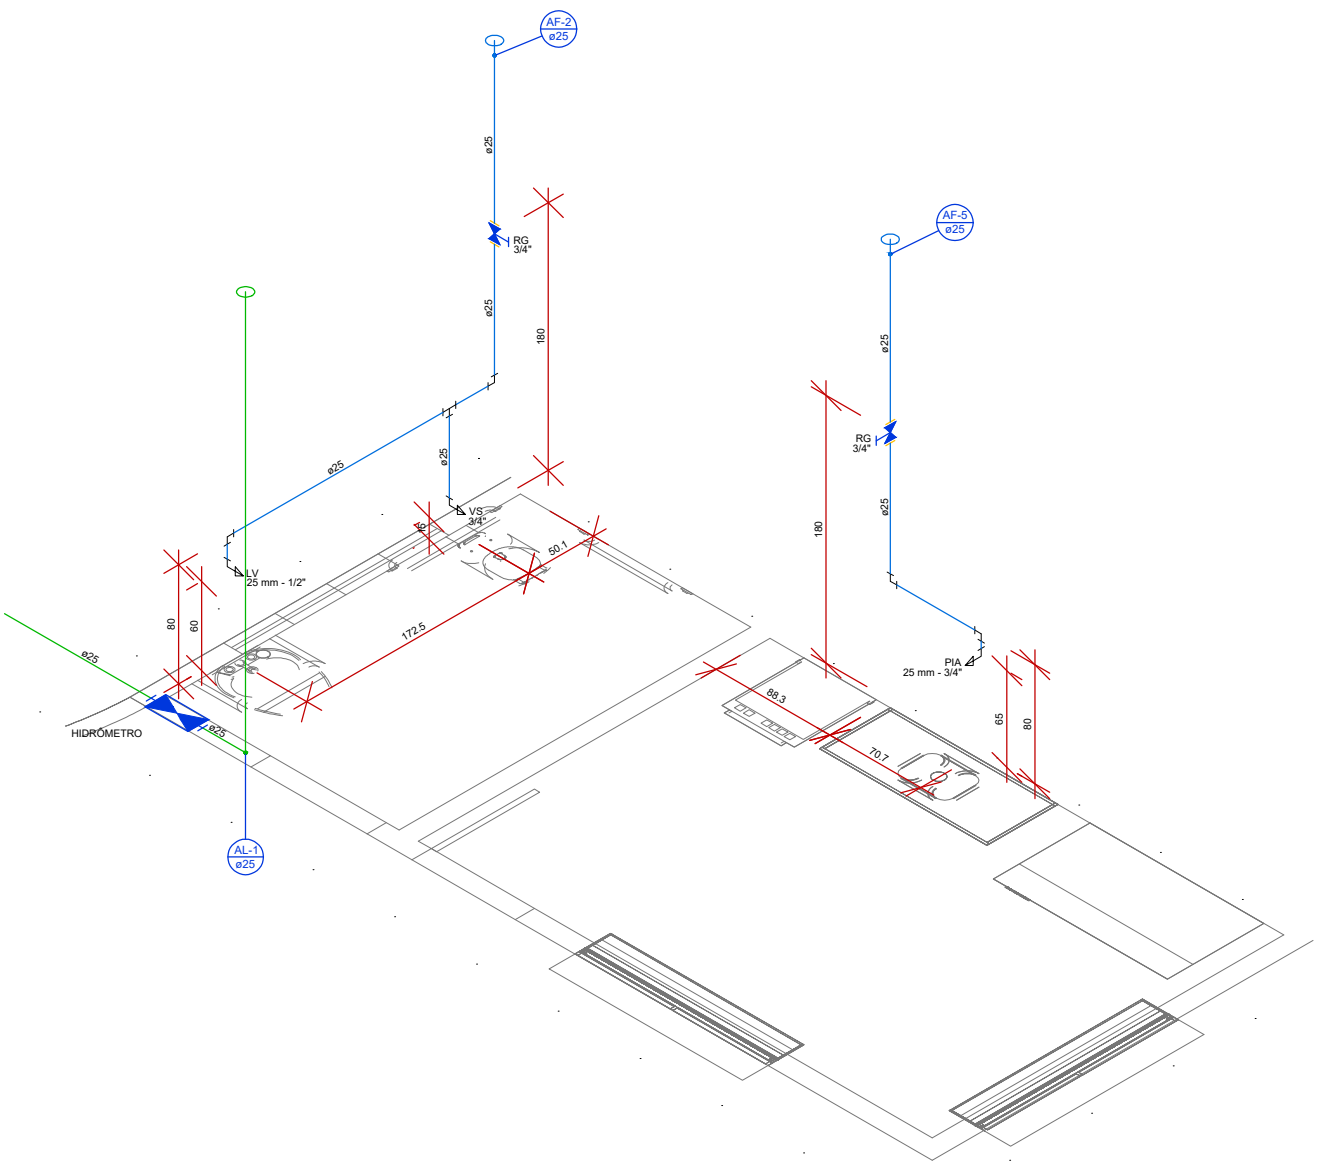

Detalhe H1
Escala 1:25

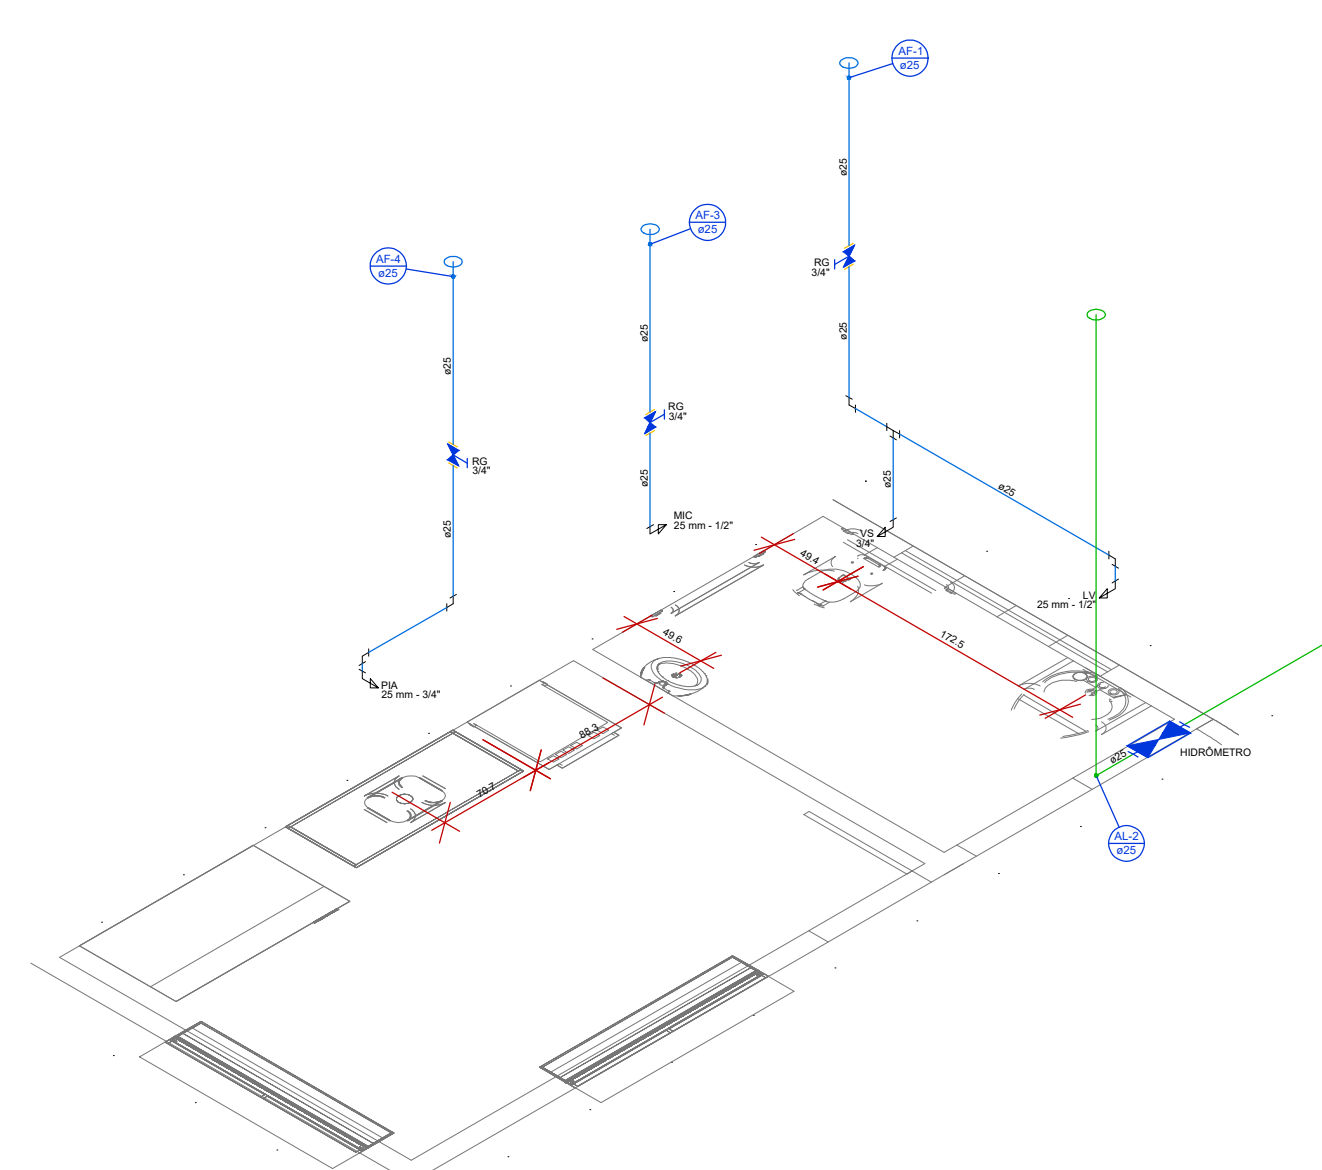

Detalhe H2
Escala 1:25

Legenda de condutas - Térreo	
Água fria	
Alimentação	

Legenda das indicações - Térreo	
HIDRÔMETRO	Hidrômetros - cavalete 3/4"
L/V	Lavatório com pedestal de 90° - 25 mm - 1/2"
P/A	Placa de cozinha com pedestal de 90° - 25 mm - 3/4"
R/G	Registro de gaveta cilíndrica cromada c/PVC soldável - 3/4"
V/S	Vaso sanitário com caixa acoplada - 3/4"

Legenda - Térreo	
Hidrômetros	
Registro de gaveta cilíndrica cromada c/PVC soldável	

Lista de materiais - Térreo	
Alimentação	
Metais	
3/4"	Registro esfera borboleta bruto PVC
1 pc	
PVC mado soldável	
Joelho 90° soldável c/ rosca	1 pc
25 mm - 3/4"	
PVC rígido roscaável	
Tubos	0.28 m
3/4"	
PVC rígido soldável	
Adapt sold curto c/bola-rosca p registro	1 pc
25 mm - 3/4"	
Curva 90° soldável	1 pc
25 mm	
Joelho 90° soldável	1 pc
25 mm	
Tubos	2.42 m
25 mm	
Água fria	
Acoplamento	
Terminais de Pia de Cozinha	1 pc
25mm - 3/4"	
Terminais de lavatório	1 pc
25 mm - 1/2"	
Vaso Sanitário c/ cx. acoplada	1 pc
1/2"	
Metais	
Registro de gaveta c/ canopla cromada	2 pc
3/4"	
PVC Acessórios	
Engate flexível cobre cromado com canopla	1 pc
1/2 - 30cm	
Engate flexível plástico	1 pc
1/2 - 30cm	
PVC rígido soldável	
Adapt sold curto c/bola-rosca p registro	4 pc
25 mm - 3/4"	
Joelho 90° soldável	4 pc
25 mm	
Linha soldável	2 pc
25 mm	7.83 m
Tubos	
25 mm	1 pc
Ta 90° soldável	
25 mm	
PVC soldável azul c/ bucha latão	
Joelho 90° soldável com bucha de latão	1 pc
25 mm - 3/4"	
Joelho de redução 90° soldável com bucha de latão	2 pc
25 mm - 1/2"	

Legenda de condutas - Térreo	
Água fria	
Alimentação	

Legenda das indicações - Térreo	
HIDRÔMETRO	Hidrômetros - cavalete 3/4"
L/V	Lavatório com pedestal de 90° - 25 mm - 1/2"
M/C	Motor centralizador de descarga com pedestal de 90° - 25 mm - 1/2"
P/A	Placa de cozinha com pedestal de 90° - 25 mm - 3/4"
R/G	Registro de gaveta cilíndrica cromada c/PVC soldável - 3/4"
V/S	Vaso sanitário com caixa acoplada - 3/4"

Legenda - Térreo	
Hidrômetros	
Registro de gaveta cilíndrica cromada c/PVC soldável	

Lista de materiais - Térreo	
Alimentação	
Metais	
3/4"	Registro esfera borboleta bruto PVC
1 pc	
PVC mado soldável	
Joelho 90° soldável c/ rosca	3 pc
25 mm - 3/4"	
PVC rígido roscaável	
Tubos	0.28 m
3/4"	
PVC rígido soldável	
Adapt sold curto c/bola-rosca p registro	1 pc
25 mm - 3/4"	
Curva 90° soldável	1 pc
25 mm	
Joelho 90° soldável	1 pc
25 mm	
Tubos	2.41 m
25 mm	
Água fria	
Acoplamento	
Motor de Descarga Descontinua	1 pc
1/2"	
Terminais de Pia de Cozinha	1 pc
25mm - 3/4"	
Terminais de lavatório	1 pc
25 mm - 1/2"	
Vaso Sanitário c/ cx. acoplada	1 pc
1/2"	
Metais	
Registro de gaveta c/ canopla cromada	3 pc
3/4"	
Metais Pressmatic	
Pressmatic motorizado cromado	1 pc
1/2"	
PVC Acessórios	
Engate flexível cobre cromado com canopla	1 pc
1/2 - 30cm	
Engate flexível plástico	1 pc
1/2 - 30cm	
PVC rígido soldável	
Adapt sold curto c/bola-rosca p registro	6 pc
25 mm - 3/4"	
Joelho 90° soldável	4 pc
25 mm	
Linha soldável	3 pc
25 mm	9.71 m
Tubos	
25 mm	1 pc
Ta 90° soldável	
25 mm	
PVC soldável azul c/ bucha latão	
Joelho 90° soldável com bucha de latão	1 pc
25 mm - 3/4"	
Joelho de redução 90° soldável com bucha de latão	3 pc
25 mm - 1/2"	



PREFEITURA MUNICIPAL DE UBAÍRA
PRAÇA DOS TRÊS PODERES, S/N - CENTRO
UBAÍRA - BAHIA - CNPJ Nº. 13.910.690/0001-68

PROPRIETÁRIO: PREFEITURA MUNICIPAL DE UBAÍRA

ENDEREÇO: PRAÇA DOS TRÊS PODERES, S/N - CENTRO

MUNICÍPIO - UF: UBAÍRA - BA



Keilla Oliveira dos Santos
Engenheira Civil
CREA-BA 051949523-1

RESP. TÉCNICO: KEILLA OLIVEIRA DOS SANTOS CREA-BA 051949523-1

CONSTRUÇÃO DE PRAÇA NO POVOADO DE VOLTA DO RIO, NO MUNICÍPIO DE UBAÍRA/BA

PRAÇA VOLTA DO RIO

PROJETO HIDRÁULICO		HID
REVISÃO R-00	ESCALA 1/50 DATA EMISSÃO FEV/2024	PRANCHAS 01/02