




Detalhe S1
Escala 1:50

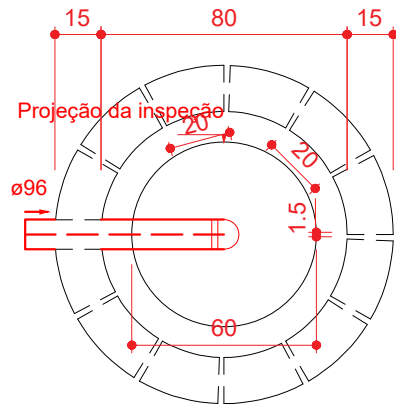


Sumidouro - Pavimento
Planta baixa - ESC. 1:25

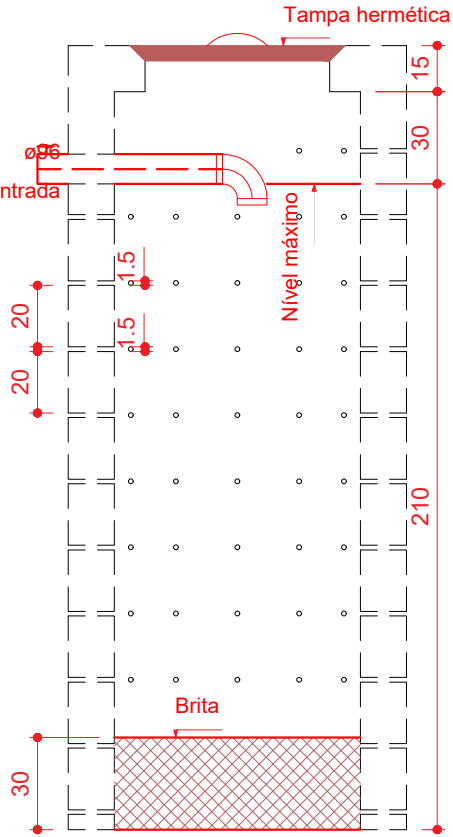

Sumidouro - Pavimento
Corte 1 - ESC. 1:25

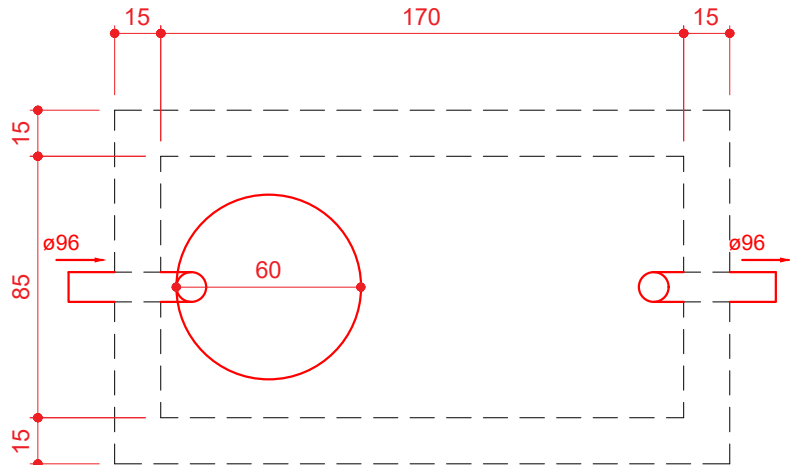

Tanque séptico - Pavimento
Planta baixa - ESC. 1:25

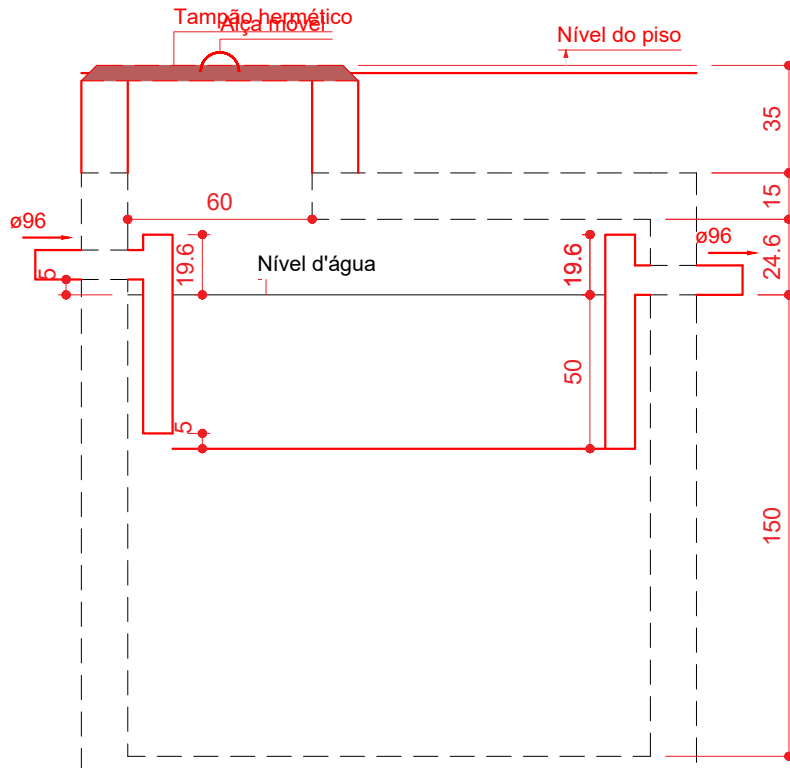

Tanque séptico - Pavimento
Corte 1 - ESC. 1:25

Legenda - Pavimento	
	Caixa Sifonada
	Caixas Inspeção Esgoto Simples
	Caixas de Gordura
	Junção simples c/ J45
	Lavatório Residencial com sifão
	Pia de Cozinha Residencial com Sifão 50mm
	Ramais de Ventilação
	Te sanitário-superior
	Vaso Sanitário c/ J90°
	Vaso Sanitário c/ junção e curva 45°

Legenda de condutos - Pavimento	
	Esgoto
	Ventilação

Lista de materiais - Pavimento	
Esgoto	
Caixas de Passagem	
Caixa de gordura PVC	
CG 30 cm	1 pç
Caixa de inspeção esgoto simples	
CE- 60x60 cm	1 pç
PVC Acessórios	
Caixa sifonada	
100x100x50	2 pç
Sifão de copo p/ pia e lavatório	
1" - 1.1/2"	2 pç
1" - 2"	1 pç
Válvula p/ lavatório e tanque	
1"	2 pç
Válvula p/ pia	
1"	1 pç
PVC Esgoto	
Anel de borracha	
100mm - 4"	6 pç
50mm - 2"	8 pç
Curva 90 curta	
40 mm	2 pç
Joelho 45	
100 mm	1 pç
50 mm	2 pç
Joelho 90	
100 mm	2 pç
50 mm	2 pç
Joelho 90 c/anel p/ esgoto secundário	
40 mm - 1.1/2"	2 pç
Junção simples	
100 mm - 50 mm	2 pç
100 mm- 100 mm	1 pç
Tubo rígido c/ ponta lisa	
100 mm - 4"	7.93 m
40 mm	1.83 m
50 mm - 2"	5.4 m
Vedação p/ saída de vaso sanitário	
100 mm	2 pç
Unidades de tratamento	
Alça	
Ferro	1 pç
Argamassa	
Argamassa	0.55 m³
Brita	
n°3	0.15 m³
Tampa	
Hermetica	1 pç
Tijolo	
Furado	121 pç
Maciço	574 pç
Ventilação	
PVC Esgoto	
Anel de borracha	
50mm - 2"	8 pç
Joelho 90	
50 mm	2 pç
Tubo rígido c/ ponta lisa	
50 mm - 2"	0.19 m
Tê sanitário	
50 mm - 50 mm	3 pç



CONTEÚDO:
**PLANTA SANITÁRIA QUIOSQUE
SISTEMA DE TRATAMENTO DE ESGOTO
DETALHES**

FOLHA:
02/02

TELEFONE: (77) 99125-0252 ESCALA: IND. TIPO DE REQUERIMENTO: OBRA INICIAL DESENHO: Antocello DATA: MAIO 2026