




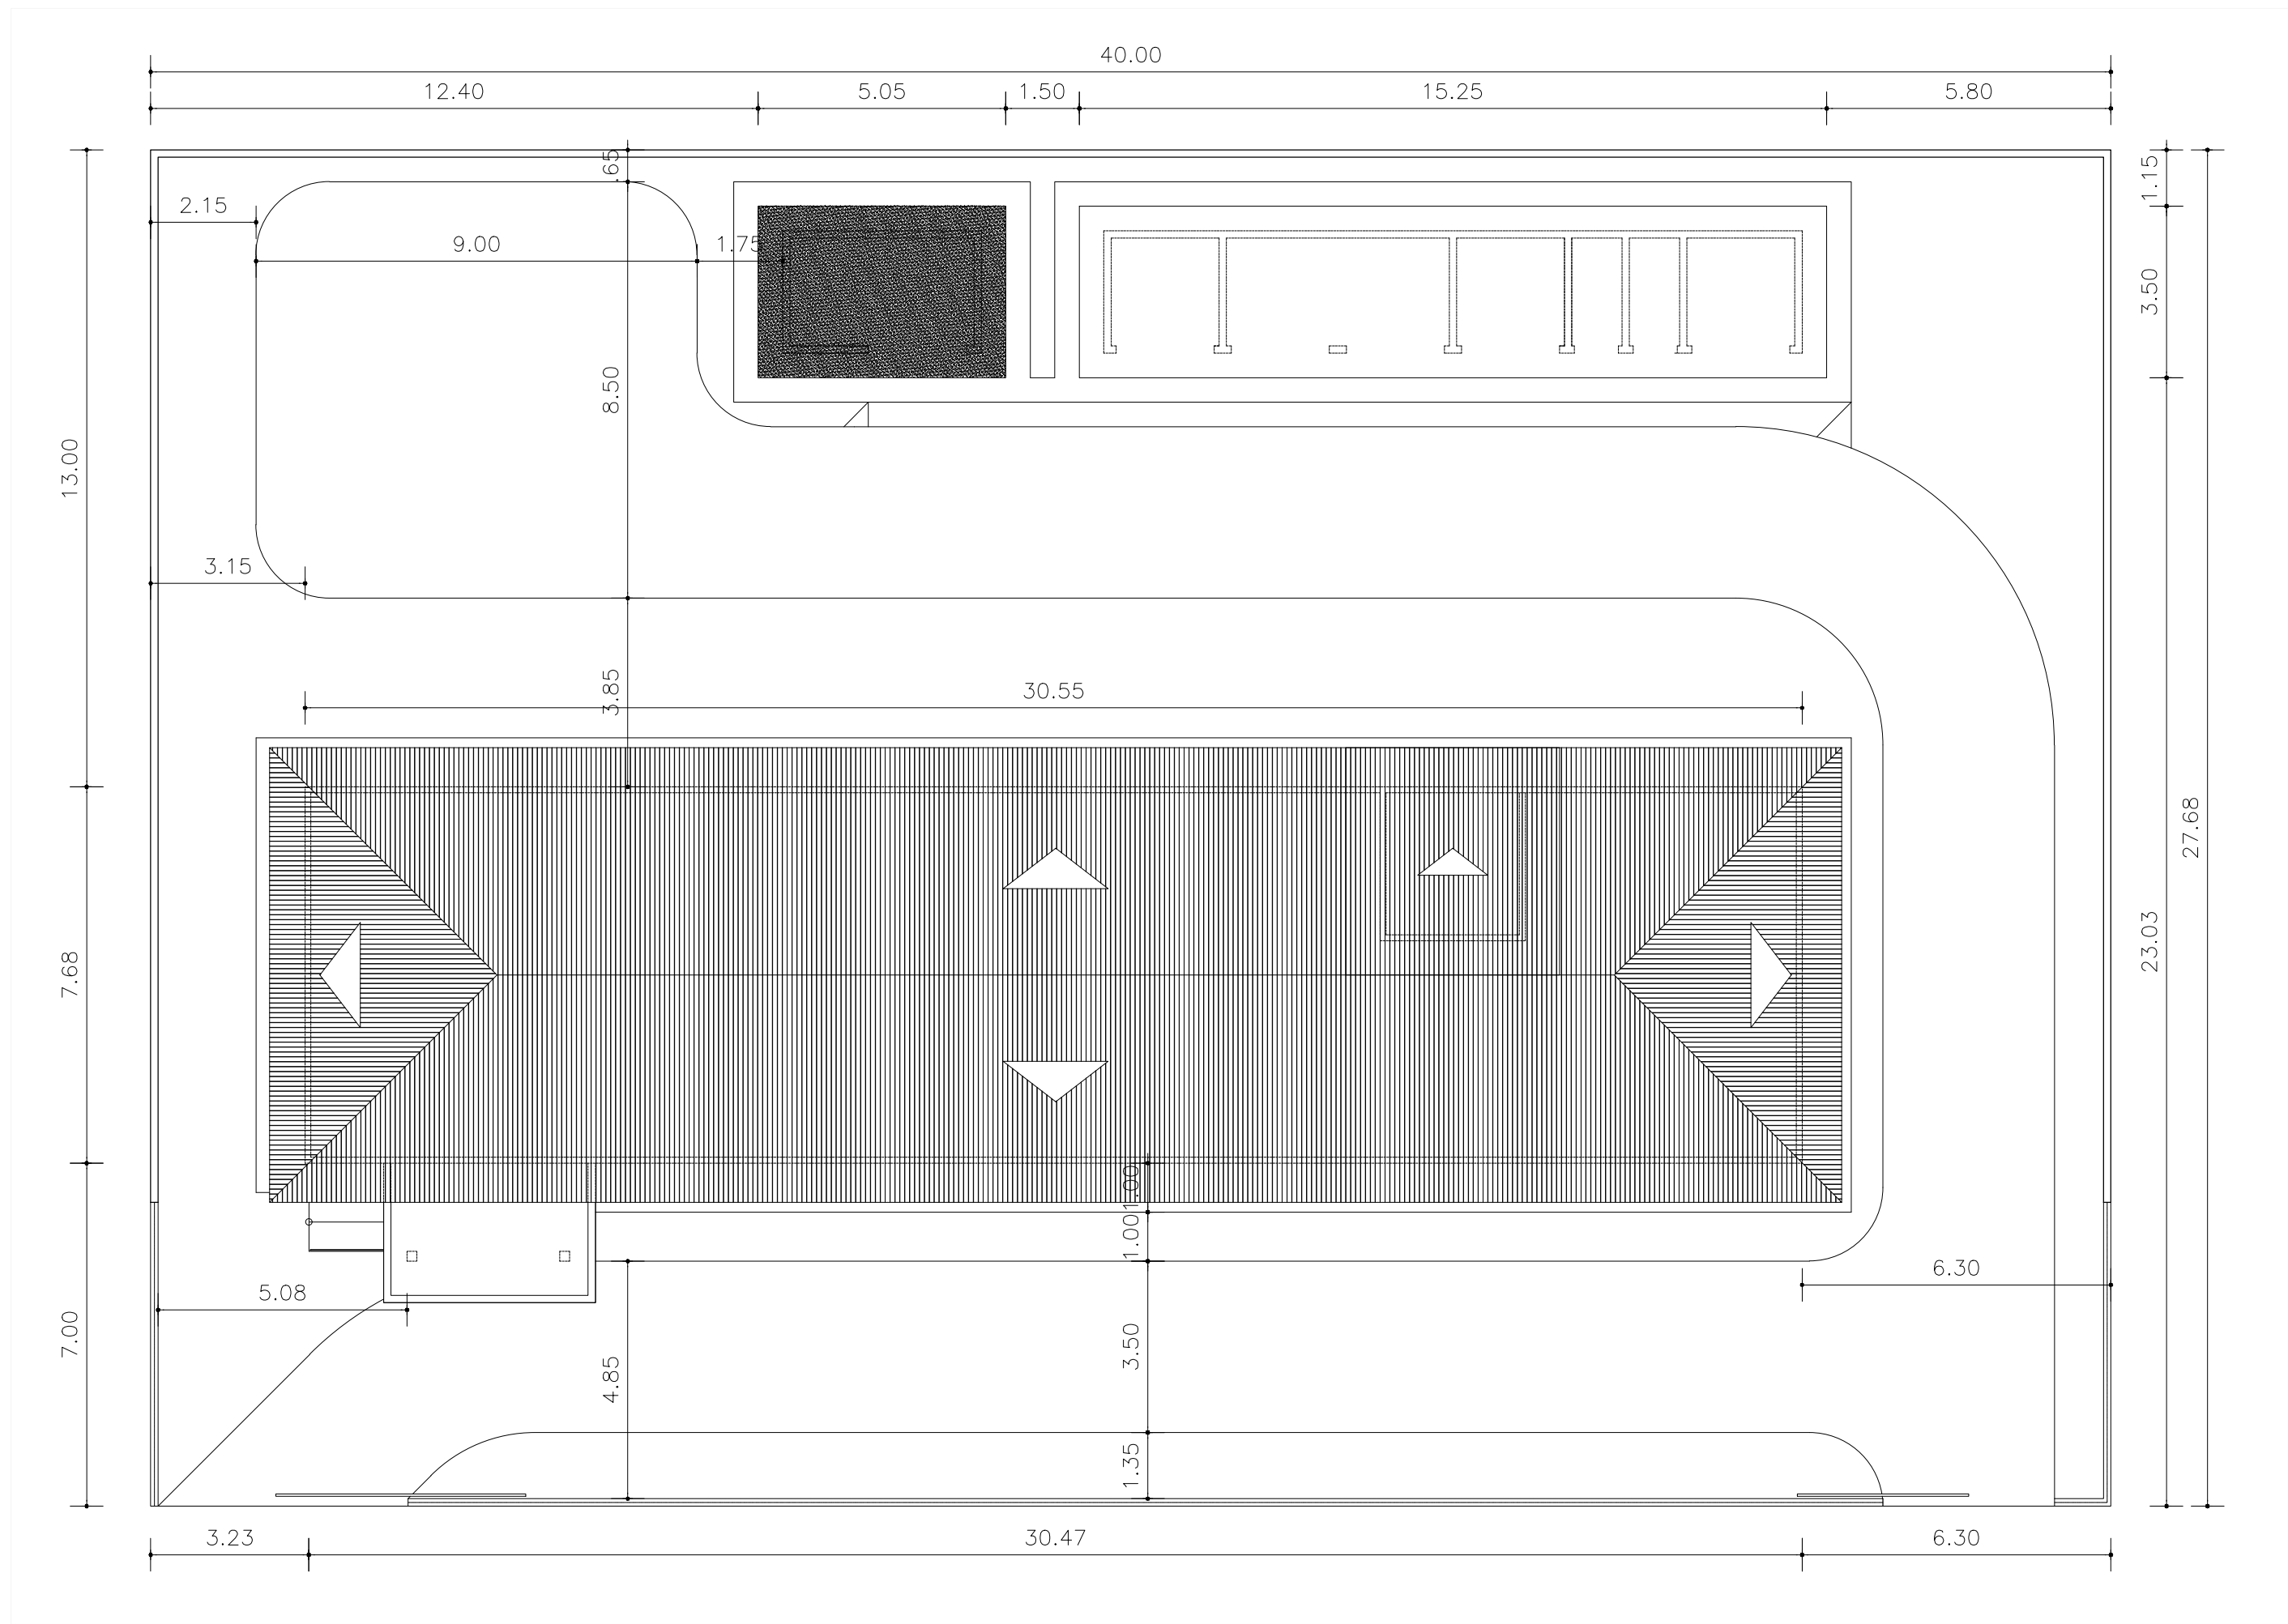


PL. DE SITUAÇÃO
ESCALA: 1/125

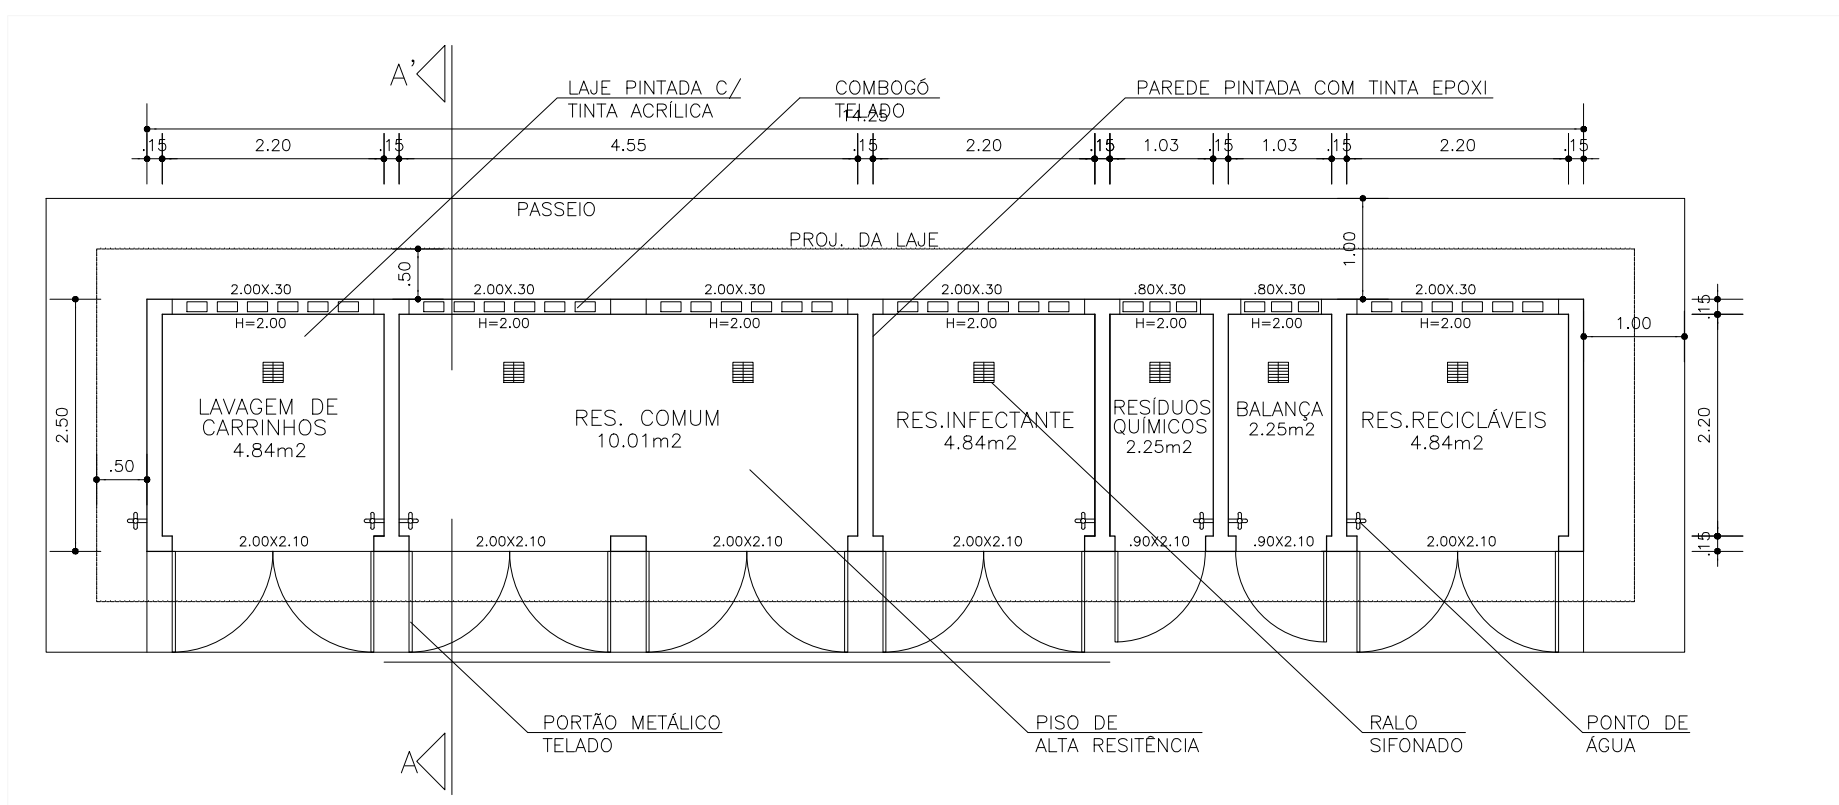

PLANTA BAIXA
ABRIGO DE RES. SÓLIDO
ESC. 1/75

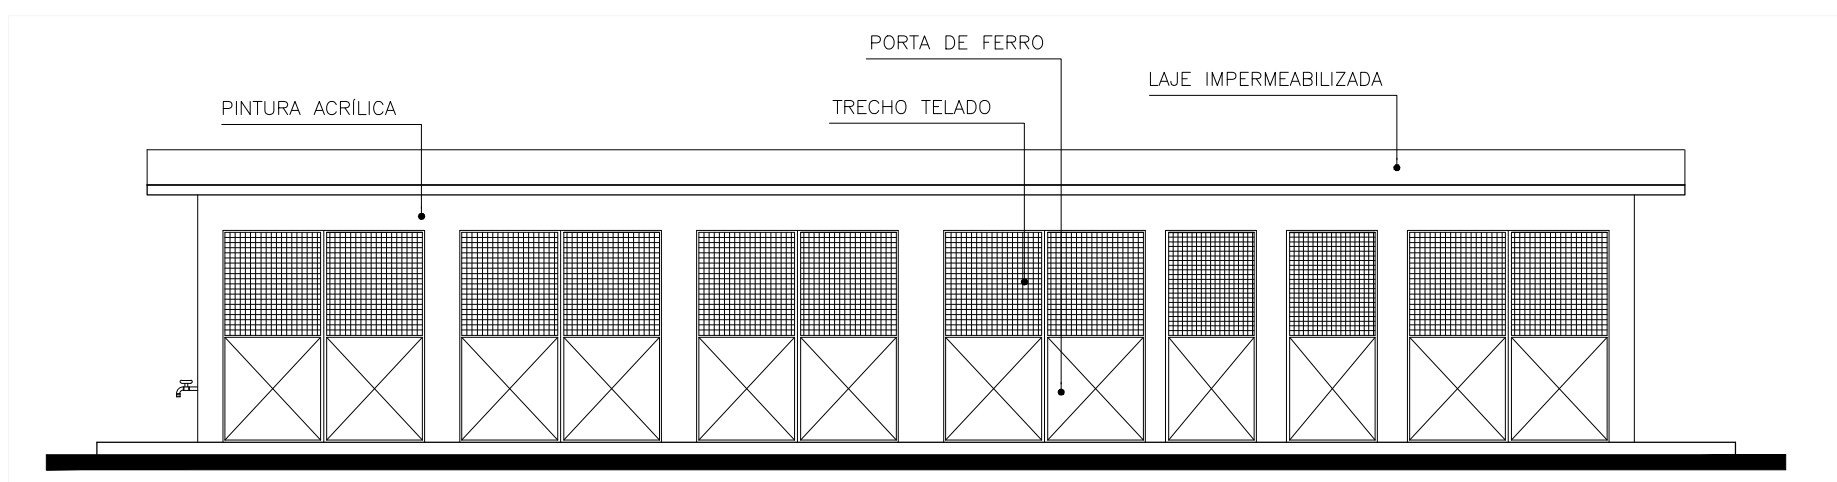

FACHADA
ABRIGO DE RES. SÓLIDO
ESC. 1/75

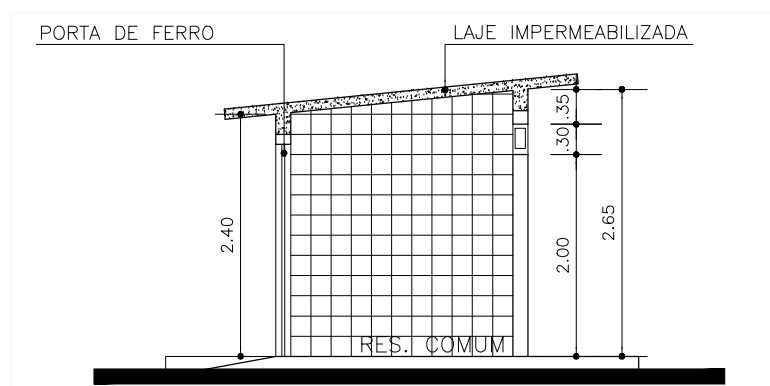

CORTE AA'
ABRIGO DE RES. SÓLIDO
ESC. 1/75

NOTA:

REVISÃO
REV.01
REV.02
REV.03
REV.04
REV.05
REV.06

SESAB - SECRETARIA DA SAÚDE DO ESTADO DA BAHIA
CERP - COORDENAÇÃO EXECUTIVA DE INFRAESTRUTURA DA REDE FÍSICA DA SESAB
CAS - COORDENAÇÃO DE ARQUITETURA EM SAÚDE



EAS: UBS

PROJETO
PROJETO ARQUITETÔNICO UBS

ENDEREÇO: DIVERSOS MUNICÍPIOS
ETAPA PROJETO



RESPONSÁVEL TÉCNICO ARQUITETO CAU Nº A36898-9

PLANTA
PL. DE SITUAÇÃO,
ANEXO (ABRIGO DE RESÍDUOS)
ESCALA: 1/75


DATA: 01.04.2024

FOLHA

01/03

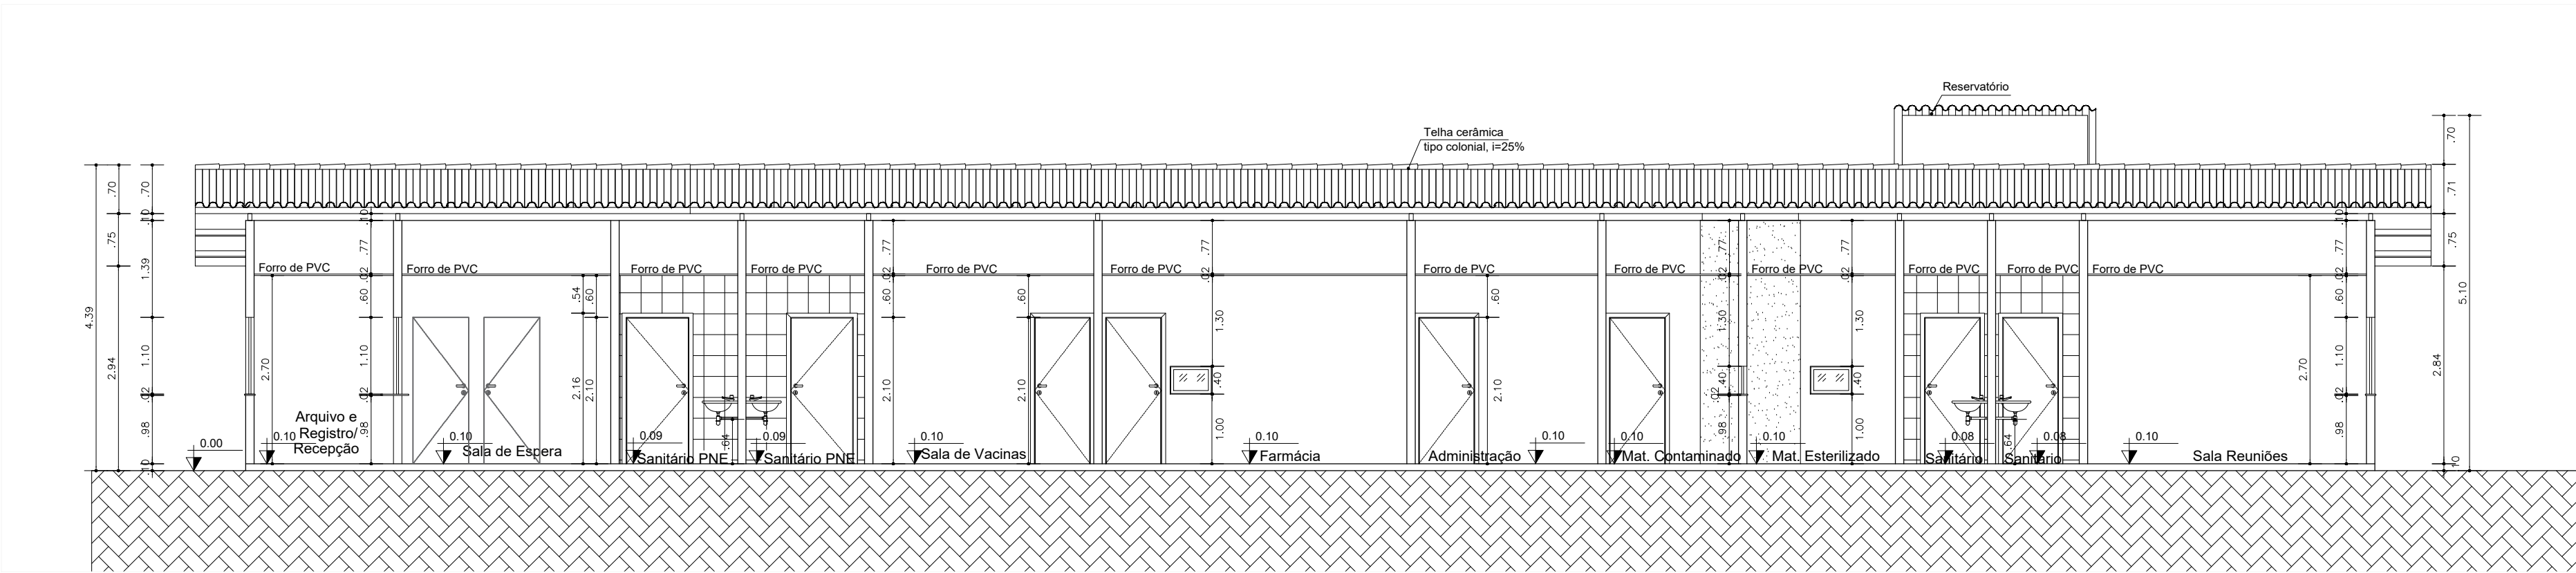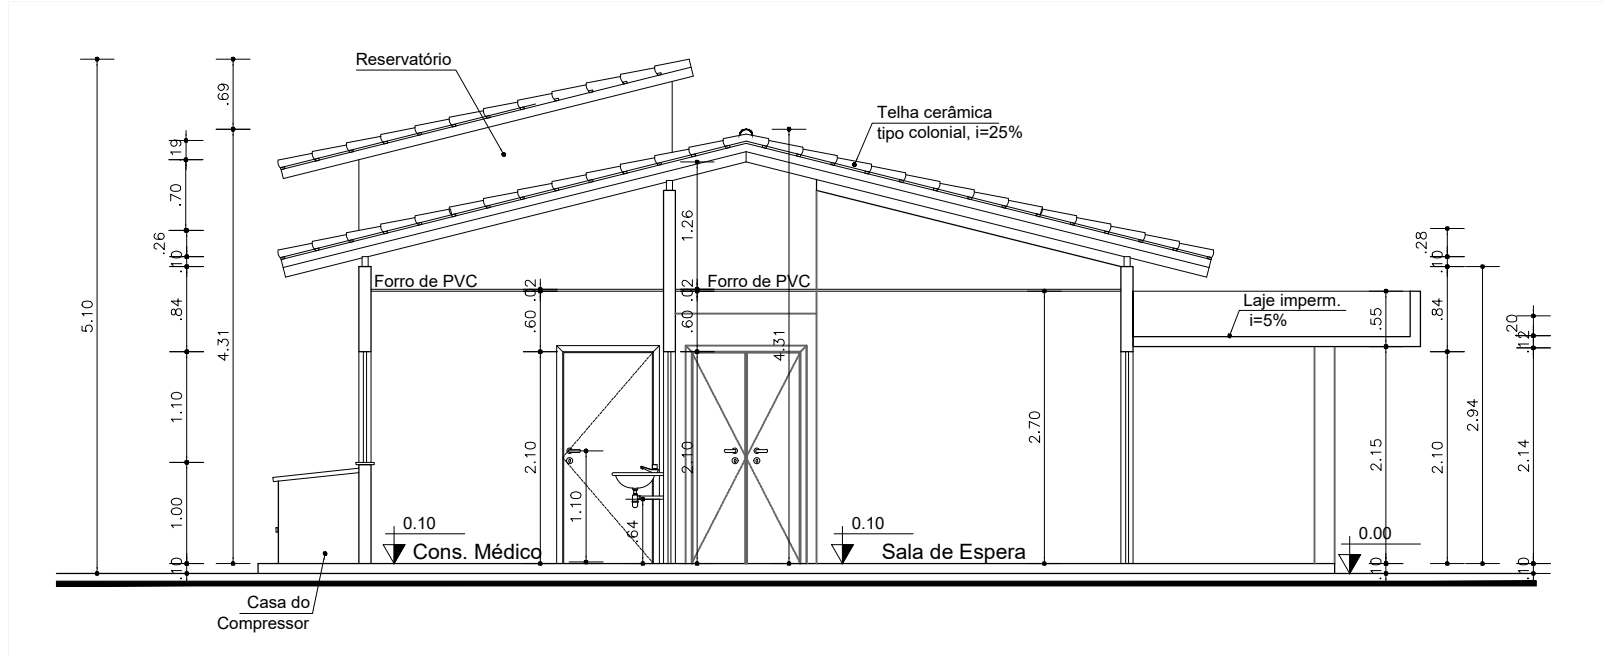

CORTE AA
ESCALA: 1/75

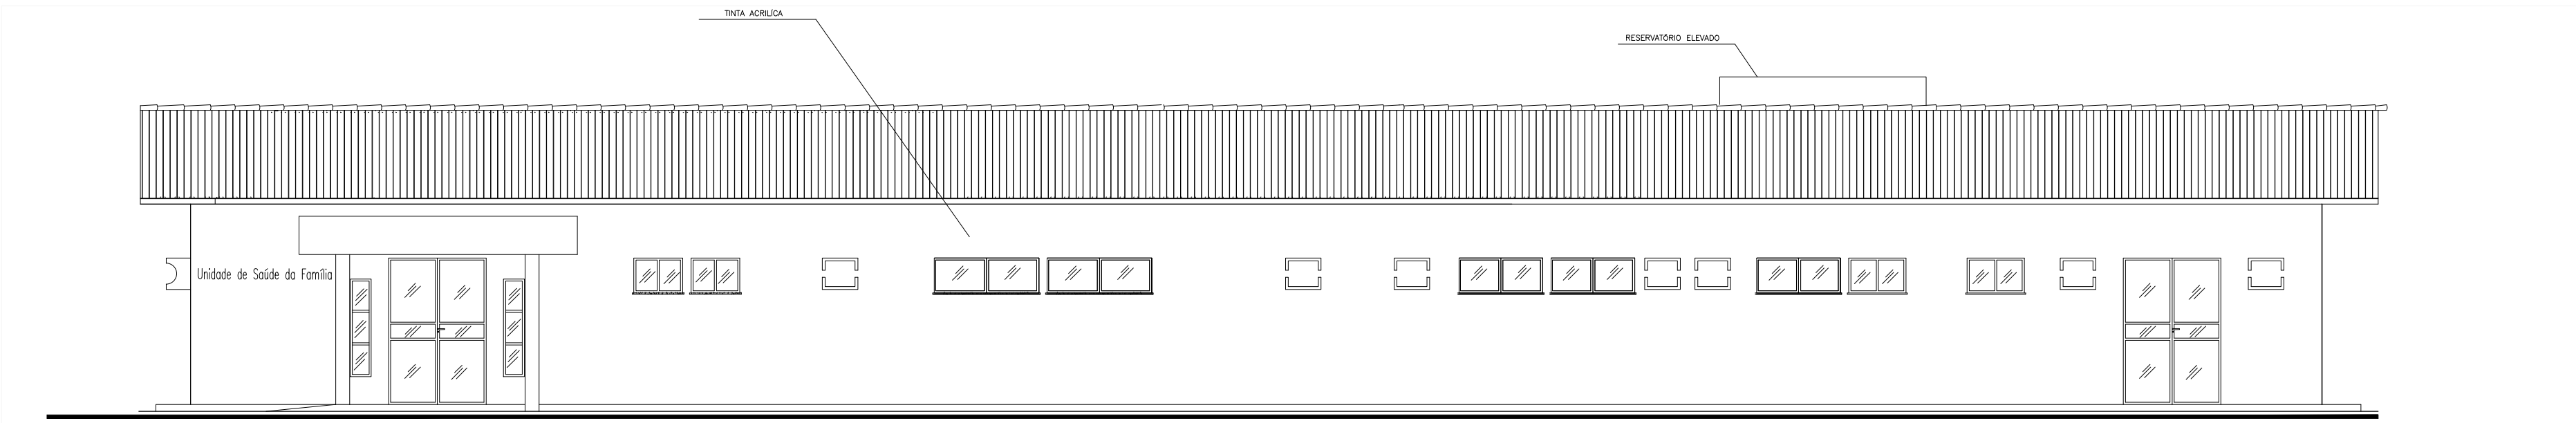

FACHADA
ESCALA: 1/75

NOTA:

REVISÃO
REV_01
REV_02
REV_03
REV_04
REV_05
REV_06

SESAB - SECRETARIA DA SAÚDE DO ESTADO DA BAHIA
CERP - COORDENAÇÃO EXECUTIVA DE INFRAESTRUTURA DA REDE FÍSICA DA SESAB
CAS - COORDENAÇÃO DE ARQUITETURA EM SAÚDE



EAS: UBS

PROJETO
PROJETO ARQUITETÔNICO UBS

ENDEREÇO: DIVERSOS MUNICÍPIOS
ETAPA PROJETO





RESPONSÁVEL TÉCNICO ARQUITETO CAU Nº: A36898-9

PLANTA
CORTES E FACHADA

ESCALA: 1/75
DATA: 01.04.2024

FOLHA

03/03

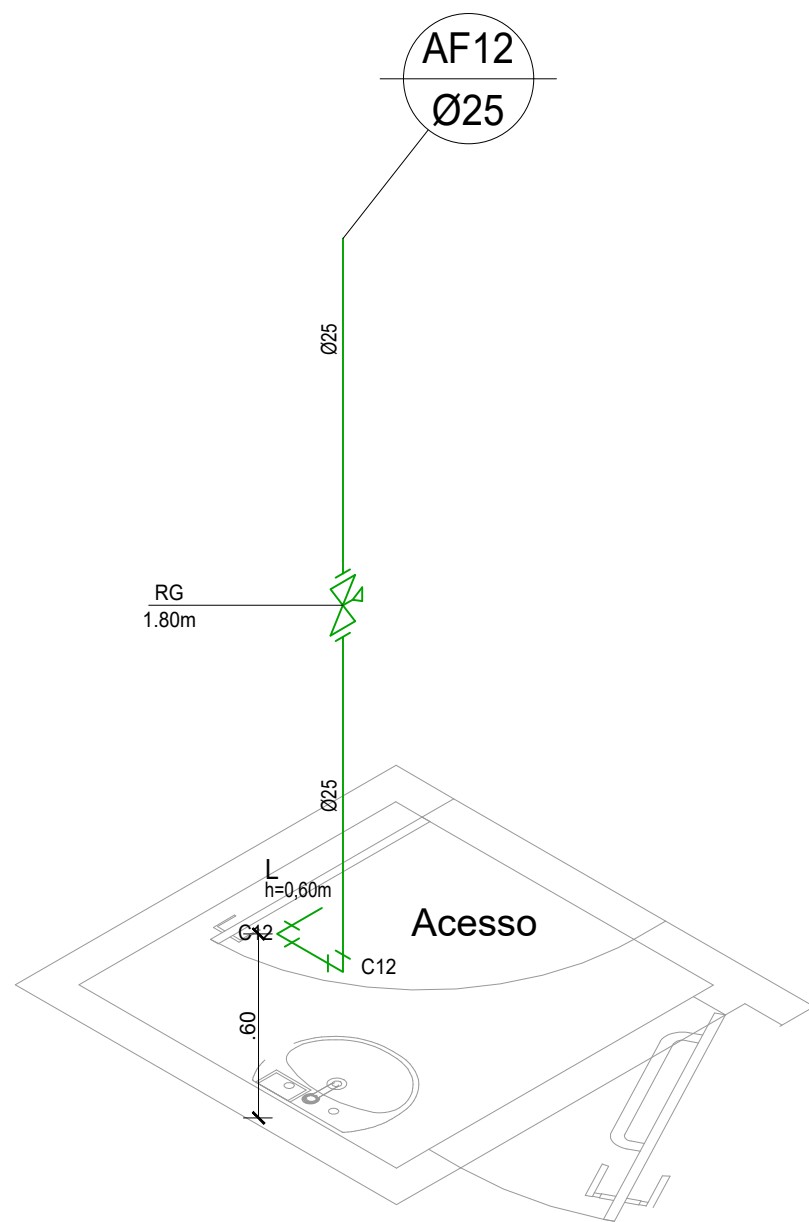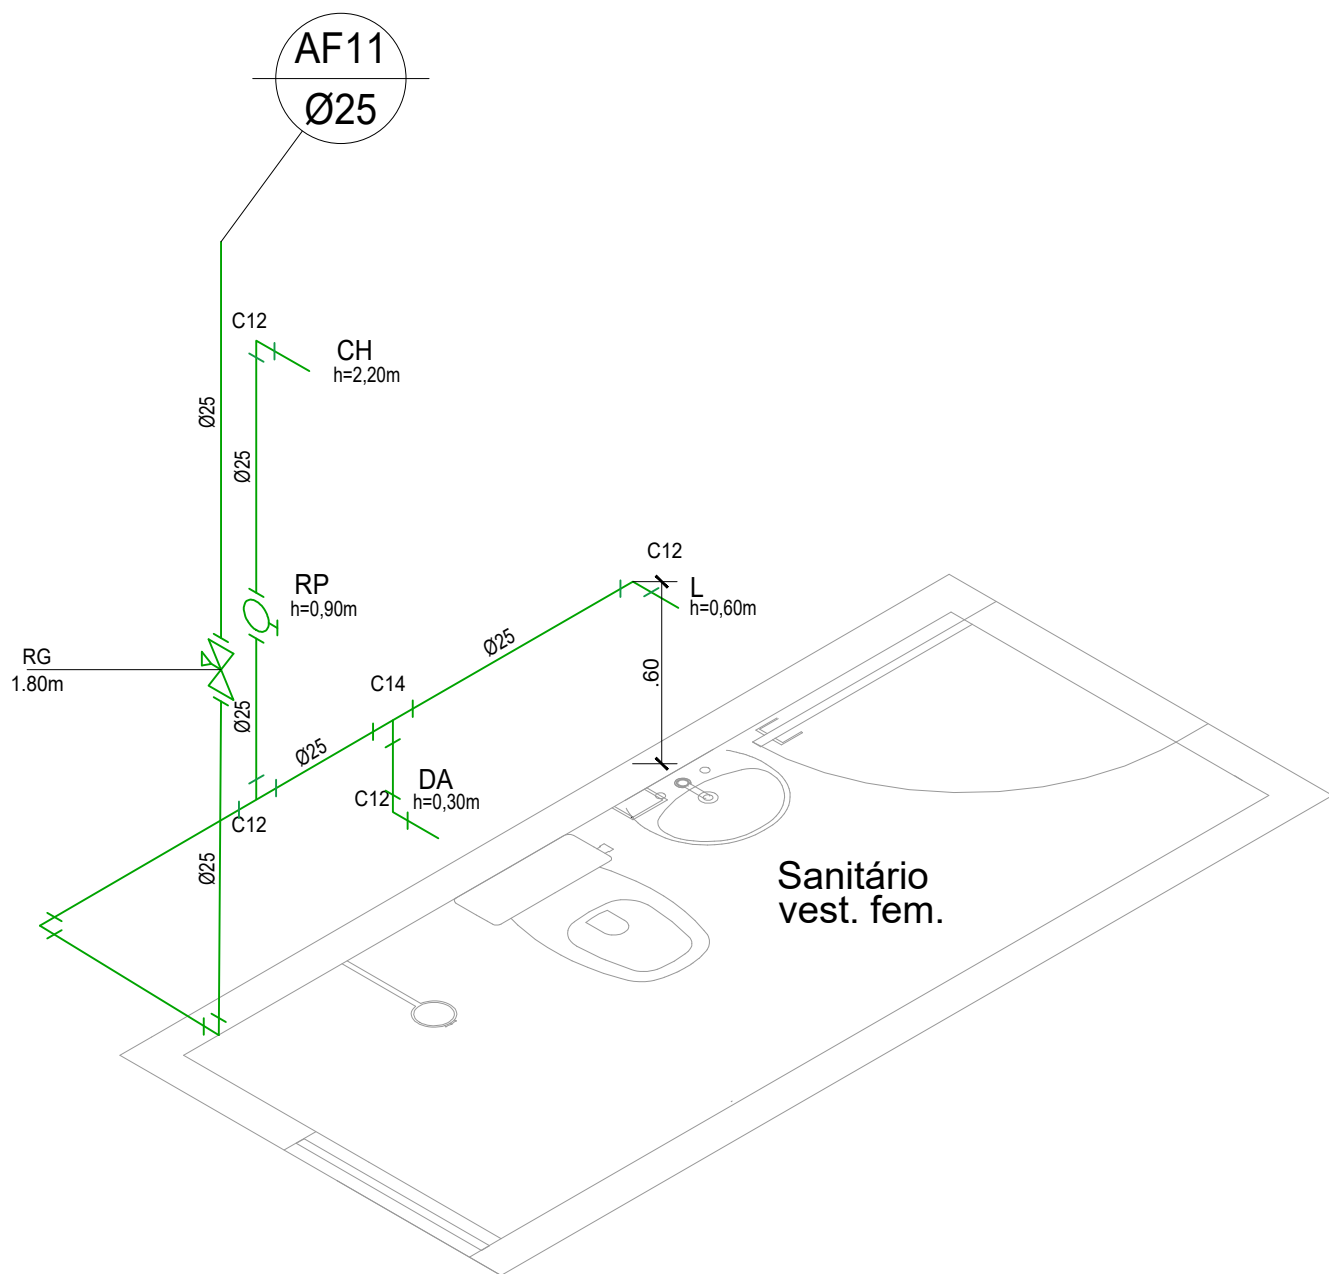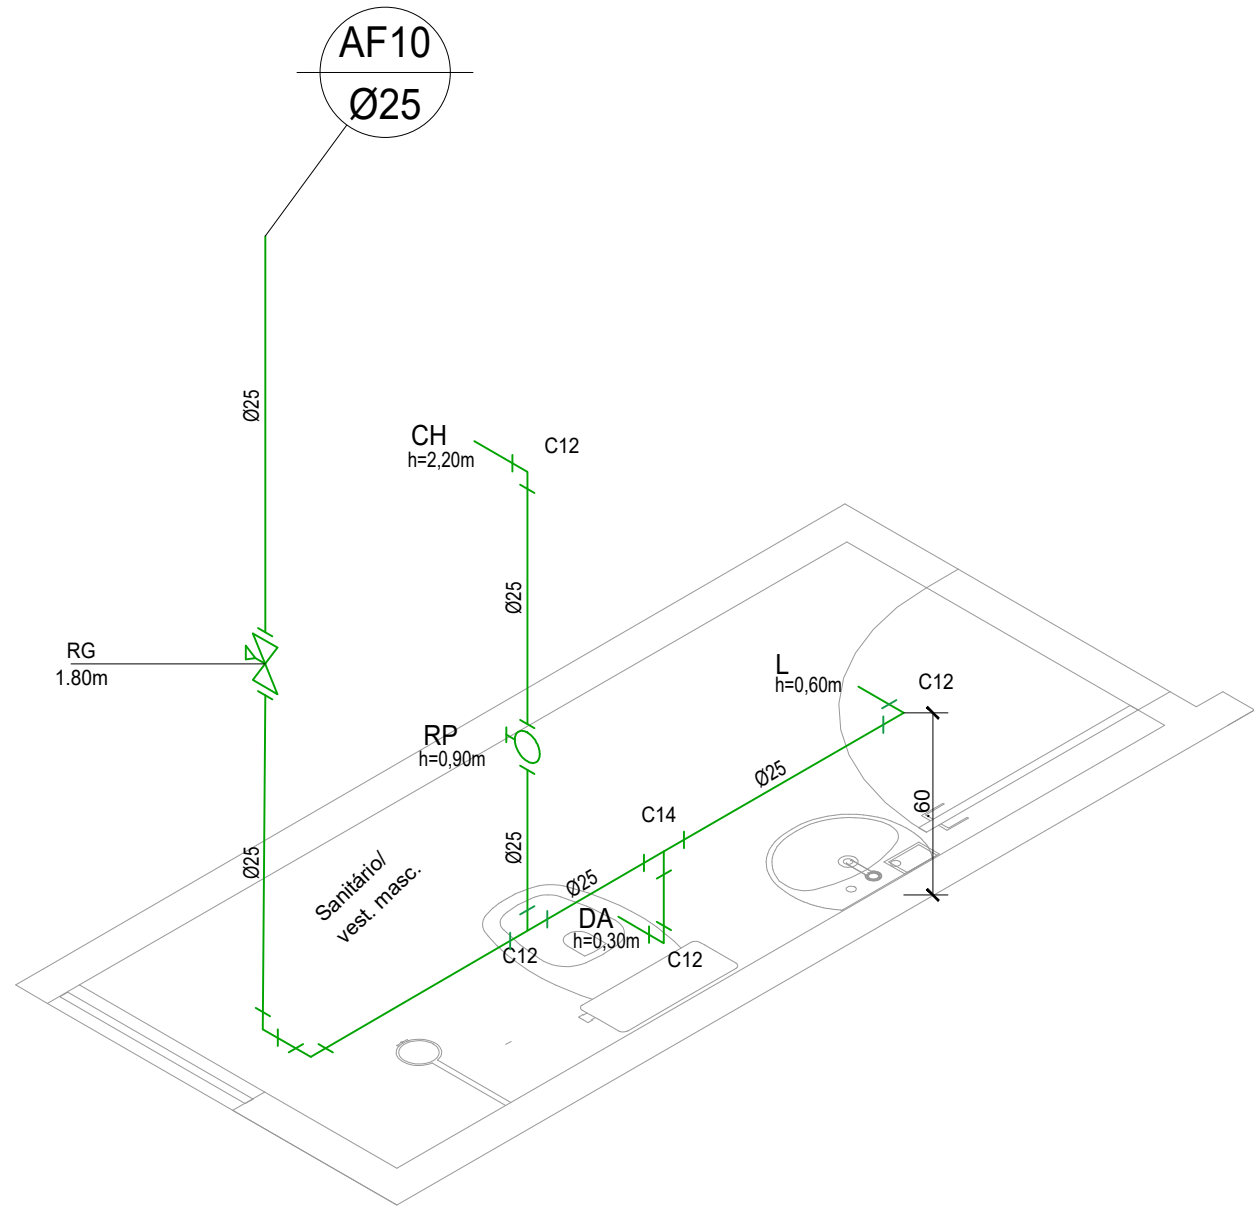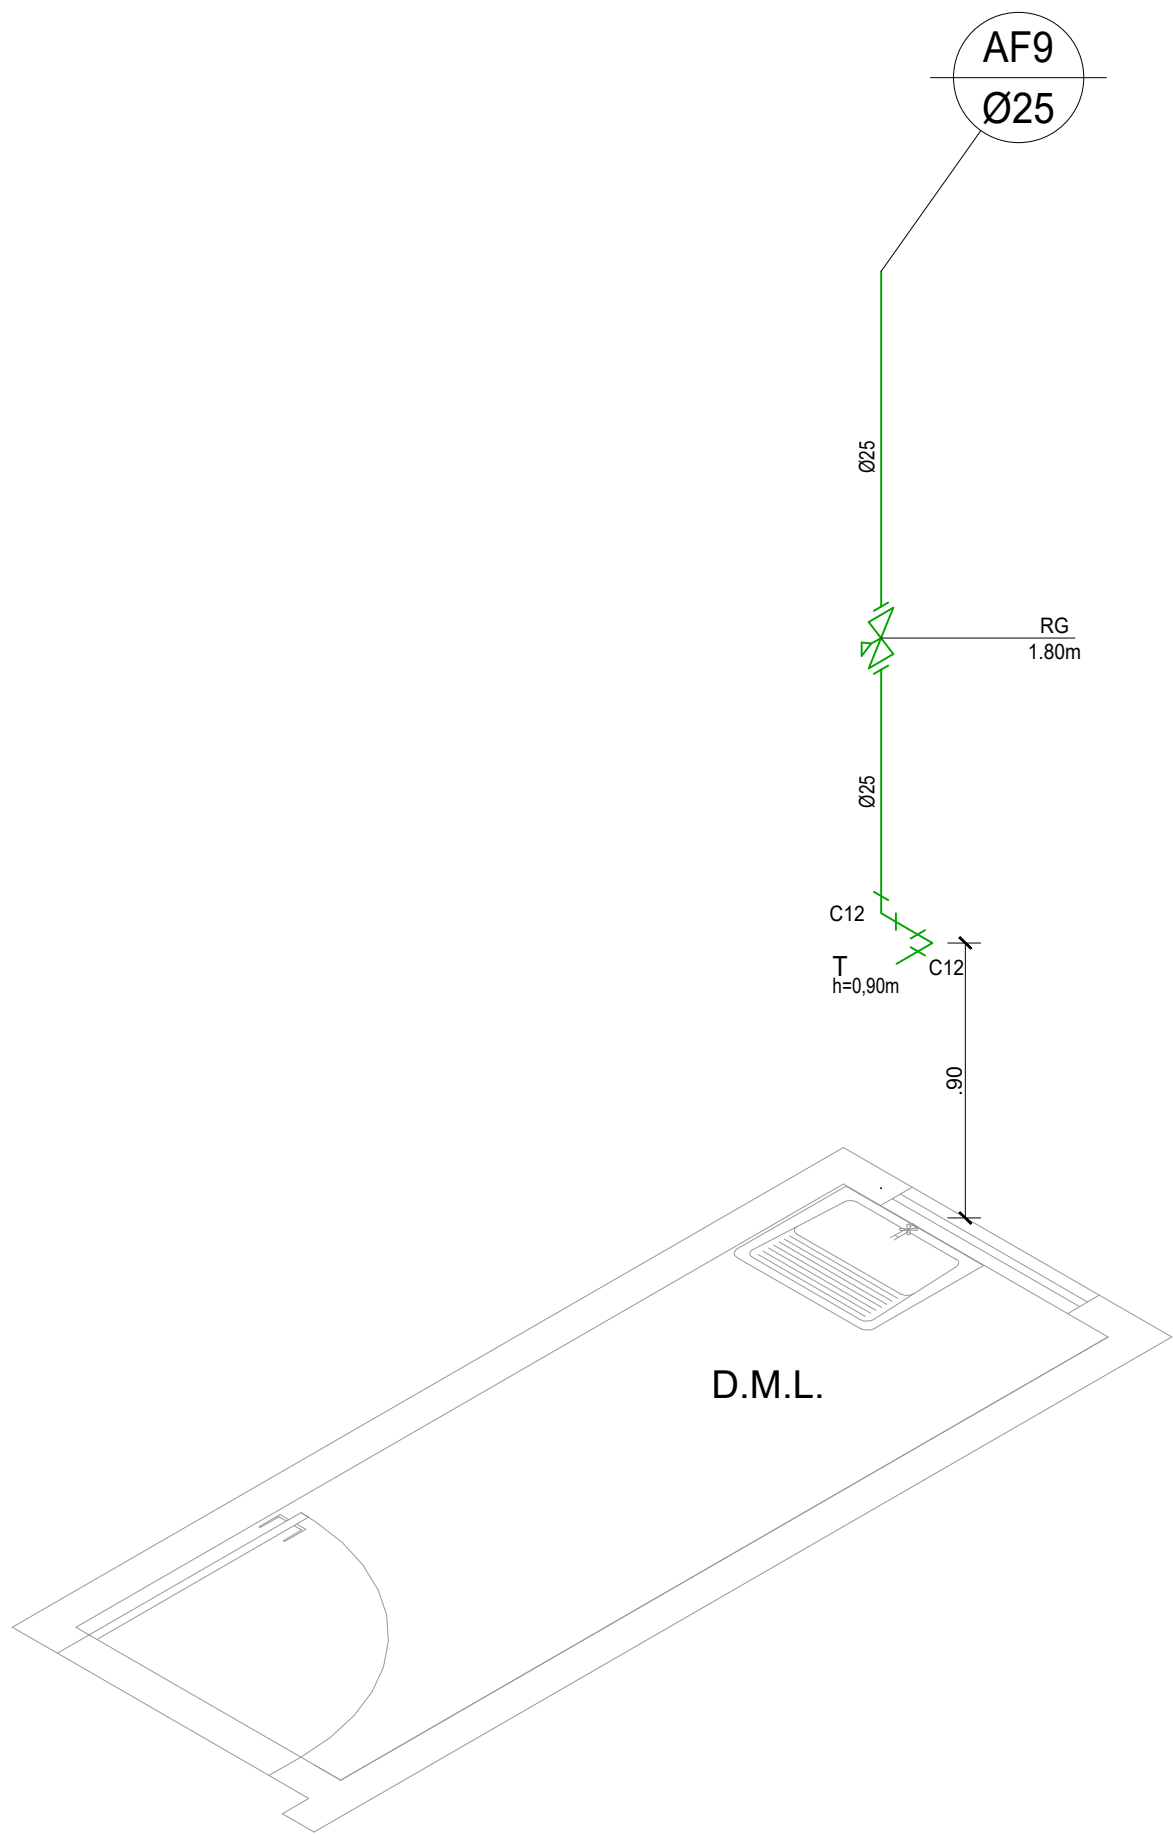

PVC Soldável marrom	
<	- Joelho 90 (90° Elbow)
>	- 90° (90° Elbow)
Registros, Valv., Hid	
&	- Registro de Gaveta 90° (90° Elbow)
&	- Registro de Gaveta 90° (90° Elbow)
TUBULAÇÃO	
—	- Tubo PVC Soldável marrom (Ø25)

LEGENDA
C1 - Joelho 90
C2 - Caixa Sifonada
C3 - Joelho 45 secundário
C4 - Joelho 90 secundário
C5 - Tê
C6 - Joelho 45
C7 - Junção
C8 - Ralo sifonado quadrado
C9 - Tê 90 secundário
C10 - Joelho de redução
C11 - Tê de redução
C12 - Joelho 90
C13 - Luva de redução
C14 - Tê

02	01	00	EMISSÃO INICIAL	MAIO 2021	JORGE	JORGE	JORGE
02	01	00	DESCRIÇÃO	DATA	DESENHO	VERIF.	APROV.

OBSERVAÇÕES:

- MEDIDAS EM METRO.
- TODAS AS MEDIDAS E QUANTIDADES SEVERÃO SER CONFERIDAS NA OBRA ANTES DE QUALQUER PROCEDIMENTO DE FABRICAÇÃO.
- DIREITOS AUTORAIS RESERVADOS: ESTE PROJETO NÃO PODERÁ SER REPRODUZIDO OU MODIFICADO (TOTAL OU EM PARTES) SEM A EXPRESSA AUTORIZAÇÃO DOS AUTORES.



UNIÃO DOS MUNICIPIOS DA BAHIA
COORDENAÇÃO DE ENGENHARIA E ARQUITETURA

PROJETO

INSTALAÇÕES HIDROSSANITÁRIAS
UBS I / SESAB

PRANCHAS

Isométrico

ENGENHEIRO: JORGE BRANDÃO

CREA: 24721D

ESTAGIÁRIO: DANIEL RIBEIRO


DATA: MAIO 2021

NÚMERO DE PROJETO: HS-255/21


PROJETO REFERÊNCIA

ESCALA: 1:25


FOLHA: 03/03

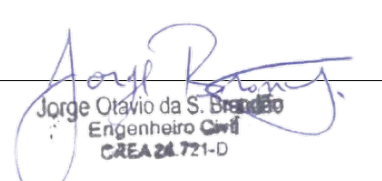

Jorge Olsiro da S. Brandão
Engenheiro Civil
CREA 24.731-D

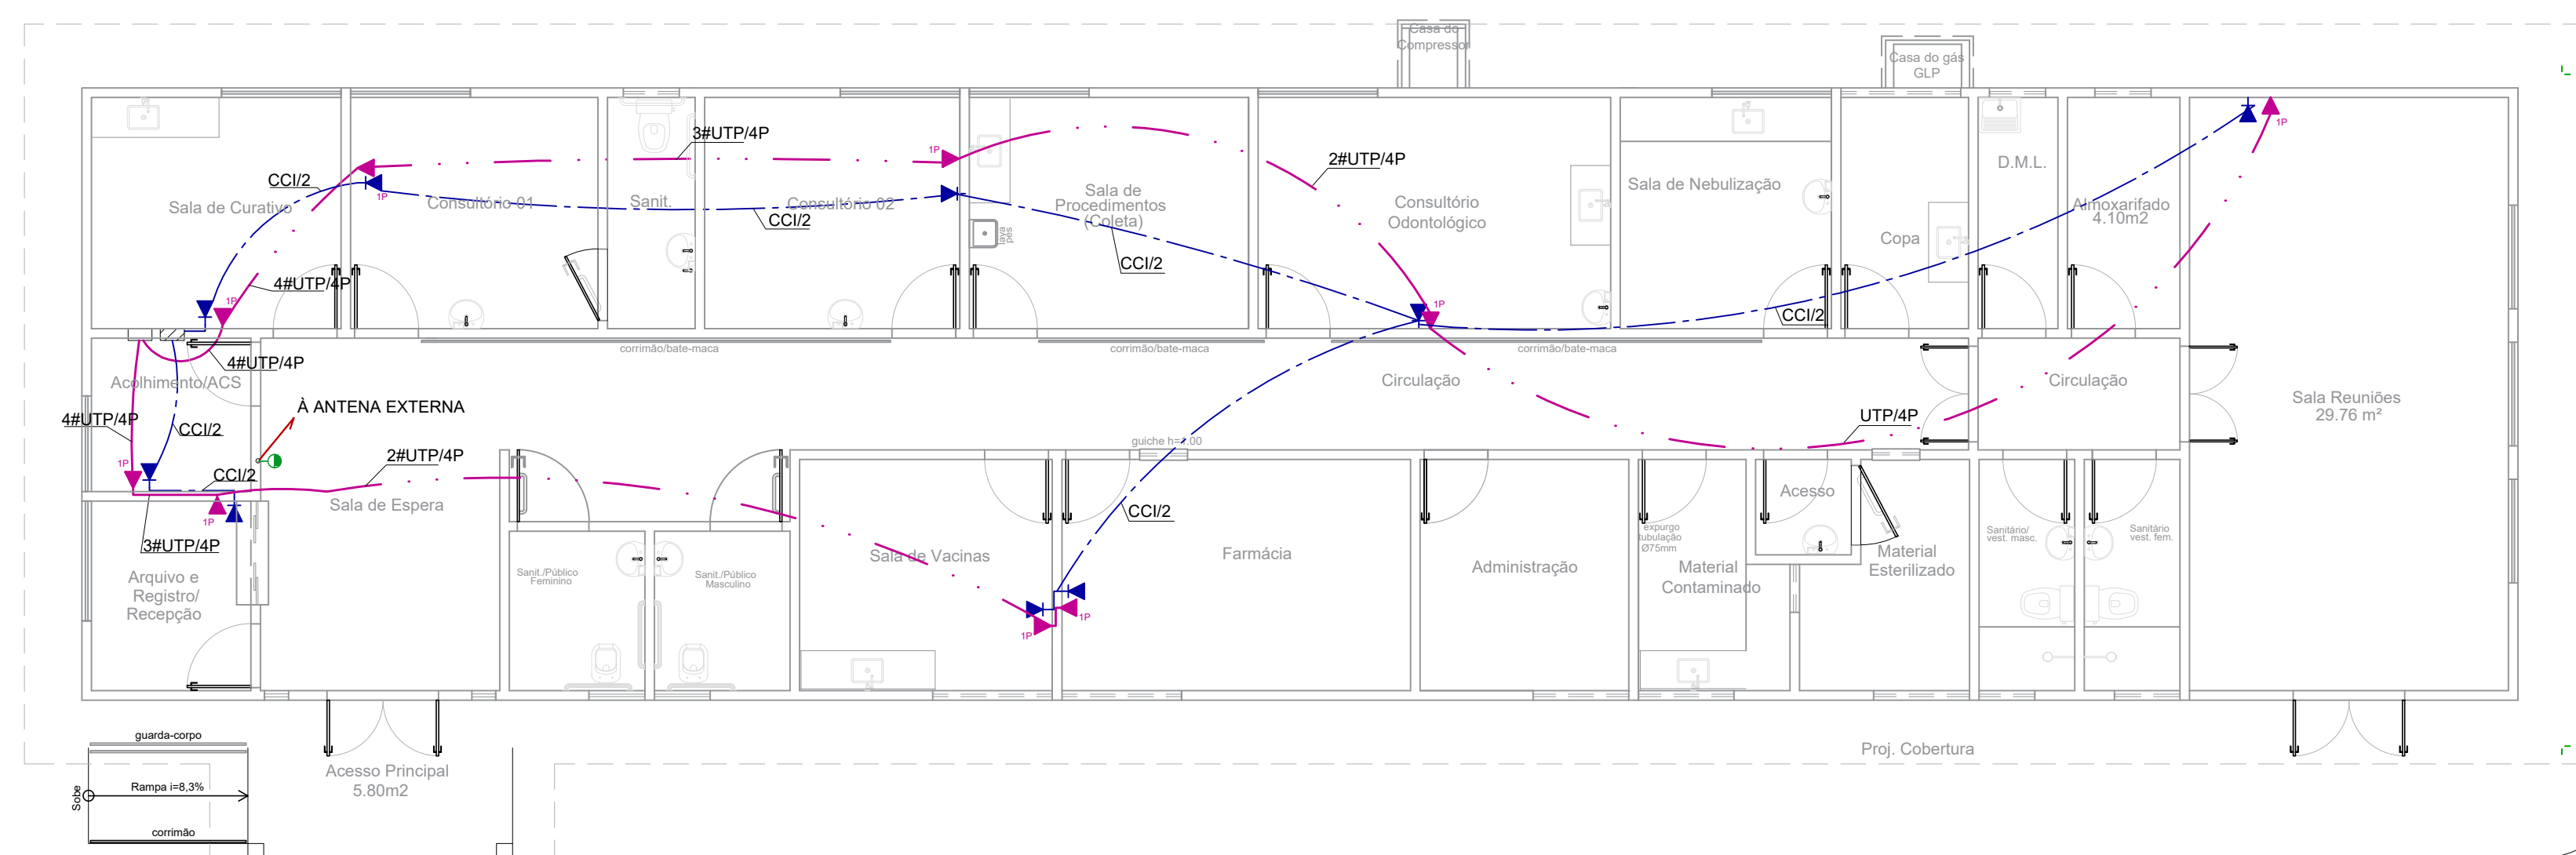

Formato A1 - Escala 1:75

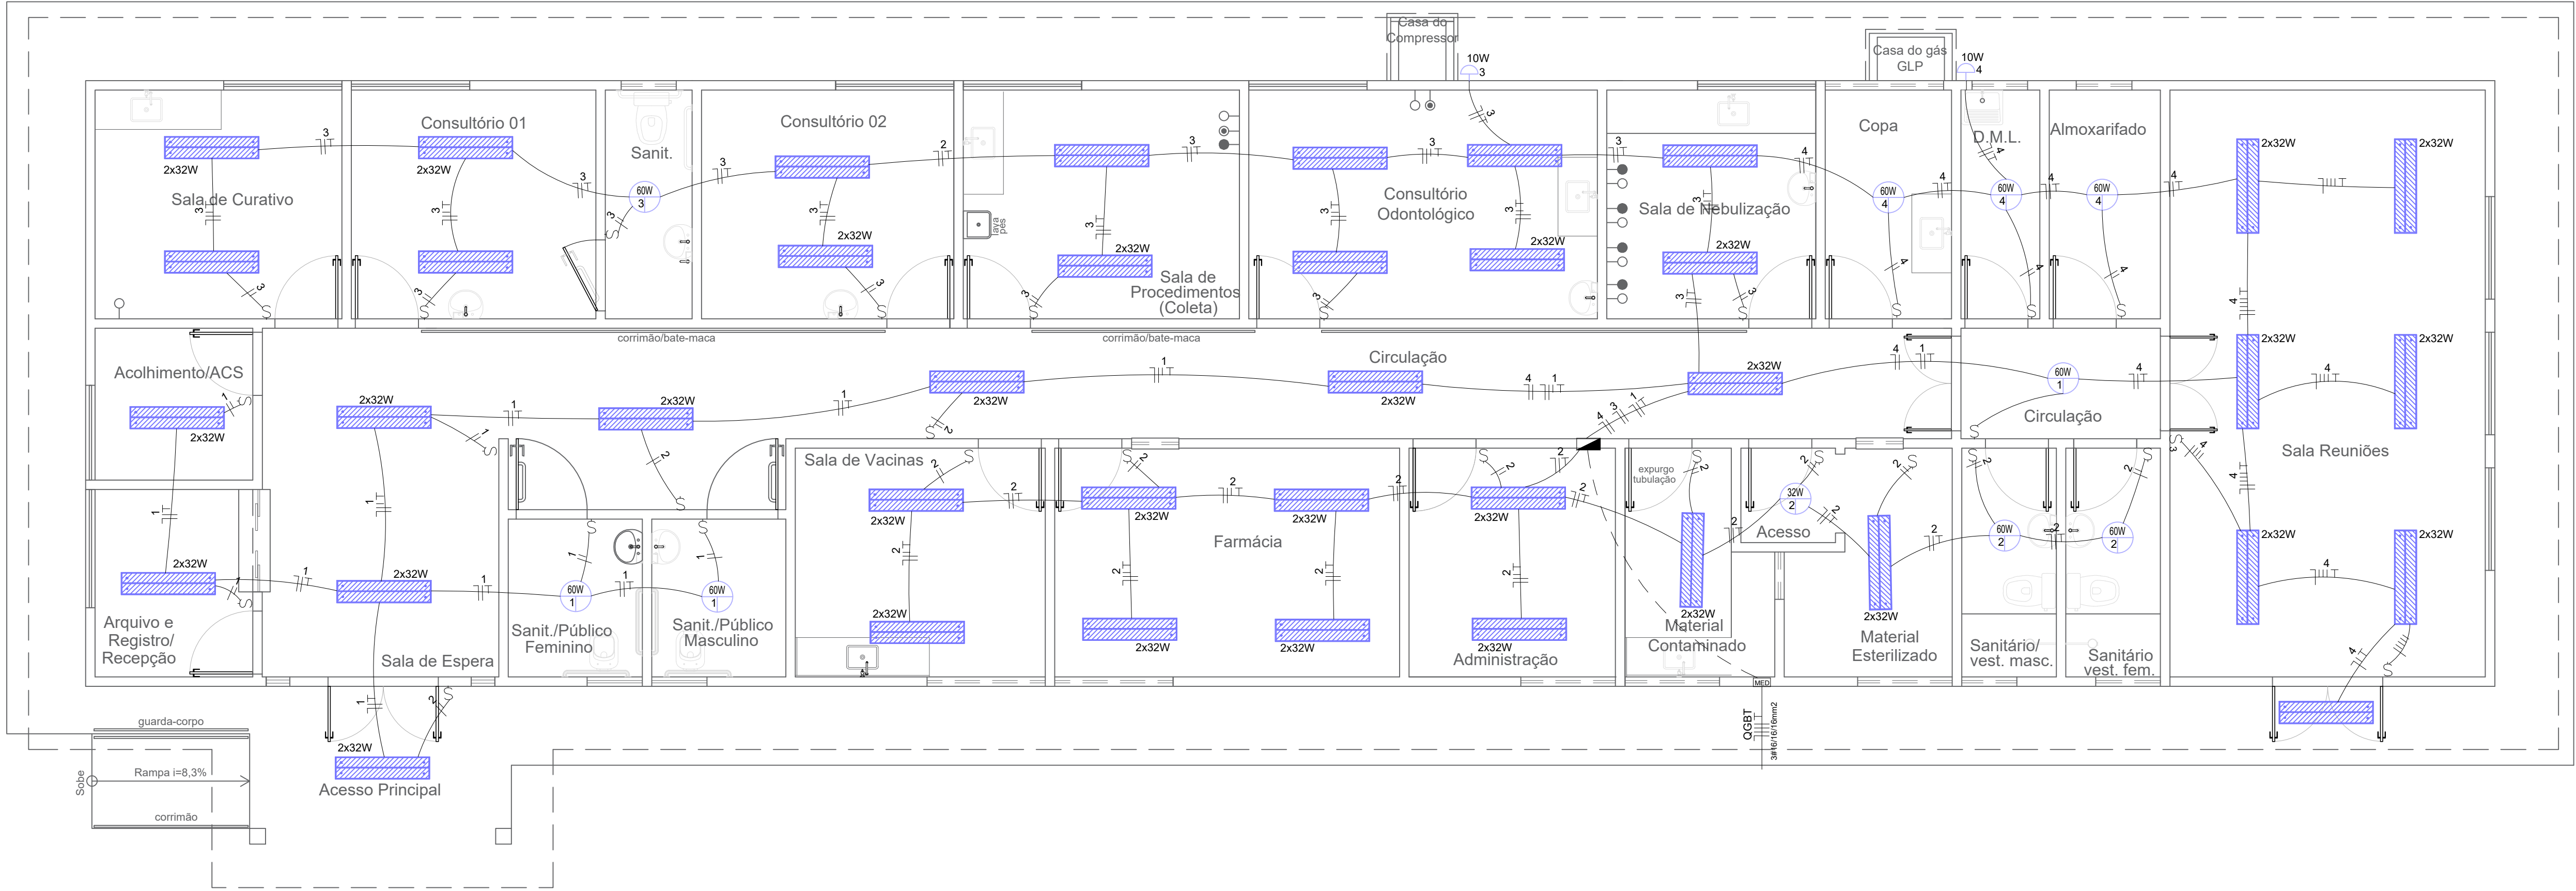


NBR-5444					
Num.	Quant.	Und.	Dimensão	Código	Descrição
1	104	pc		PECCX2X4	Caixa 2x4
2	36	pc			Fluorescente embutida no teto - 2x32W
3	32,15	m	3/4"		Mangueira Flexível - Parede
4	38,4	m	1/2"		Mangueira Flexível - Parede
5	41	m	3/4"		Mangueira Flexível - Piso
6	224,26	m	1/2"		Mangueira Flexível - Teto
7	377,65	m	3/4"		Mangueira Flexível - Teto
7	396,49	m	3/4"		Mangueira Flexível - Teto
8	1	pc			Quadro Geral de luz e força
9	24	pc			Tomada 130cm
10	35	pc			Tomada baixa 30cm
11	1	pc			Tomada no piso
12	15	pc			Tomada h=2,10
13	1	pc			Quadro de distribuição trifásico 26 módulos


Interruptor com letra S					
Num.	Quant.	Und.	Dimensão	Código	Descrição
1	26	pc		PECCX2X4	lâmpada led 32w
2	47	pc		PECCX6S	Caixa Sextavada
3	8	pc			Incandescente 60W
4	1	pc			Interruptor duplo
5	1	pc			Interruptor paralelo
6	27	pc			Interruptor simples
7	2	pc			Lâmpada led 10w

Interruptor com círculo e linha					
Num.	Quant.	Und.	Dimensão	Código	Descrição
1	2	pc			Arandela
2	2	pc		PECCX2X4	Caixa 2x4


Fiação e Dispositivos de Proteção					
Num.	Quant.	Und.	Dimensão	Código	Descrição
1	210,6	m	2,5 mm2	3000	cabo 750 V - Fase
2	210,6	m	2,5 mm2	3000	cabo 750 V - Neutro
3	210,6	m	2,5 mm2	3000	cabo 750 V - Terra
4	134,3	m	4,0 mm2	3000	cabo 750 V - Terra
5	134,3	m	4,0 mm2	3048	cabo 750 V Fase
6	134,3	m	4,0mm2	3048	Cabo 750V - Neutro
7	10,55	m	6,0 mm2	3048	Cabo 750V - Terra
8	10,55	m	6,0mm2	3000	cabo 750 V - Neutro
9	10,55	m	6,0 mm2	3000	cabo 750 V - Fase
10	13,75	m	16,0 mm2	3048	Fcabo 750 V Fase
11	13,75	m	16,0mm2	3048	Cabo 750V - Neutro
12	13,75	m	16,0 mm2	3048	Cabo 750V - Terra
13	1	pc		P63A	Disjuntor a seco
14	2	pc		1P32A	Disjuntor a seco
15	24	pc		1P10A	Disjuntor a seco

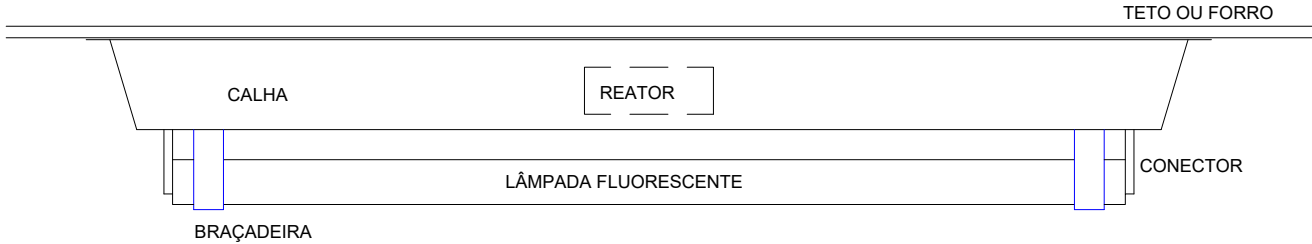

DETALHE DE FIXAÇÃO DE CALHA
PARA LÂMPADAS FLUORESCENTE
SEM ESCALA

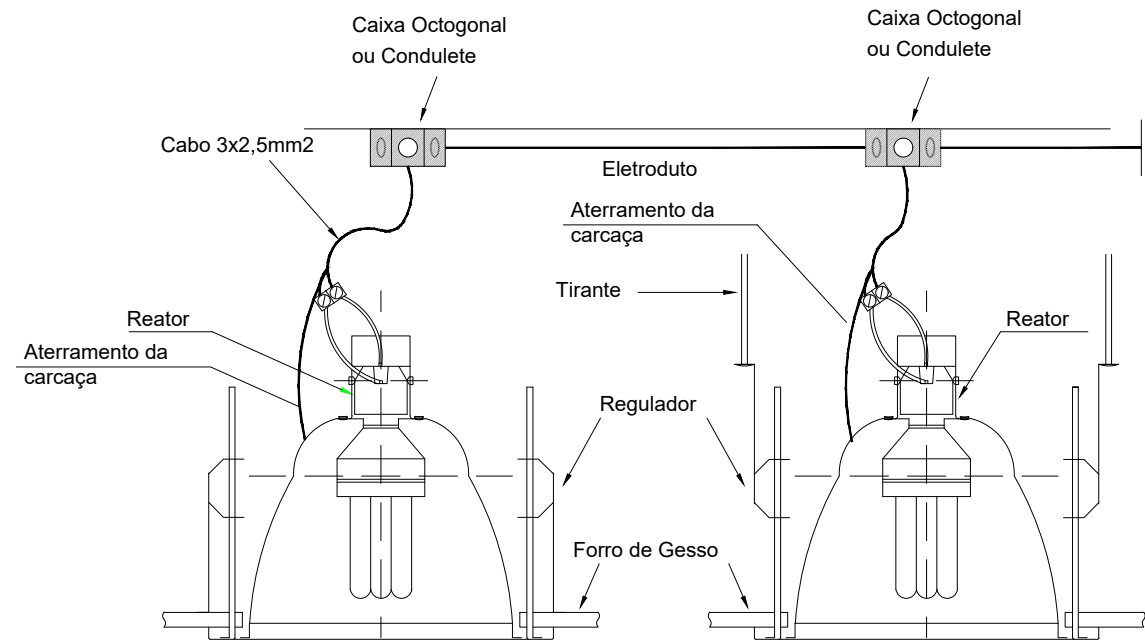

DETALHE DE LIGAÇÃO E FIXAÇÃO DE LUMINÁRIAS
SEM ESCALA

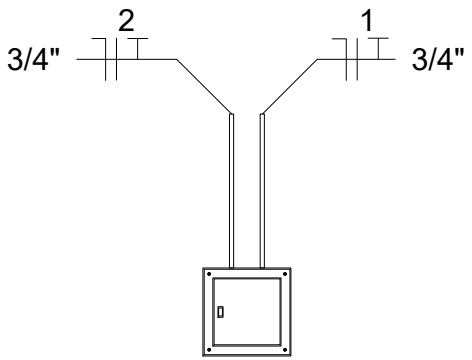

VISTA FRONTAL DO QGBT
SEM ESCALA

NOTAS:

- 1- ELETRODUTOS NÃO COTADAS Ø3/4"
- 2- CONDUTORES NÃO ESPECIFICADOS #2,50mm2
- 3- TOMADAS COM POTÊNCIA NÃO INDICADA CONSIDERAR 100W
- 4- PARA INSTALAÇÕES VER MEMORIAL TÉCNICO

CORES DE IDENTIFICAÇÃO DOS CONDUTORES INTERNOS

- FASE A - PRETO
- FASE B - VERMELHO
- FASE C - BRANCO
- NEUTRO - AZUL CLARO
- RETORNO - AMARELO
- PE - VERDE

OBS.:

- O NEUTRO DEVE SER INDIVIDUAL A PARTIR DO BARRAMENTO, COM CONEXÕES ADEQUADAS.
- PAR DE BUCHAS COM NIPLE OU ADAPTADOR PLÁSTICO.
- OS CONDUTORES DA ENTRADA DE ENERGIA ATÉ A MEDIÇÃO DA CONCESSIONÁRIA DEVEM SER IDENTIFICADOS COM AS SEGUINTES CORES:
 - FASE A - VERMELHO
 - FASE B - BRANCO
 - FASE C - MARROM

02					
01	EMIÇÃO INICIAL	MAIO 2021	JORGE	JORGE	JORGE
00	DESCRIÇÃO	DATA	DESENHO	VERIF.	APROV.

OBSERVAÇÕES:

1. MEDIDAS EM METRO.
2. TODAS AS MEDIDAS E QUANTIDADES SEVERÃO SER CONFERIDAS NA OBRA ANTES DE QUALQUER PROCEDIMENTO DE FABRICAÇÃO.
3. DIREITOS AUTORAIS RESERVADOS: ESTE PROJETO NÃO PODERÁ SER REPRODUZIDO OU MODIFICADO (TOTAL OU EM PARTES) SEM A EXPRESSA AUTORIZAÇÃO DOS AUTORES.




UNião dos Municípios da Bahia
COORDENAÇÃO DE ENGENHARIA E ARQUITETURA



PROJETO				
INSTALAÇÕES ELÉTRICAS				
UBS I / SESAB				
PRANCHA				
Planta Baixa Iluminação				
ENGENHEIRO: JORGE BRANDÃO	CREA: 24721-D	DESENHO: JORGE	FOLHA	
DATA OUT 2021	NÚMERO DE PROJETO	PROJETO REFERÊNCIA		
ESCALA 1:50	ELE-251/21		01/03	

Quadro de Cargas																									
QGBT1																									
Circ.	Descrição	Iluminação				Tomadas				Ar Cond.		Pot. W.	Pot. V.A	Demanda (%)	Fat. Pot.	Corr. A	Fases	Prot. A	Cond. mm2	Fases ABC	Obs.				
1	ILUMINAÇÃO	2x32	32W	60W	10W					900W	1600W	756	821,7	0,92	3,73	1	10A	2,5	A	-					
2	ILUMINAÇÃO	10	1	2								792	860,8	0,92	3,91	1	10A	2,5	B	-					
3	ILUMINAÇÃO	14		1	1							966	1050	0,92	4,77	1	10A	2,5	C	-					
4	ILUMINAÇÃO	7		3	1							638	693,4	0,92	3,15	1	10A	2,5	A	-					
5	TOMADA								9			900	900	1,00	4,09	1	10A	2,5	B	-					
6	TOMADA								14			1400	1400	1,00	5,45	1	10A	2,5	C	-					
7	TOMADA											1600	1600	1,00	7,27	1	10A	2,5	A	-					
8	TOMADA								8			800	800	1,00	3,63	1	10A	2,5	B	-					
9	TOMADA								17			1700	1700	1,00	7,72	1	10A	2,5	C	-					
10	AC 7000 BTU'S									1		900	774	0,86	4,32	1	10A	2,5	A	-					
11	AC 7000 BTU'S									1		900	774	0,86	4,32	1	10A	2,5	B	-					
12	AC 7000 BTU'S									1		900	774	0,86	4,32	1	10A	2,5	C	-					
13	AC 7000 BTU'S									1		900	774	0,86	4,32	1	10A	2,5	A	-					
14	AC 7000 BTU'S									1		900	774	0,86	4,32	1	10A	2,5	B	-					
15	AC 7000 BTU'S									1		900	774	0,86	4,32	1	10A	2,5	C	-					
16	AC 12.000 BTU'S									1	1600	1860,46	0,86	8,45	1	10A	4,0	A	-						
17	AC 12.000 BTU'S									1	1600	1860,46	0,86	8,45	1	10A	4,0	B	-						
18	AC 7000 BTU'S									1		900	774	0,86	4,32	1	10A	2,5	C	-					
19	AC 7000 BTU'S									1		900	774	0,86	4,32	1	10A	2,5	A	-					
20	AC 7000 BTU'S									1		900	774	0,86	4,32	1	10A	2,5	B	-					
21	AC 7000 BTU'S									1		900	774	0,86	4,32	1	10A	2,5	C	-					
22	AC 7000 BTU'S									1		900	774	0,86	4,32	1	10A	2,5	A	-					
23	CHUVEIRO							1				6000	6000	1,00	27,27	1	32A	6,00	B	-					
24	CHUVEIRO							1				6000	6000	1,00	27,27	1	32A	6,00	C	-					
25	AUTO CLAVE								1			1200	1200	1,00	5,45	1	10A	4,0	A	-					
26	AUTO CLAVE								1			1200	1200	1,00	5,45	1	10A	4,0	B	-					
Total		2	1	6	30		44	1	1	7	1	2				40,05									
Aliment.	C=10m									11	2	37052	26438	100%		40,05	3	63A	16	ABC	-				
Carga Demandada: 100% (37052 W) (26434,8 V.A)																									
FATOR DE DEMANDA: 20,43 KVA																									

INSTALAÇÃO DE DISJUNTOR - CAIXA PLÁSTICA

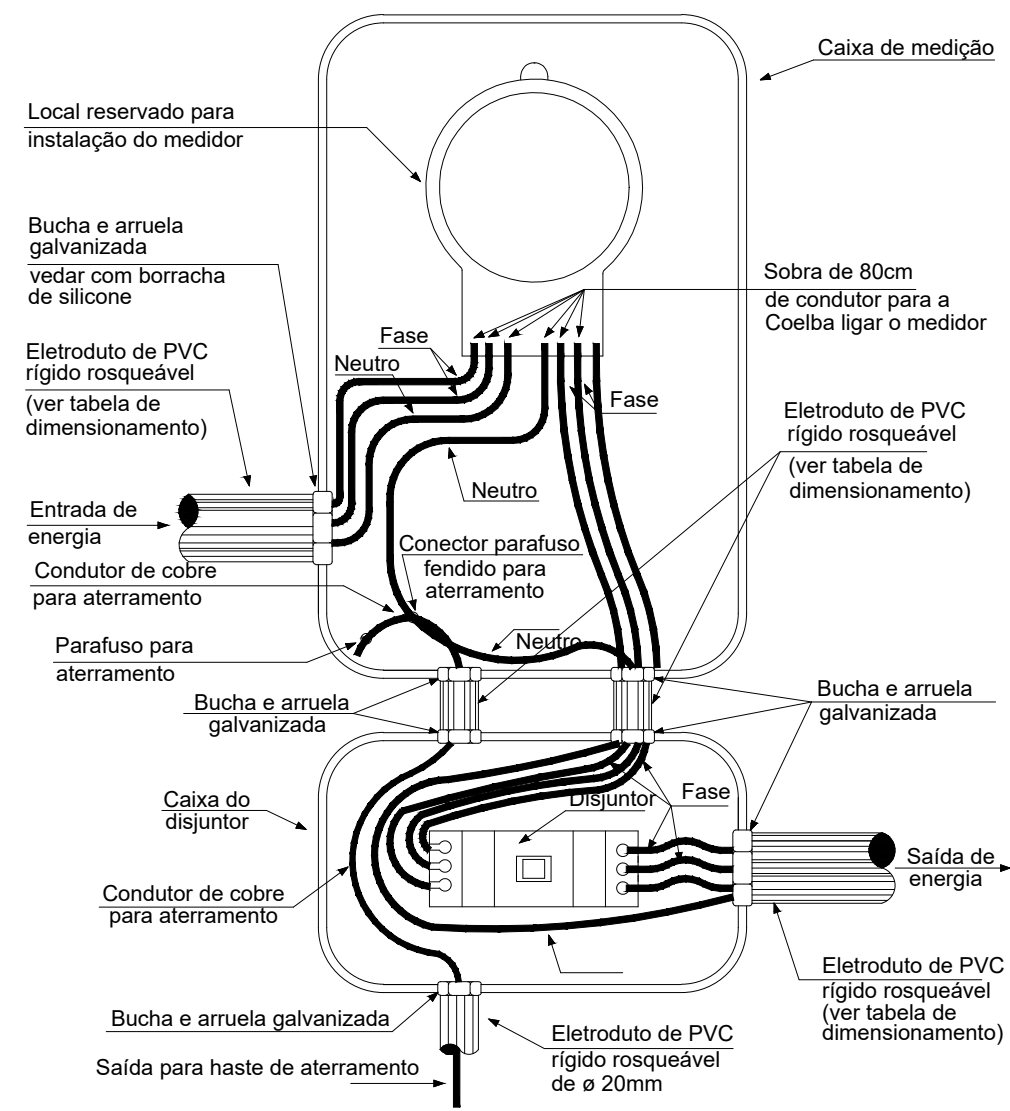

LEGENDA:

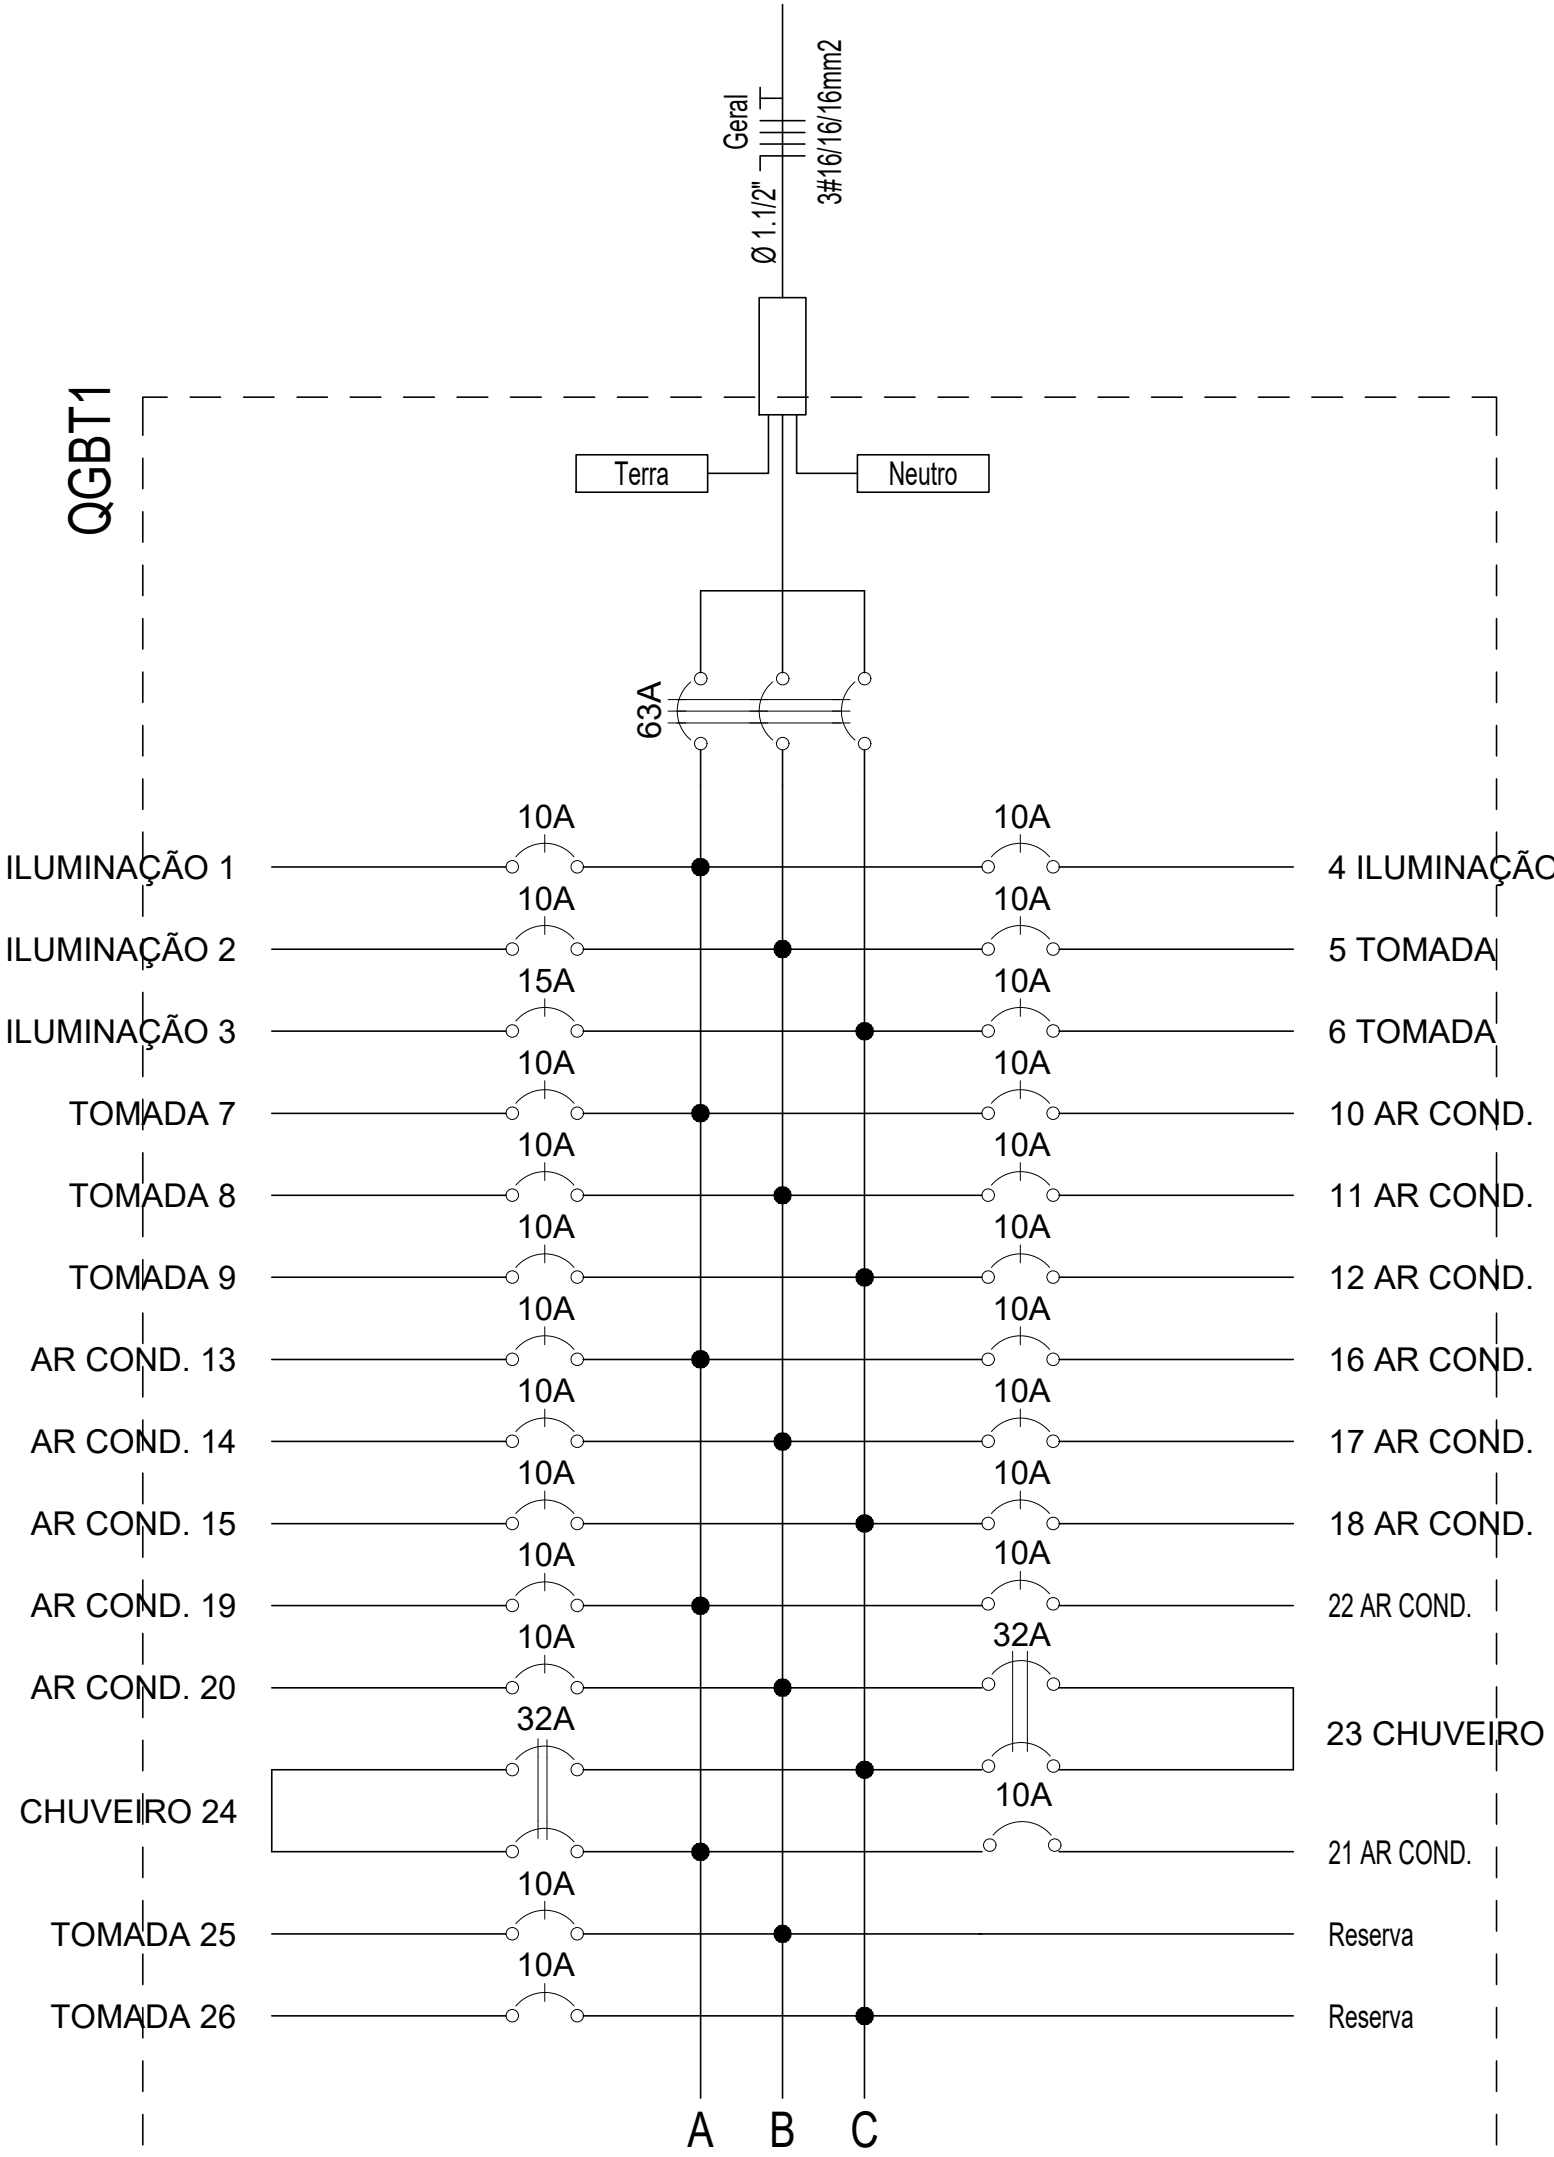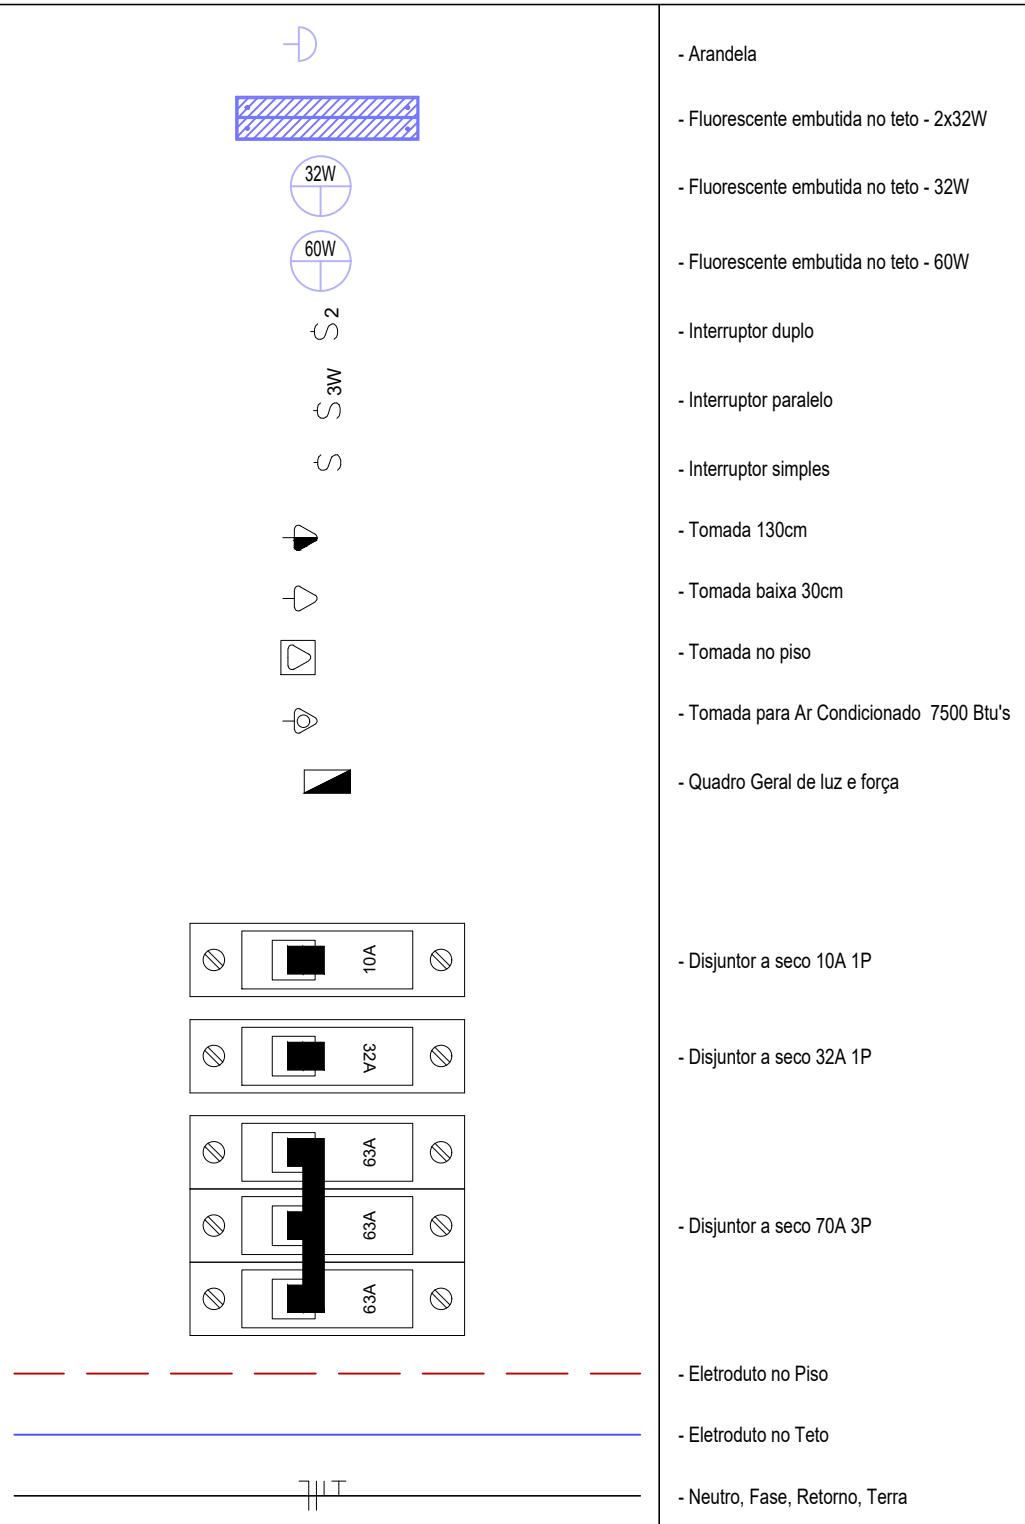

Obs.: Quadro c/ barramento Trifásico (26 módulos) - 175A

02					
01	EMIÇÃO INICIAL	MAIO 2021	JORGE	JORGE	JORGE
00	DESCRIÇÃO	DATA	DESENHO	VERIF.	APROV.

OBSERVAÇÕES:

1. MEDIDAS EM METRO.
2. TODAS AS MEDIDAS E QUANTIDADES SEVERÃO SER CONFERIDAS NA OBRA ANTES DE QUALQUER PROCEDIMENTO DE FABRICAÇÃO.
3. DIREITOS AUTORAIS RESERVADOS: ESTE PROJETO NÃO PODERÁ SER REPRODUZIDO OU MODIFICADO (TOTAL OU EM PARTES) SEM A EXPRESSA AUTORIZAÇÃO DOS AUTORES.



UNIÃO DOS MUNICIPIOS DA BAHIA
COORDENAÇÃO DE ENGENHARIA E ARQUITETURA

PROJETO


INSTALAÇÕES ELÉTRICAS
UBS I / SESAB

PRANCHA

Jorge Brandão
Engenheiro Civil
CREA BA 721-D

Quadros e Diagramas

ENGENHEIRO: JORGE BRANDÃO	CREA: 24721-D	DESENHO:	FOLHA
DATA: OUT 2021	NÚMERO DE PROJETO	PROJETO REFERÊNCIA	
ESCALA: 1:50	ELE-251/21		03/03

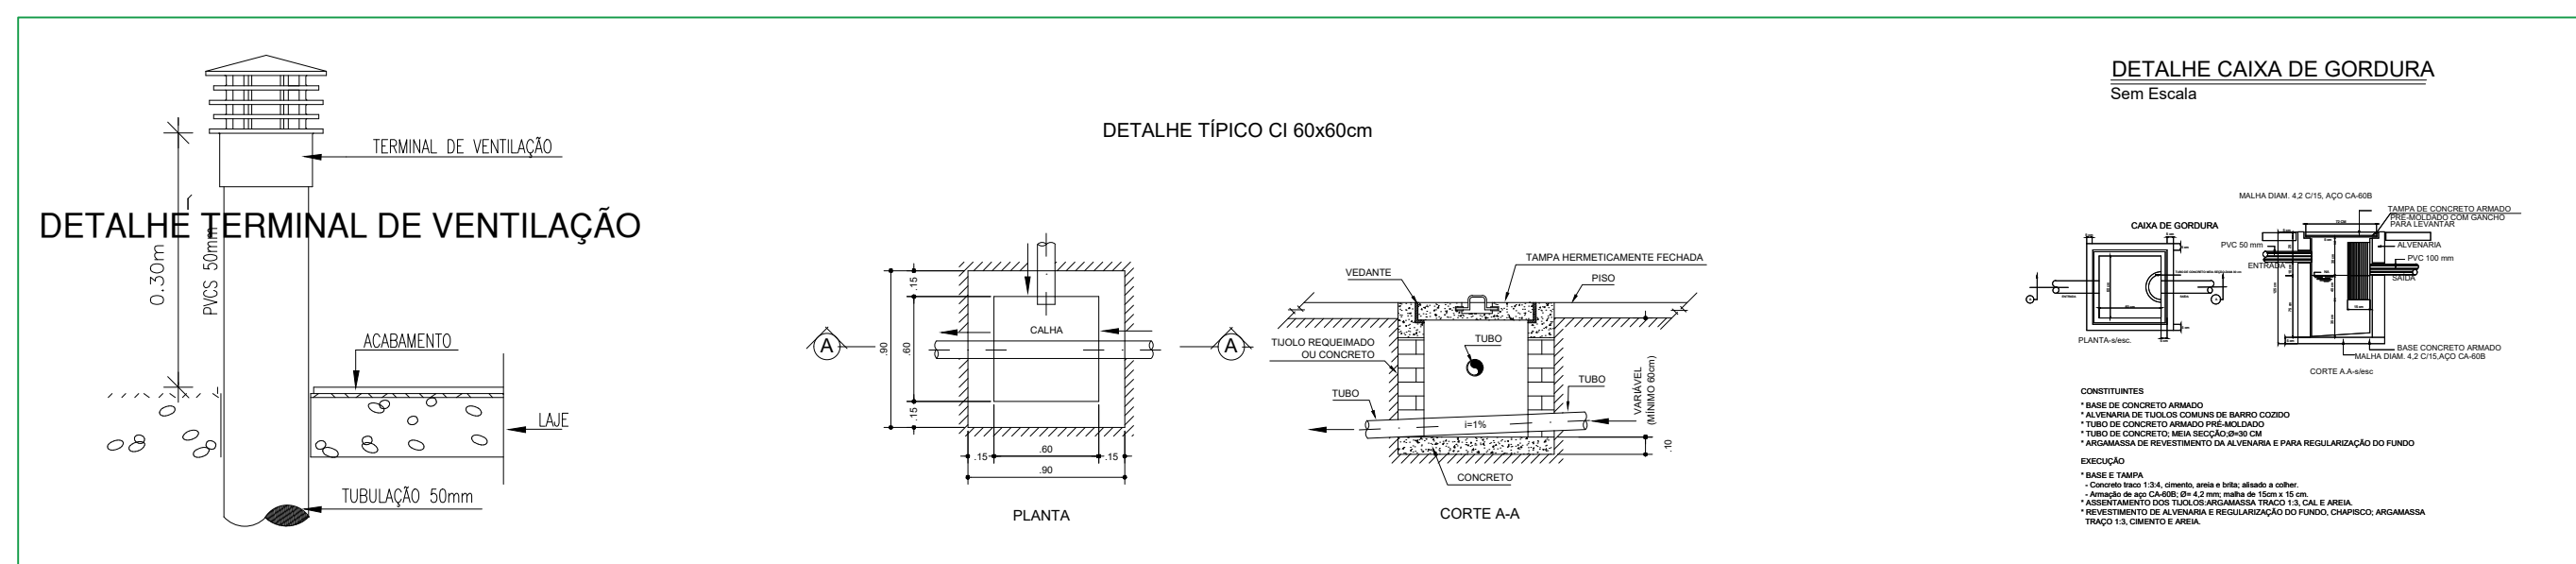


PVC Soldável branco	
	- Rolo Sforado 100x10x40mm (Detalhado em Planta)
	- Caixa Sforada 100x10x50mm (Detalhado em Planta)
	- Joelho 45 50mm (Detalhado em Planta)
	- Joelho 45 secundário 40mm (Detalhado em Planta)
	- Joelho 50 100mm (Detalhado em Sobe)
	- Joelho 50 50mm (Detalhado em Sobe)
	- Joelho 90 secundário 40mm (Detalhado em Sobe)
	- Junção 100x50mm (Detalhado em Planta)
	- Junção 50mm (Detalhado em Planta)
	- Rolo sforado quadrado 100x40mm (Detalhado em Planta)
	- T8 100x50mm (Detalhado em Planta)
	- T8 50mm (Detalhado em Planta)
	- T8 40x50mm (Detalhado em Planta)
	- T8 90 secundário 40mm (Detalhado em Planta)
TUBULAÇÃO	
	- Tubo PVC Soldável branco 100mm (Detalhado)
	- Tubo PVC Soldável branco 40mm (Detalhado)
	- Tubo PVC Soldável branco 50mm (Detalhado)

LISTA DE MATERIAL -UBS I-SESAB		
DESCRIÇÃO DAS PEÇAS	QUANT	UNIDADE
TUBO ESGOTO PVC ESG. SERIE NORMAL DN100(M)	71,95	m
TUBO ESGOTO PVC ESG. SERIE NORMAL DN75(M)	3,83	m
TUBO ESGOTO PVC ESG. SERIE NORMAL DN 50(M)	49,72	m
TUBO ESGOTO PVC ESG. SERIE NORMAL DN 40 (M)	44,10	m
JOELHO 45° ESG.SERIE NORMAL DN 75	1,00	uni
JOELHO 45° ESG.SERIE NORMAL DN 50	2,00	uni
JOELHO 45° ESG.SERIE NORMAL DN 40	8,00	uni
JOELHO 90° ESG.SERIE NORMAL DN 40	23,00	uni
JOELHO 90° ESG.SERIE NORMAL DN 75	2,00	uni
JOELHO 90° ESG.SERIE NORMAL DN 50	5,00	uni
JOELHO 90° ESG.SERIE NORMAL DN 100	1,00	uni
JUNÇÃO SIMPLES 50 MM	2,00	uni
JUNÇÃO SIMPLES 40 MM	1,00	uni
TÊ 100X75 MM	1,00	uni
TÊ 100X50 MM	11,00	uni
TÊ 90 40 MM	6,00	uni
JUNÇÃO SIMPLES 100 MM	11,00	uni
JUNÇÃO SIMPLES 40 MM	14,00	uni
JOELHO 45° ESG.SERIE NORMAL DN 100	4,00	uni
RALO SIFON. GRELHA QUADRADA 100X40	9,00	uni
CAIXA SIFONGRELHA . QUADRADA 150X150X50	8,00	uni
CAIXA DE INSPEÇÃO PREMOLDADA -60X60X40	6,00	uni
CAIXA DE GORDURA	4,00	uni
FOSSA SÉPTICA	1,00	uni
SUMIDOURO	1,00	uni
FILTRO ANAERÓBICO	1,00	uni

02					
01	EMIÇÃO INICIAL	OUT 2021	JORGE	JORGE	JORGE
00	DESCRIÇÃO	DATA	DESENHO	VERIF.	APROV.


1. MEDIDAS EM METRO.
2. TODAS AS MEDIDAS E QUANTIDADES SEVERÃO SER CONFERIDAS NA OBRA ANTES DE QUALQUER PROCEDIMENTO DE FABRICAÇÃO.
3. DIREITOS AUTORAIS RESERVADOS: ESTE PROJETO NÃO PODERÁ SER REPRODUZIDO OU MODIFICADO (TOTAL OU EM PARTES) SEM A EXPRESSA AUTORIZAÇÃO DOS AUTORES.



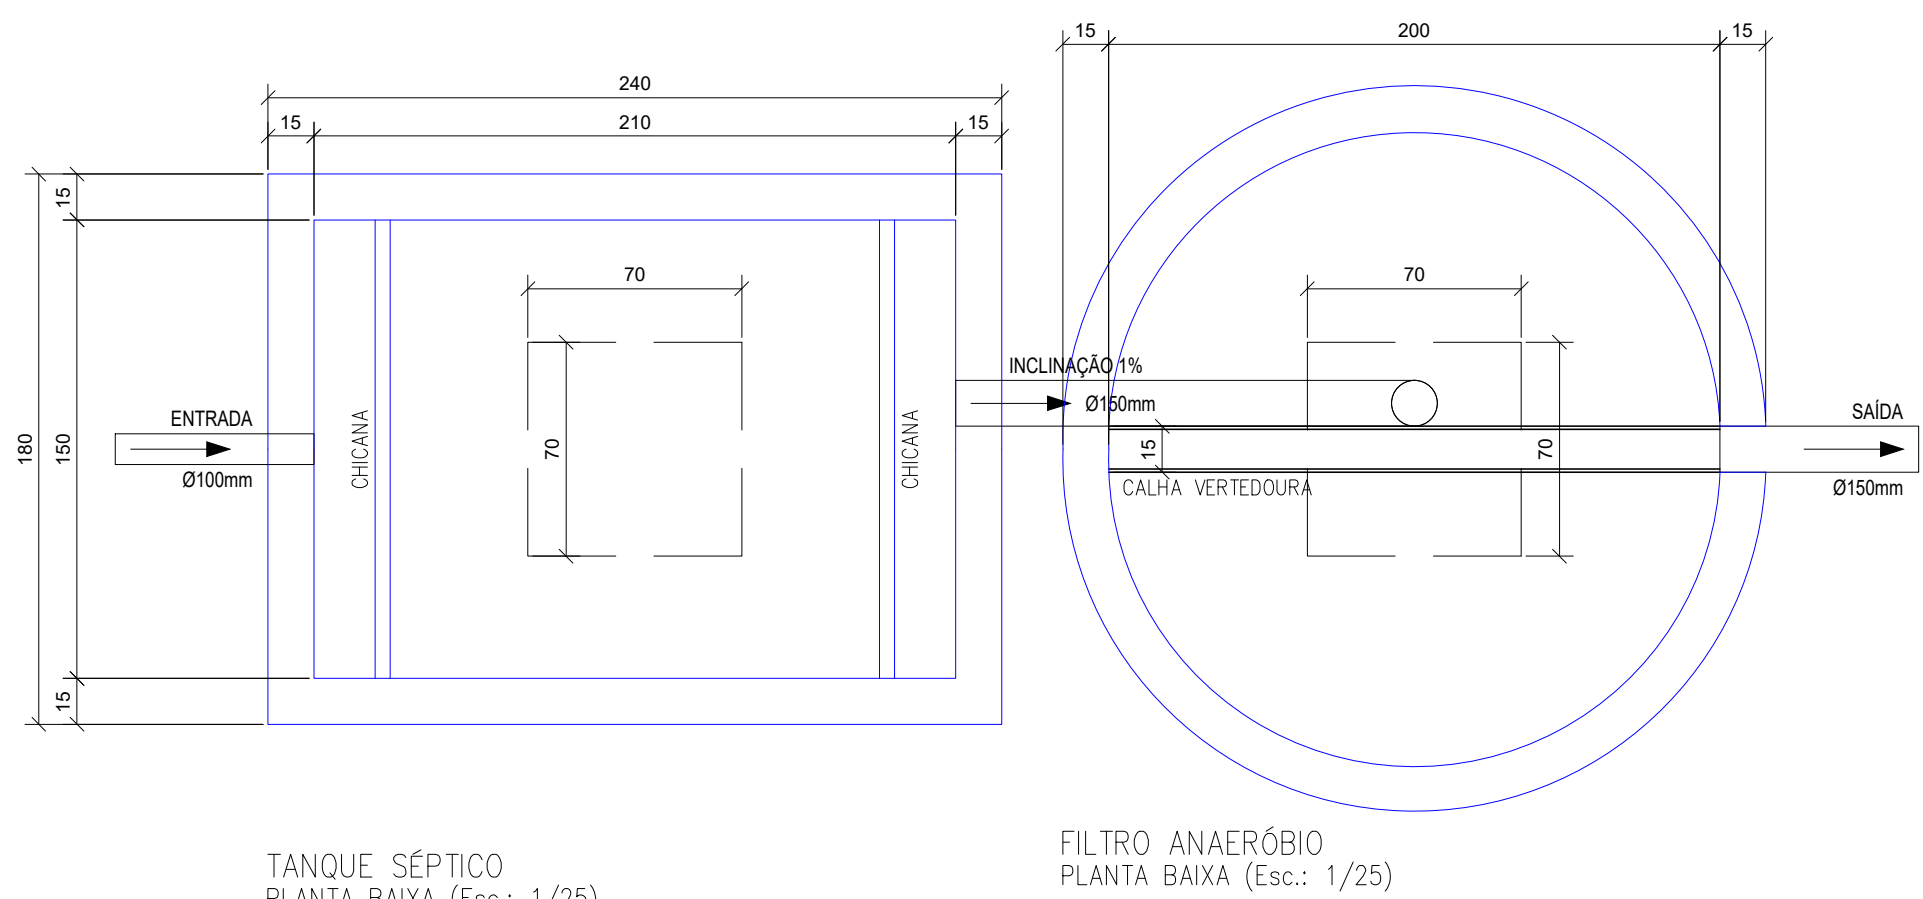




TANQUE SÉPTICO
PLANTA BAIXA (Esc.: 1/25)

FILTRO ANAERÓBIO
PLANTA BAIXA (Esc.: 1/25)

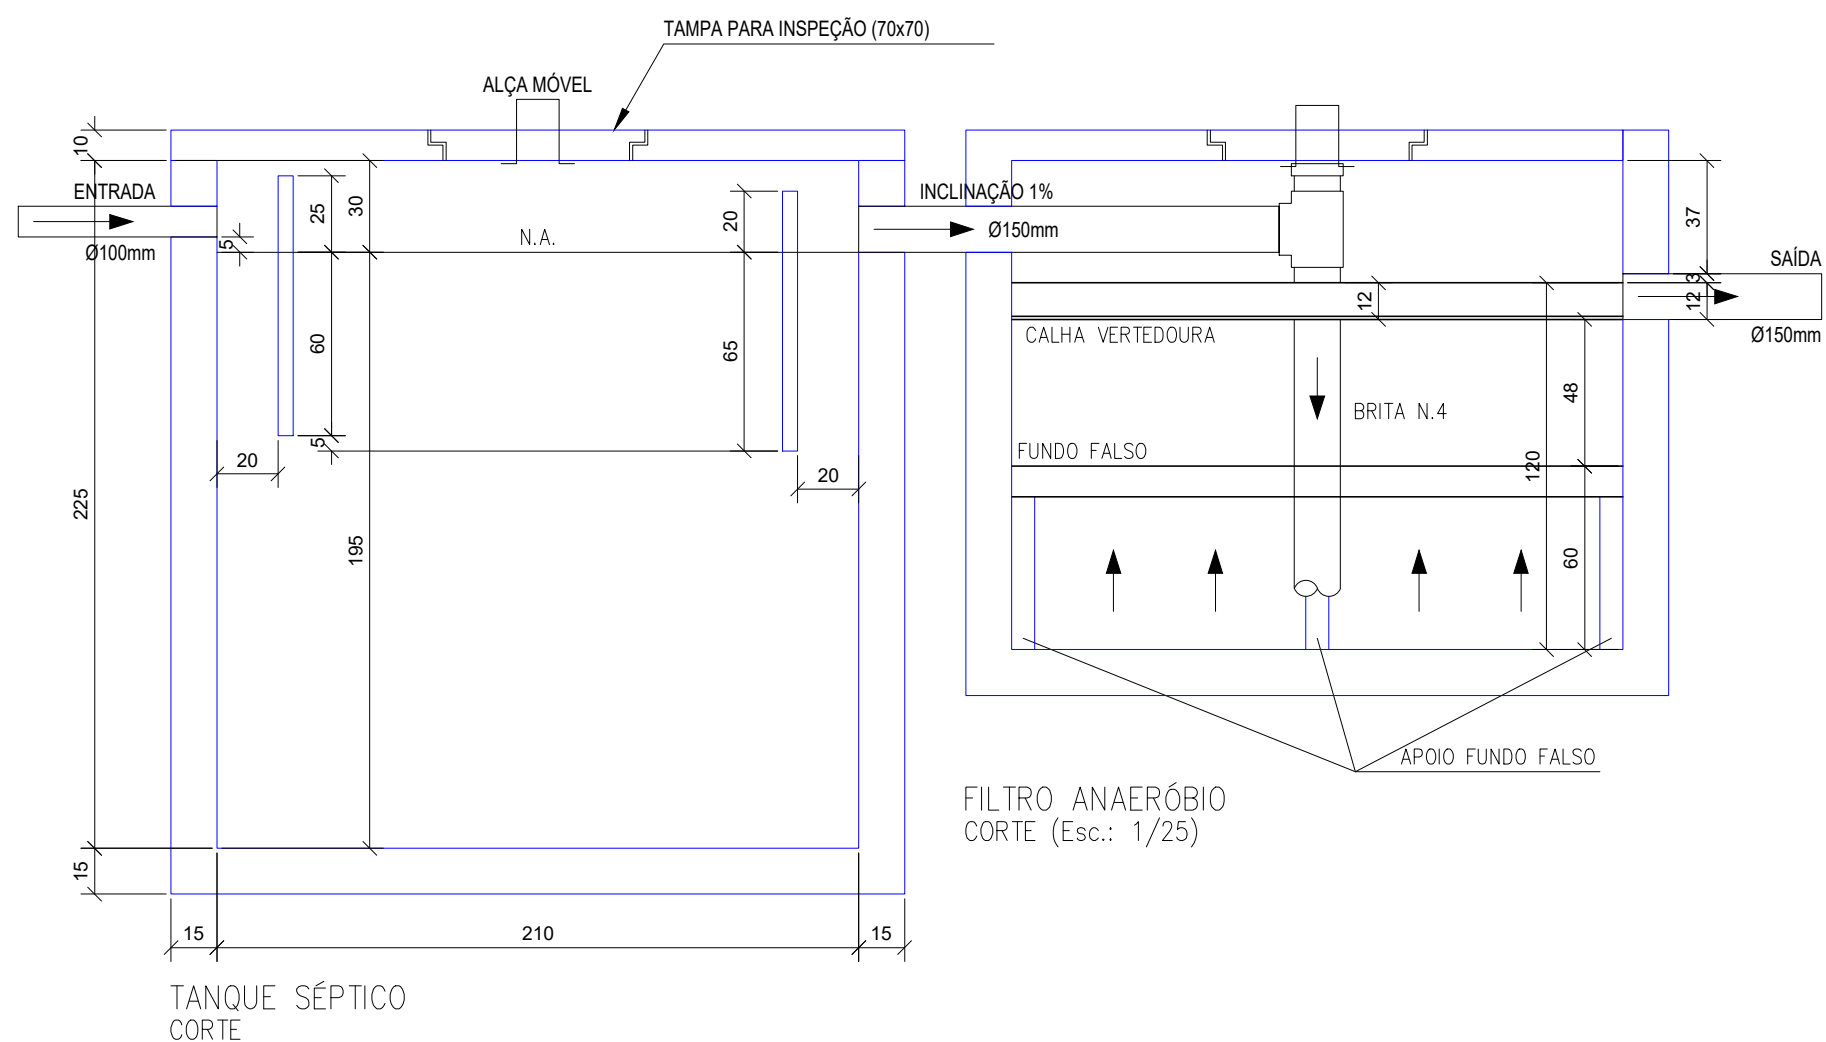


TANQUE SÉPTICO
CORTE

FILTRO ANAERÓBIO
CORTE (Esc.: 1/25)

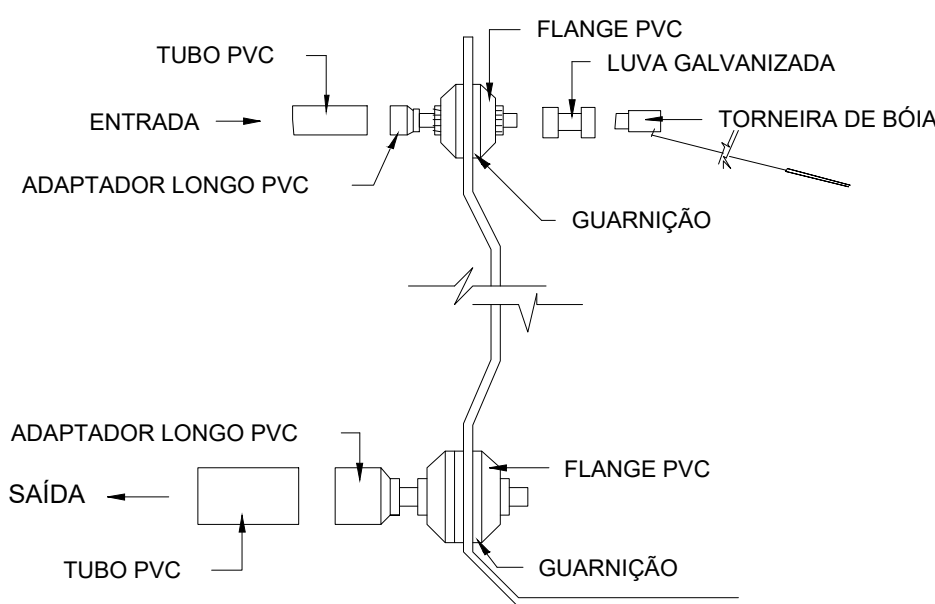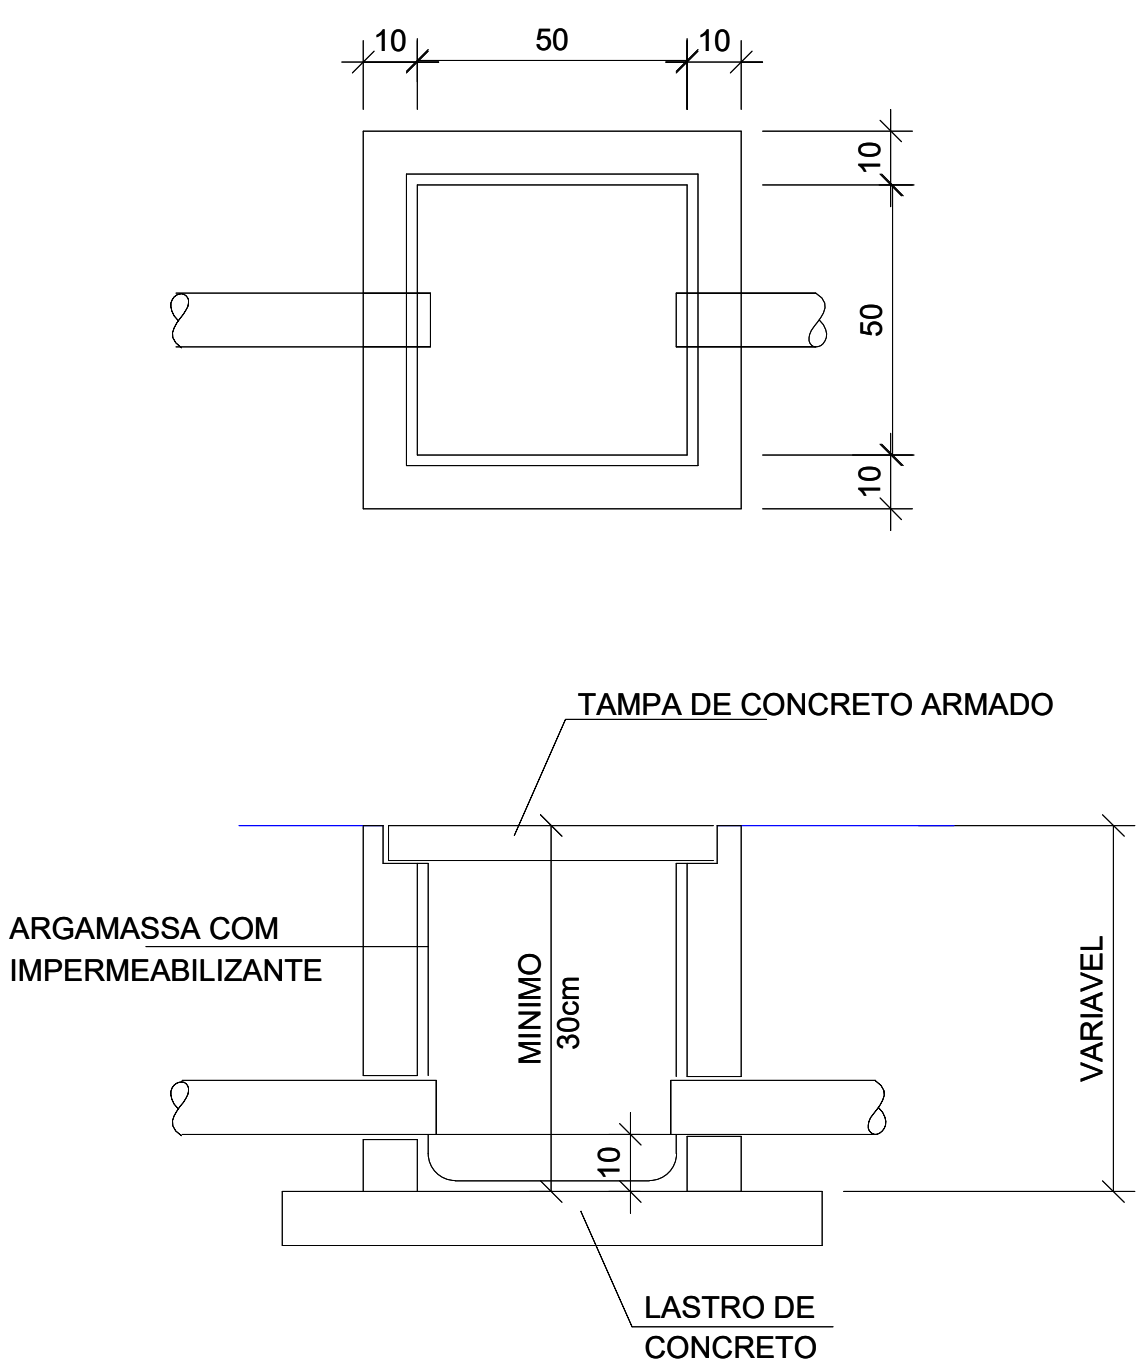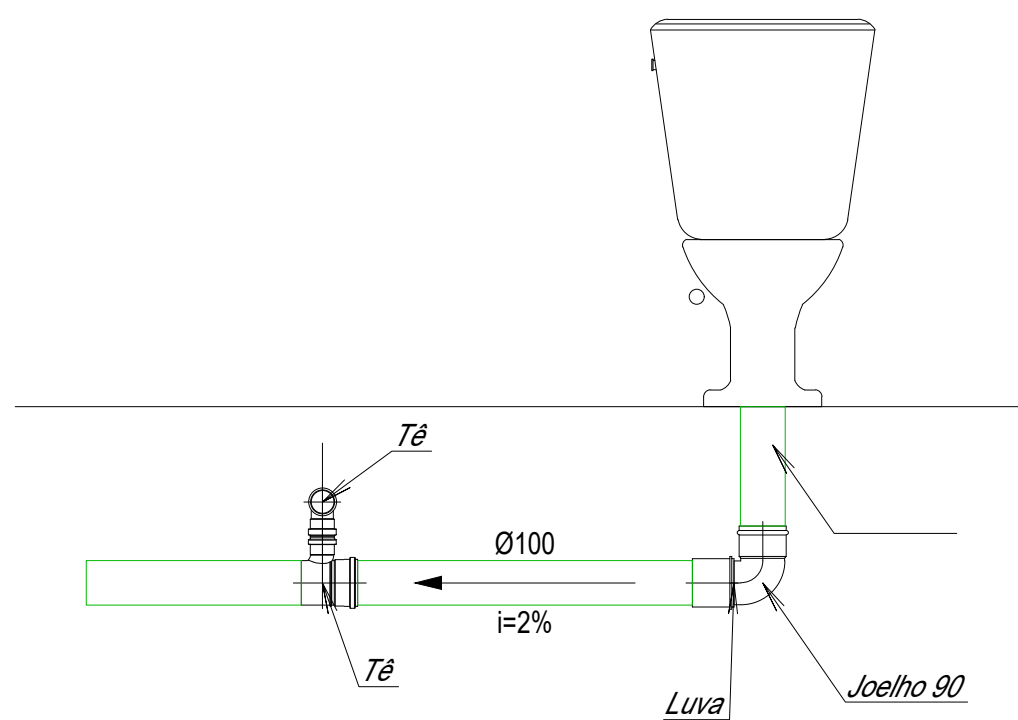

MONTAGEM DAS TUBULAÇÕES DE ENTRADA E
SAÍDA COM TUBOS E CONEXÕES DE PVC
EM CAIXAS DE ÁGUA COMUNS

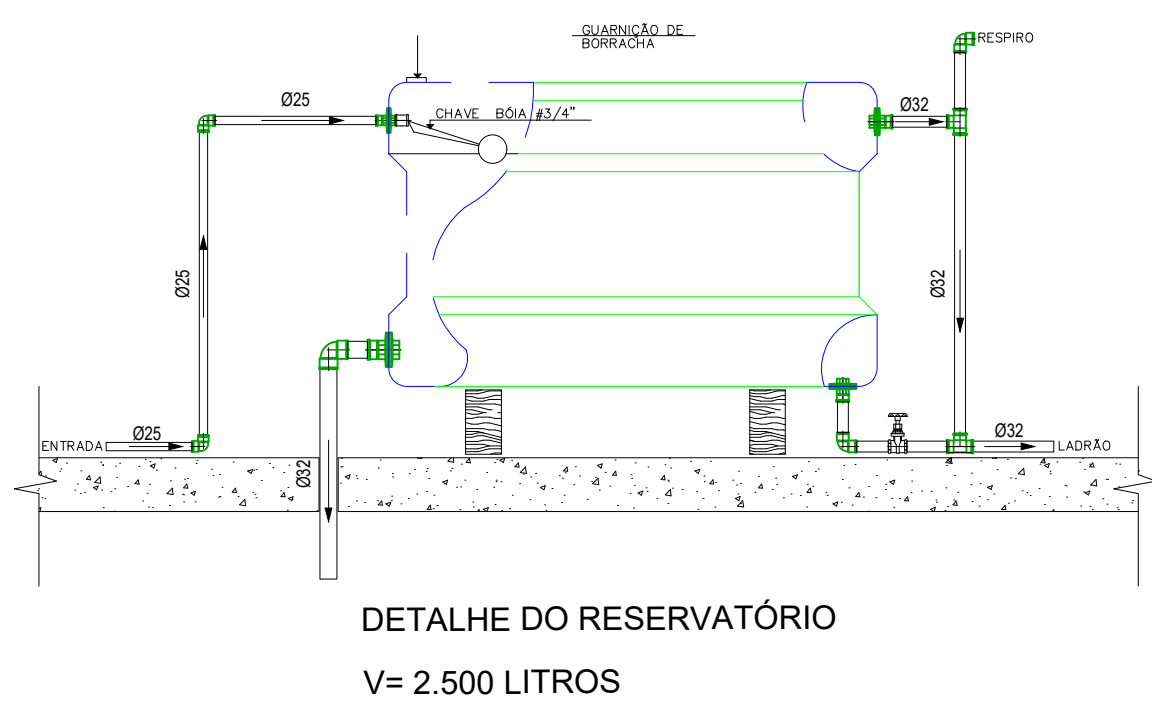

DETALHE DO RESERVATÓRIO
V= 2.500 LITROS

02					
01	EMIÇÃO INICIAL	MAIO 2021	JORGE	JORGE	JORGE
00	DESCRIÇÃO	DATA	DESENHO	VERIF.	APROV.

OBSERVAÇÕES:

- MEDIDAS EM METRO.
- TODAS AS MEDIDAS E QUANTIDADES SEVERÃO SER CONFERIDAS NA OBRA ANTES DE QUALQUER PROCEDIMENTO DE FABRICAÇÃO.
- DIREITOS AUTORAIS RESERVADOS: ESTE PROJETO NÃO PODERÁ SER REPRODUZIDO OU MODIFICADO (TOTAL OU EM PARTES) SEM A EXPRESSA AUTORIZAÇÃO DOS AUTORES.

UPB **UNIÃO DOS MUNICÍPIOS DA BAHIA**
COORDENAÇÃO DE ENGENHARIA E ARQUITETURA

PROJETO
INSTALAÇÕES HIDROSSANITÁRIAS
UBS I / SEŠAB

PRANCHAS
Detalhes Esgoto

ENGENHEIRO JORGE BRANDÃO	CREA 24.721-D	ESTAGIÁRIO	FOLHA
DATA MAIO 2021	NÚMERO DE PROJETO HS-255/21	PROJETO REFERÊNCIA	02/02
ESCALA 1/25			



LEGENDA:

		PVC Soldável marrom
		- Juntão 50.25mm (Uniflunar Decew) - Juntão 50.25mm (Uniflunar Planta) - Juntão 50.25mm (Uniflunar Sobe) - Juntão 50.32mm (Uniflunar Planta) - Juntão 50.325mm (Uniflunar Decew) - Juntão de redução 32x25mm (Uniflunar Planta) - Lixa de redução 32x25mm (Uniflunar Planta) - T4 25mm (Uniflunar Decew) - T4 25mm (Uniflunar Planta) - T4 32mm (Uniflunar Planta) - T4 de redução 32x25mm (Uniflunar Decew) - T4 de redução 32x25mm (Uniflunar Planta)
		Registros, Valv., Hid
		- Registro de Gaveta base 3/4" (Uniflunar Planta)
		TUBULAÇÃO
		- Tubo PVC Soldável marrom (NER 5646kg CP19) (Uniflunar)

LEGENDA	
C1 - Joelho 90	C8 - Rolo sfornado: quadrado
C2 - Caixa Sfornada	C9 - Tê 90 secundário
C3 - Joelho 45 secundário	C10 - Joelho de redução
C4 - Joelho 90 secundário	C11 - Tê de redução
C5 - Tê	C12 - Joelho 90
C6 - Joelho 45	C13 - Lixa de redução
C7 - Junção	C14 - Tê

NOTAS

- CONFIRMAR COTAS NO LOCAL.
- DIMENSÕES EM CENTÍMETROS, SALVO ENDE INDICADO.
- PENETRAÇÃO TUBULAO PODERIA SER REVESTIDA SEM OS TESTES PREVISTOS NAS NORMAS BRASILEIRAS.
- NUNCA AQUELER TUBULACOES DE PVC, SOB NENHUM CONDIÇÃO.
- REGISTROS INSTALADOS EM CAIXAS NO PISO, EM PORROS OU DESVIO, TERAO ACABAMENTO BRUTO.
- REDE DE DRENAGEM DE ÁGUA DE CHUVA, SEM TUBULACAO DE TUBO, COM NO MINIMO DUAS BÍTOLAS COMERCIAL, SUPERIOR AO DIAMETRO DA REDE.
- AS TUBULACOES DE PRAQUADA, DEVEM SER REVESTIDAS COM TELA DE ARAME, DE MODA A GARANTIR A PROTEÇÃO DA ANIMAÇÃO SOBRE A REDE.
- O CÁLULO DA REDE HIDRAULICA FOI EXECUTADO PELA FORMULA DE FLAMANT, OBEDECENDO AO ITEM 4.4.5 DA SBN 5628/1982 DA ABNT.
- A DISTÂNCIA ENTRE TUBULACOES NOS RESERVATÓRIOS, USAR FLANGES ESPECÍFICOS.
- REGISTROS, QUANDO EMBUTIDOS, TERAO ACABAMENTO CROMADO.
- EM TODOS OS PONTOS DE UTILIZACAO DA REDE DE AGUA, USAR CONEXOES COM BUCHA DE LATAO.
- A DISTÂNCIA ENTRE PONTOS DE VENTILACAO DO RESERVATÓRIO, DEVERA TER ABERTURA LIVO INTERIOR DO RESERVATÓRIO.
- INSTALAR TELA NAS EXTREMIDADES LIVRES DO BARRILETO E DO AVOIS, PARA EVITAR A ENTRADA DE ANIMAÇÃO.
- A DISTÂNCIA VERTICAL ENTRE A GERATRIZ INFERIOR DO EXTRATOR E AVOIS (NIVELADOS POR CIMA), E A GERATRIZ INFERIOR DA TUBULACAO DE RECALQUE OU ALIMENTACAO, DEVERA SER O DOBRO DO DIAMETRO DA TUBULACAO.
- A COTA DA ENTRADA DE AGUA NO BARRILETE, DEVERA LEVAR EM CONTA O VOLUME DA RESERVA TECNICA DE INCENDIO, CASO ESTA EXISTA.
- A DISTÂNCIA ENTRE PONTOS DE AGUAGEM DE AGUA QUENTE E REGISTROS, QUANDO EM PAREDES REVESTIDAS COM CERAMICA, DEVE SER DETERMINADA NO LOCAL, EM FUNCAO DO CRUSAMENTO DAS JUNTAS.
- NA INSTALACAO DE CONEXOES, REGISTROS OU VALVULA QUE POSSUAM ROSCA, USAR FITA DE VEDACAO.
- NAS CONEXOES ROSCÁVEIS EM ACO, USAR PASTA DE VEDACAO TIPO DOX, COM CORDAO DE ALGODAO.
- A DISTÂNCIA ENTRE PONTOS DE MONTAGEM DE MATERIAIS, ATENTAR PARA A COMPATIBILIDADE DO TIPO DA ROSCA UTILIZADA.

02					
01	EMISSÃO INICIAL	15/10/2019	DANIEL	JORGE	JORGE
00	DESCRIÇÃO	DATA	DESENHO	VERIF.	APROV.

OBSERVAÇÕES:

1. MEDIDAS EM METRO.
2. TODAS AS MEDIDAS E QUANTIDADES SEVERÃO SER CONFERIDAS NA OBRA ANTES DE QUALQUER PROCEDIMENTO DE FABRICAÇÃO.
3. DIREITOS AUTORAIS RESERVADOS: ESTE PROJETO NÃO PODERÁ SER REPRODUZIDO OU MODIFICADO (TOTAL OU EM PARTES) SEM A EXPRESSA AUTORIZAÇÃO DOS AUTORES.

PROJETC



INSTALAÇÕES HIDROSSANITÁRIAS
UBS I / SESAB

Jorge Otavio da S. Brandão
Engenheiro Civil
CREA 26.721-D


PRANCHA

INSTALAÇÕES HIDRÁULICA BARRILETE ,PLANTA BAIXA E DETALHES


ENGENHEIRO JORGE BRANDÃO		CREA 24.721-D	ESTAGIÁRIO	FOLHA
DATA	OUT 2021	NÚMERO DE PROJETO	PROJETO REFERÊNCIA	01/03
ESCALA	1:100	HS-255/21		

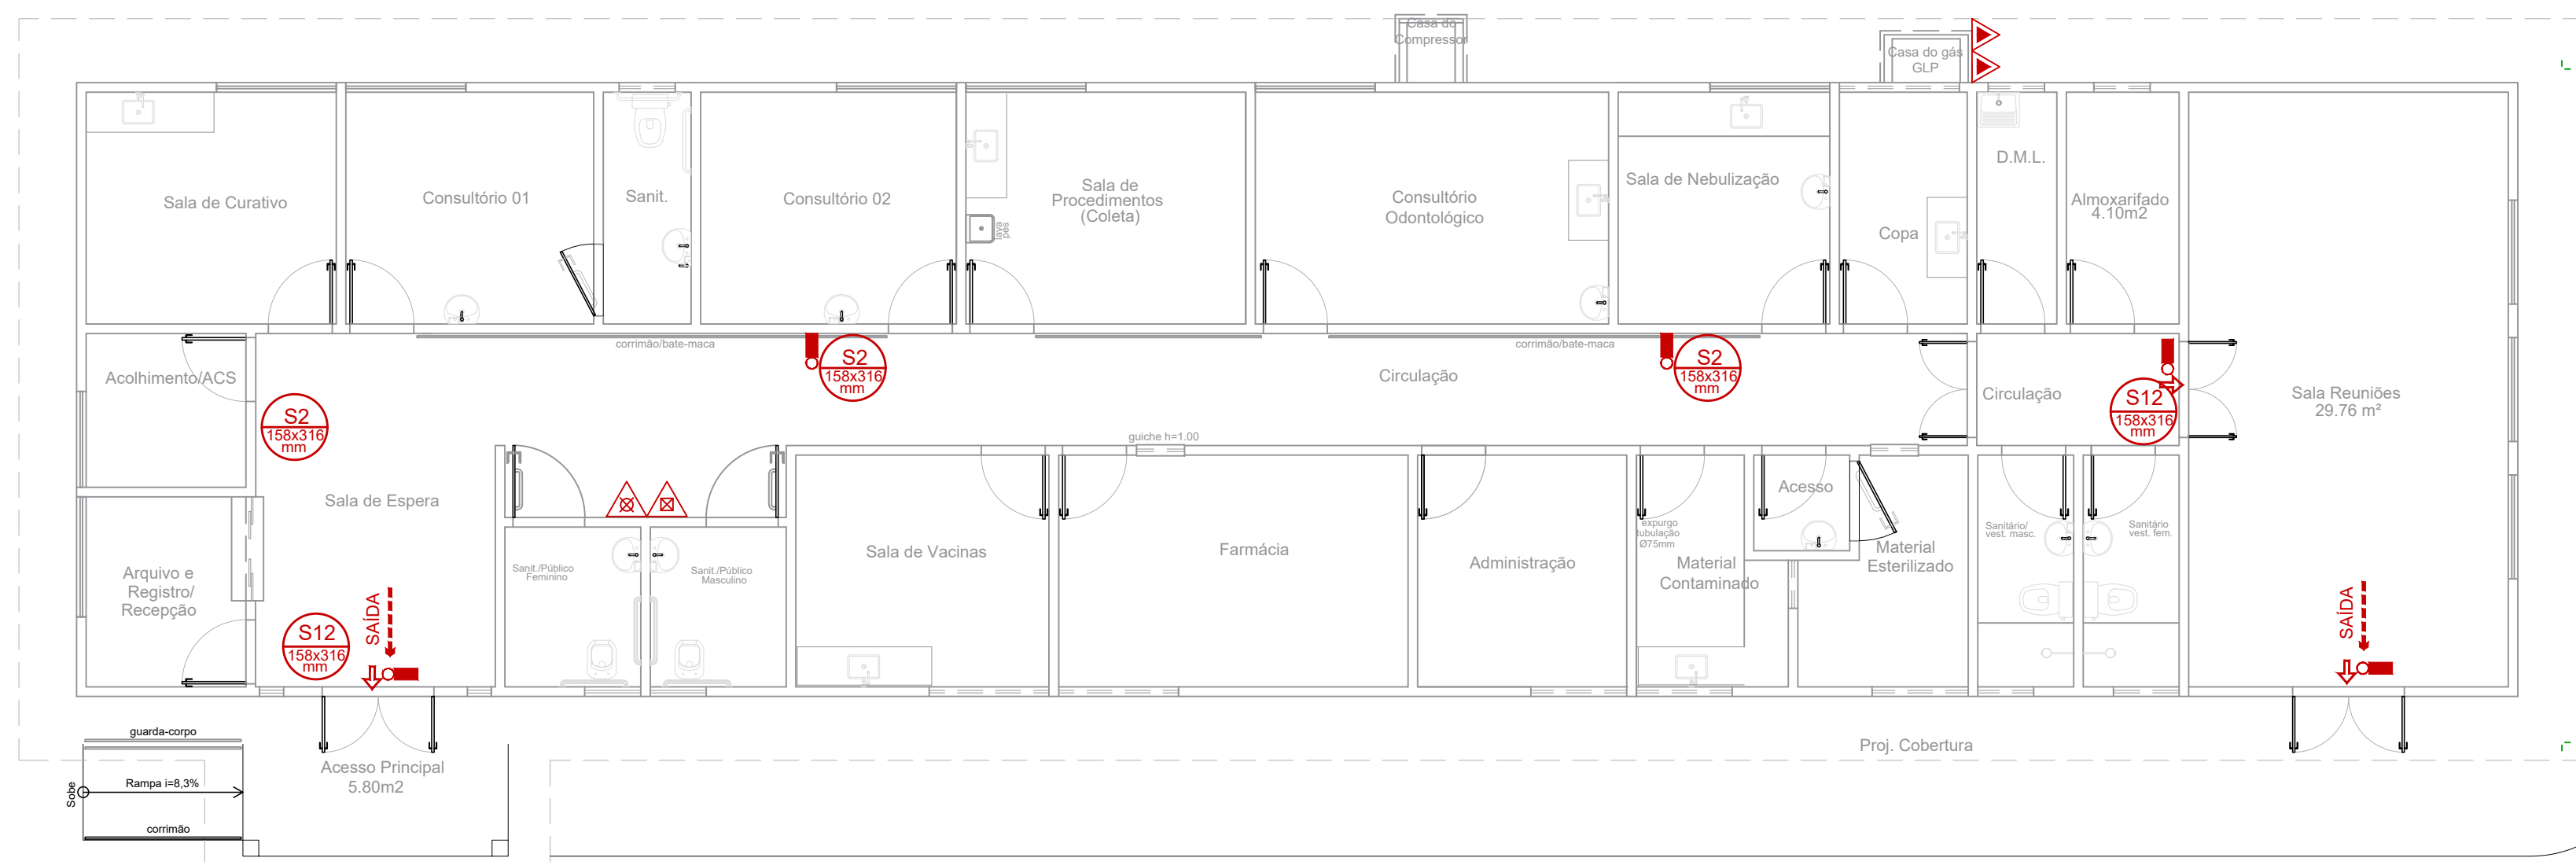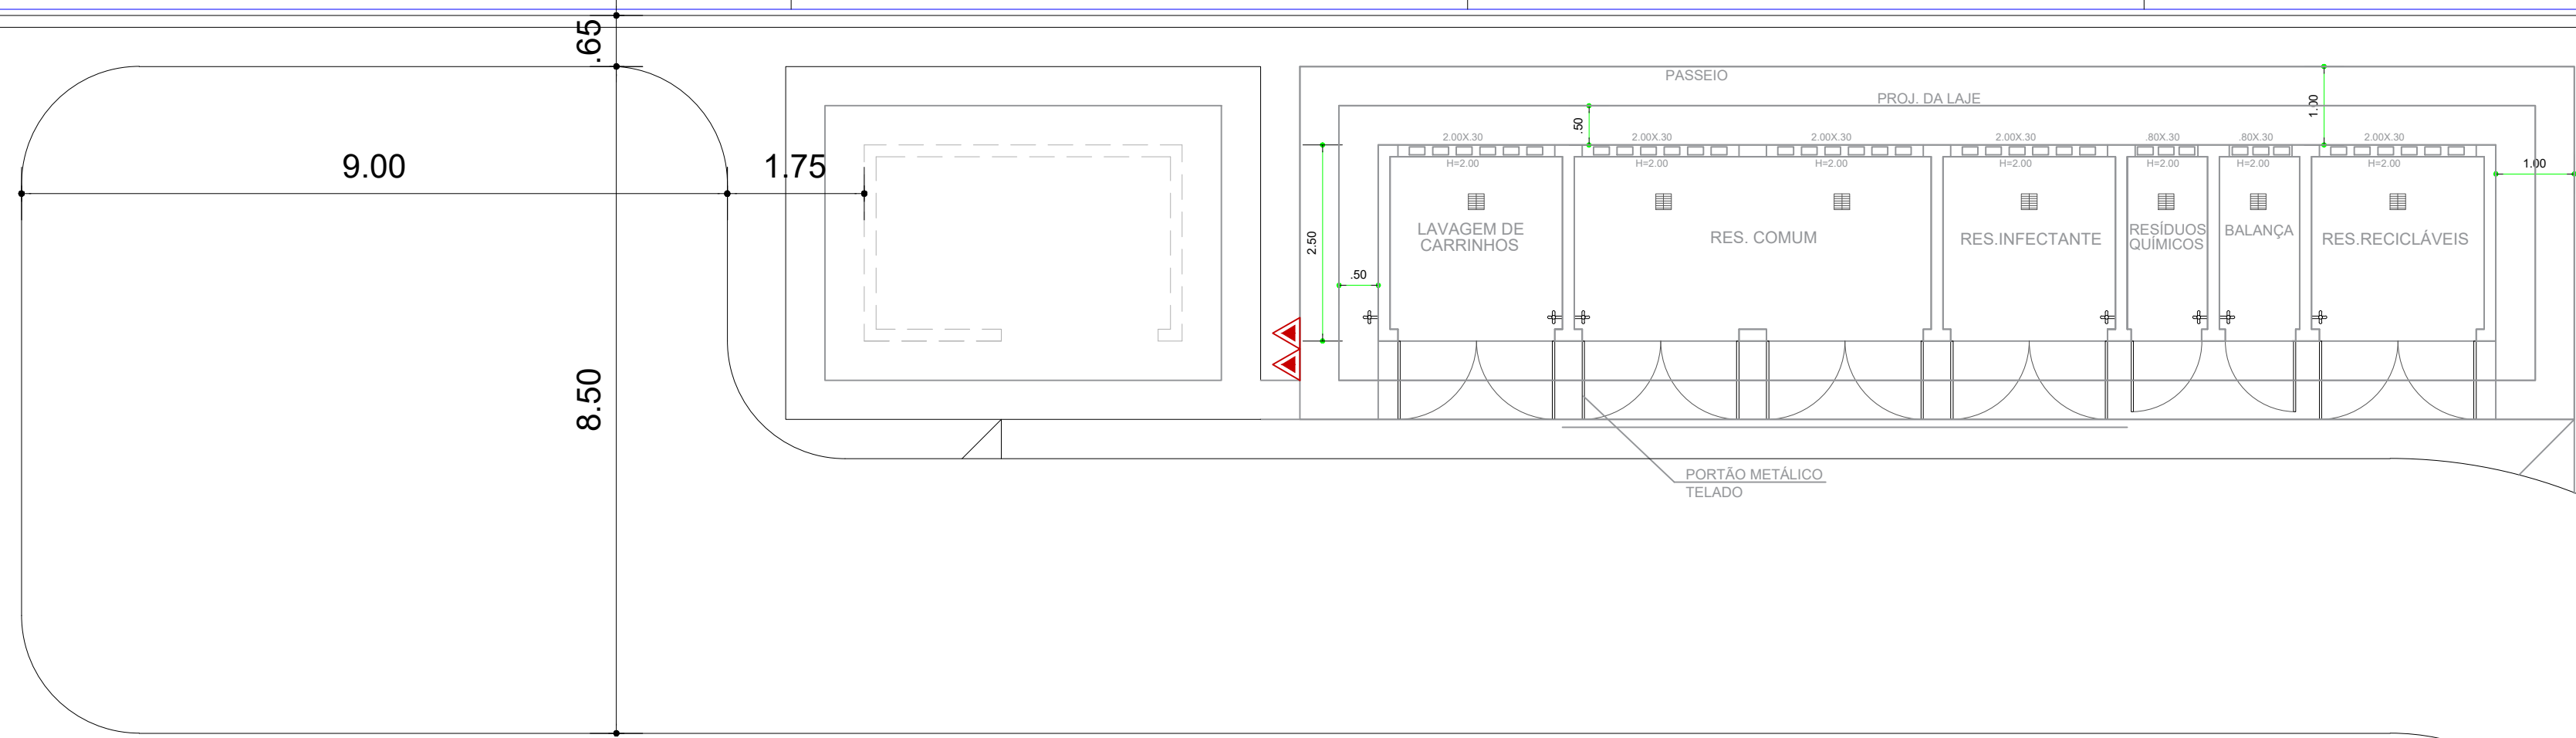

PLANTA BAIXA

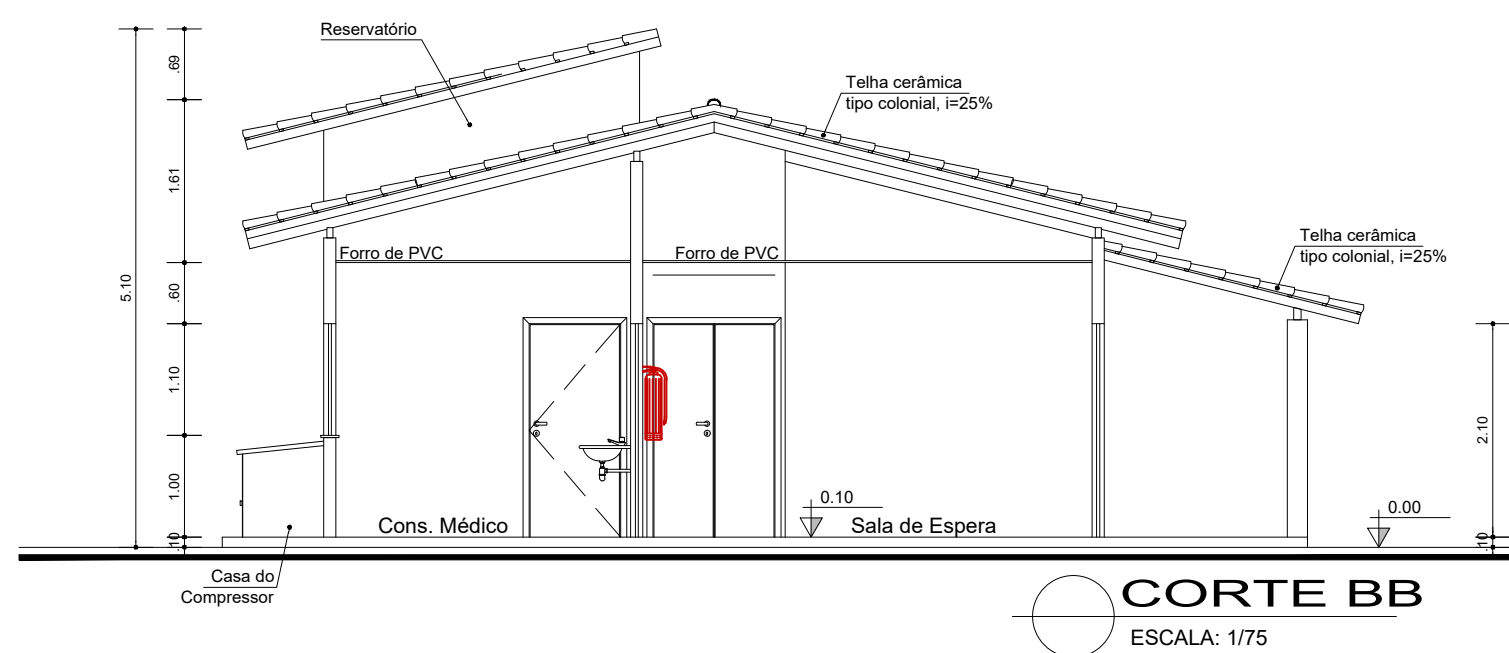

CORTE BB
ESCALA: 1/75

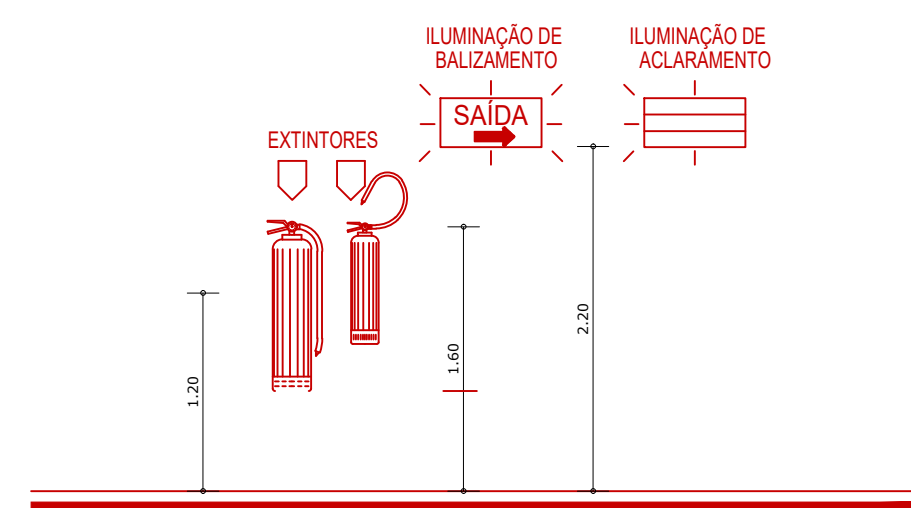

DETALHE DOS DISPOSITIVOS DE PROTEÇÃO CONTRA INCÊNDIO SEM ESCALA

LEGENDA

PROTEÇÃO CONTRA INCÊNDIO E PÂNICO

EXTINTORES


- ÁGUA PRESSURIZADA - CAP. 10 Litros
- DIÓXIDO DE CARBONO - CAP. 6Kg
- PÓ QUÍMICO SECO - CAP. 4Kg

ILUMINAÇÃO

- ILUMINAÇÃO DE EMERGÊNCIA (ACLARAMENTO)
- ILUMINAÇÃO DE EMERGÊNCIA (BALIZAMENTO)

SISTEMA PASSIVO

- S12** **SAÍDA** INDICAÇÃO DA SAÍDA DE EMERGÊNCIA DIMENSÕES L=2H (158x316mm)
- S2** INDICAÇÃO DO SENTIDO (ESQUERDA OU DIREITA) DE UMA SAÍDA DE EMERGÊNCIA - DIMENSÕES L=2H (158x316mm)

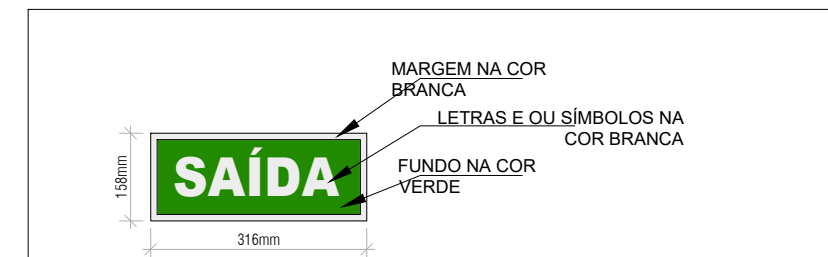

DETALHE PLACAS DE SINALIZAÇÃO (FOTOLUMINESCENTE)

REVISÃO	DESCRIÇÃO	DATA	DESENHO	VERIF.	APROV.
02					
01	EMIÇÃO INICIAL	MAIO 2021	RENILCE	RENILCE	JORGE

OBSERVAÇÕES:

- MEDIDAS EM METRO.
- TODAS AS MEDIDAS E QUANTIDADES SEVERÃO SER CONFERIDAS NA OBRA ANTES DE QUALQUER PROCEDIMENTO DE FABRICAÇÃO.
- DIREITOS AUTORAIS RESERVADOS. ESTE PROJETO NÃO PODERÁ SER REPRODUZIDO OU MODIFICADO (TOTAL OU EM PARTES) SEM A EXPRESSA AUTORIZAÇÃO DOS AUTORES.

UNIÃO DOS MUNICIPIOS DA BAHIA
COORDENAÇÃO DE ENGENHARIA E ARQUITETURA

PROJETO

PROJETO INDICATIVO DE INSTALAÇÃO DOS EQUIPAMENTOS DE SEGURANÇA UBS / SESAB

PRANCHA

Planta Baixa, Corte e Detalhes

ARQUITETO

RENILCE ALMEIDA

CAU

A111849-8

DESENHO

RENILCE ALMEIDA

FOLHA

01/01

DATA

OUT 2021


NÚMERO DE PROJETO

SEG-256/21

PROJETO REFERÊNCIA

ESCALA

1/75

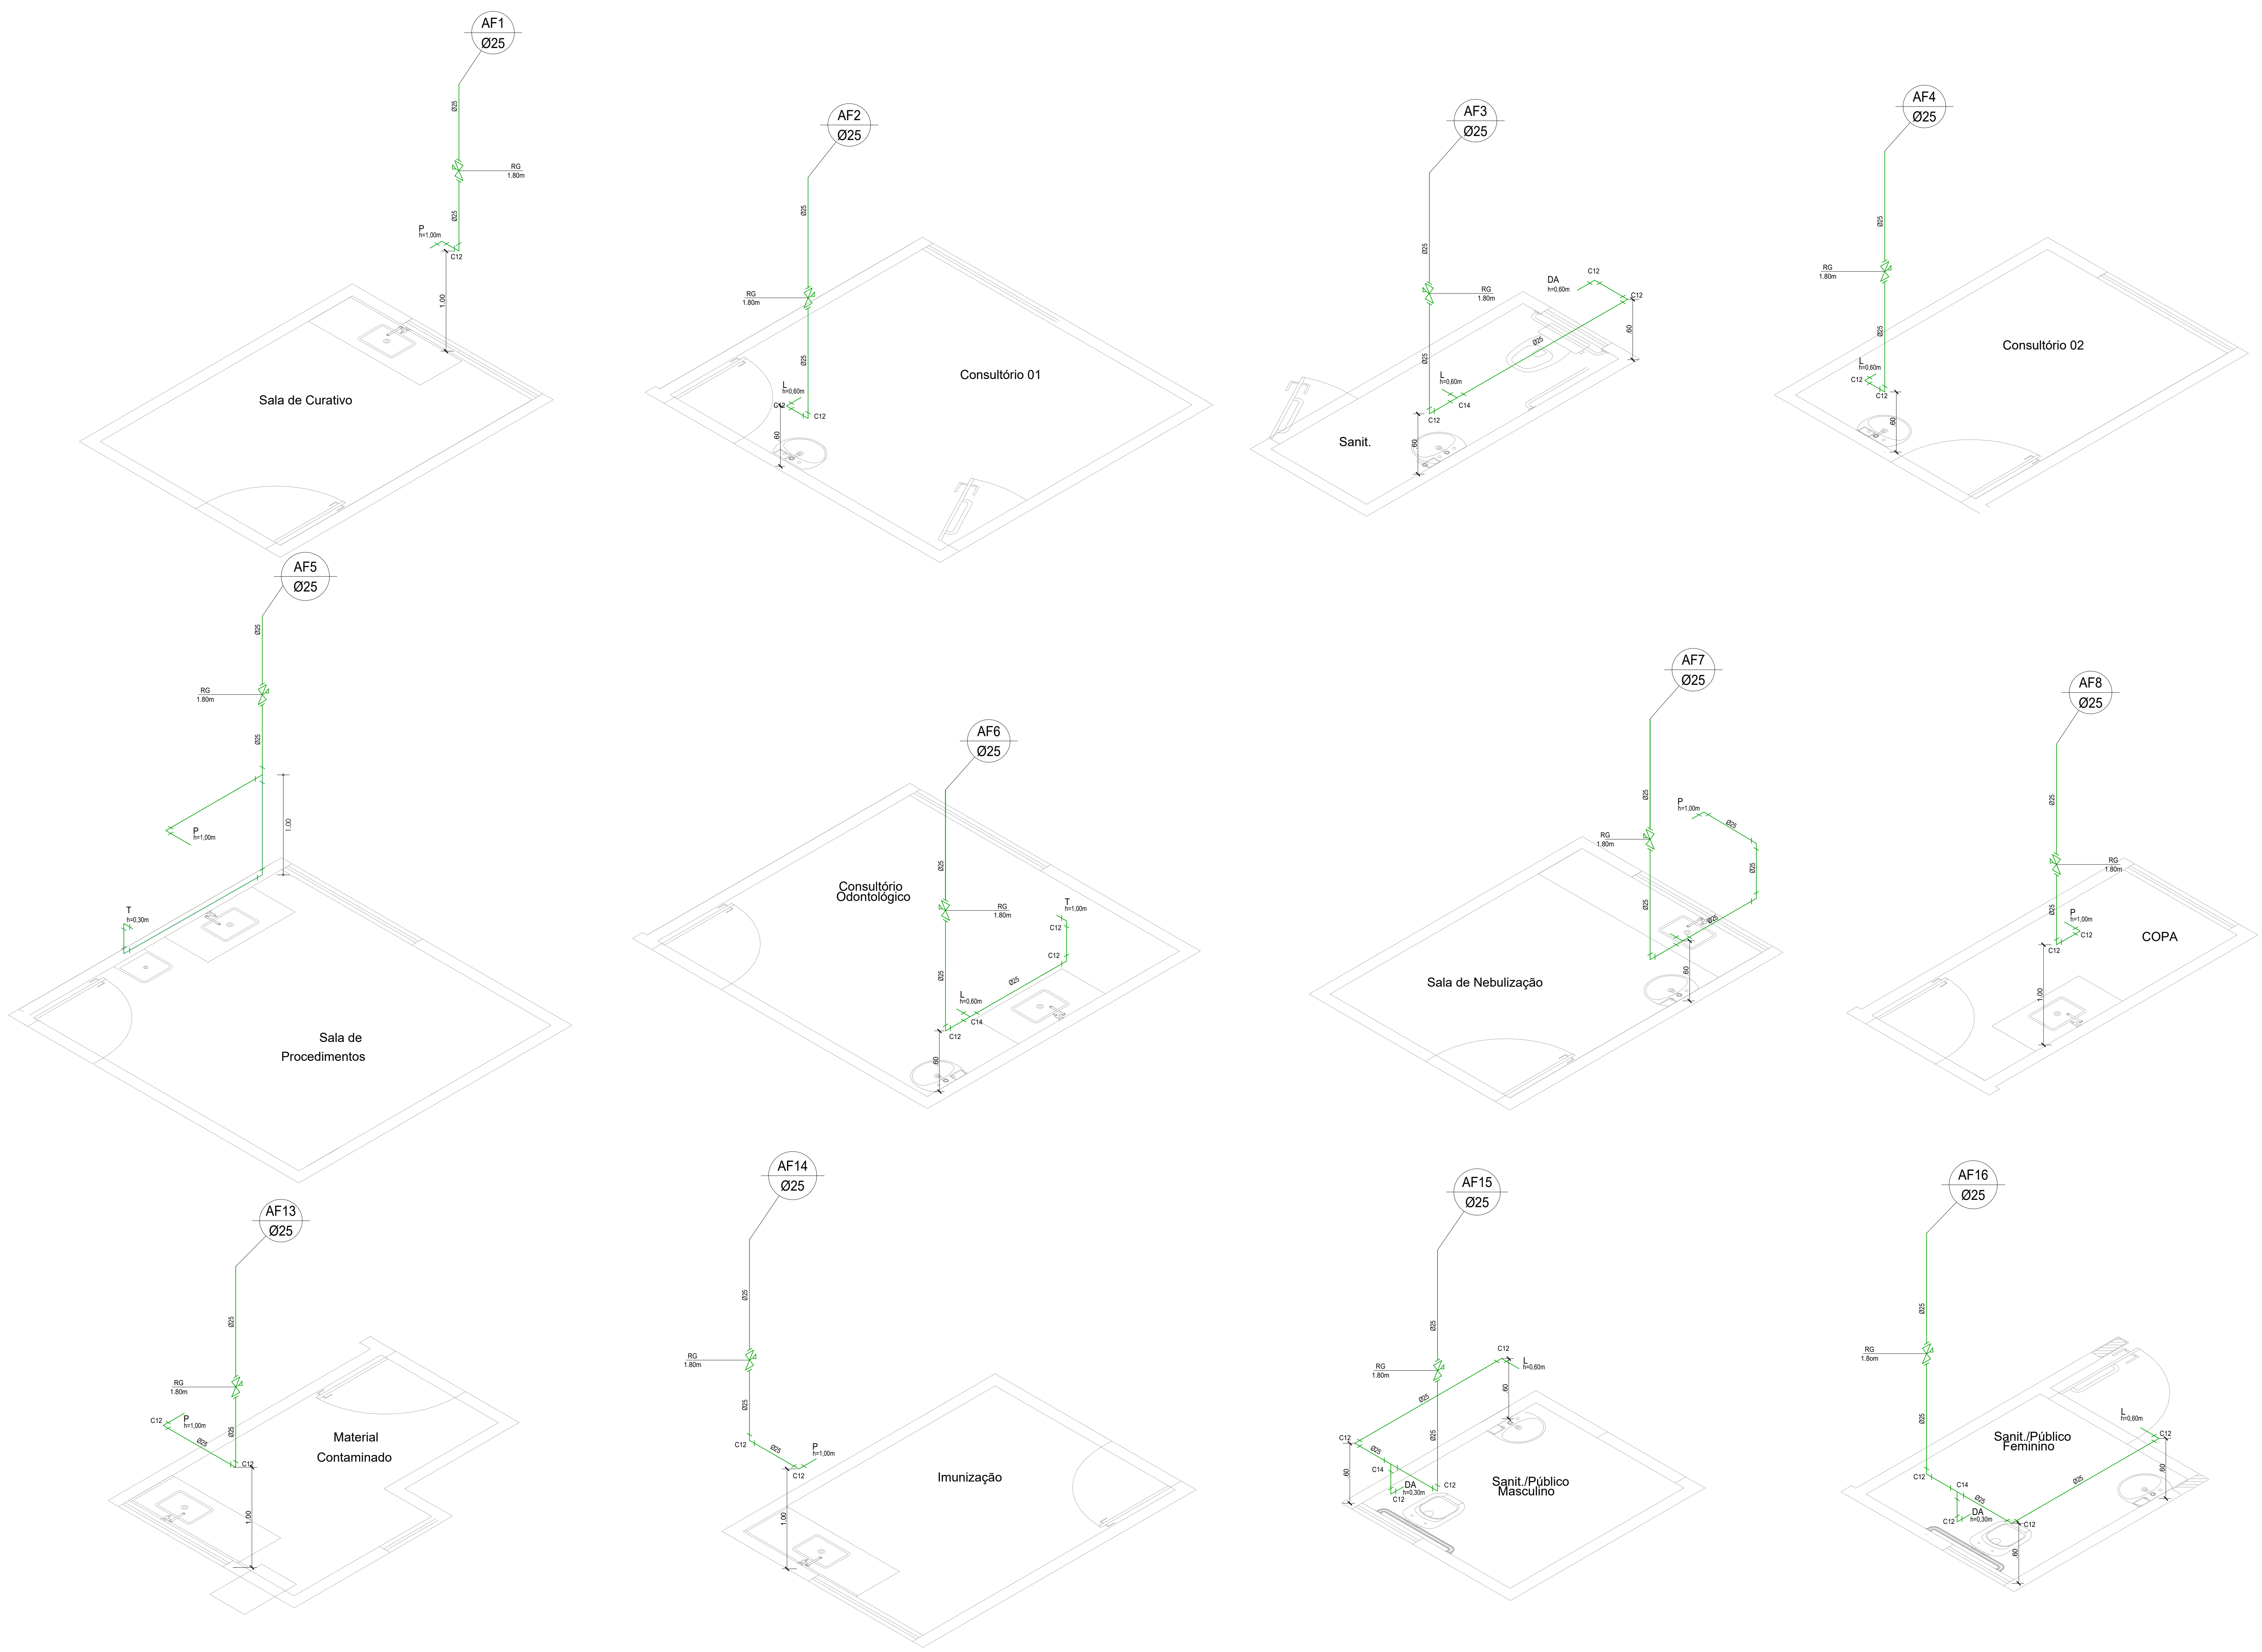

PVC Soldável marrom	
	- Joelho 90 25mm (Uniflunar Planta)
	- Tê 25mm (Uniflunar Planta)
Registros, Valv., Hid	
	- Registro de Gaveta base 3/4" (Uniflunar Planta)
	- Registro de Pressão 3/4" (Uniflunar Planta)
TUBULAÇÃO	
	- Tubo PVC Soldável marrom (NBR 5648) (pe CP15) (Uniflun)

LEGENDA
C1 - Joelho 90
C2 - Caixa Sifonada
C3 - Joelho 45 secundário
C4 - Joelho 90 secundário
C5 - Tê
C6 - Joelho 45
C7 - Junção
C8 - Ralo sifonado quadrado
C9 - Tê 90 secundário
C10 - Joelho de redução
C11 - Tê de redução
C12 - Joelho 90
C13 - Luva de redução
C14 - Tê

02					
01	EMIÇÃO INICIAL	MAIO 2021	JORGE	JORGE	JORGE
00	DESCRIÇÃO	DATA	DESENHO	VERIF.	APROV.

OBSERVAÇÕES:

1. MEDIDAS EM METRO.
2. TODAS AS MEDIDAS E QUANTIDADES SEVERÃO SER CONFERIDAS NA OBRA ANTES DE QUALQUER PROCEDIMENTO DE FABRICAÇÃO.
3. DIREITOS AUTORAIS RESERVADOS. ESTE PROJETO NÃO PODERÁ SER REPRODUZIDO OU MODIFICADO (TOTAL OU EM PARTES) SEM A EXPRESSA AUTORIZAÇÃO DOS AUTORES.





UNIÃO DOS MUNICÍPIOS DA BAHIA
COORDENAÇÃO DE ENGENHARIA E ARQUITETURA

PROJETO
INSTALAÇÕES HIDROSANITÁRIAS
UBS I / SESAB

PRONCHIA
Isométrico

ENGENHEIRO: JORGE BRANDÃO	CREA: 24721/D	ESTAGÁRIO:	FOLHA:
DATA: MAIO 2021	NÚMERO DE PROJETO: HS-255/21	PROJETO REFERÊNCIA:	
ESCALA: 1:25			

02/03

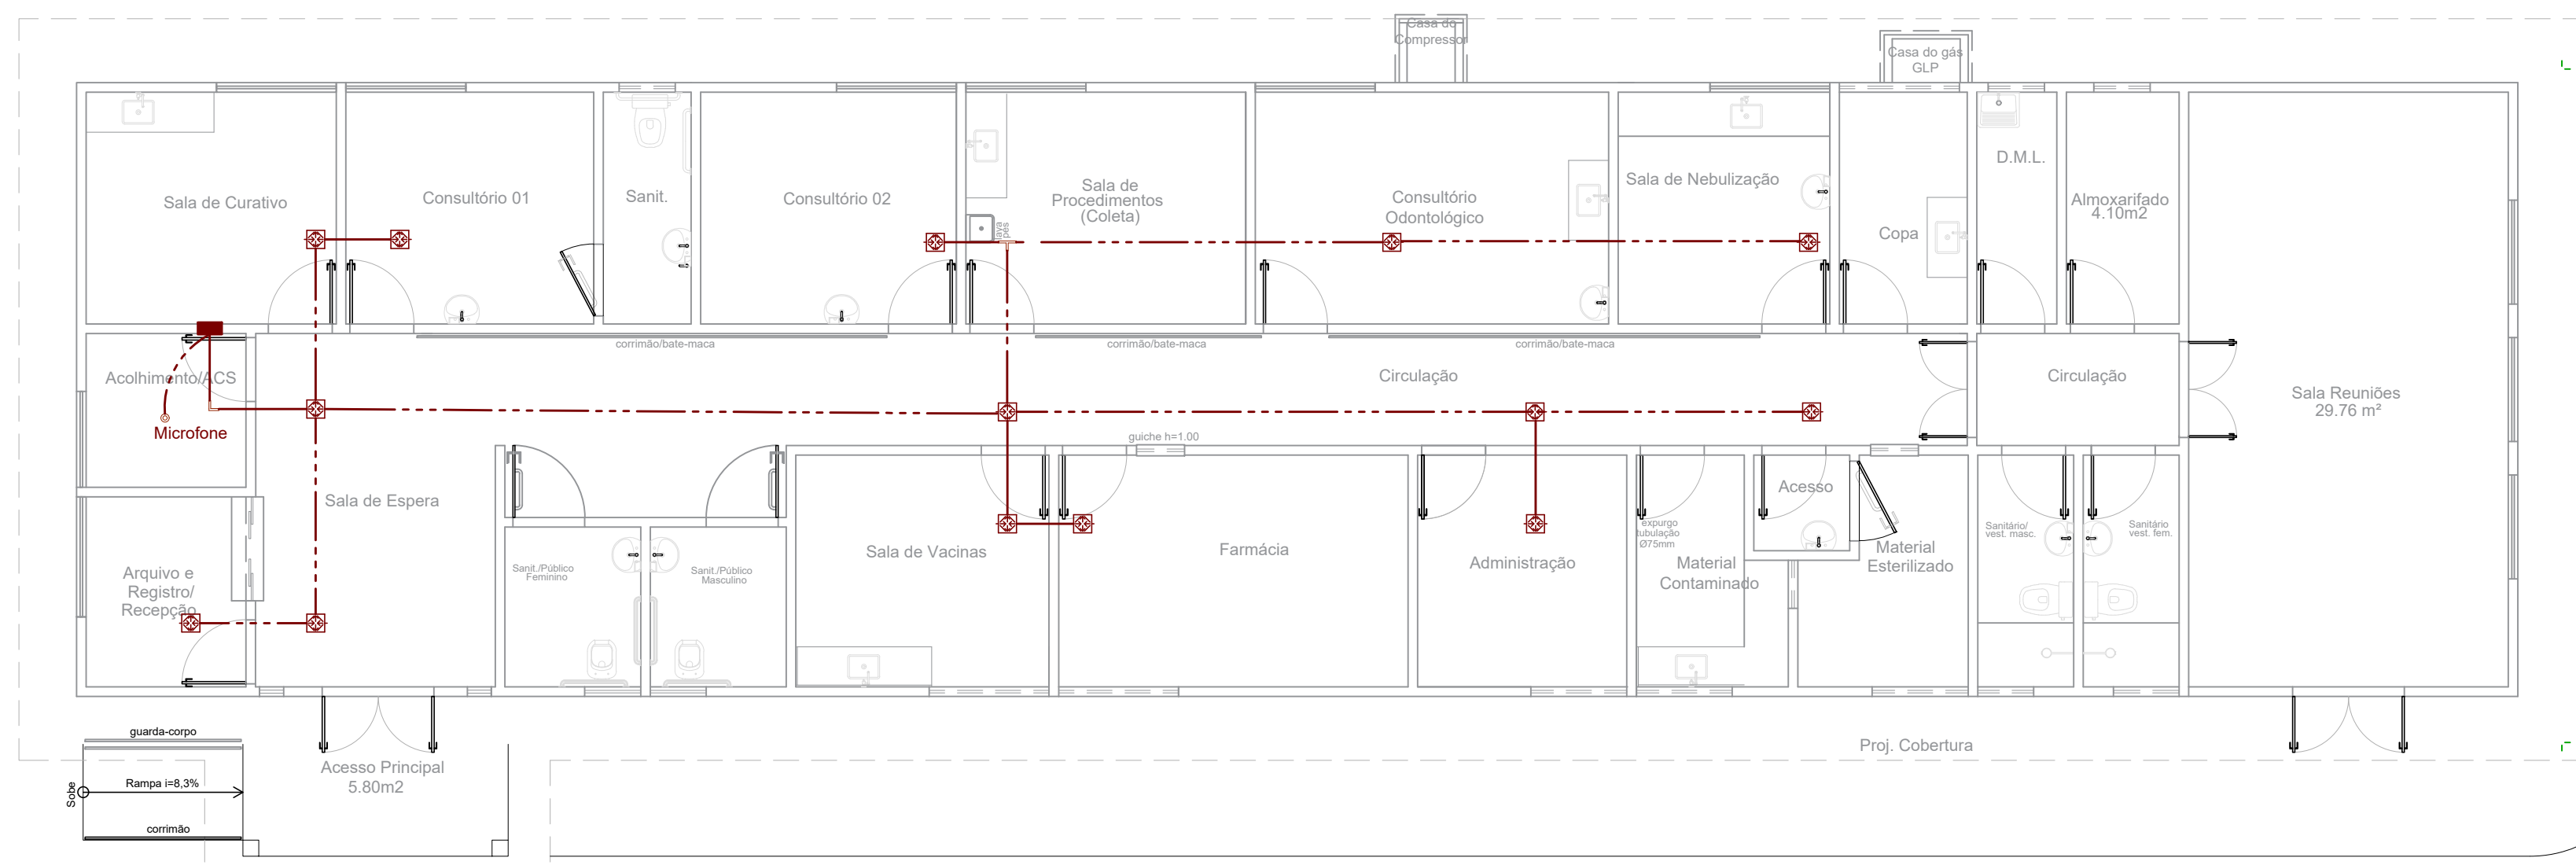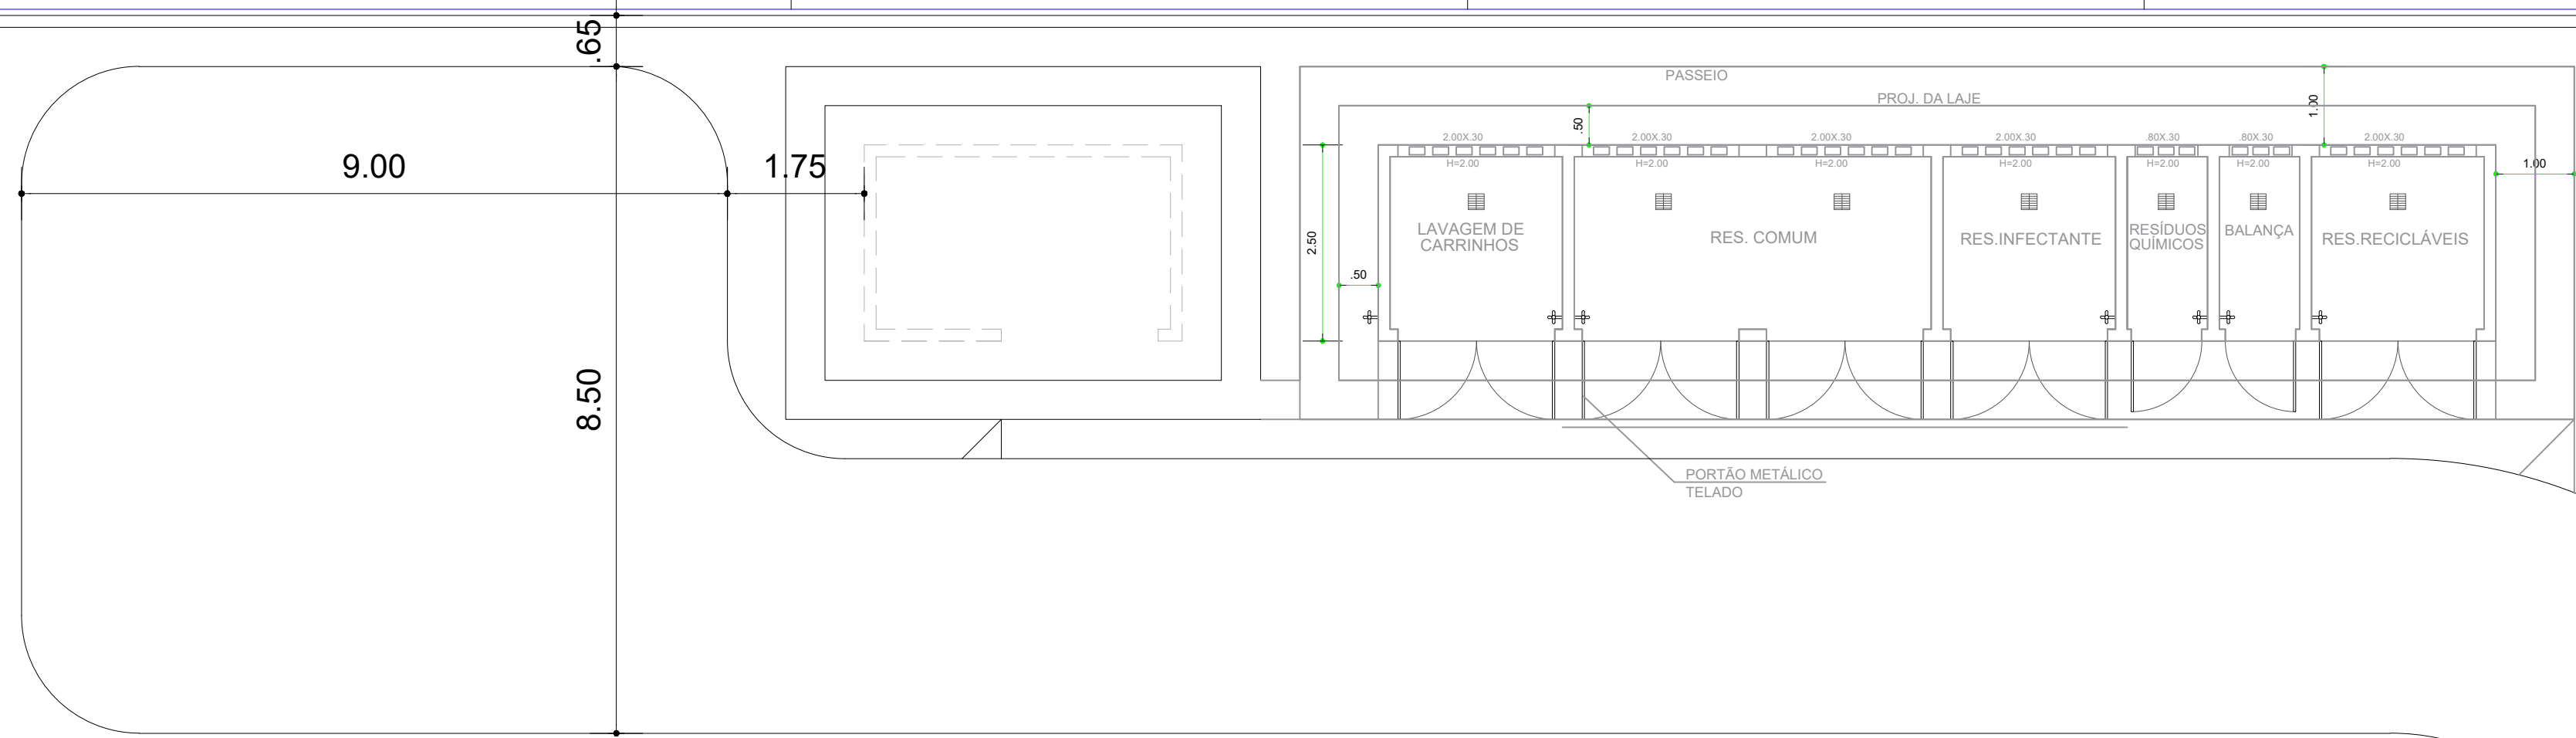

PLANTA BAIXA

PLANTA LAYOUT
ESCALA: 1/50


LEGENDA:

- Quadro de Distribuição - LAN
- Cotovelo 'U' 25x25mm
- Autofalante
- Tê Reto 'U' 25x25mm
- Eletroduto no Teto
- Cabo polarizado para som
- Microfone

02					
01	EMIÇÃO INICIAL	MAIO 2021	jorge	jorge	jorge
REVISÃO	DESCRIÇÃO	DATA	DESENHO	VERIF.	APROV.

OBSERVAÇÕES:

 - MEDIDAS EM METRO.
- TODAS AS MEDIDAS E QUANTIDADES SEVERÃO SER CONFERIDAS NA OBRA ANTES DE QUALQUER PROCEDIMENTO DE FABRICAÇÃO.
- DIREITOS AUTORAIS RESERVADOS. ESTE PROJETO NÃO PODERÁ SER REPRODUZIDO OU MODIFICADO (TOTAL OU EM PARTES) SEM A EXPRESSA AUTORIZAÇÃO DOS AUTORES.





UNIÃO DOS MUNICIPIOS DA BAHIA
COORDENAÇÃO DE ENGENHARIA E ARQUITETURA

PROJETO**INSTALAÇÕES SOM**
UBS / SESAB

PRANCHABlanta Baixa, Corte e Detalhes

ENGENHEIRO
JORGE BRANDÃO

DATA
OUT 2021

ESCALA
1/75

CREA
24721D/BA

NÚMERO DE PROJETO

SOM-253/21

DESENHO
JORGE

PROJETO REFERÊNCIA

FOLHA
01/01