



DETALHES SEÇÃO PARALELEPÍPEDO

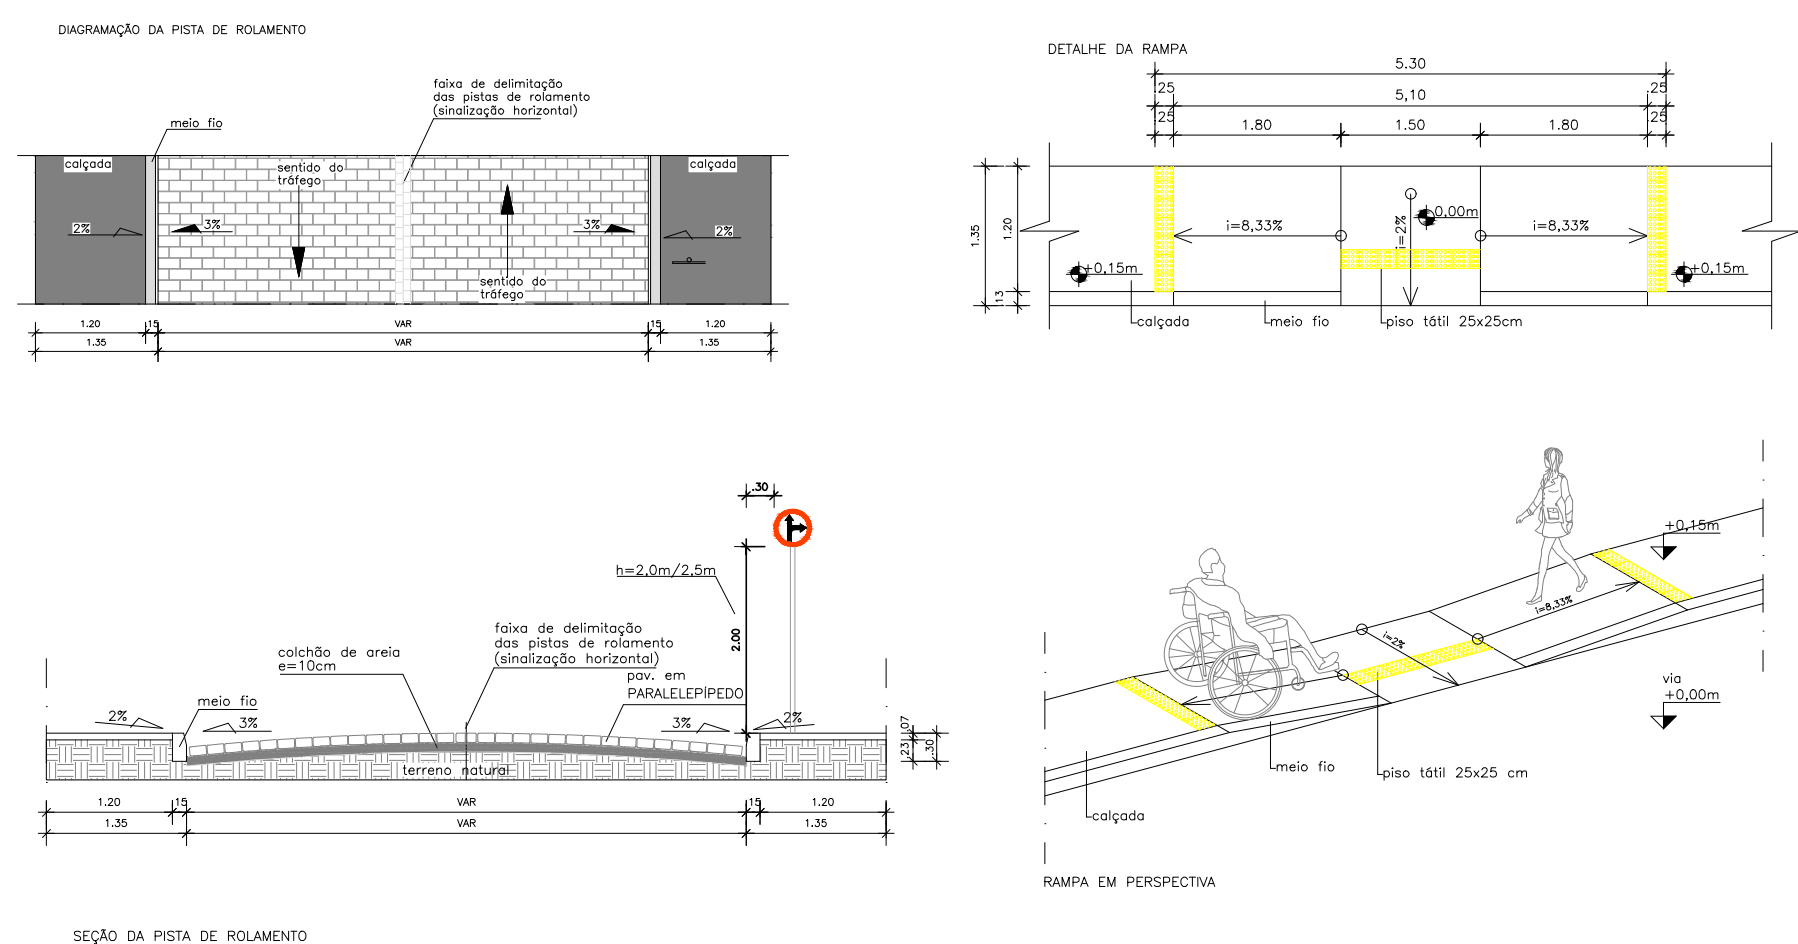

MEIO-FIO ECONÔMICO

PLANTA BAIXA

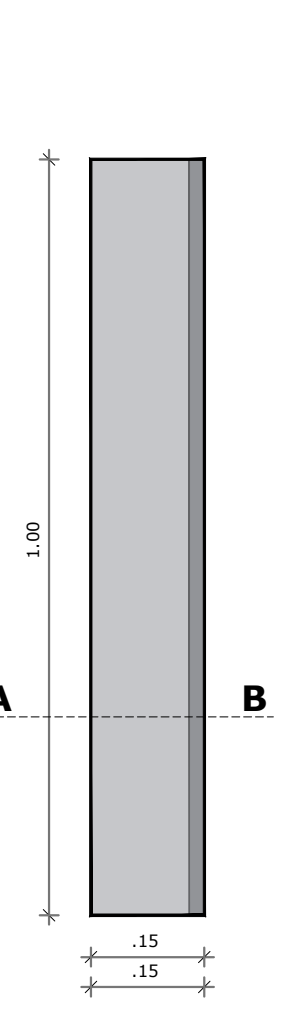


PLANTA BAIXA
ESCALA 1/10

SEÇÃO A-B




PERSPECTIVA DO MEIO-FIO

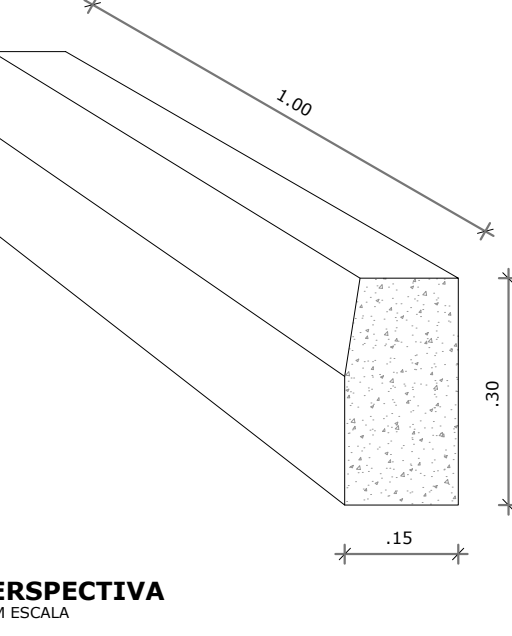


PERSPECTIVA
SEM ESCALA

DETALHE DE ASSENTAMENTO MEIO-FIO ECONÔMICO

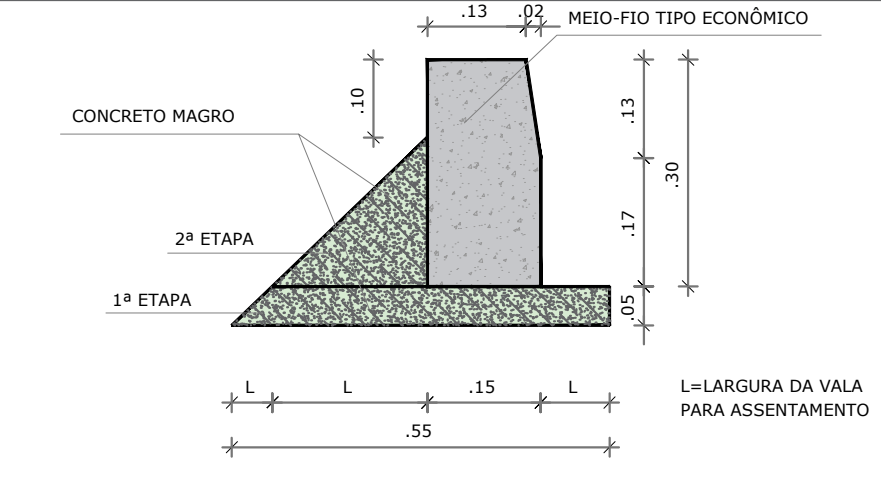


DETALHE A
SEM ESCALA

ASSENTAMENTO DE CINTA DE CONFINAMENTO NOS ENTROCAMENTOS (DIM=80X08X08X25 CM)

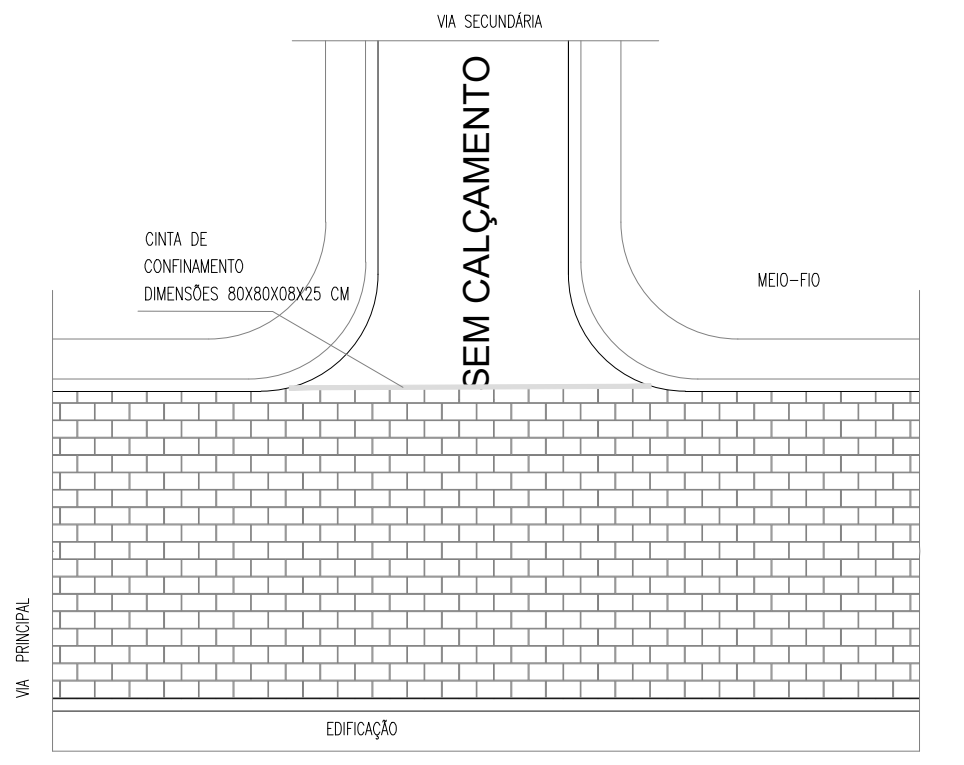


DETALHES PLACAS DE SINALIZAÇÃO

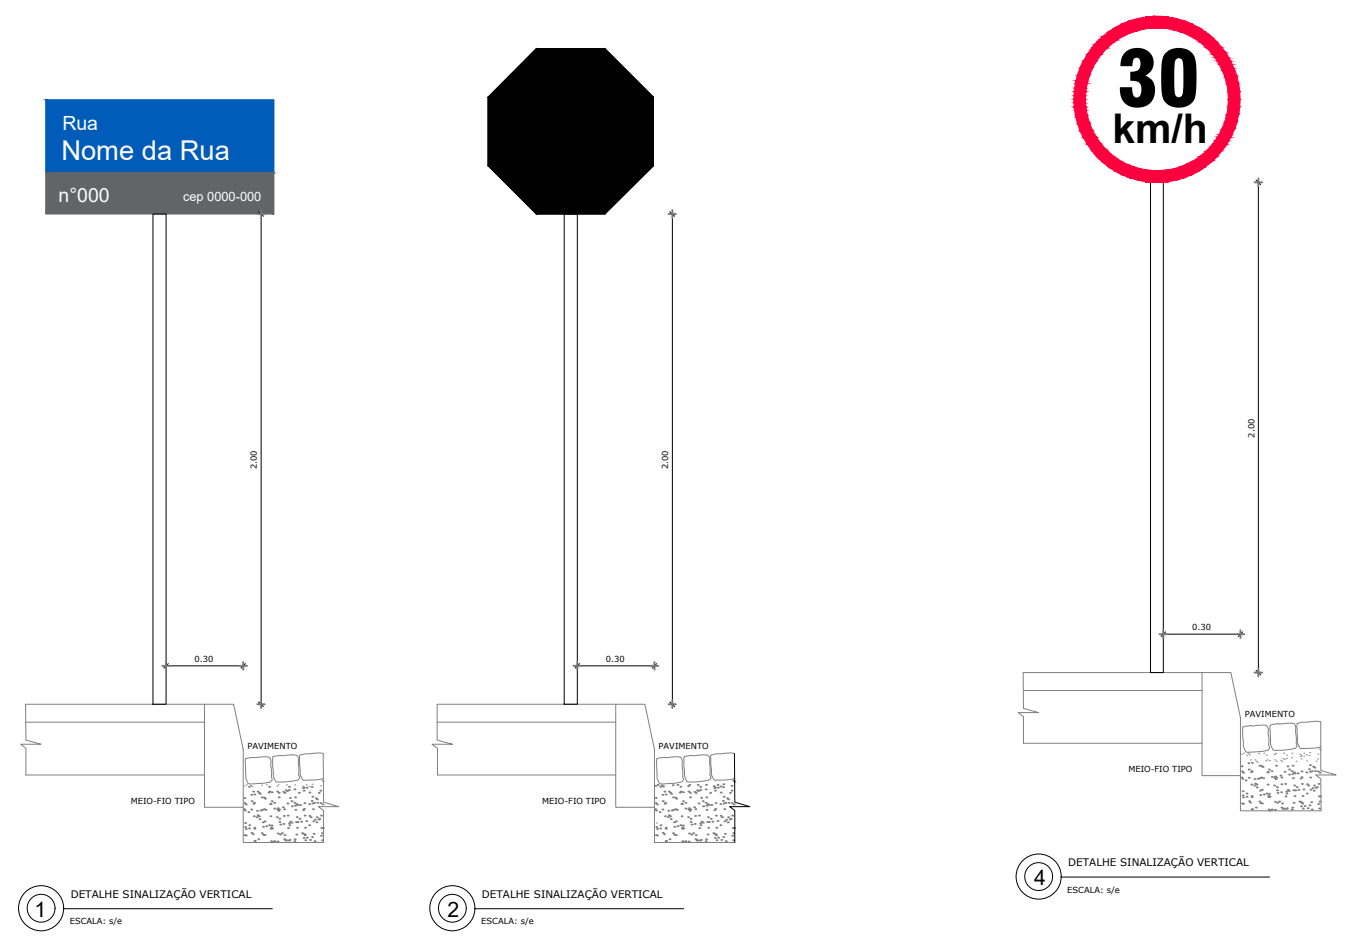


1) DETALHE SINALIZAÇÃO VERTICAL ESCALA: 1/4
2) DETALHE SINALIZAÇÃO VERTICAL ESCALA: 1/4
3) DETALHE SINALIZAÇÃO VERTICAL ESCALA: 1/4

DETALHE FIXAÇÃO DE PLACA

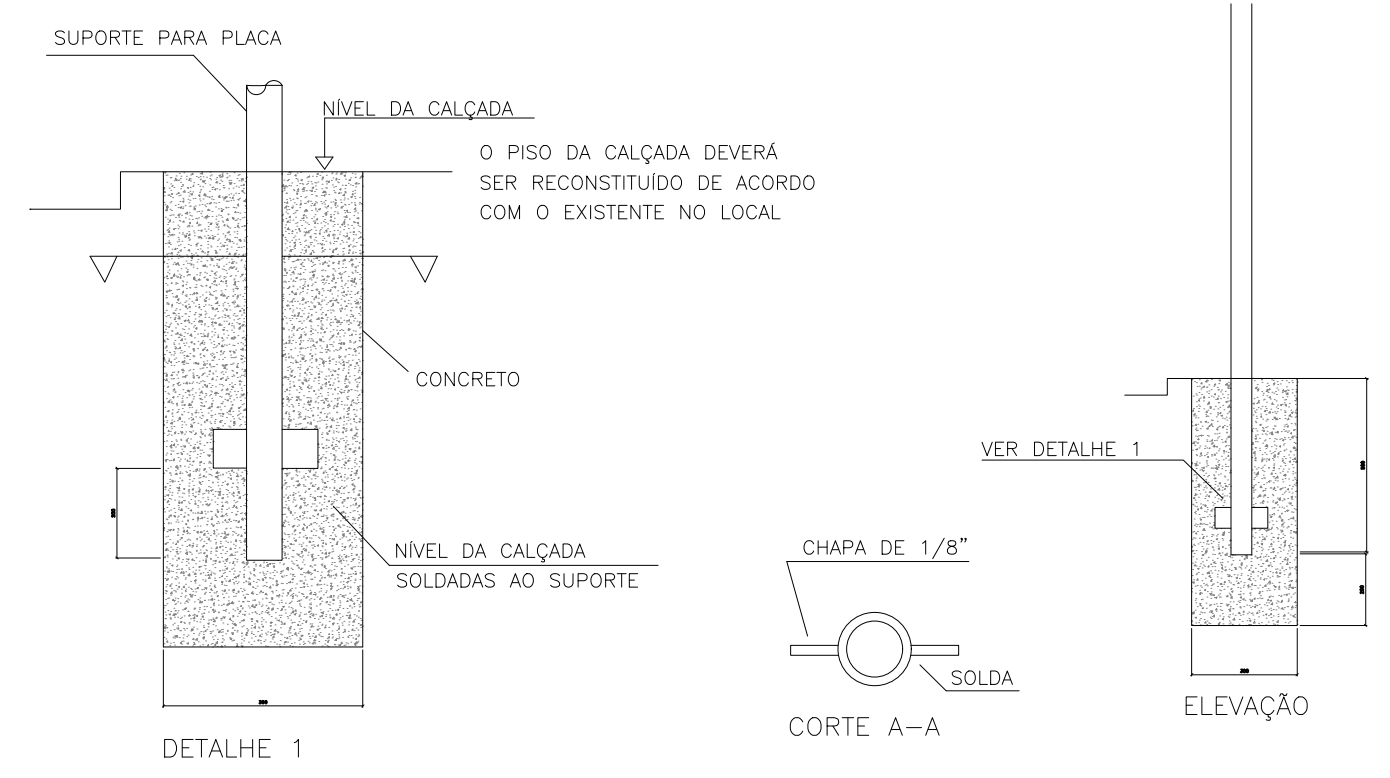

DETALHE 1

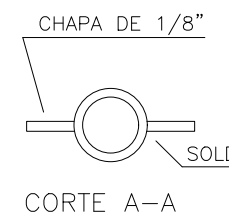

CORTE A-A

ELEVAÇÃO

REVISÃO	DESCRIÇÃO	DATA	DESENHO	VERIF.	APROV.
---------	-----------	------	---------	--------	--------

OBSERVAÇÕES:
 1. MEDIDAS EM METRO.
 2. TODAS AS MEDIDAS E QUANTIDADES SEVERÃO SER CONFERIDAS NA OBRA ANTES DE QUALQUER PROCEDIMENTO DE FABRICAÇÃO.
 3. DIREITOS AUTORAIS RESERVADOS: ESTE PROJETO NÃO PODERÁ SER REPRODUZIDO OU MODIFICADO (TOTAL OU EM PARTES) SEM A EXPRESSA AUTORIZAÇÃO DOS AUTORES.

Jorge Brandão
 Engenheiro Civil
 CREA 24.721-D

UPB UNIÃO DOS MUNICÍPIOS DA BAHIA
 COORDENAÇÃO DE ENGENHARIA E ARQUITETURA

PREFEITURA MUNICIPAL DE ANDARAÍ

GESTÃO WILSON PAES CARDOSO

PROJETO PAVIMENTAÇÃO E DRENAGEM SUPERFICIAL
 RUAS: TRAVESSA 12A, 12B, 12C, 12D, 12E,
 TRAVESSA POSTO 14

DETALHES CONSTRUTIVOS

Engenheiro	JORGE BRANDÃO	CREA	24.721D-BA	DESENHO	ANA CLARA NOGUEIRA	FOLHA
DATA	AGOSTO/2025	NÚMERO DE PROJETO		PROJETO REFERÊNCIA		06/06
ESCALA	SEM ESCALA		PAV-2907/25			