


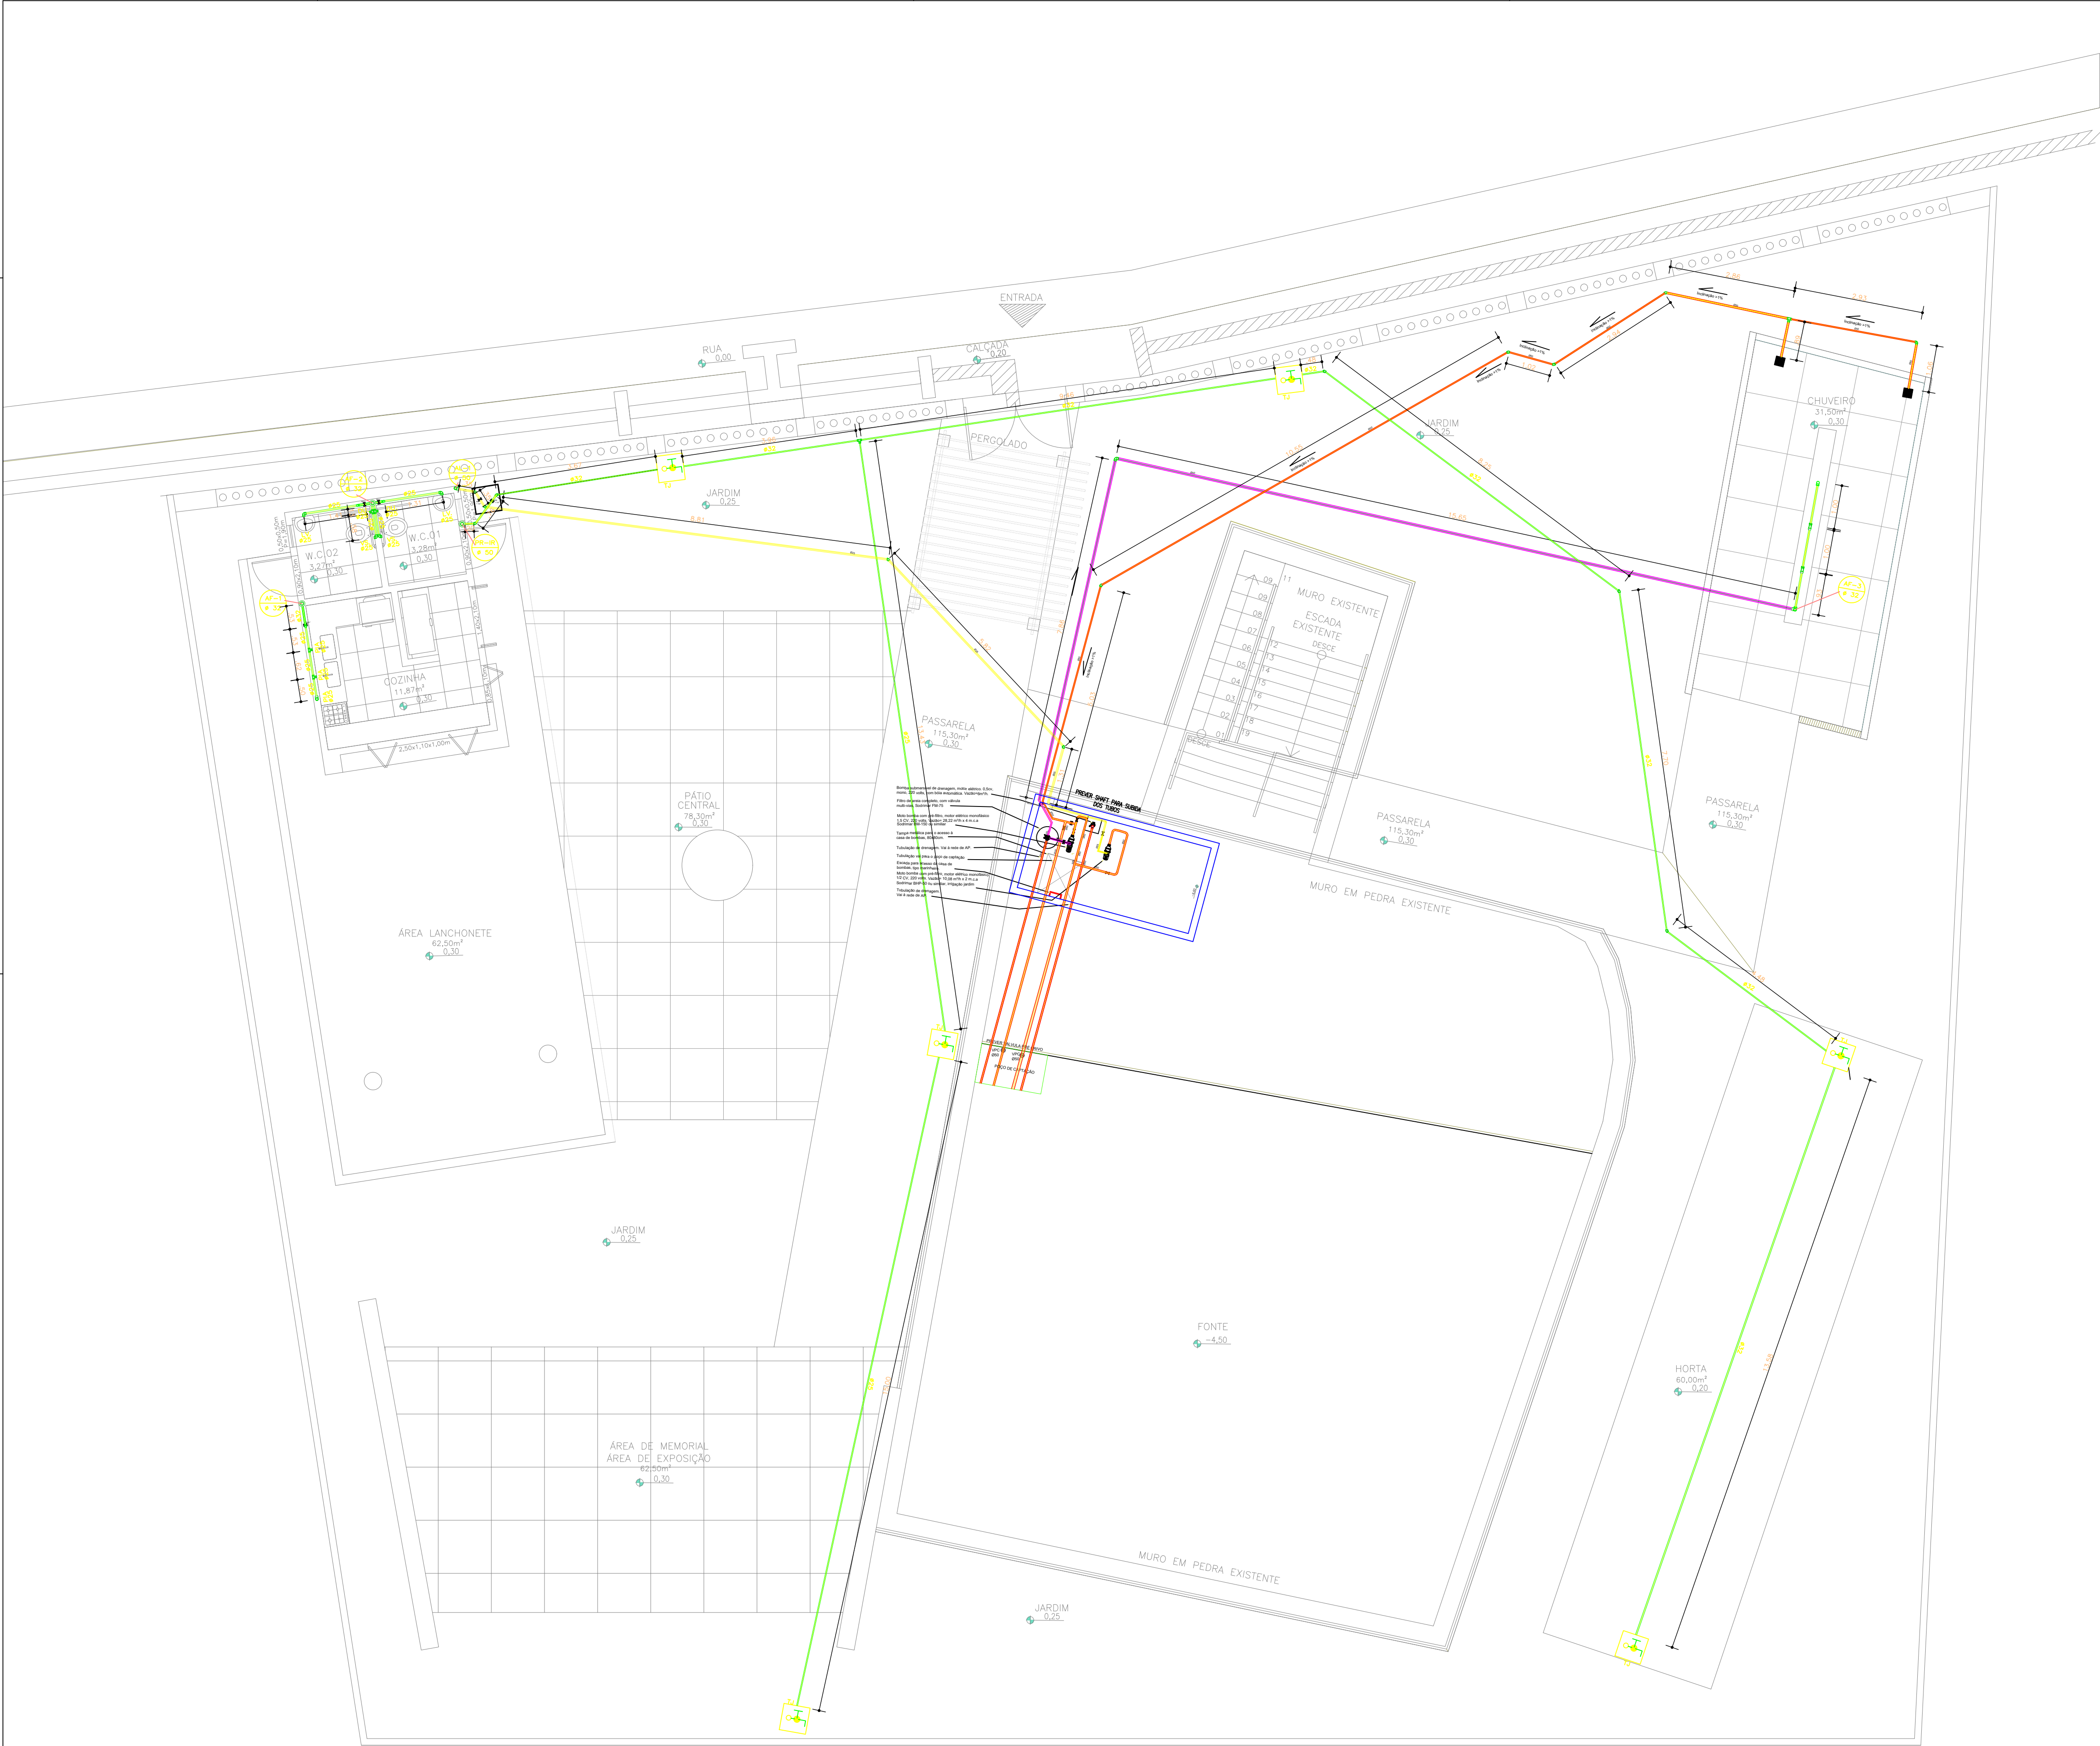

PLANTA BAIXA

ESC. 1/75

LEGENDA ÁGUA	
SÍMBOLO	DESCRIÇÃO
	Válvula de pé com crivo
	Conjunto Hidrômetro
	Bomba submersível de drenagem, motor elétrico.
	Moto bomba com pré-filtro, motor elétrico monofásico
	Registro de Esfera de PVC
	Tubo PVC Marrom agua fria, diâmetro indicado (mm)
	Ralo de fundo anti turbilhão 20x20 cm
	Filtro de Areia completo, conforme indicado em projeto
	Extravisor 50 mm, conforme indicado em projeto
	Torneira com caixa embutida no piso

REVISÃO	DATA	DESCRIÇÃO	SOLICITAÇÃO
 PREFEITURA DE IRAQUARA CAPITAL BRASILEIRA DE GRUTAS E CAVERNAS		 arquitetura e urbanismo Rua Alceu Amoroso Lima, nº 786, Ed. NTC, Sala 719, Salvador - BA Tel: 71 3341 8521 - E-mail: contato@arquitectoquattro.com.br	
SERVIÇO:			
PROJETO HIDRÁULICO			
POÇO MANOEL FÉLIX, CENTRO, IRAQUARA - BAHIA.			
CLIENTE:			
PREFEITURA MUNICIPAL IRAQUARA			
TÍTULO:			
PROJETO EXECUTIVO - POÇO MANOEL FÉLIX			
SISTEMA DE ÁGUA FRIA			
AUTOR DO PROJETO:			
ANDRÉ DRUMOND ARQUITETO E URBANISTA CAU-UBR 48184-9		VICTOR HUGO GONZALEZ ARQUITETO E URBANISTA CAU-UBR 45631-2	
		RENATO ALVES ENGENHEIRO CIVIL CREA-BA 69282	
PRANCHA:			
01/02			
DATA: JULHO 2025		COLABORAÇÃO: MICHELE LÜEDY SAMIR SANTOS	
ESCALA: 1/75			

[illegible]

Diagrama de um sistema de irrigação por gotejamento. O sistema consiste em dois reservatórios de 1000L, cada um equipado com um emissor (3^o Emisor). O reservatório à esquerda possui uma saída de 32 mm e um ramal de limpeza. O reservatório à direita possui uma saída de 32 mm e um ramal de alimentação. O sistema é alimentado por uma linha principal de 1" RE, que se ramifica para os dois reservatórios. As linhas de distribuição são de 1/2" PE, e as linhas de irrigação são de 1/2" PE. O sistema é projetado para operar a 200 kPa e 200 kPa.

REVISÃO	DATA	DESCRIÇÃO	SOLICITAÇÃO
 PREFEITURA DE IRAQUARA CAPITAL BRASILEIRA DE OBRAS E CAVERNAS		 quattro arquitetura e urbanismo Rua Alceu Amoroso Lima, nº 786, Ed. TINT, Sala 719, Salvador - BA Tel: 71- 3341.8521 E-mail: contato@arquitecturaquattro.com.br	
SERVIÇO:			
PROJETO HIDRÁULICO POÇO MANOEL FÉLIX, CENTRO, IRAQUARA - BAHIA.			
CLIENTE:			
PREFEITURA MUNICIPAL IRAQUARA			
TÍTULO:			
PROJETO EXECUTIVO - POÇO MANOEL FÉLIX SISTEMA DE ÁGUA FRIA			
AUTOR DO PROJETO:		PRANCHAS:	
ANDRÉ DRUMOND ARQUITETO E URBANISTA CAU-BA 46114-9 		RENATO ALVES ENGENHEIRO CIVIL CRÉD. 61052 	
VICTOR HUGO GONZALEZ ARQUITETO E URBANISTA CAU-BA 48321-2 		02/02	
DATA:	COLABORAÇÃO:	ESCALA:	
14/01/2025	MICHEL E LUEDY SAMIR SANTOS	1/25	