

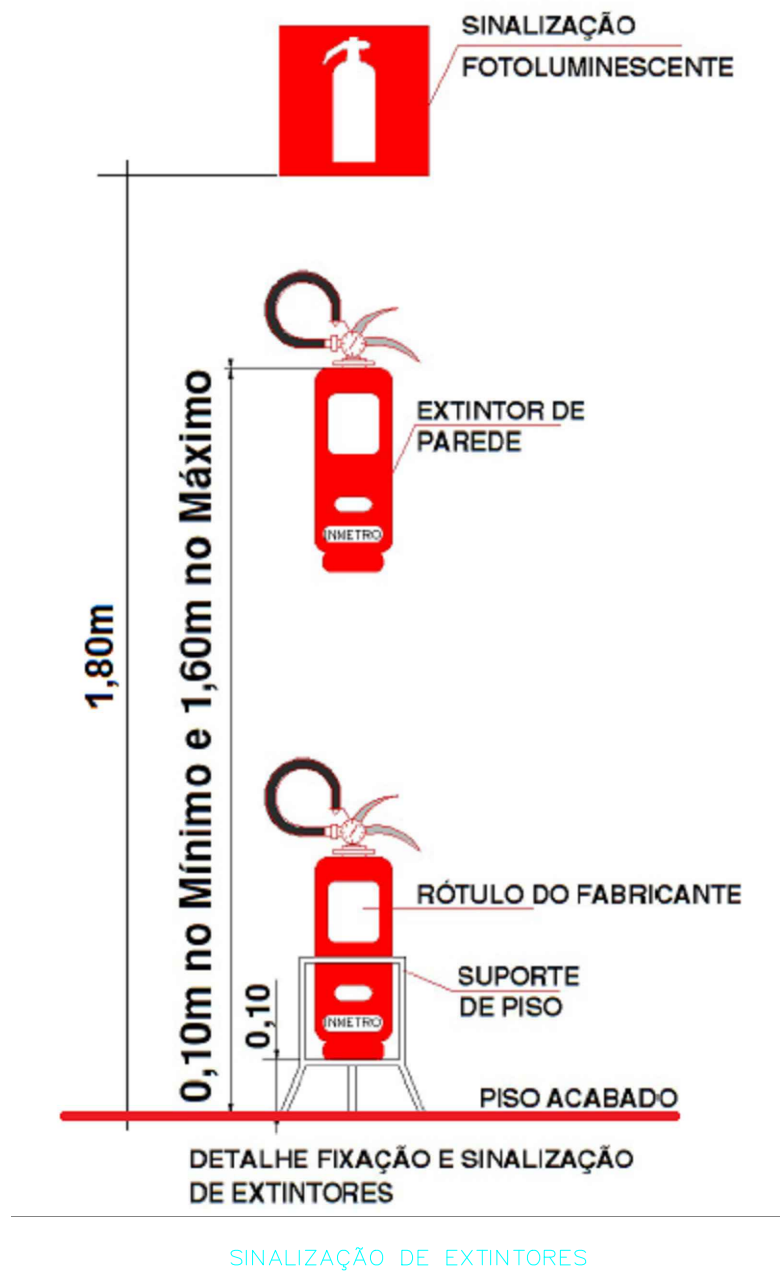


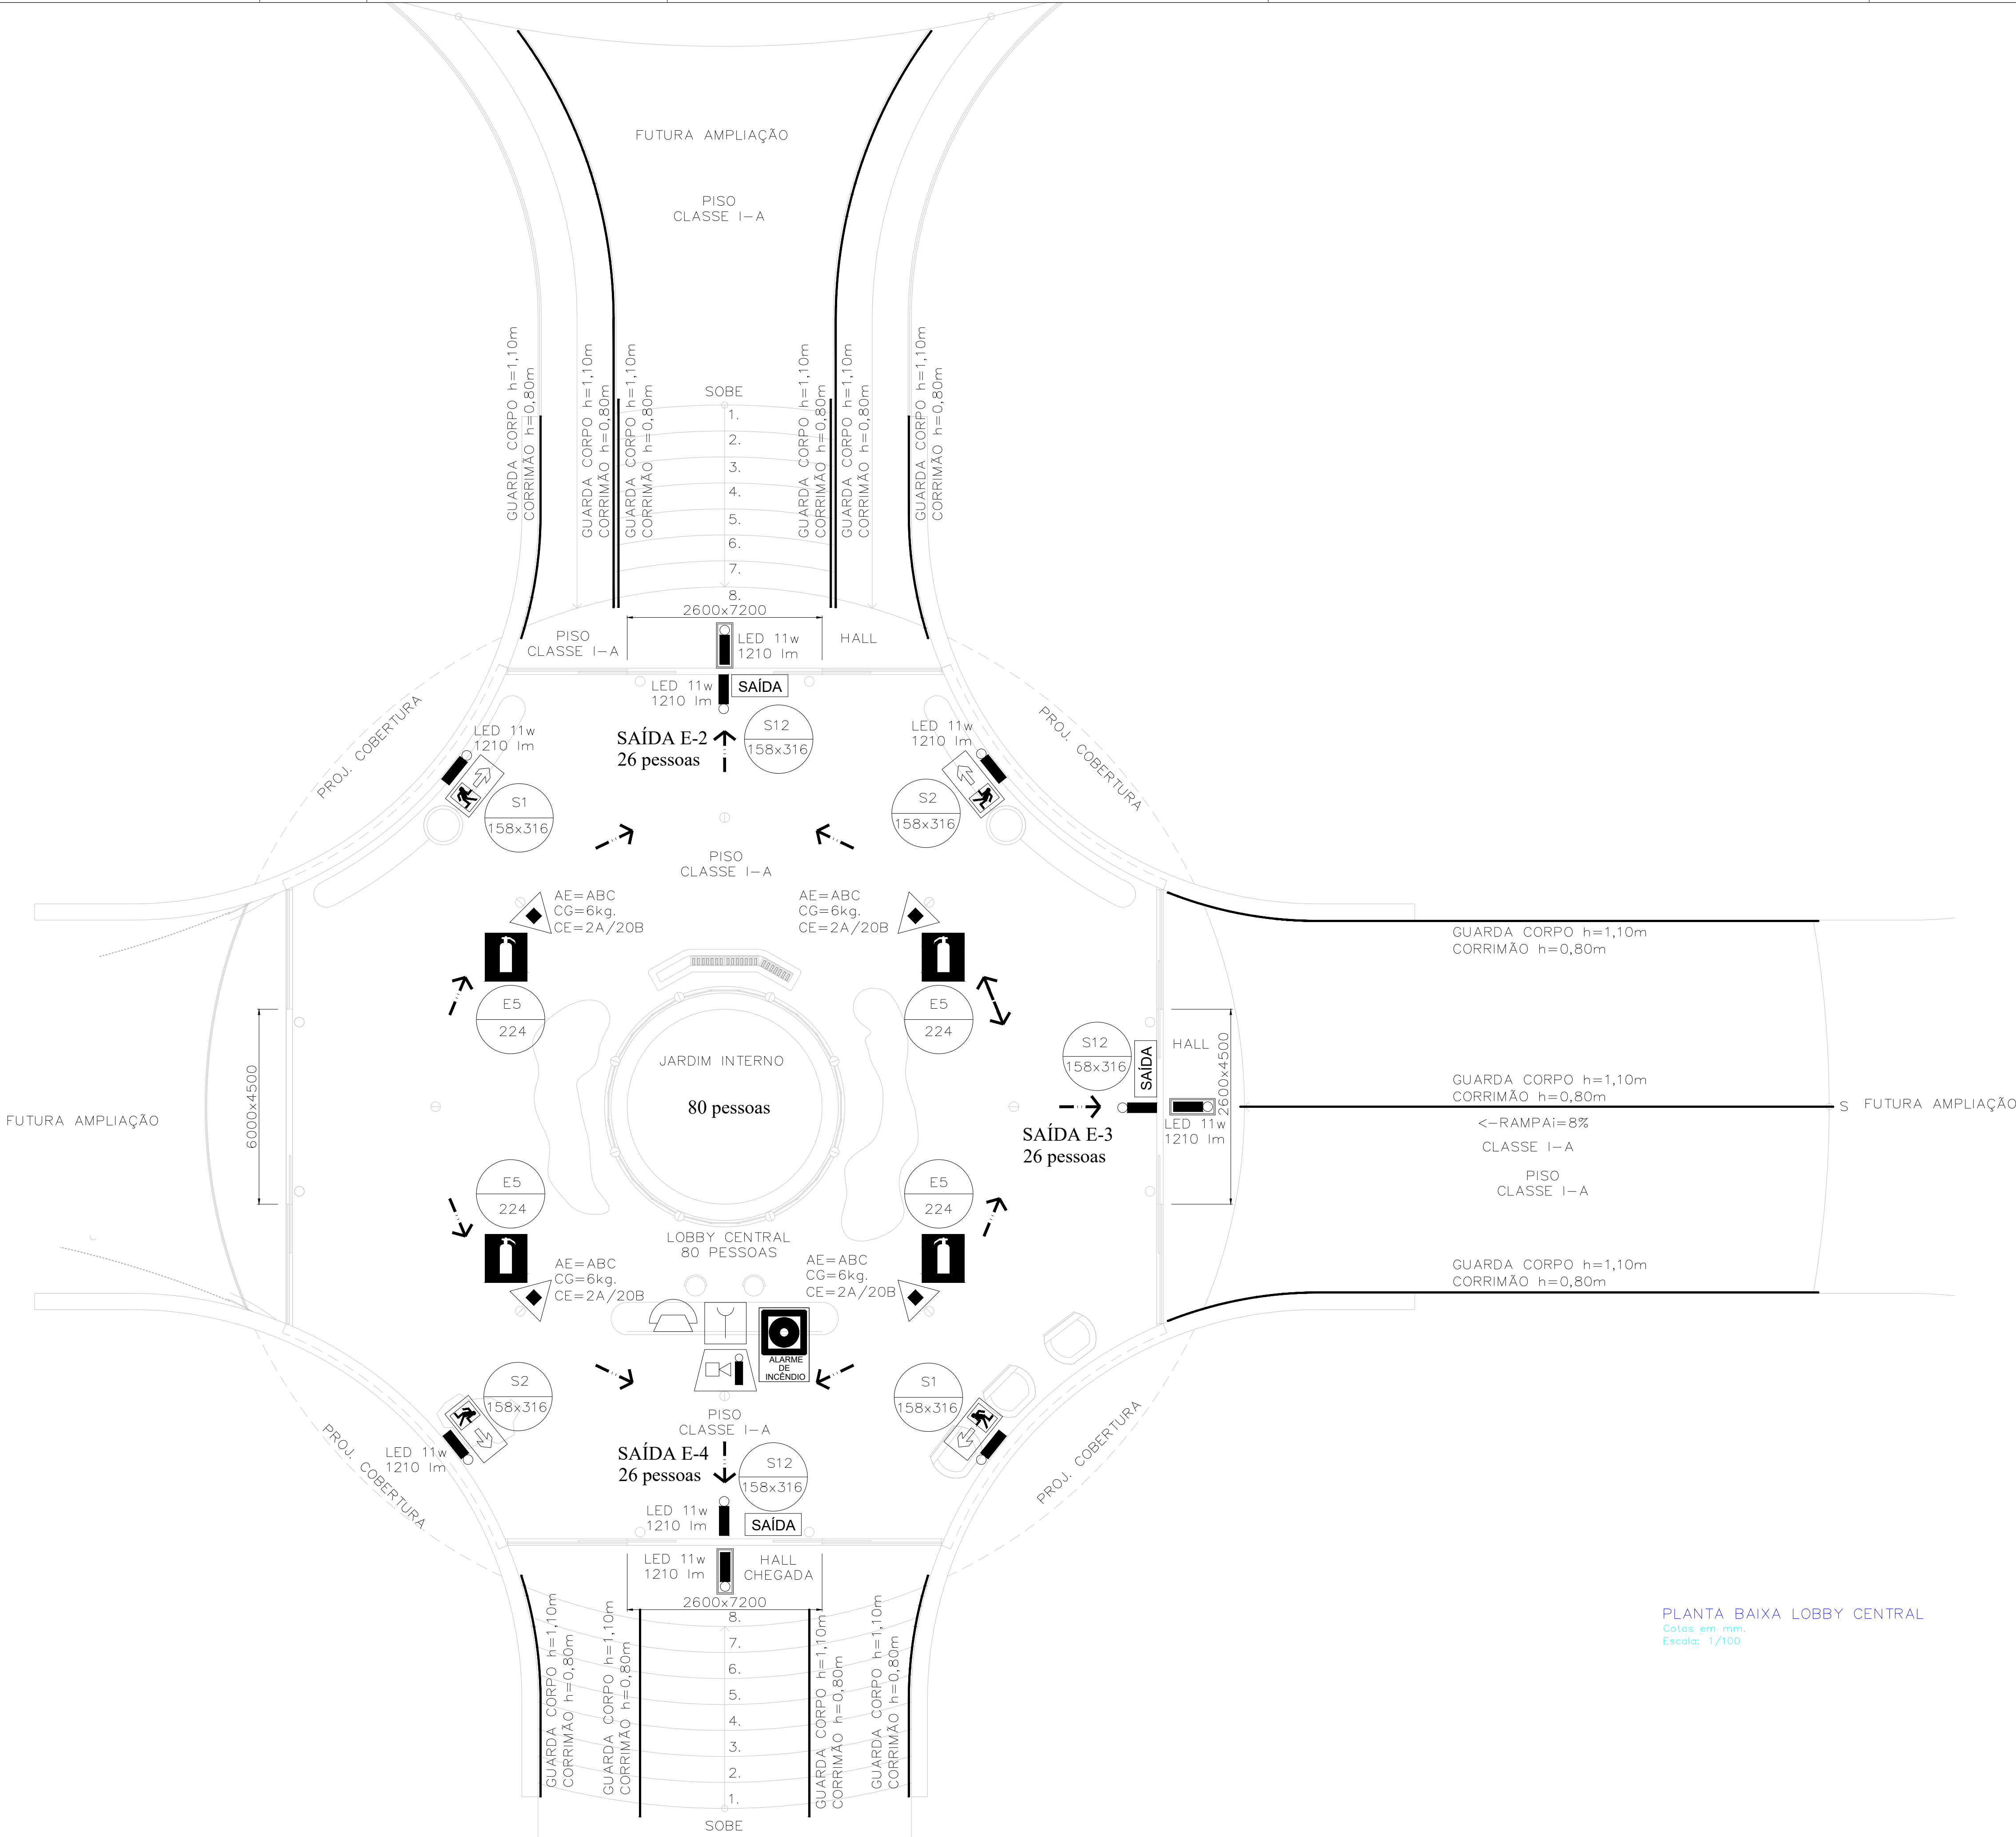

| COD./DIMENSÕES    | SÍMBOLO | DESCRIÇÃO                                                                                         |
|-------------------|---------|---------------------------------------------------------------------------------------------------|
| S12<br>158x316    | SAÍDA   | COD. S12 – SAÍDA DE EMERGÊNCIA<br>DIMENSÃO: L=316mm/H=158mm DISTÂNCIA MÁXIMA DE VISIBILIDADE –12m |
| E2<br>268         |         | COD. E2 – COMANDO MANUAL DE ALARME<br>DIMENSÃO: L=268mm DISTÂNCIA MÁXIMA DE VISIBILIDADE –12m     |
| E5<br>268         |         | COD. E5 – EXTINTOR DE INCÊNDIO<br>DIMENSÃO: L=268mm DISTÂNCIA MÁXIMA DE VISIBILIDADE –12m         |
| A5<br>268         |         | COD. A5 – CUIDADO RISCO DE CHOQUE<br>DIMENSÃO: L=268mm DISTÂNCIA MÁXIMA DE VISIBILIDADE –12m      |
|                   |         | INDICAÇÃO DE ACESSO DE GUARNIÇÃO A EDIFICAÇÃO OU ÁREA DE RISCO                                    |
|                   | CB      | ACESSO DE VIATURA NA EDIFICAÇÃO OU ÁREA DE RISCO                                                  |
|                   |         | ACIONADOR MANUAL DO SISTEMA DE DETECÇÃO E ALARME                                                  |
|                   |         | AVISADOR SONORO E VISUAL (COM SIRENE)                                                             |
|                   |         | TELEFONE DE EMERGÊNCIA (INTERFONE)                                                                |
|                   |         | BATERIAS DO SISTEMA DE DETECÇÃO E ALARME                                                          |
|                   |         | DIREÇÃO DO FLUXO DA ROTA DE FUGA                                                                  |
| LED 11w<br>1210lm |         | BLOCO AUTÔNOMO DE ILUMINAÇÃO DE EMERGÊNCIA                                                        |
| LED 11w<br>1210lm |         | BLOCO AUTÔNOMO DE ILUMINAÇÃO DE EMERGÊNCIA EXTERNA                                                |

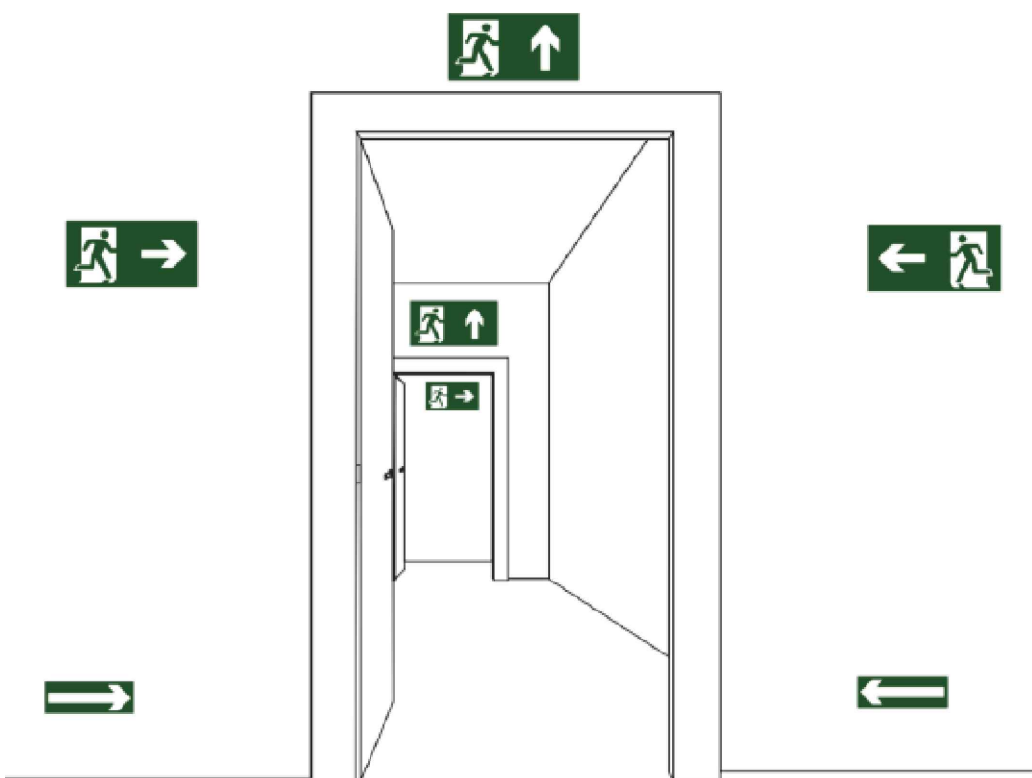


PLANTA BAIXA LOBBY CENTRAL  
Cotas em mm.  
Escala: 1/100

| REVISÃO                                                                                                                                                                                   | DATA                                                                                                                                    | DESCRIÇÃO                                                                                                                                                                                                                                                              | SOLICITAÇÃO               |
|-------------------------------------------------------------------------------------------------------------------------------------------------------------------------------------------|-----------------------------------------------------------------------------------------------------------------------------------------|------------------------------------------------------------------------------------------------------------------------------------------------------------------------------------------------------------------------------------------------------------------------|---------------------------|
| R00                                                                                                                                                                                       | MARÇO/2024                                                                                                                              | EMISSÃO INICIAL                                                                                                                                                                                                                                                        |                           |
|                                                                                                                                                                                           |                                                                                                                                         |                                                                                                                                                                                                                                                                        |                           |
|  <div><p>PREFEITURA DE</p><p><b>ITAQUARA</b></p><p>CAPITAL BRASILEIRA DE GRUTAS E CAVERNAS</p></div> |                                                                                                                                         |  <div><p>arquitectura e design</p><p>Rua Alceu Amoroso Lima, nº 796, Ed. TNTC, Sala 719, Salvador - BA<br/>Tel: 71. 3341.8521 / E-mail: contato@arquaturarquatro.com.br</p></div> |                           |
| SERVIÇO:                                                                                                                                                                                  | PROJETO EXECUTIVO DO PARQUE DA MEGAFaUNA<br>CHAPADA DIAMANTINA<br>ITAQUARA - BAHIA - BRASIL                                             |                                                                                                                                                                                                                                                                        |                           |
| CLIENTE:                                                                                                                                                                                  | PREFEITURA MUNICIPAL DE ITAQUARA                                                                                                        |                                                                                                                                                                                                                                                                        |                           |
| TÍTULO:                                                                                                                                                                                   | SETOR 01.A - OPÇÃO B - CENTRO DE VISITANTE E PESQUISA<br>INSTALAÇÃO INCÊNDIO - PAV. TÉRREO                                              |                                                                                                                                                                                                                                                                        |                           |
| AUTOR DO PROJETO:                                                                                                                                                                         | RENATO ALVES<br>ENGENHEIRO CIVIL<br>CREA-BA 69282  |                                                                                                                                                                                                                                                                        | PRANCHA:<br><b>01</b> /02 |
| DATA:<br>FEVEREIRO/2026                                                                                                                                                                   | COLABORAÇÃO:<br>N                                                                                                                       | ESCALA:<br>INDICADAS                                                                                                                                                                                                                                                   |                           |




CORTE LONGITUDINAL TRECHO DA RAMPA  
Cotas em mm.  
Escala: 1/75

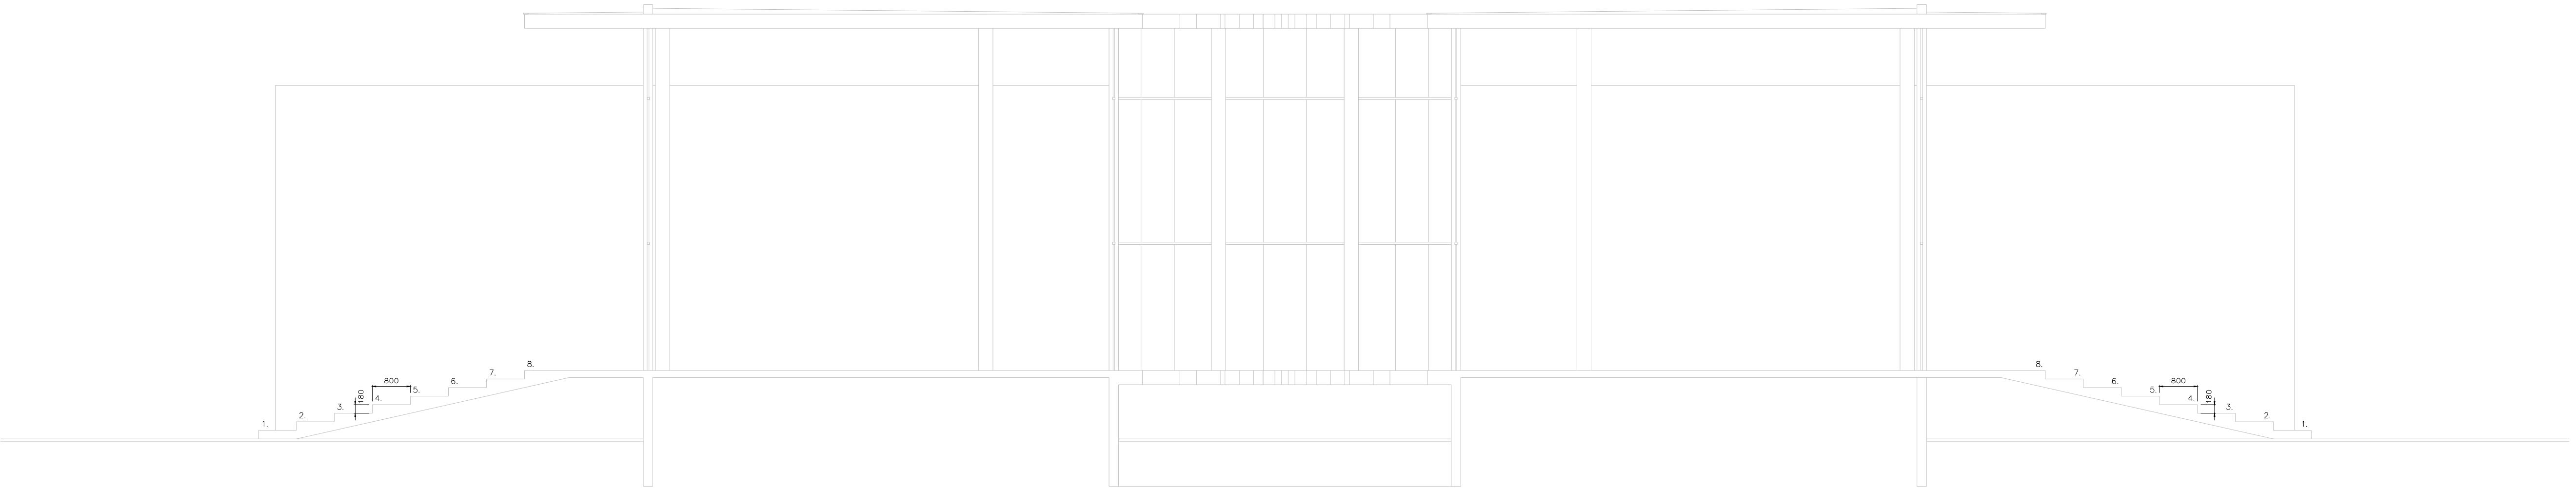

CORTE TRANSVERSAL TRECHO DAS ESCADAS  
Cotas em mm.  
Escala: 1/75

| COD./DIMENSÕES                    | SÍMBOLO                        | D E S C R I Ç Ã O                                                                                 |
|-----------------------------------|--------------------------------|---------------------------------------------------------------------------------------------------|
| <div>S12</div> <div>158x316</div> | <div>SAÍDA</div>               | COD. S12 – SAÍDA DE EMERGÊNCIA<br>DIMENSÃO: L=316mm/H=158mm DISTÂNCIA MÁXIMA DE VISIBILIDADE –12m |
| <div>E2</div> <div>268</div>      | <div>ALARMES DE INCÊNDIO</div> | COD. E2 – COMANDO MANUAL DE ALARME<br>DIMENSÃO: L=268mm DISTÂNCIA MÁXIMA DE VISIBILIDADE –12m     |
| <div>E5</div> <div>268</div>      | <div></div>                    | COD. E5 – EXTINTOR DE INCÊNDIO<br>DIMENSÃO: L=268mm DISTÂNCIA MÁXIMA DE VISIBILIDADE –12m         |
| <div>A5</div> <div>268</div>      | <div></div>                    | COD. A5 – CUIDADO RISCO DE CHOQUE<br>DIMENSÃO: L=268mm DISTÂNCIA MÁXIMA DE VISIBILIDADE –12m      |
|                                   | <div></div>                    | INDICAÇÃO DE ACESSO DE GUARNIÇÃO A EDIFICAÇÃO OU ÁREA DE RISCO                                    |
|                                   | <div>CB</div>                  | ACESSO DE VIATURA NA EDIFICAÇÃO OU ÁREA DE RISCO                                                  |
|                                   | <div></div>                    | ACIONADOR MANUAL DO SISTEMA DE DETECÇÃO E ALARME.                                                 |
|                                   | <div></div>                    | AVISADOR SONORO E VISUAL (COM SIRENE)                                                             |
|                                   | <div></div>                    | TELEFONE DE EMERGÊNCIA (INTERFONE)                                                                |
|                                   | <div></div>                    | BATERIAS DO SISTEMA DE DETECÇÃO E ALARME                                                          |
|                                   | <div></div>                    | DIREÇÃO DO FLUXO DA ROTA DE FUGA                                                                  |
| LED 11w 1210lm                    | <div></div>                    | BLOCO AUTÔNOMO DE ILUMINAÇÃO DE EMERGÊNCIA                                                        |
| LED 11w 1210lm                    | <div></div>                    | BLOCO AUTÔNOMO DE ILUMINAÇÃO DE EMERGÊNCIA EXTERNA                                                |

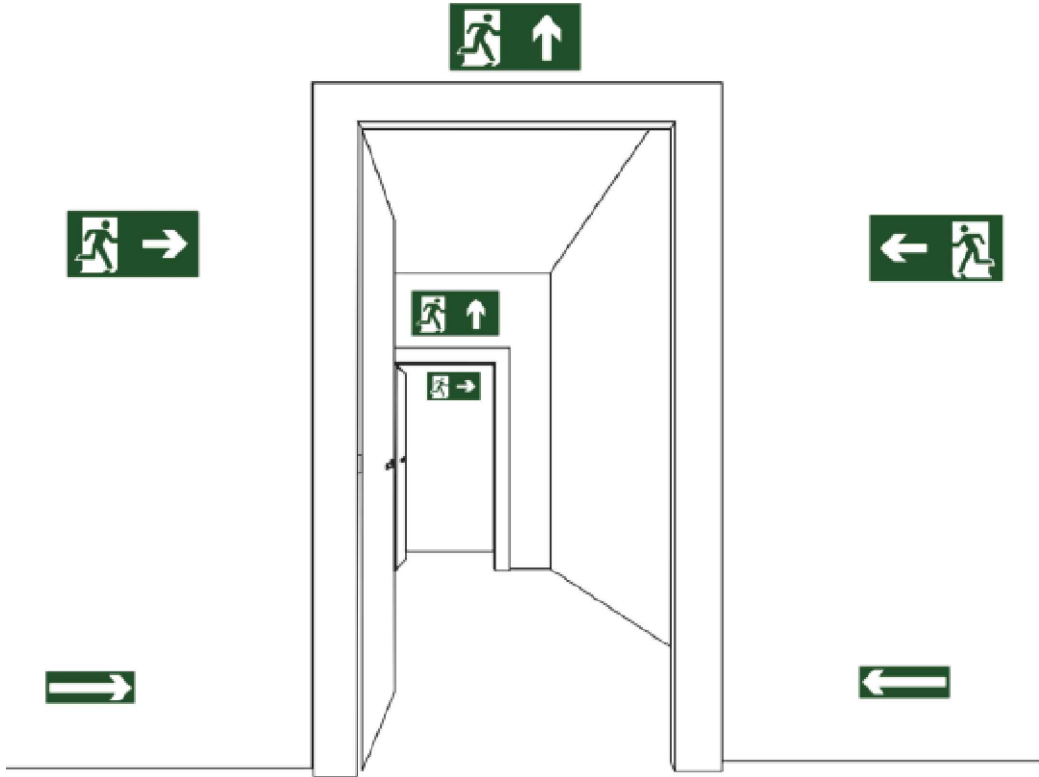

SINALIZAÇÃO DE SAÍDA SOBRE PAREDES E VERGAS DE PORTAS

|                                                                                                                                                                                                                            |                                                                                             |                                                                                                                                                                                                                              |                                                                                                                                |
|----------------------------------------------------------------------------------------------------------------------------------------------------------------------------------------------------------------------------|---------------------------------------------------------------------------------------------|------------------------------------------------------------------------------------------------------------------------------------------------------------------------------------------------------------------------------|--------------------------------------------------------------------------------------------------------------------------------|
| REVISÃO                                                                                                                                                                                                                    | DATA                                                                                        | DESCRIÇÃO                                                                                                                                                                                                                    | SOLICITAÇÃO                                                                                                                    |
| R00                                                                                                                                                                                                                        | MARÇO/2024                                                                                  | EMISSÃO INICIAL                                                                                                                                                                                                              |                                                                                                                                |
|                                                                                                                                                                                                                            |                                                                                             |                                                                                                                                                                                                                              |                                                                                                                                |
| <div><div></div><div><div>PREFEITURA DE</div><div><b>IRAQUARA</b></div><div>CAPITAL BRASILEIRA DE GRUTAS E CAVERNAS</div></div></div> |                                                                                             | <div><div><div><b>quattro</b></div><div>arquitetura e design</div><div>Rua Alceu Amoroso Lima, nº 786, Ed. TNTC, Sala 719, Salvador - BA<br/>Tel: 71. 3341.8521 / E-mail: contato@arquitetunquattro.com.br</div></div></div> |                                                                                                                                |
| SERVIÇO:                                                                                                                                                                                                                   | PROJETO EXECUTIVO DO PARQUE DA MEGAFaUNA<br>CHAPADA DIAMANTINA<br>IRAQUARA - BAHIA - BRASIL |                                                                                                                                                                                                                              |                                                                                                                                |
| CLIENTE:                                                                                                                                                                                                                   | PREFEITURA MUNICIPAL DE IRAQUARA                                                            |                                                                                                                                                                                                                              |                                                                                                                                |
| TÍTULO:                                                                                                                                                                                                                    | SETOR 01.A - OPÇÃO B - CENTRO DE VISITANTE E PESQUISA<br>INSTALAÇÃO INCÊNDIO - CORTES       |                                                                                                                                                                                                                              |                                                                                                                                |
| AUTOR DO PROJETO:                                                                                                                                                                                                          |                                                                                             | RENATO ALVES<br>ENGENHEIRO CIVIL<br>CREA-BA 66262                                                                                                                                                                            | PRANCHAS:<br><div><br/><b>02/02</b></div> |
| DATA:<br>FEVEREIRO/2026                                                                                                                                                                                                    | COLABORAÇÃO:<br>N                                                                           | ESCALA:<br>INDICADAS                                                                                                                                                                                                         |                                                                                                                                |