




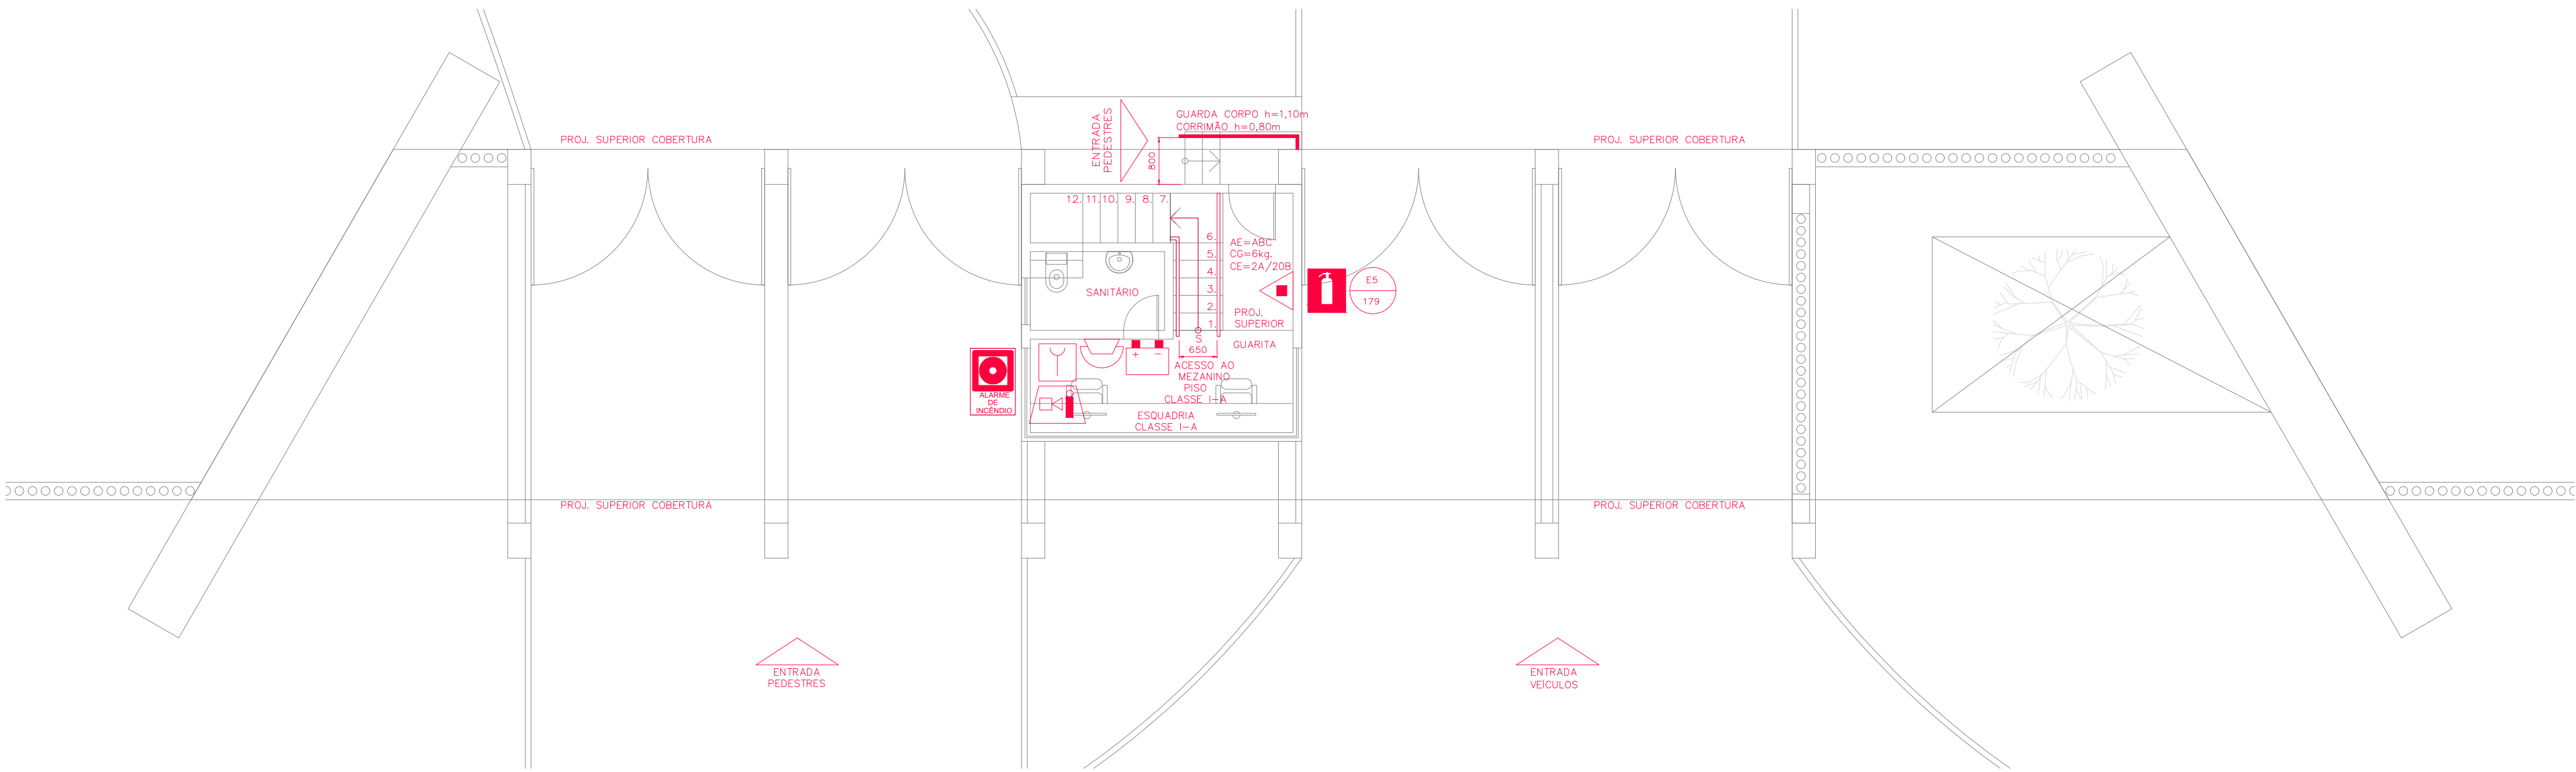


PLANTA BAIXA TÉRREO
Cotas em mm.
Escala: 1/75

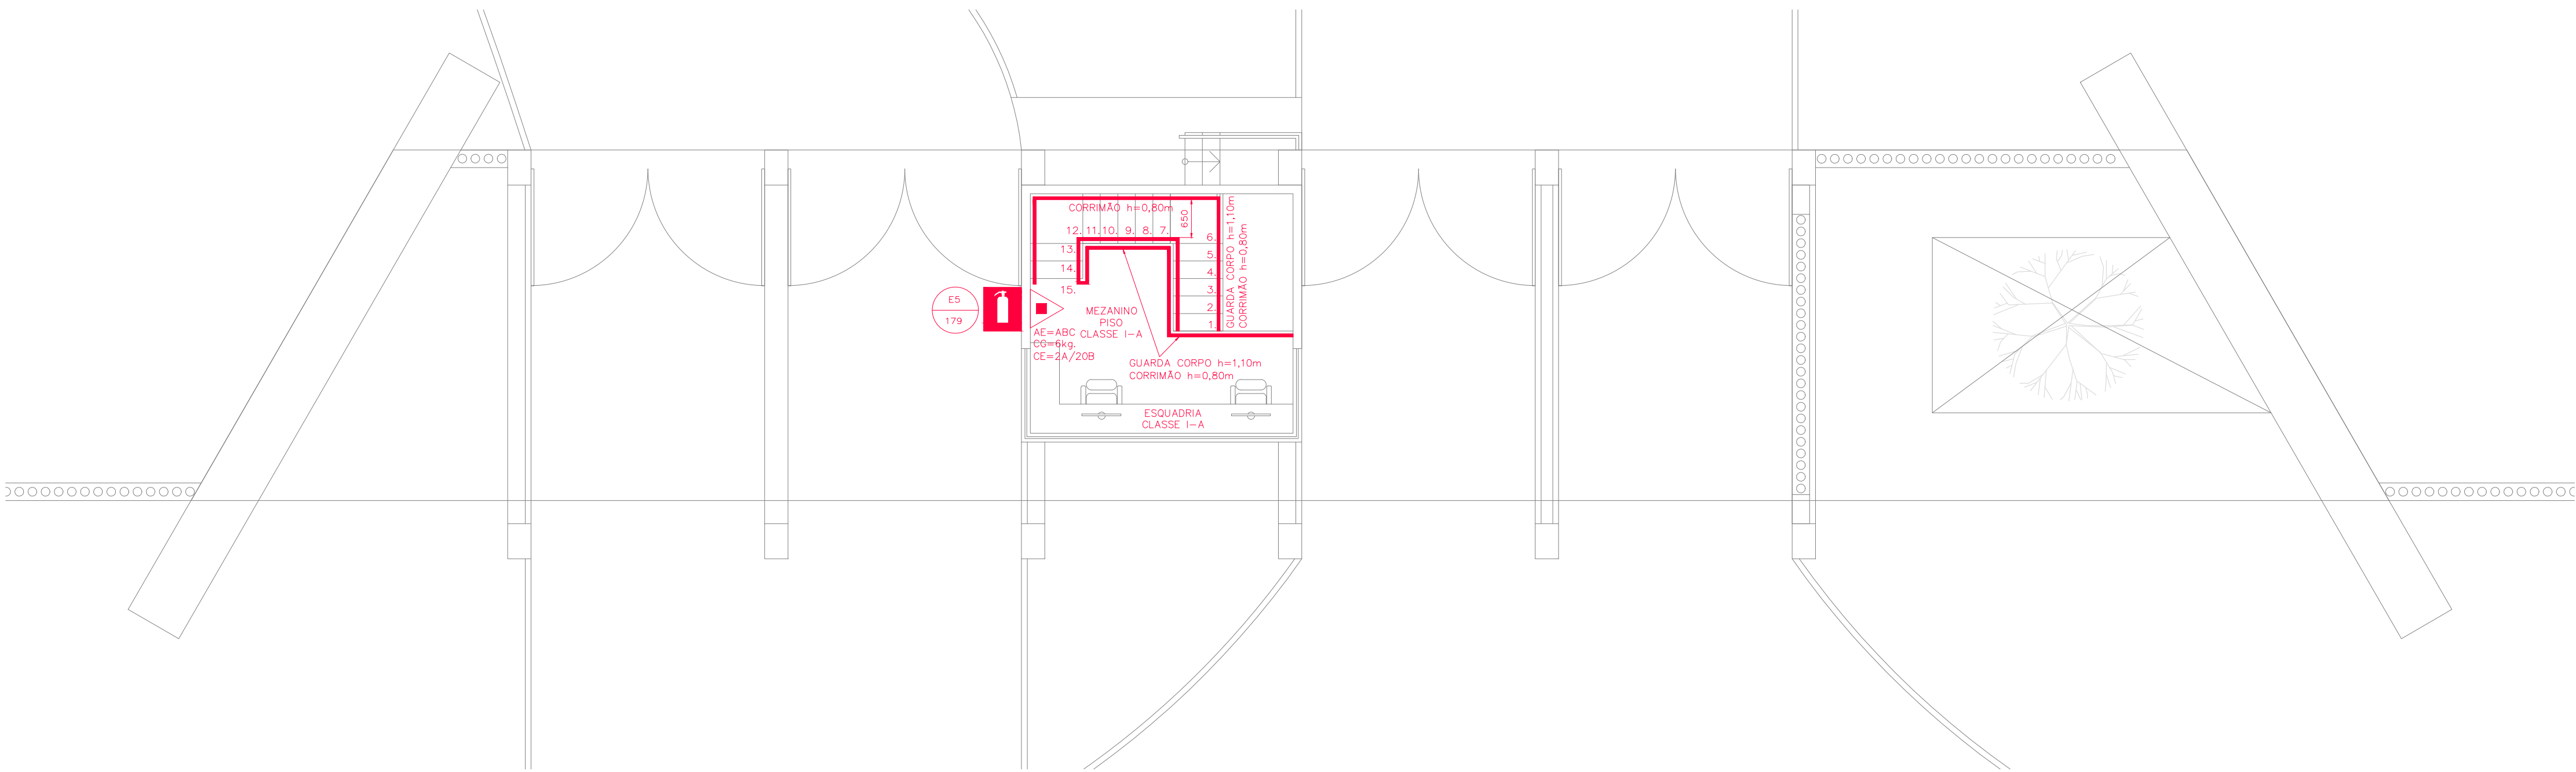


PLANTA BAIXA MEZANINO
Cotas em mm.
Escala: 1/75

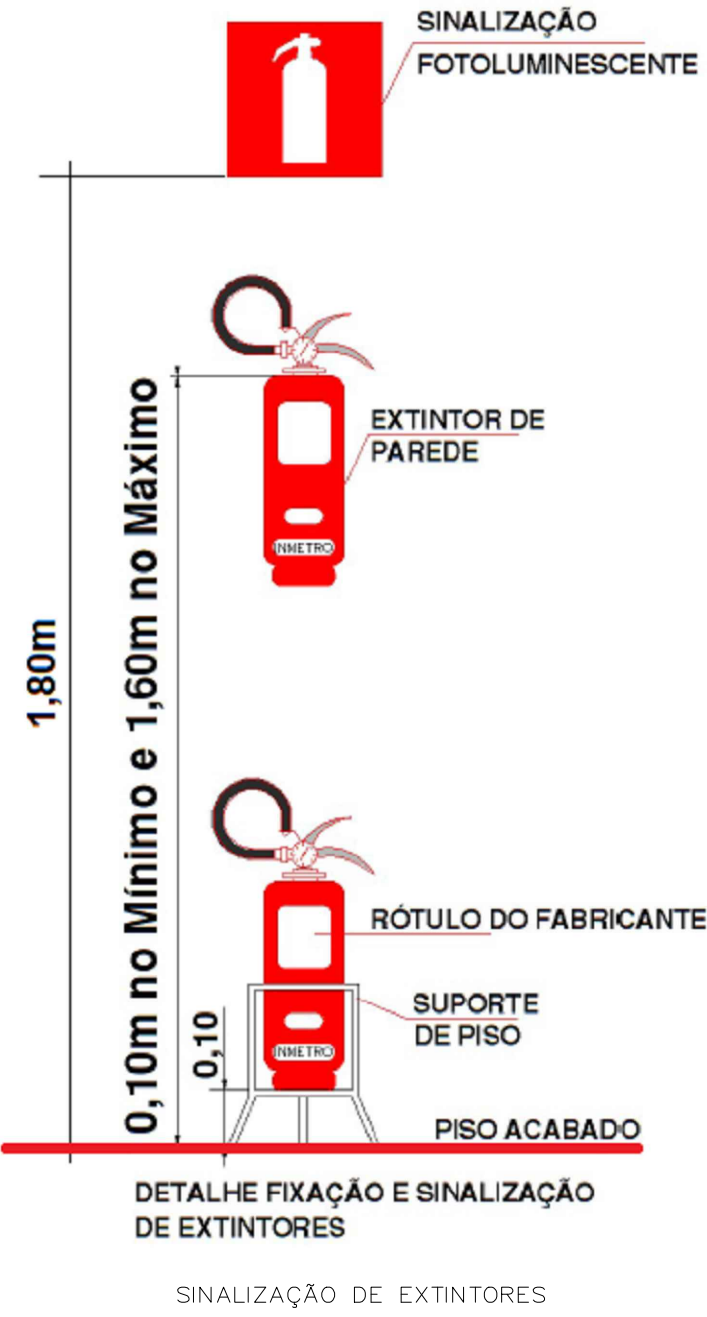

COD./DIMENSÕES	SÍMBOLO	D E S C R I Ç Ã O
S12 158x316	SAÍDA	COD. S12 – SAÍDA DE EMERGÊNCIA DIMENSÃO: L=316mm/H=158mm DISTÂNCIA MÁXIMA DE VISIBILIDADE –12m
E2 268	ALARME INCÊNDIO	COD. E2 – COMANDO MANUAL DE ALARME DIMENSÃO: L=268mm DISTÂNCIA MÁXIMA DE VISIBILIDADE –12m
E5 268	EXTINTOR	COD. E5 – EXTINTOR DE INCÊNDIO DIMENSÃO: L=268mm DISTÂNCIA MÁXIMA DE VISIBILIDADE –12m
A5 268	CUIDADO RISCO DE CHOQUE	COD. A5 – CUIDADO RISCO DE CHOQUE DIMENSÃO: L=268mm DISTÂNCIA MÁXIMA DE VISIBILIDADE –12m
	→	INDICAÇÃO DE ACESSO DE GUARNIÇÃO A EDIFICAÇÃO OU ÁREA DE RISCO
	CB	ACESSO DE VIATURA NA EDIFICAÇÃO OU ÁREA DE RISCO
	Y	ACIONADOR MANUAL DO SISTEMA DE DETECÇÃO E ALARME.
	🔊	AVISADOR SONORO E VISUAL (COM SIRENE)
	☎	TELEFONE DE EMERGÊNCIA (INTERFONE)
	🔋	BATERIAS DO SISTEMA DE DETECÇÃO E ALARME
	→	DIREÇÃO DO FLUXO DA ROTA DE FUGA
LED 11w 1210lm	🔦	BLOCO AUTÔNOMO DE ILUMINAÇÃO DE EMERGÊNCIA
LED 11w 1210lm	🔦	BLOCO AUTÔNOMO DE ILUMINAÇÃO DE EMERGÊNCIA EXTERNA

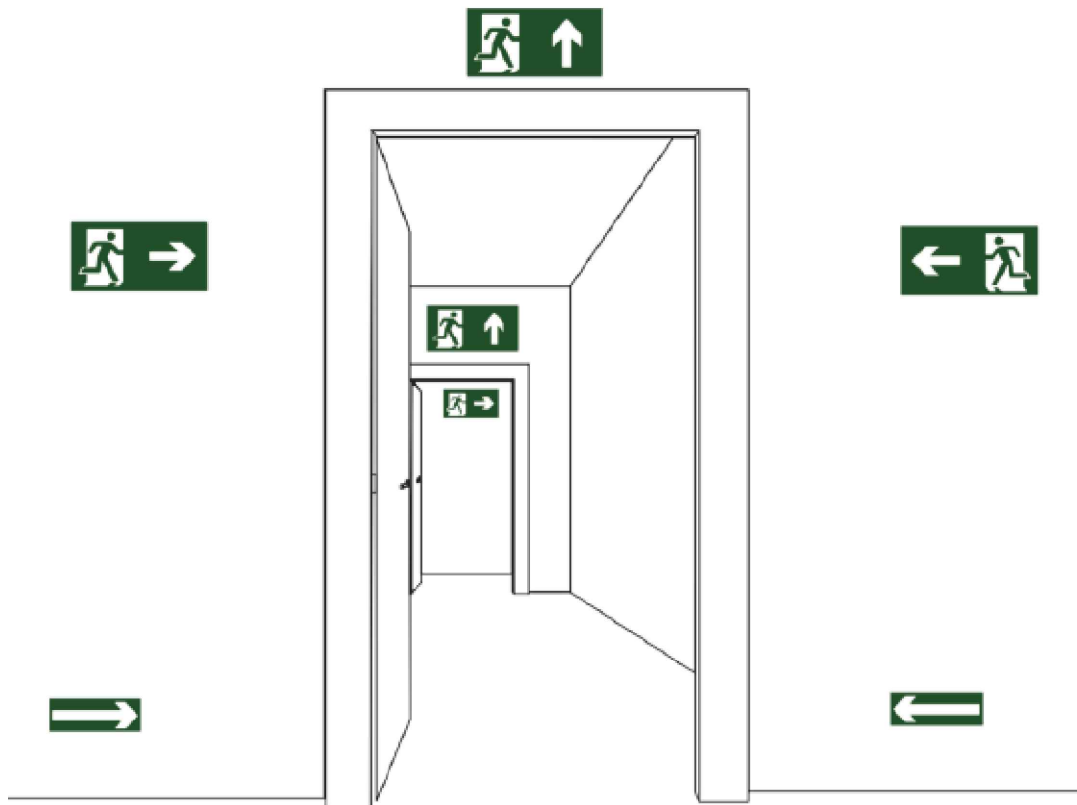


REVISÃO	DATA	DESCRIÇÃO	SOLICITAÇÃO
R00	MARÇO/2024	EMISSÃO INICIAL	
 PREFEITURA DE IRAQUARA CAPITAL BRASILEIRA DE GRUTAS E CAVERNAS		 quattro arquitetura e design Rua Alceu Amoroso Lima, nº 786, Ed. INTIC-Sala 719-Salvador - BA Tel. 71 - 3341.6521 / E-mail: contato@arquiteruattro.com.br	
SERVIÇO: PROJETO EXECUTIVO DO PARQUE DA MEGAFAUNA CHAPADA DIAMANTINA IRAQUARA - BAHIA - BRASIL			
CLIENTE: PREFEITURA MUNICIPAL DE IRAQUARA			
TÍTULO: SETOR 01.A - OPÇÃO B - CENTRO DE VISITANTE E PESQUISA INSTALAÇÃO INCÊNDIO - PORTARIA - PLANTA BAIXA			
AUTOR DO PROJETO: RENATO ALVES ENGENHEIRO CIVIL CREA-BA 69262			PRANCHAS: IS/01
DATA: FEVEREIRO/2025	COLABORAÇÃO: N	ESCALA: INDICADAS	

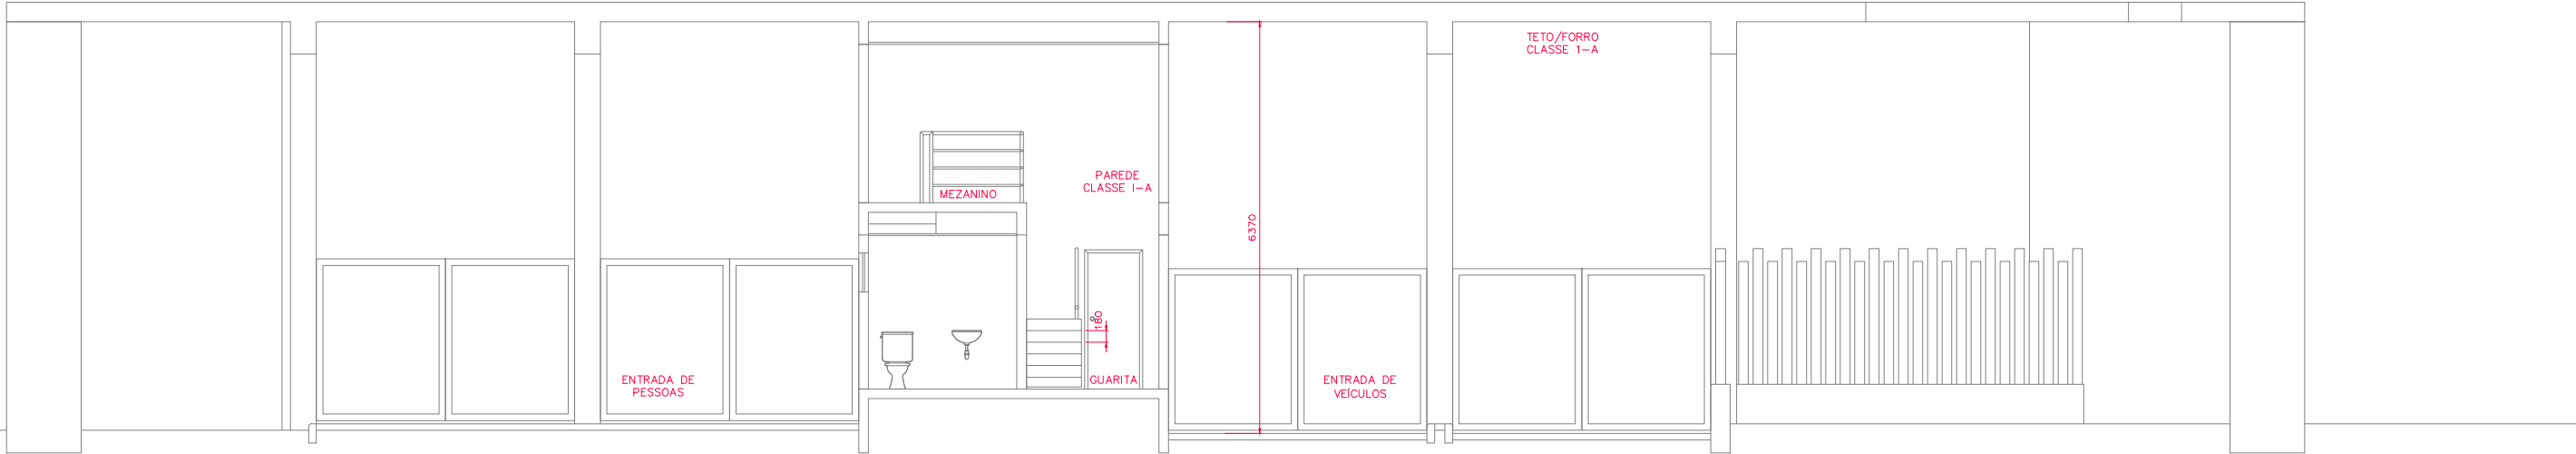

PLANTA DA PORTARIA – CORTE
Cotas em mm.
Escala: 1/75

CÓD./DIMENSÕES	SÍMBOLO	DESCRIÇÃO
S12 158x316	SAÍDA	COD. S12 – SAÍDA DE EMERGÊNCIA DIMENSÃO: L=316mm/H=158mm DISTANCIA MÁXIMA DE VISIBILIDADE –12m
E2 268	ALARME DE INCÊNDIO	COD. E2 – COMANDO MANUAL DE ALARME DIMENSÃO: L=268mm DISTANCIA MÁXIMA DE VISIBILIDADE –12m
E5 268	EXTINTOR	COD. E5 – EXTINTOR DE INCÊNDIO DIMENSÃO: L=268mm DISTANCIA MÁXIMA DE VISIBILIDADE –12m
A5 268	RISCO DE CHOQUE	COD. A5 – CUIDADO RISCO DE CHOQUE DIMENSÃO: L=268mm DISTANCIA MÁXIMA DE VISIBILIDADE –12m
	→	INDICAÇÃO DE ACESSO DE GUARNIÇÃO A EDIFICAÇÃO OU ÁREA DE RISCO
	CB	ACESSO DE VIATURA NA EDIFICAÇÃO OU ÁREA DE RISCO
	Y	ACIONADOR MANUAL DO SISTEMA DE DETECÇÃO E ALARME.
	🔊	AVISADOR SONORO E VISUAL (COM SIRENE)
	☎	TELEFONE DE EMERGÊNCIA (INTERFONE)
	🔋	BATERIAS DO SISTEMA DE DETECÇÃO E ALARME
	→	DIREÇÃO DO FLUXO DA ROTA DE FUGA
LED 11w 1210lm	🔦	BLOCO AUTÔNOMO DE ILUMINAÇÃO DE EMERGÊNCIA
LED 11w 1210lm	🔦	BLOCO AUTÔNOMO DE ILUMINAÇÃO DE EMERGÊNCIA EXTERNA

REVISÃO	DATA	DESCRIÇÃO	SOLICITAÇÃO
R00	MARÇO/2024	EMISSÃO INICIAL	
 PREFEITURA DE IRAQUARA CAPITAL BRASILEIRA DE GRUTAS E CAVERNAS		quattro arquitetura e design Rua Alceu Amoroso Lima, nº 786, Ed. TNTC, Sala 719, Salvador - BA Tel: 71 - 3341.8521 E-mail: contato@arquiteturaquattro.com.br	
SERVIÇO:	PROJETO EXECUTIVO DO PARQUE DA MEGAFAUNA CHAPADA DIAMANTINA IRAQUARA - BAHIA - BRASIL		
CLIENTE:	PREFEITURA MUNICIPAL DE IRAQUARA		
TÍTULO:	SETOR 01.A - OPÇÃO B - CENTRO DE VISITANTE E PESQUISA INSTALAÇÃO INCÊNDIO - PORTARIA - CORTE		
AUTOR DO PROJETO:	RENATO ALVES ENGENHEIRO CIVIL CREA-BA 69392		PRANCHA: IS/02
DATA: FEVEREIRO/2026	COLABORAÇÃO: N	ESCALA: INDICADAS	

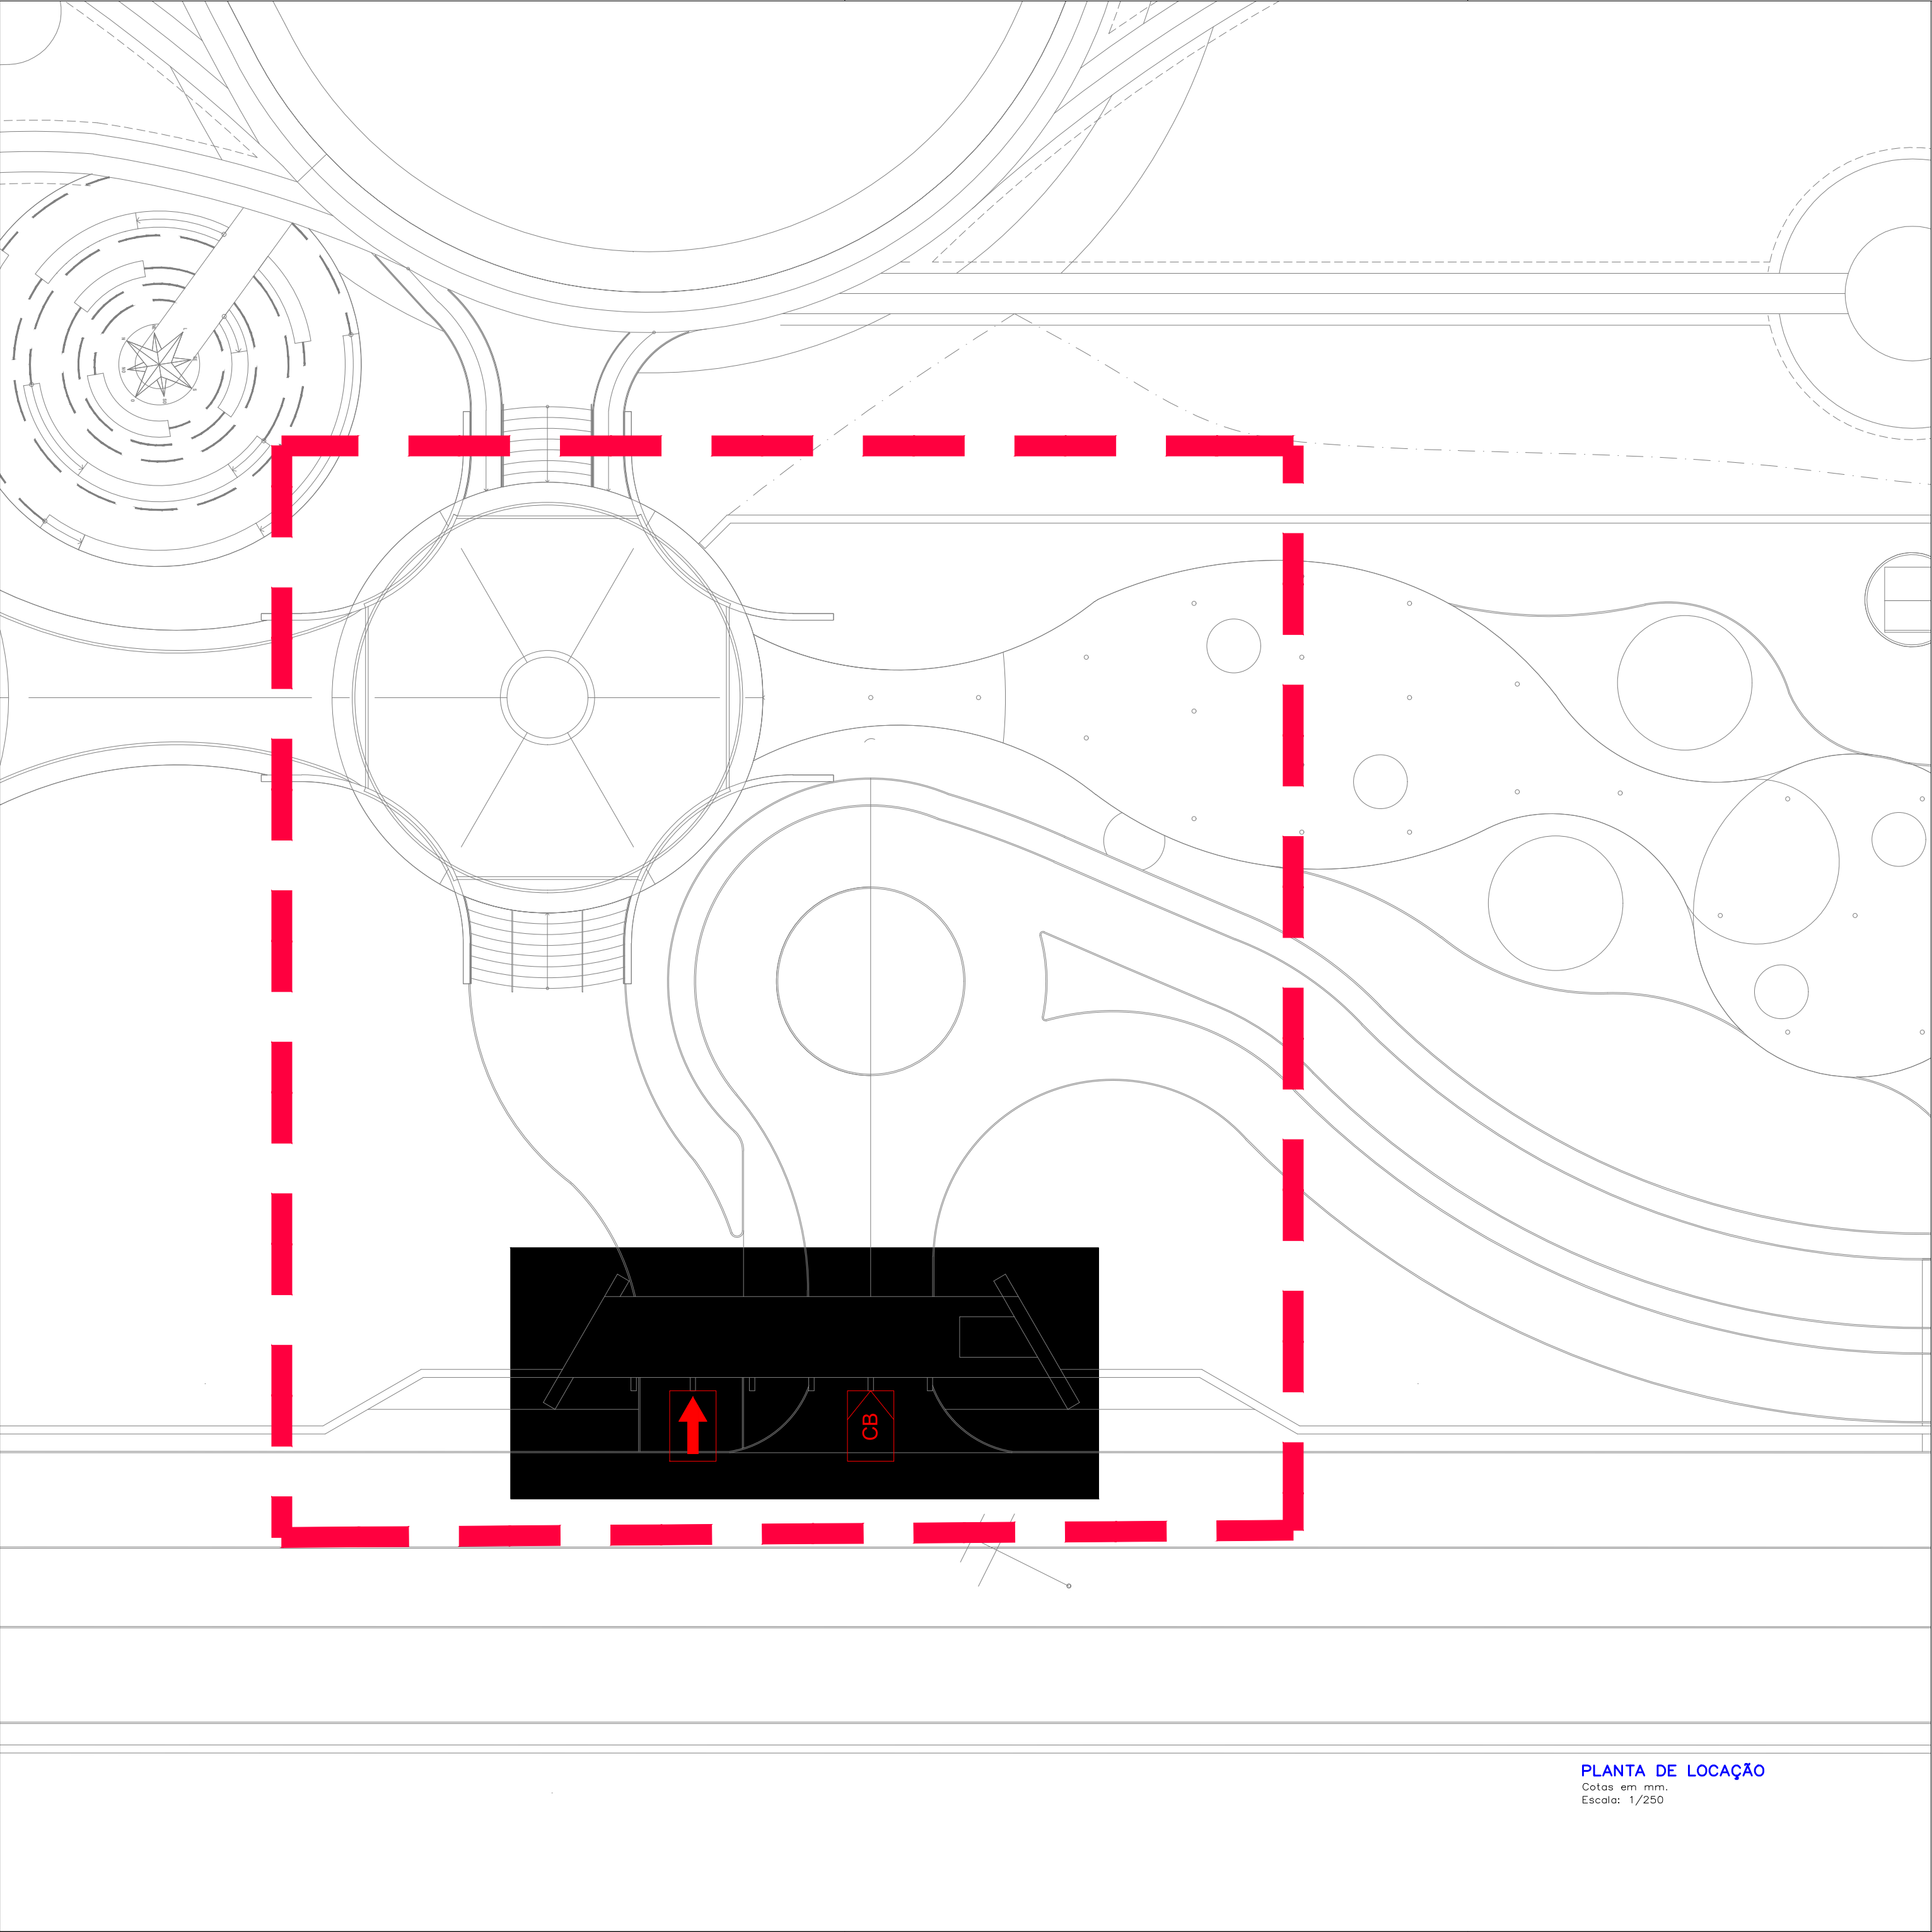

PLANTA DE LOCAÇÃO
Cotas em mm.
Escala: 1/250

CÓD./DIMENSÕES	SÍMBOLO	DESCRIÇÃO
S12 158x316	SAÍDA	COD. S12 – SAÍDA DE EMERGÊNCIA DIMENSÃO: L=316mm/H=158mm DISTANCIA MÁXIMA DE VISIBILIDADE –12m
E2 268	ALARME DE INCÊNDIO	COD. E2 – COMANDO MANUAL DE ALARME DIMENSÃO: L=268mm DISTANCIA MÁXIMA DE VISIBILIDADE –12m
E5 268	EXTINTOR	COD. E5 – EXTINTOR DE INCÊNDIO DIMENSÃO: L=268mm DISTANCIA MÁXIMA DE VISIBILIDADE –12m
A5 268	PERIGO DE CHOQUE	COD. A5 – CUIDADO RISCO DE CHOQUE DIMENSÃO: L=268mm DISTANCIA MÁXIMA DE VISIBILIDADE –12m
	→	INDICAÇÃO DE ACESSO DE GUARNIÇÃO A EDIFICAÇÃO OU ÁREA DE RISCO
	CB	ACESSO DE VIATURA NA EDIFICAÇÃO OU ÁREA DE RISCO
	Y	ACIONADOR MANUAL DO SISTEMA DE DETECÇÃO E ALARME.
	🔊	AVISADOR SONORO E VISUAL (COM SIRENE)
	☎	TELEFONE DE EMERGÊNCIA (INTERFONE)
	🔋	BATERIAS DO SISTEMA DE DETECÇÃO E ALARME
	→	DIREÇÃO DO FLUXO DA ROTA DE FUGA
LED 11w 1210lm	🔦	BLOCO AUTÔNOMO DE ILUMINAÇÃO DE EMERGÊNCIA
LED 11w 1210lm	🔦	BLOCO AUTÔNOMO DE ILUMINAÇÃO DE EMERGÊNCIA EXTERNA

REVISÃO	DATA	DESCRIÇÃO	SOLICITAÇÃO
R00	MARÇO/2024	EMIÇÃO INICIAL	
 PREFEITURA DE IRAQUARA CAPITAL BRASILEIRA DE GRUTAS E CAVERNAS		 quattro arquitetura e design Rua Alceu Amoroso Lima, nº 796, Ed. TINT, Sala 719, Salvador - BA Tel: 71 - 3341-8523 / E-mail: contato@quattroarquiteto.com.br	
SERVIÇO:	PROJETO EXECUTIVO DO PARQUE DA MEGAFAUNA CHAPADA DIAMANTINA IRAQUARA - BAHIA - BRASIL		
CLIENTE:	PREFEITURA MUNICIPAL DE IRAQUARA		
TÍTULO:	SETOR 01.A - OPÇÃO B - CENTRO DE VISITANTE E PESQUISA INSTALAÇÃO INCÊNDIO - PLANTA DE LOCAÇÃO		
AUTOR DO PROJETO:		RENATO ALVES ENGENHEIRO CIVIL CREA-BA 69382	PRONCHA: IS/03
DATA: FEVEREIRO/2026	COLABORAÇÃO: N	ESCALA: INDICADAS	