




- OS FIOS E CAROS DEVERÃO SER IDENTIFICADOS PELA COR DE SEU ISOLAMENTO CONFORME SEGUI:
- NEUTRO - AZUL.
- FASE A - NA COR PRETA.
- RETORNO - NA COR AMARELA.
- OS ELETRODUTOS NÃO INDICADOS SÃO $\phi 3/4"$ (25).
- TODOS OS CONDUTORES NÃO INDICADOS SÃO DA CLASSE 750V. ANTICHAMA.
- TODAS AS EMENDAS DOS FIOS SÓ PODERÃO SER FEITAS DENTRO DAS CAIXAS E TERÃO DE SER ORIENTADORIAMENTE ESTANDBADAS.
- RITUAIS DOS FIOS E CAROS VIDE QUADRO DE CARGA



REVISÃO R00	DATA MARÇO/2024	DESCRIÇÃO EMISSÃO INICIAL	SOLICITAÇÃO
 PREFEITURA DE IRAQUARA CAPITAL BRASILEIRA DE GRUTAS E CAVERNAS		 arquitetura e design Rua Alceu Amoroso Lima, nº 798, Ed. TINTC, Sala 719, Salvador - BA Tel: 71. 3341.6521 / E-mail: contato@quarturquattro.com.br	
SERVIÇO:	PROJETO EXECUTIVO DO PARQUE DA MEGAFaUNA CHAPADA DIAMANTINA IRAQUARA - BAHIA - BRASIL		
CLIENTE:	PREFEITURA MUNICIPAL DE IRAQUARA		
TÍTULO:	CENTRO DE VISITANTE E PESQUISA - LOBBY CENTRAL INSTALAÇÃO ELÉTRICA - PAV. TÉRREO		
AUTOR DO PROJETO:	RENATO ALVES ENGENHEIRO CIVIL CREA-BA 65262 		PRONCHIA: EL/01
DATA: MARÇO/2026	COLABORAÇÃO: N	ESCALA:	INDICADAS

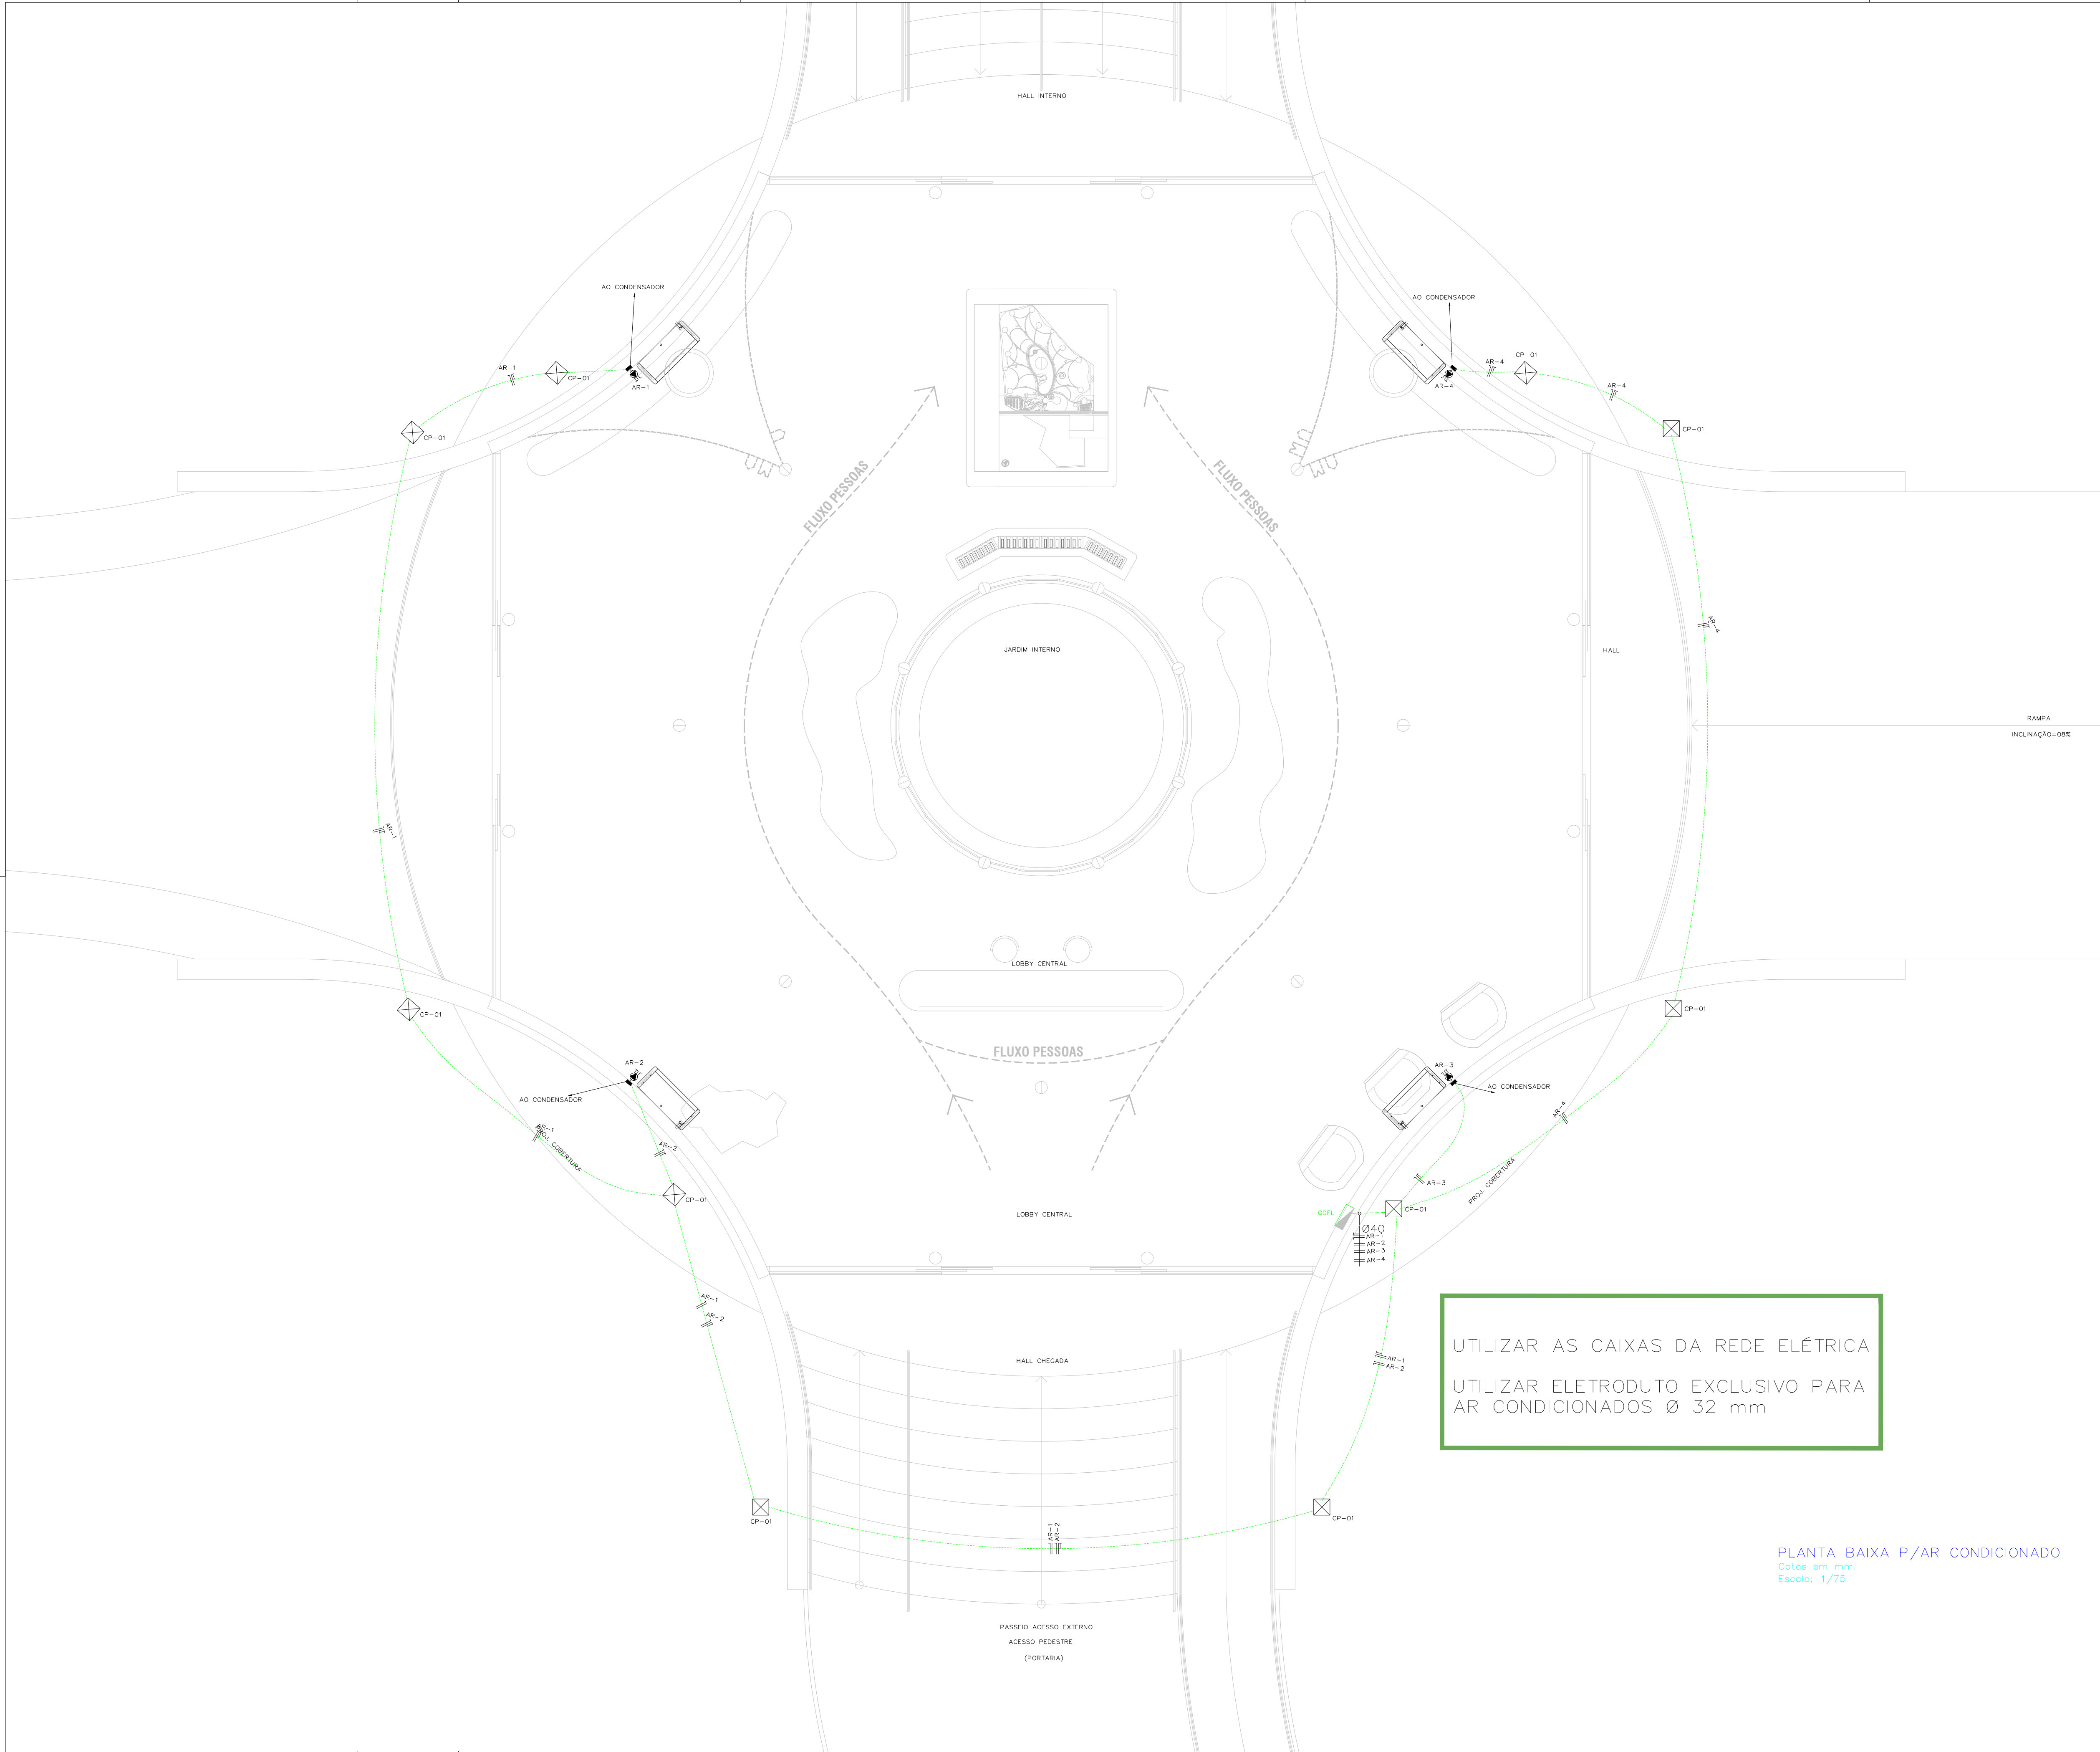

PLANTA BAIXA P/AR CONDICIONADO
Cotas em mm.
Escala: 1/75

LEGENDA GERAL

- QUADRO DE FORÇA E LUZ
- ELETRODUTO PELO TETO OU PAREDE.
- ELETRODUTO PELO PISO.
- FIOS NEUTRO, FASE E TERRA RESPECTIVAMENTE.
- FIOS NEUTRO, FASE E TERRA RESPECTIVAMENTE.
- HASTE DE TERRA CANTONEIRA EM L 1500x40mm COM CONECTOR
- CAIXA DE ALVENARIA E CONCRETO 300x300x500 COM TAMPA DE FIBRA ARTICULÁVEL A-15 E DRENO NO FUNDO

- OS FIOS E CABOS DEVERÃO SER IDENTIFICADOS PELA COR DE SEU ISOLAMENTO CONFORME SEGUIR:
TERRA - NA COR VERDE
NEUTRO - AZUL
FASE A - NA COR PRETA
RETORNO - NA COR AMARELA.
- OS ELETRODUTOS NÃO INDICADOS SÃO Ø3/4" (25).
- TODOS OS CONDUTORES NÃO INDICADOS SÃO DA CLASSE 750V, ANTICHAMA.
- TODAS AS EMENDAS DOS FIOS SÓ PODERÃO SER FEITAS DENTRO DAS CAIXAS E TERÃO DE SER OBRIGATORIAMENTE ESTANHAADAS.
- BITOLAS DOS FIOS E CABOS VIDE QUADRO DE CARGA.

REVISÃO R00	DATA MARÇO/2024	DESCRIÇÃO	EMISSION INICIAL	SOLICITAÇÃO
 PREFEITURA DE IRAQUARA CAPITAL BRASILEIRA DE GRUTAS E CAVERNAS		quatro arquitetura e design Rua Albuquerque Lima, nº 786, Ed. THTC, Sala 719, Salvador - BA Tel.: 3241-9521 / E-mail: contato@quatroarquiteto.com.br		
SERVIÇO:	PROJETO EXECUTIVO DO PARQUE DA MEGAFaUNA CHAPADA DIAMANTINA IRAQUARA - BAHIA - BRASIL			
CLIENTE:	PREFEITURA MUNICIPAL DE IRAQUARA			
TÍTULO:	CENTRO DE VISITANTE E PESQUISA-LOBBY CENTRAL INSTALAÇÃO ELÉTRICA - AR CONDICIONADO - PAV. TÉRREO			
AUTOR DO PROJETO:		RENATO ALVES ENGENHEIRO CIVIL CREA-BA 66262		PRONCHIA:  EL/02
DATA MARÇO/2026	COLABORAÇÃO N	ESCALA INDICADAS		