


Legenda de condutos	Legenda inclinação
Esgoto	Ø40mm 2%
	Ø50mm 2%
Pluvial	Ø75mm 2%
	Ø100mm 1%
	Ø150mm 1%
Ventilação	Ø75mm 1%
	Ø100mm 1%
	Ø150mm 1%
	Ø50mm 1%
	Ø75mm 1%

Fim: caso que a inclinação foi diferente da descrita na tabela, estará especificado em planta

Legenda
Joelho 90
Joelho 90- coluna
Joelho 90- coluna bolsa
Junção simples- coluna
Te sanitário
Terminal de ventilação- coluna

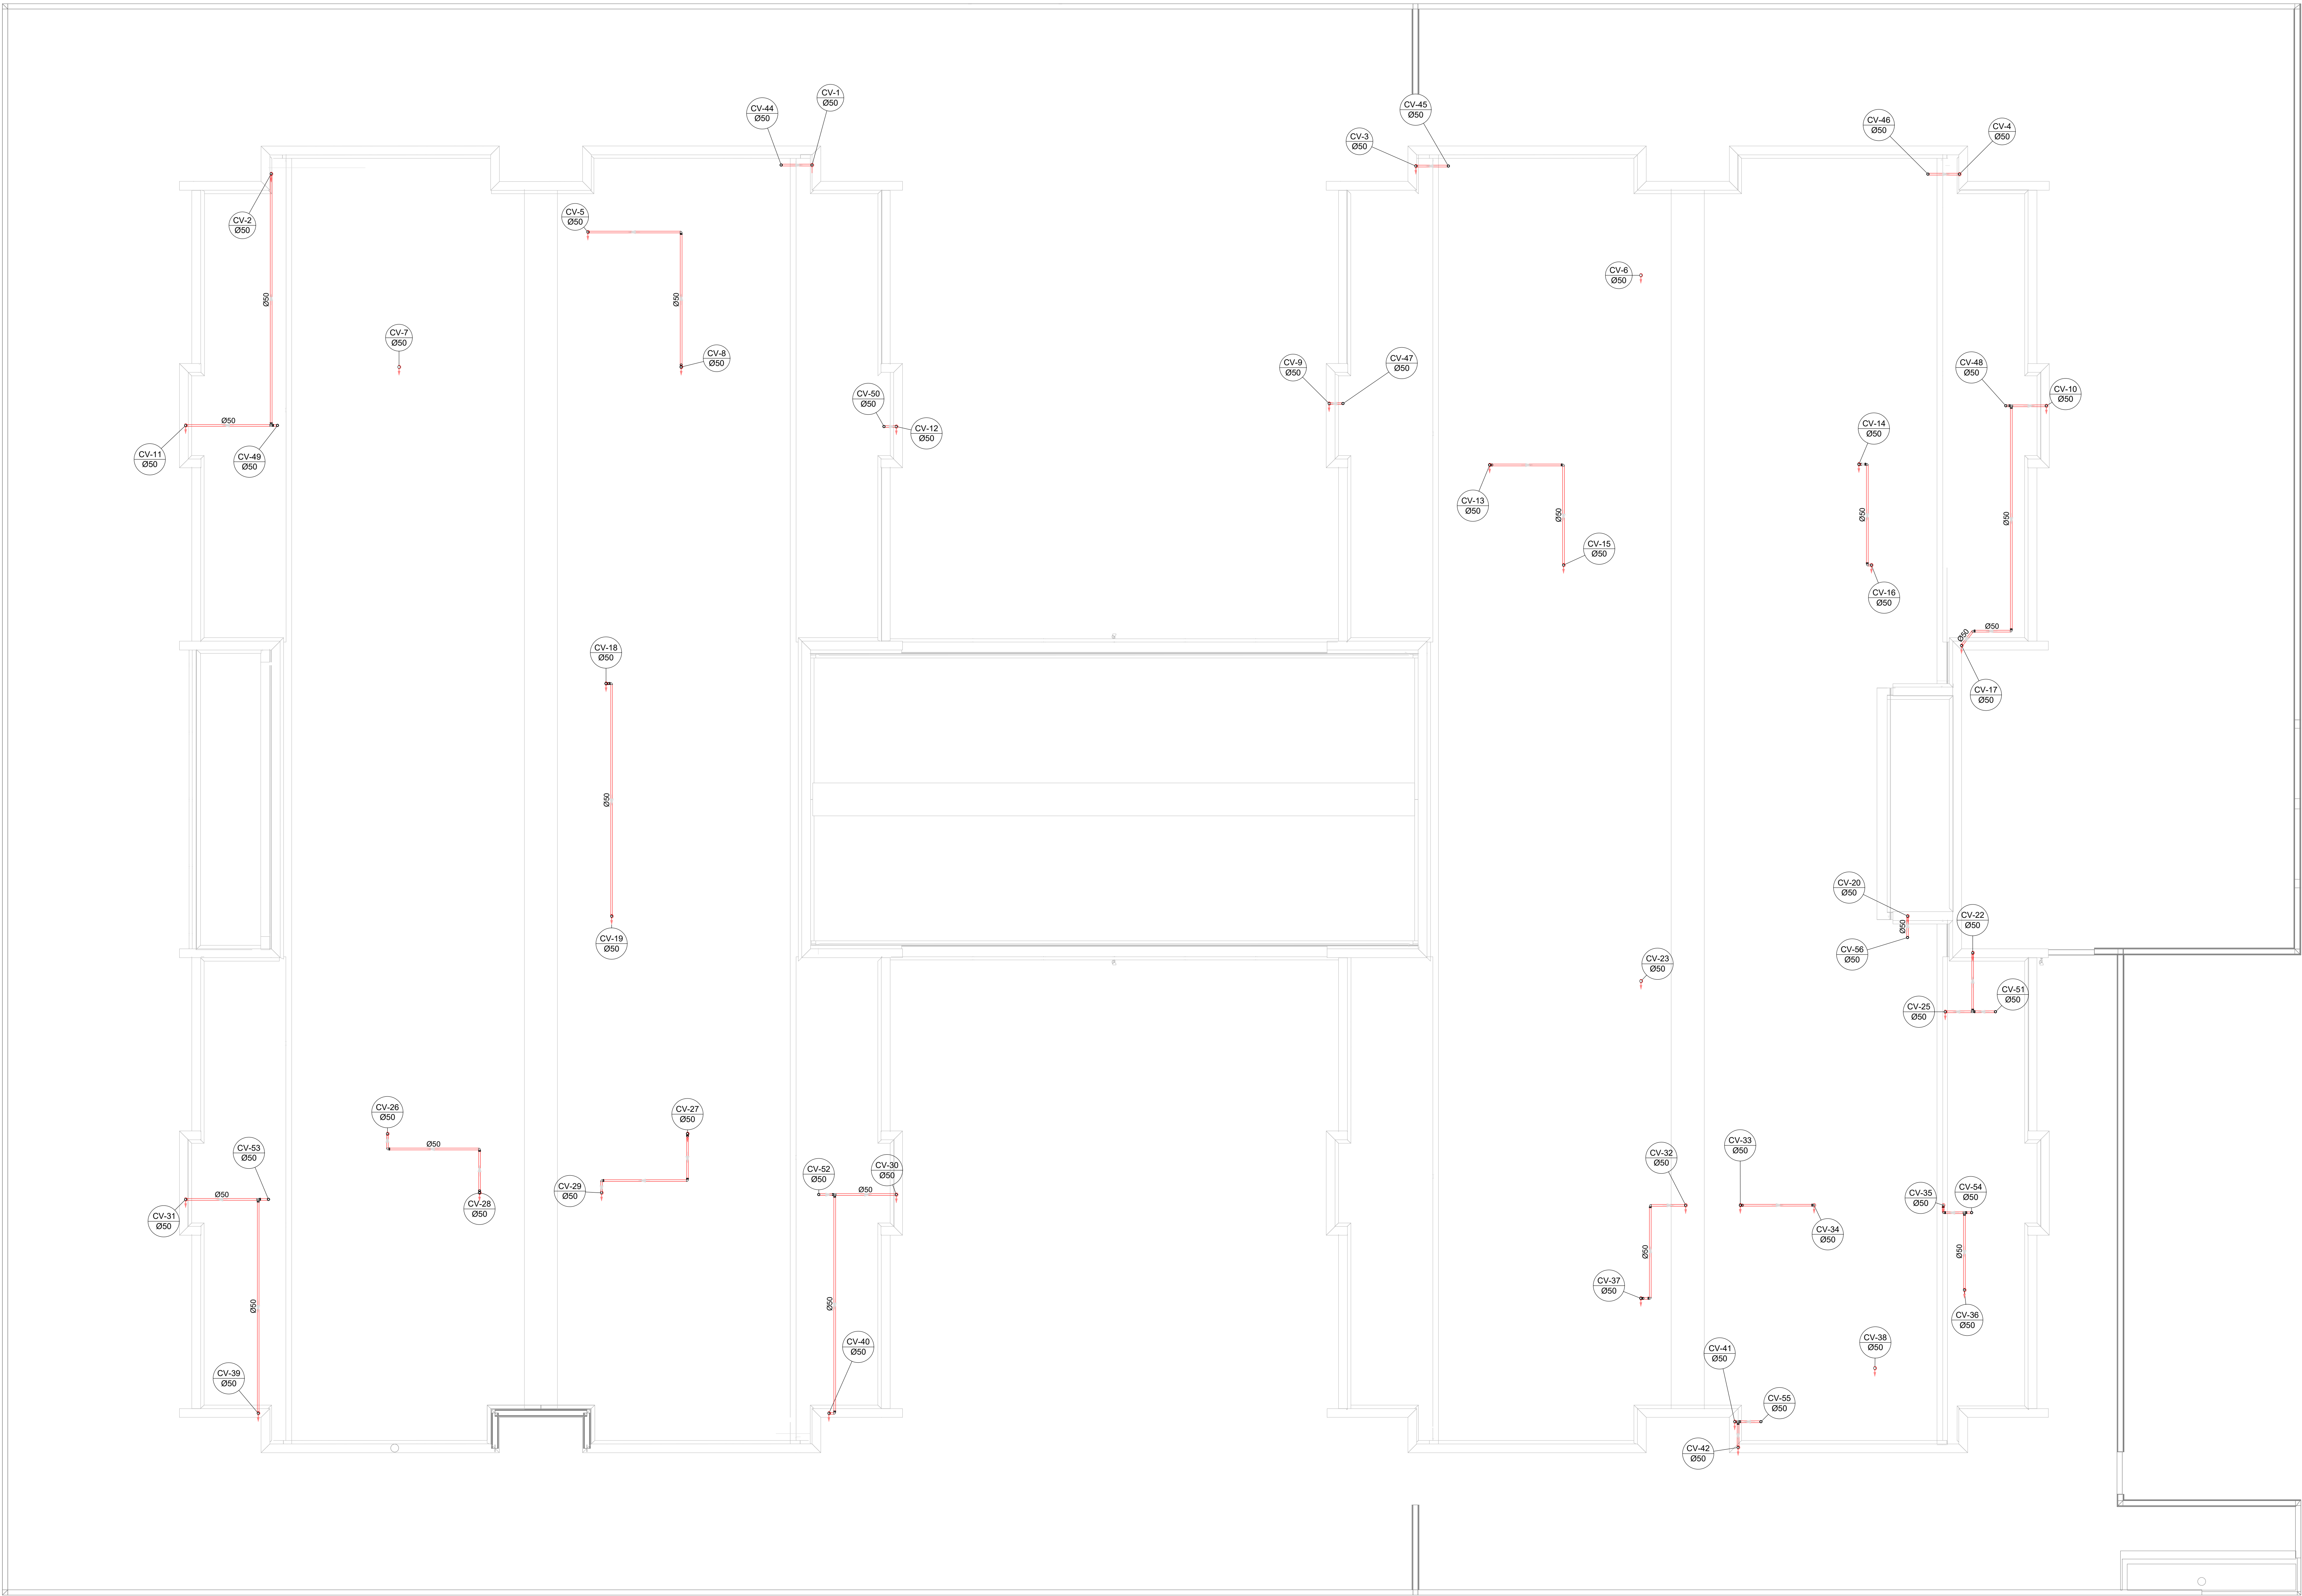


2 PLANTA BAIXA COBERTURA - REDE VENTILAÇÃO
ESCALA 1/75

03	JANEIRO/ 2023	Revisão geral da disciplina conforme a atualização da arquitetura. Redimensionamento dos pontos de água fria, esgoto cloacal e pluvial para adequação da arquitetura e novo layout. Atualização a NBR 5580/2022.
02	JANEIRO/ 2017	Acordamento à NBR 5580/2015. Alteração: quadro de área, fechamento frontal, sanitários 1 e 2, altura da platibanda, mobiliário e equipamento, altura da cerâmica nos sanitários, cor dos portões dos subterrâneos e altura da porta PA4. Acréscimo: gradil e quadro de cargas no castelo d'água, de duchas higiênicas e escaninhos pré-escala.
01	JULHO/ 2016	Alteração paredes - shaft para tubulação hidráulica e detalhamento; alteração da altura da platibanda.
N°	DATA	DESCRIÇÃO

CONTROLE DE REVISÕES

FNDE MINISTÉRIO DA EDUCAÇÃO	
PROJETO PADRÃO - FNDE	
PROPRIETÁRIO:	
ENDEREÇO:	
MUNICÍPIO - UF:	
PROPRIETÁRIO:	
RESP. TÉCNICO:	CAU / CREA
AUTOR DO PROJETO:	CAU / CREA
APROVAÇÕES	CAU / CREA
PREFEITURA / RA	
OBSERVAÇÕES:	
CRECHE PRÉ-ESCOLA TIPO 1	
PROJETO DE ESGOTO SANITÁRIO E ÁGUAS PLUVIAIS	
COORDENAÇÃO	CGEST - Coordenação Geral de Infraestrutura Educacional
REVISÃO	R.00 R.03 R.01 R.02
ESCALA	1:75
PRONCHIA	HEP
FORMATO	(1189x841)
DATA EMISSÃO	JAN/2023
07/18	

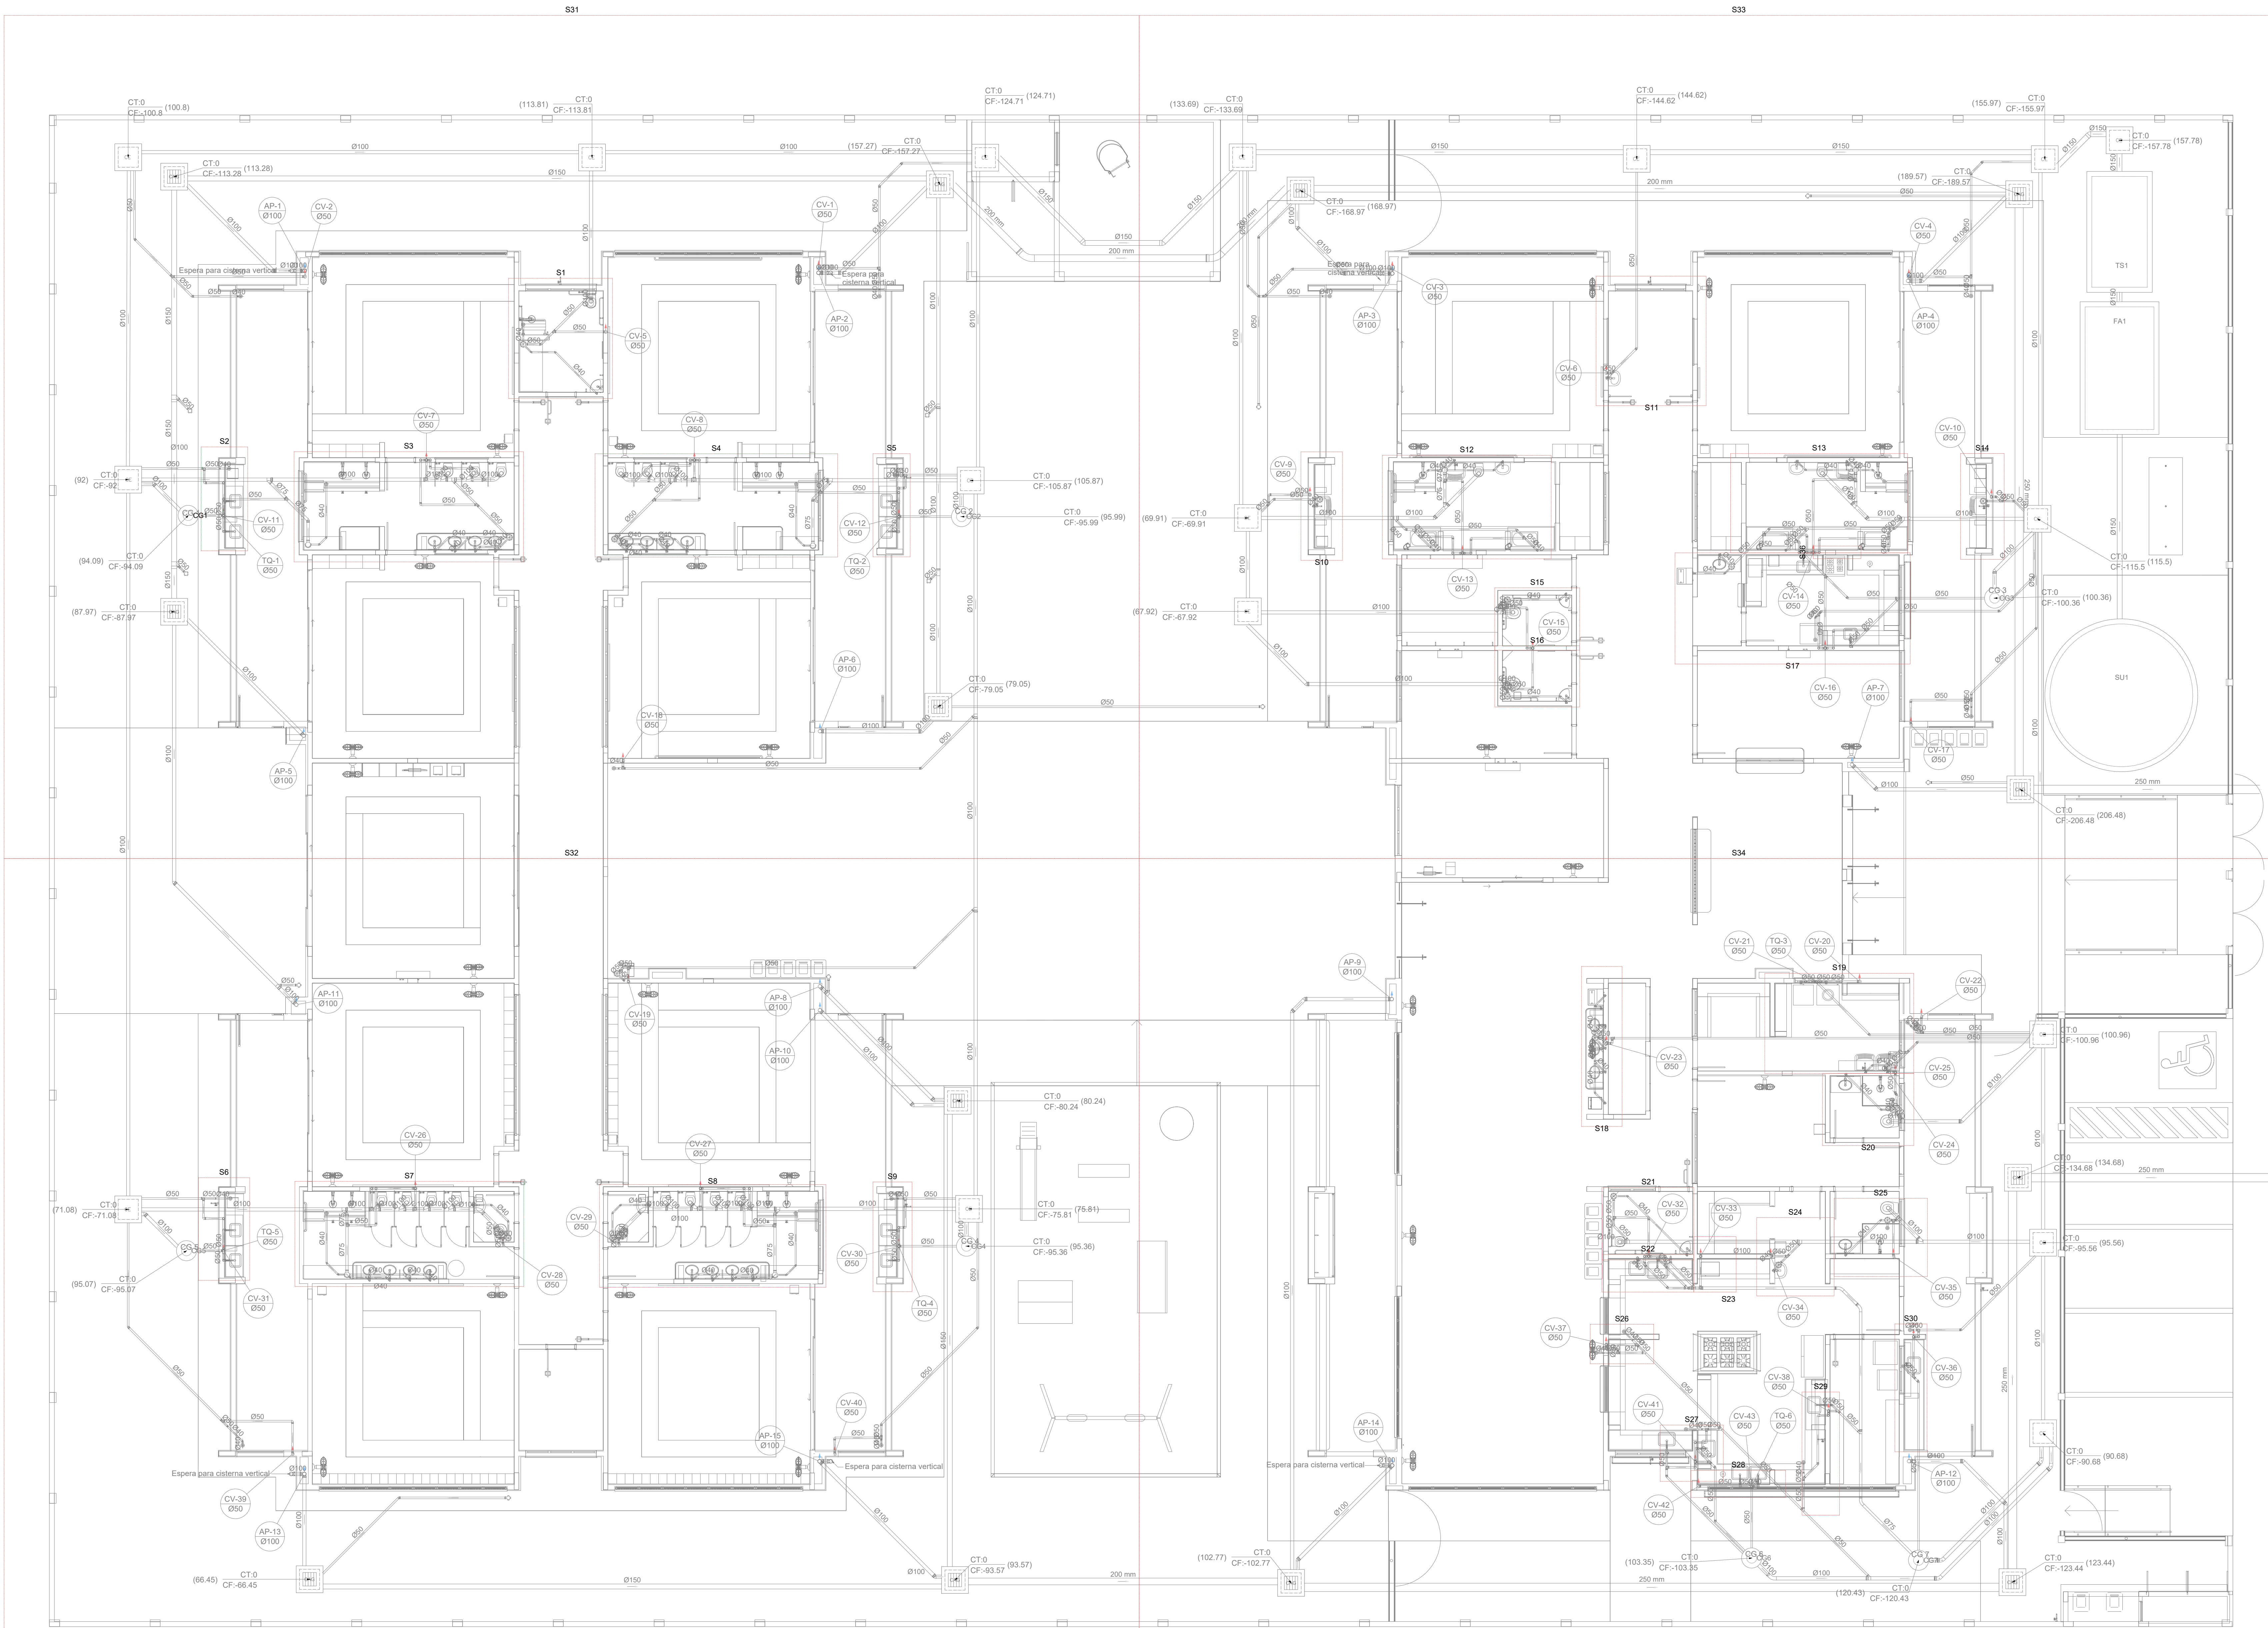


03	JANEIRO 2023	Revisão geral da disciplina conforme a atualização da arquitetura. Redimensionamento das pontas de água fria, esgoto cloacal e pluvial para adequação da arquitetura a novo layout. Atualização a NBR 5500/2022.
02	JANEIRO 2017	Adequamento à NBR 5500/2015. Alteração: quadro de áreas, fechamento frontal, sanitários 1 e 2, altura da plataforma, mobiliário e equipamentos, altura da cerâmica nos sanitários, cor dos portões dos suportes e altura da porta P44. Acrescentar: grade e quadro de cargas no castelo d'água, de duchas higiênicas e escaninhos pré-escola.
01	JULHO 2016	Alteração paredes - shaft para tubulação hidráulica e detalhamento; alteração da altura da plataforma.
N°	DATA	DESCRIÇÃO

CONTROLE DE REVISÕES

FNDE MINISTÉRIO DA EDUCAÇÃO	
PROJETO PADRÃO - FNDE	
PROPRIETÁRIO:	
ENDEREÇO:	
MUNICÍPIO - UF:	
PROPRIETÁRIO:	
RESP. TÉCNICO:	CAU / CREA
AUTOR DO PROJETO:	CAU / CREA
APROVAÇÕES	CAU / CREA
	PREFEITURA / RA
OBSERVAÇÕES:	

CRECHE PRÉ-ESCOLA TIPO 1				
PROJETO DE ESGOTO SANITÁRIO E ÁGUAS PLUVIAIS				
COORDENAÇÃO		MARCAÇÃO DOS DETALHES		HEP
CGEST - Coordenação Geral de Infraestrutura Educativa		PLANTA BAIXA TÉRREO		
REVISÃO		ESCALA		
R.00	R.03	1/75		
R.01		DATA EMISSÃO		
FORMATO				08/18
(1189841)	R.02	JAN/2023		

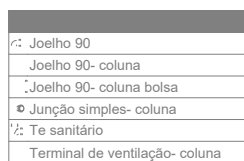

CONTROLE DE REVISÕES



MUNICÍPIO - UF:

AUTOR DO PROJETO: CAU / CREA

OBSERVAÇÕES:

COORDENAÇÃO	MARCAÇÃO DETALHES PLANTA DE COBERTURA	HEP
CGEST - Coordenação Geral de Infraestrutura Educacional		

HEP

09/18