


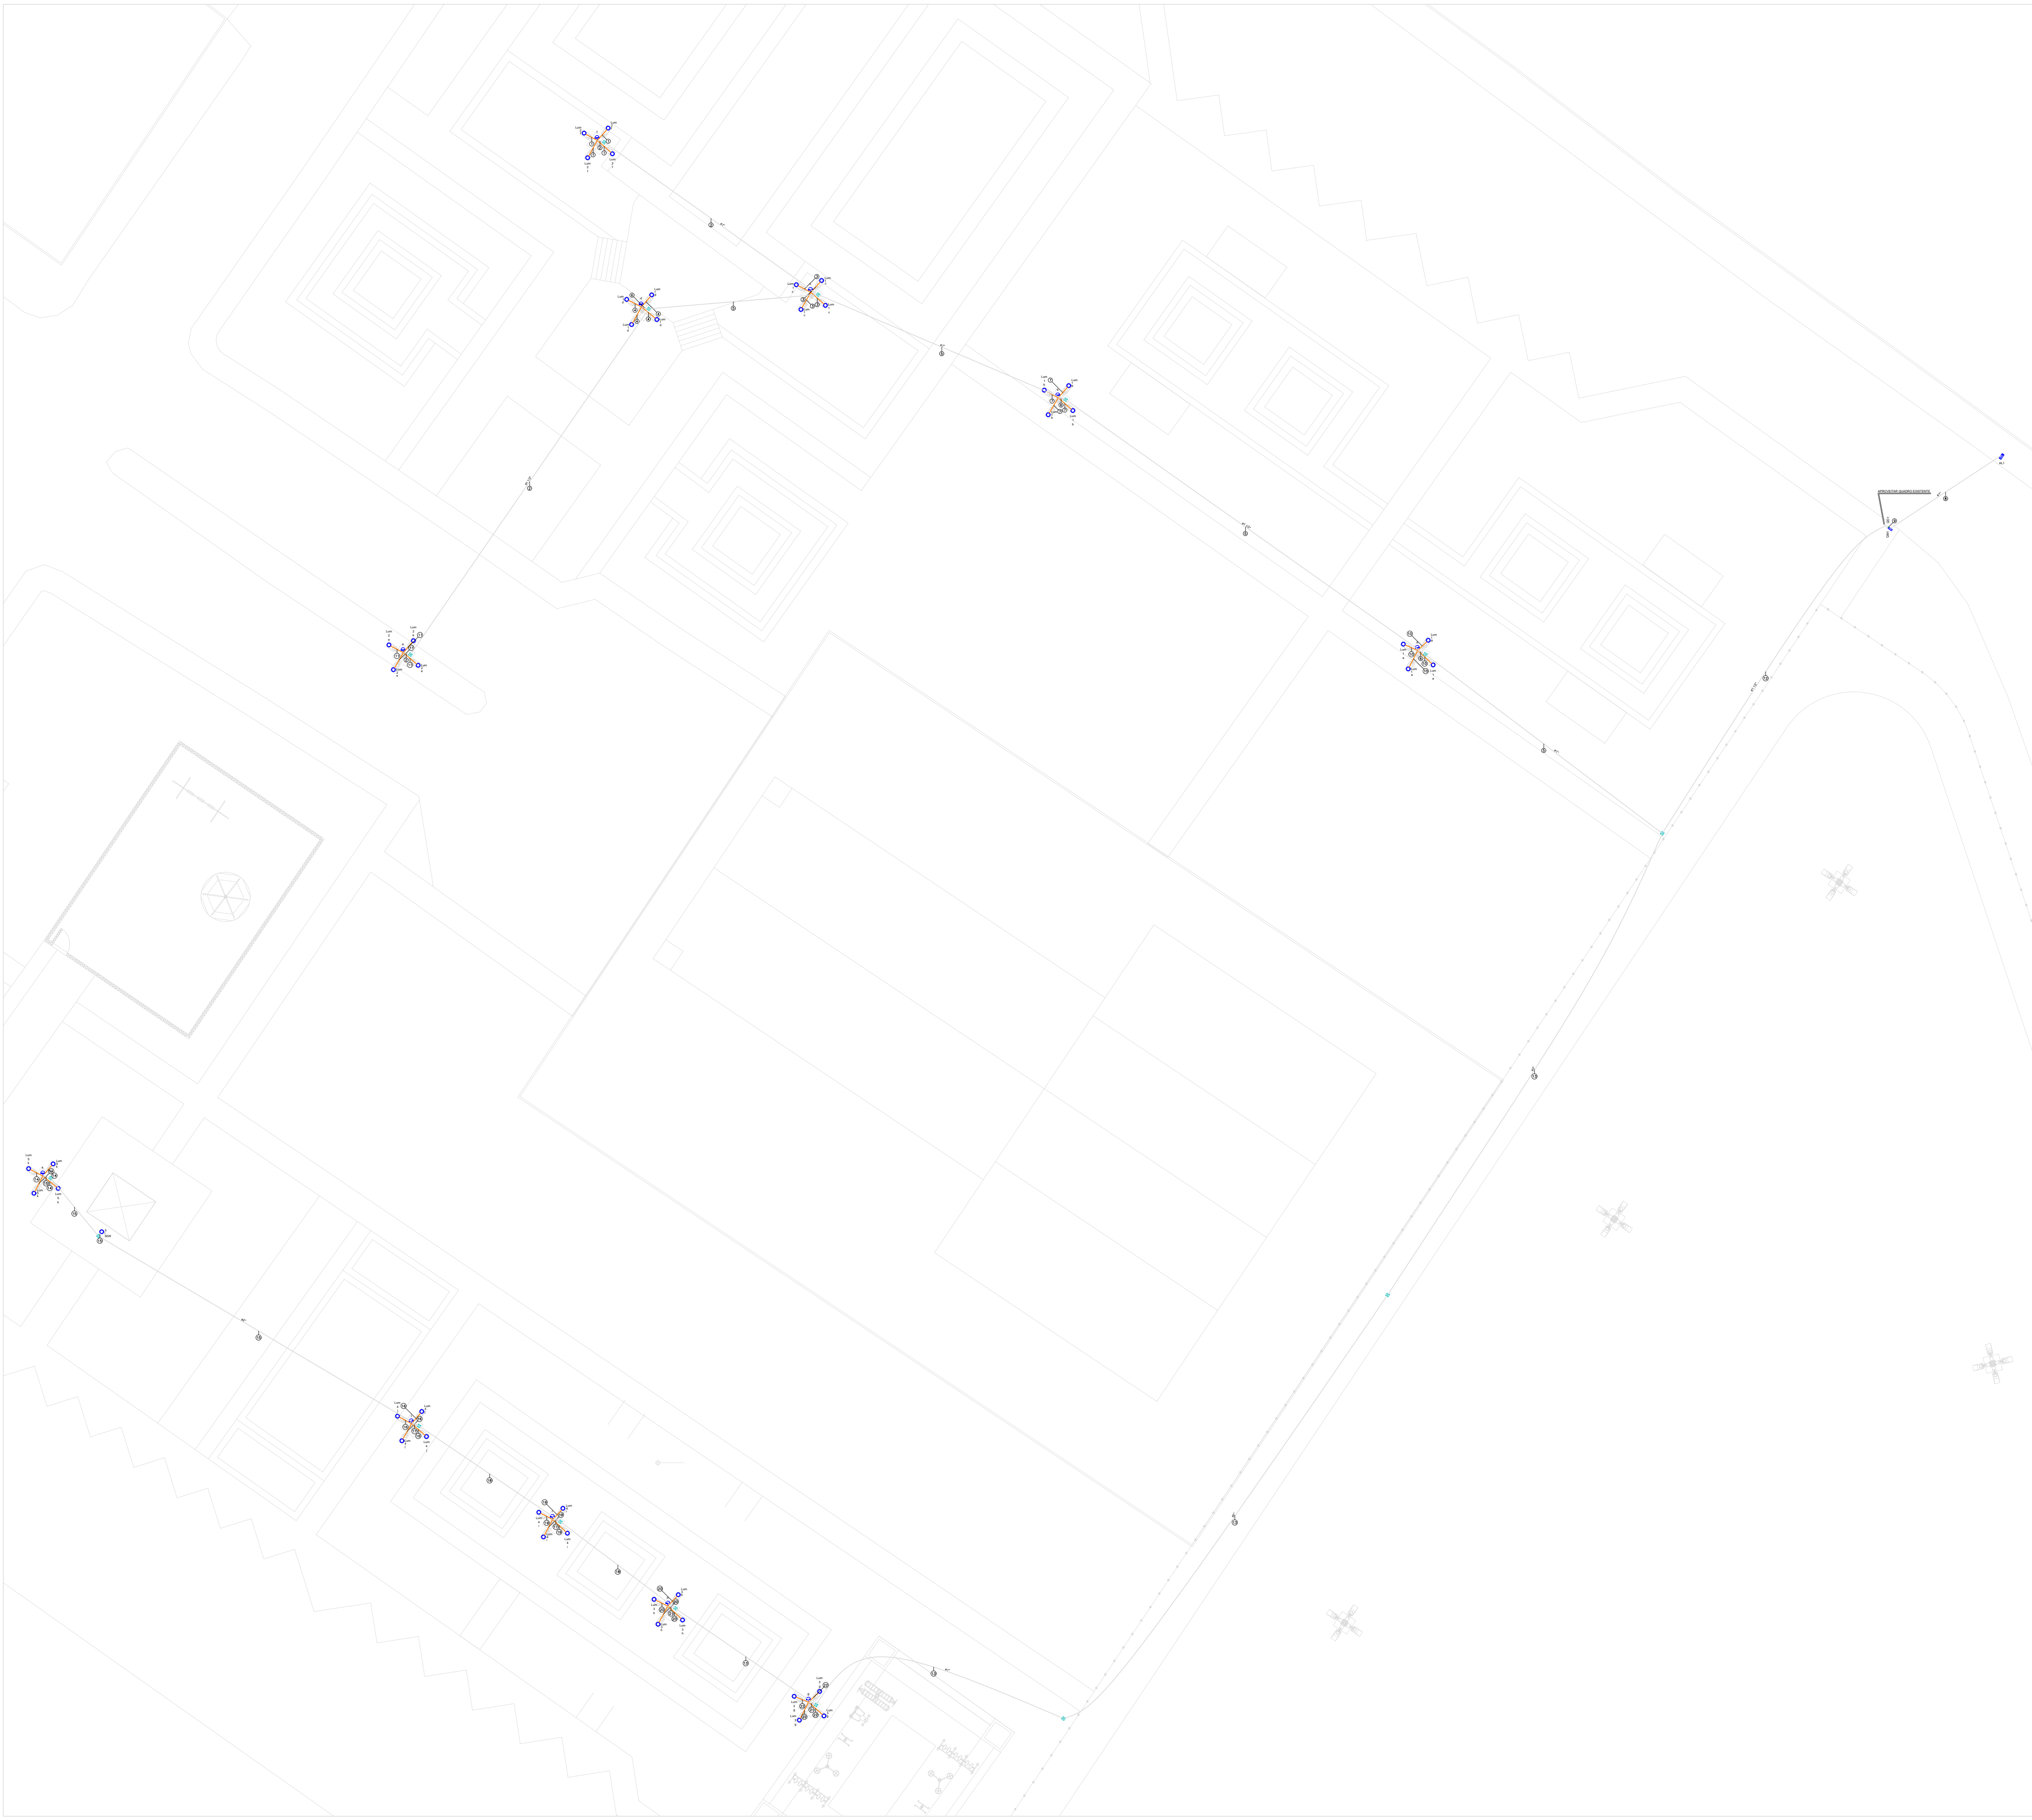

Legenda de ligação - Pavimento	
①	2 2.5
②	2 2.5
③	1 2.5
④	1 2.5
⑤	1 2 2.5 2.5
⑥	1 2.5
⑦	1 2.5
⑧	QM1 10
⑨	QD1 4
⑩	1 2.5
⑪	2 2.5
⑫	1 2 3 4 5 2.5 2.5 2.5 2.5 2.5
⑬	3 4 5 2.5 2.5 2.5
⑭	5 2.5
⑮	5 2.5
⑯	4 2.5
⑰	4 2.5
⑱	4 5 2.5 2.5
⑲	4 2.5
⑳	3 2.5
㉑	3 2.5
㉒	3 2.5

Lista de materiais - Pavimento	
Elétrica	
Acessórios p/ eletrodutos	
Arnela zincada	
14mm	4 pç
Bengala para eletroduto	1 pç
1.1/4"	
Bucha zincada	
14mm	4 pç
Caixa PVC	
4x2"	11 pç
Curva 90° PVC longa rosca	
1.1/4"	1 pç
Luva PVC rosca	
1"	58 pç
1.1/2"	27 pç
1.1/4"	2 pç
3/4"	13 pç
Acessórios uso geral	
Bucha de nylon	
S4	74 pç
S6	278 pç
Parafuso fenda galvan. cab. panela	
2,9x25mm autoatarrachante	74 pç
4,2x32mm autoatarrachante	278 pç
Cabo Unipolar (cobre)	
Isol PVC - 450/750V (ref. Pirastic Ecoplus BWF Flexível)	
10 mm² - Azul claro	116 m
10 mm² - Branco	116 m
10 mm² - Preto	116 m
10 mm² - Vermelho	249,8 m
2,5 mm² - Amarelo	462,7 m
2,5 mm² - Branco	711 m
2,5 mm² - Preto	592,7 m
4 mm² - Azul claro	0,4 m
4 mm² - Branco	0,4 m
4 mm² - Preto	0,4 m
4 mm² - Vermelho	0,4 m
Caixa de passagem - embutr	
Aço pintada (ref. Lukbox)	
200x200x100 mm	15 pç
Dispositivo Elétrico - embutido	
Placa 2x4"	
Placa c/ furo	11 pç
Dispositivo de Comando	
Relé fotoelétrico	
12V - 1000W c/ fotocélula	11 pç
Dispositivo de Proteção	
Disjuntor bipolar termomagnético (380 V/220 V) - DIN (Curva B)	
10 A - 4,5 kA	5 pç
Disjuntor tripolar termomagnético (380 V/220 V) - DIN (Curva C)	
40 A - 4,5 kA	1 pç
Eletroduto PVC flexível	
Eletroduto leve	249,8 m
Eletroduto PVC rosca	
Braçadeira galvan. tipo cunha	
1"	89 pç
1.1/2"	89 pç
2"	100 pç
3/4"	74 pç
1"	87 m
1.1/2"	88,3 m
1.1/4"	3 m
1/2"	2 m
2"	98,4 m
3/4"	68,9 m
Luminária e acessórios	
Luminária Led externa	
Ledvance Floodlight alta potência 100W	44 pç
Soquete	
base E 27	1 pç
Lâmpadas Led	
Espeto embutr piso	
50W	1 pç
Material p/ entrada serviço	
Arame de aço zincado	
12 AWG	3 pç
Armação secundária aço laminado	
1 estribo	2 pç
Aço preformada	
Para cabo multiplexado	2 pç
Cabo cobre nu	
Seção 10mm²	2 pç
Cinta circular aço galvan. p/ poste	
D=150mm	1 pç
Haste de aterramento aço/cobre	
D=16, comprimento 2,4m	1 pç
Isolador castanha porcelana	
76x79mm	1 pç
Parafuso cabeça abaulada	
12x50mm	1 pç
Poste concreto armado	
Comprimento 5,0m	1 pç
Spatilha	
Para cabo de 9,5mm	2 pç
Quadro de medição - AMPLA	
Edifício de uso coletivo	
Medição abrangida até 12 medidores com serviço	1 pç
Quadro distrib. chapa pintada - embutr	
Barr. trif., disj geral, compacto - DIN	
Cap. 18 disj. unip. - In barr. 100 A	1 pç

Legenda de condutos - Pavimento

Elétrica

Teto

Média

Piso

PREFEITURA DE FEIRA DE SANTANA
Secretaria de Planejamento
Avenida Sampaio 344 Centro
Feira de Santana - BA - Tel. 75 3602-8352

NOME DO PROJETO:
PRAÇA SÃO JOSÉ

RESPONSÁVEL TÉCNICO
MATEUS CARLOS SANTOS CREA: 3000143939

PROJETO DE INSTALAÇÕES ELÉTRICAS
PLANTA BAIXA

ELE 01/03

DATA
05/2026

ESCALA
1:200

REVISÃO
0

ARQUIVO