




ITEM	QUANTIDADE	UNID.	UNID.	UNID.
1	1	M	M	1,2
2	1	M	M	1,2
3	1	M	M	1,2
4	1	M	M	1,2
5	1	M	M	1,2
6	1	M	M	1,2
7	1	M	M	1,2
8	1	M	M	1,2
9	1	M	M	1,2
10	1	M	M	1,2
11	1	M	M	1,2
12	1	M	M	1,2
13	1	M	M	1,2
14	1	M	M	1,2
15	1	M	M	1,2
16	1	M	M	1,2
17	1	M	M	1,2

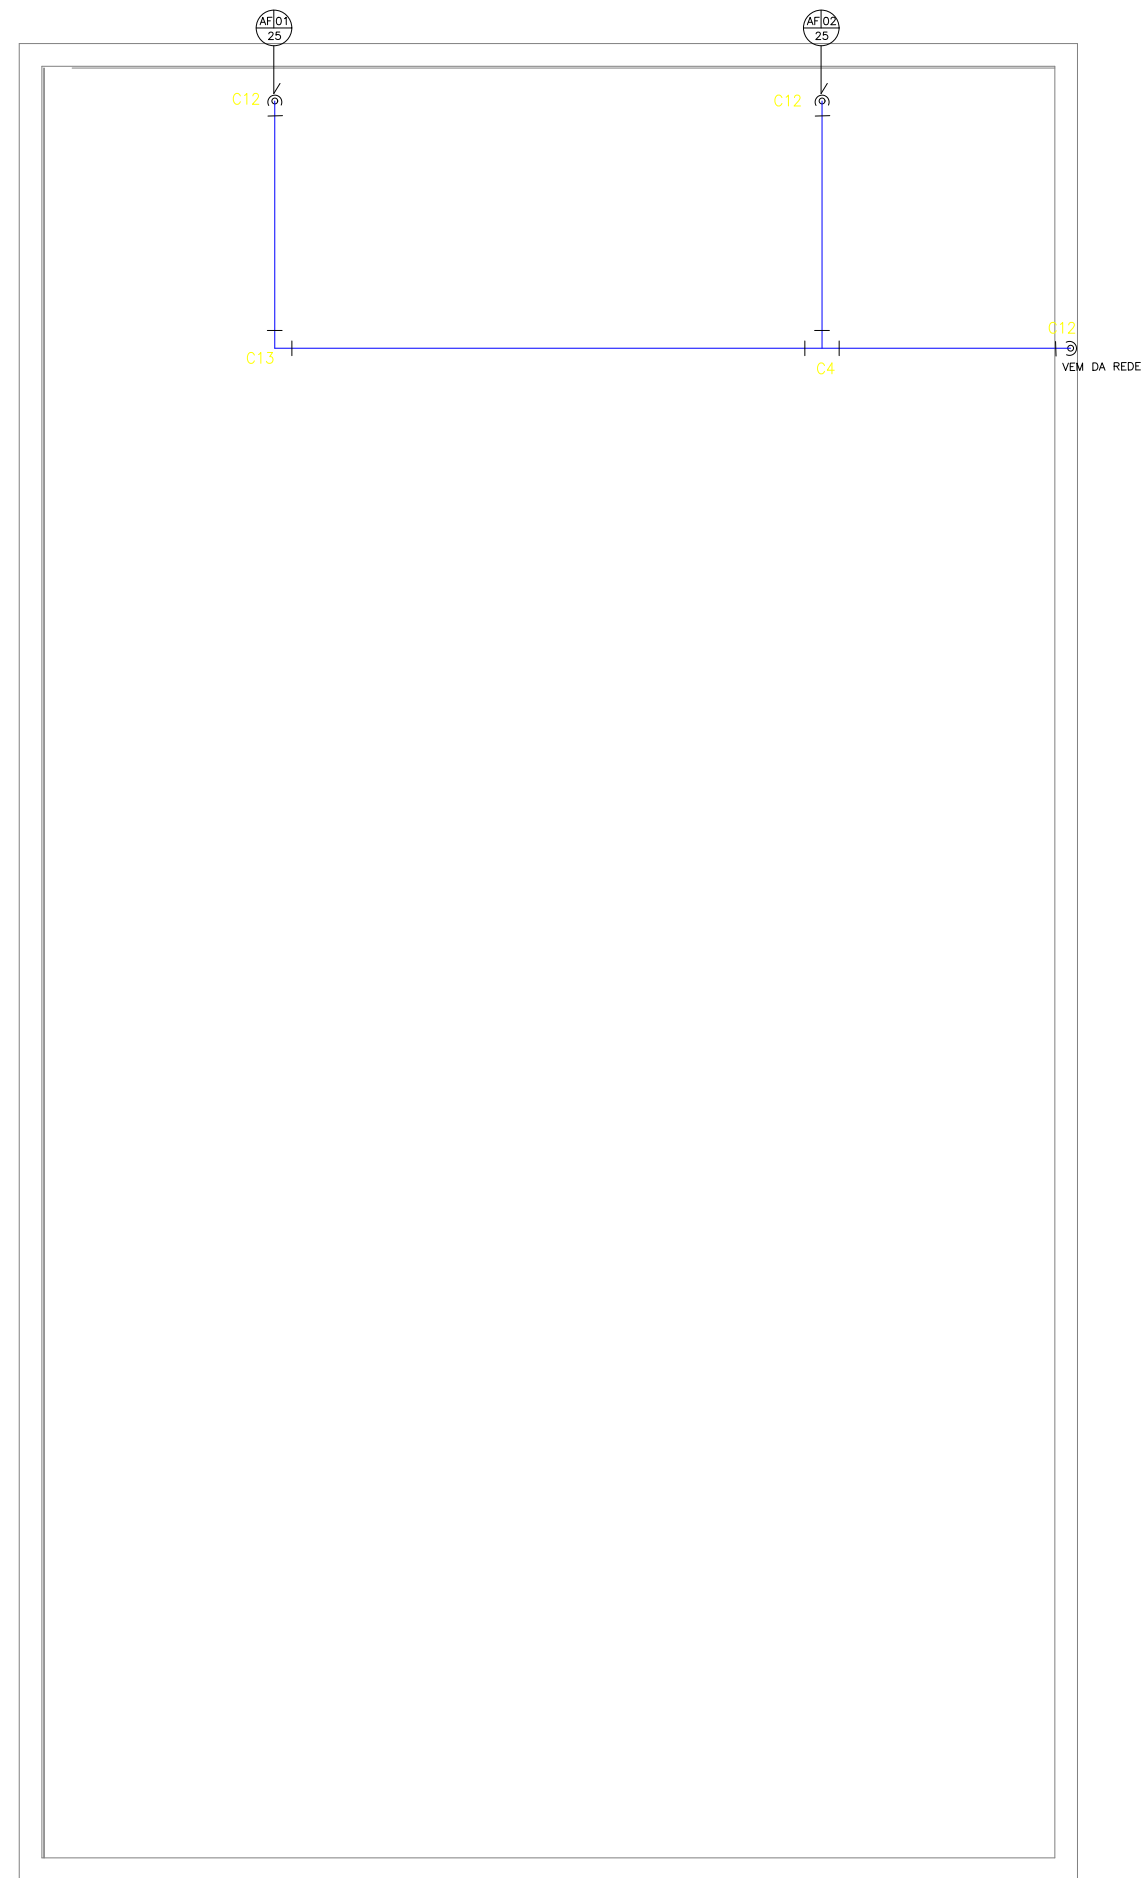

BARRILETE

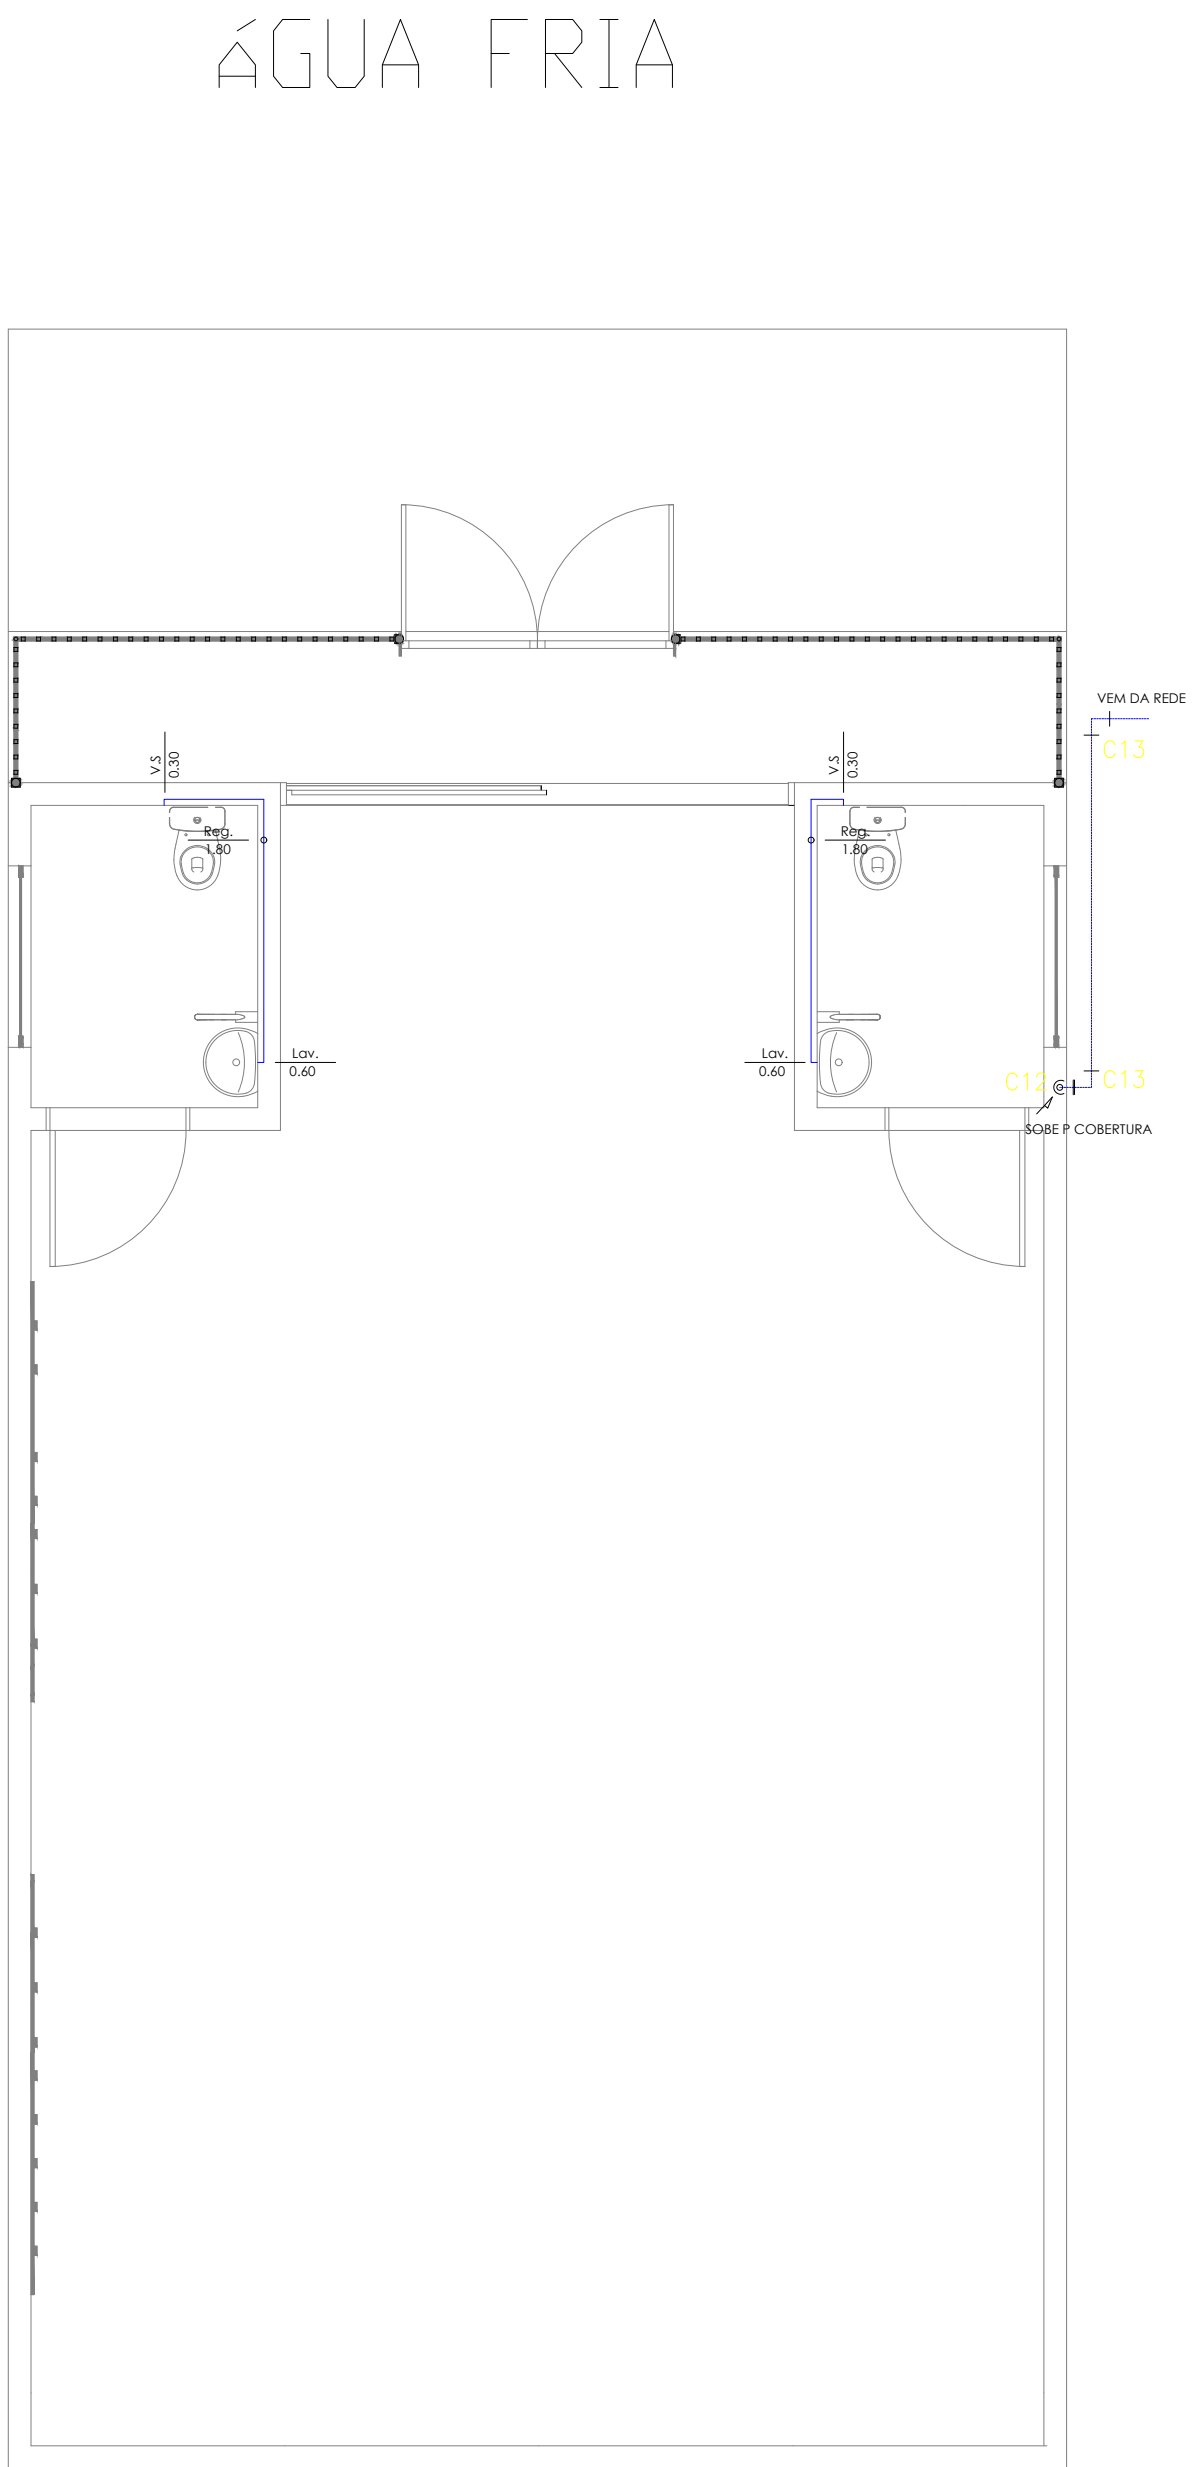


PLANTA BAIXA

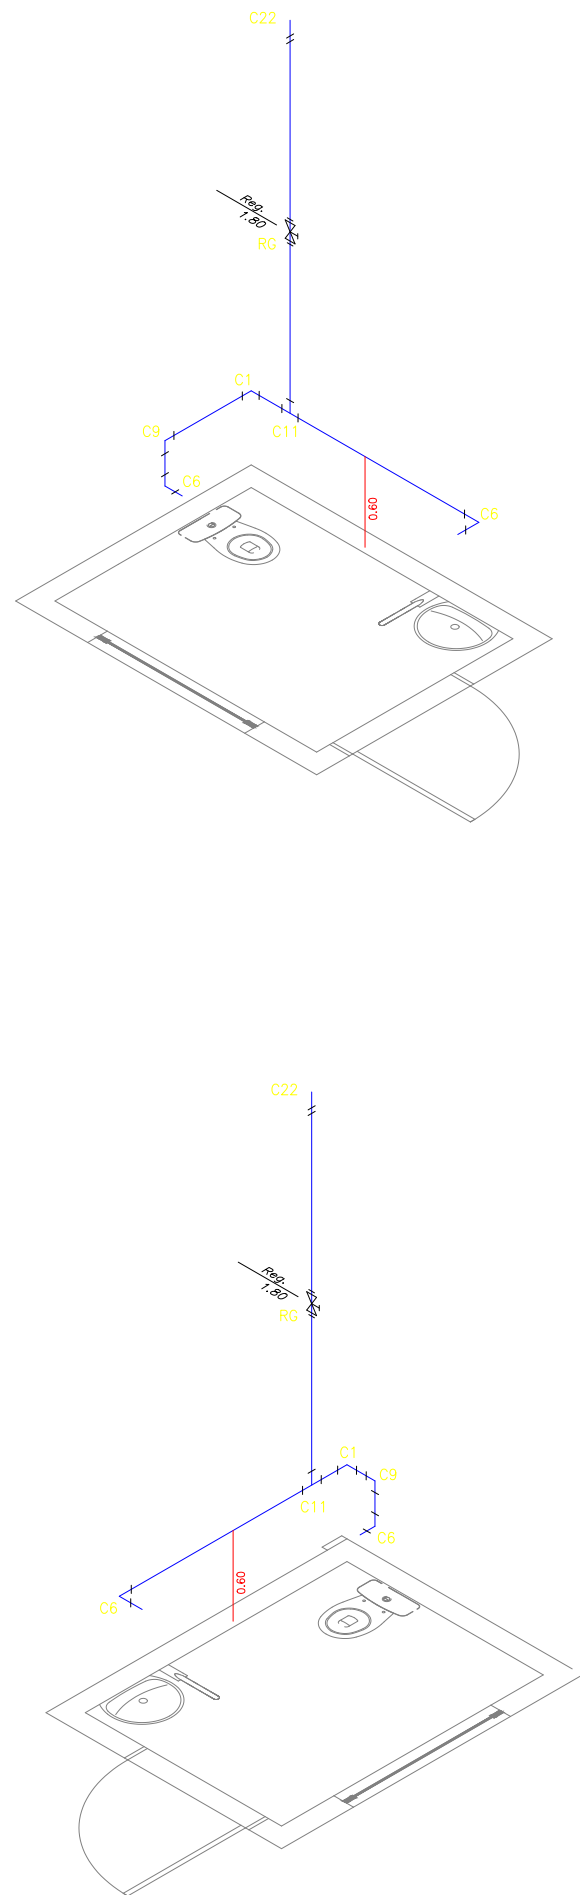

ISOMÉTRICO

- TUBULAÇÃO
- Tubo PVC Soldável marrom 25mm (Detalhado/parede)
 - Tubo PVC Soldável marrom 25mm (Piso)

- LEGENDA - ÁGUA FRIA - PVC
- C1 - Joelho 90 - 25MM
 - C2 - Tê 25mm com bucha de latão
 - C3 - Curva 90 32mm
 - C4 - Tê 32mm
 - C5 - Joelho 32mm
 - C6 - Joelho c/ bucha de latão 25MM
 - RG - Registro de Gaveta bruto 25MM
 - C7 - Registro de Esfera - 3/4" X 25mm
 - C8 - Registro de Esfera 1" x 32mm
 - C9 - Curva 90 25mm
 - C10 - Adaptador c/ flanges livres p/caixa d'água
 - C11 - Tê 25mm
 - C12 - Joelho 40mm
 - C13 - Curva 40mm
 - C14 - Tê 40mm
 - C15 - Joelho 50mm
 - C16 - Curva 50mm
 - C17 - Tê 50mm
 - C18 - Bucha de redução 50x25mm
 - C19 - Bucha de redução 50x40mm
 - C20 - Bucha de redução 32x25mm
 - C21 - Registro de Esfera 50mm
 - C22 - Bucha de redução 40x25mm
 - C23 - Bucha de redução 50x32mm
 - C24 - Bucha de redução 40x32mm
 - C25 - Cap 40mm
 - C26 - Cap 50mm
 - H1 - Hidrometro
 - V1 - Válvula de retenção
 - BC - Bomba centrífuga 1cv

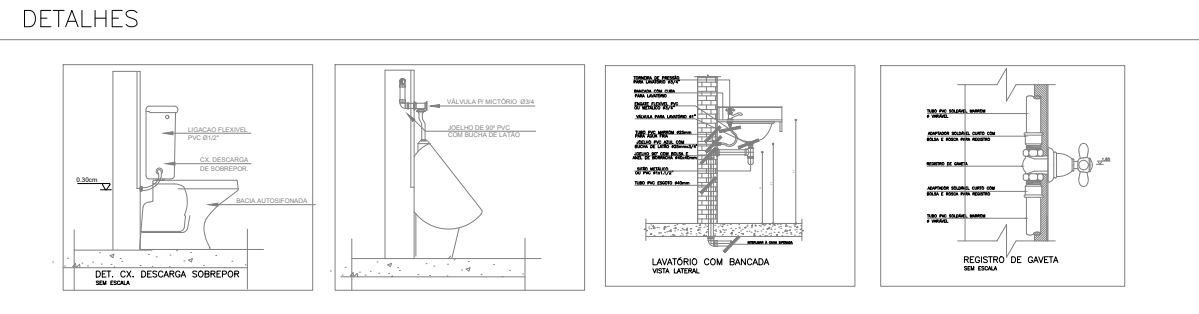

Sandra Pandini Santana Junior
ENGENHEIRO CIVIL
CREA 0521278210

R00	20.01.2026	EMIÇÃO INICIAL
REV	DATA	DESCRIÇÃO

PRISMA PRISMA PROJETOS E SERVIÇOS
SERVIÇOS & PROJETOS
[71] 99701-8071 contato@prismaprojeto.com.br

PROPRIETÁRIO
PREFEITURA MUNICIPAL DE CARDEAL DA SILVA

DESCRIÇÃO DA PRANCHA
PROJETO HIDROSSANITARIO - AGUA FRIA

SALA MULTI DISCIPLINAR

DESENHO SANDRO PANDINI	DATA JAN/2026	ESCALA 1/50	PRANCHA 02
RESP. TÉCNICO SANDRO PANDINI	CREA 0521278210	ARQUIVO 154-002-PRJ-HID-SMD-R00	