
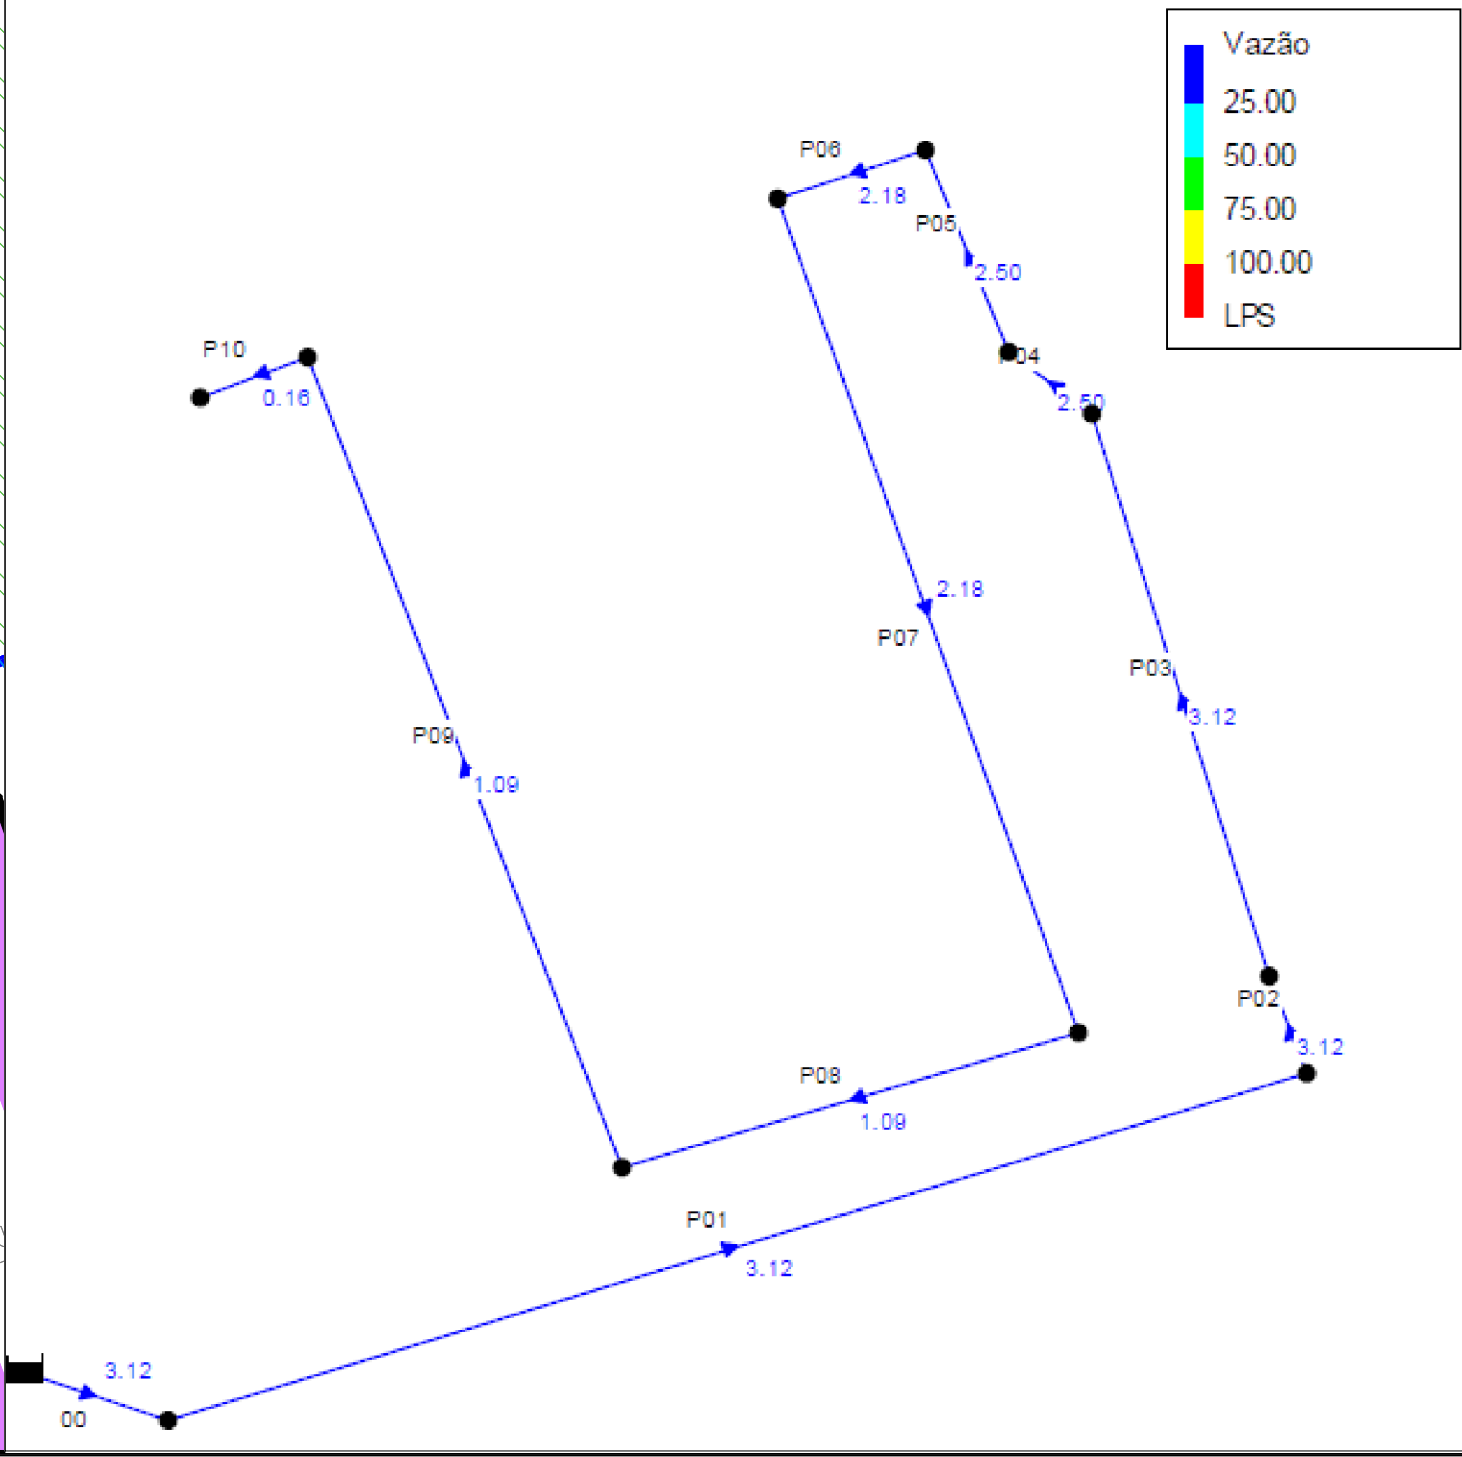
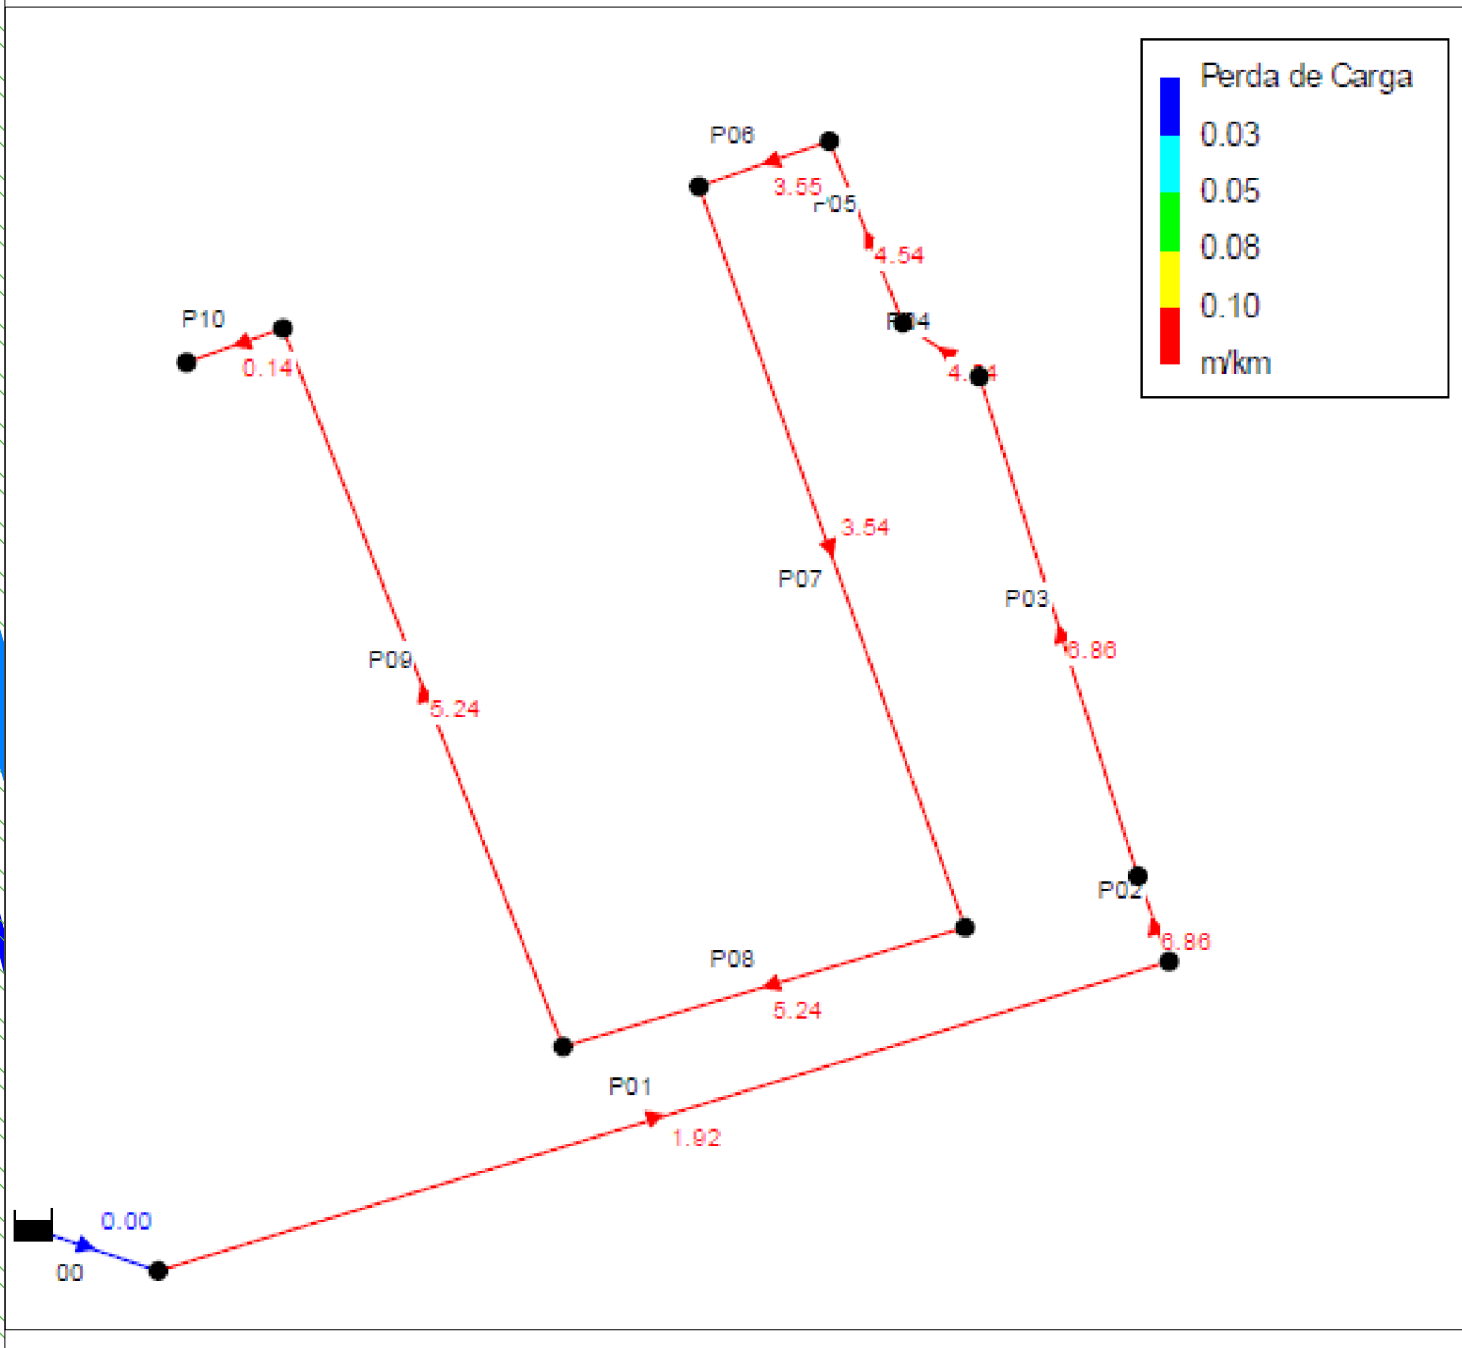


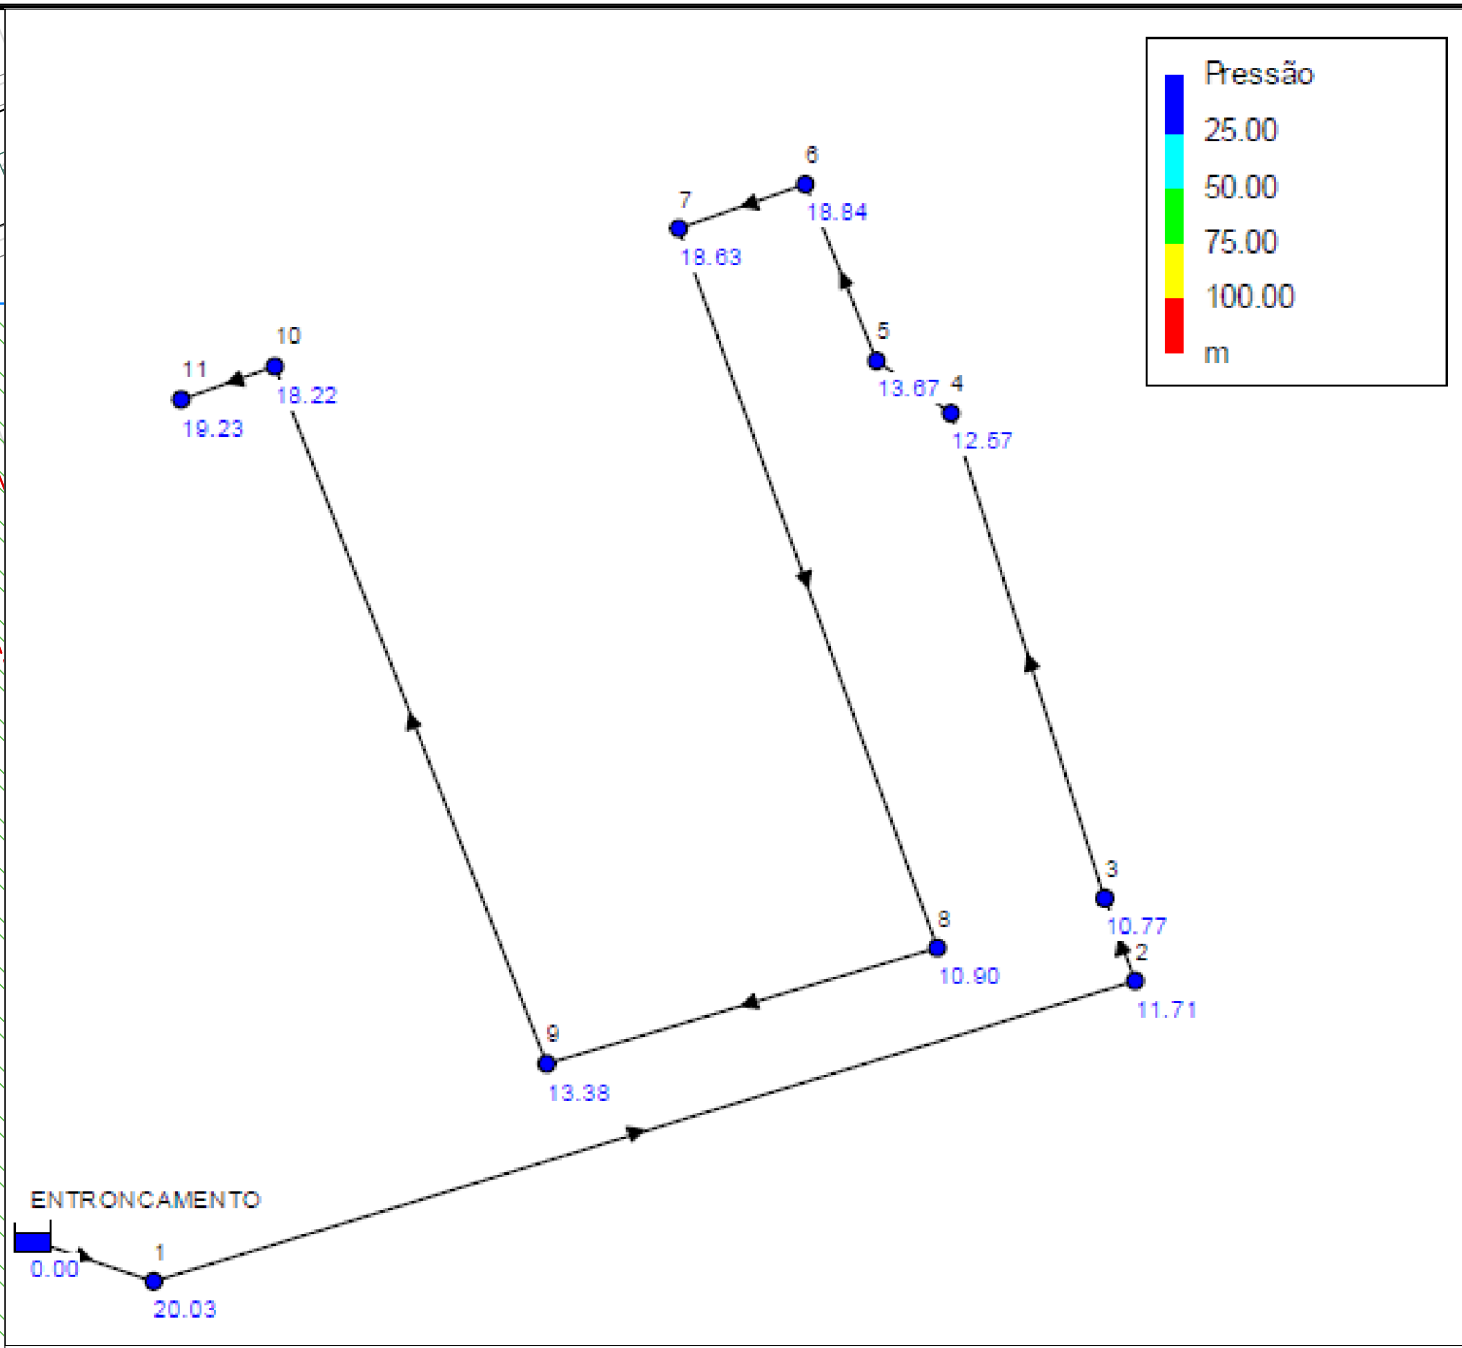

LEGENDA:

- POÇO DE VISITA - PV ESG
- SETA DE FLUXO - ESGOTO
- TUBO PVC PBA

ID DO TRECHO - Ø (mm) - COMPRIMENTO (m) ID DO NÓ

TUBO

NÓ 02	NÓ 04-05	NÓ 06-07
1 - CURVA 90° PVC PBA PB JGS DN 100 2 - RED. PVC PBA DN 100X75	1 - CURVA 45° PVC PBA PB JGS DN 75	1 - CURVA 90° PVC PBA PB JGS DN 75
NÓ 08	NÓ 09-10	NÓ 11
1 - CURVA 90° PVC PBA PB JGS DN 75 2 - RED. PVC PBA DN 75X50	1 - CURVA 90° PVC PBA PB JGS DN 50	1 - CAP PVC PBA JGS DN 50

CONSTRUÇÃO DE 312 UNIDADES HABITACIONAIS

LOT. VIDA MELHOR I - RUA PARAGUAI, BAIRRO SINVAL PALMEIRA, ITABUNA - BA

ABASTECIMENTO DE ÁGUA - Rede Geral

PROPRIETÁRIO:

Secretaria de Infraestrutura e Urbanismo

ITABUNA

PREFEITURA MUNICIPAL DE ITABUNA

SECRETARIA DE INFRAESTRUTURA E URBANISMO - SIURB
SECRETARIA MUNICIPAL DE SEGURANÇA E ORDEM PÚBLICA/DEFESA CIVIL

AUTOR DO PROJETO:

PREFEITURA MUNICIPAL DE ITABUNA

SECRETARIA DE INFRAESTRUTURA E URBANISMO - SIURB
SECRETARIA MUNICIPAL DE SEGURANÇA E ORDEM PÚBLICA/DEFESA CIVIL

RESPONSÁVEL TÉCNICO/OBRA:

CARLOS YURI BANDEIRA DE OLIVEIRA
CREA-BA 51538027-0

LOCALIZAÇÃO

RESERVADO

DATA


SET/ 2025

ESCALA

1:400

FOLHA

01/06

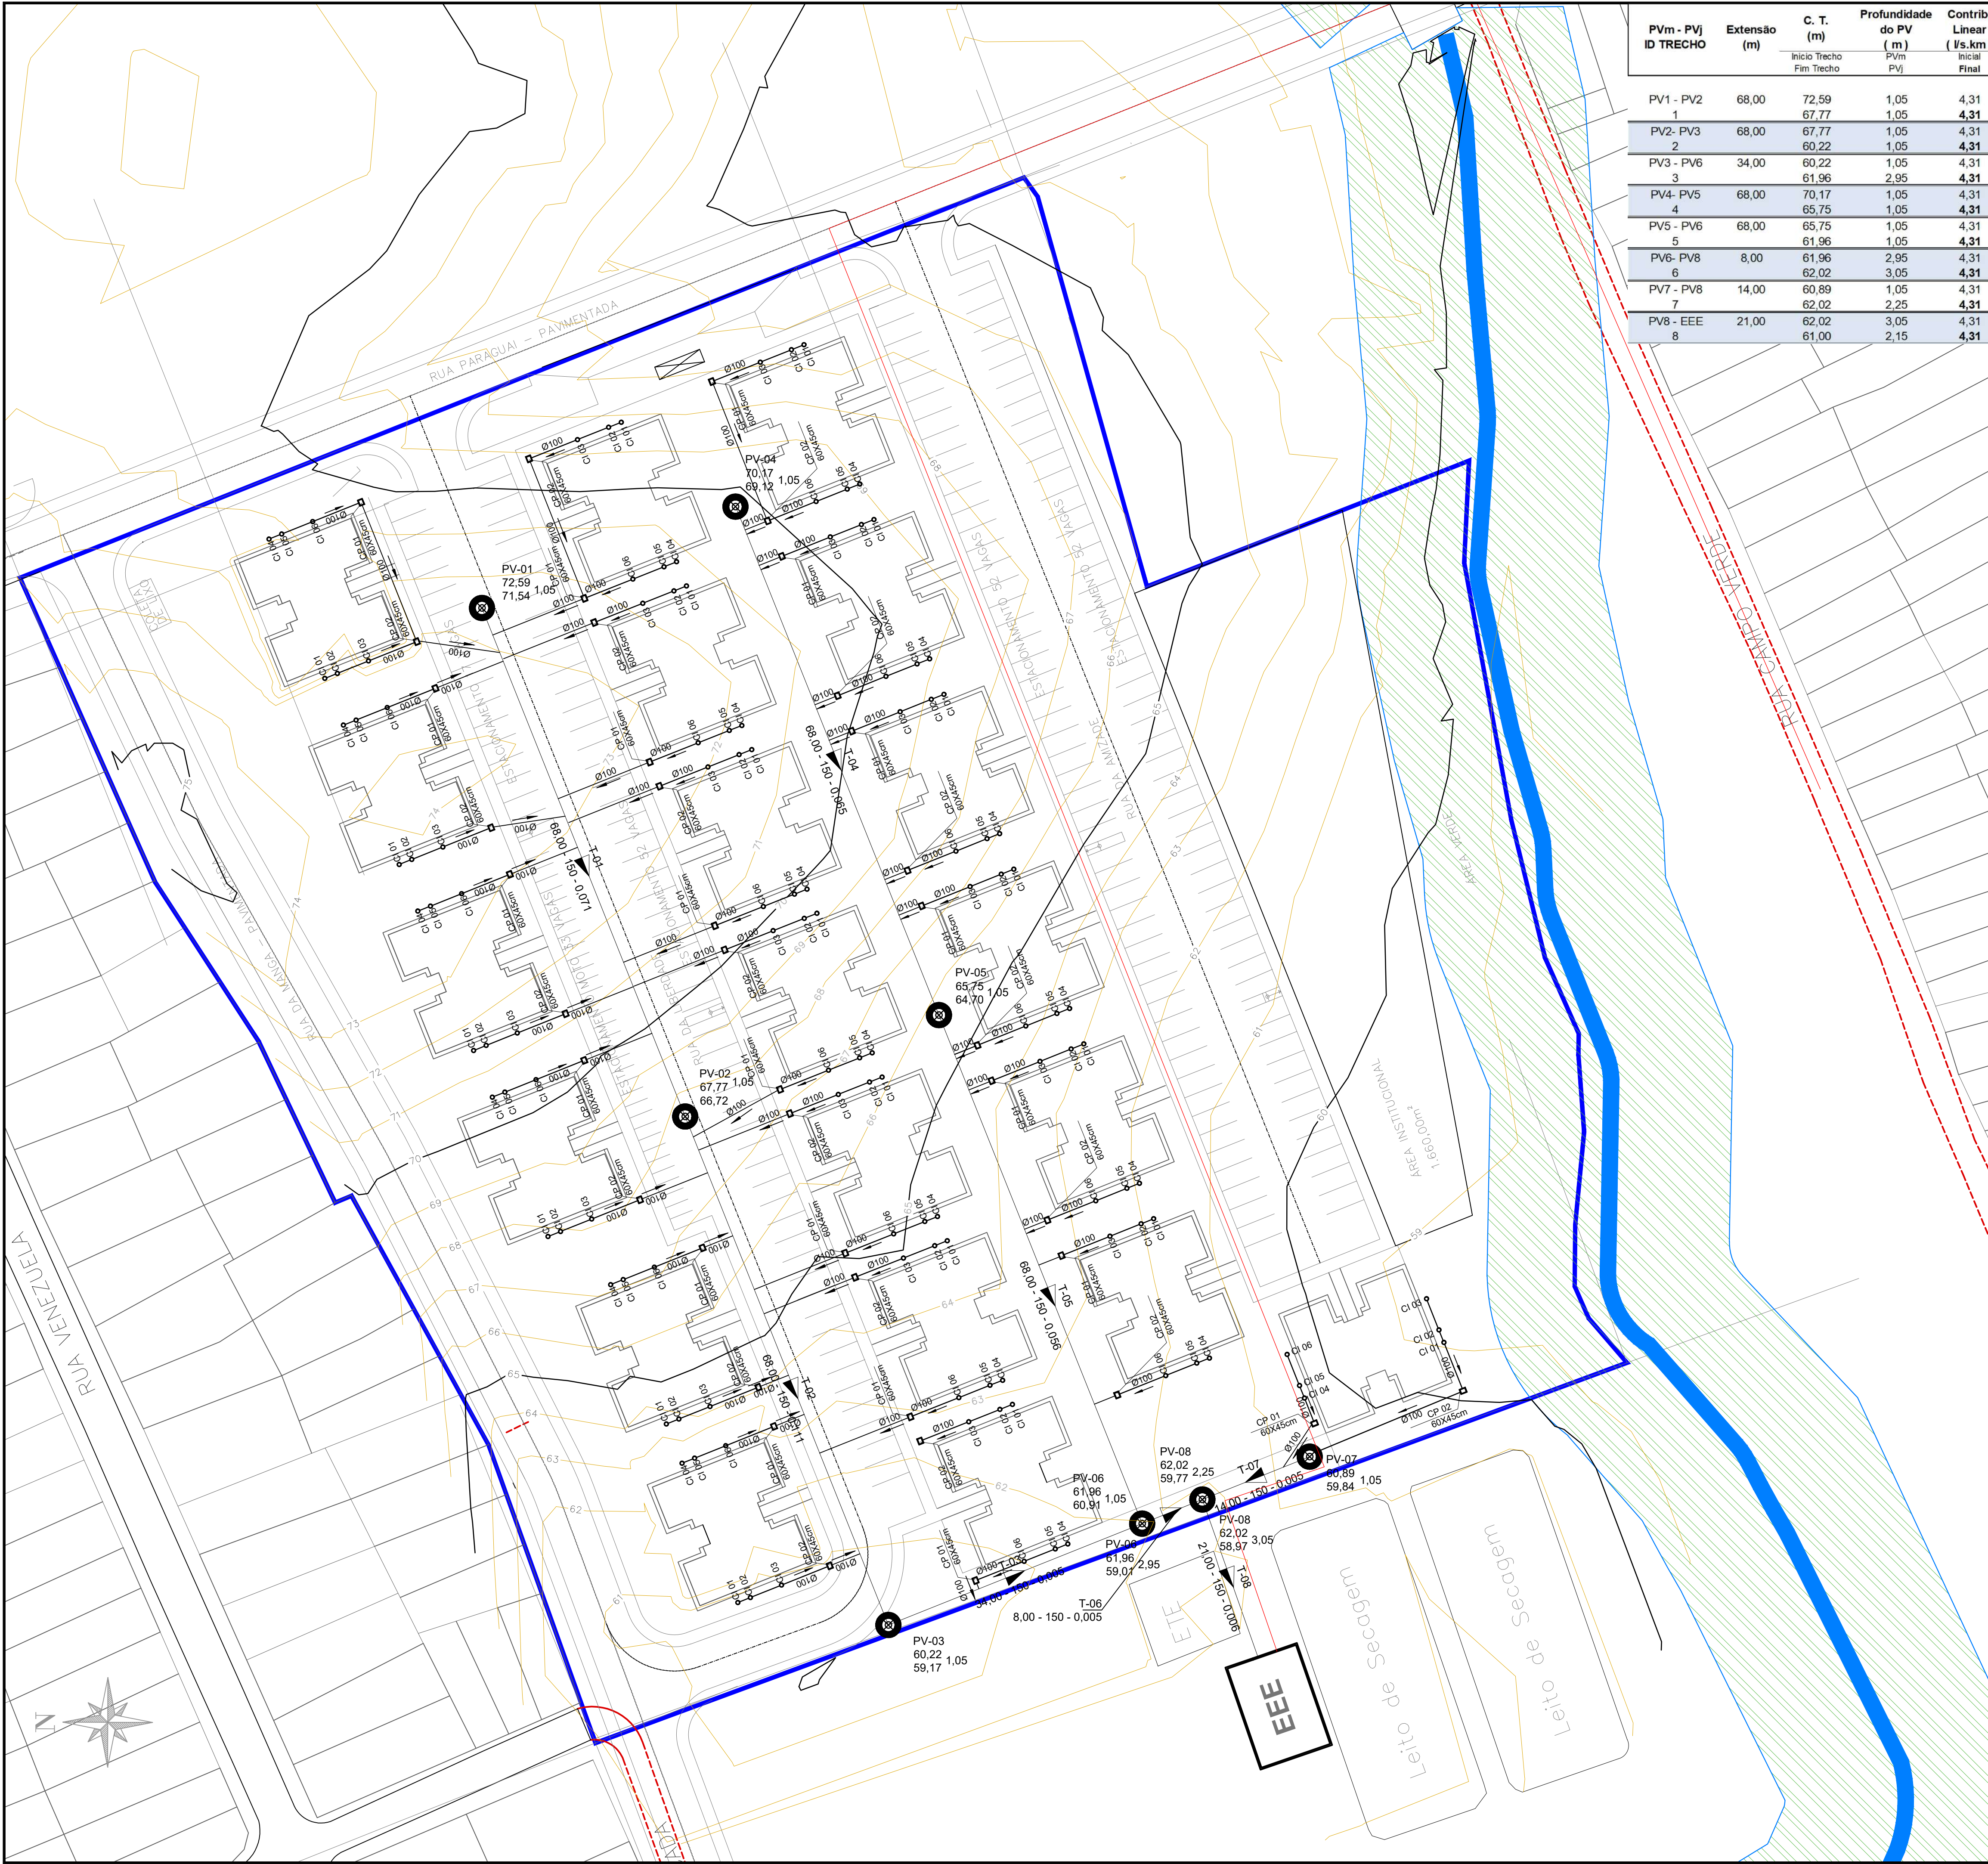

PVm - PVj ID TRECHO	Extensão (m)	C. T. (m)		Profundidade do PV (m)	Contrib. Linear (l/s.km)	Contrib. Trecho (l/s)	Q MONTANTE (l/s)		Q JUSANTE (l/s)	DN do Coletor ø	Declividade (m/m)	Cota do Coletor (m)		Lâmina Líquida (Y/D)	Vi (m/s)	Tensão Trativa (Pa)		Velocidade Crítica (m/s)	
		Início Trecho	Fim Trecho				Inicial	Final				Pvm	Pvj			Inicial	Final		
PV1 - PV2 1	68,00	72,59	67,77	1,05	4,31	0,29	0,00	0,29	0,29	150	0,071	71,54	66,72	0,13	1,09	8,74	0,00	2,09	2,09
PV2- PV3 2	68,00	67,77	60,22	1,05	4,31	0,29	0,29	0,59	0,59	150	0,111	66,72	59,17	0,12	1,28	12,38	0,00	1,98	1,98
PV3 - PV6 3	34,00	60,22	61,96	1,05	4,31	0,15	0,59	0,73	0,73	150	0,005	59,17	59,01	0,26	0,42	1,06	0,00	2,82	2,82
PV4- PV5 4	68,00	70,17	65,75	1,05	4,31	0,29	0,00	0,29	0,29	150	0,065	69,12	64,70	0,13	1,06	8,17	0,00	2,11	2,11
PV5 - PV6 5	68,00	65,75	61,96	1,05	4,31	0,29	0,29	0,59	0,59	150	0,056	64,70	60,91	0,14	1,00	7,25	0,00	2,14	2,14
PV6- PV8 6	8,00	61,96	62,02	2,95	4,31	0,03	1,32	1,35	1,35	150	0,005	59,01	58,97	0,25	0,43	1,11	0,00	2,80	2,80
PV7 - PV8 7	14,00	60,89	62,02	1,05	4,31	0,06	0,00	0,06	0,06	150	0,005	59,84	59,77	0,25	0,43	1,11	0,00	2,80	2,80
PV8 - EEE 8	21,00	62,02	61,00	3,05	4,31	0,09	1,41	1,51	1,51	150	0,006	58,97	58,85	0,24	0,45	1,23	0,00	2,76	2,76

LEGENDA:

●

 POÇO DE VISITA - PV ESG

▲

 SETA DE FLUXO - ESGOTO

—

 TUBO PVC ESGOTO DN 150

—

 SETA DE FLUXO - ESGOTO

□

 CAIXA DE PASSAGEM - CP ESG

○

 CAIXA DE INSPEÇÃO - CI ESG

→

 SETA DE FLUXO - ESGOTO

—

 TUBO PVC ESGOTO DN 100

○

 ID TRECHO

○

 ID DO PV

→

 COMPRIMENTO (m) - Ø (mm) - INCLINAÇÃO (m/m)

→

 COTA TERRENO

→

 COTA FUNDO

→

 PROF.

TABELA DE ESGOTO Quantidades de peças hidrossanitárias	
Descrição do Produto	Quantidades (Un)
Caixa de Passagem - DN 100, Esgoto	40
Caixa de Inspeção/Interligação - DN 100	120

TABELA DE ESGOTO Quantidades de tubos		
Tipo	Ø	Compriment o (m)
Tubo PVC/OCRE - Esgoto	100 mm	1075
Tubo PVC/OCRE - Esgoto	150 mm	306
Selim 90° ES PVC JE	150x100 mm	20
Curva PVC/OCRE coletor 45 PB JE 15mm c/anel de borracha	100 mm	20

CONSTRUÇÃO DE 312 UNIDADES HABITACIONAIS

LOT. VIDA MELHOR I - RUA PARAGUAI, BAIRRO SINVAL PALMEIRA, ITABUNA - BA

ESGOTAMENTO SANITÁRIO - Rede Geral

PROPRIETÁRIO:

Secretaria de
Infraestrutura
e Urbanismo



ITABUNA
PREFEITURA

PREFEITURA MUNICIPAL DE ITABUNA

AUTOR DO PROJETO:

PREFEITURA MUNICIPAL DE ITABUNA
SECRETARIA DE INFRAESTRUTURA E URBANISMO

SECRETARIA DE INFRAESTRUTURA E URBANISMO - SIURB
SECRETARIA MUNICIPAL DE SEGURANÇA E ORDEM PÚBLICA/DEFESA CIVIL

LOCALIZAÇÃO

RESERVADO

DATA

JUN/2025


ESCALA

1:400


FOLHA

02/06


POÇO DE VISITA COM TUBO DE QUEDA

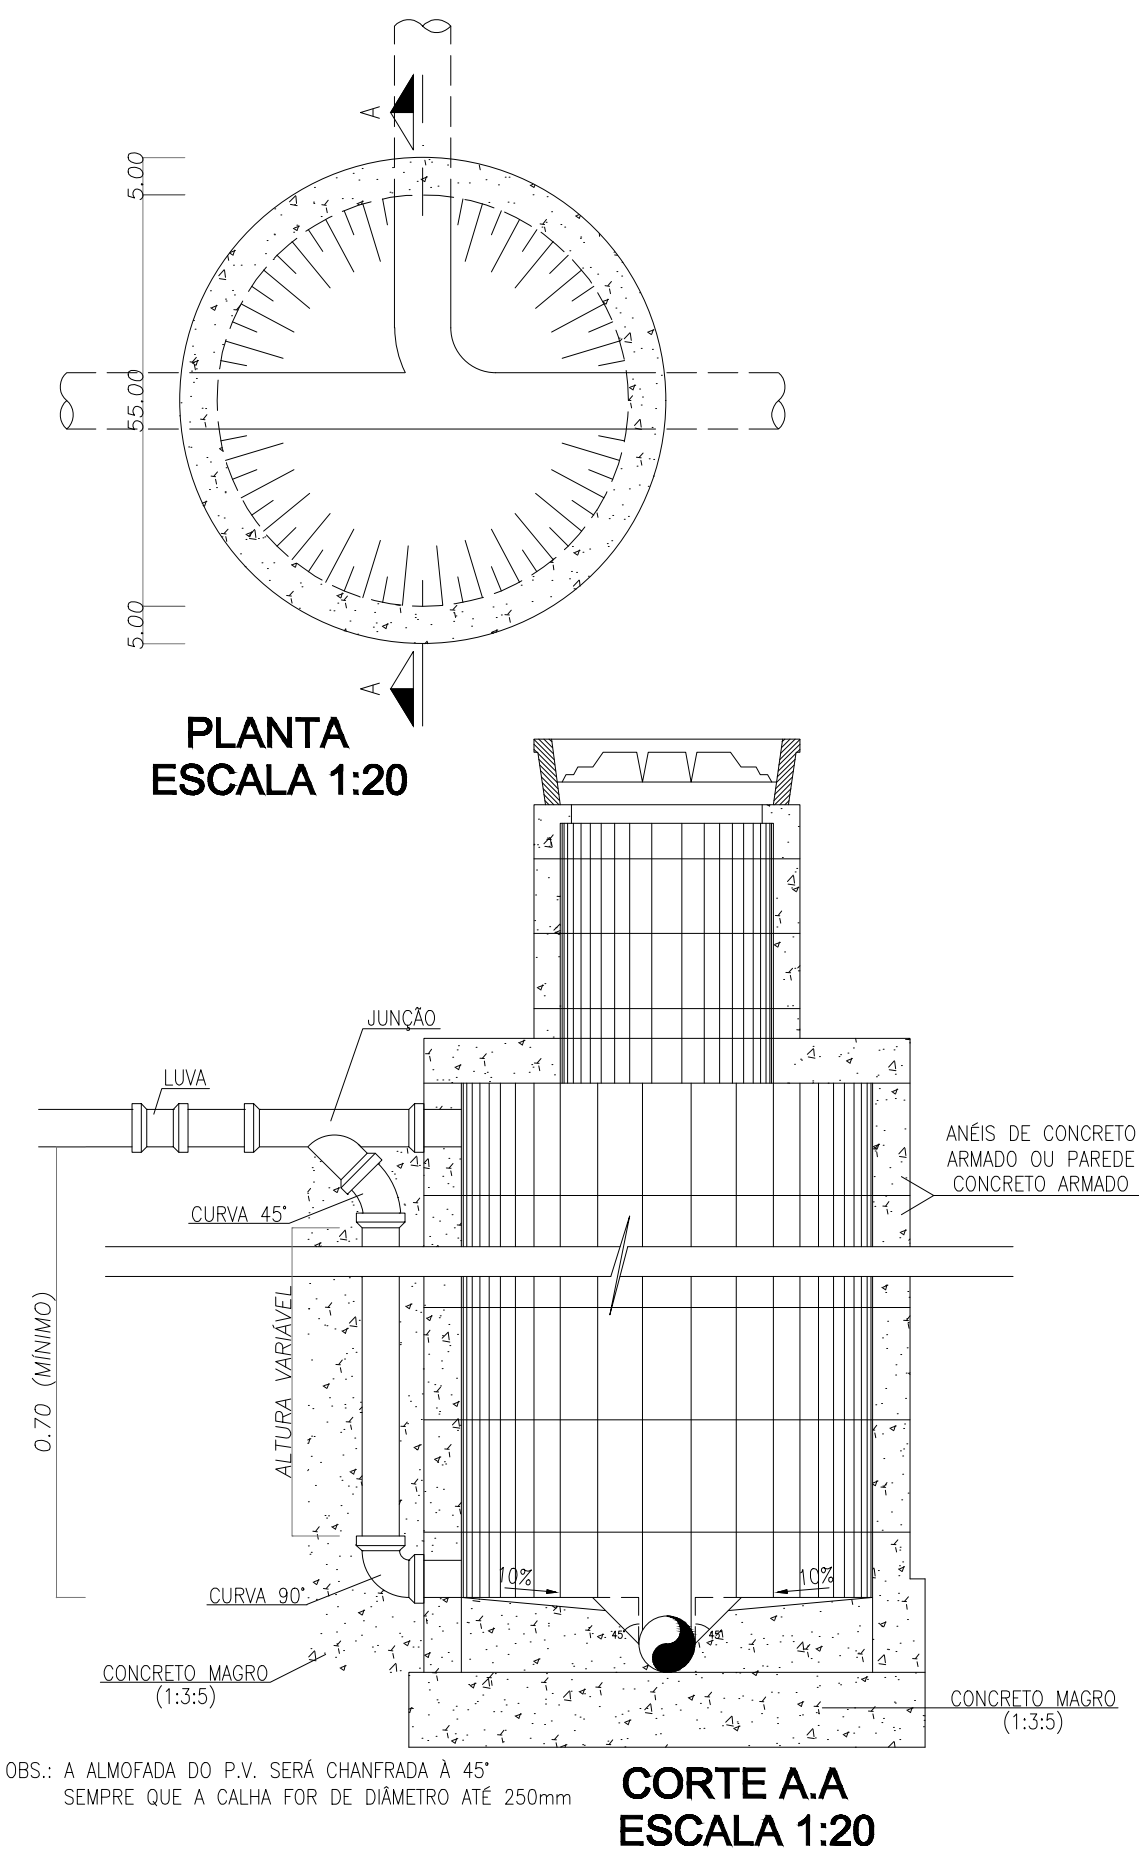


POÇO D=1100mm-(PROF. >OU = 2,20) (D= OU < 300mm)

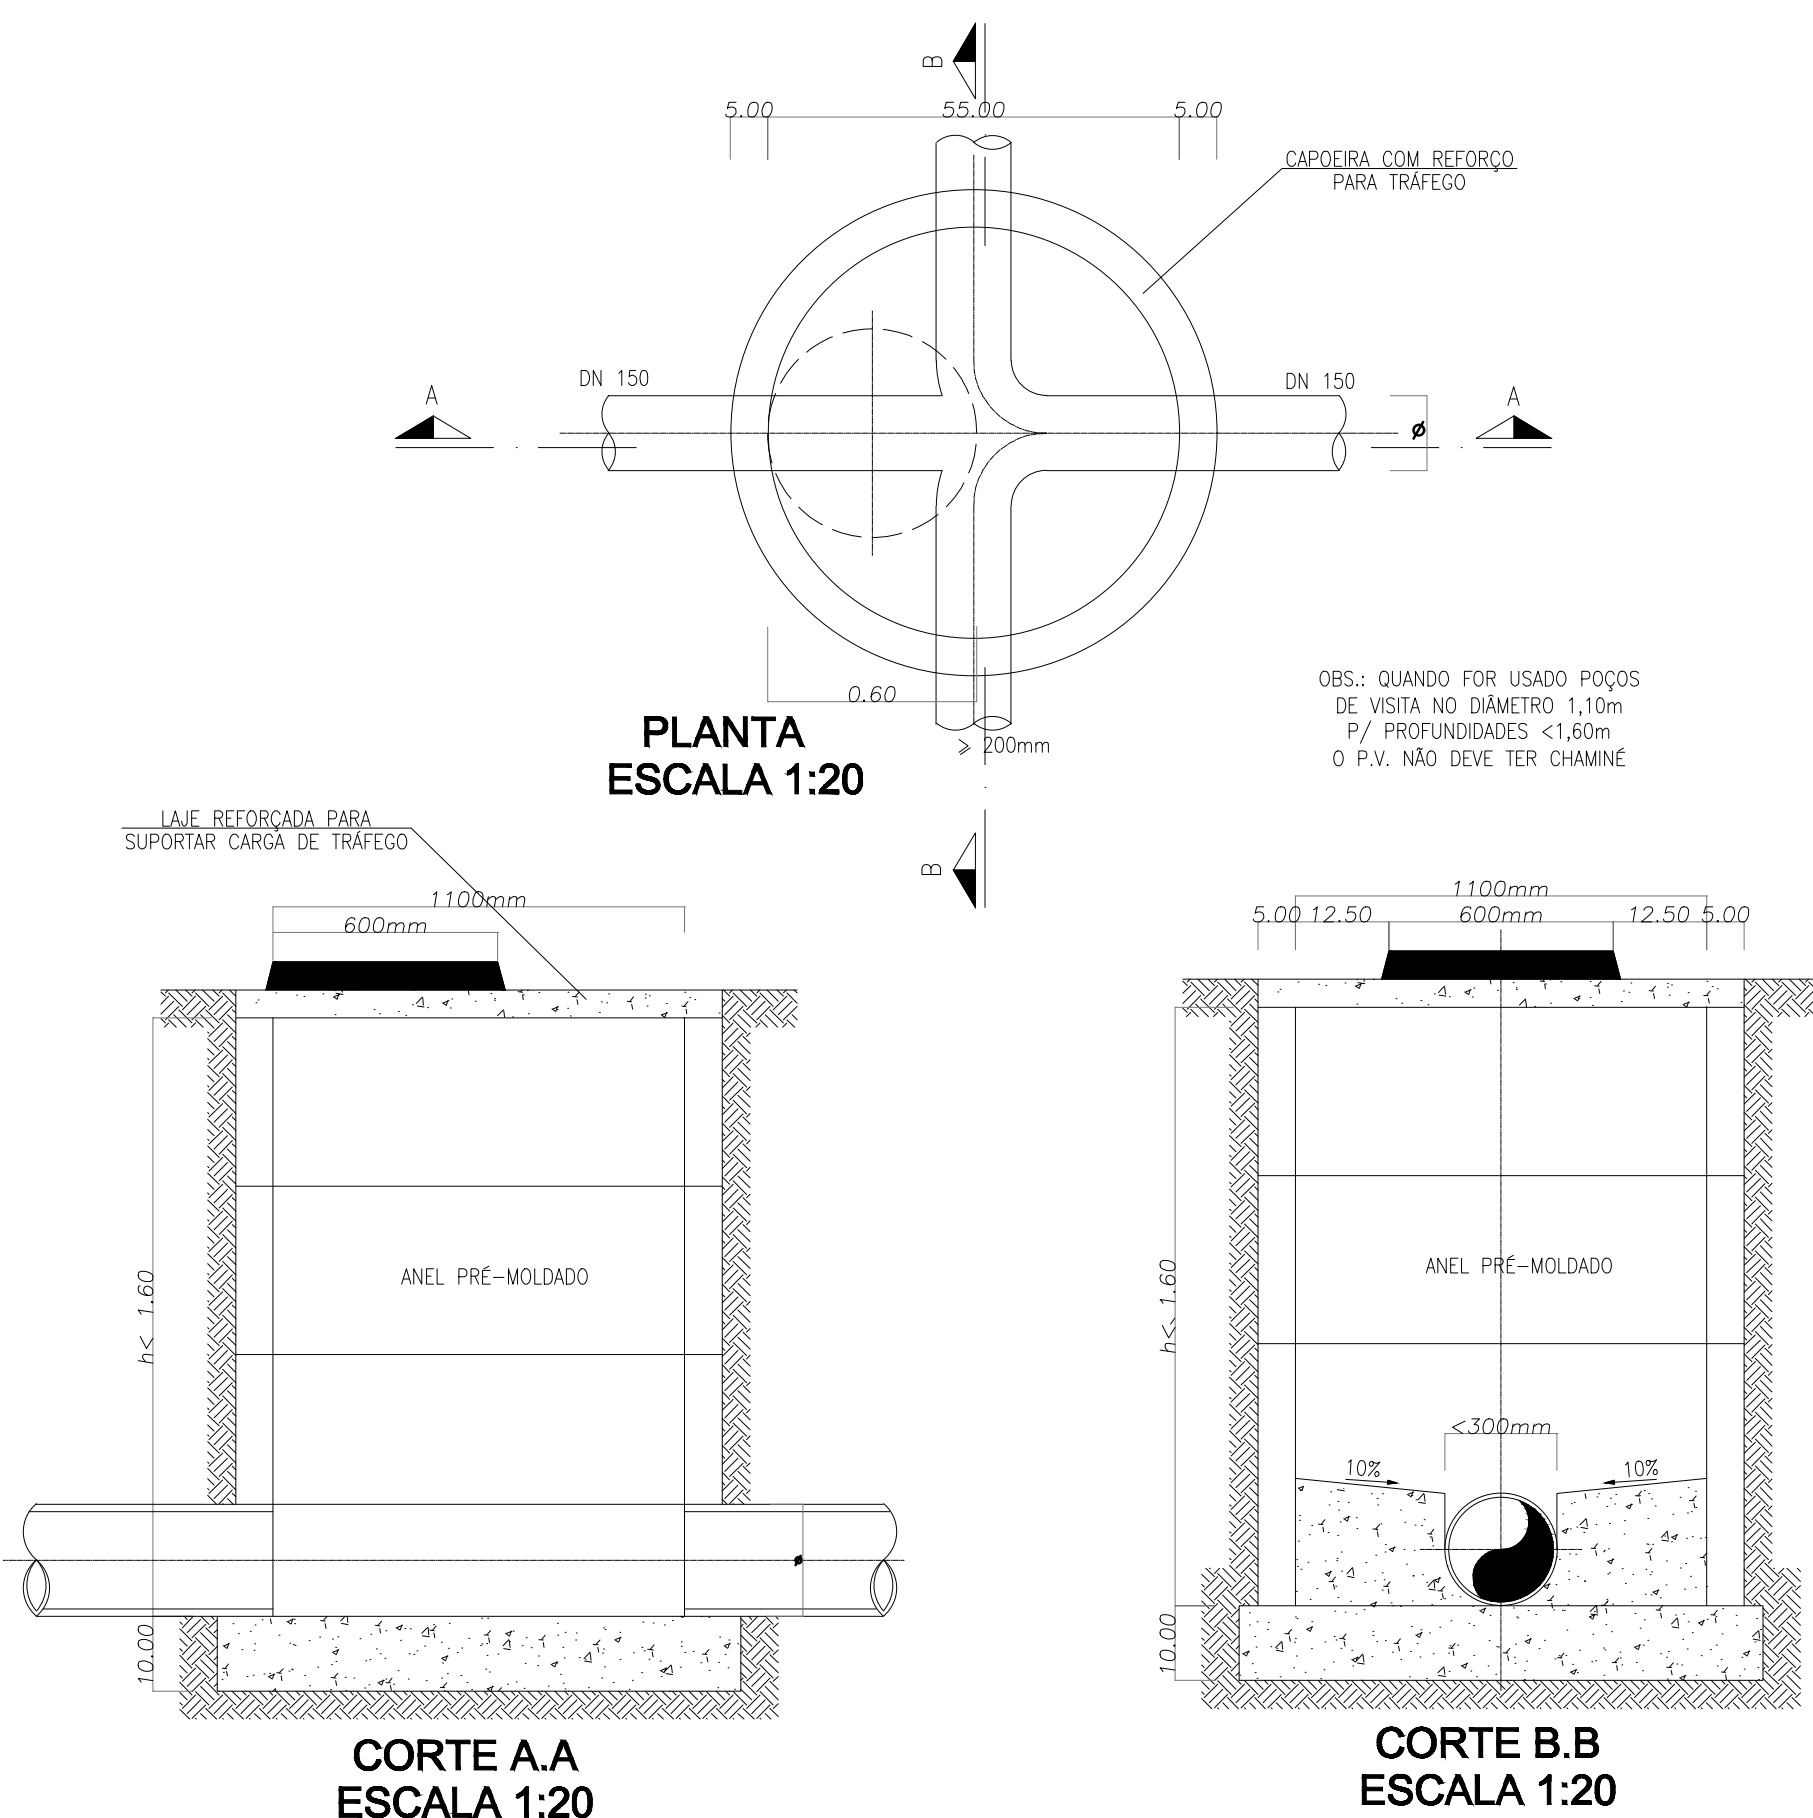


POÇO DE VISITA COM ANEIS PRÉ-MOLDADO DE CONCRETO

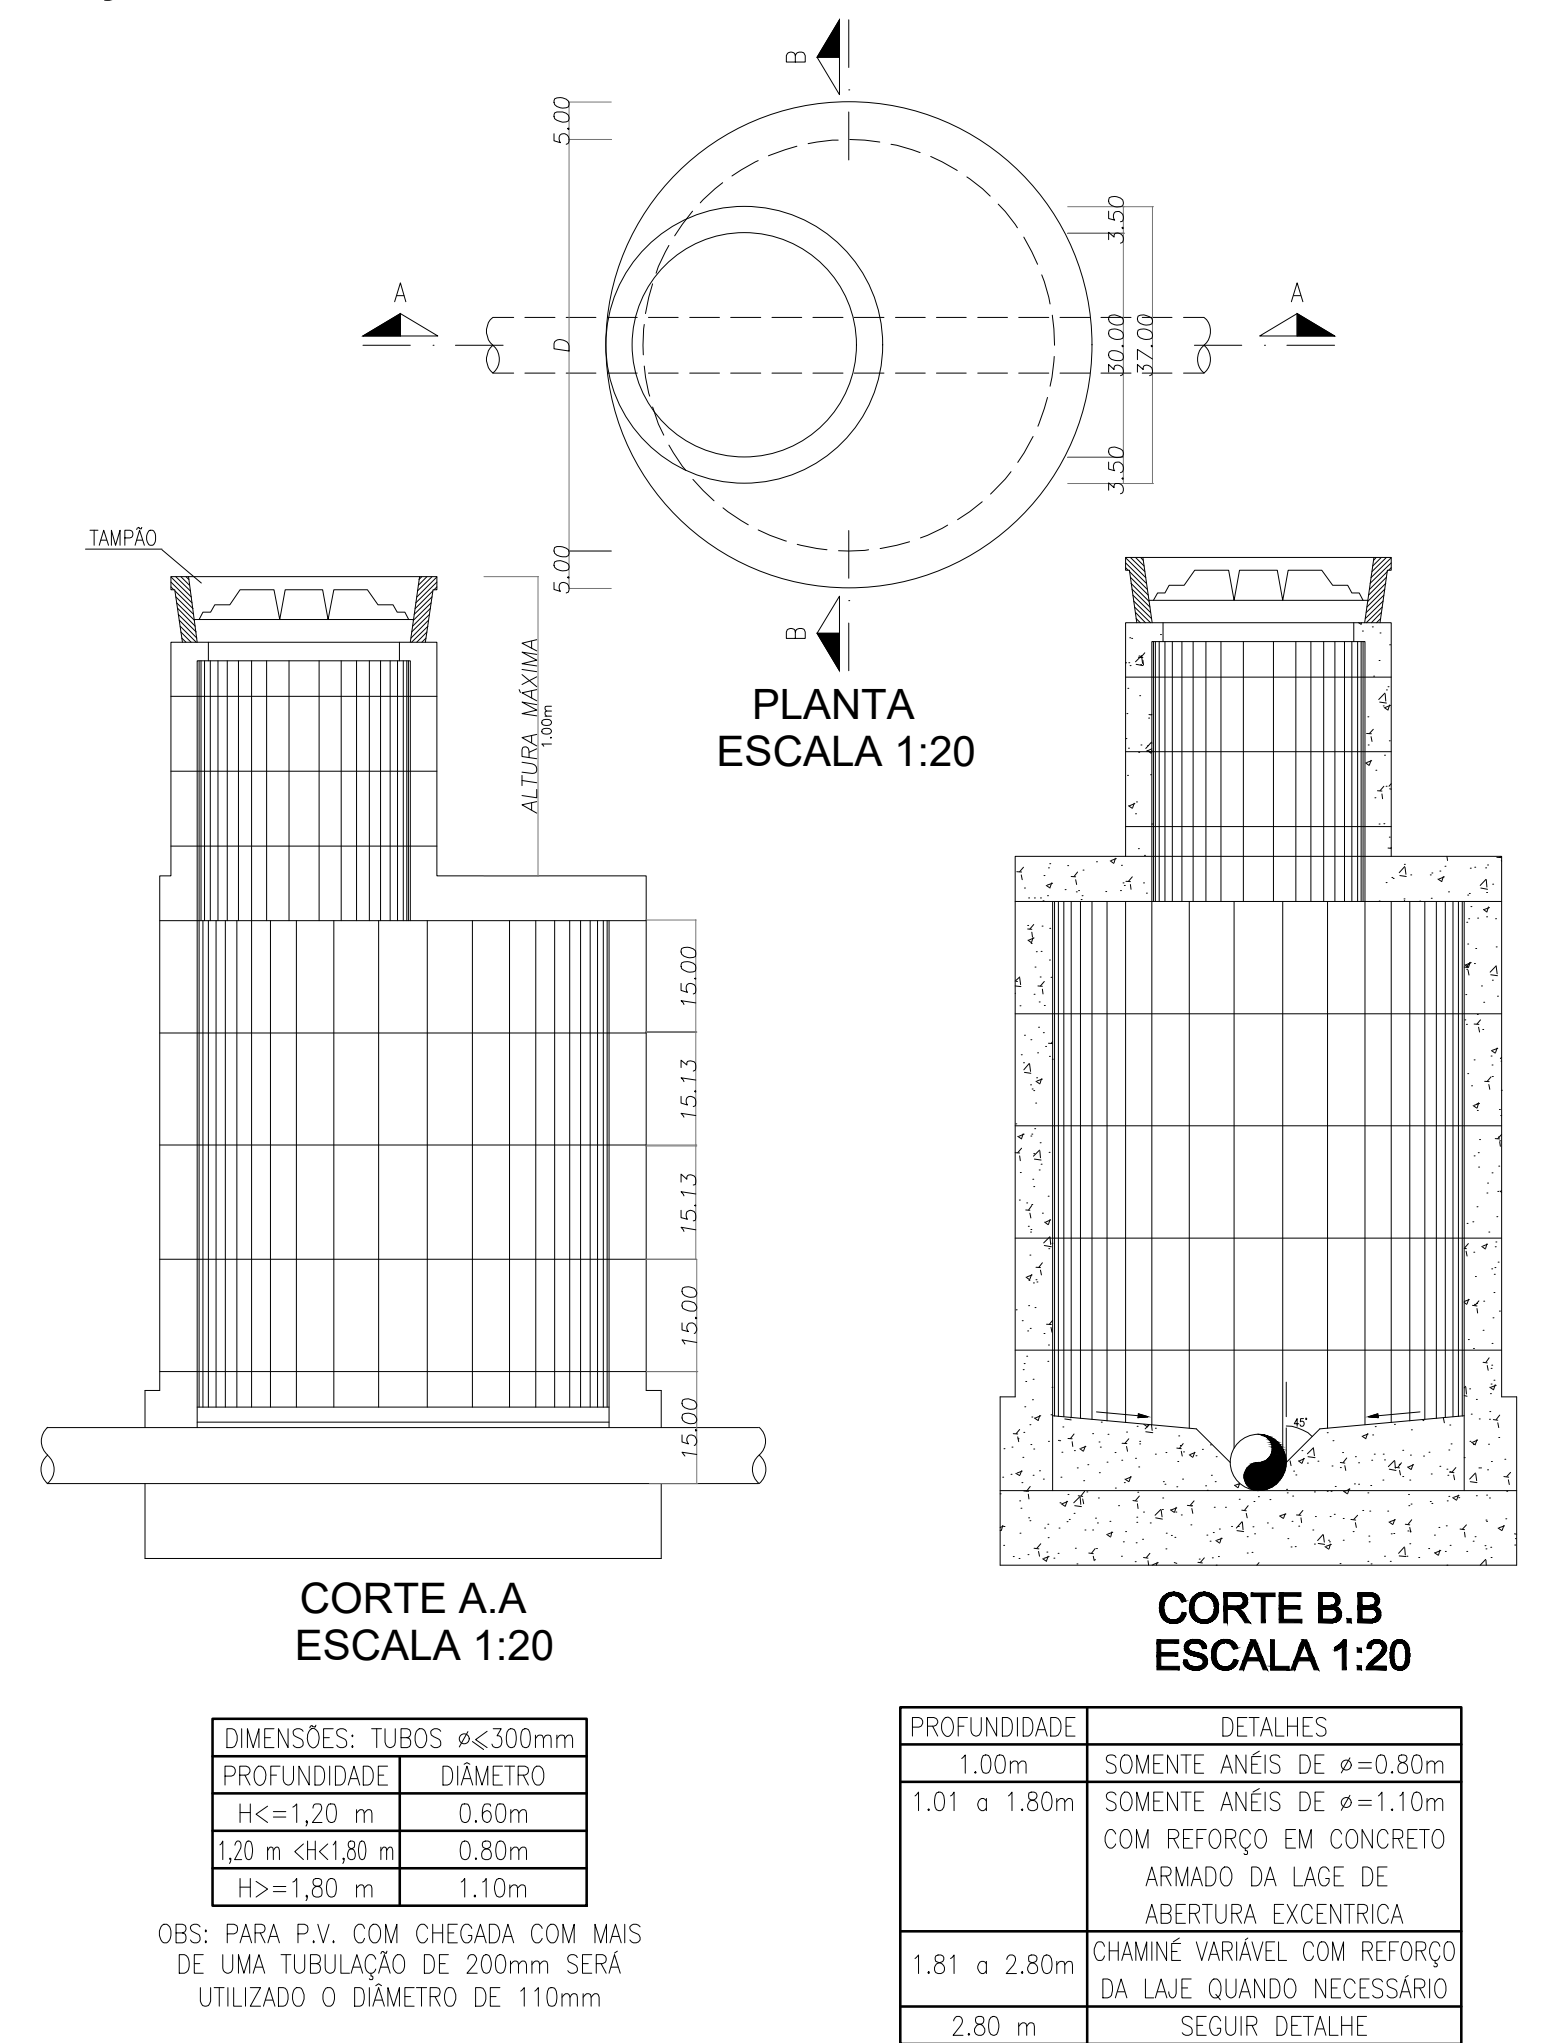


LIGAÇÃO PREDIAL DE ESGOTO

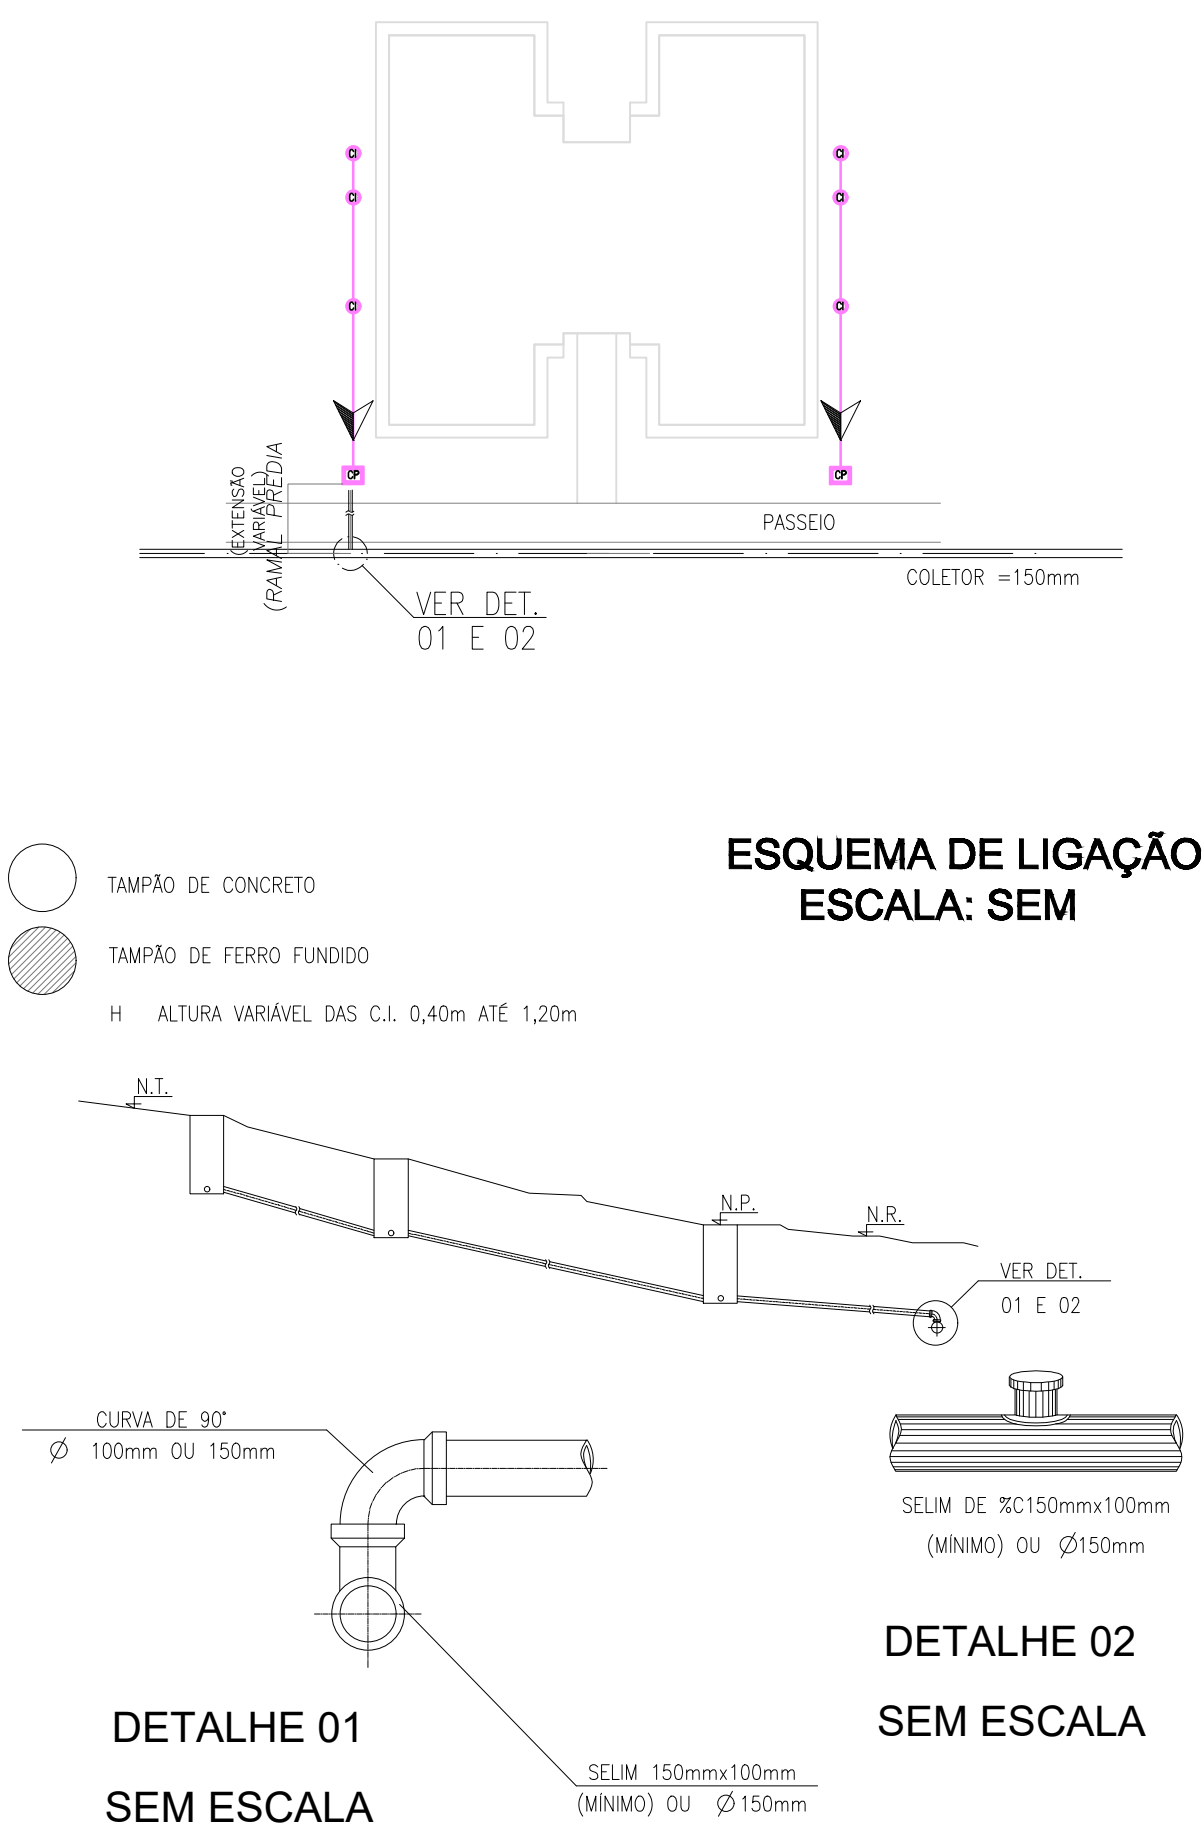


CAIXA DE INSPEÇÃO

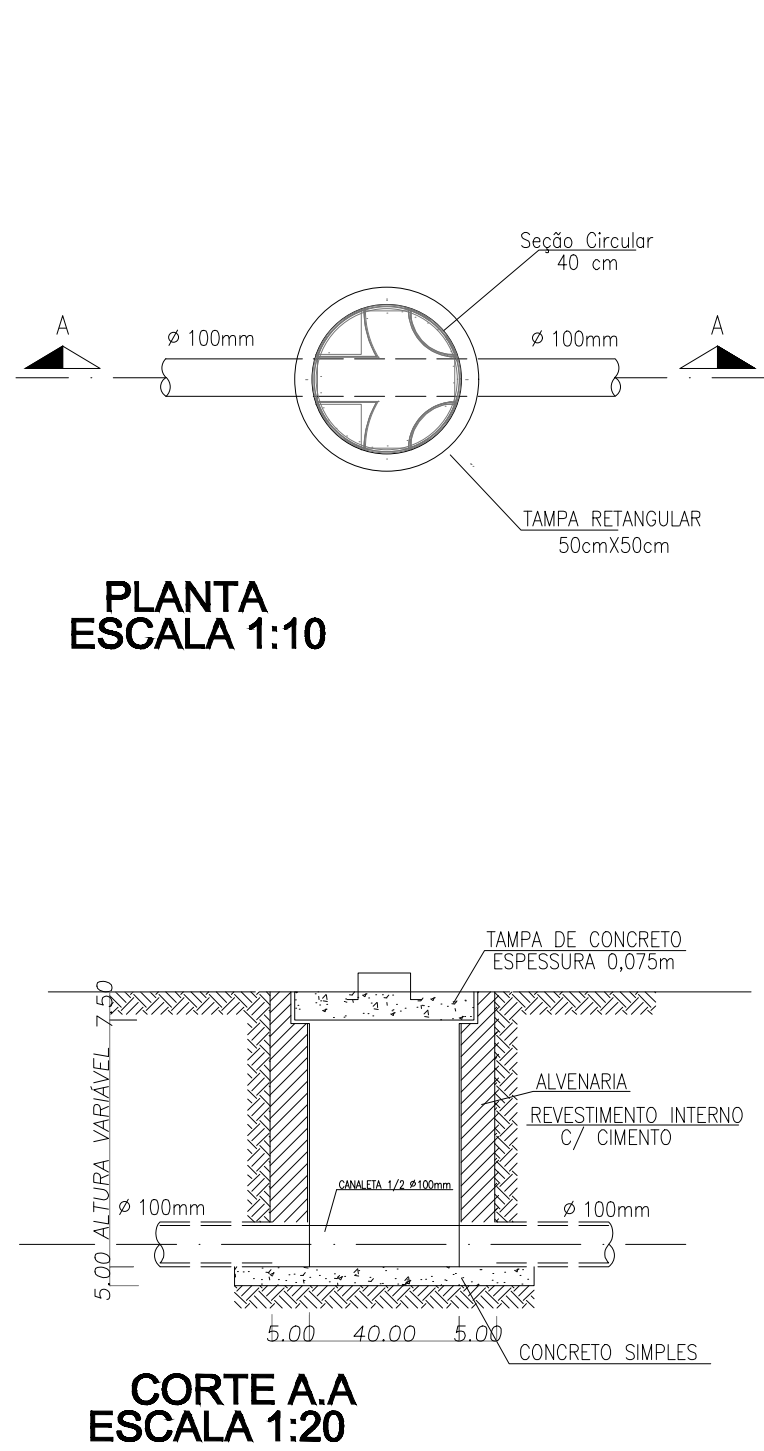

TIPOS DE LIGAÇÃO PREDIAL DE ESGOTO

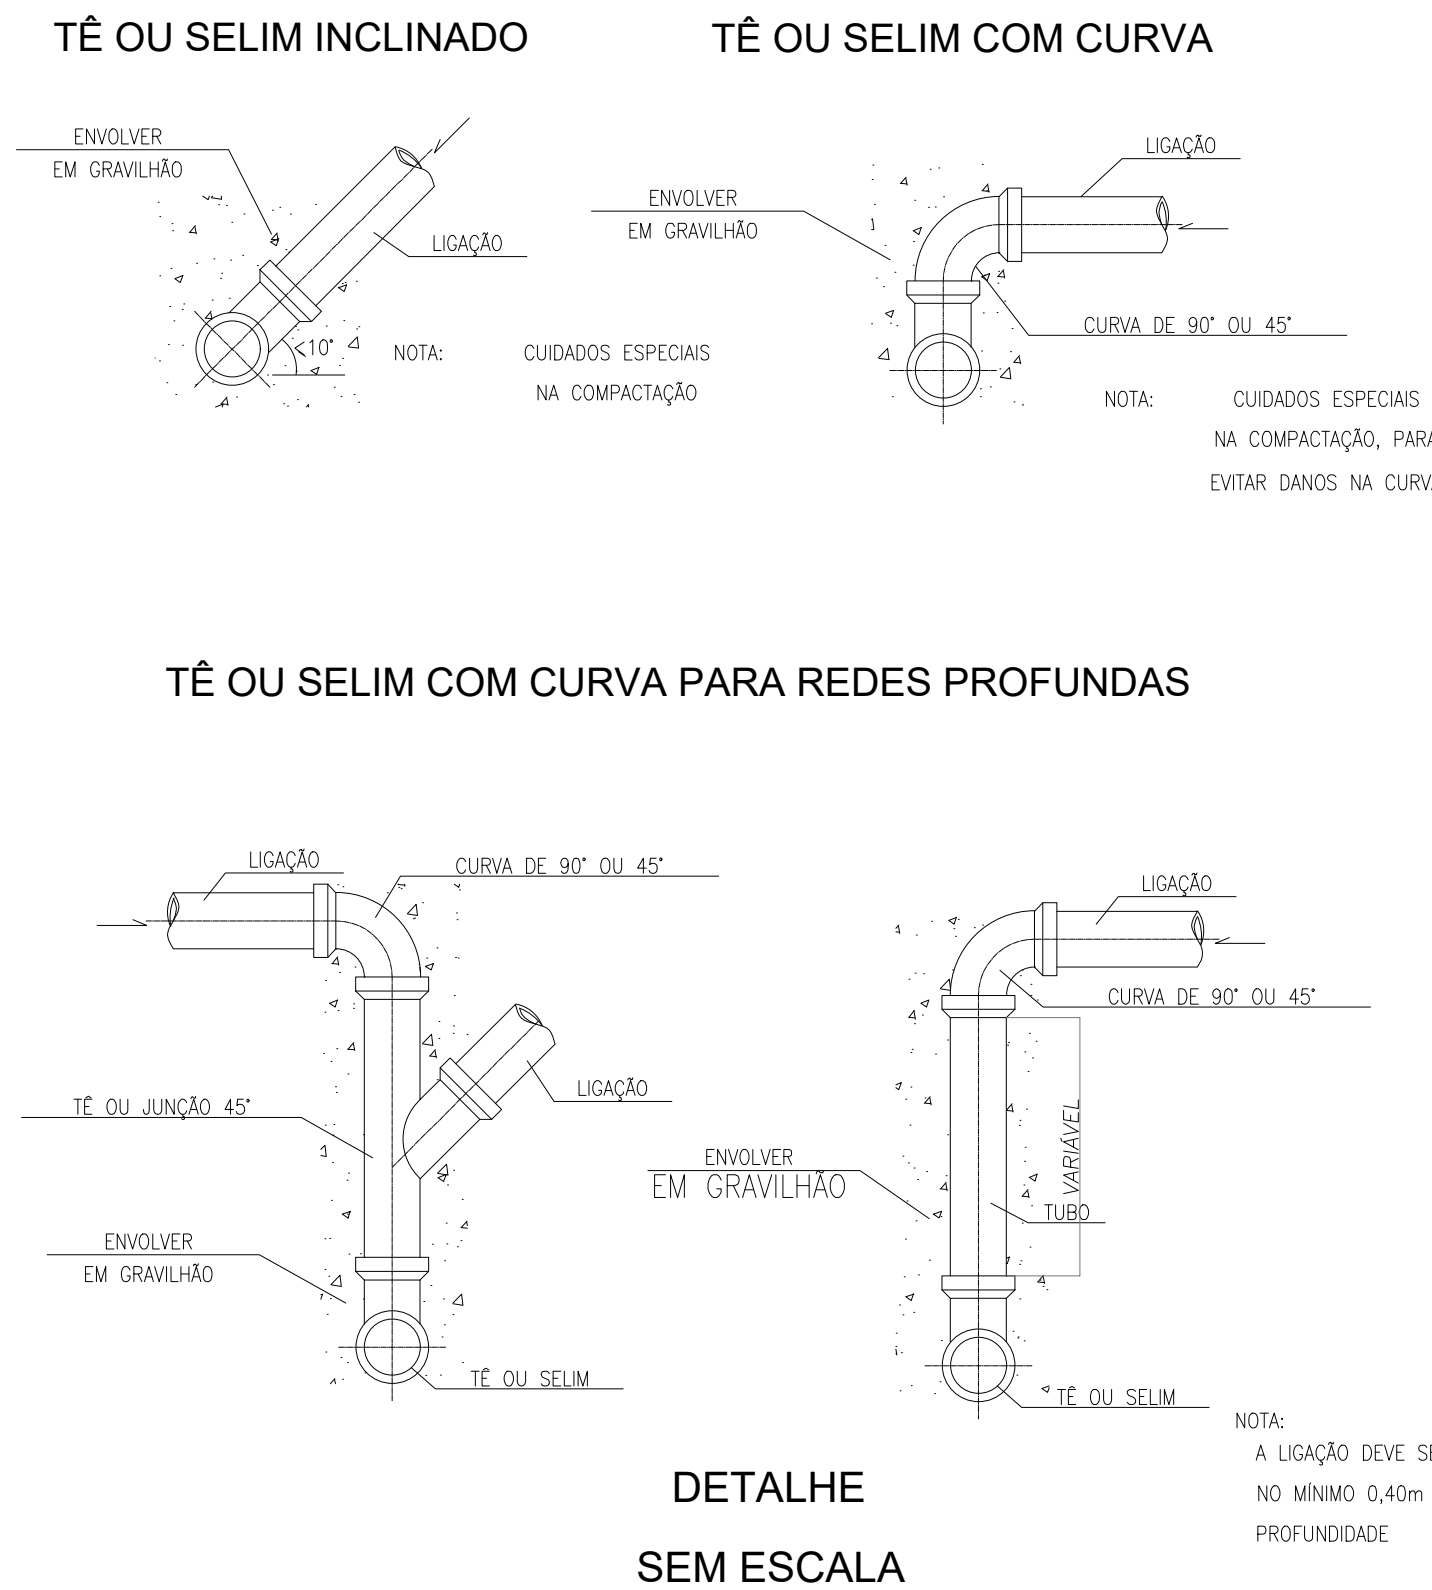

ASSENTAMENTO DE TUBOS PVC

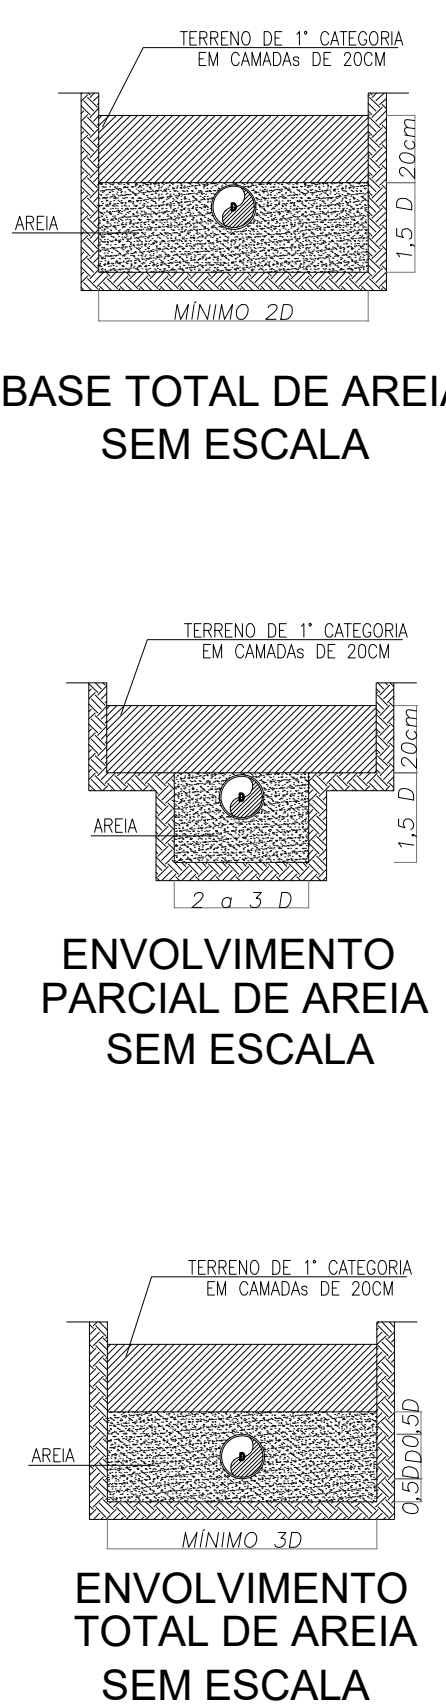


NOTAS:

CONSTRUÇÃO DE 312 UNIDADES HABITACIONAIS

LOT. VIDA MELHOR I - RUA PARAGUAI, BAIRRO SINVAL PALMEIRA, ITABUNA - BA

ESGOTAMENTO SANITÁRIO - DETALHAMENTO

PROPRIETÁRIO:

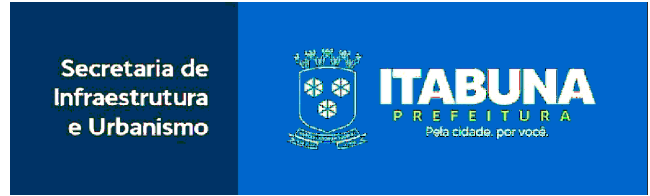

PREFEITURA MUNICIPAL DE ITABUNA

SECRETARIA DE INFRAESTRUTURA E URBANISMO - SIURB
SECRETARIA MUNICIPAL DE SEGURANÇA E ORDEM PÚBLICA/DEFESA CIVIL

LOCALIZAÇÃO

AUTOR DO PROJETO:

PREFEITURA MUNICIPAL DE ITABUNA
SECRETARIA DE INFRAESTRUTURA E URBANISMO

RESPONSÁVEL TÉCNICO/OBRA:

CARLOS YURI BANDEIRA DE OLIVEIRA
CREA-BA 51538027-0

RESERVADO

DATA

SET/2025

ESCALA









IND

FOLHA

03/06



S/ ESCALA

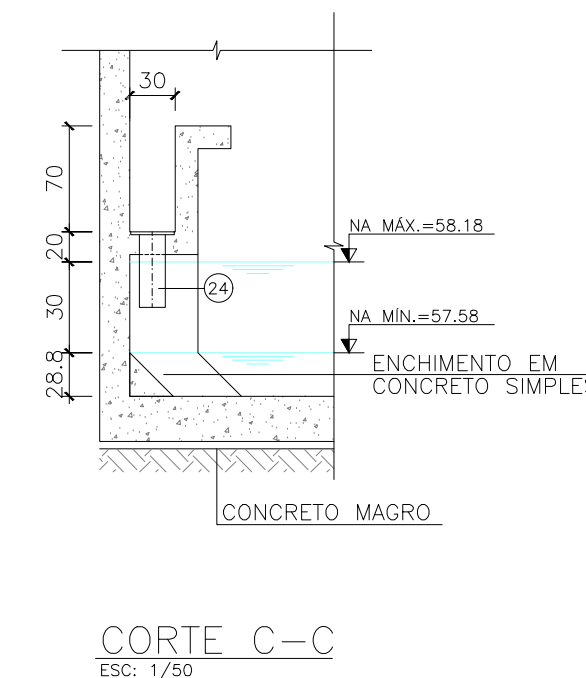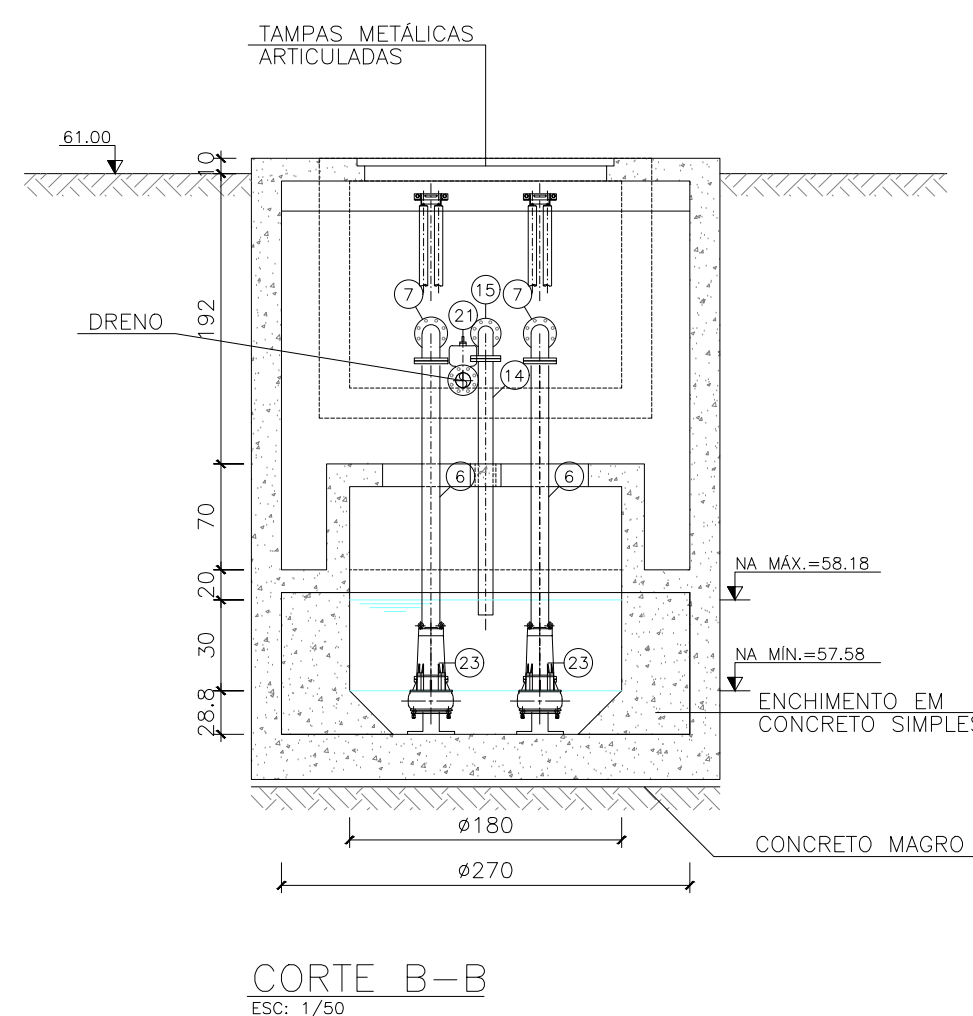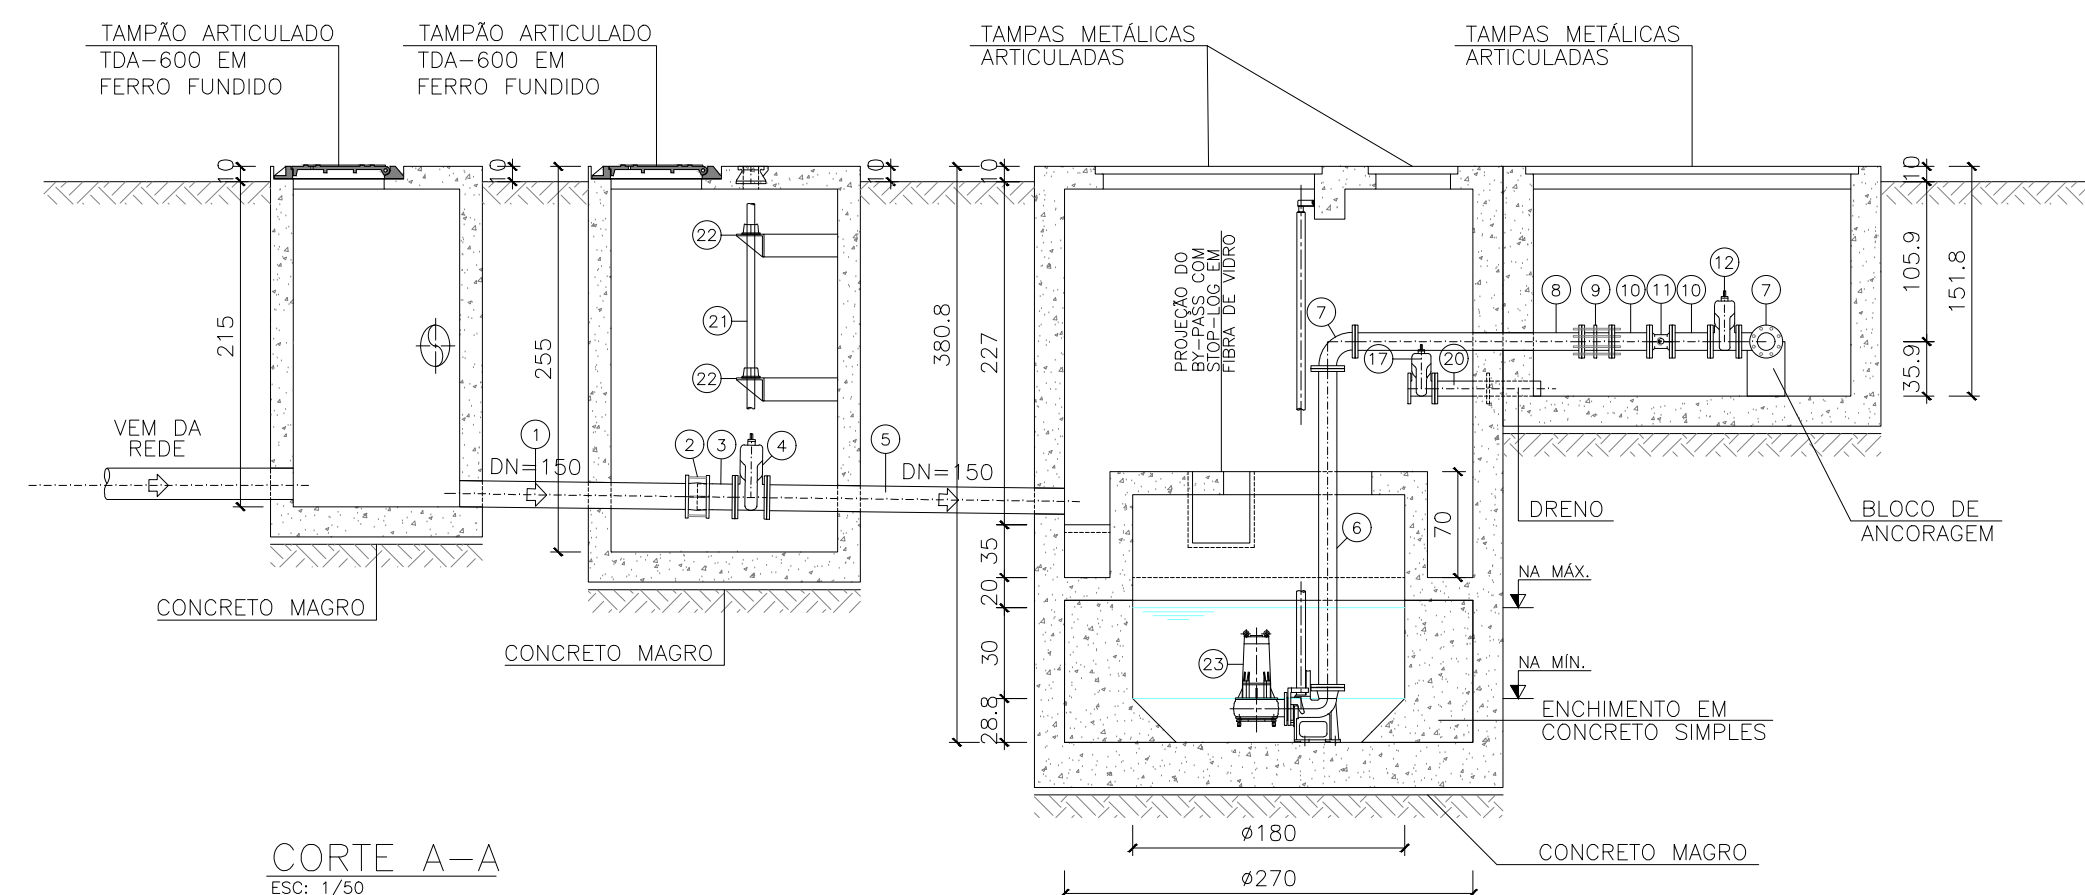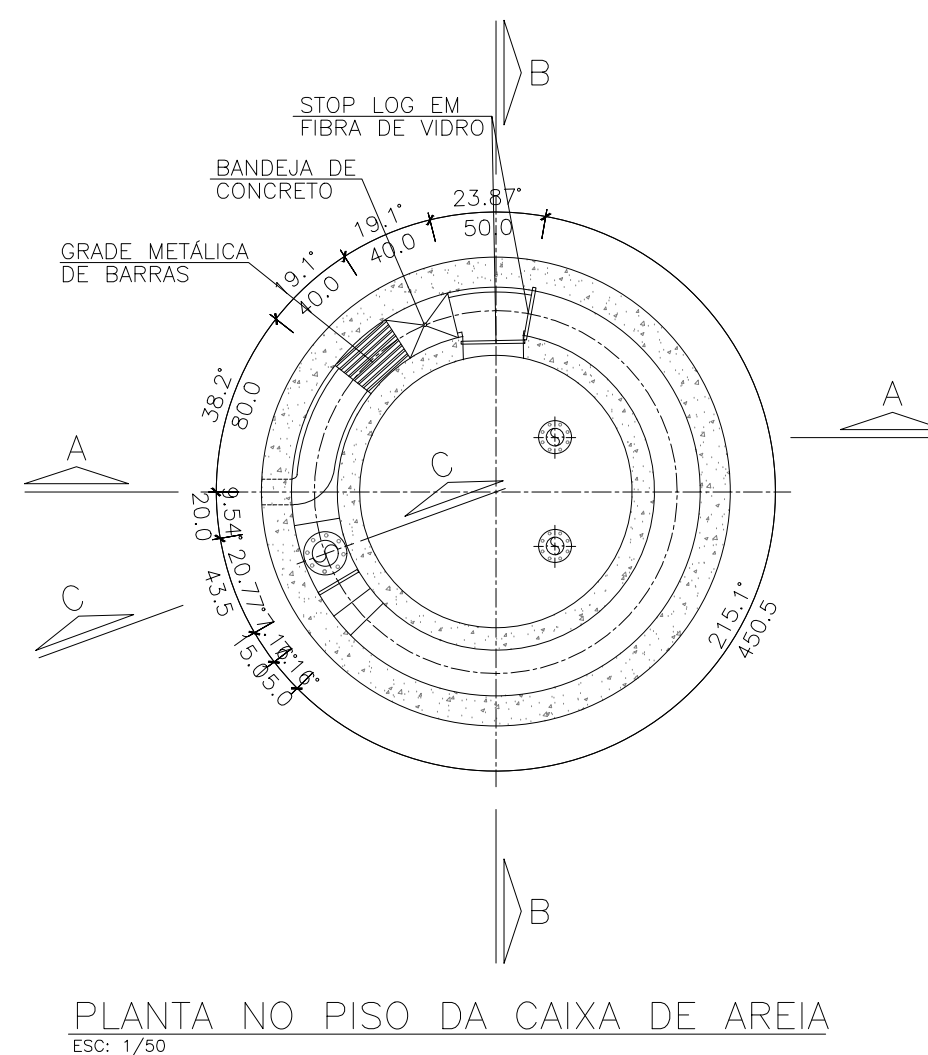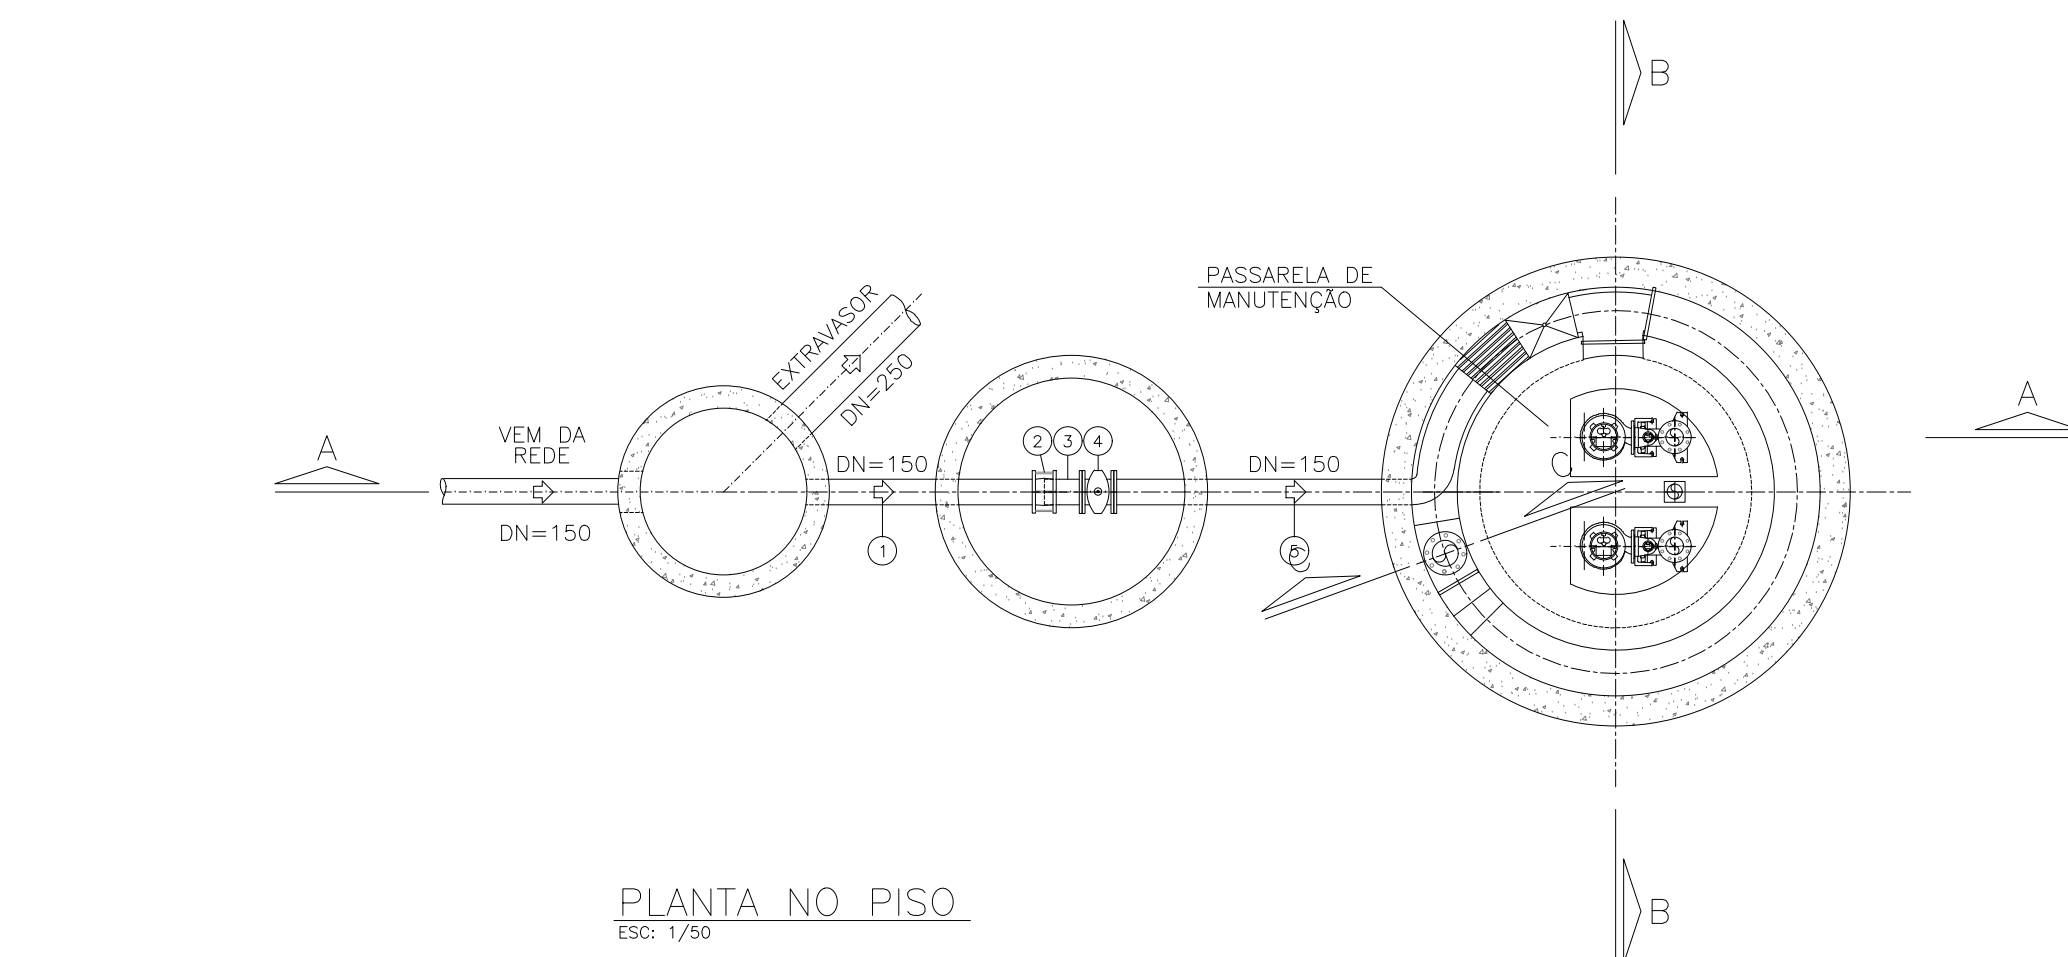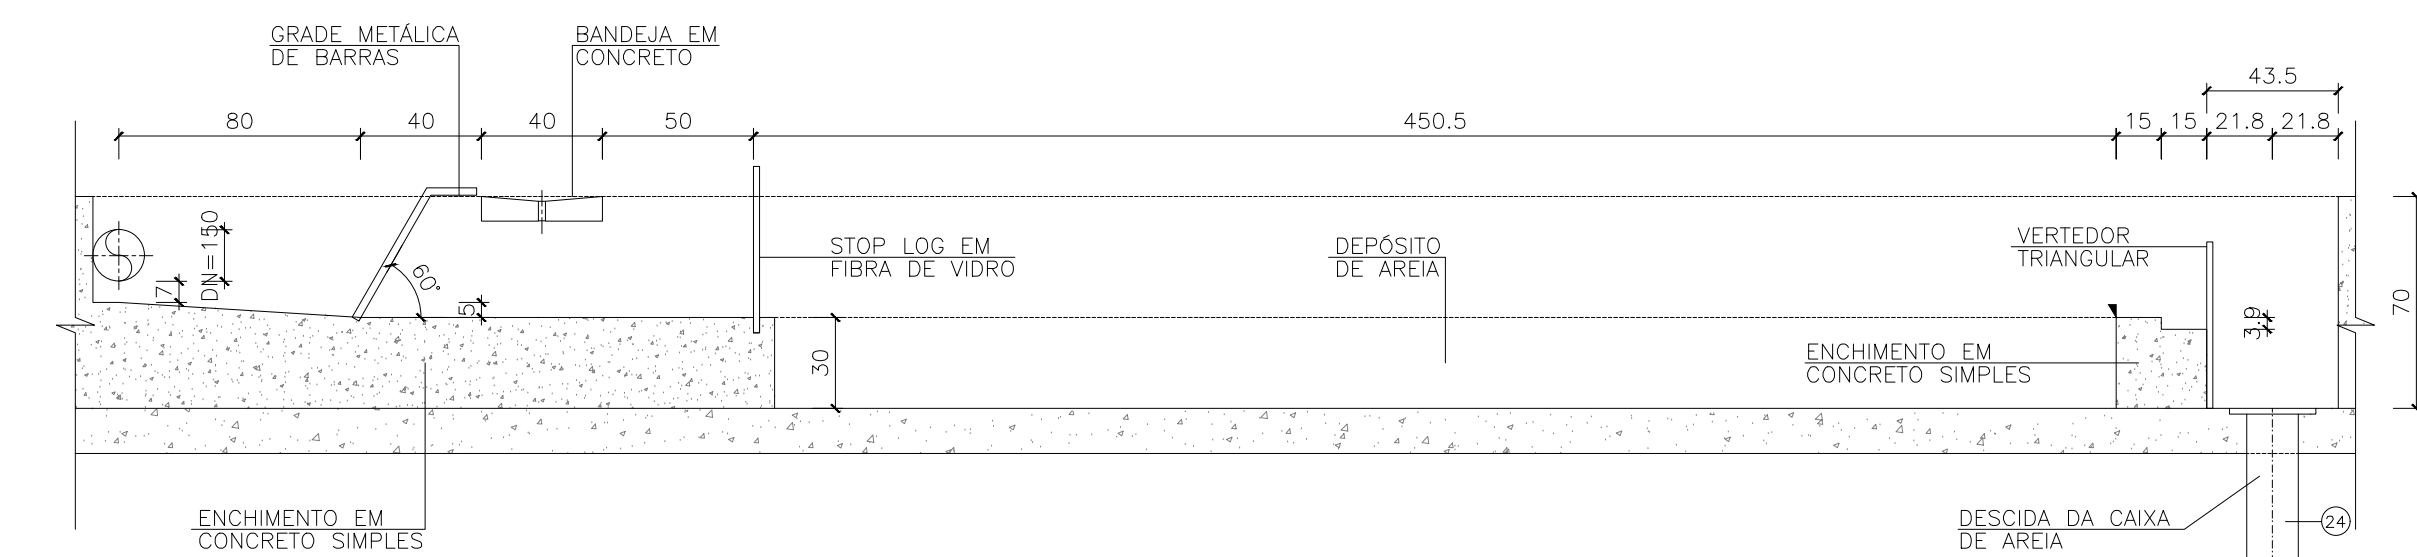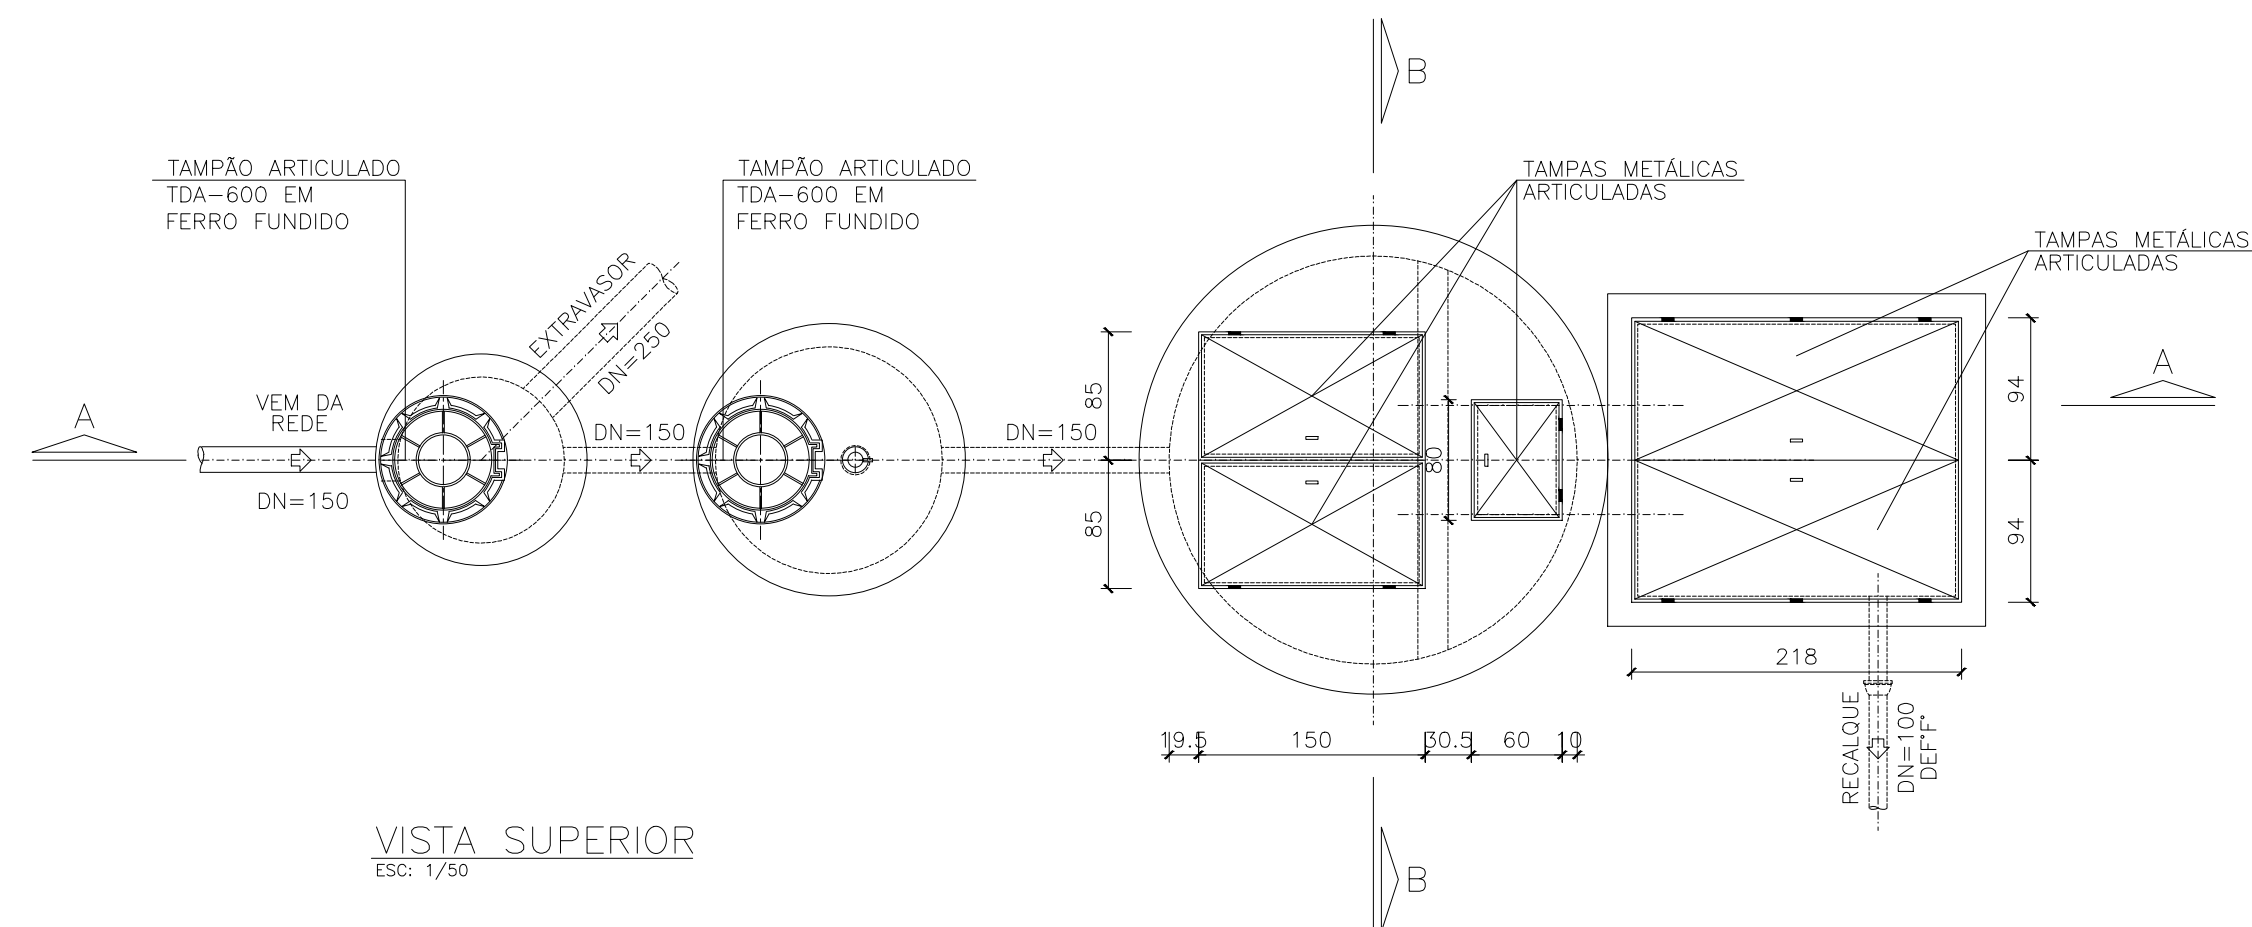
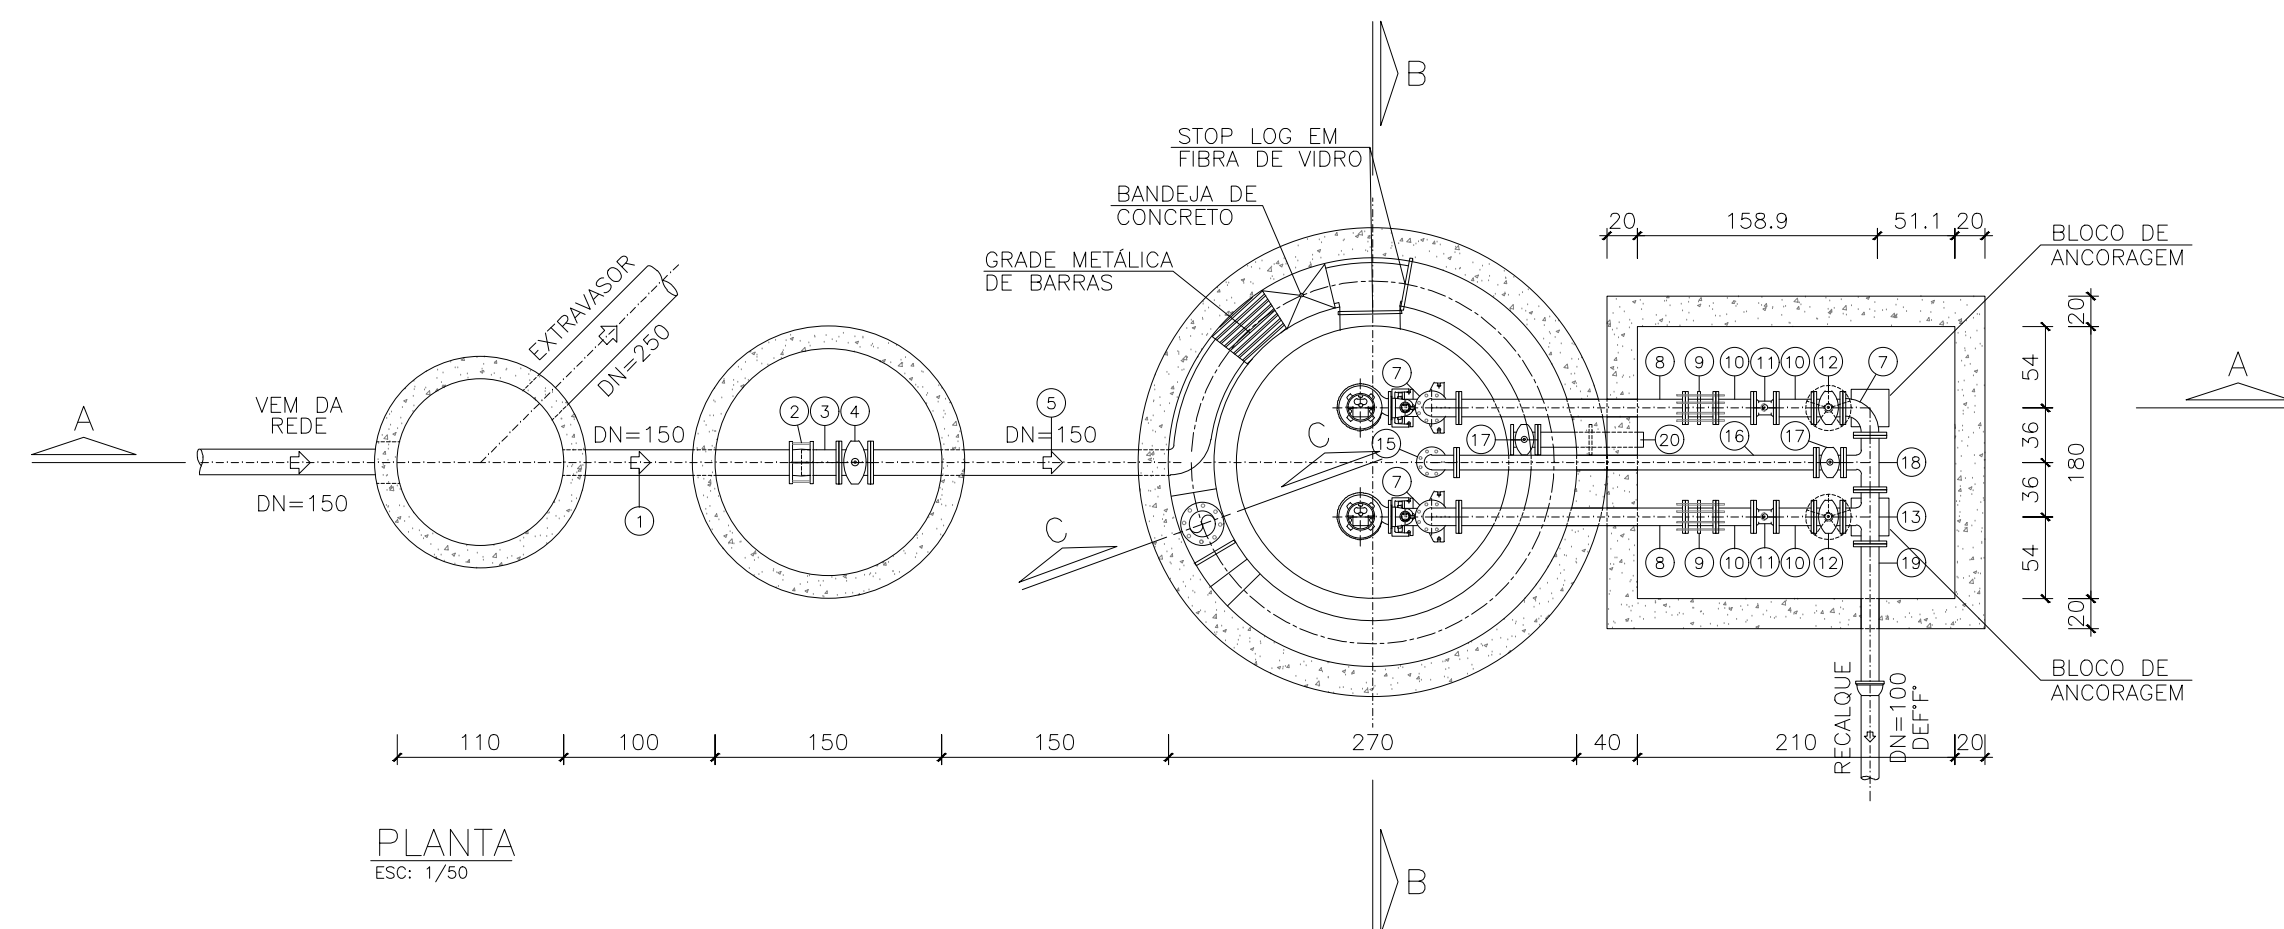


	PARAFUSO PARA FLANGES (20x90mm)	ASTM A-307	P/150	16
	PARAFUSO PARA FLANGES (16x80mm)	ASTM A-307	P/100	168
	PARAFUSO PARA FLANGES (16x80mm)	ASTM A-307	P/80	40
	ARRUELA PARA FLANGES	BORRACHA	P/150	02
	ARRUELA PARA FLANGES	BORRACHA	P/100	21
	ARRUELA PARA FLANGES	BORRACHA	P/80	05
24	TUBO COM PONTA E FLANGE L=0,50m	FERRO DÓCTIL	150	01
23	BOMBA SUBMERSIVEL	-	-	02
20	EXTREMIDADE PONTA E FLANGE COM ABA DE VEDAÇÃO	FERRO DÓCTIL	80	01
19	TUBO COM PONTA E FLANGE L=1,00m	FERRO DÓCTIL	100	01
18	TÊ COM FLANGES	FERRO DÓCTIL	100X80	01
17	REGISTRO CHATO DE GAVETA COM FLANGES E CABEÇOTE COM CUNHA DE BORRACHA	FERRO DÓCTIL	80	02
16	TUBO COM FLANGES L=2,40m	FERRO DÓCTIL	80	01
15	CURVA 90° COM FLANGES	FERRO DÓCTIL	80	01
14	TUBO COM PONTA E FLANGE L=1,70m	FERRO DÓCTIL	80	01
13	TÊ COM FLANGES	FERRO DÓCTIL	100X100	01
12	REGISTRO CHATO DE GAVETA COM FLANGES E CABEÇOTE COM CUNHA DE BORRACHA	FERRO DÓCTIL	100	02
11	VÁLVULA DE RETENÇÃO PORT. ÚNICA COM FLANGES PRÓPRIA PARA ESGOTO	FERRO DÓCTIL	100	02
10	TOCO COM FLANGES L=0,25m	FERRO DÓCTIL	100	04
9	JUNTA DE DESMONTAGEM TRAVADA AXIALMENTE	FERRO DÓCTIL	100	02
8	TUBO COM FLANGES L=1,50m	FERRO DÓCTIL	100	02
7	CURVA 90° COM FLANGES	FERRO DÓCTIL	100	03
6	TUBO COM FLANGES L=2,10m	FERRO DÓCTIL	100	02
5	TUBO COM PONTA E FLANGE L=2,00m	FERRO DÓCTIL	150	01
4	REGISTRO CHATO DE GAVETA COM FLANGES E CABEÇOTE COM CUNHA DE BORRACHA	FERRO DÓCTIL	150	01
3	TUBO COM PONTA E FLANGE L=0,25m	FERRO DÓCTIL	150	01
2	JUNTA GIBAULT	FERRO DÓCTIL	150	01
1	TUBO COM PONTAS L=1,60m	FERRO DÓCTIL	150	01
ITEM	DENOMINAÇÃO	MATERIAL	DN (mm/")	QUANT.

NOTAS:

- 1 - DIMENSÕES EM CENTÍMETRO, DIÂMETROS EM MILÍMETRO E ELEVAÇÕES EM METRO EXCETO INDICAÇÃO CONTRÁRIA.
- 2 - AS DIMENSÕES DAS TAMPAS E PASSAGENS DEVEM SER CONSOLIDADAS SOMENTE APÓS A DEFINIÇÃO DO EQUIPAMENTO UTILIZADO.
- 3 - A PEÇA DE LIGAÇÃO ENTRE A BOMBA E O BARRILETE DO RECALQUE SÓ DEVERA SER DEFINIDA APÓS AQUISIÇÃO DAS BOMBAS E A CONFIRMAÇÃO NO CAMPO DO SEU COMPRIMENTO.

CONSTRUÇÃO DE 312 UNIDADES HABITACIONAIS		
LOT. VIDA MELHOR I - RUA PARAGUAI, BAIRRO SINVAL PALMEIRA, ITABUNA - BA		
PROPRIETÁRIO:  PREFEITURA MUNICIPAL DE ITABUNA AUTOR DO PROJETO: PREFEITURA MUNICIPAL DE ITABUNA SECRETARIA DE INFRAESTRUTURA E URBANISMO		
SECRETARIA DE INFRAESTRUTURA E URBANISMO - SIURB SECRETARIA MUNICIPAL DE SEGURANÇA E ORDEM PÚBLICA/DEFESA CIVIL	RESERVADO	
LOCALIZAÇÃO		
DATA JUN/2025	S/ ESCALA	FOLHA 05/06

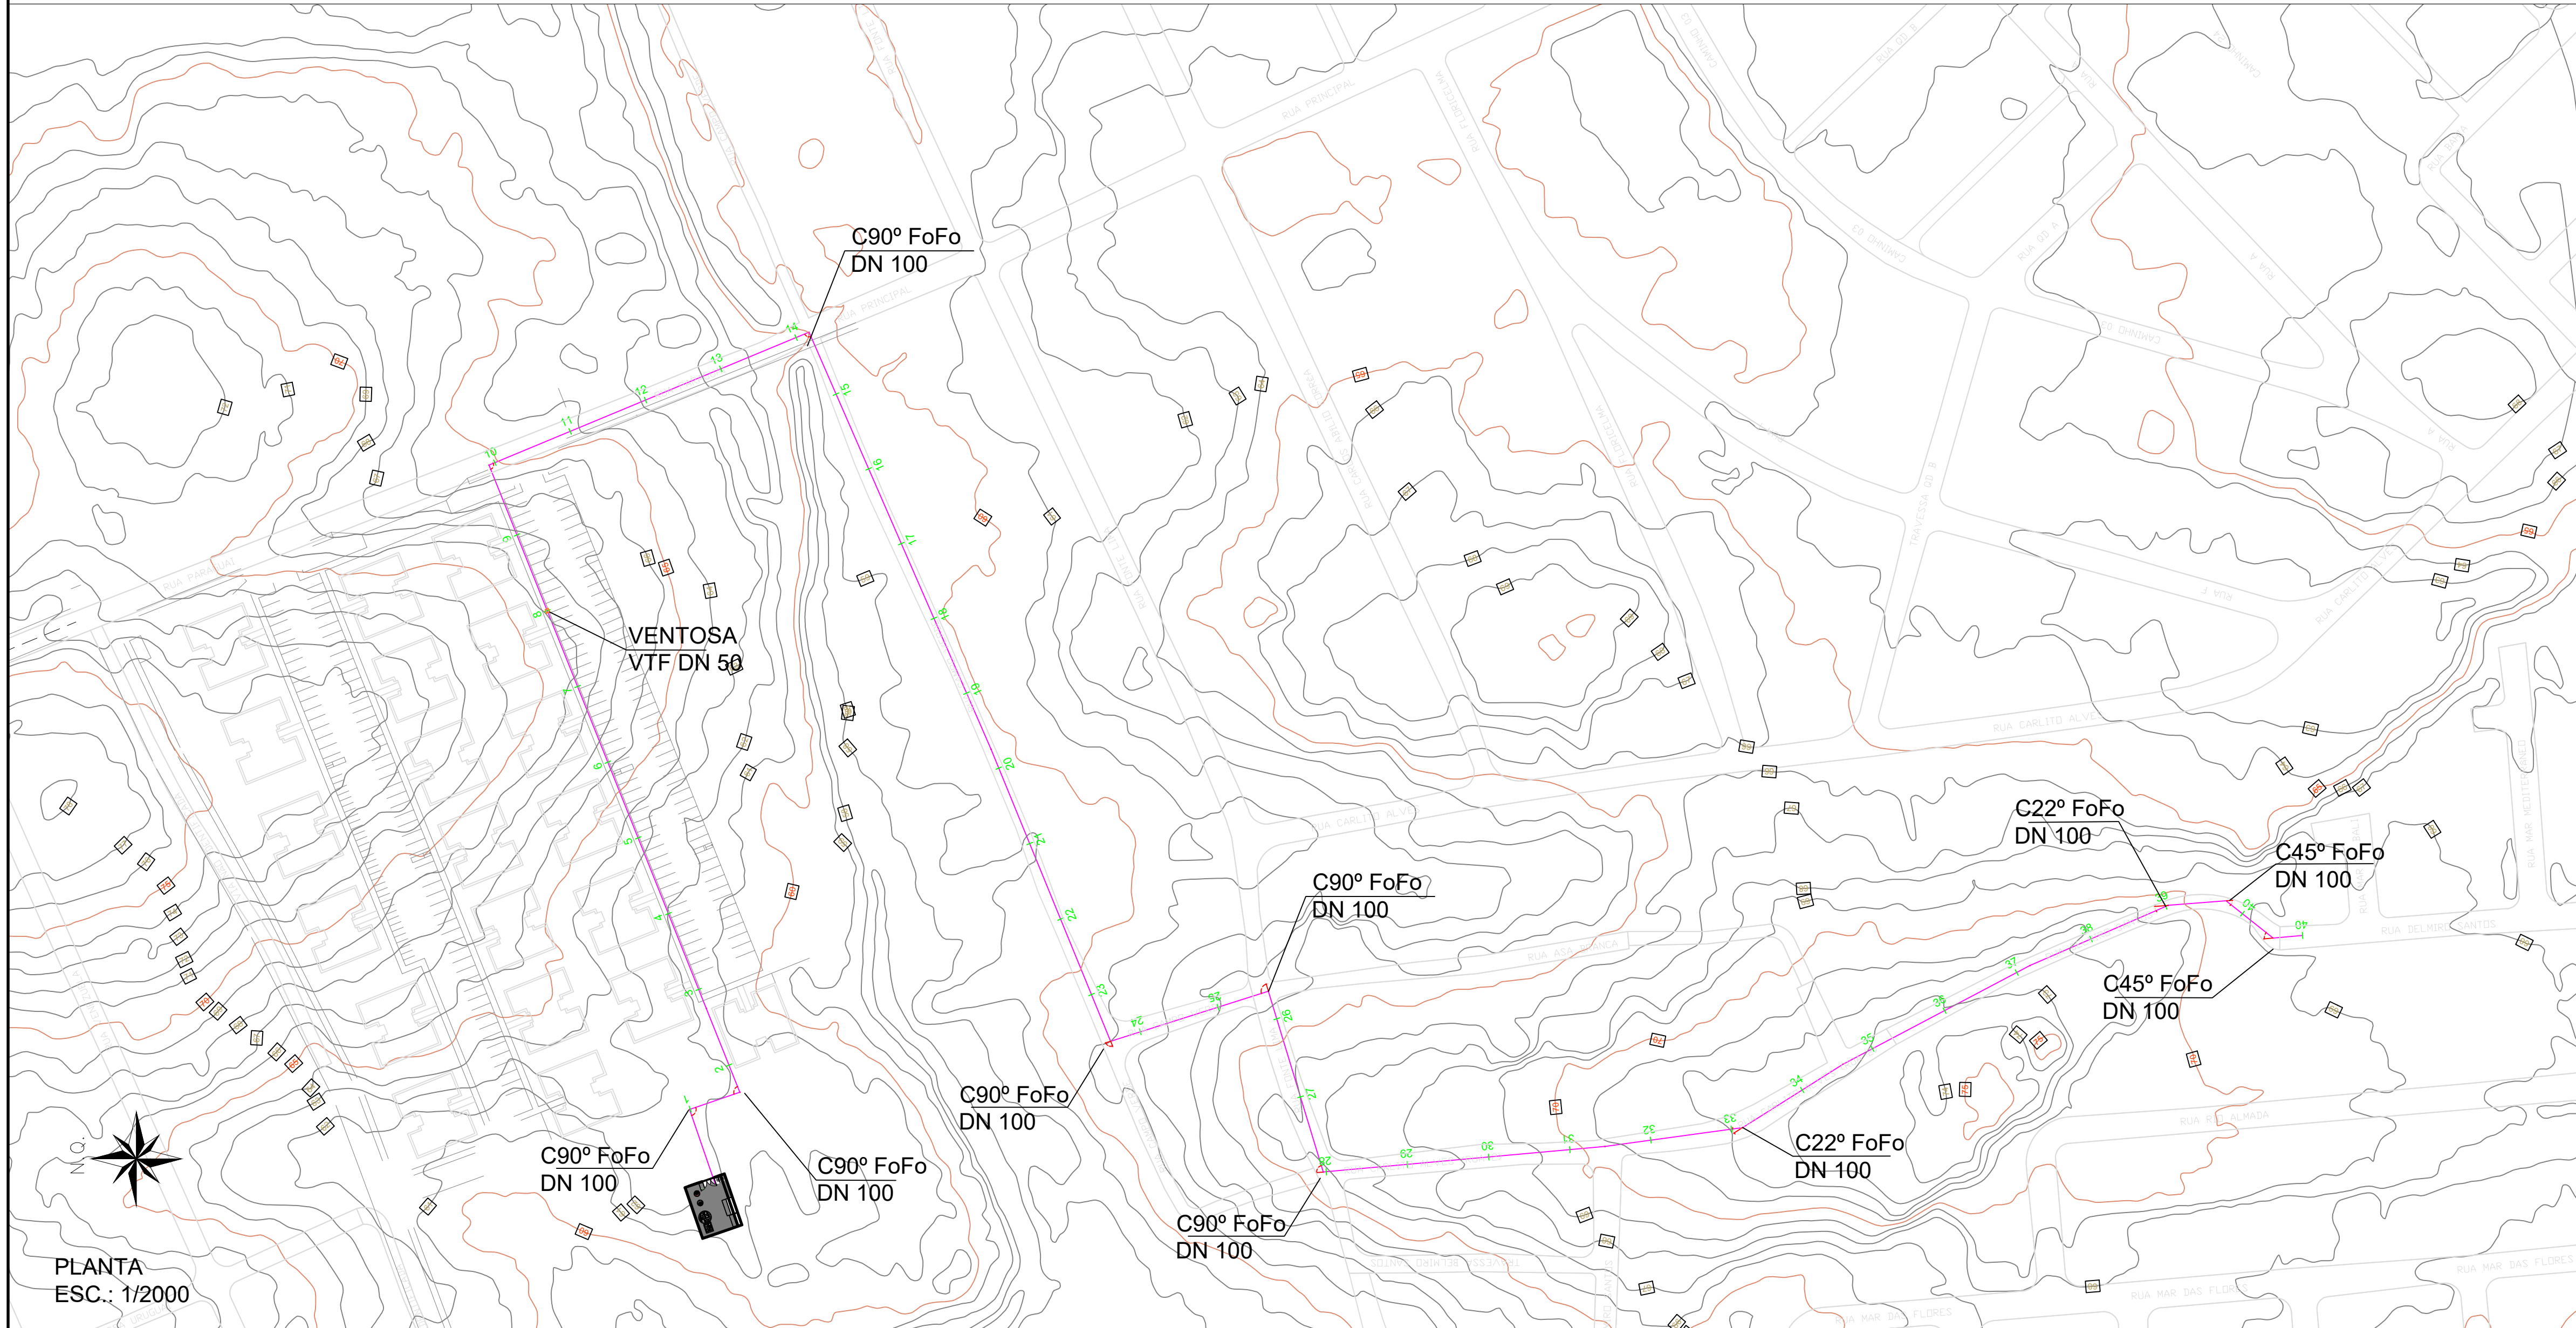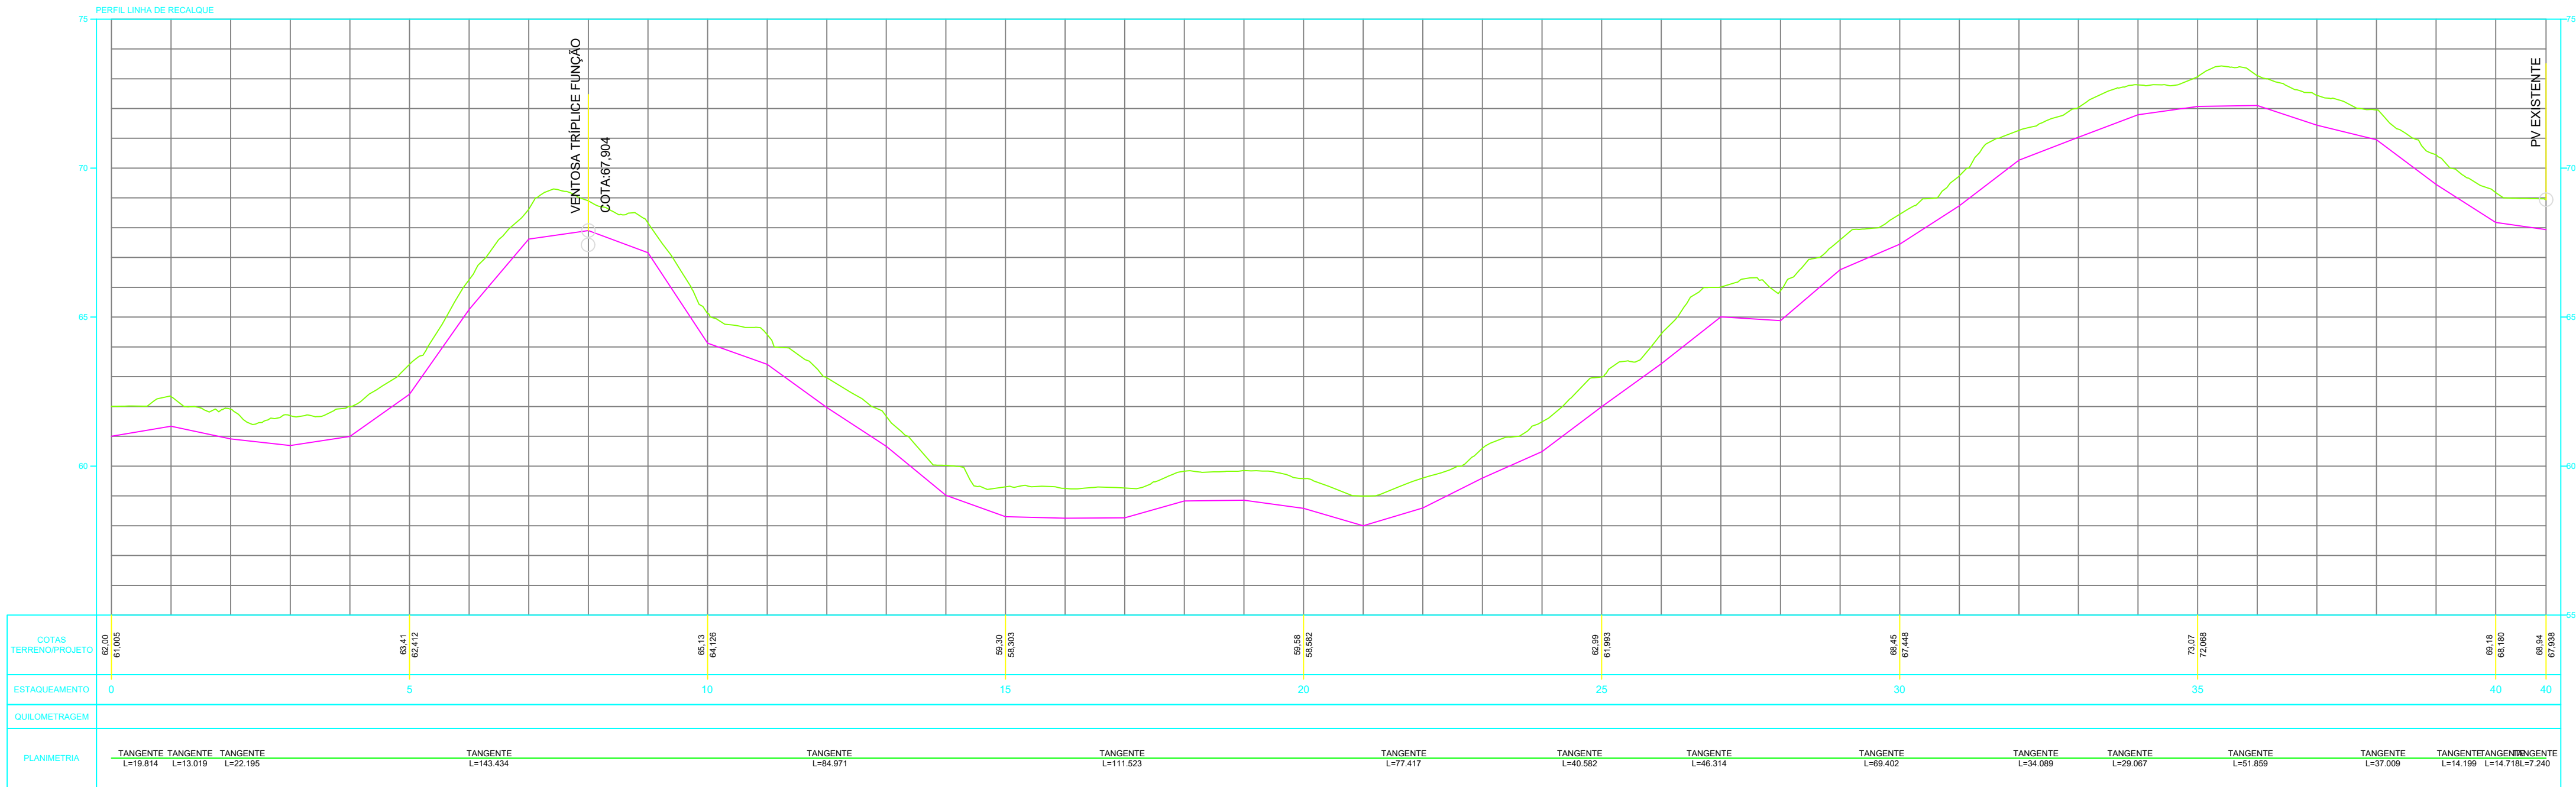

NOTAS:

1 - INDICAÇÃO DE LOCAL PARA IMPLANTAÇÃO DE VENTOSA TRÍPLICE FUNÇÃO NA ESTACA 8 + 0,00 M, A SER REALIZADA PELA CONCESSIONÁRIA.

CONSTRUÇÃO DE 312 UNIDADES HABITACIONAIS		
LOT. VIDA MELHOR I - RUA PARAGUAI, BAIRRO SINVAL PALMEIRA, ITABUNA - BA		
PROJETO ESTAÇÃO ELEVATÓRIA DE ESGOTO		
Linha de Recalque - Planta Baixa e Perfil		
PROPRIETÁRIO:	AUTOR DO PROJETO:	
 PREFEITURA MUNICIPAL DE ITABUNA	PREFEITURA MUNICIPAL DE ITABUNA SECRETARIA DE INFRAESTRUTURA E URBANISMO	
SECRETARIA DE INFRAESTRUTURA E URBANISMO - SIURB SECRETARIA MUNICIPAL DE SEGURANÇA E ORDEM PÚBLICA/DEFESA CIVIL	RESPONSÁVEL TÉCNICO/OBRA:	
LOCALIZAÇÃO	RESERVADO	
DATA	SET/2025	ESCALA INDICADA
		FOLHA 06/06