



PLANTA EM PERFIL

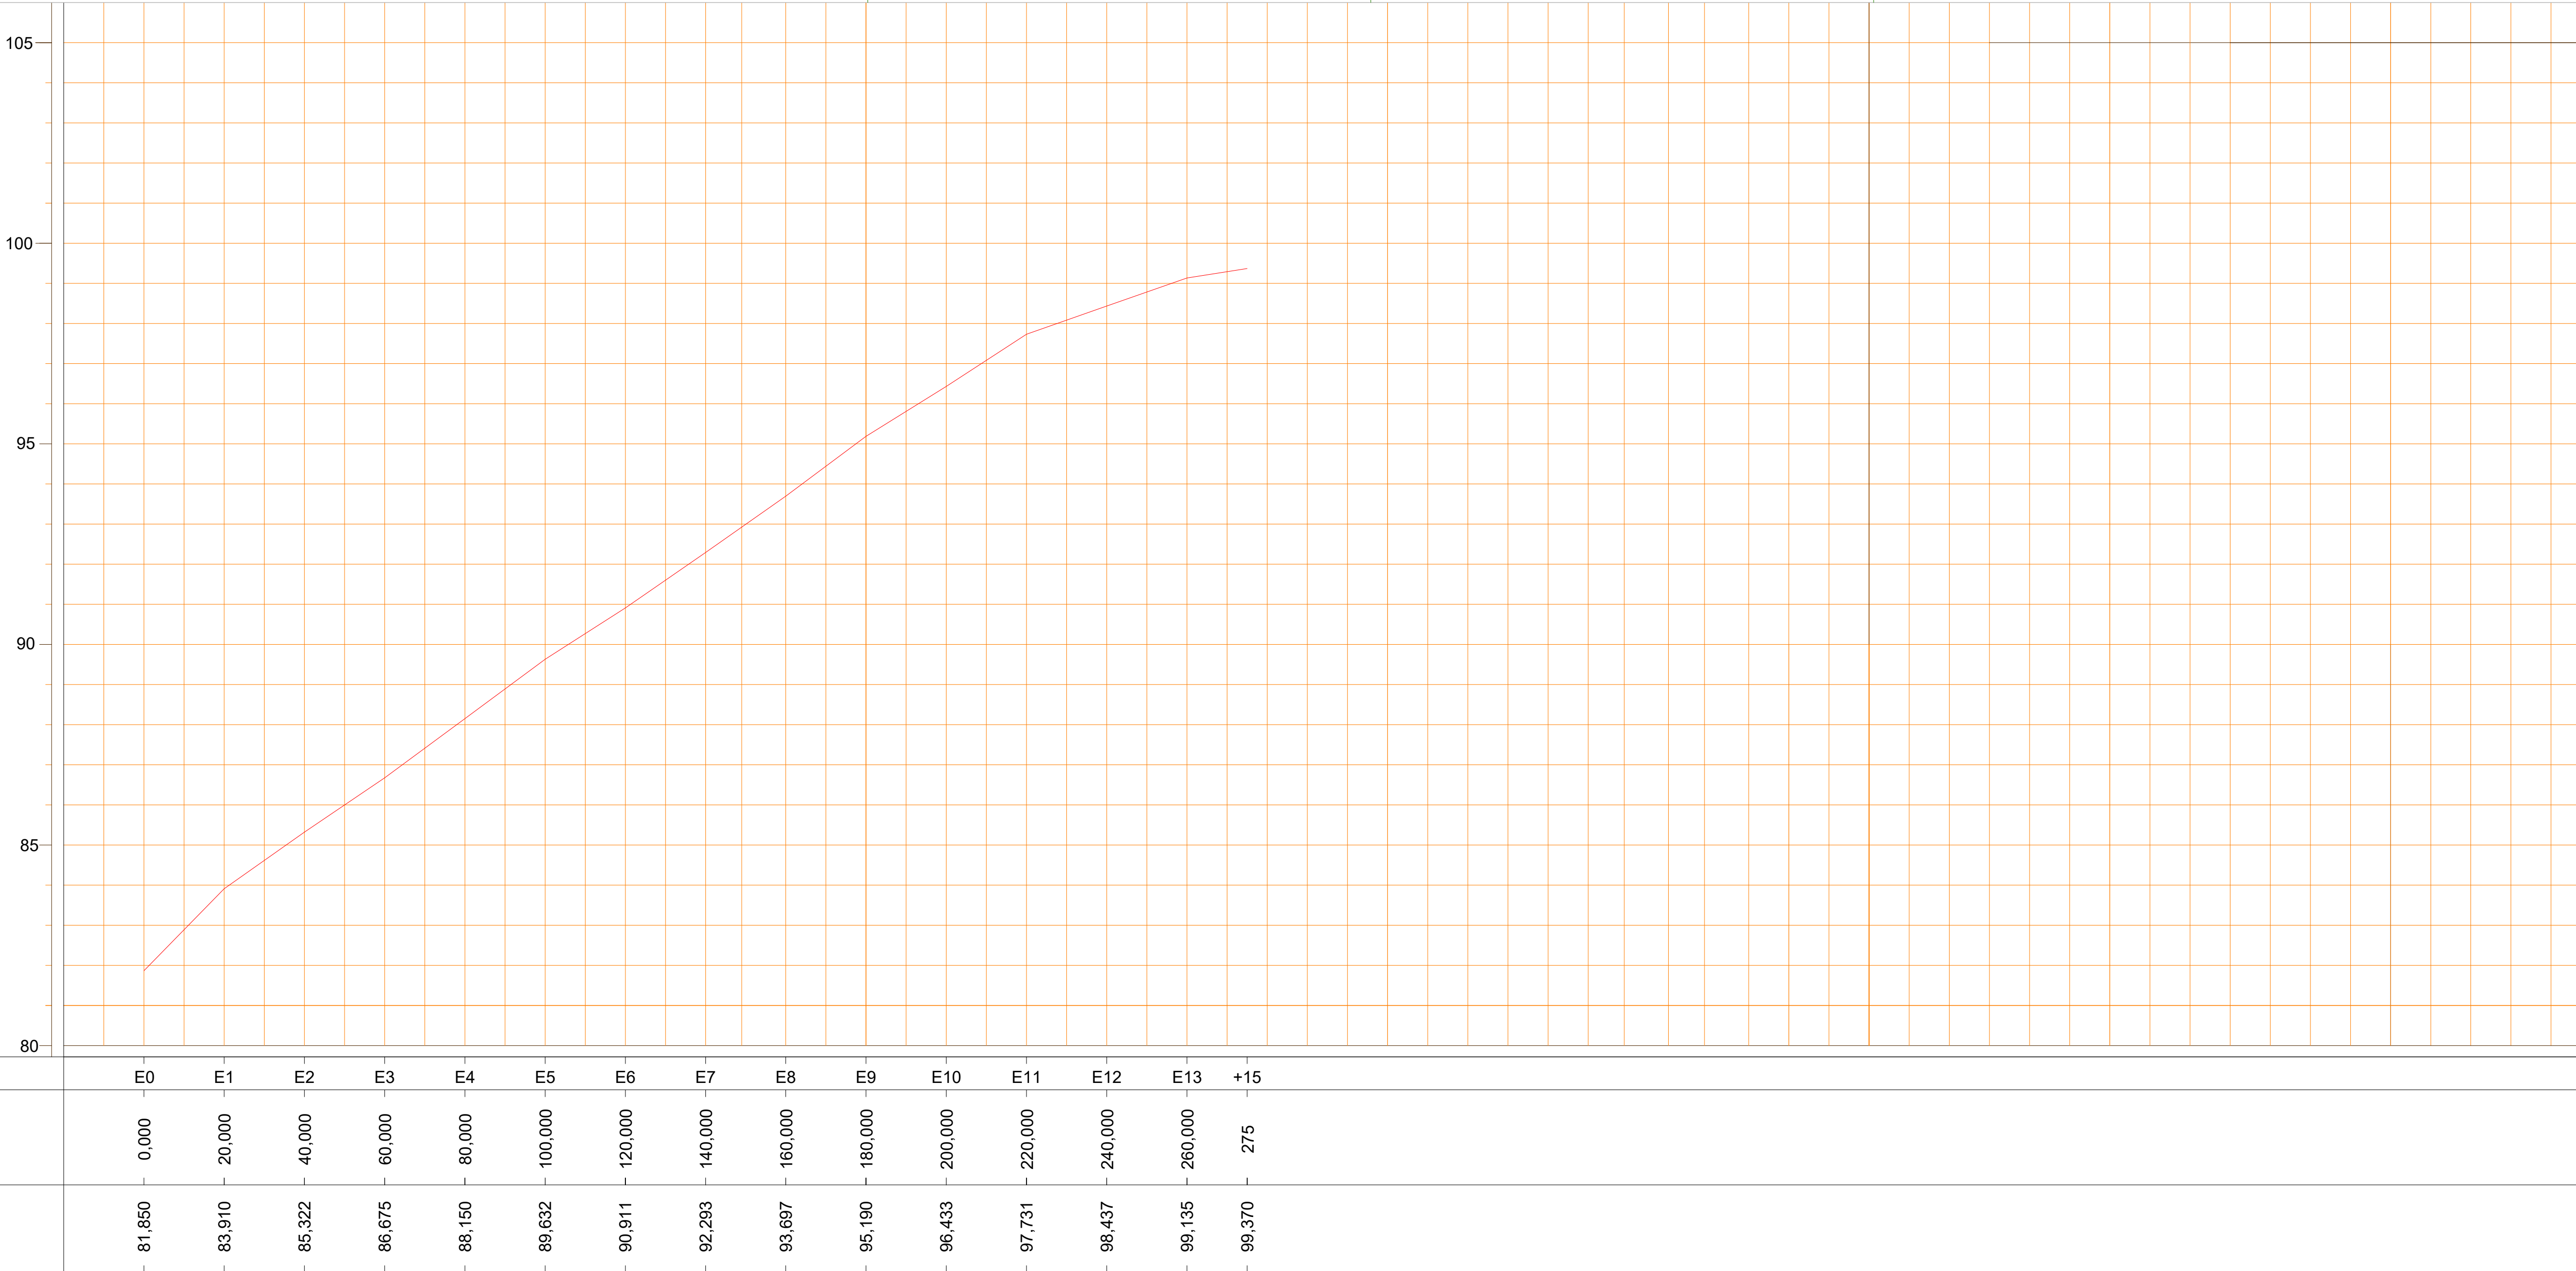

PLANTA BAIXA

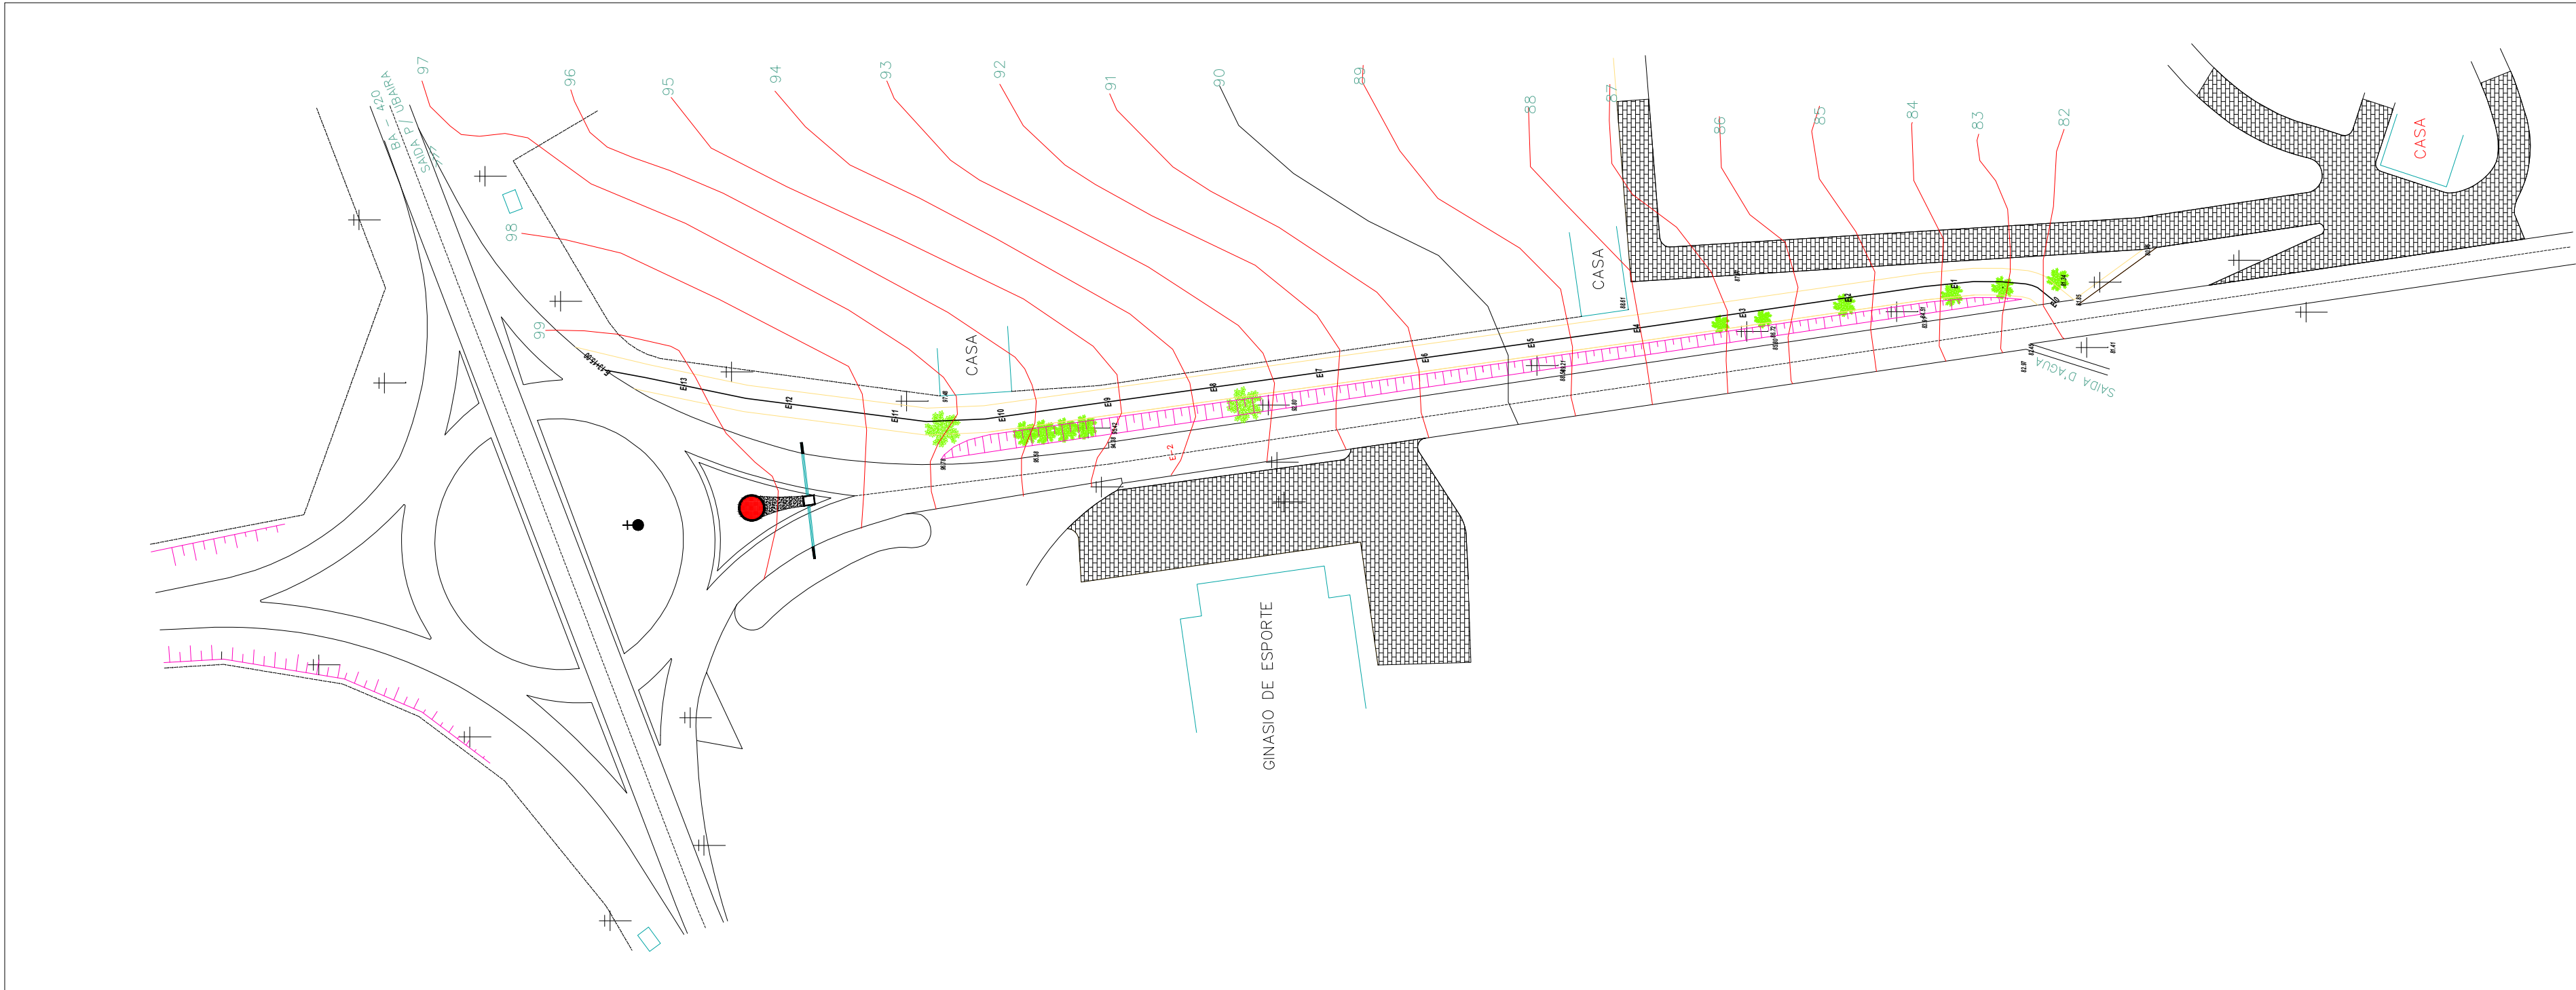

Estaca E-O A E-13+5.0
Entrada da Cidade
SEÇÃO TRANSVERSAL
ESCALA=S-ESC.

CASA

PISTA

CONVENÇÕES

REDE ELÉTRICA

RIO OU LAGOA

RUA CALÇADA

PASSEIO

PAVIMENTAÇÃO

FERROVIA

BR OU BA

ADUTORA

MEIO FIO

ESTRADA

ÁRVORE

ESGOTO

CERCA

PONTE

POSTE

CASA

CAIXA DE ESGOTO

NOTAS

1. ESTE PROJETO É PROPRIEDADE DO PROJETISTA REGISTRADO NO SELO. CONFORME LEI Nº: 5194/86 NÃO DEVE SER UTILIZADO PARA QUALQUER OUTRA FINALIDADE QUE NÃO SE RELACIONE COM A EXECUÇÃO DA PRESENTE EDIFICAÇÃO, SENDO TERMINANTEMENTE VEDADA SUA COLOCAÇÃO A DISPOSIÇÃO DE TERCEIROS.

2. O PROJETISTA NÃO SE RESPONSABILIZARÁ POR EVENTUAIS ALTERAÇÕES DESTES PROJETO DURANTE SUA EXECUÇÃO. QUALQUER MODIFICAÇÃO, O MESMO DEVE SER CONTACTADO.

3. ESTE PROJETO FOI BASEADO NO LAY-OUT E INFORMAÇÕES FORNECIDAS PELO ARQUITETO OU PROPRIETÁRIO.

4. QUALQUER MODIFICAÇÃO OU DÚVIDA DEVERÁ SER IMEDIATAMENTE COMUNICADA POR ESCRITO AO PROJETISTA.

REVISÕES

Nº	DATA	DESCRIÇÃO	DESENHO	APROVADO

LLES ENGENHARIA E PROJETOS LTDA
R. Carlos Roque, 45, Térreo - Centro - CEP 45690-000, Lajeápolis
TEL: (75) 9 7400 9292 / 9 9805 2089
E-mail: contato@llesengenharia.com.br

PROPRIETÁRIO: PREFEITURA MUNICIPAL DE SANTA INÊS/BA
ENDEREÇO: AVENIDA JOÃO DORNAL CORREIA, CEP 45330-000, SANTA INÊS/BA

ASSUNTO: PERFILES LONGITUDINAIS

RESPONSÁVEL TÉCNICO: MHADYORE SANTOS BITENCOURT
CREA-BR 300110966

ESCALA: 1/800
REVISÃO: R00

DATA: 02/03/2025

Nº: PAV 02/03

PAVIMENTAÇÃO DE VIAS NO MUNICÍPIO DE SANTA INÊS/BA

PAVIMENTAÇÃO