
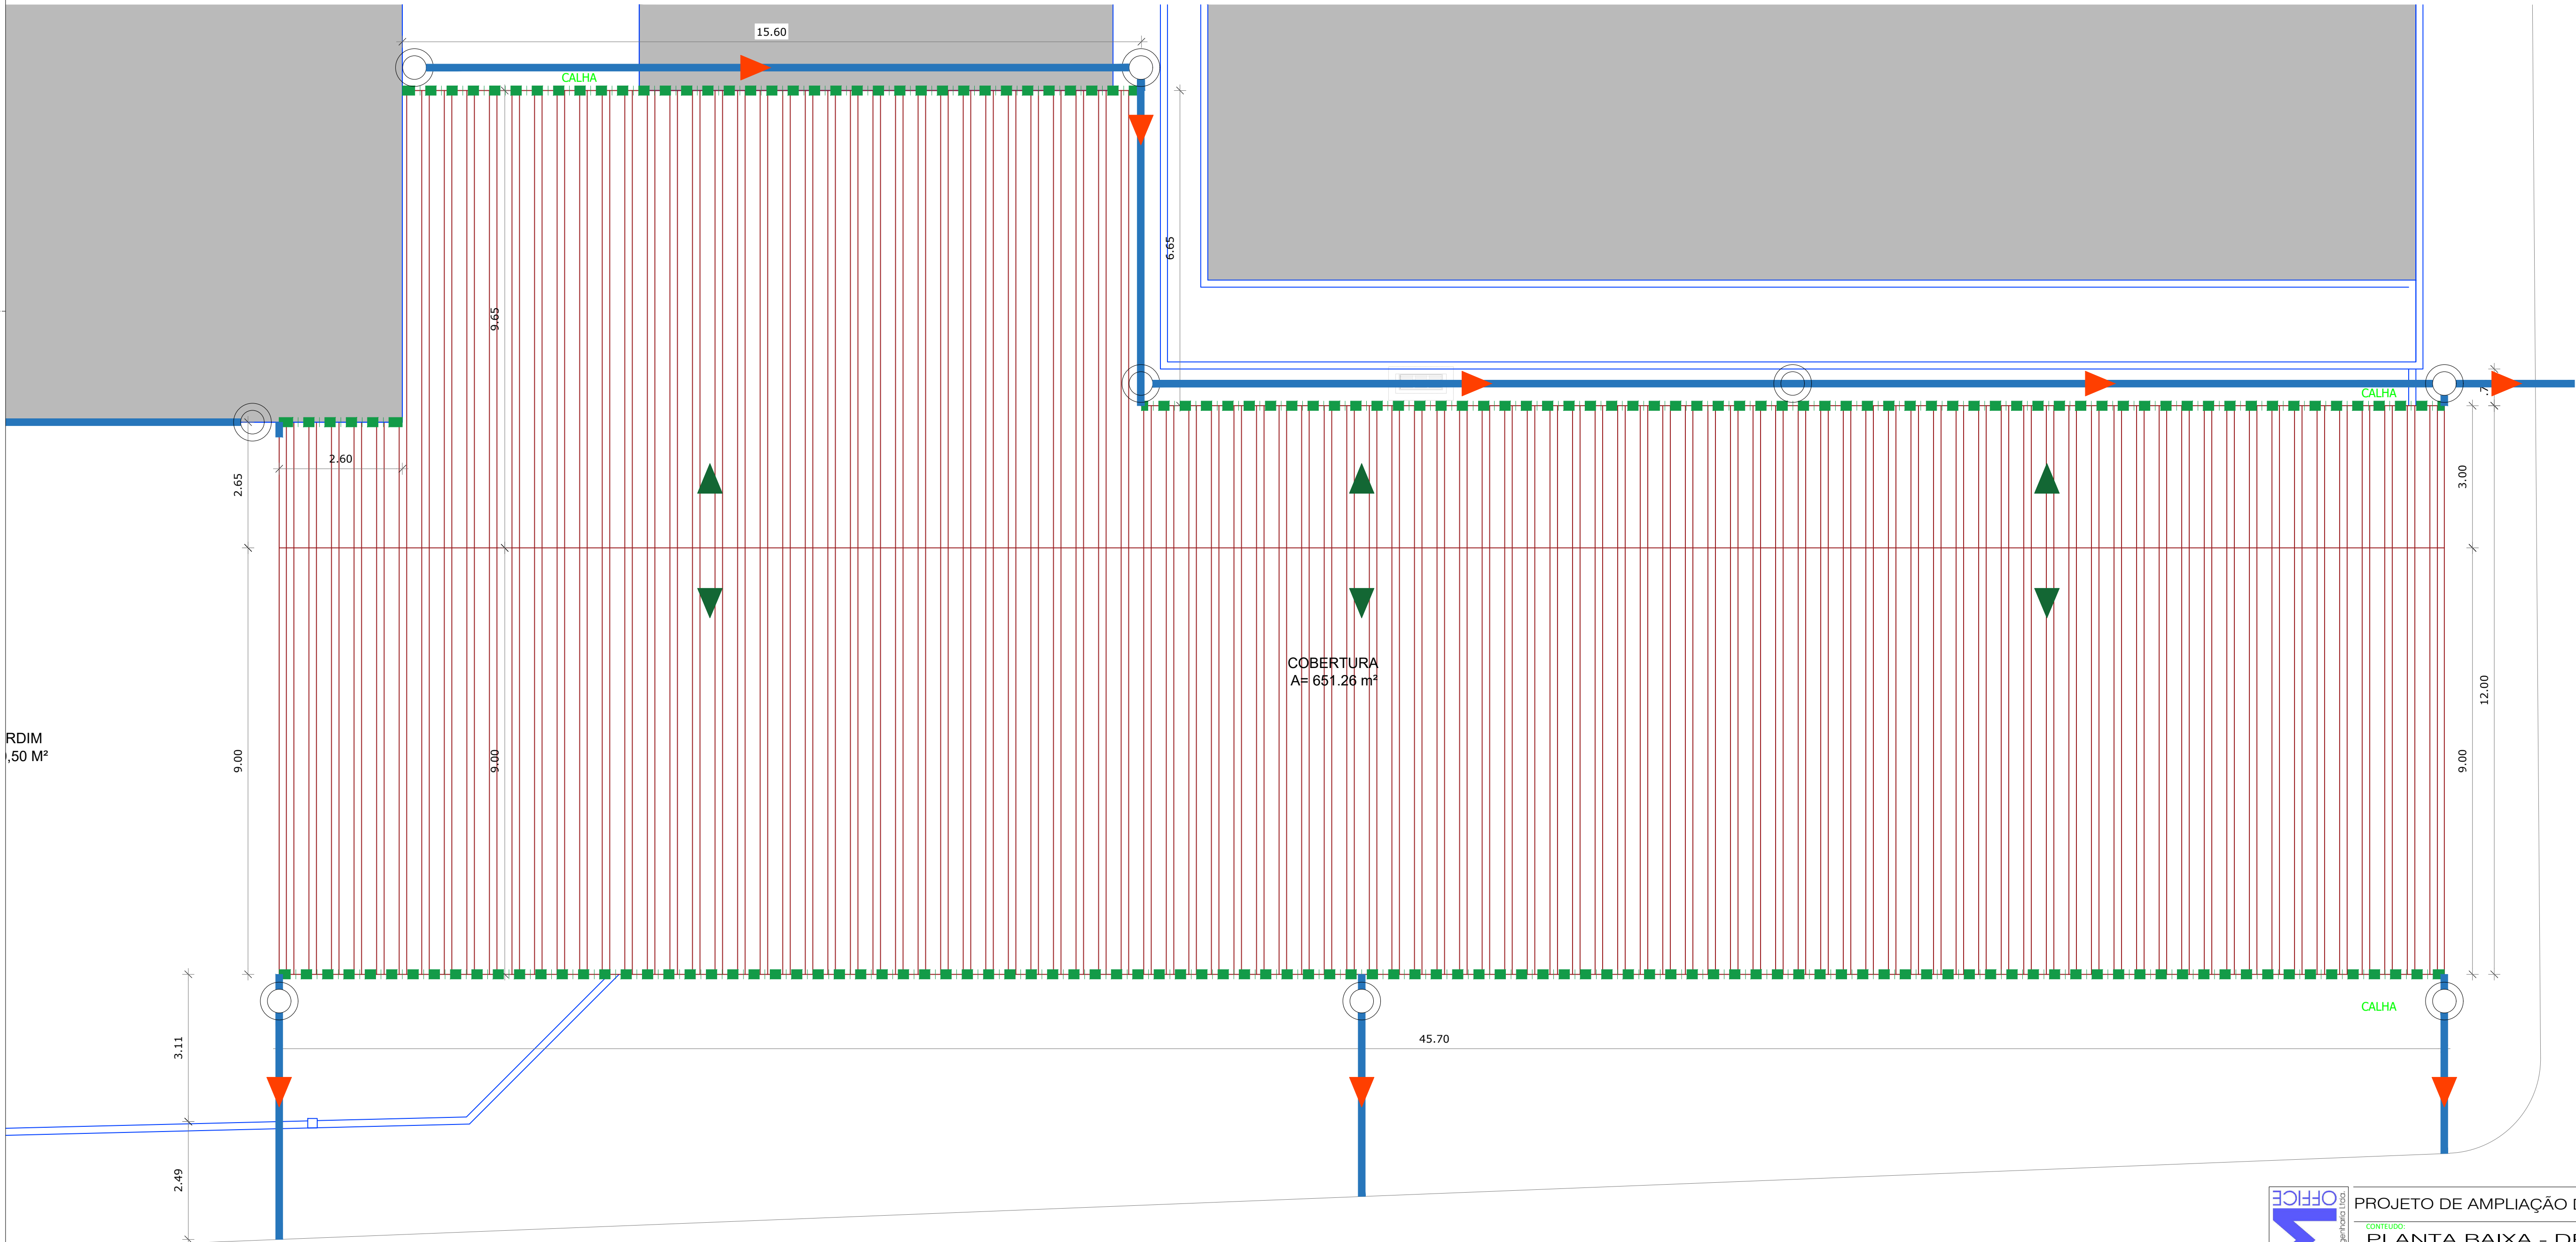
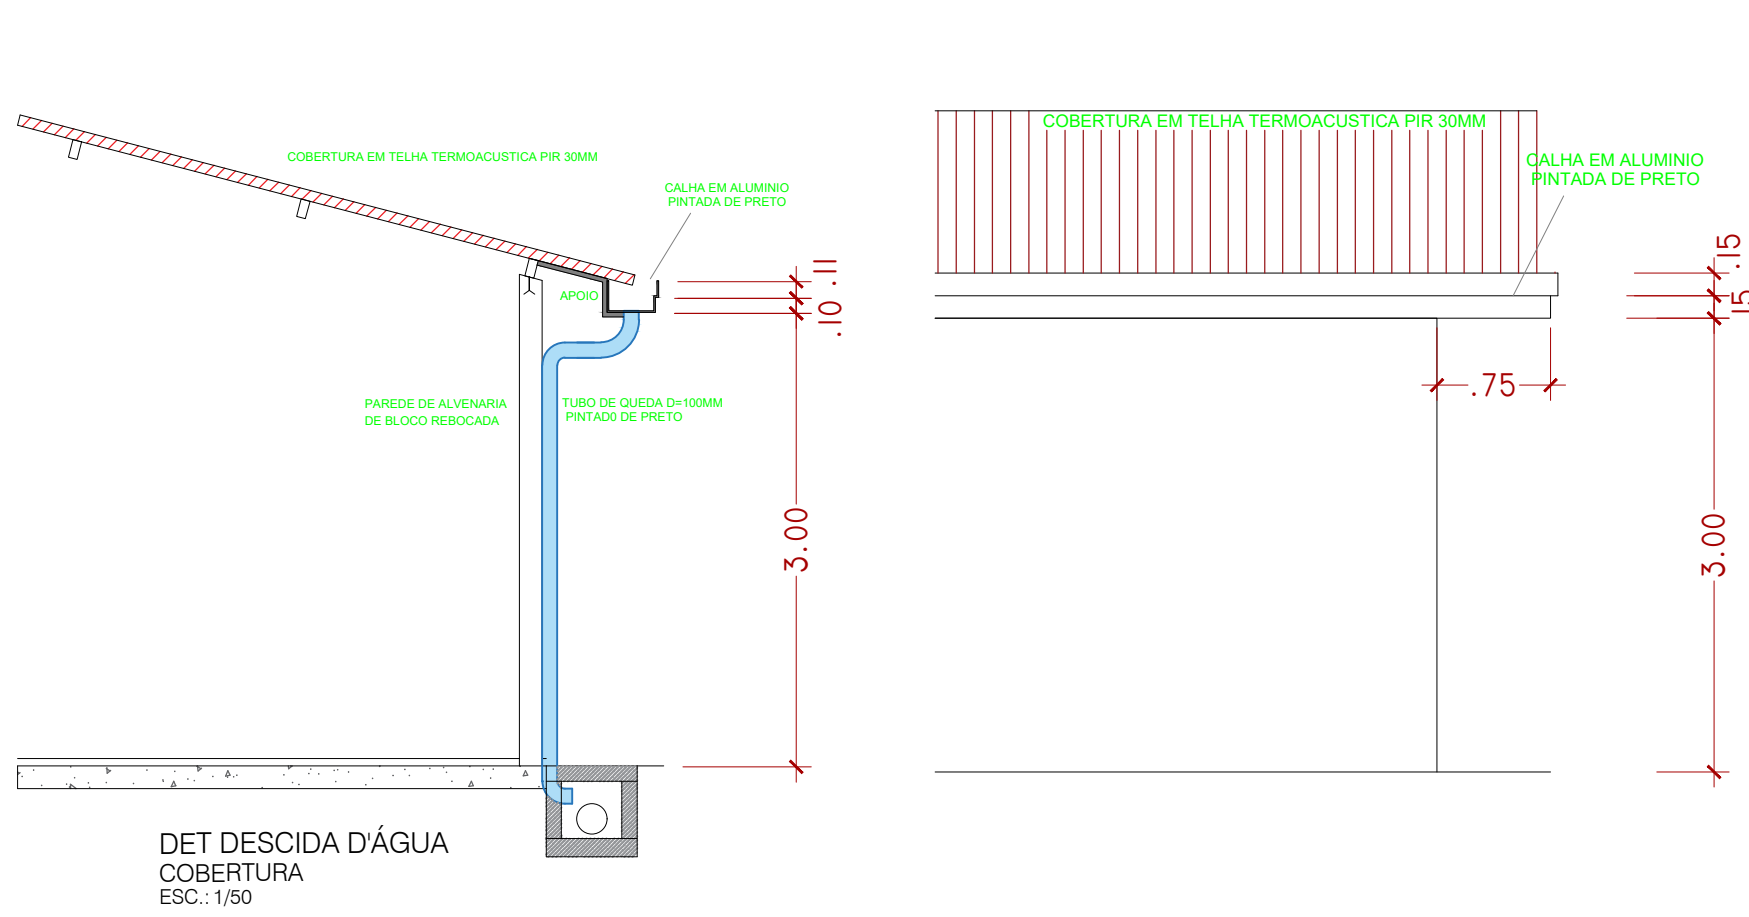


OBSERVAÇÕES / CONVENÇÕES  
. É INDISPENSÁVEL A CONFERÊNCIA DAS MEDIDAS NO LOCAL

LEGENDA	QUANT.
TUBO DRENAGEM 100MM	36 M
TUBO DE QUEDA PINTADO DE PRETO	09 UN
TUBO PEAD 150MM	80 M
CAIXA DE DRENAGEM D=50CM	09 UN
BOCA DE LOBO C/ GRELHA	01 UN

OBSERVAÇÕES  
DECLIVIDADE MÍNIMA 1%

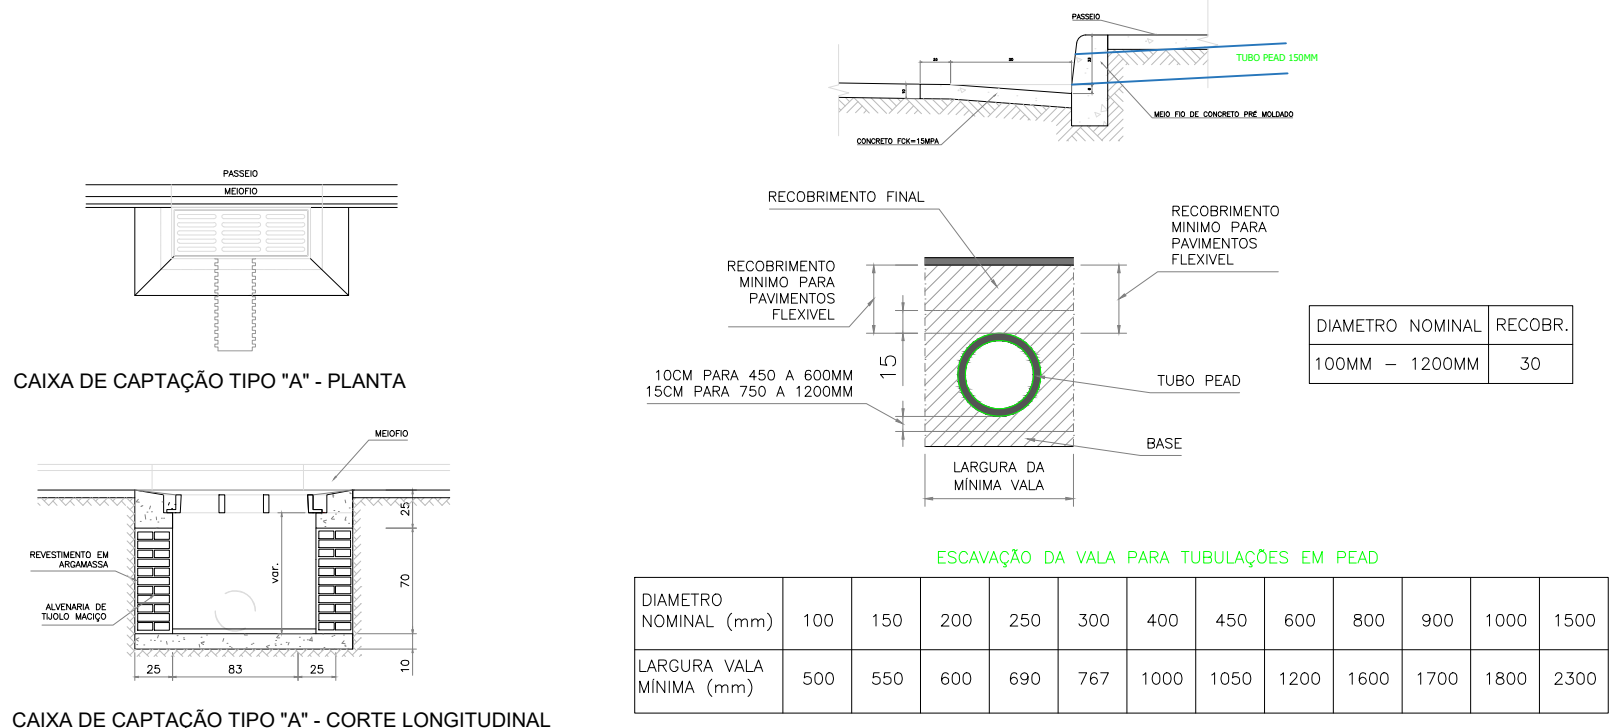

PLANTA BAIXA - DRENAGEM PLUVIAL  
ESCALA: 1/75