


INSTALAÇÕES DE ESGOTO

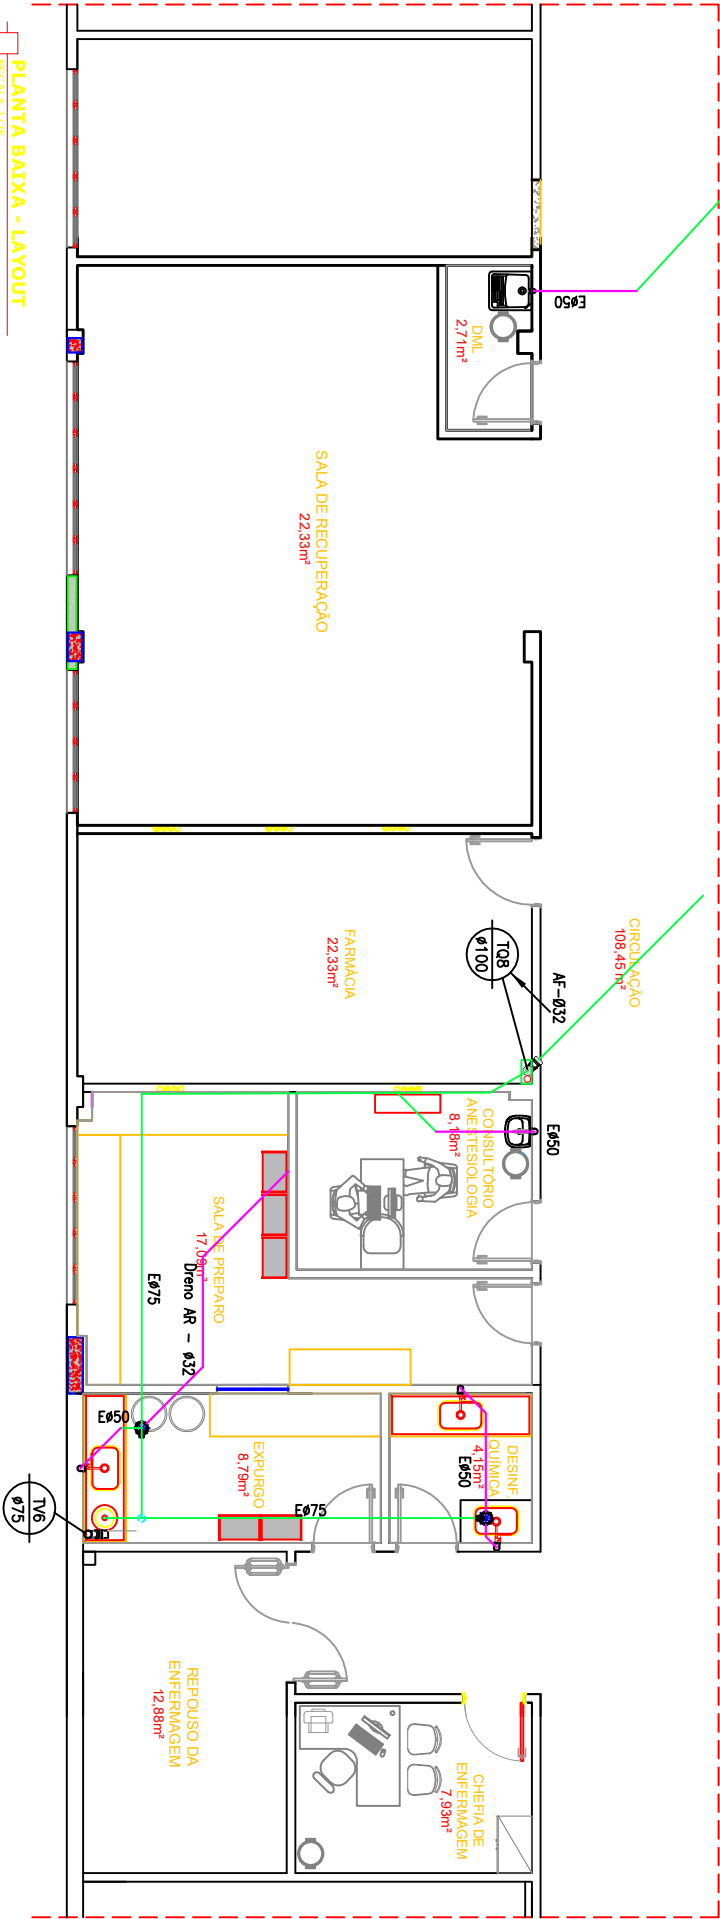

PLANTA BAIXA - LAYOUT
ESCALA 1/75

LEGENDA

TUBULAÇÃO EXISTENTE

TUBULAÇÃO A EXECUTAR

Hospital Universitário Cassiano Antonio Moraes - HUCAM

TÍTULO
PROJETO DE REFORMA - CAM



PROJETO BÁSICO - ESGOTO
CONTEÚDO
PLANTAS BAIXAS
AUTOR DO PROJETO
DAVID LUSTOSA

EBSEERH
EMPRESA DE SANEAMENTO DE BRASÍLIA

DAVID LUSTOSA

01/01