



FIGURA 01

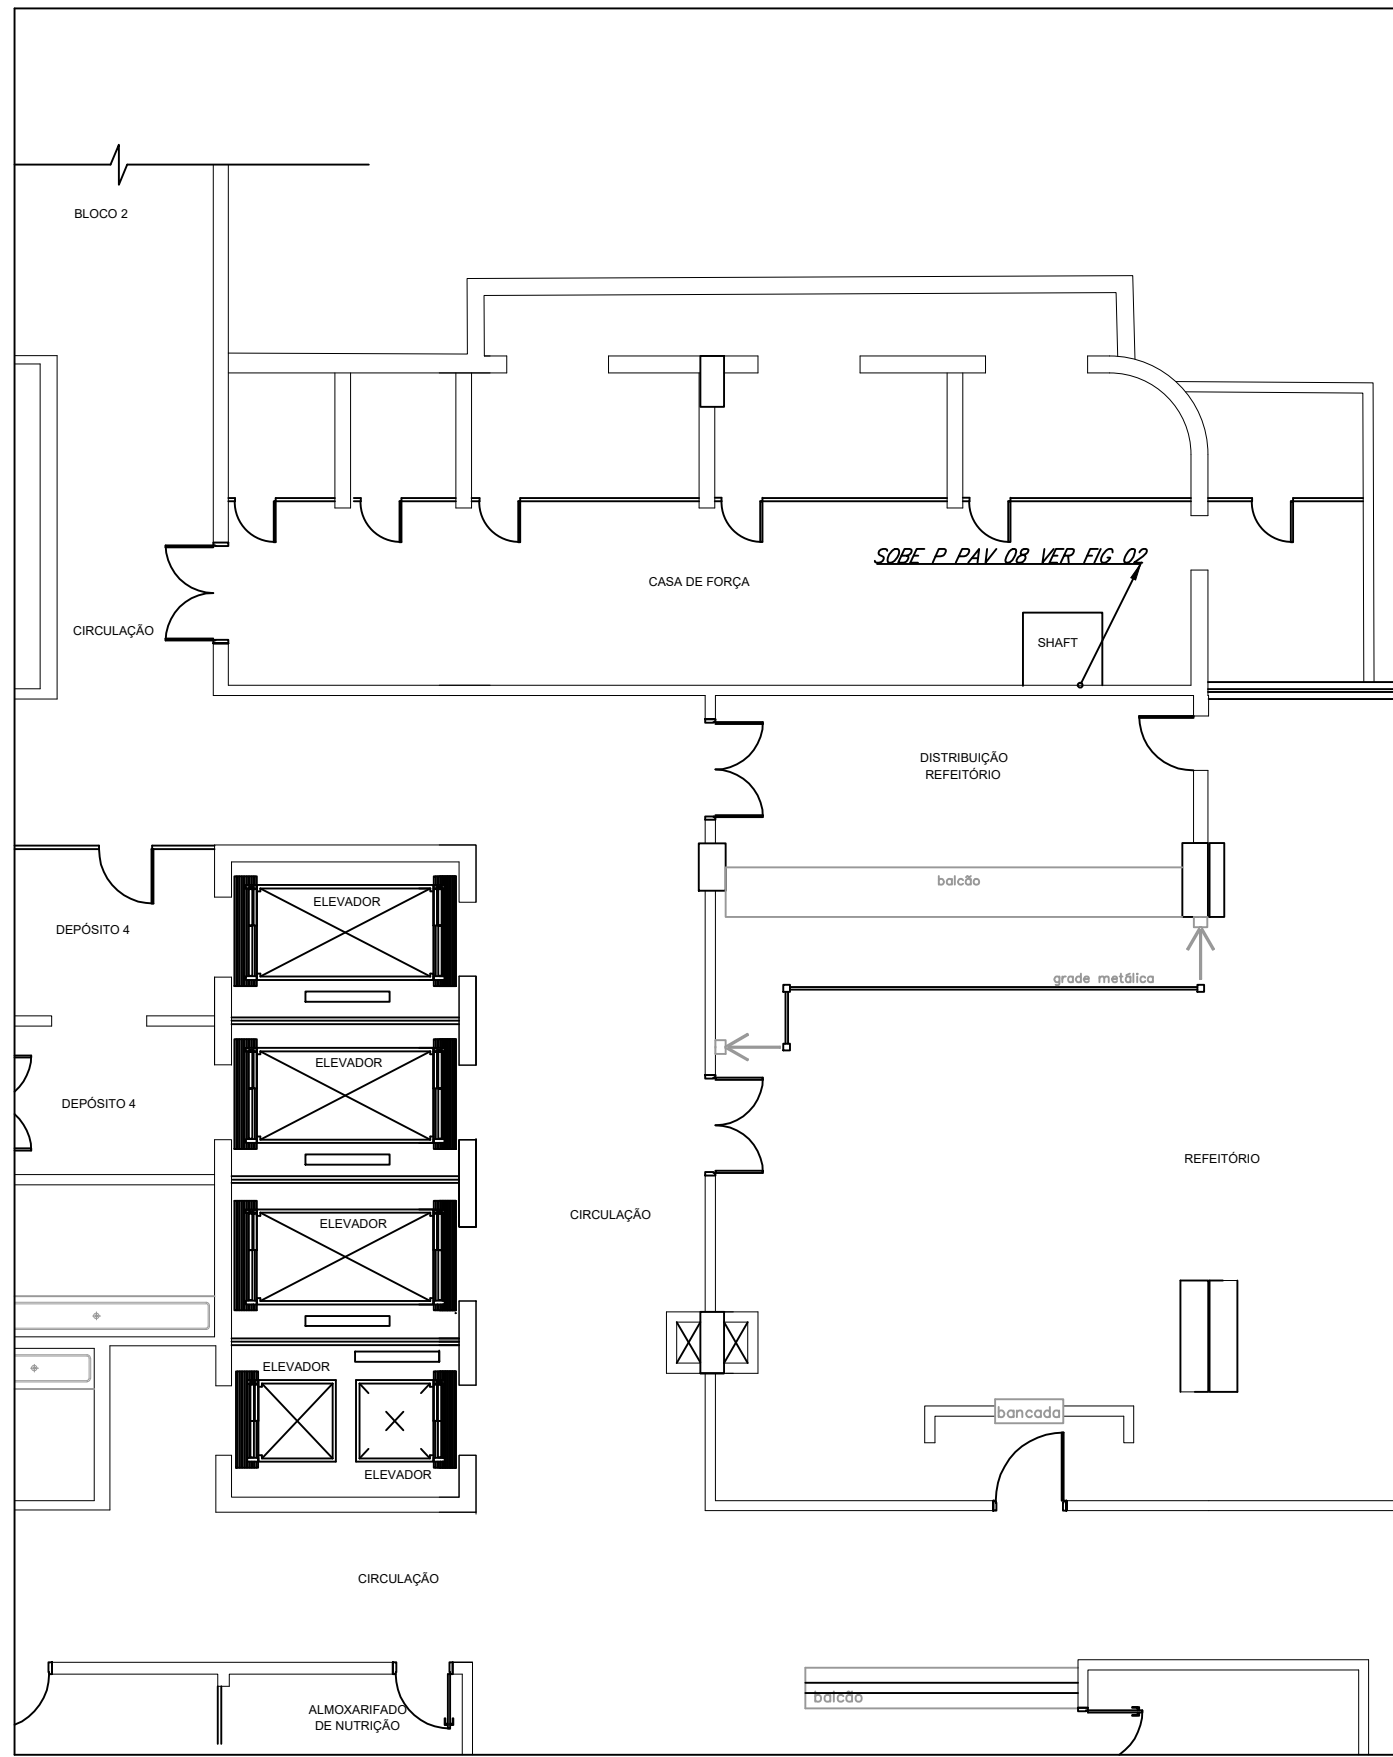


ALIMENTADORES-BL 01 PAV. INFERIOR
ESCALA 1:100

FIGURA 02

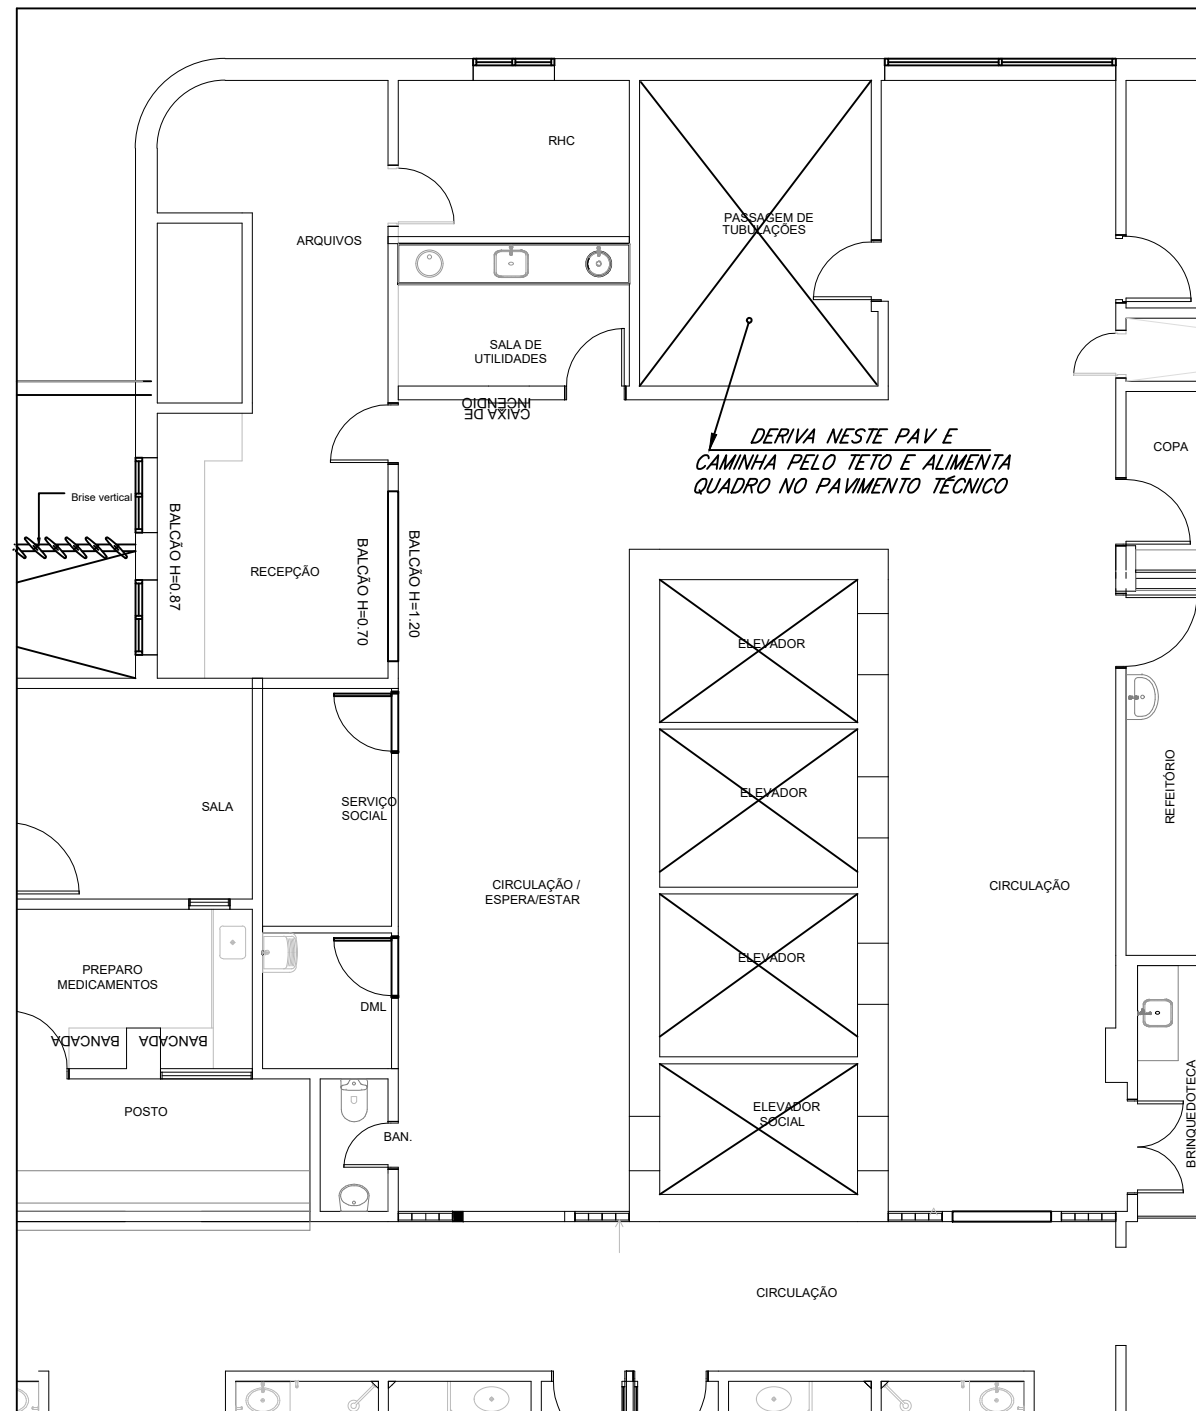

ALIMENTADORES-BL 08
ESCALA 1:100

FIGURA 03

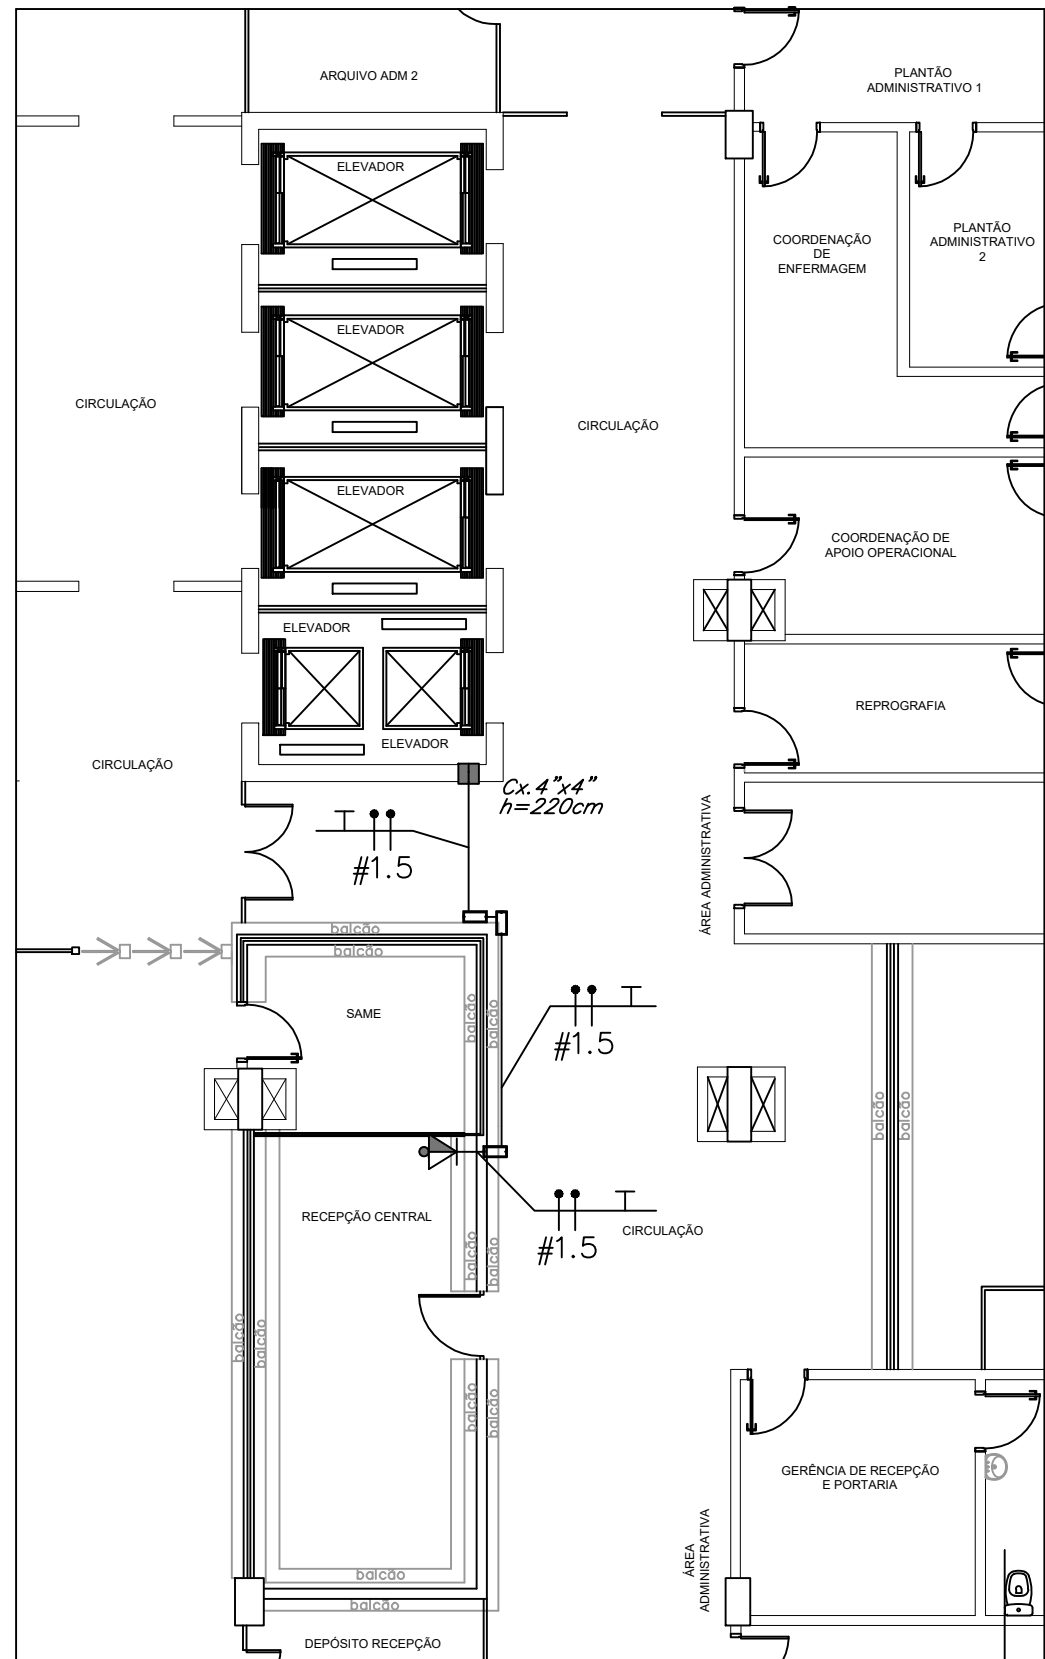


INTERFONE - PAV TERREO
ESCALA 1:100


LEGENDA:

	- CÂMERA DE VIDEO POLICROMÁTICA - H=2,40M
	- TOMADA 2PU+T (220V), EM CX. 4"x4" - H=30CM
	- DUAS TOMADAS 2PU+T (127V E 220V), EM CX. 4"x4" - H=30CM
	- INTERFONE EM CX. 4"x2" - H=120 CM
	- CAIXA DE PASSAGEM EM CHAPA ESTAMPADA 4"x4" H=INDICADA
	- QUADRO PARA ELEVADOR
	- CAIXA TIPO CONDULETE MÚLTIPLO "L" Ø3/4"
	- DISJUNTOR A SECO 60A 3P
	- ELETRODUTO APARENTE PELO TETO
	- TUBO QUE SOBE (UNIFILAR)
	- TUBO QUE DESCE (UNIFILAR)
	- TERRA, FASE CAMPAINHA

FIGURA 05

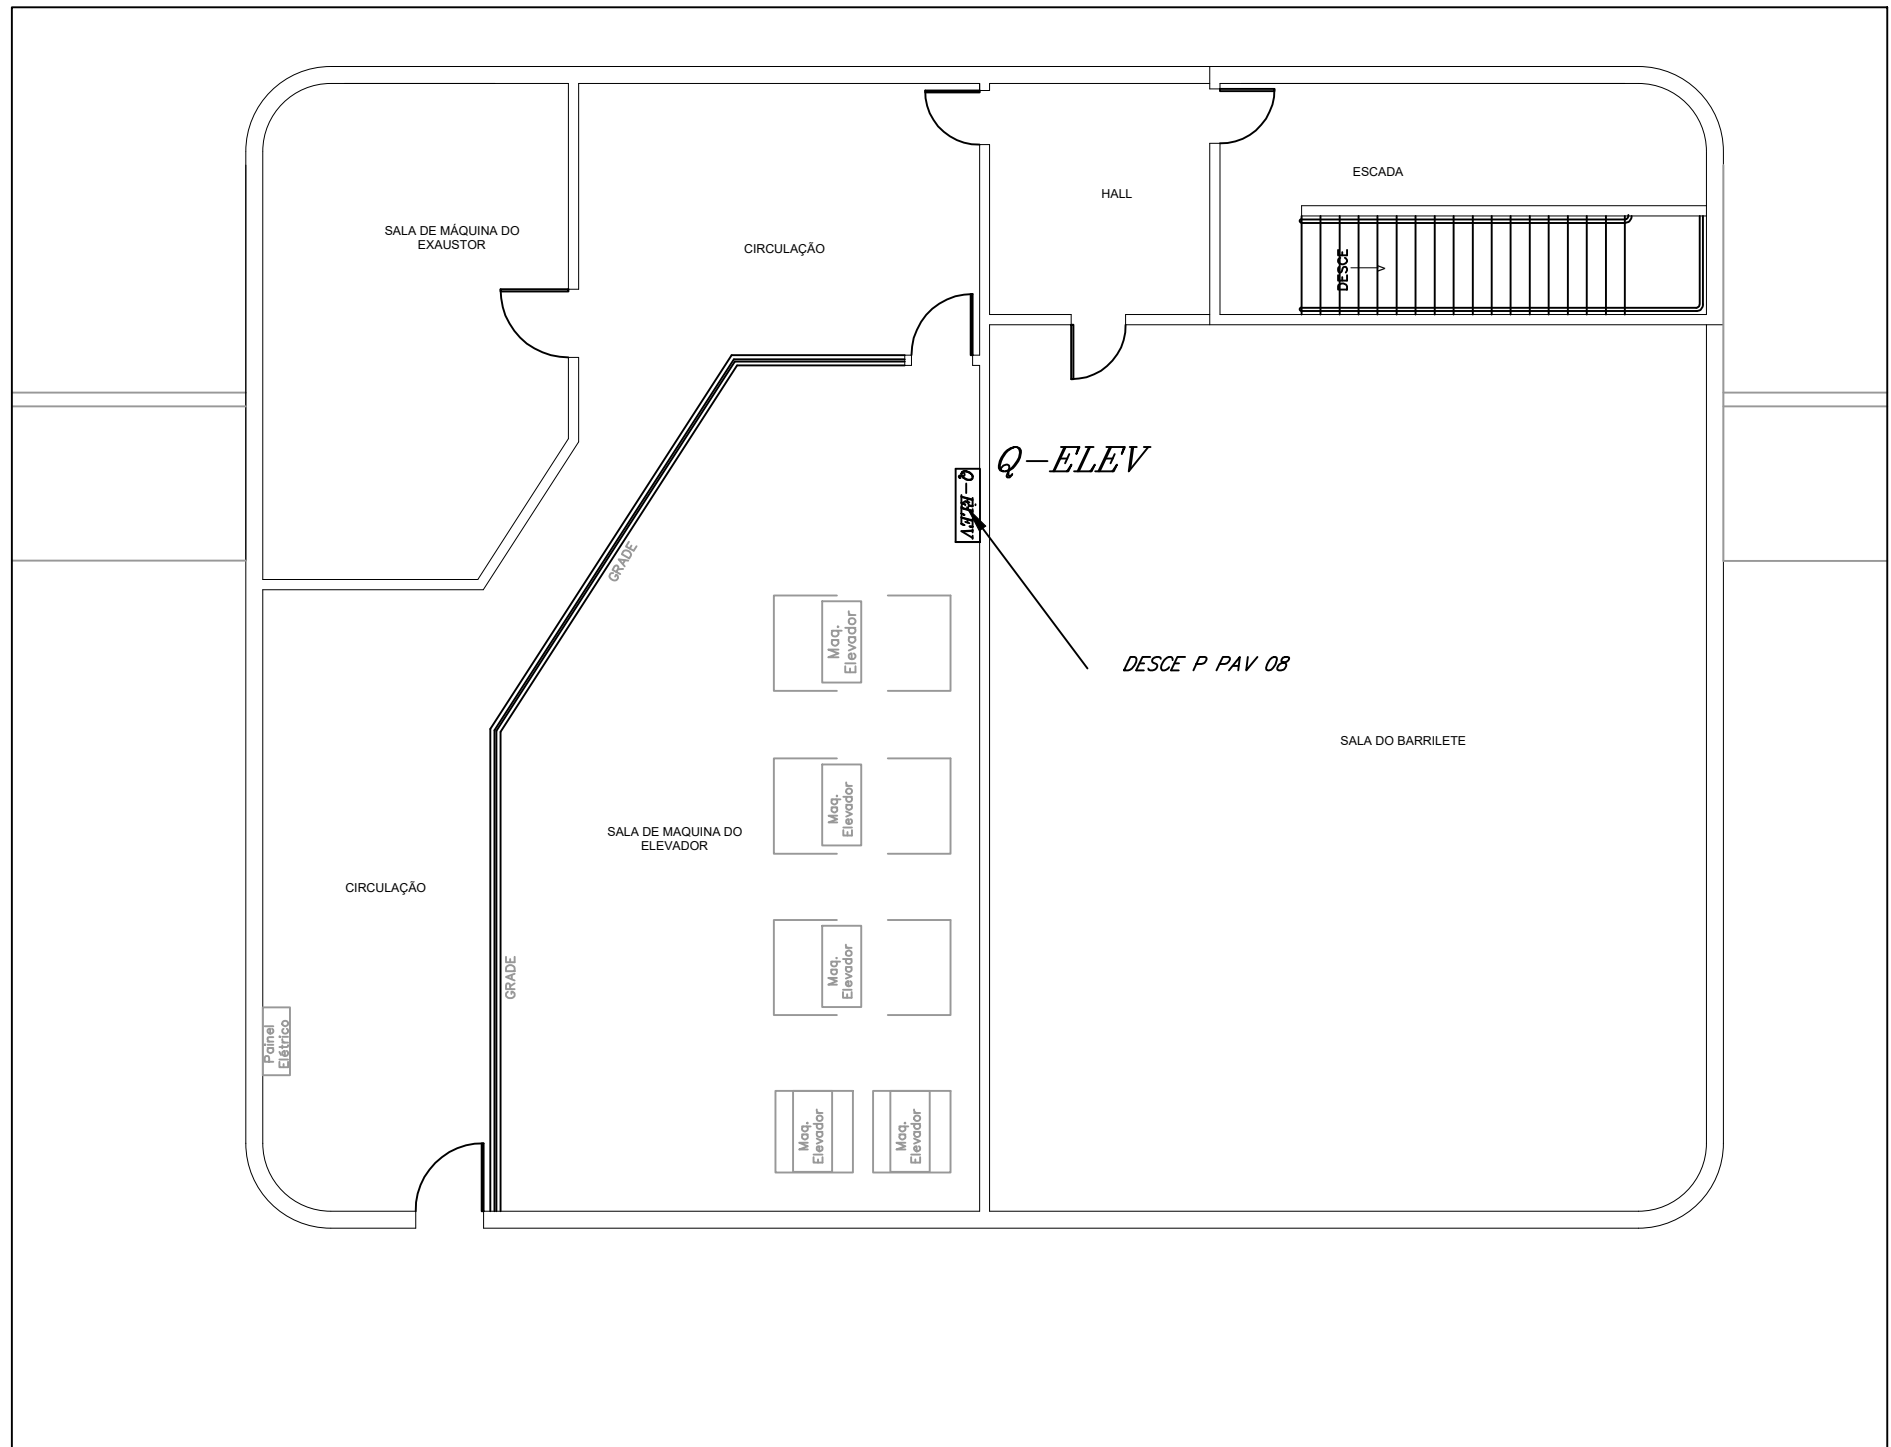

ALIMENTADORES-PAV. TÉCNICO
ESCALA 1:100

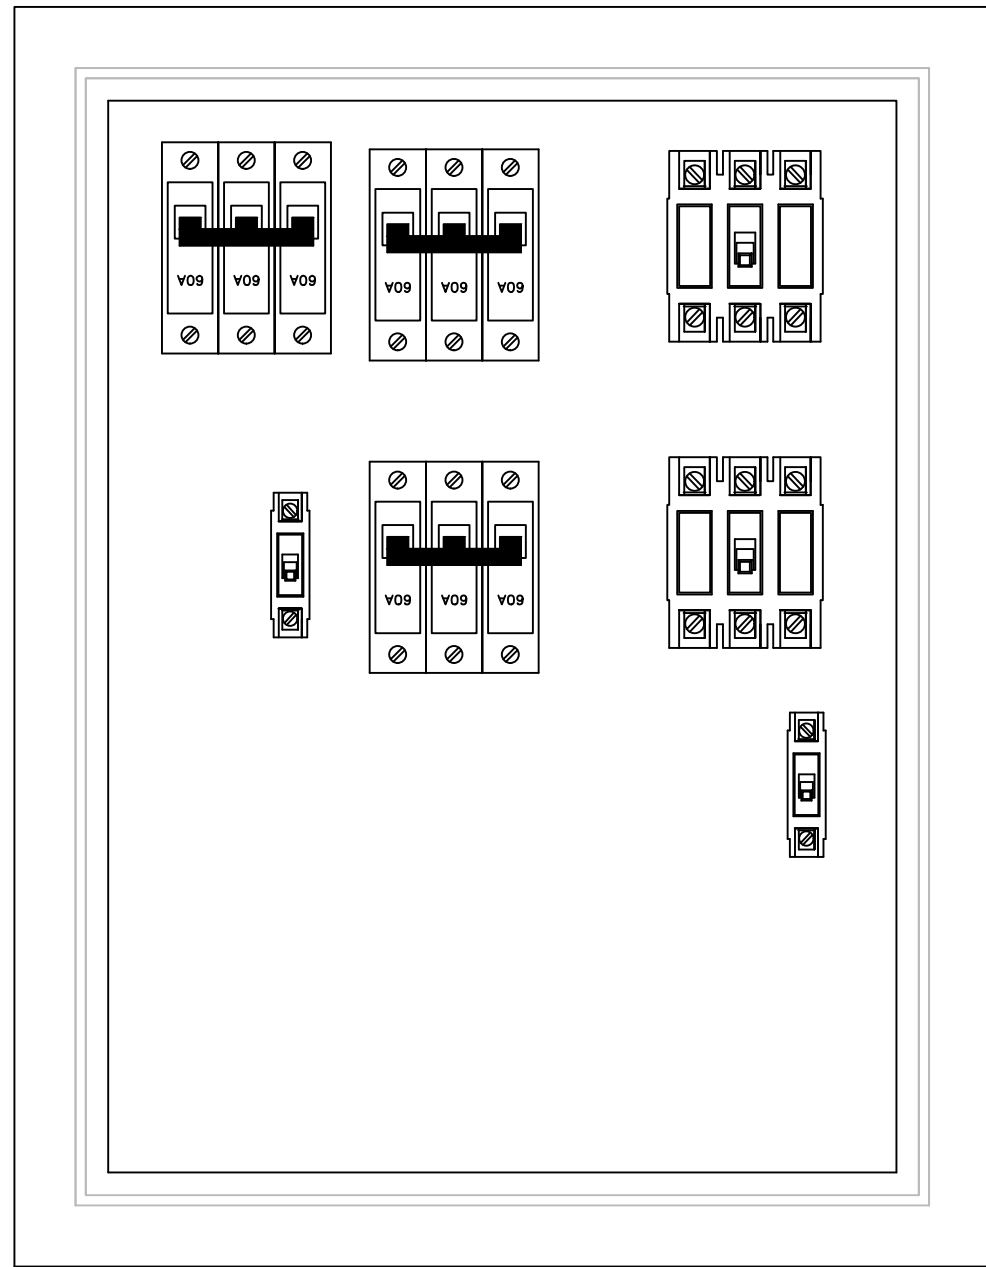


ALIMENTADORES-PAV. TÉCNICO
SEM ESCALA

NOTAS


- 01) TODA FIAÇÃO NEUTRO E TERRA SERÁ P/ 750 V
- 02) TODA FIAÇÃO FASE SERÁ P/ 1 KV
- 03) TODOS OS CONDUTORES DE ALIMENTAÇÃO DE QUADROS DEVERÃO SER DE DUPLA ISOLAÇÃO (SINTENAX ANTIFLAN OU SIMILAR)
- 04) NO QUADRO DE DISTRIBUIÇÃO, OS DISJUNTORES DEVEM SEMPRE LIGAR NO SENTIDO DO BARRAMENTO
- 05) OS DISJUNTORES DEVEM LIGAR NO SENTIDO P/ CIMA
- 06) NA PARTE INTERNA DOS QUADROS DEVERÁ SER FIXADO O DIAGRAMA UNIFILAR RESPECTIVO
- 08) A FIAÇÃO DEVERÁ OBEDECER O SEGUINTE CRITÉRIO DE CORES :
FASE - VERMELHO TERRA - VERDE
NEUTRO - AZUL CLARO RETORNO - BRANCO
- 09) TODA FIAÇÃO P/ DPS SERÁ COM FIO DE COBRE ISOLADO 750V - 4 mm²

FIGURA 04

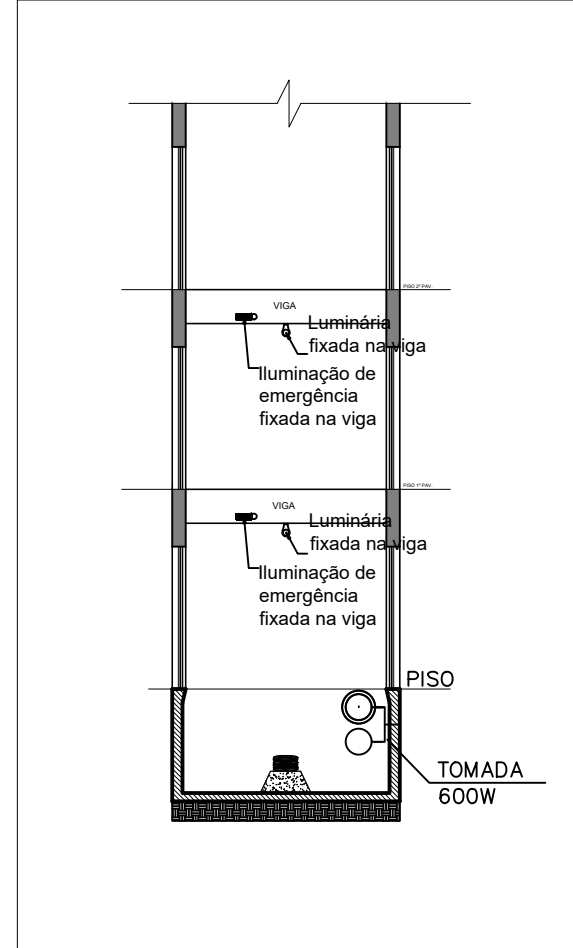

ILUMINAÇÃO - VIGA INTERMEDIÁRIA
ESCALA 1:100

FIGURA 06

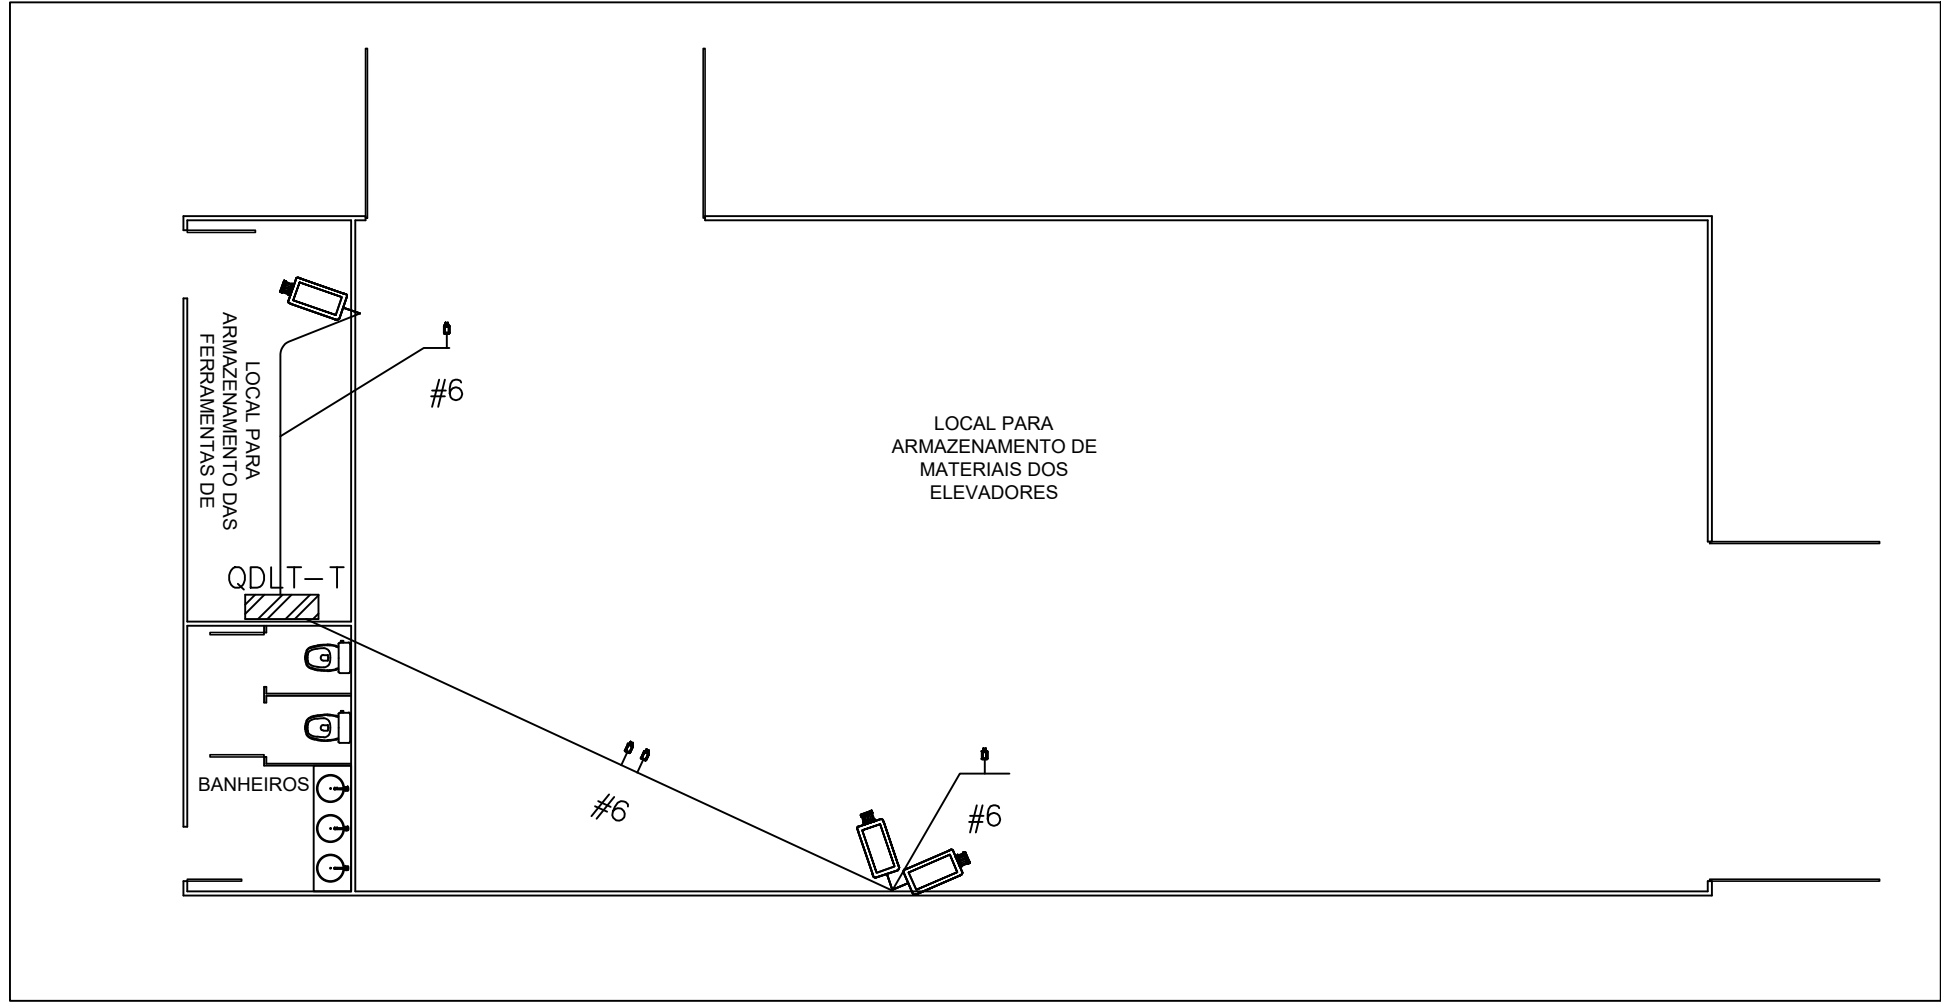

CFIV - DEPÓSITO
ESCALA 1:100

		AGÊNCIA ESTADUAL DE GESTÃO DE EMPREENDIMENTOS SECRETARIA DE ESTADO DE OBRAS PÚBLICAS E DE TRANSPORTES			
OBRA		SUBSTITUIÇÃO DOS ELEVADORES VERTICAIS -BL01 HOSPITAL REGIONAL MATO GROSSO DO SUL			
LOCAL		Av. Eng. Lútero Lopes, 36 - Conj. Aero Rancho - Campo Grande/ MS			
AUTOR DO PROJETO		PROPRIETÁRIO			
ENGº ELETº CINTHIA LIMA DA COSTA 15.412.257/0001-28		GOVERNO DO ESTADO DE MS 15.412.257/0001-28			
RESPONSÁVEL TÉCNICO P/ EXECUÇÃO DA OBRA		GOVERNO DO ESTADO DE MS 15.412.257/0001-28			
TÍTULO		FOLHA			
BLOCO 01 ELEVADORES VERTICAIS		ÚNICA			
ESCALA	DATA	REVISÃO	ART	Nº PROJETO	DESENHO
1:100	JANEIRO 2025	XXXX 2025	XXXXXXX	XXXXXXX	CLC