



CANTEIRO
ESCALA 1:150


- NOTAS**
- 1) ELETRODUTO NÃO COTADO SERÁ DE PVC RÍGIDO Ø 3/4"
 - 2) FIO NÃO COTADO SERÁ # 2,5 mm², ISOLADO P/ 750V
 - 3) TODOS OS CONDUTORES DE ALIMENTAÇÃO DE QUADROS DEVERÃO SER DE DUPLA ISOLAÇÃO (SINTENAX ANTIFLAN OU SIMILAR)
 - 4) NO QUADRO DE DISTRIBUIÇÃO, OS DISJUNTORES DEVEREM SEMPRE LIGAR NO SENTIDO DO BARRAMENTO
 - 5) OS INTERRUPTORES/DISJUNTORES DEVEREM LIGAR NO SENTIDO P/ CIMA
 - 6) OS INTERRUPTORES DEVEREM LIGAR NO SENTIDO "ENTRANDO NO AMBIENTE"
 - 7) NA PARTE INTERNA DOS QUADROS DEVERÁ SER FIXADO O DIAGRAMA UNIFILAR RESPECTIVO
 - 8) A FIAÇÃO DEVERÁ OBEDECER O SEGUINTE CRITÉRIO DE CORES :
FASE - VERMELHO TERRA - VERDE
NEUTRO - AZUL CLARO RETORNO - BRANCO
 - 9) AS TOMADAS COM TENSÃO 220V DEVERÃO SER IDENTIFICADAS COM ETIQUETAS "220V".
 - 10) TODA FIAÇÃO P/ DPS SERÁ COM FIO DE COBRE ISOLADO 750V - 4 mm²
 - 11) OS REATORES DEVERÃO TER "ALTO FATOR DE POTÊNCIA" ≥ 0,92

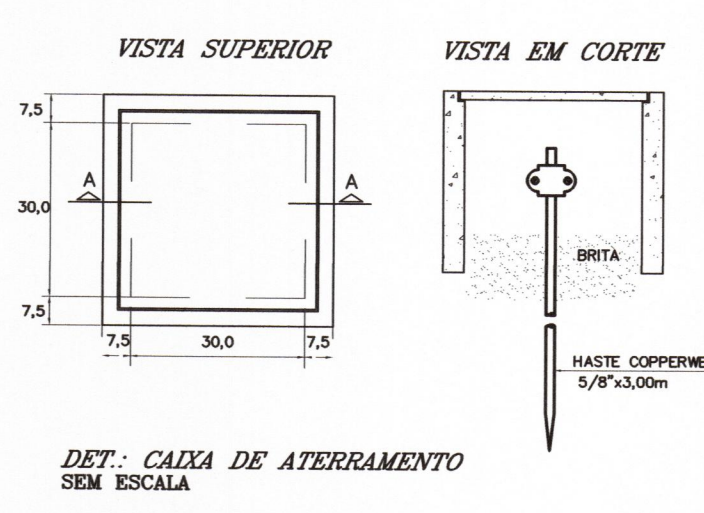


DET: CAIXA DE ATERRAMENTO SEM ESCALA

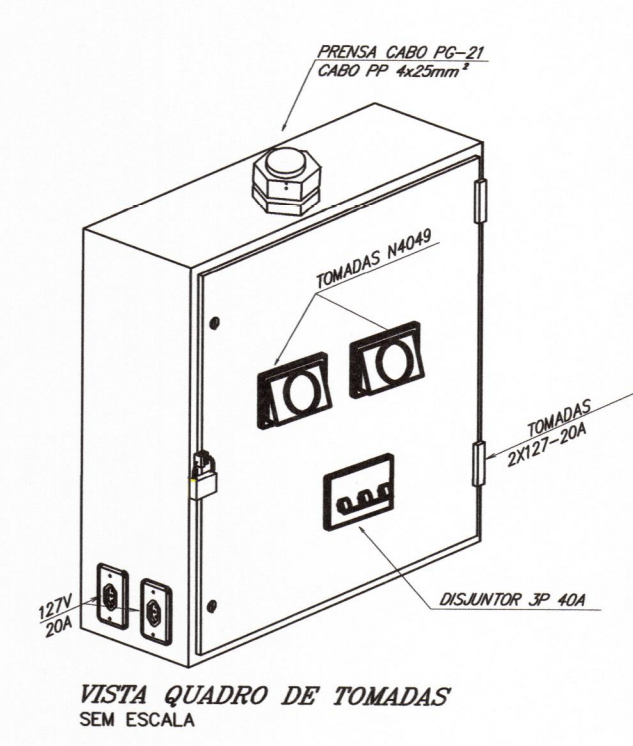

VISTA QUADRO DE TOMADAS SEM ESCALA

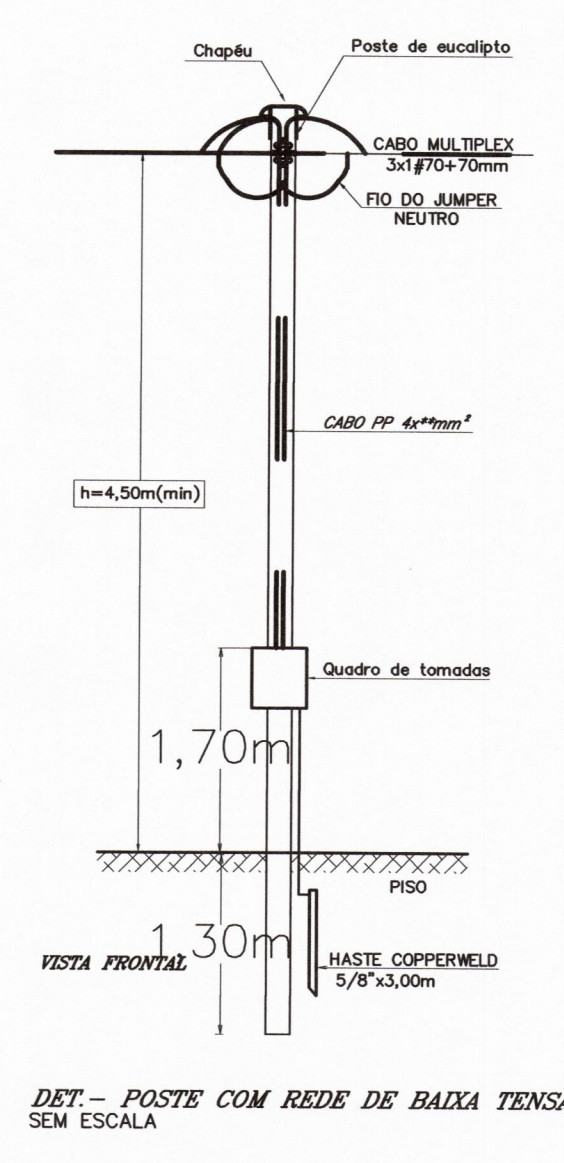


DET: POSTE COM REDE DE BAIXA TENSÃO SEM ESCALA

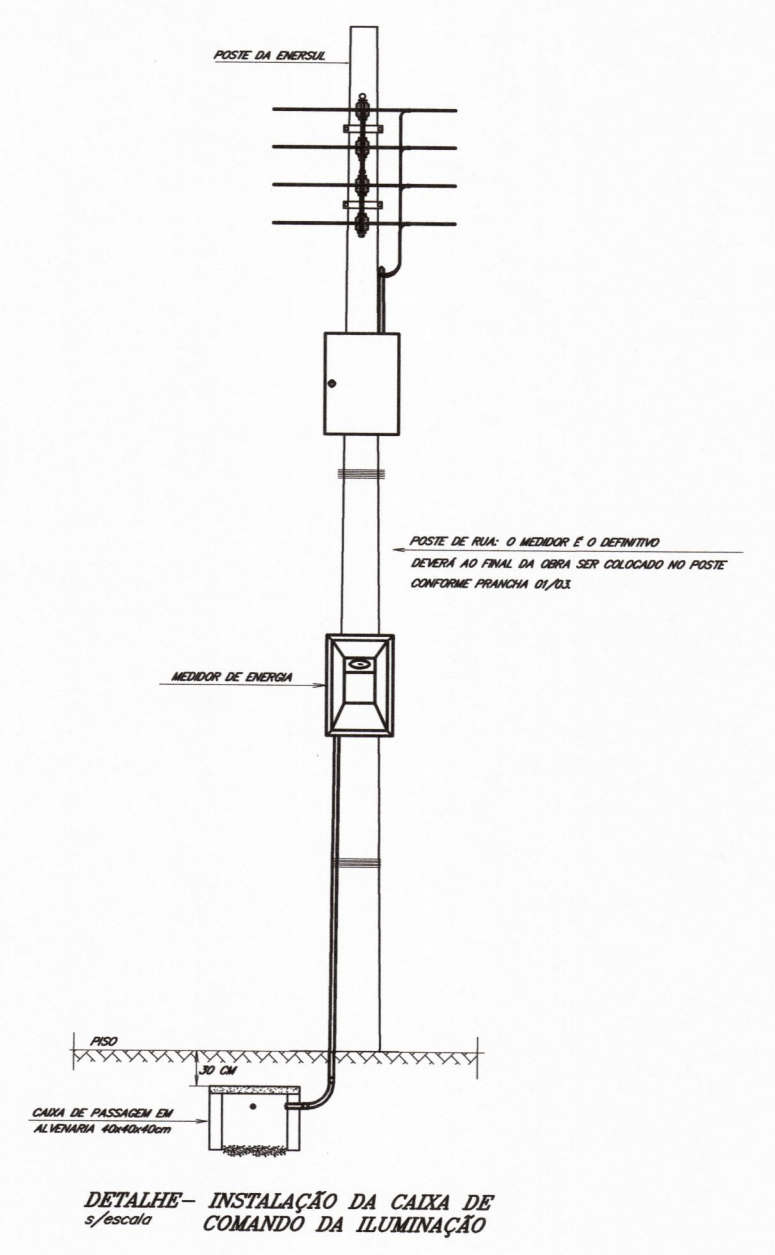

DETALHE - INSTALAÇÃO DA CAIXA DE COMANDO DA ILUMINAÇÃO

LEGENDA:

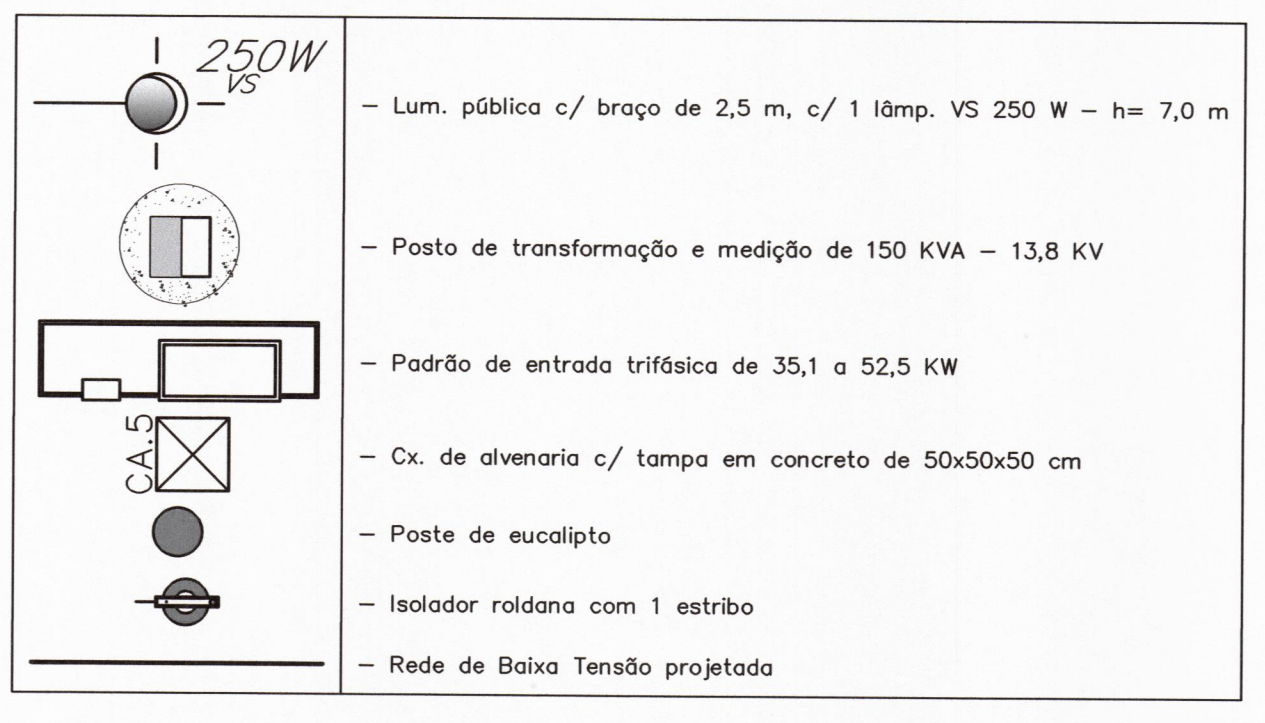

AGÊNCIA ESTADUAL DE GESTÃO DE EMPRENDIMENTOS SECRETARIA DE ESTADO DE OBRAS PÚBLICAS E DE TRANSPORTES	
OBRA CONSTRUÇÃO DO CORPO DE BOMBEIROS MILITAR DE ÁGUA CLARA/MS.	ELÉTRICA
LOCAL RODOVIA BR 262, LOTE: 08, QUADRA: S/N CIDADE: ÁGUA CLARA-MS	QUADRO DE ÁREAS 726,96 M²
AUTOR DO PROJETO ENG. ELETR. CINTHIA LIMA DA COSTA CREA: 61.617/0-MS RESPONSÁVEL TÉCNICO P/ EXECUÇÃO DA OBRA	PROPRIETÁRIO GOVERNO DO ESTADO DE MS 13.412.237/0001-28
TÍTULO CANTEIRO	FOLHA 07/07
ESCALA 1:150	DATA FEVEREIRO / 2022
REVISÃO XXXXXX / 2022	DESENHO CLC