
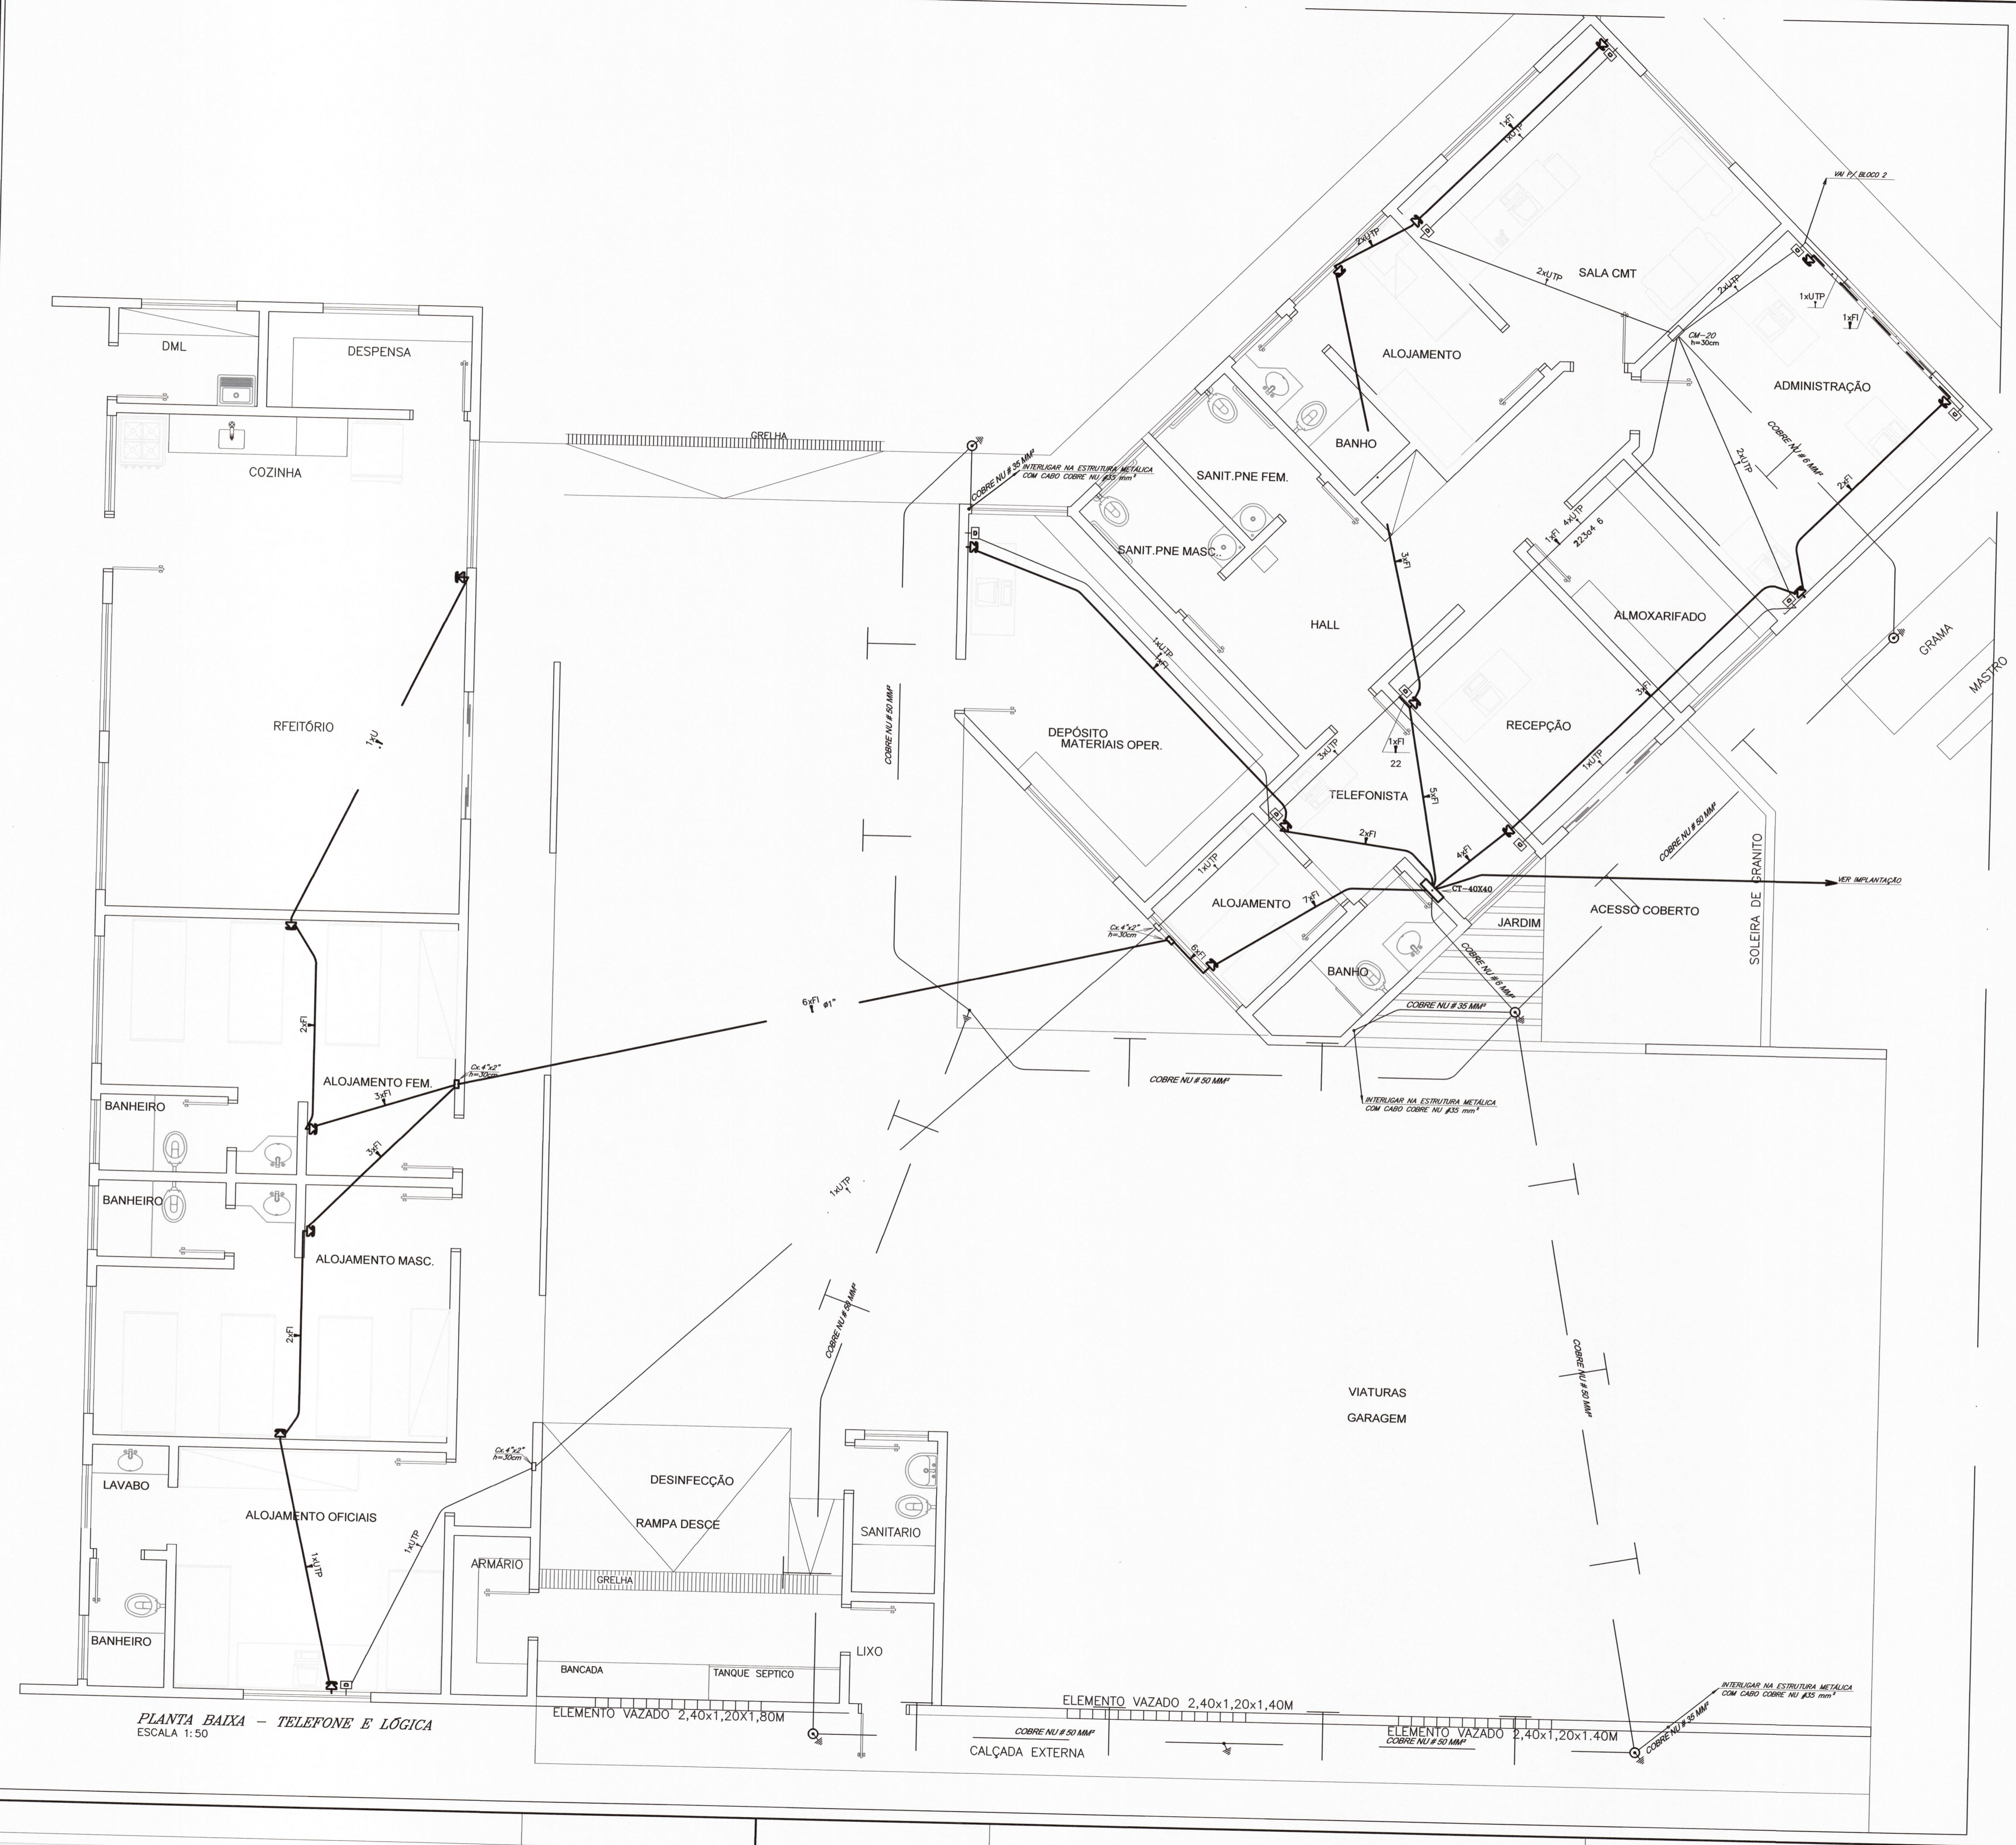


- LEGENDA:**
- TOMADA DE TELEFONE RJ-11 EM CX. 4"X2" - H=30CM
 - TOMADA DE TELEFONE RJ-45 EM CX. 4"X2" - H=120CM
 - TOMADA RJ-45 EM CX. 4"X2" - H=30CM
 - CAIXA DE PASSAGEM EM CHAPA ESTAMPADA 4"X2" H=30CM
 - CX. METÁLICA DE EMBUTIR COM TAMPAS DE 20X20X10CM - H=INDICADA
 - CAIXA P/ TELEFONE DE 40X40X12 CM. C/ FUNDO DE MADEIRA
 - CAIXA DE INSPEÇÃO DE ATERRAMENTO EM PVC Ø300MM - TEL-550
 - HASTE TIPO COPPERWELD Ø5/8"X3,0M. C/ CONECTOR
 - ELETRODUTO PARA LÓGICA PELO PISO
 - ELETRODUTO PARA LÓGICA PELA PAREDE
 - CABO PARA ATERRAMENTO PELO PISO
 - ELETRODUTO PARA TELEFONE PELO PISO
 - ELETRODUTO PARA TELEFONE PELA PAREDE
 - TUBO QUE SOBE (UNIFILAR)
 - CABO PARA LÓGICA, FIO PARA TELEFONE FI

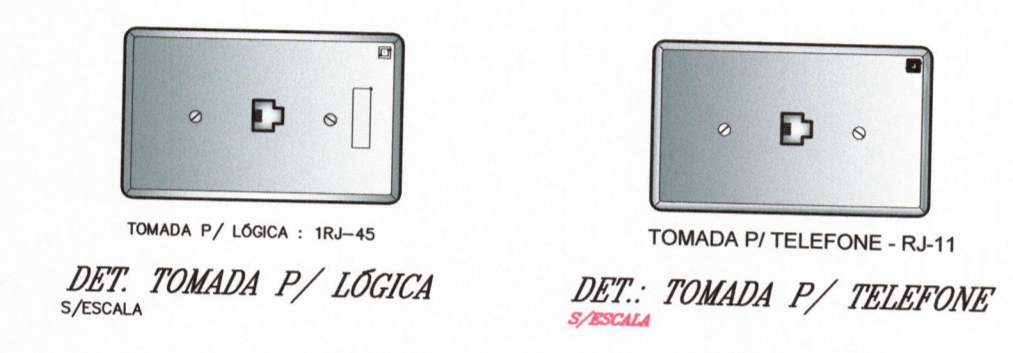

- NOTAS (Telefone)**
- 01) ELETRODUTO NÃO COTADO SERÁ DE PVC RÍGIDO Ø 3/4"
 - 02) TODA TUBULAÇÃO TELEFÔNICA SERÁ DE PVC RÍGIDO, CLASSE B, ROSQUEÁVEL
 - 03) NAS TERMINAÇÕES DA TUBULAÇÃO EM CAIXAS DEVERÃO ESTAR PROVIDAS DE BUCHAS E ARRUELAS
 - 04) EMENDAS DE ELETRODUTOS DEVERÃO SER FEITAS ATRAVÉS DE LUVAS ATARRAXADAS EM AMBAS AS EXTREMIDADES A SEREM LIGADAS
 - 05) AS REBARBAS QUANDO DO CORTE DOS ELETRODUTOS DEVERÃO SER RETIRADAS
 - 06) NAS TUBULAÇÕES DE ENTRADA E SECUNDÁRIA DEVERÁ SER PASSADO ARAME GUIA NÚMERO 14 BING GALVANIZADO
 - 07) DURANTE OS TRABALHOS DE ACABAMENTO, PINTURA, ETC., AS CAIXAS DE SAÍDA DEVEM ESTAR DEVIDAMENTE PROTEGIDAS COM PAPEL
 - 08) AS CAIXAS DE SAÍDA DEVEM ESTAR ISENTAS DE RESTOS DE ARGAMASSA E DEVIDAMENTE LIMPAS

PLANTA BAIXA - TELEFONE E LÓGICA
ESCALA 1:50

AGÊNCIA ESTADUAL DE GESTÃO DE EMPENDIMENTOS SECRETARIA DE ESTADO DE OBRAS PÚBLICAS E DE TRANSPORTES	
OBRA CONSTRUÇÃO DO CORPO DE BOMBEIROS MILITAR DE ÁGUA CLARA/MS.	
LOCAL RODOVIA BR 262, LOTE: 08, QUADRA: S/N CIDADE: ÁGUA CLARA-MS	QUADRO DE ÁREAS 726,96 M²
AUTOR DO PROJETO Elicia Lima da Costa ENGR. ELETR. CREA 11.610/1-MS	PROPRIETÁRIO GOVERNO DO ESTADO DE MS 15.412.257/0001-28
TÍTULO BLOCO I TELEFONE E LÓGICA	FOLHA 03/07
ESCALA 1:50	DATA FEVEREIRO / 2022
REVISÃO XXXXXX / 2022	DESENHO CLC