



RESERVATÓRIO AF SOBRE A LAJE SEM ESCALA

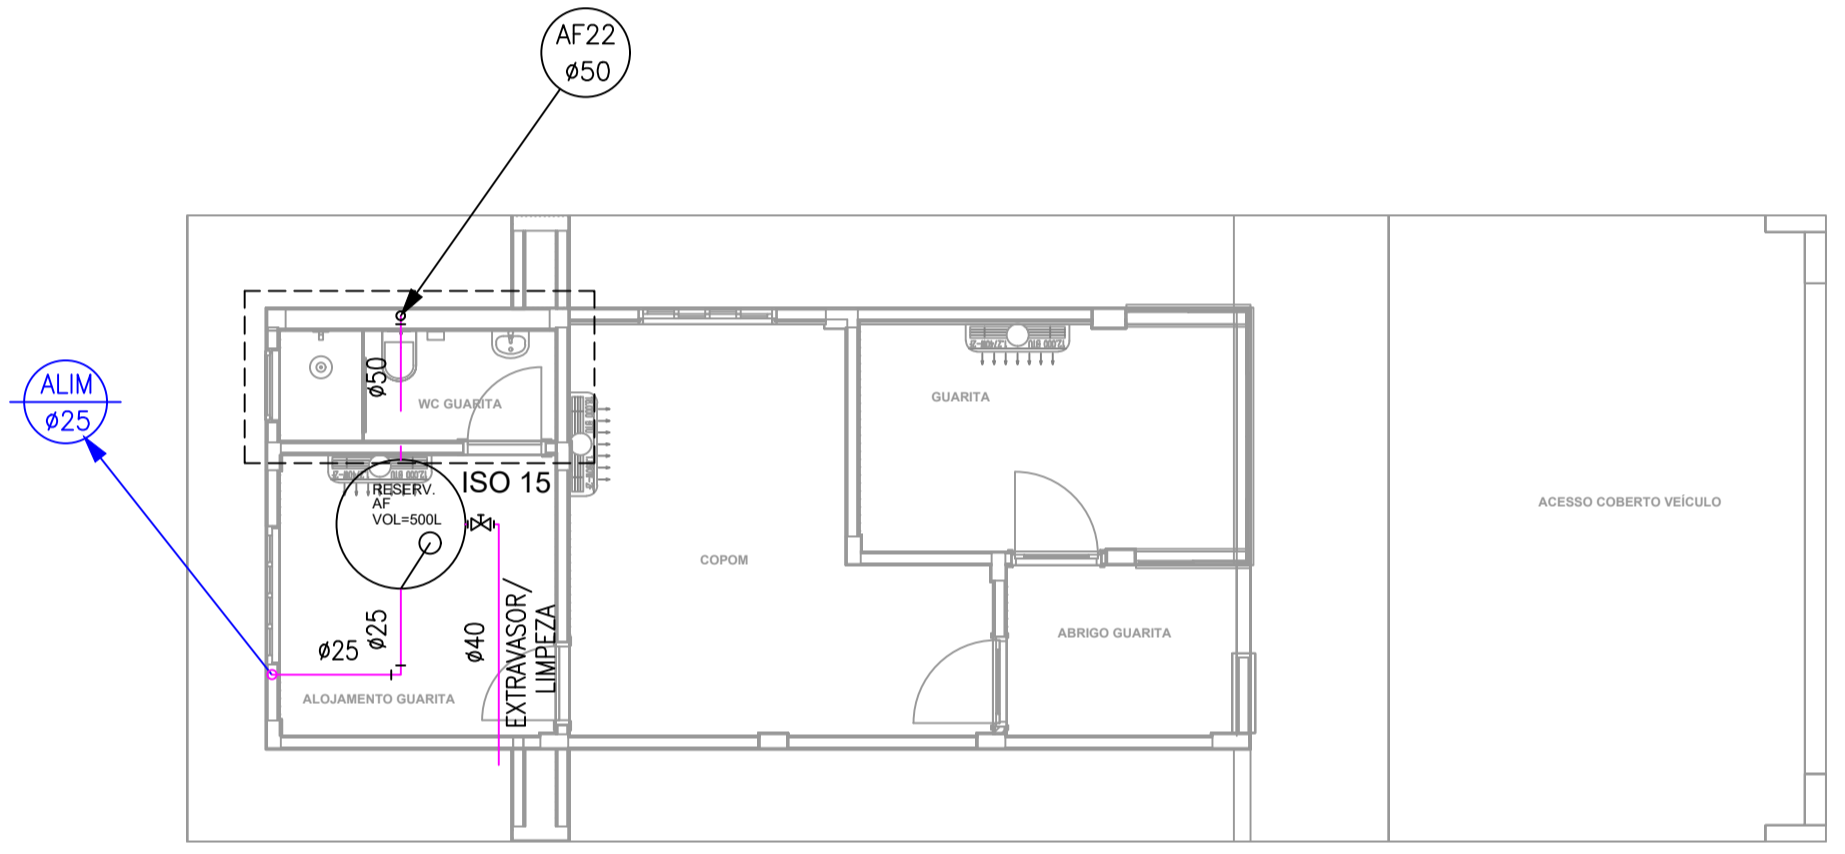

GUARITA ESCALA 1:75

 AGÊNCIA ESTADUAL DE GESTÃO DE EMPREENDIMENTOS SECRETARIA DE ESTADO DE INFRAESTRUTURA		
BATALHÃO DA POLÍCIA MILITAR DE TRÂNSITO CONSTRUÇÃO		HIDRAULICO
LOCAL: AVENIDA ERNESTO GEISEL, ESQUINA COM AV. MANOEL DA COSTA LIMA BAIRRO JARDIM NANHÁ - CAMPO GRANDE/MS		QUADRO DE ÁREAS TERRENO: 5.115,86 m ² A CONSTRUIR: 965,51 m ²
AUTOR DO PROJETO: ENGº CIVIL ALENSON RICARDES DE OLIVEIRA CREA/MS: 59050/2		PROPRIETÁRIO: GOVERNO DO ESTADO DE MATO GROSSO DO SUL Nº: 412.2570001-28
TÍTULO: ÁGUA FRIA PLANTA BAIXA		FOLHA: 04/09
ESCALA: INDICADA	DATA: JUNHO/2024	REVISÃO: 04/06/2018
DESENHO: AUTOR		AUTORIZADO: