


01 PLANTA TÉCNICA - TÉRREO
Escala: 1 : 150




02 PLANTA DE PAISAGISMO
Escala: 1 : 150

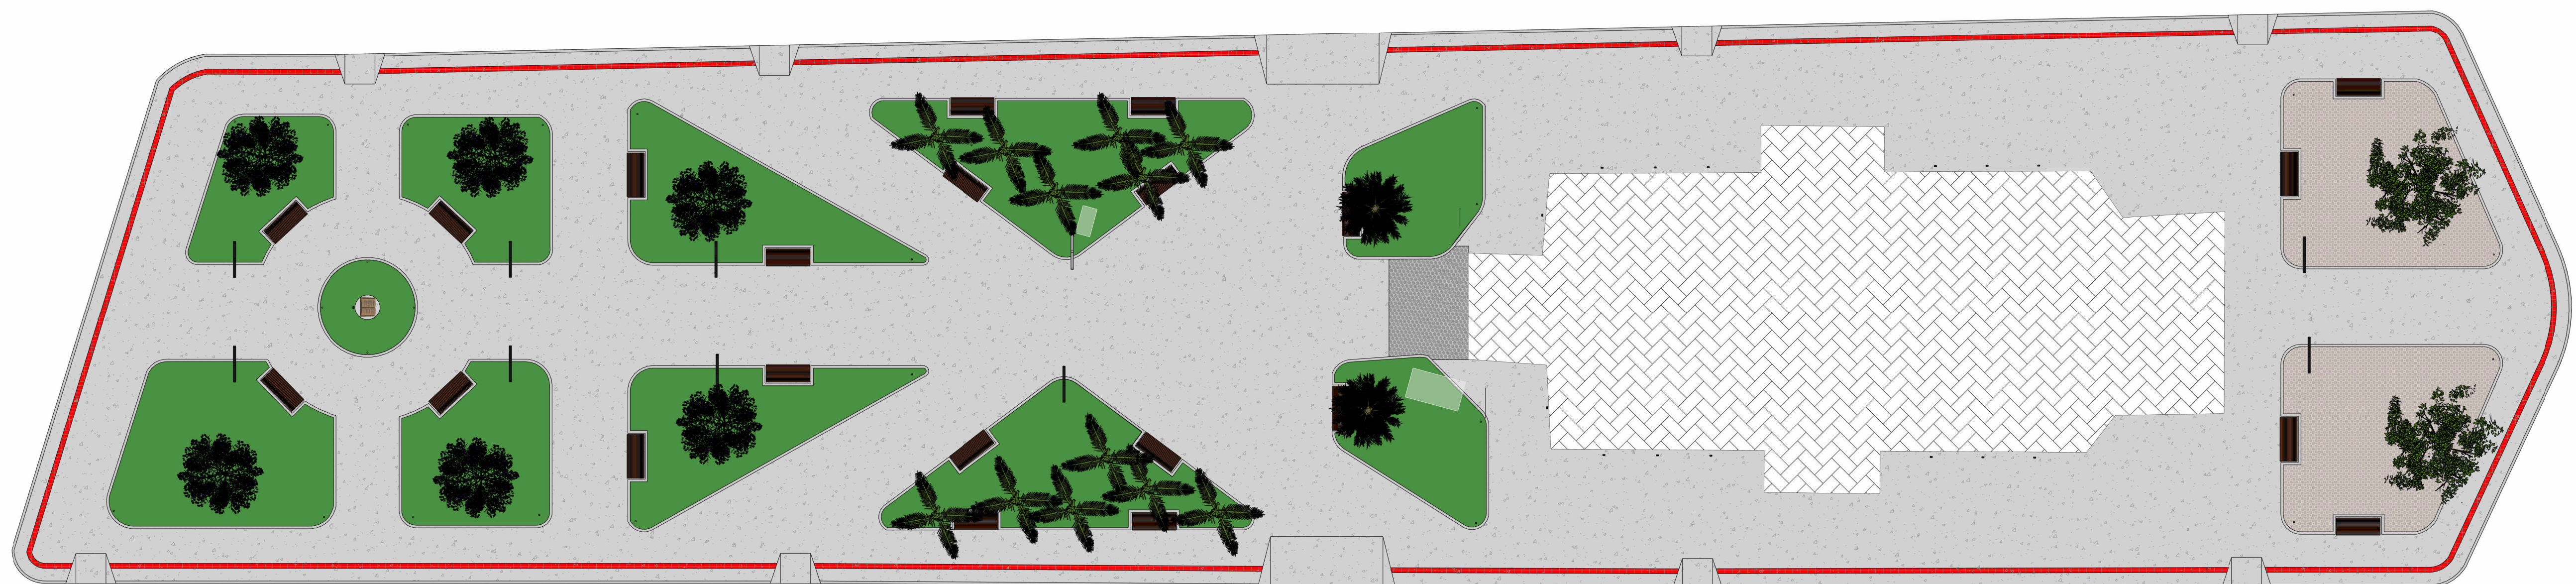

REFERÊNCIA DO PISO ESTAMPADO


LEGENDA DE PAISAGISMO	
SÍMB.	LEGENDA
	IFE ROIXO - A PLANTAR
	PALMEIRA - JERIVÁ - EXISTENTE
	CICA - CYCAS REVOLUTA - EXISTENTE
	FICUS - FICUS SPP - EXISTENTE

RG CONSTRUÇÕES E IMÓVEIS <small>CNPJ: 40.892.550/0001-87 CONTATO: (37)99934-4672</small>	
PROJETO DE REFORMA E REVITALIZAÇÃO DE PRAÇA	
<small>PROPRIETÁRIO:</small> PREFEITURA MUNICIPAL DE VARGEM BONITA - MG <small>CNPJ: 16.788.309/0001-28</small>	<small>RESPONSÁVEL TÉCNICO:</small> RÔMULO GASPAR DA COSTA <small>CREA: 190.656/D</small>
<small>ENDEREÇO:</small> PRAÇA JUCELINO KUBITSCHKE, NO CENTRO DA CIDADE DE VARGEM BONITA MG.	
<small>ESCALA:</small> Como indicada	<small>DATA:</small> JUNHO/2026
<small>CONTEÚDO:</small> PLANTA BAIXA / PLANTA DE PAISAGISMO	<small>PRANCHA:</small> 01/02

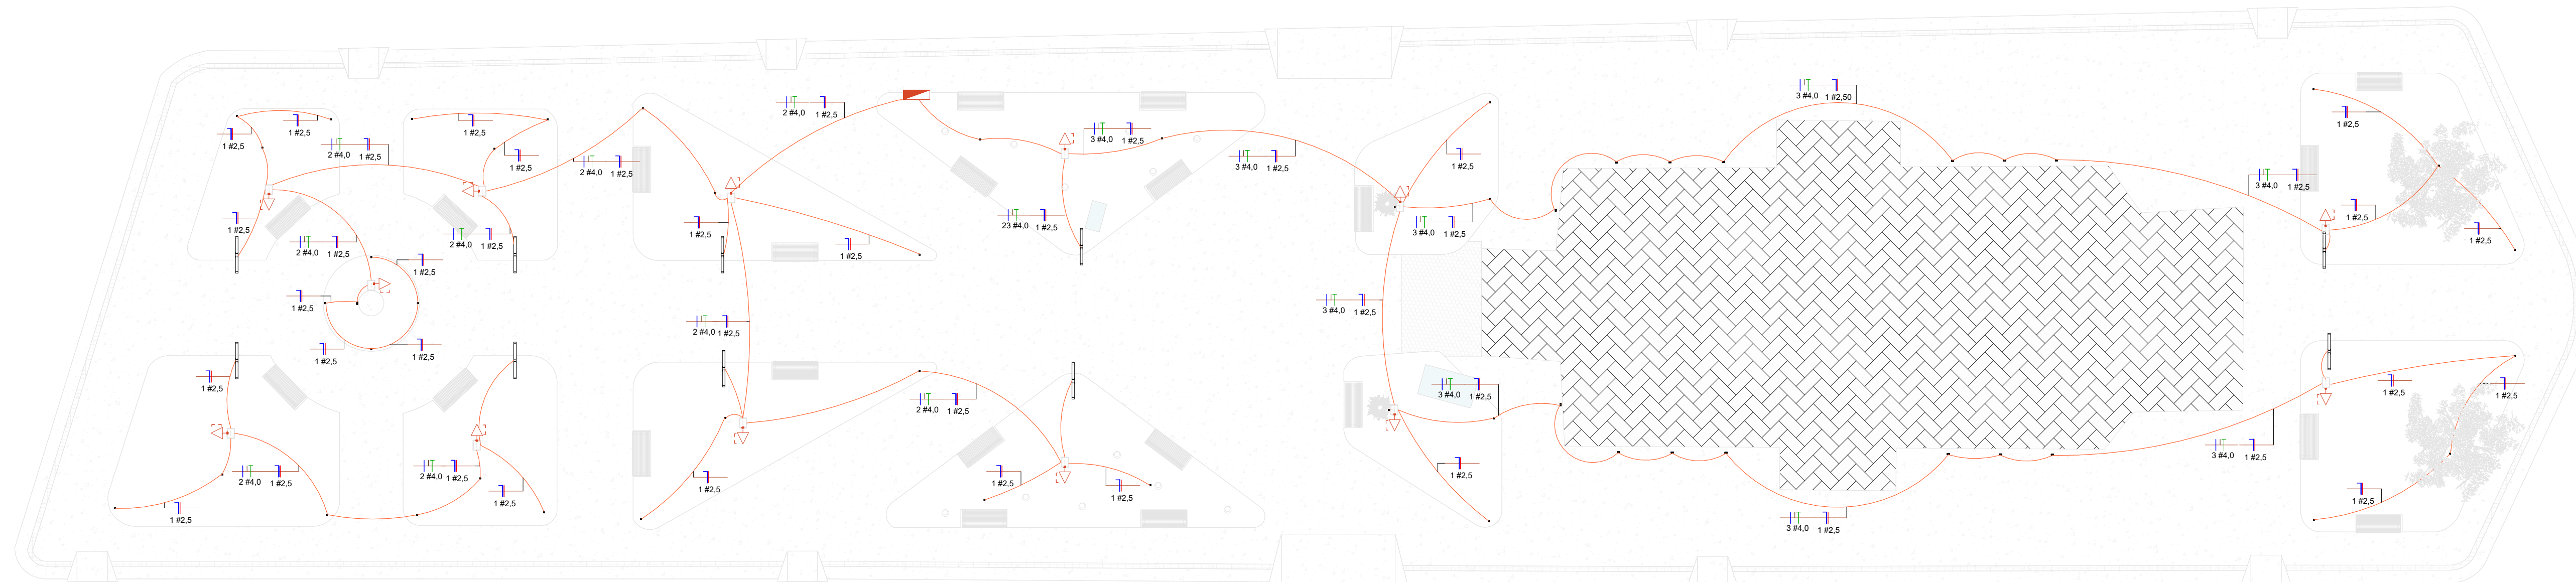

01 PONTOS ELÉTRICOS
Escala: 1 : 150

LEGENDA DE PONTOS ELÉTRICOS	
SÍMBOLO	LEGENDA
	TOMADA SIMPLES BAIXA
	BALIZADOR DE SOLO SPOT LED SW BRANCO QUENTE 3000K
	LUMINÁRIA LED REFLETOR RETANGULAR BIVOLT, RGB 50 W, IP65
	QUADRO DE DISTRIBUIÇÃO ELÉTRICA
	ELETRODUTO NO PISO
	Neutro (azul), Fase (vermelha), Retorno (cinza) e Terra (verde)
	CAIXA DE PASSAGEM

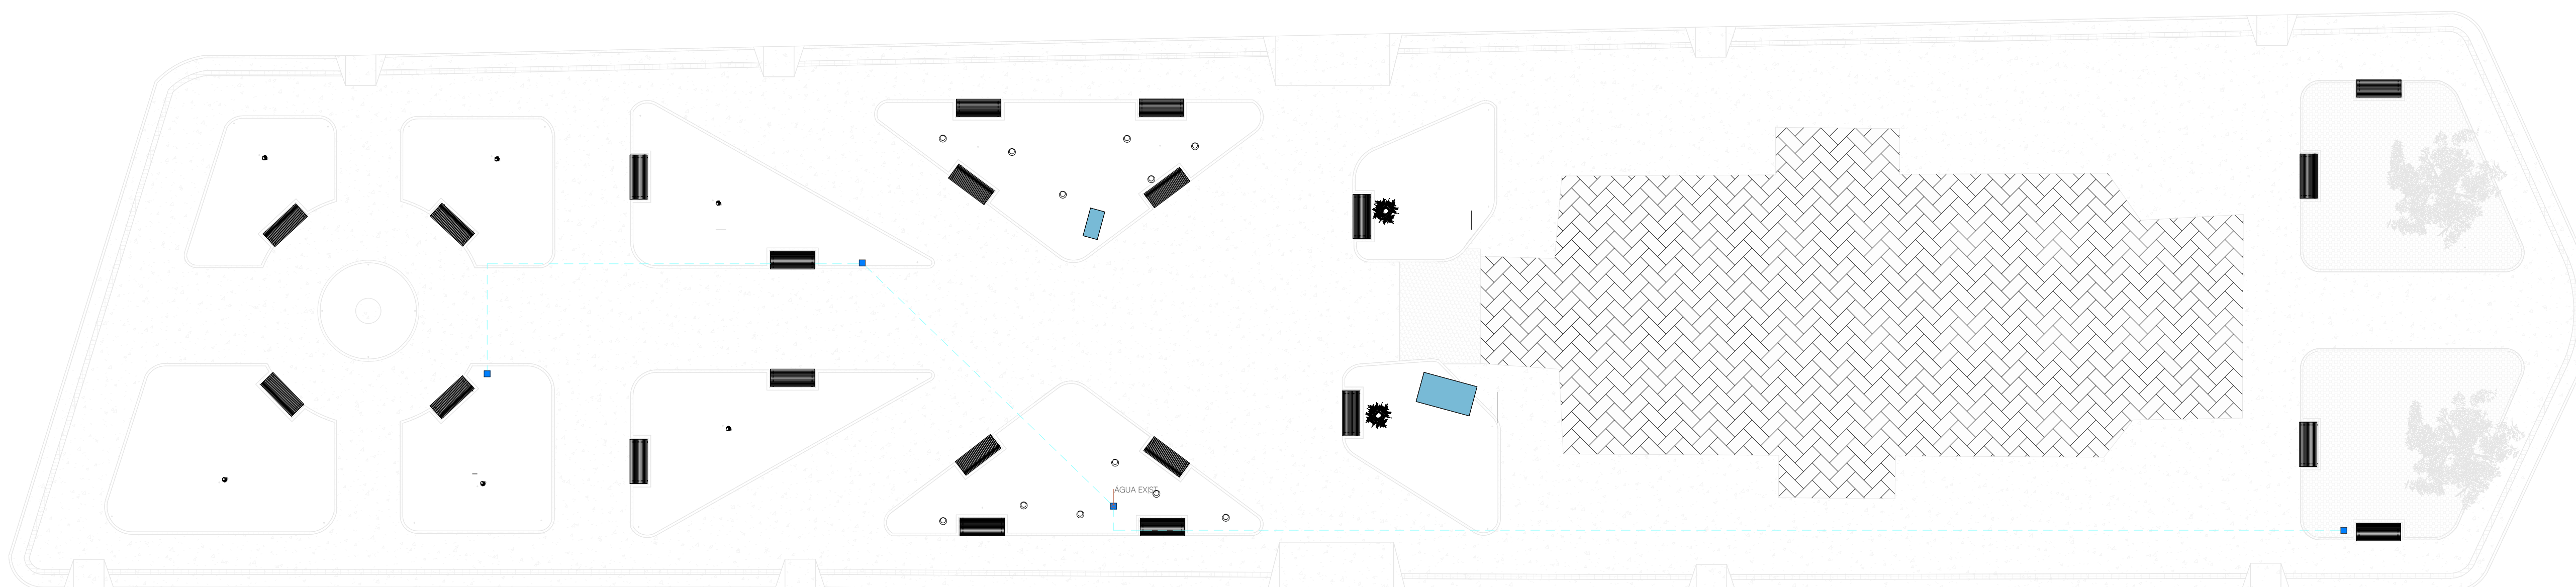

02 PONTOS HIDRÁULICOS
Escala: 1 : 150

RG CONSTRUÇÕES E IMÓVEIS <small>CNPJ: 40.892.550/0001-87 CONTATO: (37)99934-4672</small>	
PROJETO DE REFORMA E REVITALIZAÇÃO DE PRAÇA	
<small>PROPRIETÁRIO:</small> PREFEITURA MUNICIPAL DE VARGEM BONITA, MG <small>CNPJ: 16.788.309/0001-28</small>	<small>RESPONSÁVEL TÉCNICO:</small> RÔMULO GASPAR DA COSTA <small>CREA: 190.656/D</small>
<small>ENDEREÇO:</small> PRAÇA JUCELINO KUBITSCHEK, NO CENTRO DA CIDADE DE VARGEM BONITA MG.	
<small>ESCALA:</small> Como indicada	<small>DATA:</small> JUNHO/2026
<small>CONTEÚDO:</small> PONTOS ELÉTRICOS / PONTOS HIDRÁULICOS	<small>PRANCHA:</small> 02/02