




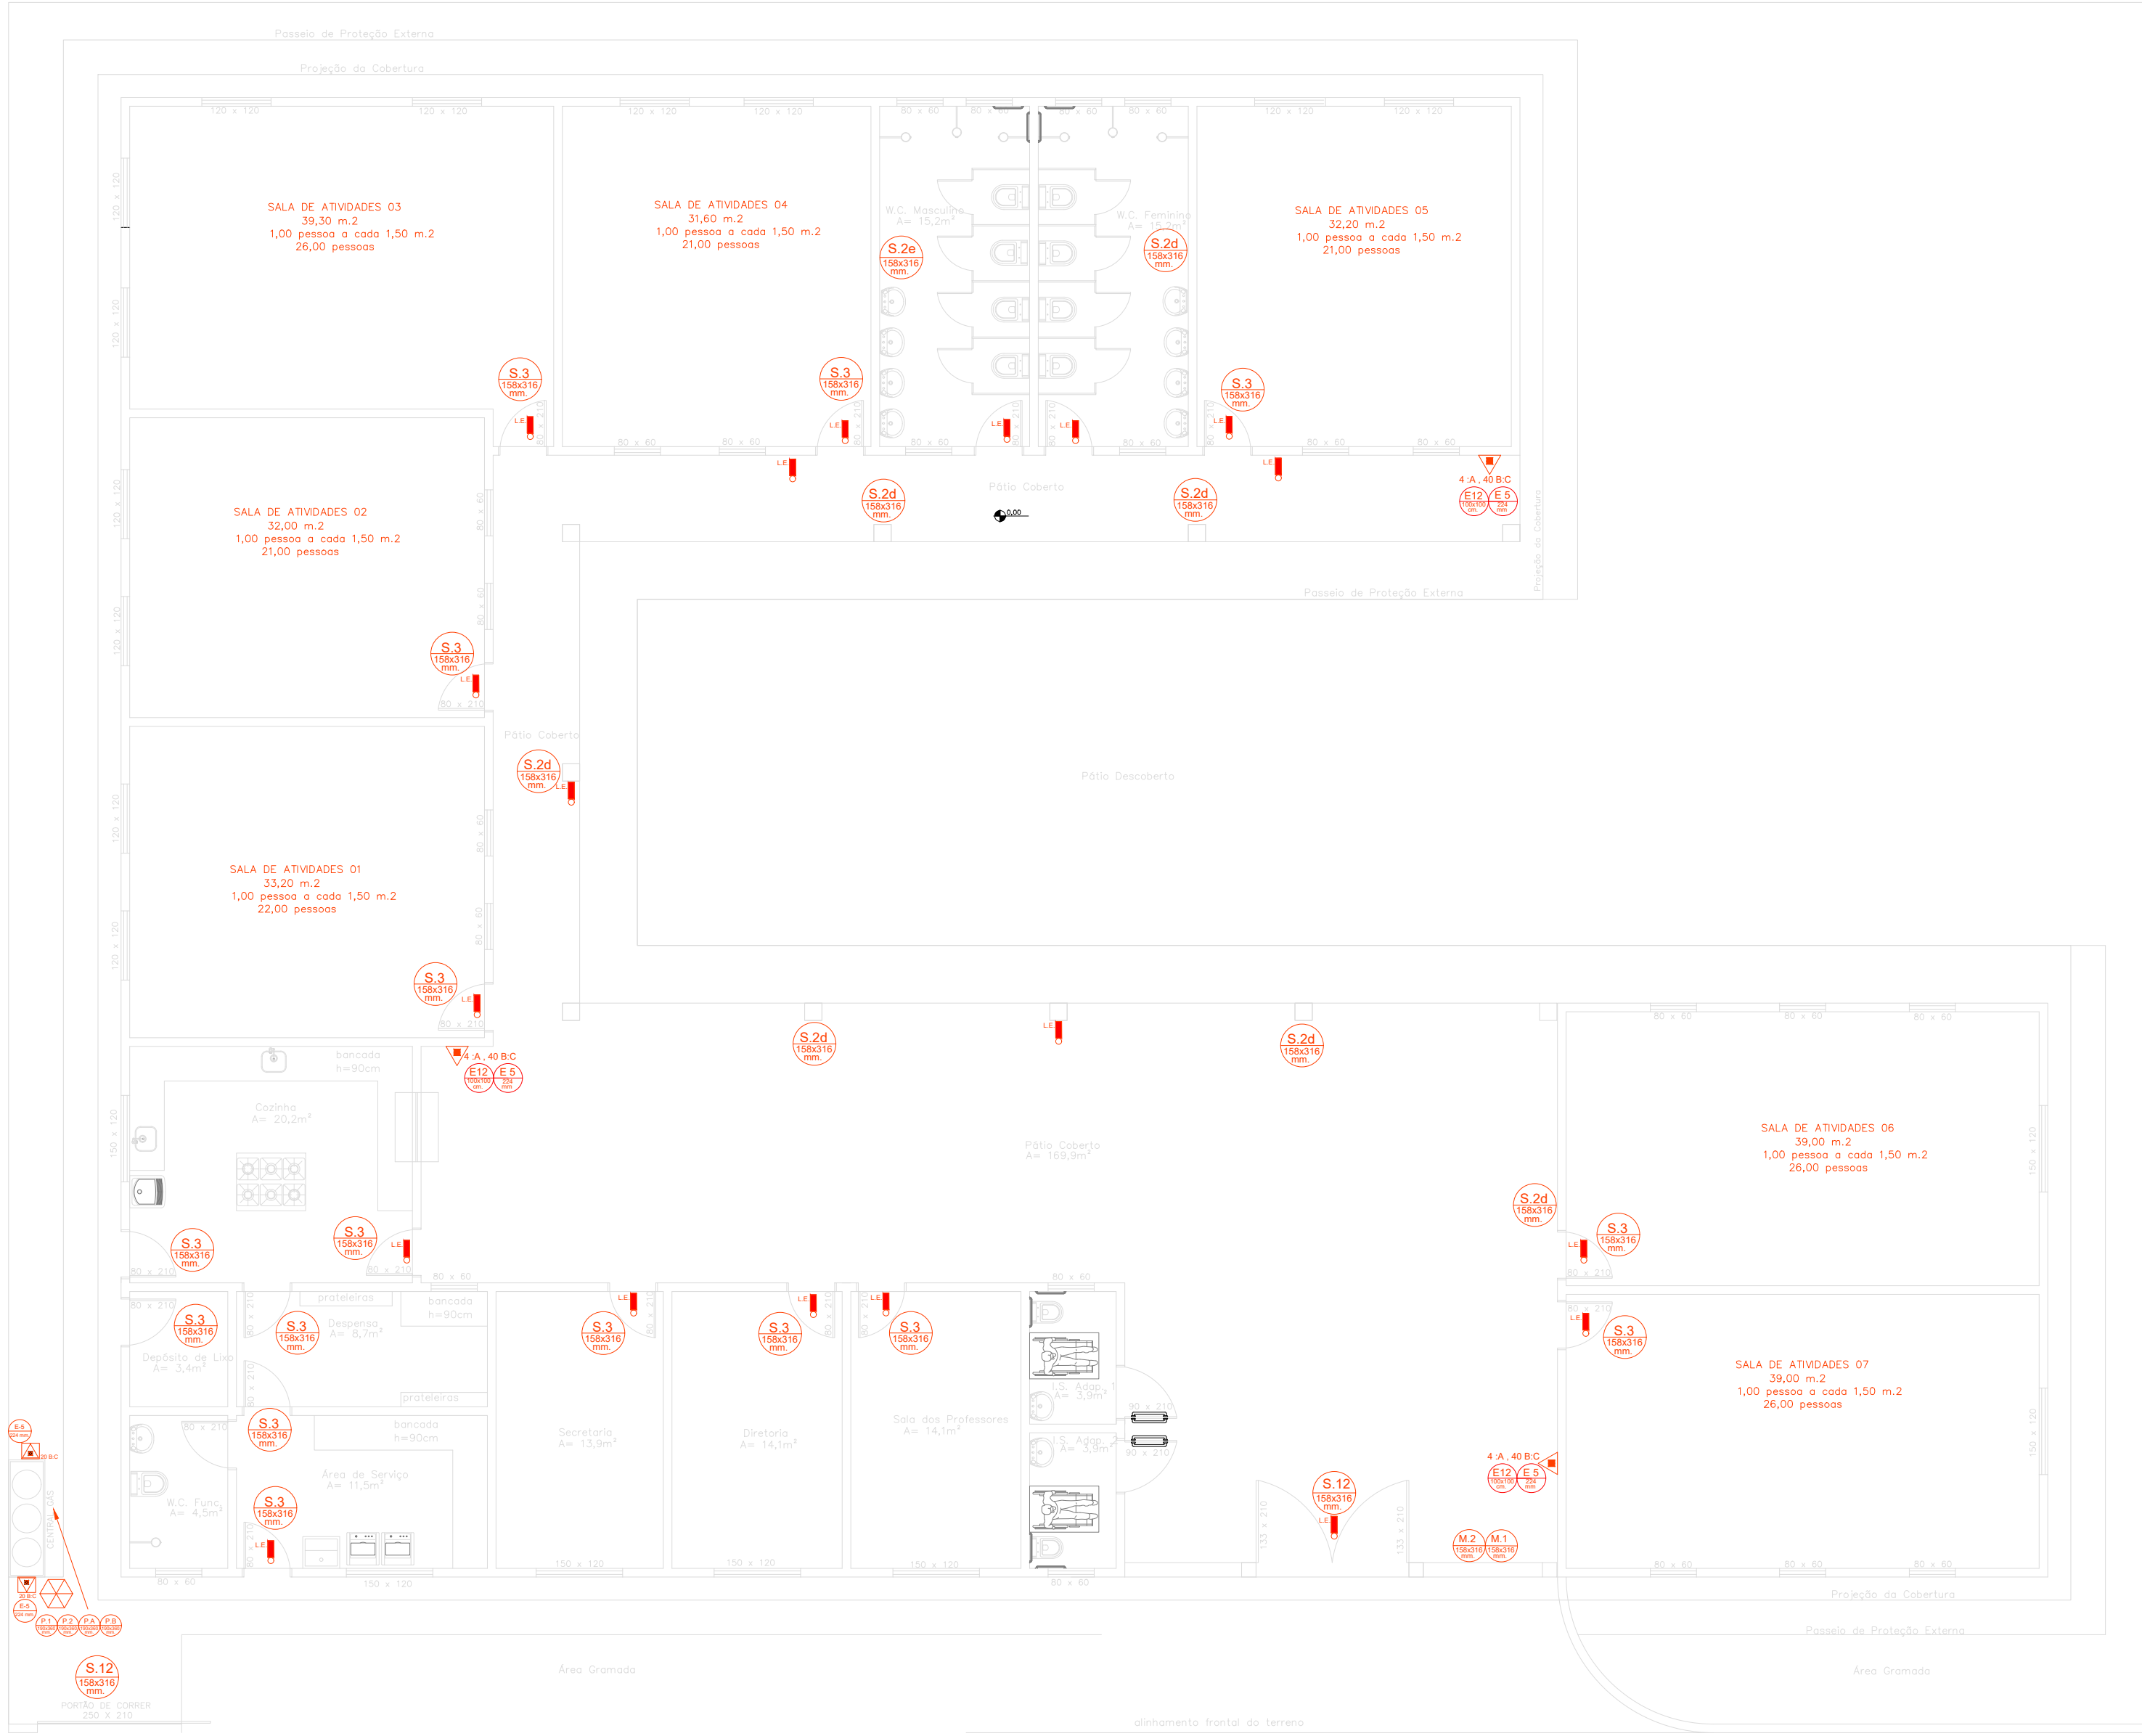


1 PLANTA BAIXA
ESCALA: 1 : 100

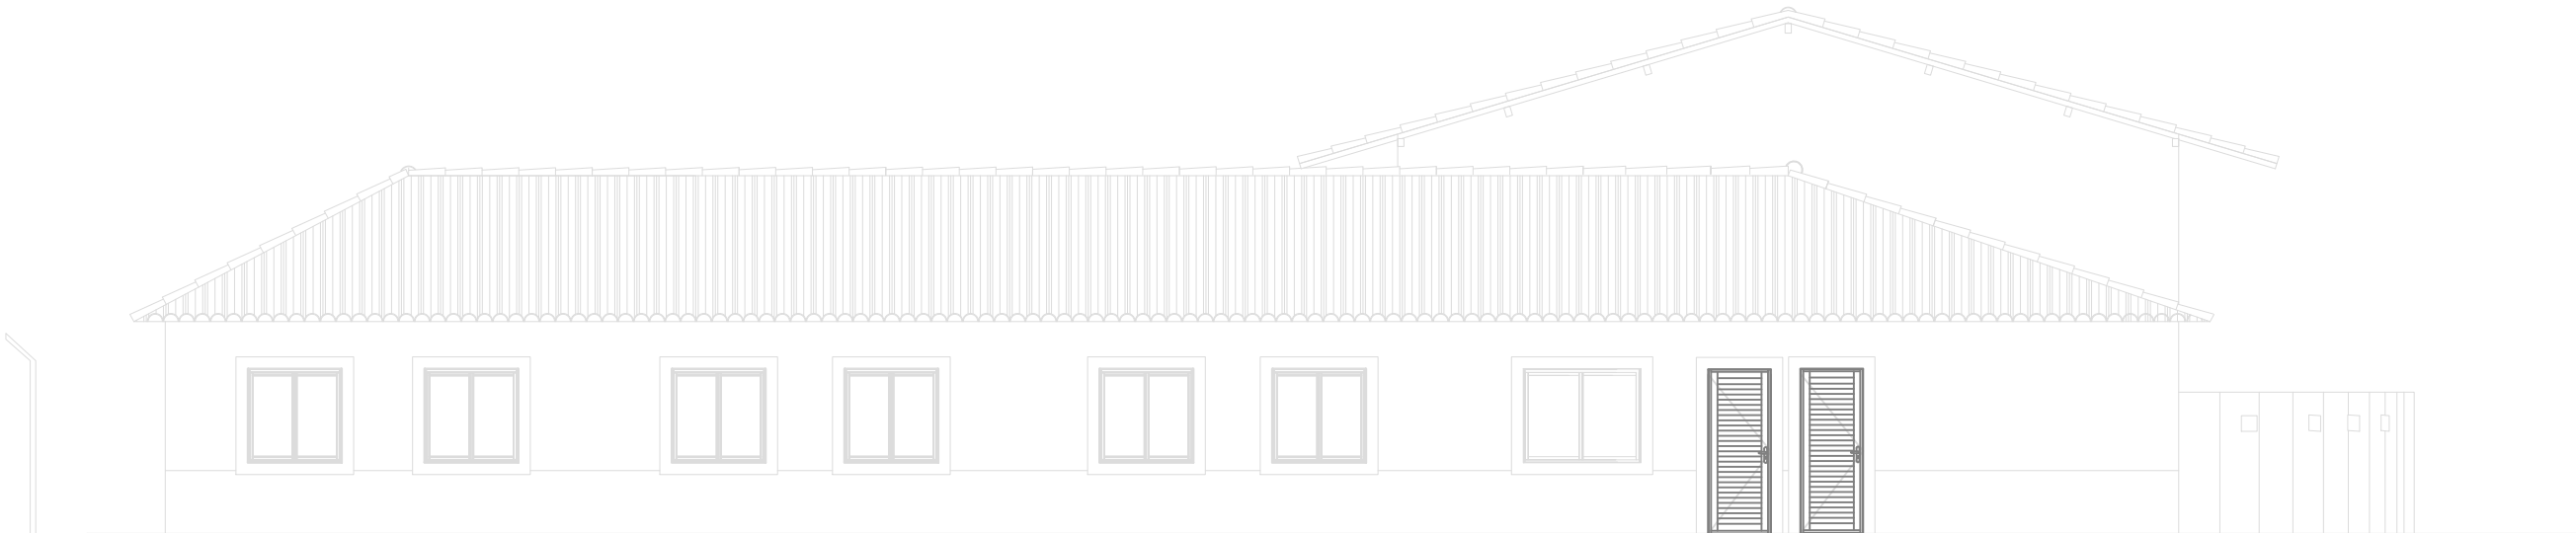


6 ELEVAÇÃO 4
ESCALA: 1 : 100

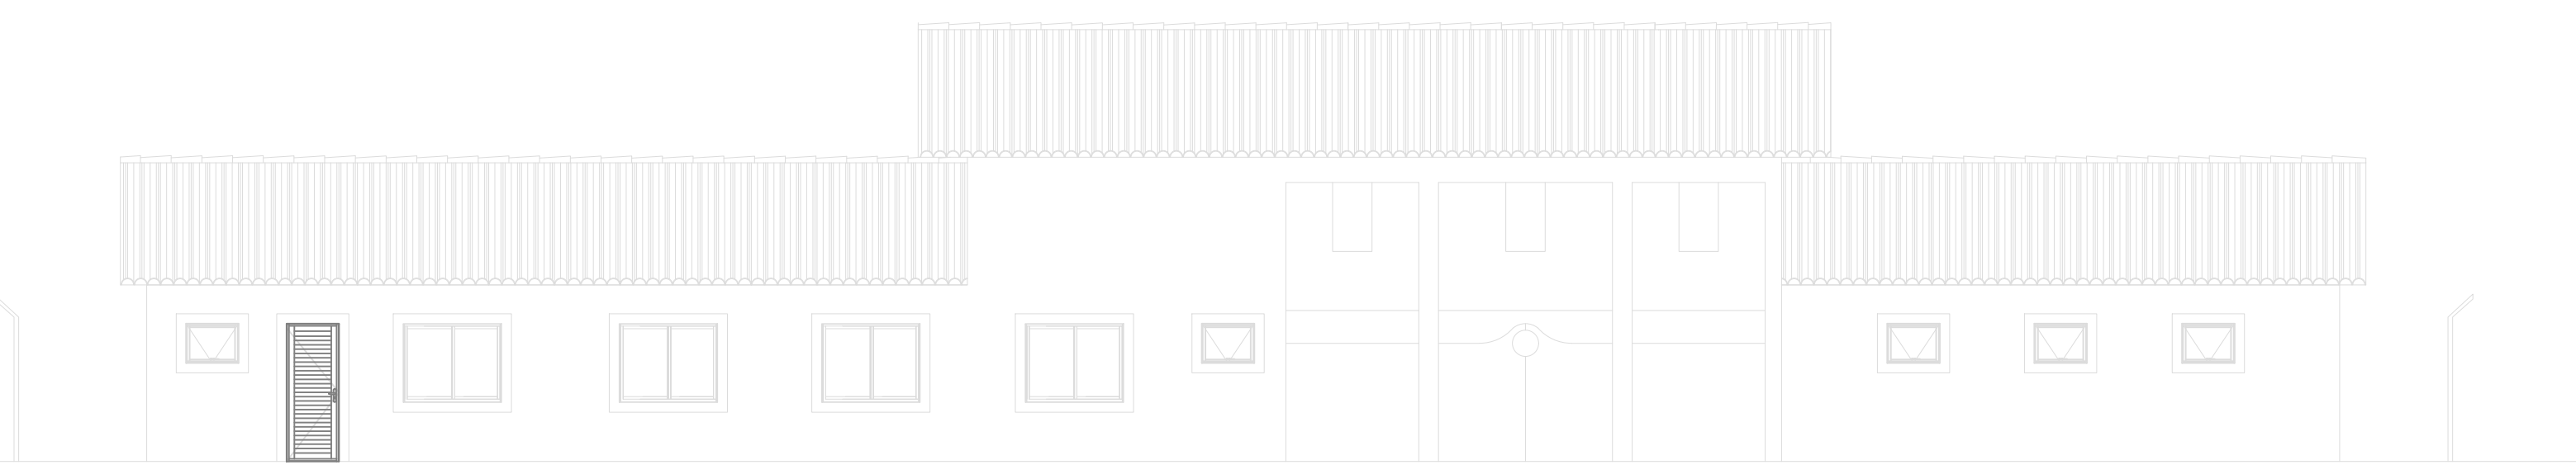

3 ELEVAÇÃO 1
ESCALA: 1 : 100

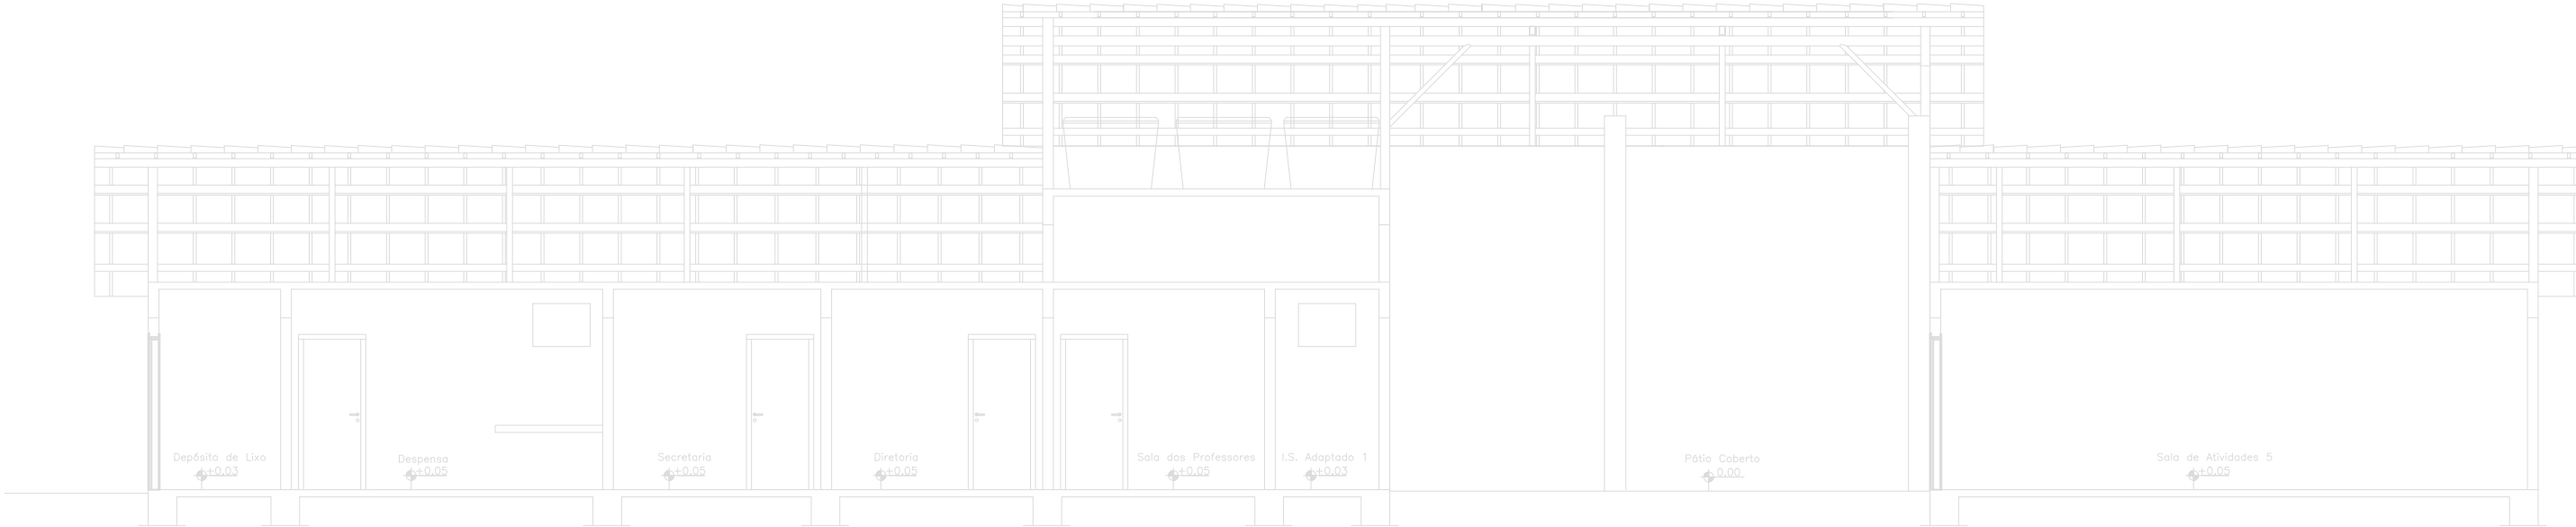

2 CORTE A - A
ESCALA: 1 : 100

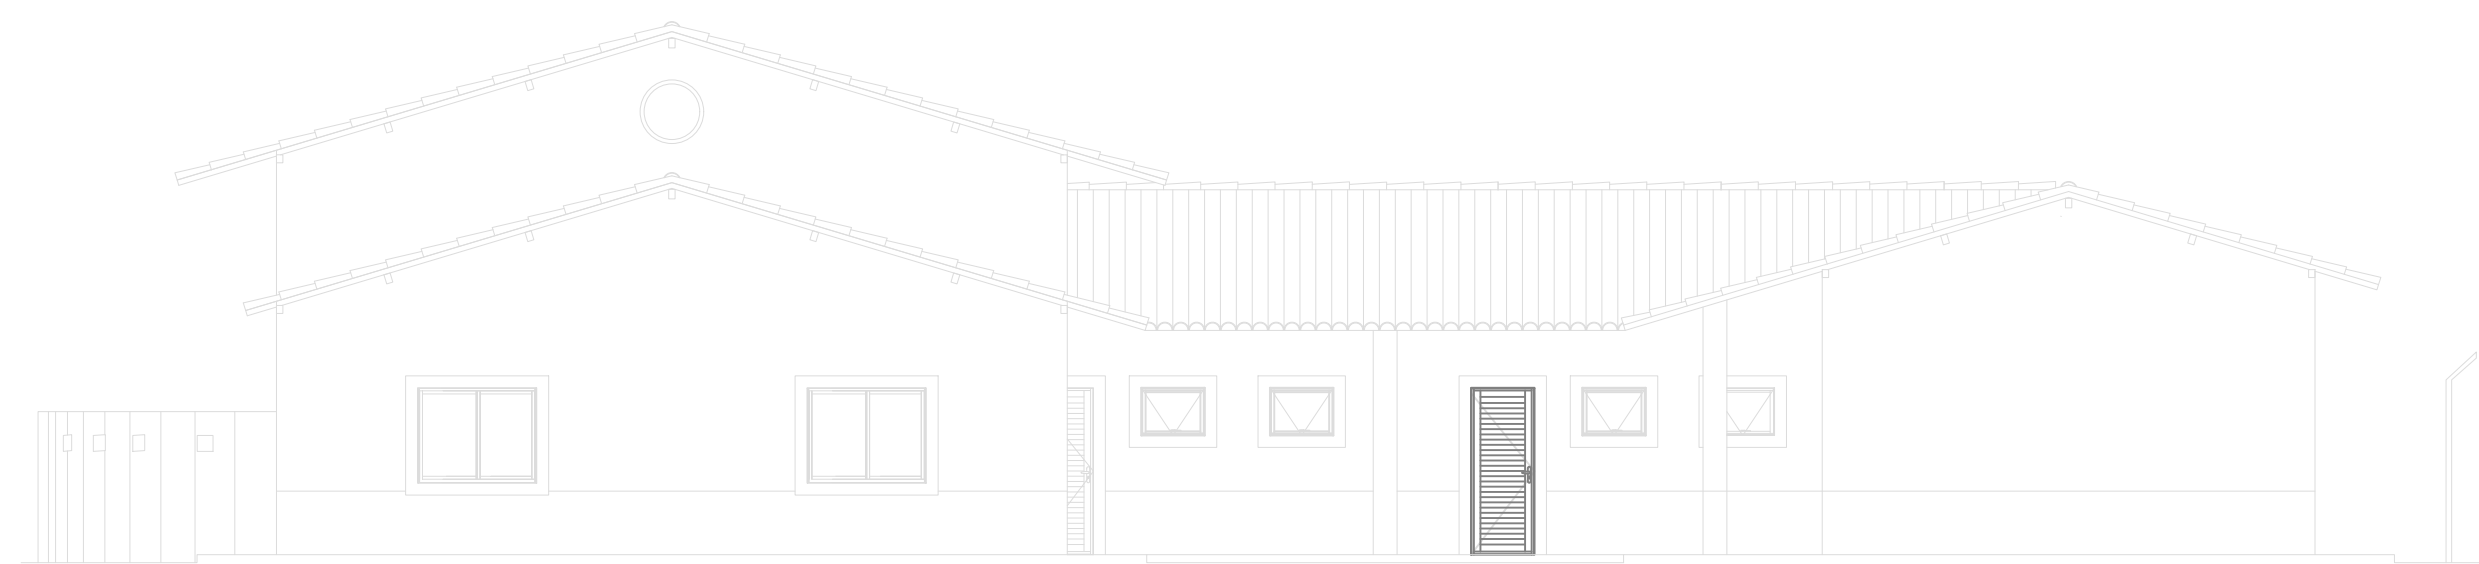

4 ELEVAÇÃO 2
ESCALA: 1 : 100



5 ELEVAÇÃO 3
ESCALA: 1 : 100

RESP. PELO USO :

RESP. TECNICO :



RG CONSTRUÇÕES E IMÓVEIS

CNPJ: 40.892.550/0001-87

CONTATO: (37)99934-4672

FOLHA : 1/2	CONTEM : PLANTA BAIXA E CORTES	ESCALA : INDICADAS
OBS. :	ASSUNTO : PROJETO TECNICO DE PREVENÇÃO E COMBATE A INCENDIO E PANICO	
	OCUPAÇÃO : EDUCACIONAL - E.S	
	LOCAL : RUA GENOVEVA T. DE JESUS, DISTRITO DE CAMPINÓPOLIS, MUNICIPIO DE VARGEM BONITA - MG.	
	RESP. PELO USO : PREFEITURA MUNICIPAL DE VARGEM BONITA. CNPJ:16.788.309/0001-28	
	RESP. TECNICO : BRUNO CÉSAR DA SILVA CORREIA - CREA MG: 168.800/D	
	AREA DO TERRENO : 1.200,00 m²	AREA PROJETO : 672,30 m.2
	DESENHISTA : XXXXXXXXXX	DATA : FEVEREIRO/2026