



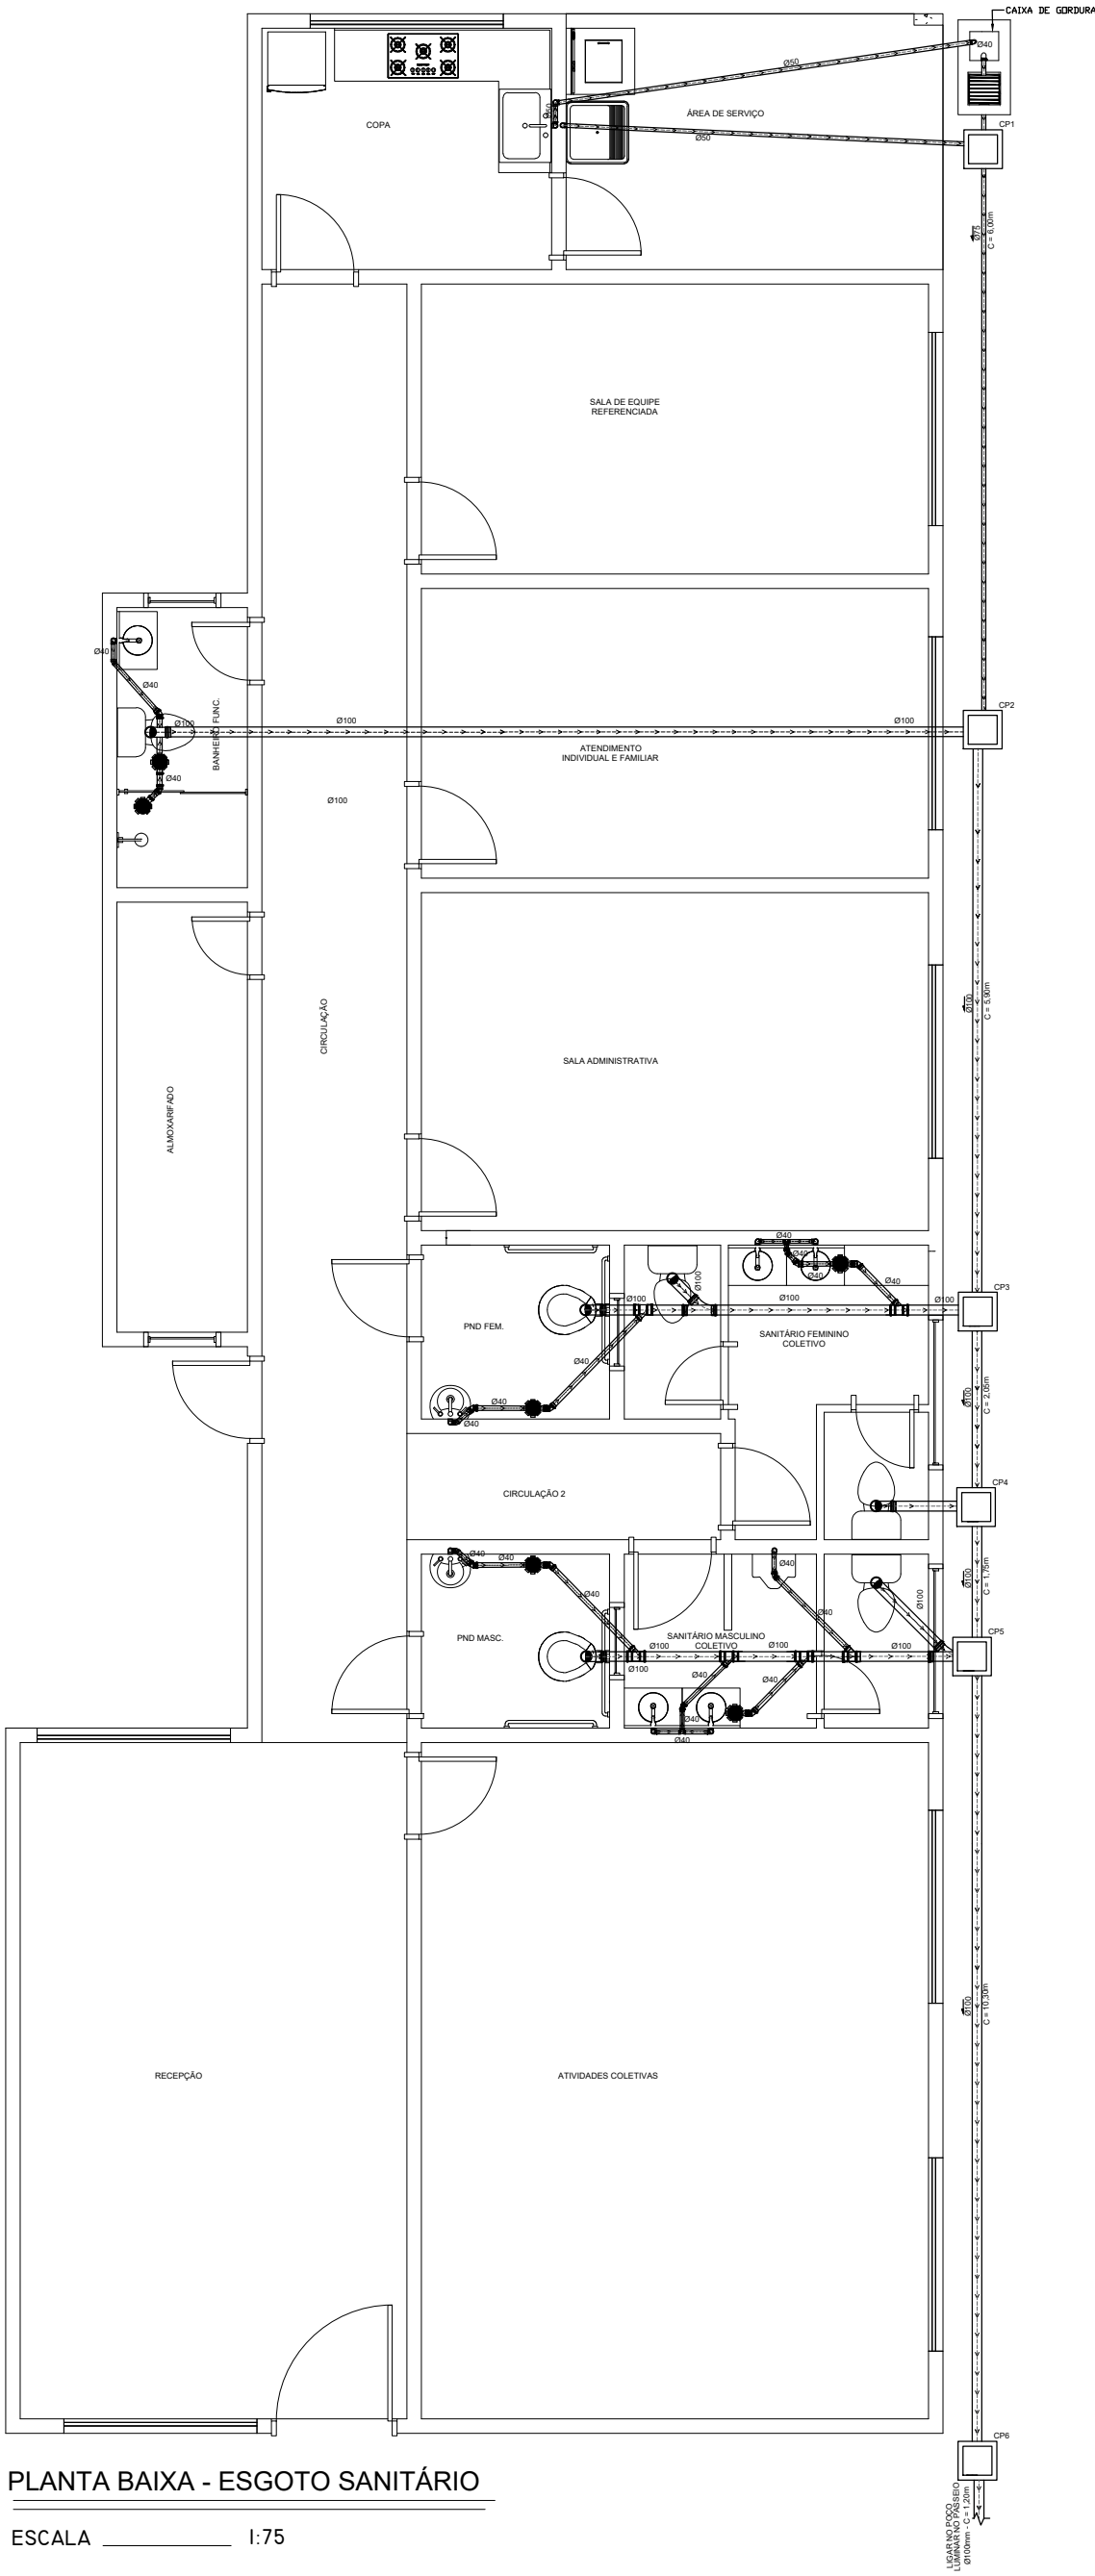


PLANTA BAIXA - ESGOTO SANITÁRIO

ESCALA 1:75

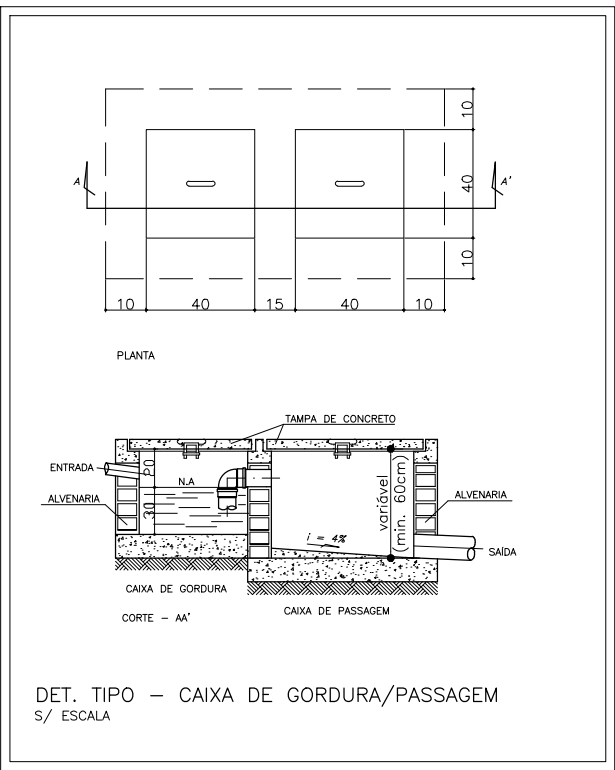

DET. TIPO - CAIXA DE GORDURA/PASSAGEM

S/ ESCALA

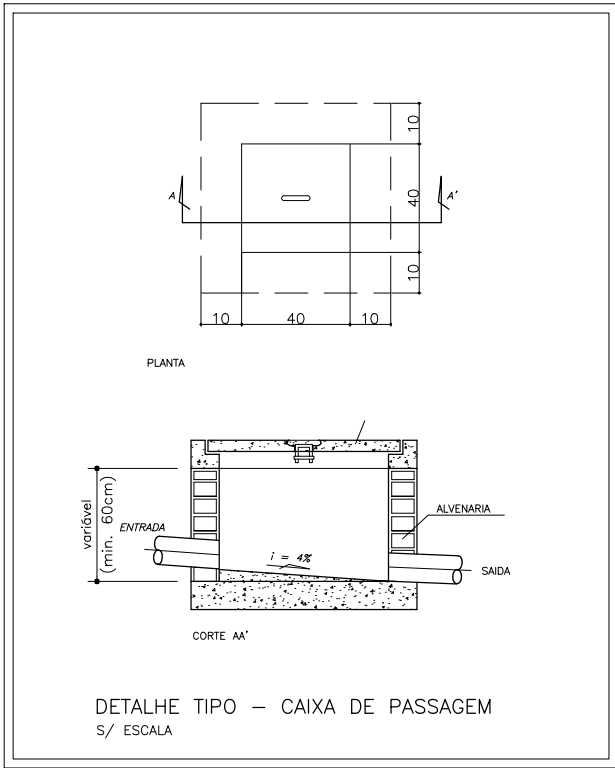

DETALHE TIPO - CAIXA DE PASSAGEM

S/ ESCALA

NOTAS:

FRANCISCO AMERICO PEREIRA GONCALVES DE BRITO:55862896600

Assinado de forma digital por FRANCISCO AMERICO PEREIRA GONCALVES DE BRITO:55862896600
Dados: 2024.03.02 18:45:52 -03'00'

OLLIVEIRA & BRITTO PROJETOS E CONSTRUÇÕES LTDA Praça Nossa Senhora da Piedade, 46, Galeria Portal da Serra, lj. 06, Centro, Belo Oriente, MG. Telefone: (31) 9 9405-0331 - Endereço Eletrônico: engenharialoliveirabrito@gmail.com		
R.T.:	FRANCISCO AMERICO PEREIRA GONCALVES DE BRITO - ENG° CIVIL - CREA 57.233/D	
PROJ.:	VERIF.:	DATA: 22 02 2024
DES.:	REVISÃO:	ESCALA:
DOUGLAS SOUZA		

PREFEITURA MUNICIPAL DE AÇUCENA

CENTRO DE REFERÊNCIA DE ASSISTÊNCIA SOCIAL

R. JOSÉ DE FÁTIMA VIEIRA - AÇUCENA-MG

ESGOTO SANITÁRIO

INDICADA

Nº

ESGOTO

FOLHA

01 DE 01

ESTR.