



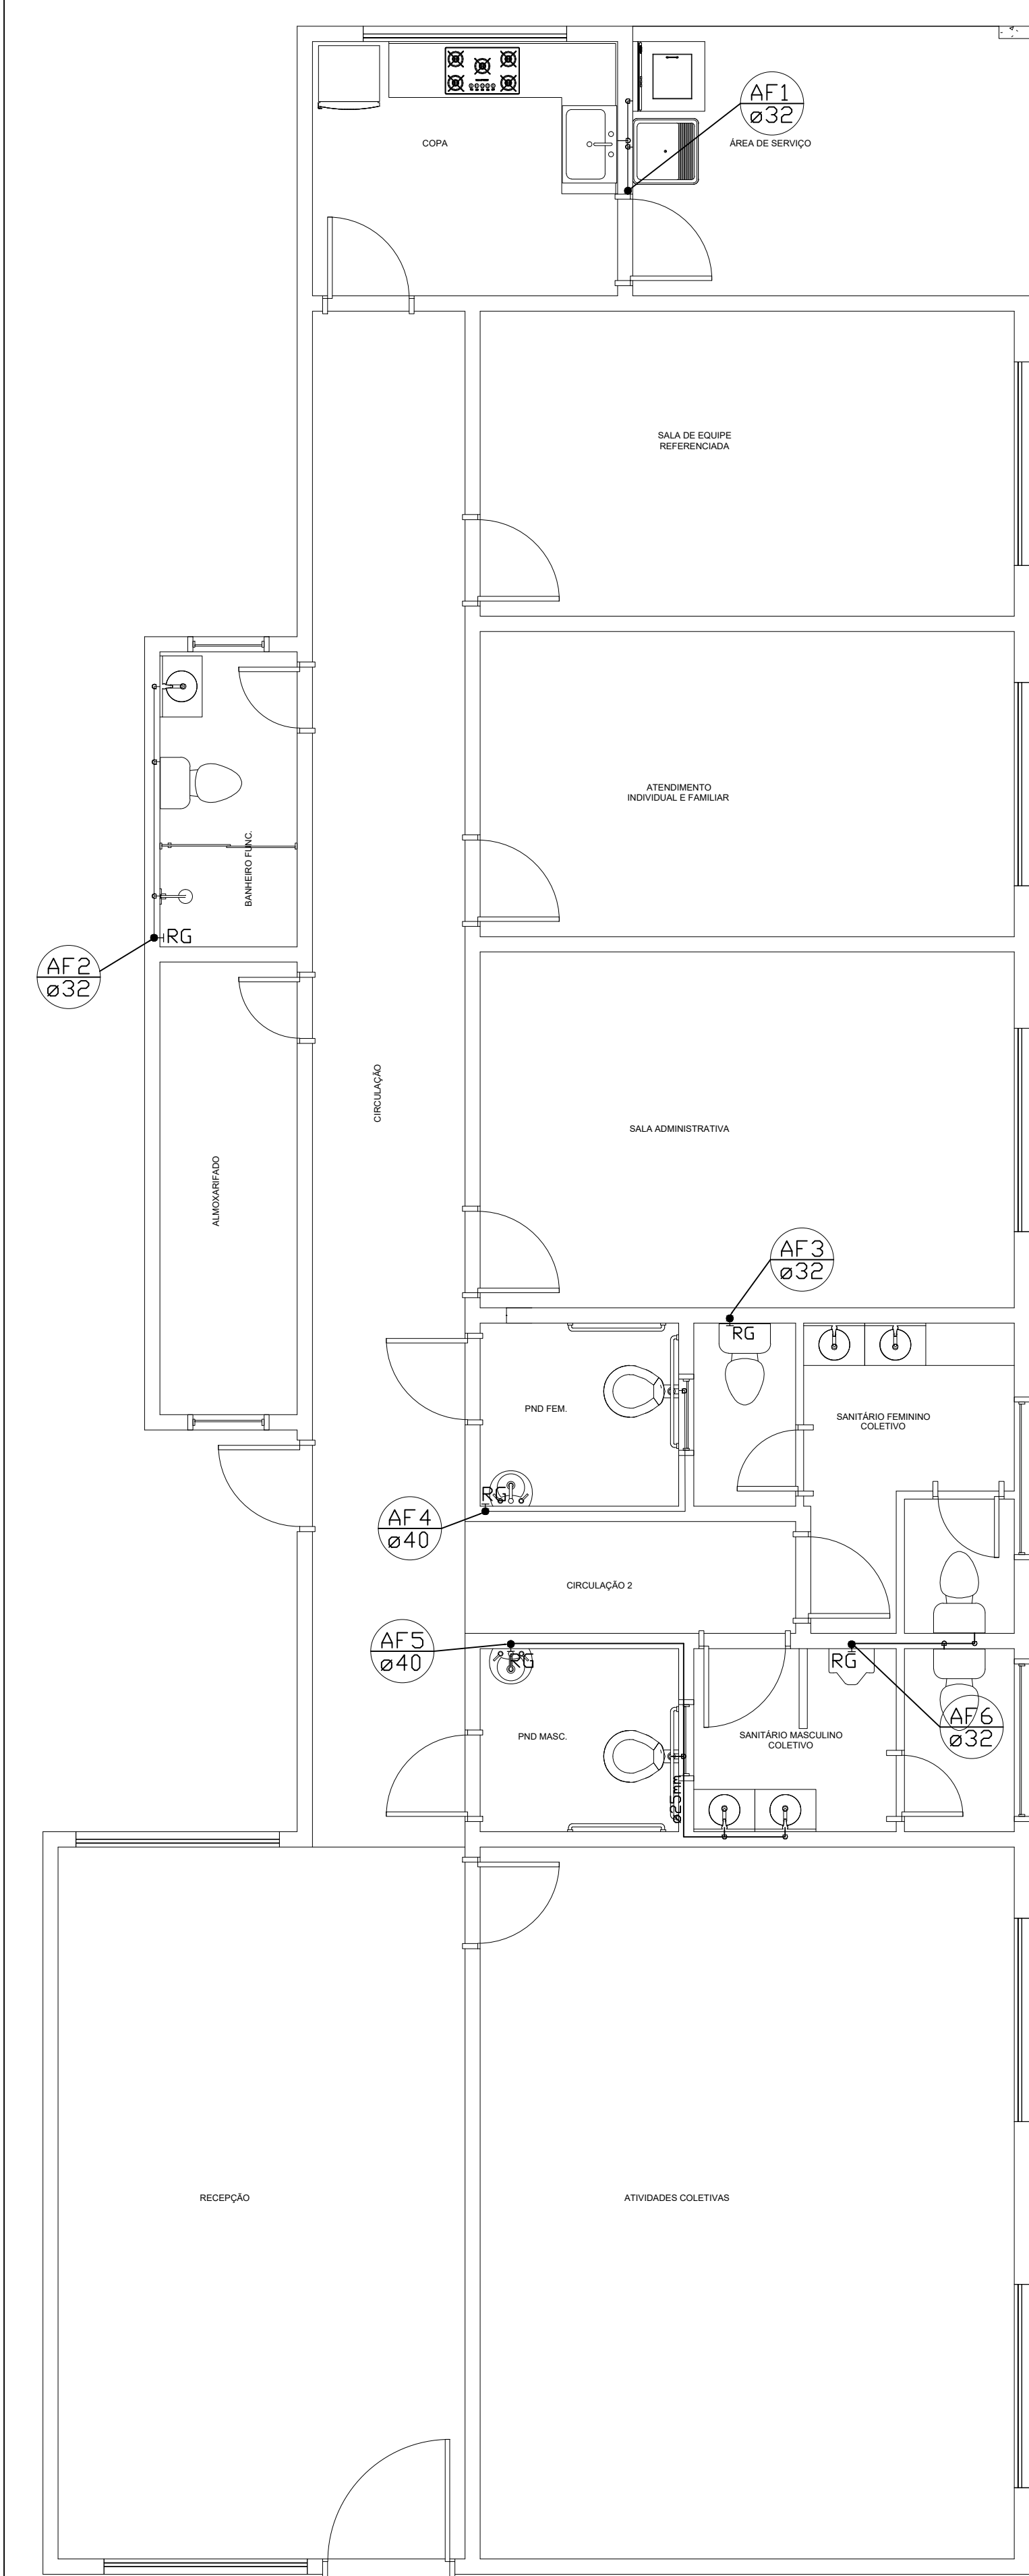



PLANTA BAIXA - ÁGUA FRIA.

NOTAS:

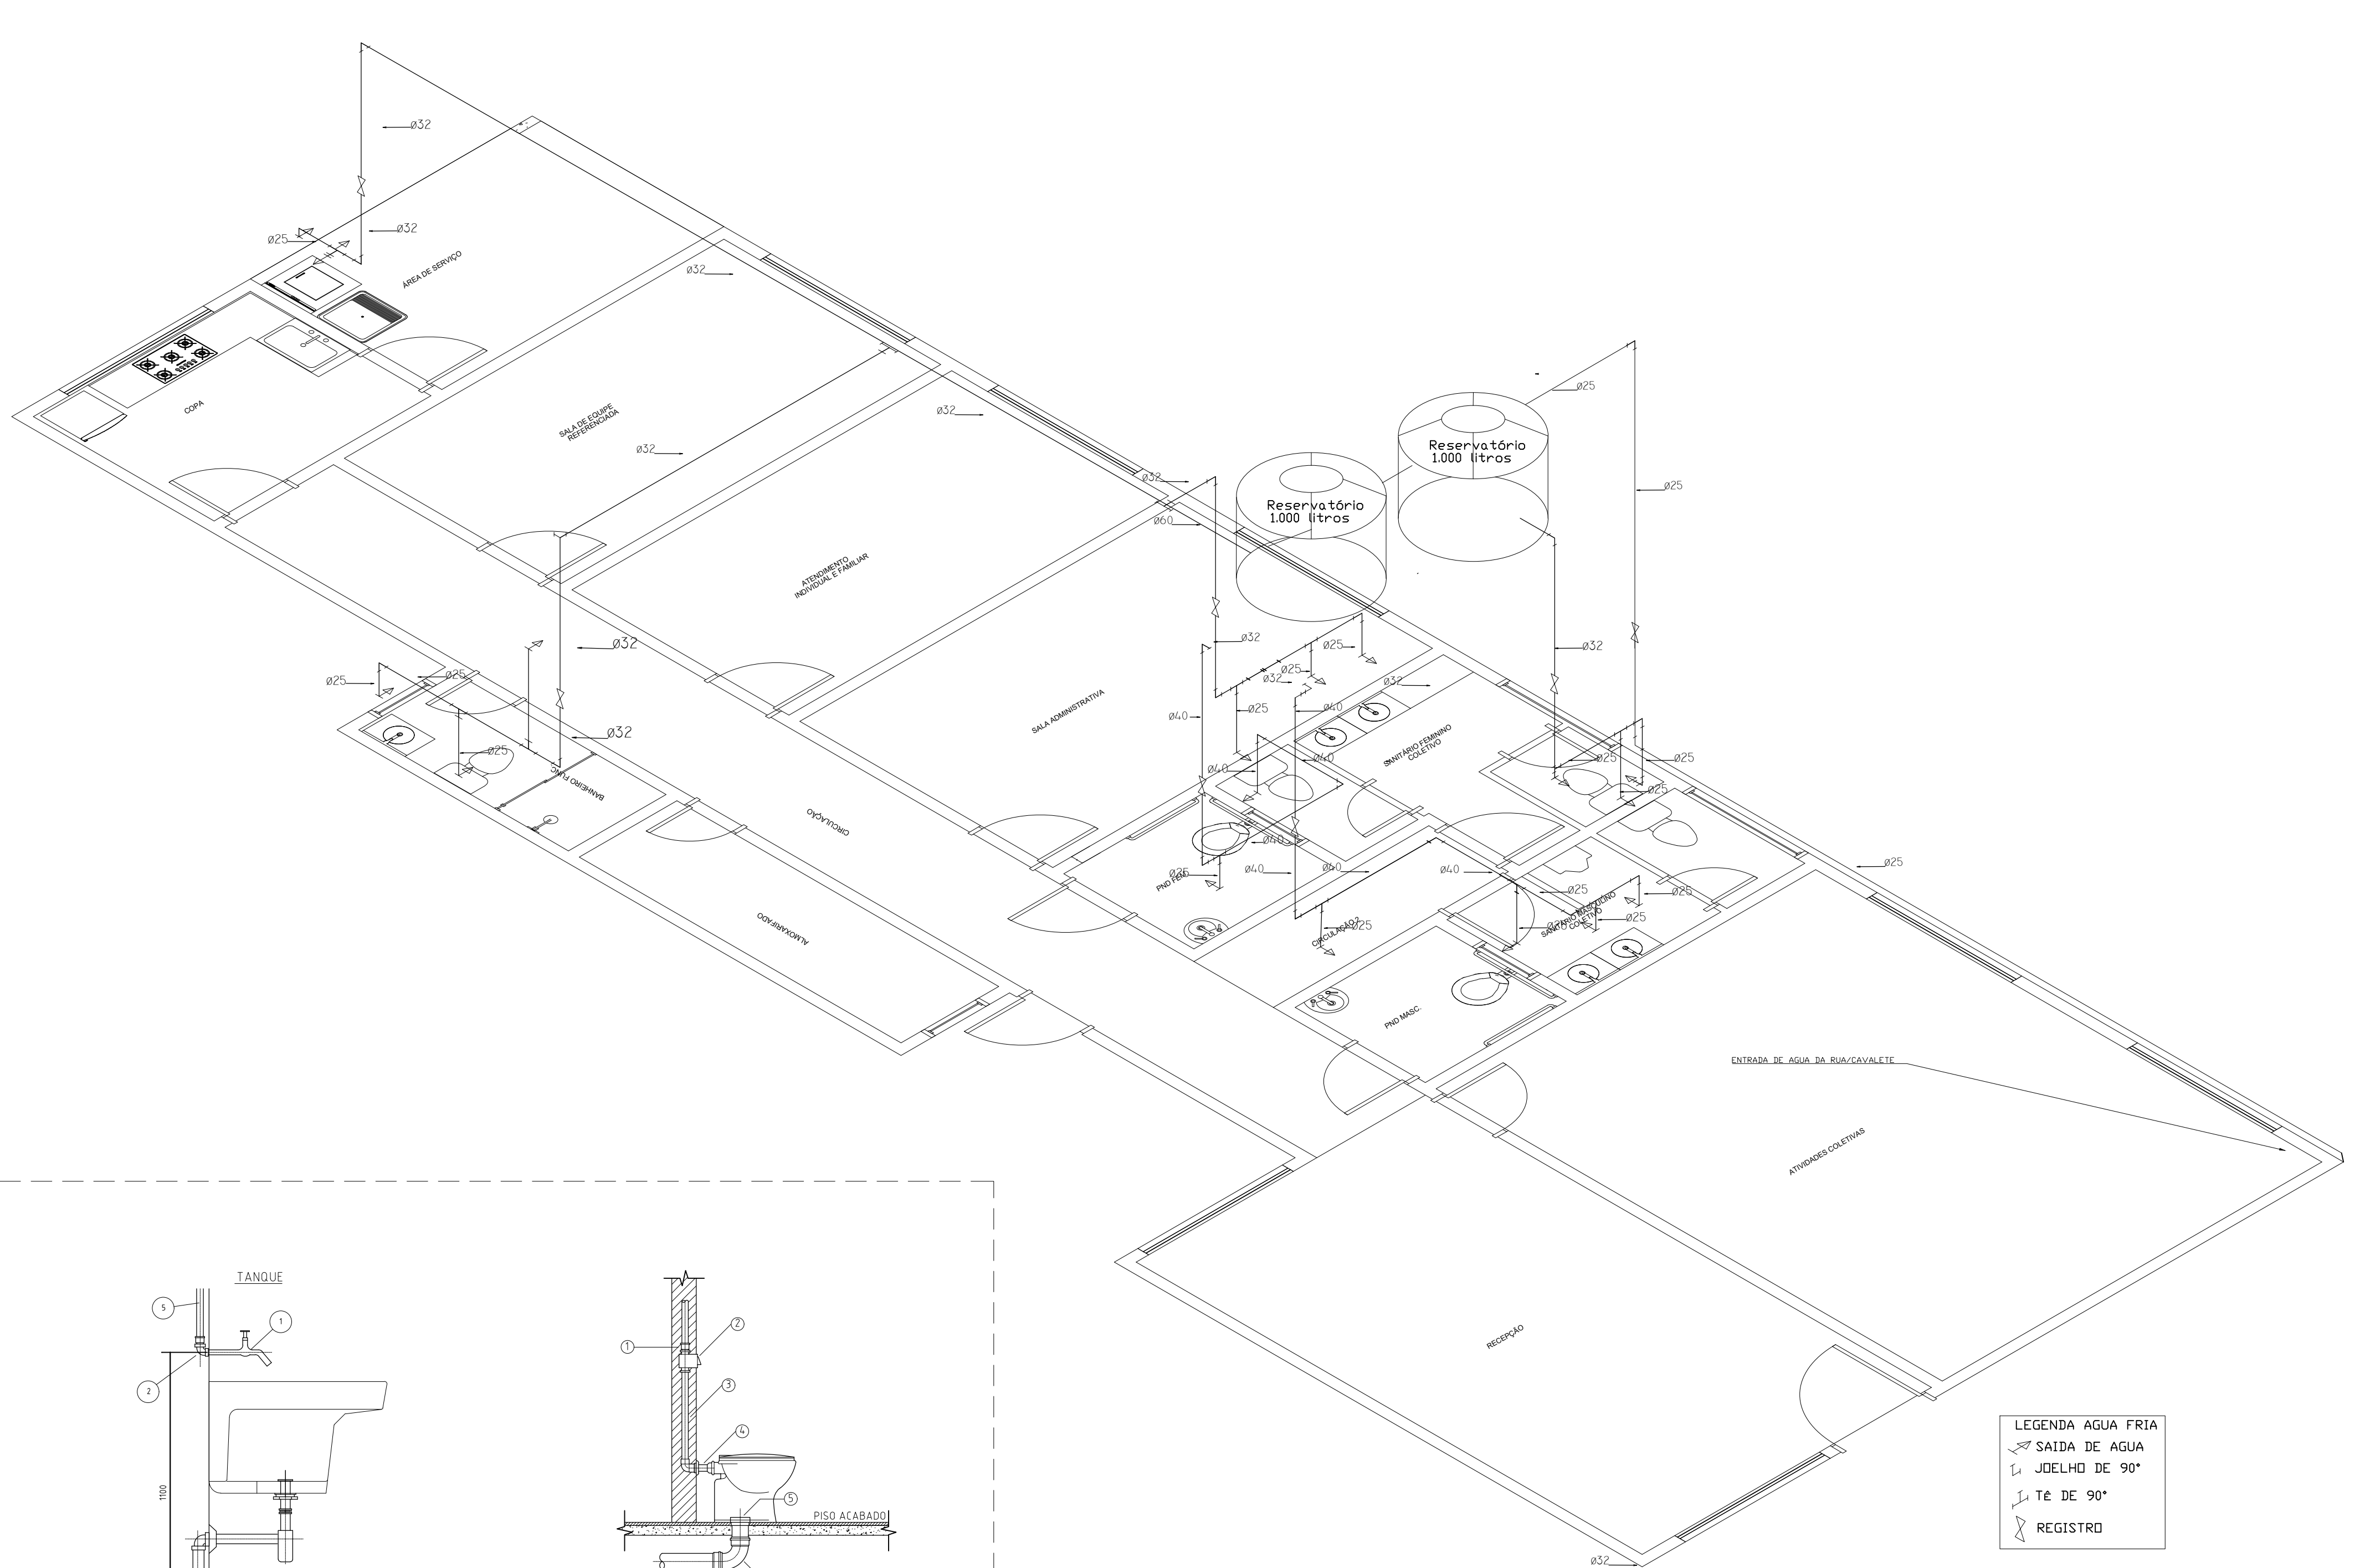


ISOMÉTRICO - AGUA FRIA.


ESCALA 1:75

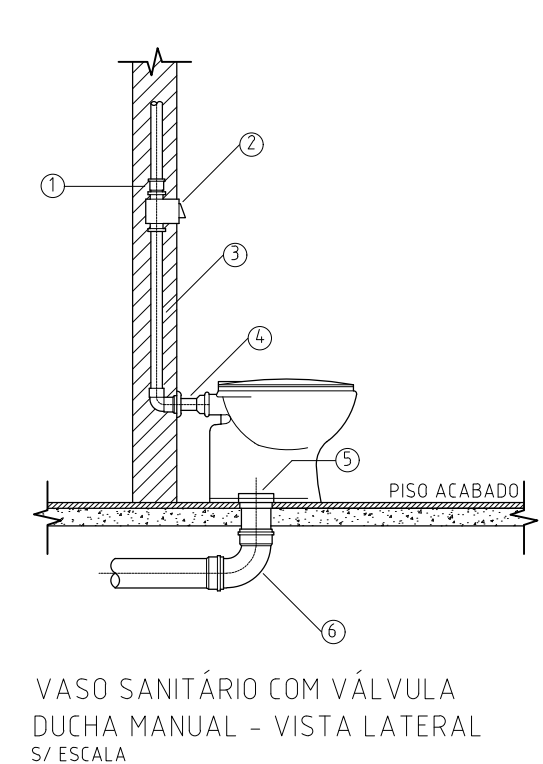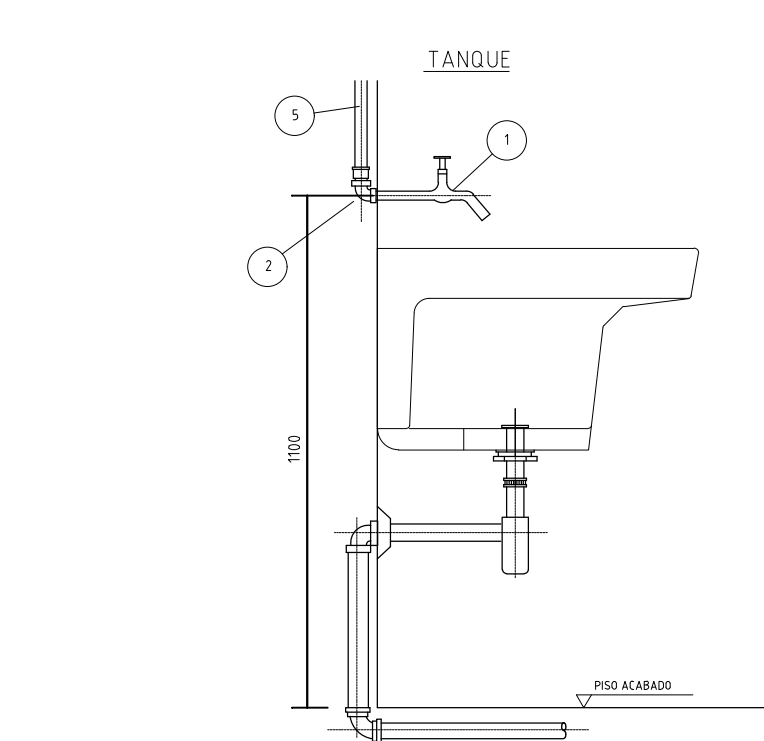

VASO SANITÁRIO COM VÁLVULA DUCHA MANUAL - VISTA LATERAL S/ ESCALA

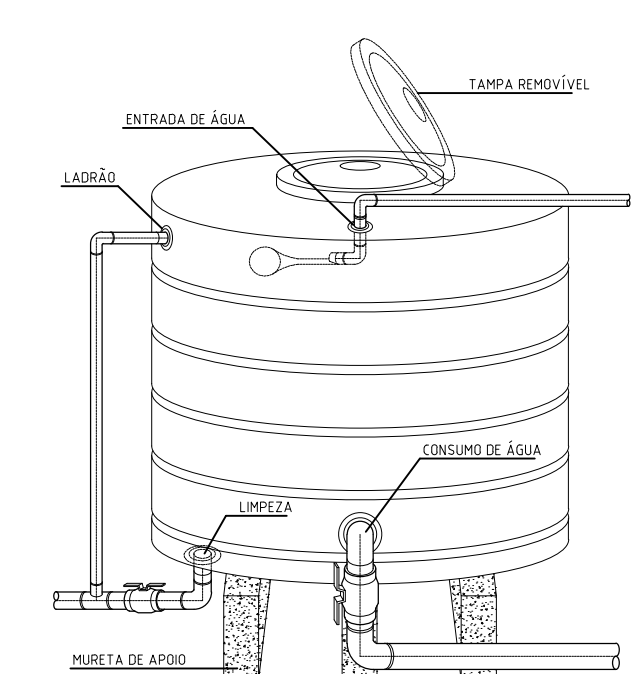

DETALHE DA CAIXA D'ÁGUA SEM ESCALA

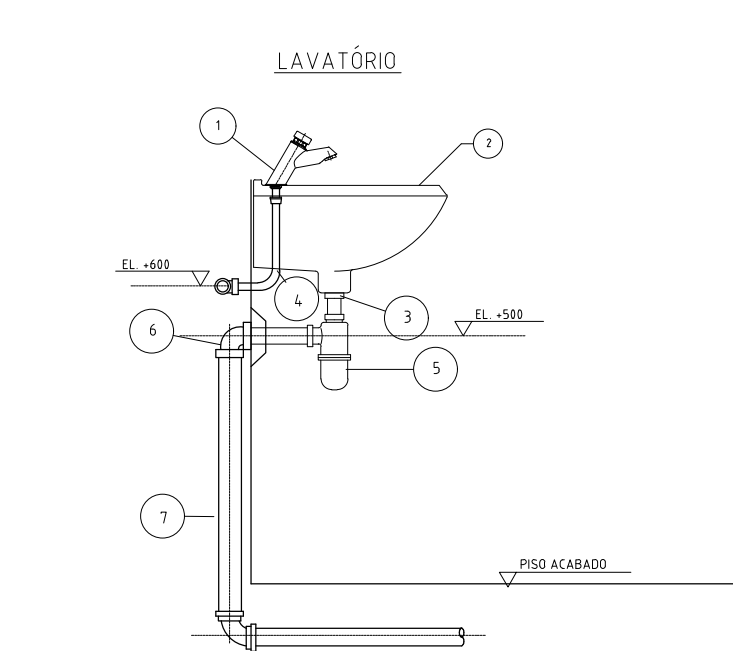

NOTAS


ITEM	DESCRIÇÃO	MATERIAL	QTD	RESERVAÇÃO
1	TUBO Ø40	PVC	1	SOLDÁVEL
2	ADAPTADOR Ø40xØ32	PVC	1	SOLDÁVEL
3	TUBO DE LIGAÇÃO Ø40xØ32	PVC	1	SOLDÁVEL
4	TUBO DE LIGAÇÃO Ø40xØ32	PVC	1	SOLDÁVEL
5	TUBO DE LIGAÇÃO Ø40xØ32	PVC	1	SOLDÁVEL
6	TUBO DE LIGAÇÃO Ø40xØ32	PVC	1	SOLDÁVEL
7	TUBO DE LIGAÇÃO Ø40xØ32	PVC	1	SOLDÁVEL
8	TUBO DE LIGAÇÃO Ø40xØ32	PVC	1	SOLDÁVEL
9	TUBO DE LIGAÇÃO Ø40xØ32	PVC	1	SOLDÁVEL
10	TUBO DE LIGAÇÃO Ø40xØ32	PVC	1	SOLDÁVEL

ESPECIFICAÇÃO DO MATERIAL

DET. SIST. AGUA FRIA

ESCALA 1:25

FRANCISCO AMERICO PEREIRA GONCALVES DE BRITO:55862896600
Assinado de forma digital por FRANCISCO AMERICO PEREIRA GONCALVES DE BRITO:55862896600
Dados: 2024.03.02 18:44:38 -03'00'

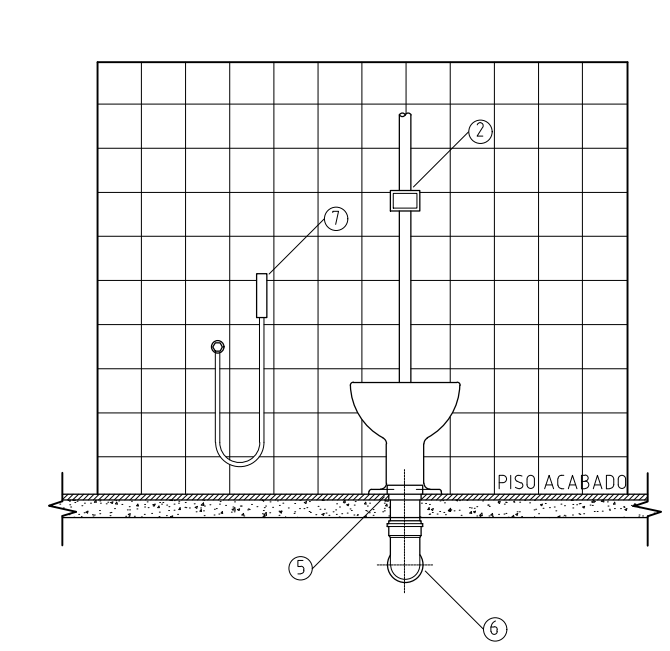

VASO SANITÁRIO COM VÁLVULA DUCHA MANUAL - VISTA DE FRENTE S/ ESCALA

- LEGENDA
- ÁGUA FRIA E ESGOTO
- 1-ADAPTADOR SOLDÁVEL CURTO DE PVC, COM BOLSA E ROSCA PARA REGISTRO Ø40mmx1 1/4" OU Ø 50mm.x1 1/2"
 - 2-VÁLVULA DE DESCARGA Ø 1 1/4" OU Ø 1 1/2"
 - 3-TUBO PVC PARA VÁLVULA DE DESCARGA Ø 1 1/4" OU Ø 1 1/2"
 - 4- TUBO DE LIGAÇÃO PARA VASO SANITÁRIO
 - 5-LIGAÇÃO PARA SAÍDA DE VASO SANITÁRIO Ø 100mm
 - 6-CURVA 90° PVC CURTA Ø 100mm
 - 7-DUCHA MANUAL

OLIVEIRA & BRITTO PROJETOS E CONSTRUÇÕES LTDA Praça Nossa Senhora da Piedade, 46, Galeria Portal da Serra, Ij, 06, Centro, Belo Oriente, MG. Telefone: (31) 9 9405-0331 - Endereço Eletrônico: engenheirooliveirabr@gmail.com		PREFEITURA MUNICIPAL DE AÇUCENA		INDICADA	
R.T.:	FRANCISCO AMERICO PEREIRA GONCALVES DE BRITO - ENG° CIVIL - CREA 57.233/0	PROJ.:	VERIF.:	DATA:	22.02.2024
DES.:	DOUGLAS SOUZA	REVISÃO:	ESCALA:	CENTRO DE REFERÊNCIA DE ASSISTÊNCIA SOCIAL R. JOSÉ DE FÁTIMA VIEIRA - AÇUCENA-MG	
DETALHE DA DISTRIBUIÇÃO DE ÁGUA FRIA				FOLHA	01 DE 02
				ESTR.	