


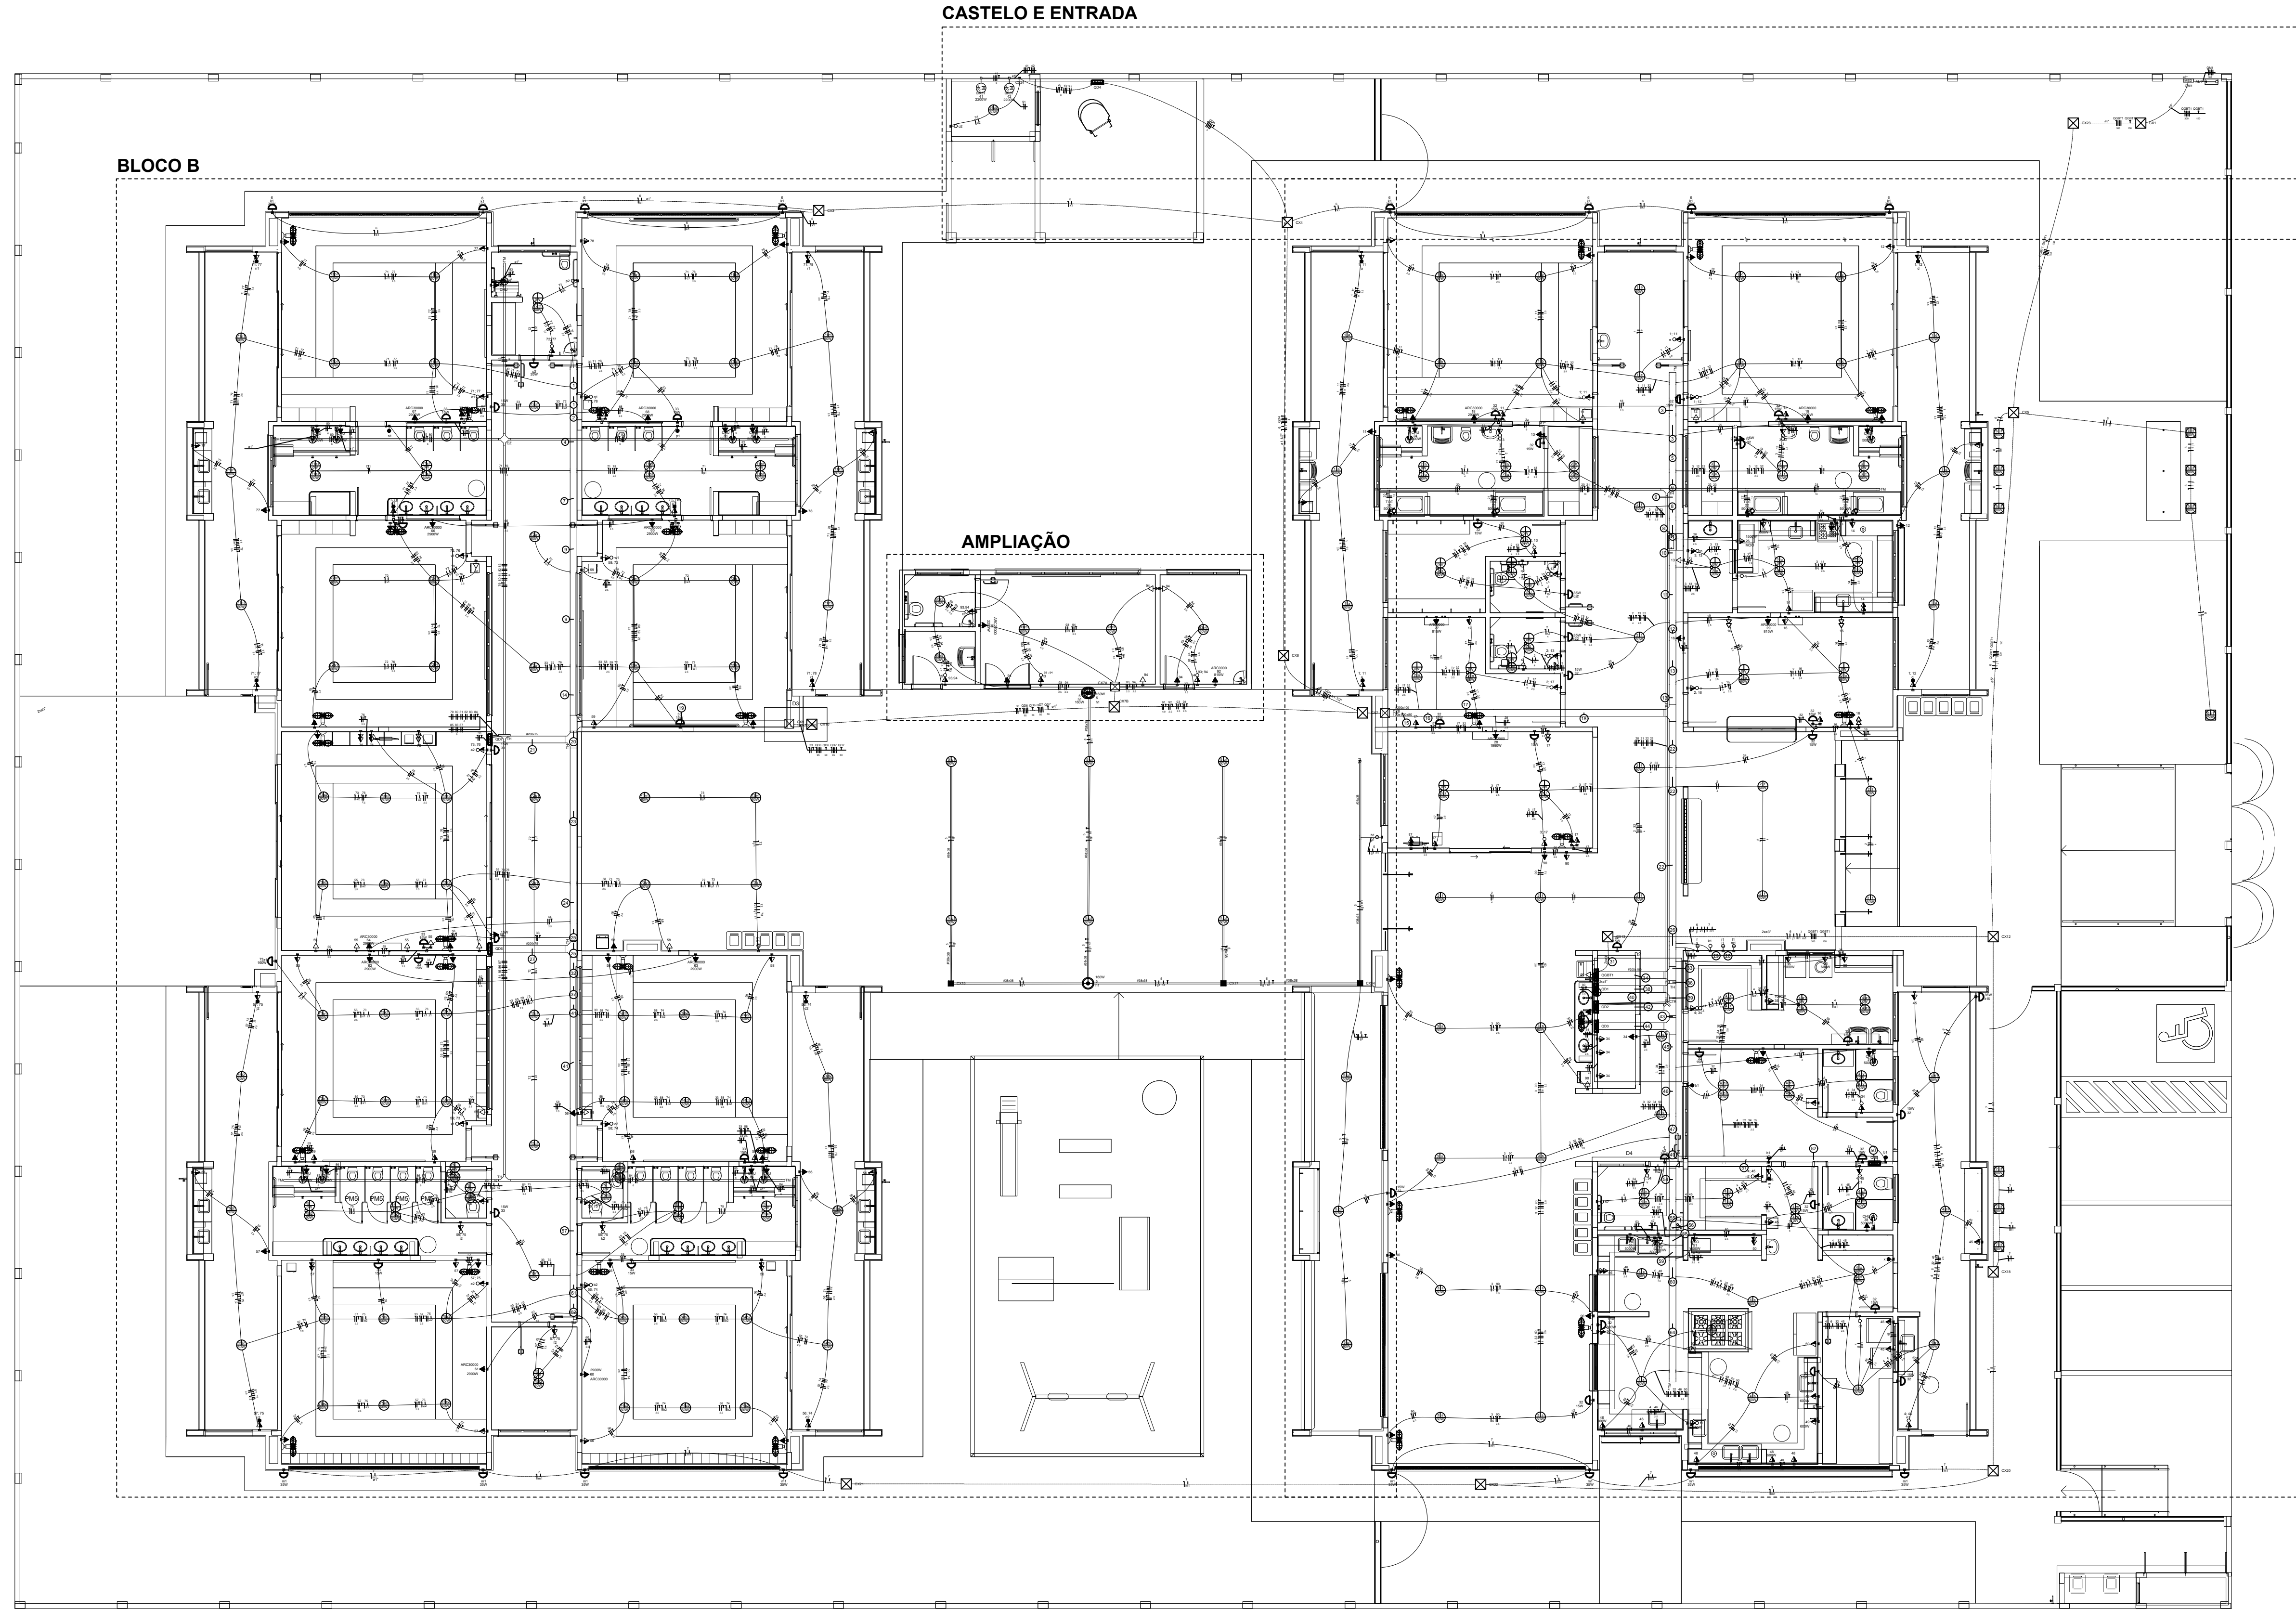

Simbolo	Descrição
2	2 Tomadas baixas a 0,30m do piso
2	2 Tomadas médias a 1,10m do piso
Caixa	Caixa de passagem
Caixa	Caixa de passagem 150x150x80 a 2,80 do piso
Caixa	Caixa de passagem 300x300x300 no piso
Cotovel	Cotovelo reto 90°
Cruzeta	Cruzeta (X) 90°
Interrup	Interruptor intermediário 1 tecla - 1,10m do piso
Interrup	Interruptor paralelo 1 tecla - 1,10m do piso
Interrup	Interruptor paralelo e Tomada hexagonal a 1,10m do piso
Interrup	Interruptor simples 1 tecla - 1,10m do piso
Interrup	Interruptor simples 2 teclas - 1,10m do piso
Interrup	Interruptor simples 3 teclas - 1,10m do piso
Interrup	Interruptor simples e Tomada hexagonal a 1,10m do piso
Interrup	Interruptor simples e paralelo 2 teclas e Tomada hexagonal a 1,10m do piso
Interrup	Interruptores simples 2 teclas e Tomada hexagonal a 1,10m do piso
Motor	Motor trifásico a 0,30m do piso
Ponto	Ponto genérico de luz
Ponto	Ponto genérico de luz 15W
Ponto	Ponto genérico de luz 160W
Ponto	Ponto genérico de luz 20W
Ponto	Ponto genérico de luz 250W
Ponto	Ponto genérico de luz 30W
Ponto	Ponto genérico de luz 50W
Ponto	Ponto genérico de luz 60W
Ponto	Ponto genérico de luz 80W
Quadro	Quadro de distribuição
Quadro	Quadro de medição
Saida	Saída dupla para eletroduto
Saida	Saída horizontal para eletroduto
T	T horizontal 90°
Terminal	Terminal
Tomada	Tomada alta a 2,20m do piso
Tomada	Tomada baixa a 0,30m do piso
Tomada	Tomada média a 1,10m do piso
Tomada	Tomada no piso

NOTAS:

- EXECUTAR ESTE PROJETO JUNTAMENTE COM O PROJETO ESTRUTURAL;
- ANTES DA CONCRETAGEM PREVER PASSAGEM PARA AS TUBULAÇÕES DENTRO DOS LIMITES ESTABELECIDOS PELA NBR 6118:2014;
- PARA POSICIONAMENTO DAS LUMINÁRIAS OBSERVAR LOCAÇÃO NA PLANTA DE FORRO;
- OS ELETRODUTOS QUE SEGUIM ATÉ O QUADRO DE ALIMENTAÇÃO GERAL DEVERÃO SER EM PVC RÍGIDO ROSCAVEL;
- OS ELETRODUTOS APARENTES (PÁTO) DEVERÃO SER DE AÇO GALVANIZADO;
- ALTERAÇÕES NESTE PROJETO SOMENTE COM AUTORIZAÇÃO EXPRESSA DO FINE.


REFERÊNCIAS:

- MEMORIAL DESCRITIVO E ESPECIFICAÇÕES TÉCNICAS;
- PLANILHA DE QUANTITATIVOS.

1 PLANTA BAIXA TÉRREO - ELÉTRICO (AMPLIAÇÃO)

ESCALA 1/75

AMPLIAÇÃO

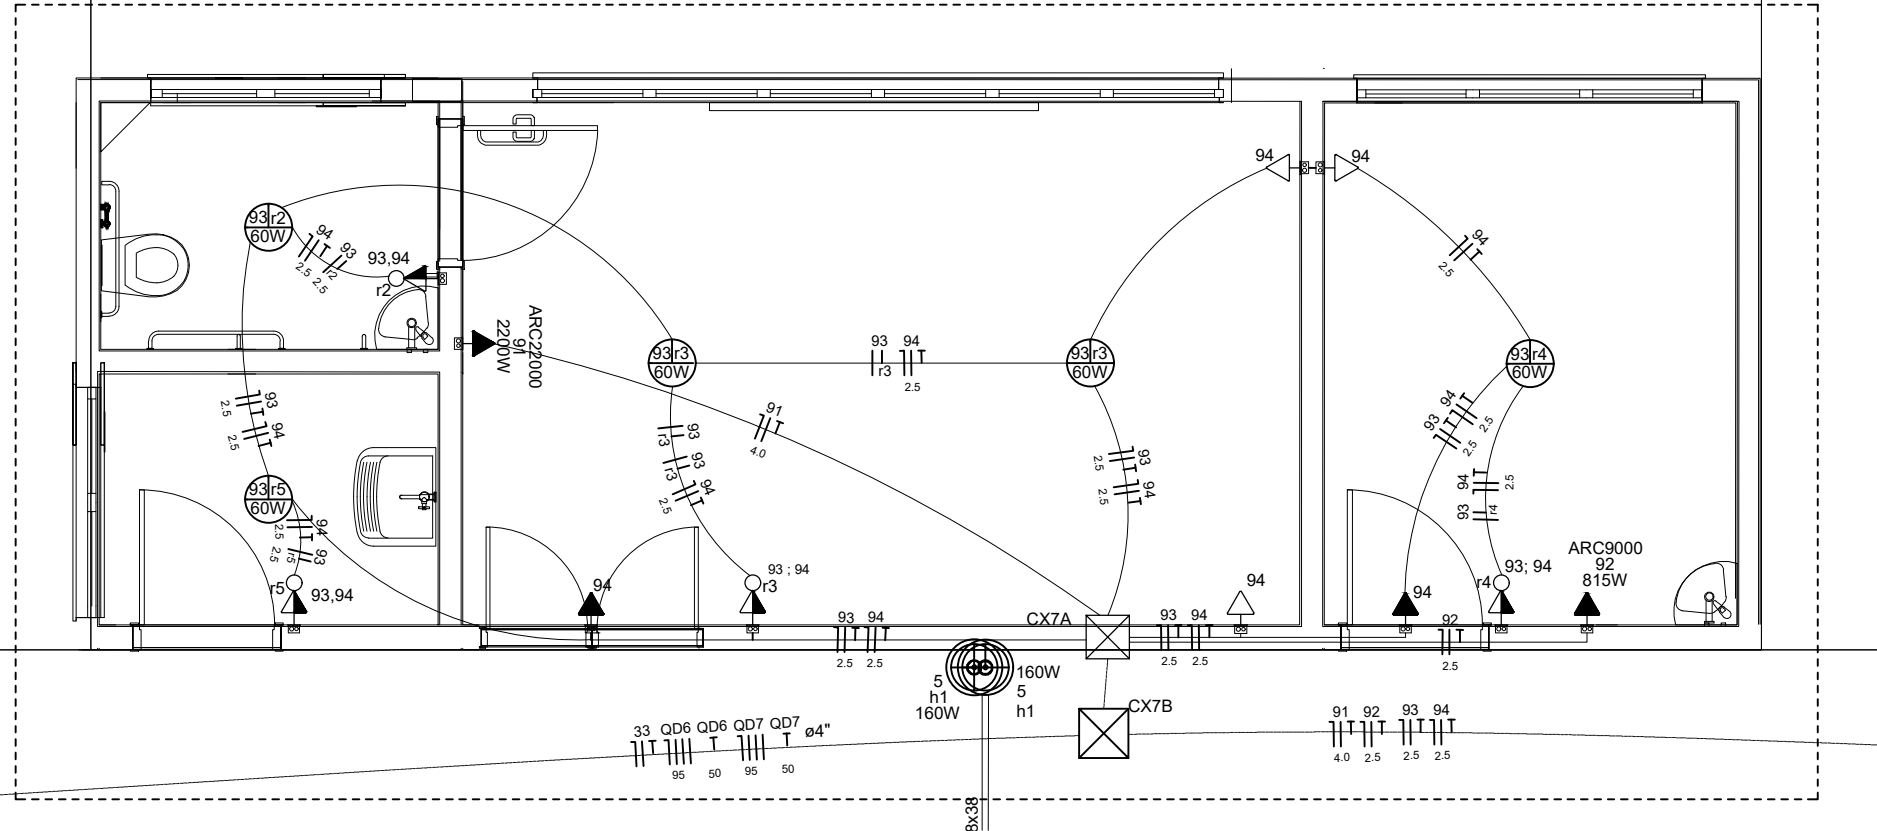

Simbolo	Descrição
CHU	Chuveiro 5000 W
ARC22000	Condicionador de ar Split 22000BTU
ARC30000	Condicionador de ar Split 30000BTU
ARC20000	Condicionador de ar Split 20000BTU
MDO	Micronondas 1500w - média
TOE	Torneira elétrica
PVC	PVC - luto - 100x100x80 mm
BR3T	Bomba recalque - 3cv trifásico
CTR	Cotovelo reto 90° - 50x50mm
CZ	Cruzeta (X) 90° sem tampa - 50x50mm
TH	T horizontal 90° - 200x75mm
TH	T horizontal 90° - 50x50mm
TM	Terminal - 200x100mm
TM	Terminal - 50x50mm
TH	T horizontal 90° - 200x100mm
TH	T horizontal 90° sem tampa - 200x100mm
TM	Terminal - 150x75mm
TM	Terminal - 200x100mm
TM	Terminal - 38x38mm

Legenda de condutos
Direta
Tubo
Alto
Média
Baixa
Ar Cond.
Chuveiro
Piso

BLOCO A

BLOCO B

CASTELO E ENTRADA

DOUGLAS SOUZA
ENGENHEIRO CIVIL
Telefone: (31) 9 50588081 - E-mail: douglas.souza@brtur.com
PROJ.: DOUGLAS SOUZA
VERIF.: DATA: 29 07 2025
REVISÃO: ESCALA:

PROJETO ELÉTRICO

AMPLIAÇÃO DA CRECHE
AV. JUSCELINO KUBITSCHEK
PÉRPETUO SOCORRO - BELO ORIENTE / MG
ELÉTRICA (AMPLIAÇÃO)

INDICADA
Nº
ELÉTRICA
FOLHA
01 DE 01
EST.