

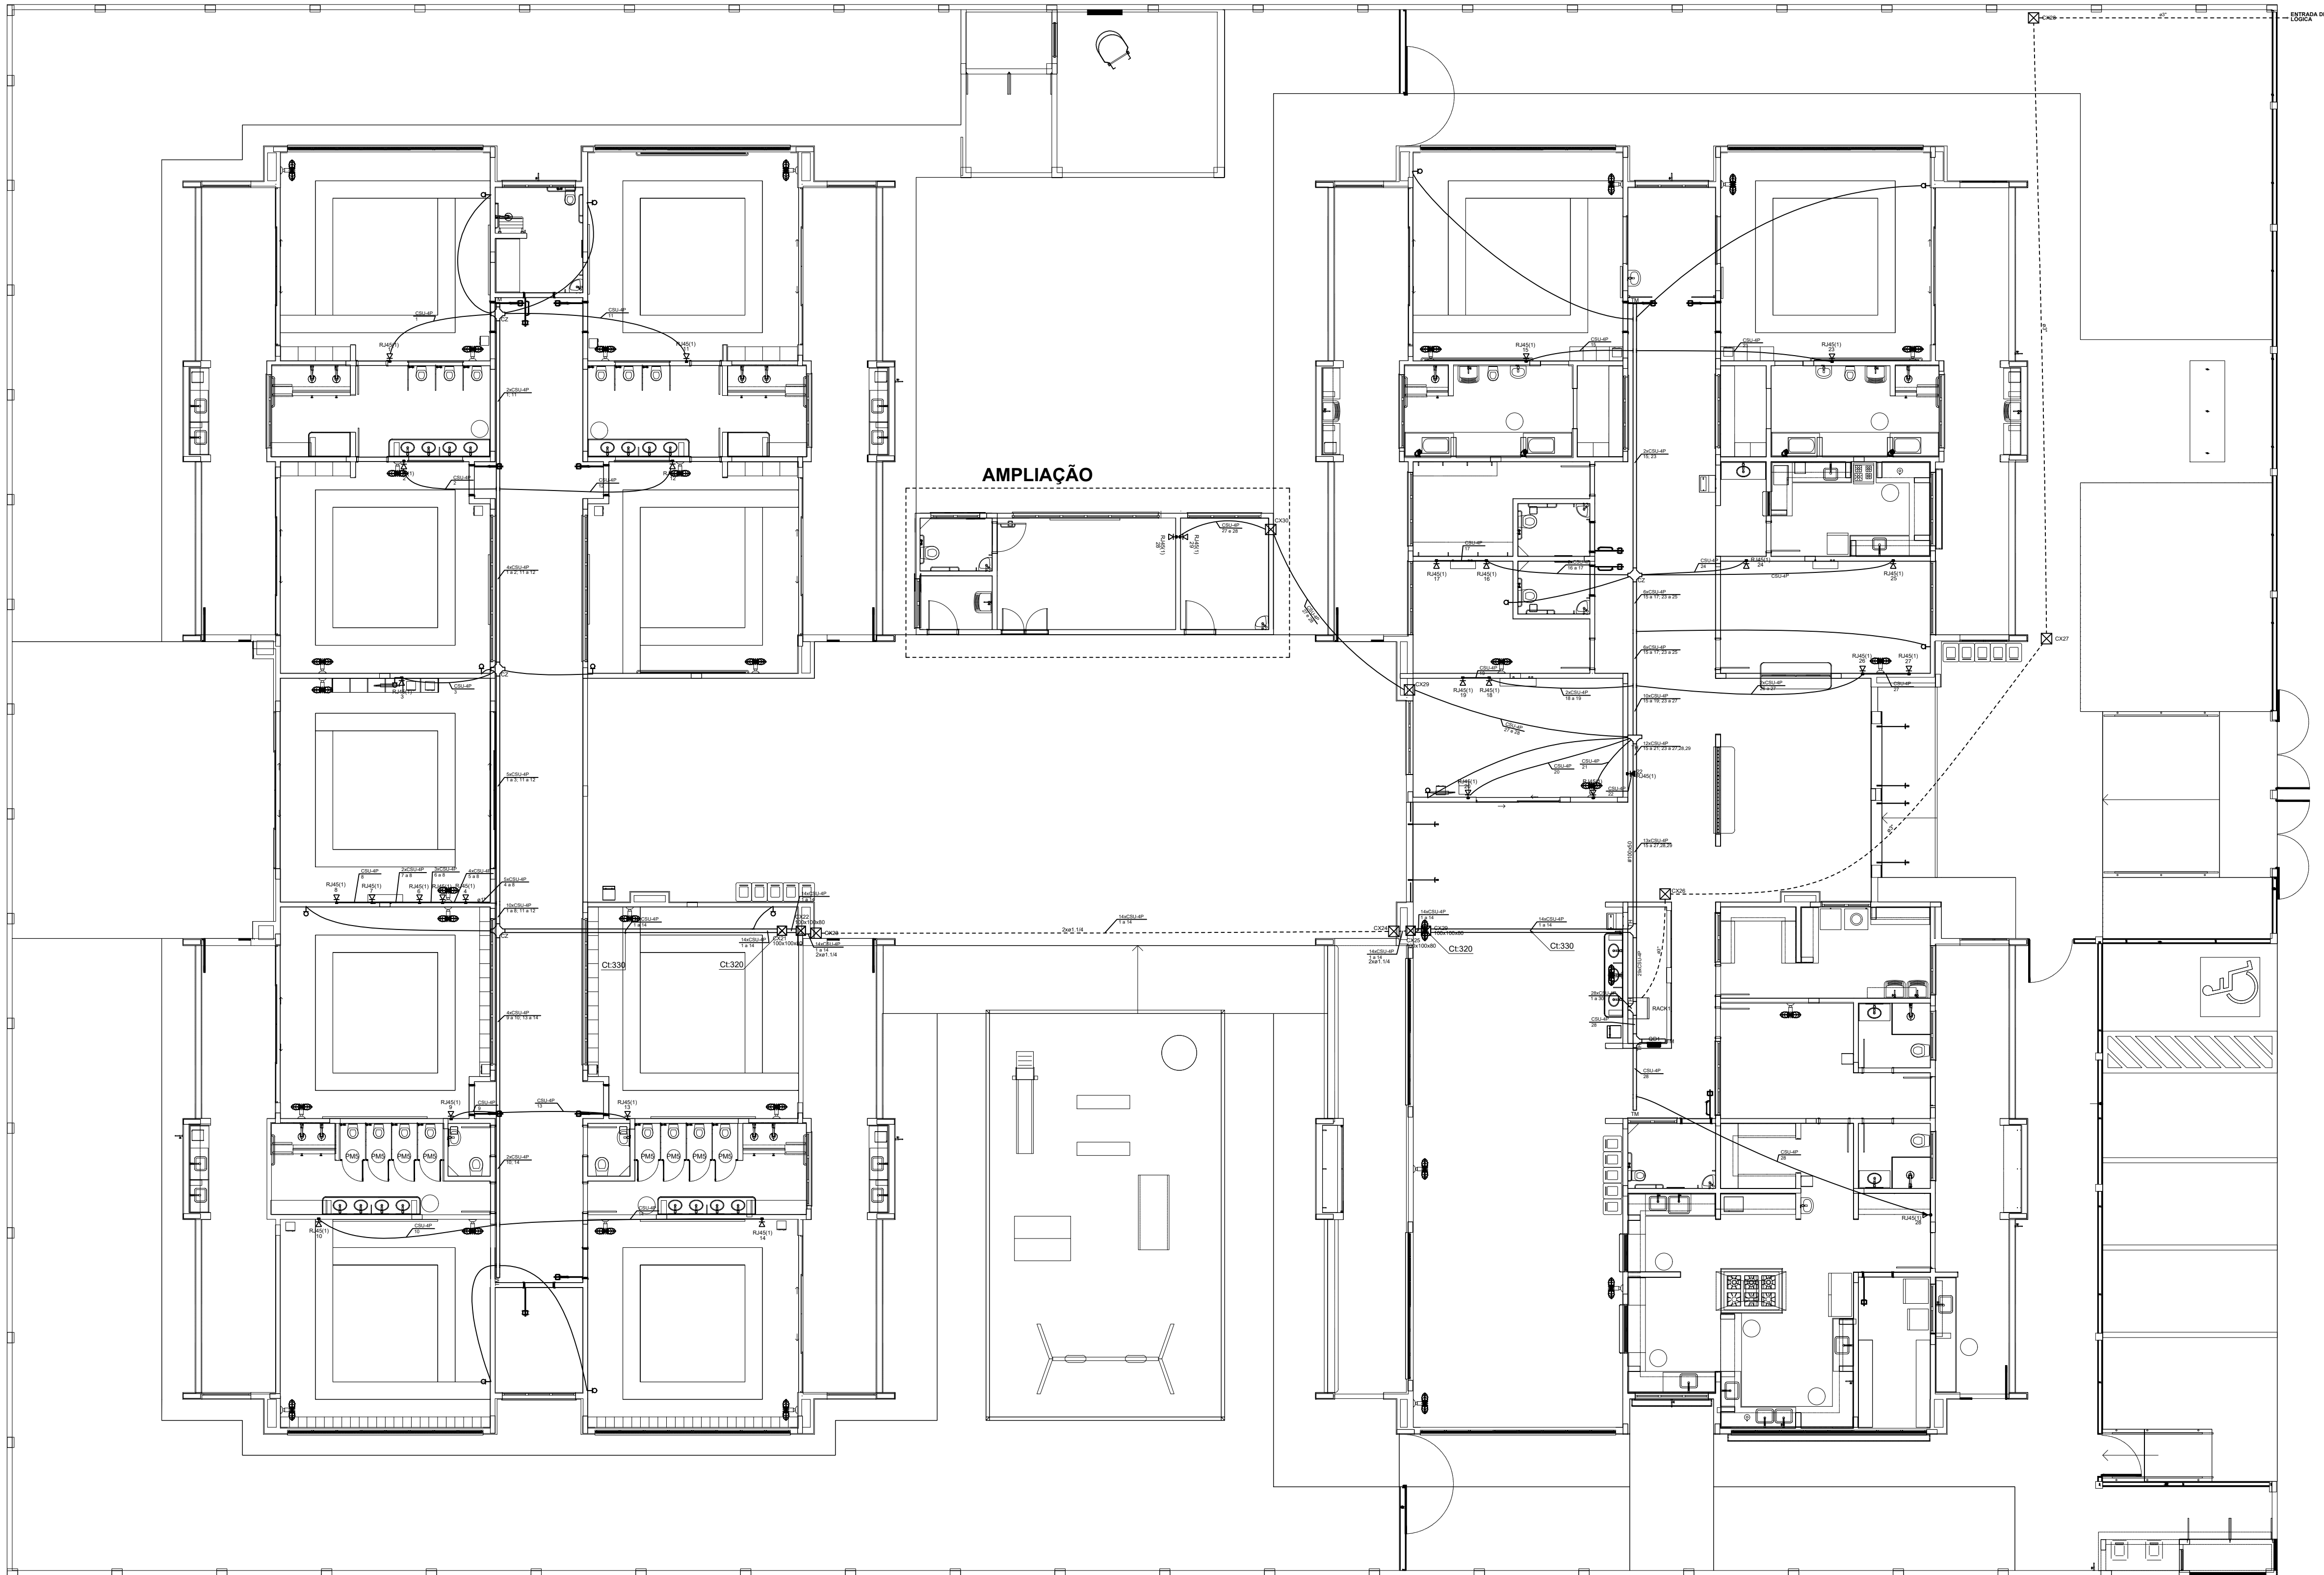


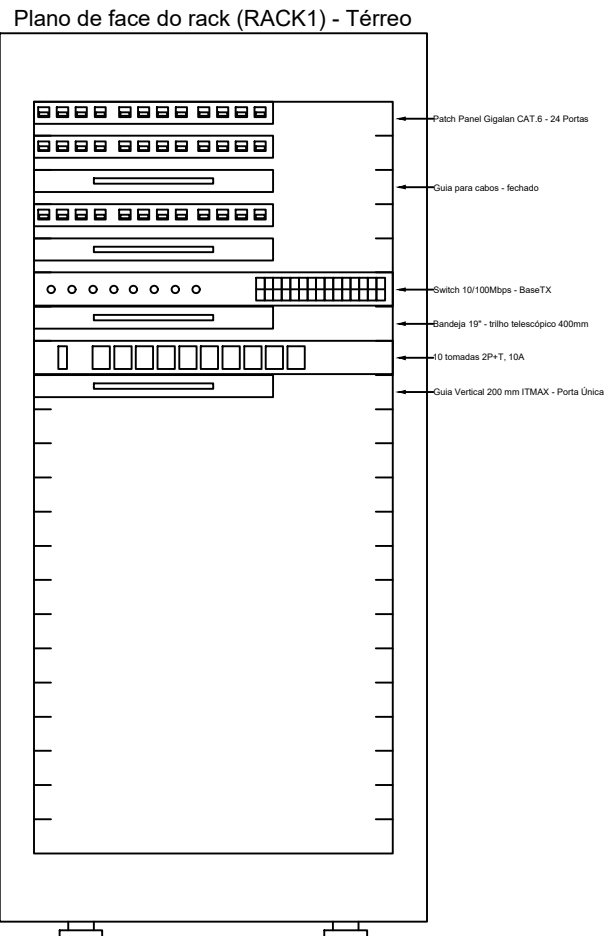

1 PLANTA BAIXA TÉRREO - REDE LÓGICA (AMPLIAÇÃO)
ESCALA 1/75

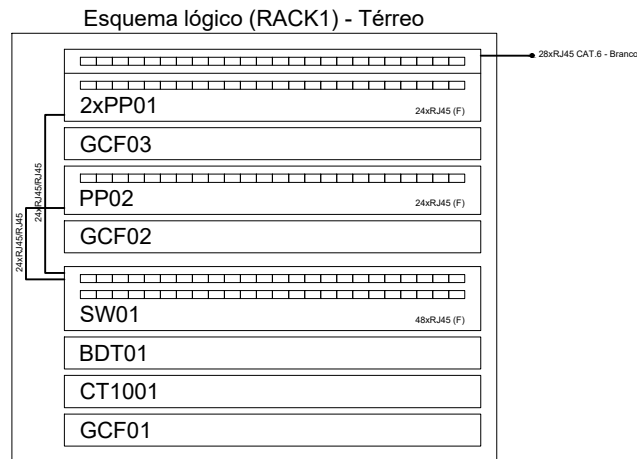

- NOTAS IMPORTANTES
- 1) AS TUBULAÇÕES AQUI ESPECIFICADAS DEVEM TER SEU USO ÚNICO E EXCLUSIVO PARA O FIM QUE FOI ESPECIFICADO EM PROJETO.
 - 2) DEVEM SER UTILIZADAS PARA TODA A INSTALAÇÃO ESPECIFICADA NESTE PROJETO.
 - 3) ELETRODUTOS: FIBRA ÓPTICA, CORRUGADO REFORÇADO EM PARDE E FORRO, E ELETRODUTO DE AÇO GALVANIZADO ENTERRADO.
 - 4) OS ELETRODUTOS AQUI ESPECIFICADOS, NÃO DEVEM SER SUBMETIDOS A CURVAS, DEVEM SER UTILIZADOS PARA ESTE FIM, CURVAS PRÉ-FABRICADAS COM DIÂMETRO E MATERIAL COMPATÍVEIS COM A TUBULAÇÃO EM QUESTÃO.
 - 5) UTILIZAR BUCHAS E ANELAS COM DIÂMETRO E MATERIAL COMPATÍVEIS COM A TUBULAÇÃO, PARA A FIXAÇÃO DOS ELETRODUTOS ÀS CANAIS DE PASSAGEM.
 - 6) TODOS OS MATERIAIS EMPREGADOS PARA A CONFEÇÃO DOS PROJETOS AQUI DESCRITOS, DEVEM ATENDER AS ESPECIFICAÇÕES PRECISADAS NAS NORMAS VIGENTES.
 - 7) A REDE DE TV SERÁ APARENTE SOB O TELAÇO. A ANTENA SERÁ POSICIONADA NA LOCAL DE MELHOR SINAL, A CRITÉRIO DO INSTALADOR.
 - 8) TUBOS NÃO INDICADOS SERÃO DE 20". CANAIS NÃO INDICADOS SERÃO NBR 1 - 5x10.
 - 9) A REDE DEVERÁ SER CERTIFICADA PARA CAT 6.

- NOTAS
- AS TERMINAÇÕES DAS TUBULAÇÕES TERÃO BUCHAS E ARRUELAS METÁLICAS.
 - TODA A TUBULAÇÃO SERÁ GUARDA COM ARAME GALVANIZADO COM Ø = 1,6mm ou 1" 1/4 ANO.
 - DEVERÁ SER DESVIA, EM CADA CASA DE SAÍDA DE PASSAGEM, UMA FOLSA NOS FOS DE TRÊS VEZES O LADO DA CASA.
 - OS FOS DEVEM SER DIRETO ÀS CENTRAIS DE DADOS/VOZ.
 - OS FOS NÃO DEVERÃO TER EMENDAS AO LONGO DO SEU TRAJETO.

- NOTAS
- EXECUTAR ESTE PROJETO JUNTAMENTE COM O PROJETO ESTRUTURAL.
 - ANTES DA CONCRETAGEM PREVER PASSAGEM PARA AS TUBULAÇÕES DENTRO DOS LIMITES ESTABELECIDOS PELA NBR 6118:2014.
 - PARA POSICIONAMENTO DAS LUMINÁRIAS OBSERVAR LOCAÇÃO NA PLANTA DE FORRO.
 - OS ELETRODUTOS QUE SEGUIM ATÉ O QUADRO DE ALIMENTAÇÃO GERAL DEVERÃO SER EM PVC RÍGIDO ROSCÁVEL.
 - OS ELETRODUTOS APARENTES (PÁTEO) DEVERÃO SER DE AÇO GALVANIZADO.
 - ALTERAÇÕES NESTE PROJETO SOMENTE COM AUTORIZAÇÃO EXPRESSA DO FIDE.
- REFERÊNCIAS:
- MEMÓRIA DESCRITIVA E ESPECIFICAÇÕES TÉCNICAS.
 - PLANILHA DE QUANTITATIVOS.

Legenda	
1	Esquema para rede lógica a 1:500 do piso
2	Esquema para rede lógica a 1:100 do piso
3	Esquema para rede lógica a 1:200 do piso
4	Planta de TV a 1:500 do piso
5	Casa de Passagem de Sinal no Piso
6	Casa de Passagem de Sinal no Piso
7	Quadro de Distribuição Lógica

DOUGLAS SOUZA ENGENHEIRO CIVIL			PROJETO TELECOMUNICAÇÃO		ESCALA	INDICADA
Tелефон: (31) 9 92989031 - E-mail: douglas_souza@hotmail.com			AMPLIAÇÃO DA CRECHE AV. JUSCELINO KUBITSCHEK PERPETUO SOCORRO - BELO ORIENTE / MG TELECOMUNICAÇÃO (AMPLIAÇÃO)		1"	LÓGICA
PROJ.: DOUGLAS SOUZA	VERIF.: DOUGLAS SOUZA	DATA: 29 07 2025				
DES.: DOUGLAS SOUZA	REVISÃO:	ESCALA:			FOLHA	01 DE 01