


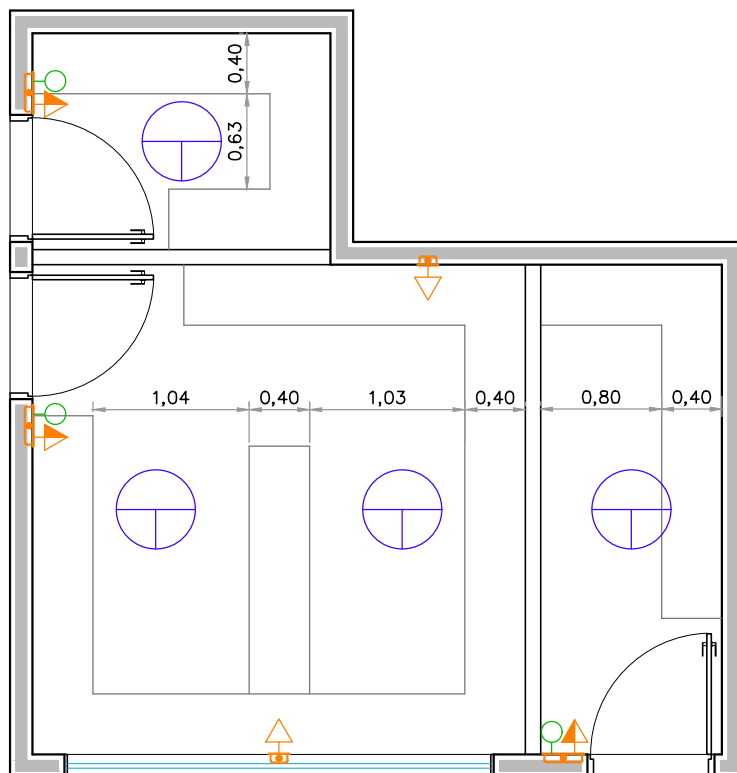

PLANTA BAIXA PONTOS ELÉTRICOS

ESCALA 1:50

LEGENDA



– LUMINÁRIA NO TETO EQUIPADA COM 01 LÂMPADA PL 30W OU LED EQUIVALENTE



– 1 INTERRUPTOR SIMPLES + 1 TOMADA 2P+T 10A, 250V, PINO CILINDRICO 4 MM, PADRÃO BRASILEIRO NBR 14136, H = 1,10M EM CAIXA 4X4 – TENSÃO 127V



– TOMADA BAIXA 2P+T 10A, 250V, PINO CILINDRICO 4 MM, PADRÃO BRASILEIRO NBR 14136 H = 0,40M EM CAIXA 4X2 – TENSÃO 127V

REFORMA CÔMODO DE ARQUIVO

LOCAL

SEDE DA AMARP

ENDEREÇO

RUA RAINHA DO CÉU, 248, SANTA CRUZ, CALDAS/MG

CONTÉM:

PLANTA BAIXA PONTOS ELÉTRICOS

ESCALA

1:50

FOLHA

3/3