



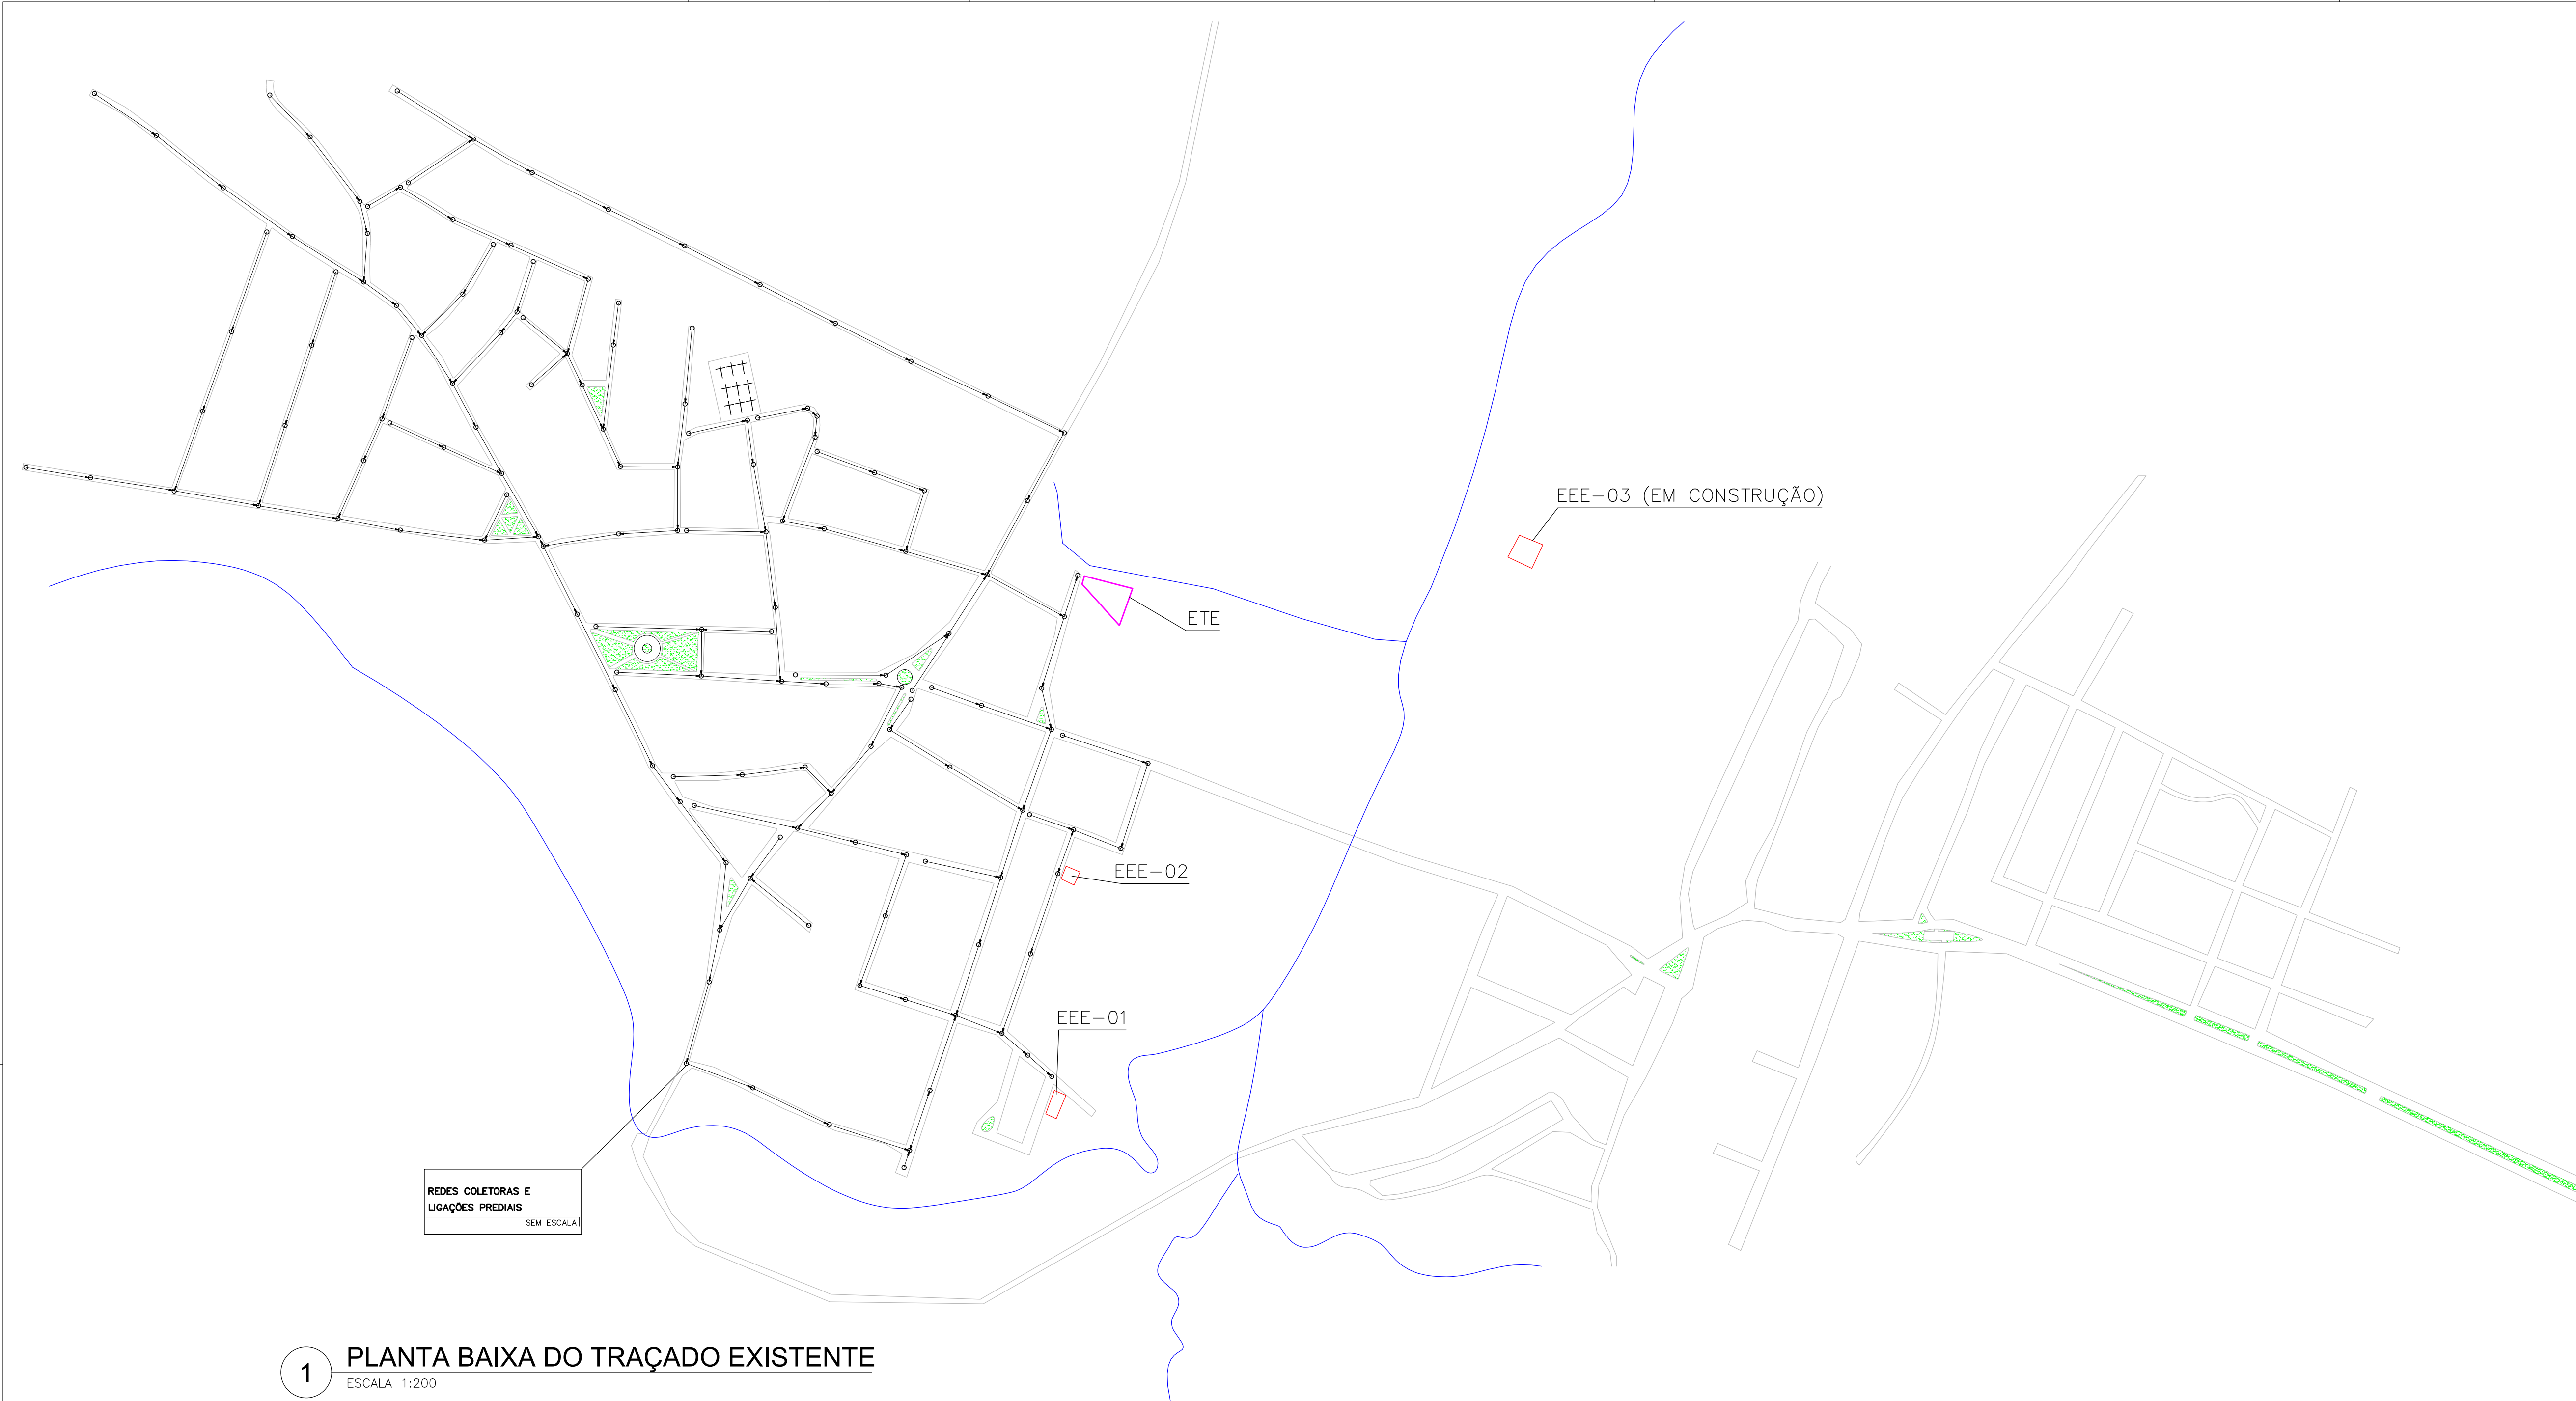

1 PLANTA BAIXA DO TRAÇADO EXISTENTE
ESCALA 1:200

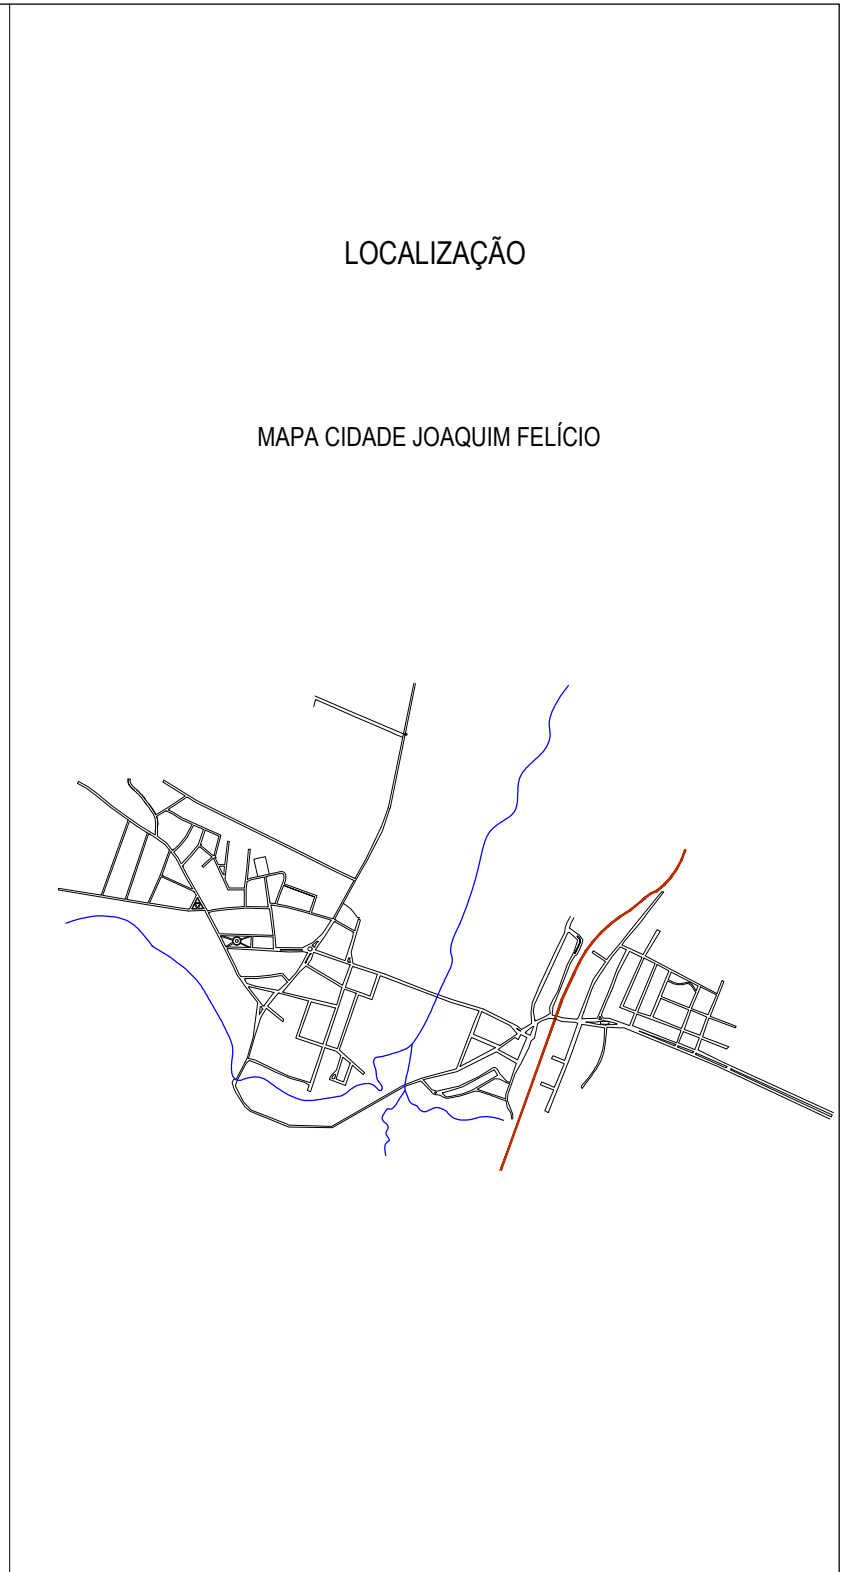


NOTAS

1 – DIMENSÕES EM CENTÍMETRO, ELEVAÇÕES EM METRO, DIÂMETROS EM MILÍMETRO, EXCETO ONDE INDICADO DE OUTRA FORMA;

2- LIGAÇÃO DE RECALQUE ENTRE A EEE-03 EM CONTRUÇÃO E ETE SERÁ EXECUTADA PELA EMPRESA CONTRATADA PARA EXECUÇÃO DA PRÓPRIA ESTAÇÃO EEE-03.

- LEGENDA**
- TRAÇADO DAS VIAS
 - EEE-ESTAÇÕES ELEVATÓRIAS
 - ETE-ESTAÇÃO DE TRATAMENTO
 - TRAÇADO DO RIO
 - TRAÇADO DA REDE
 - ÁREA VERDE

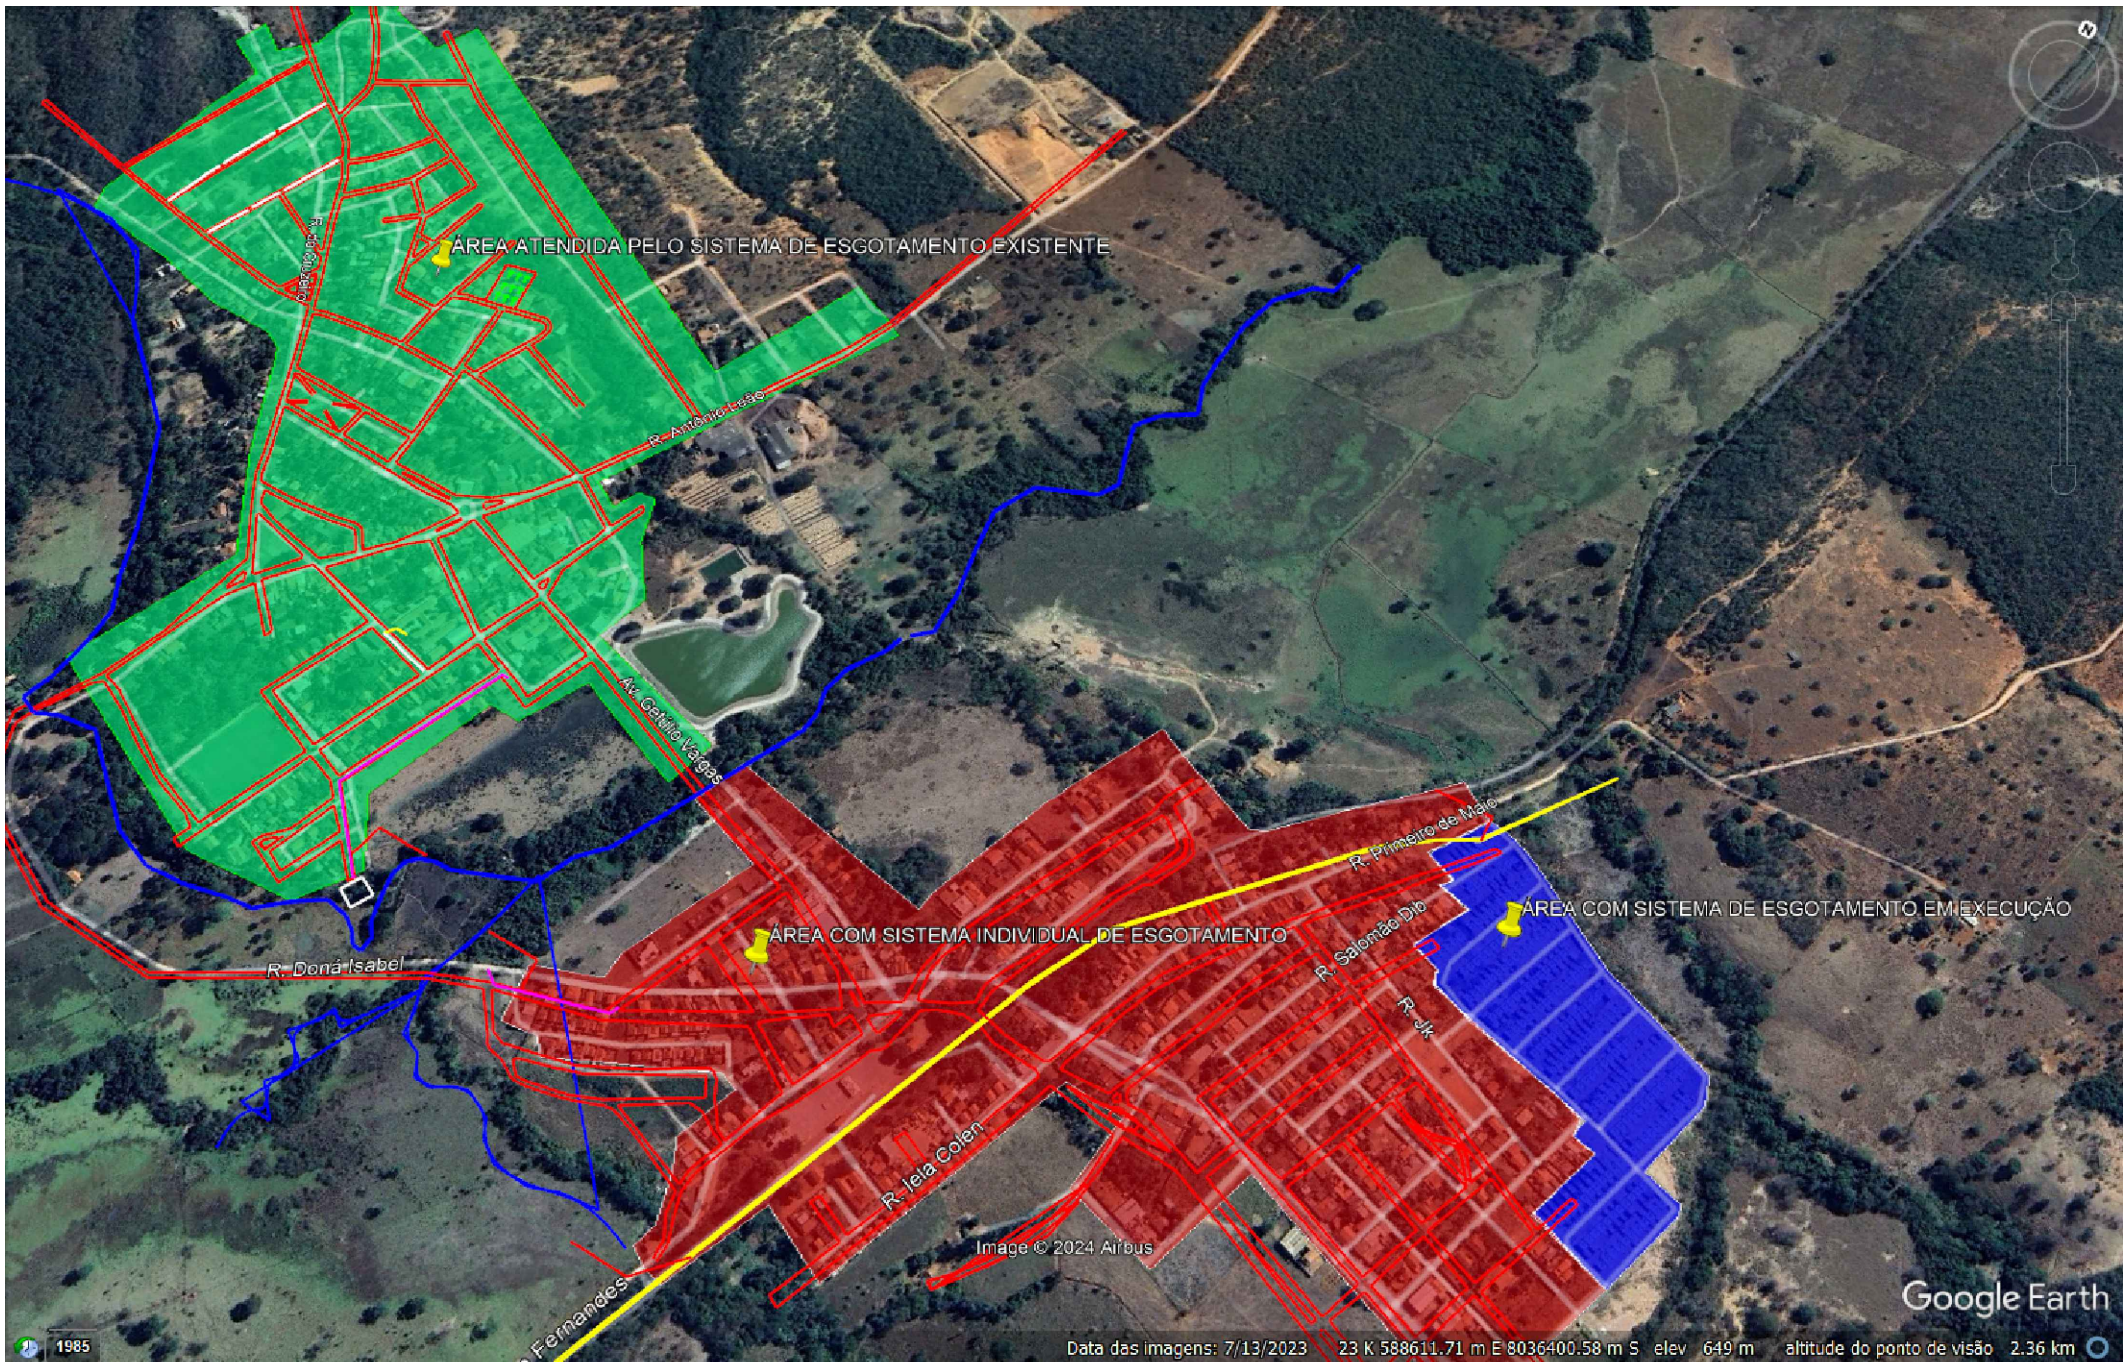

CONTRATADA: CIDADES INTELIGENTES SERVIÇOS LTDA CNPJ Nº: 43.101.003/0001-24 RUA DEZ, Nº 250, COND. PAMP, TENIS RESIDENCE, BAIRRO JARAGUA MONTES CLAROS/MG - CEP: 39404-208		CONTRATANTE:  CNPJ Nº: 17.694.878/0001-77 AVENIDA GETÚLIO VARGAS, Nº 14 - CENTRO JOAQUIM FELÍCIO/MG - CEP: 39360-000	
RESPONSÁVEL TÉCNICO: LWAN MATHEUS COSTA SOUZA CREA: 255.542/D - MG		RESPONSÁVEL LEGAL: PREFEITO MUNICIPAL DE JOAQUIM FELÍCIO	
CONSTRUÇÃO DE ESTAÇÃO ELEVATÓRIA E ESTAÇÃO DE TRATAMENTO DE ESGOTAMENTO SANITÁRIO			
DESCRIÇÃO: MAPA DA SEDE PLANTA DE TRAÇADO EXISTENTE E CROQUI DE LOCALIZAÇÃO		ÁREA TOTAL: TIPO DE EDIFICAÇÃO: ESGOTAMENTO	
ENDEREÇO DA OBRA: SEDE DO MUNICÍPIO DE JOAQUIM FELÍCIO		DATA INICIAL: 05 DE DEZ. DE 2023	
MUNICÍPIO/COMUNIDADE: JOAQUIM FELÍCIO/MG		DATA DA REV.: 29 DE ABRIL DE 2024	
REFERÊNCIA DO PROJETO: 2540	ESCALA: INDICADAS	Nº REVISÃO: 3	01/02